
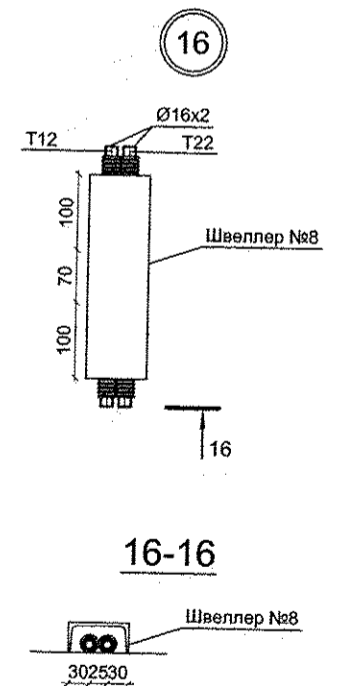


Экспликация помещений

Номер помещения	Наименование	Площадь, м2	Кат. помещения
<u>Помещения квартир</u>			
1	Гостиная	107,54	
2	Спальная	42,82	
3	Кухня	70,99	
4	Прихожая	45,27	
5	Коридор	10,60	
6	Сан.узел	7,17	
7	Ванная	24,40	
8	Балкон	12,75	
ИТОГО (жилая часть):		321,54	
<u>Общедомовые помещения</u>			
10	Лифтовой холл	15,27	
11	Межквартирный коридор	33,37	
12	Незадымляемая лестн. клетка	15,37	
ИТОГО (общедомовые помещения):		64,01	

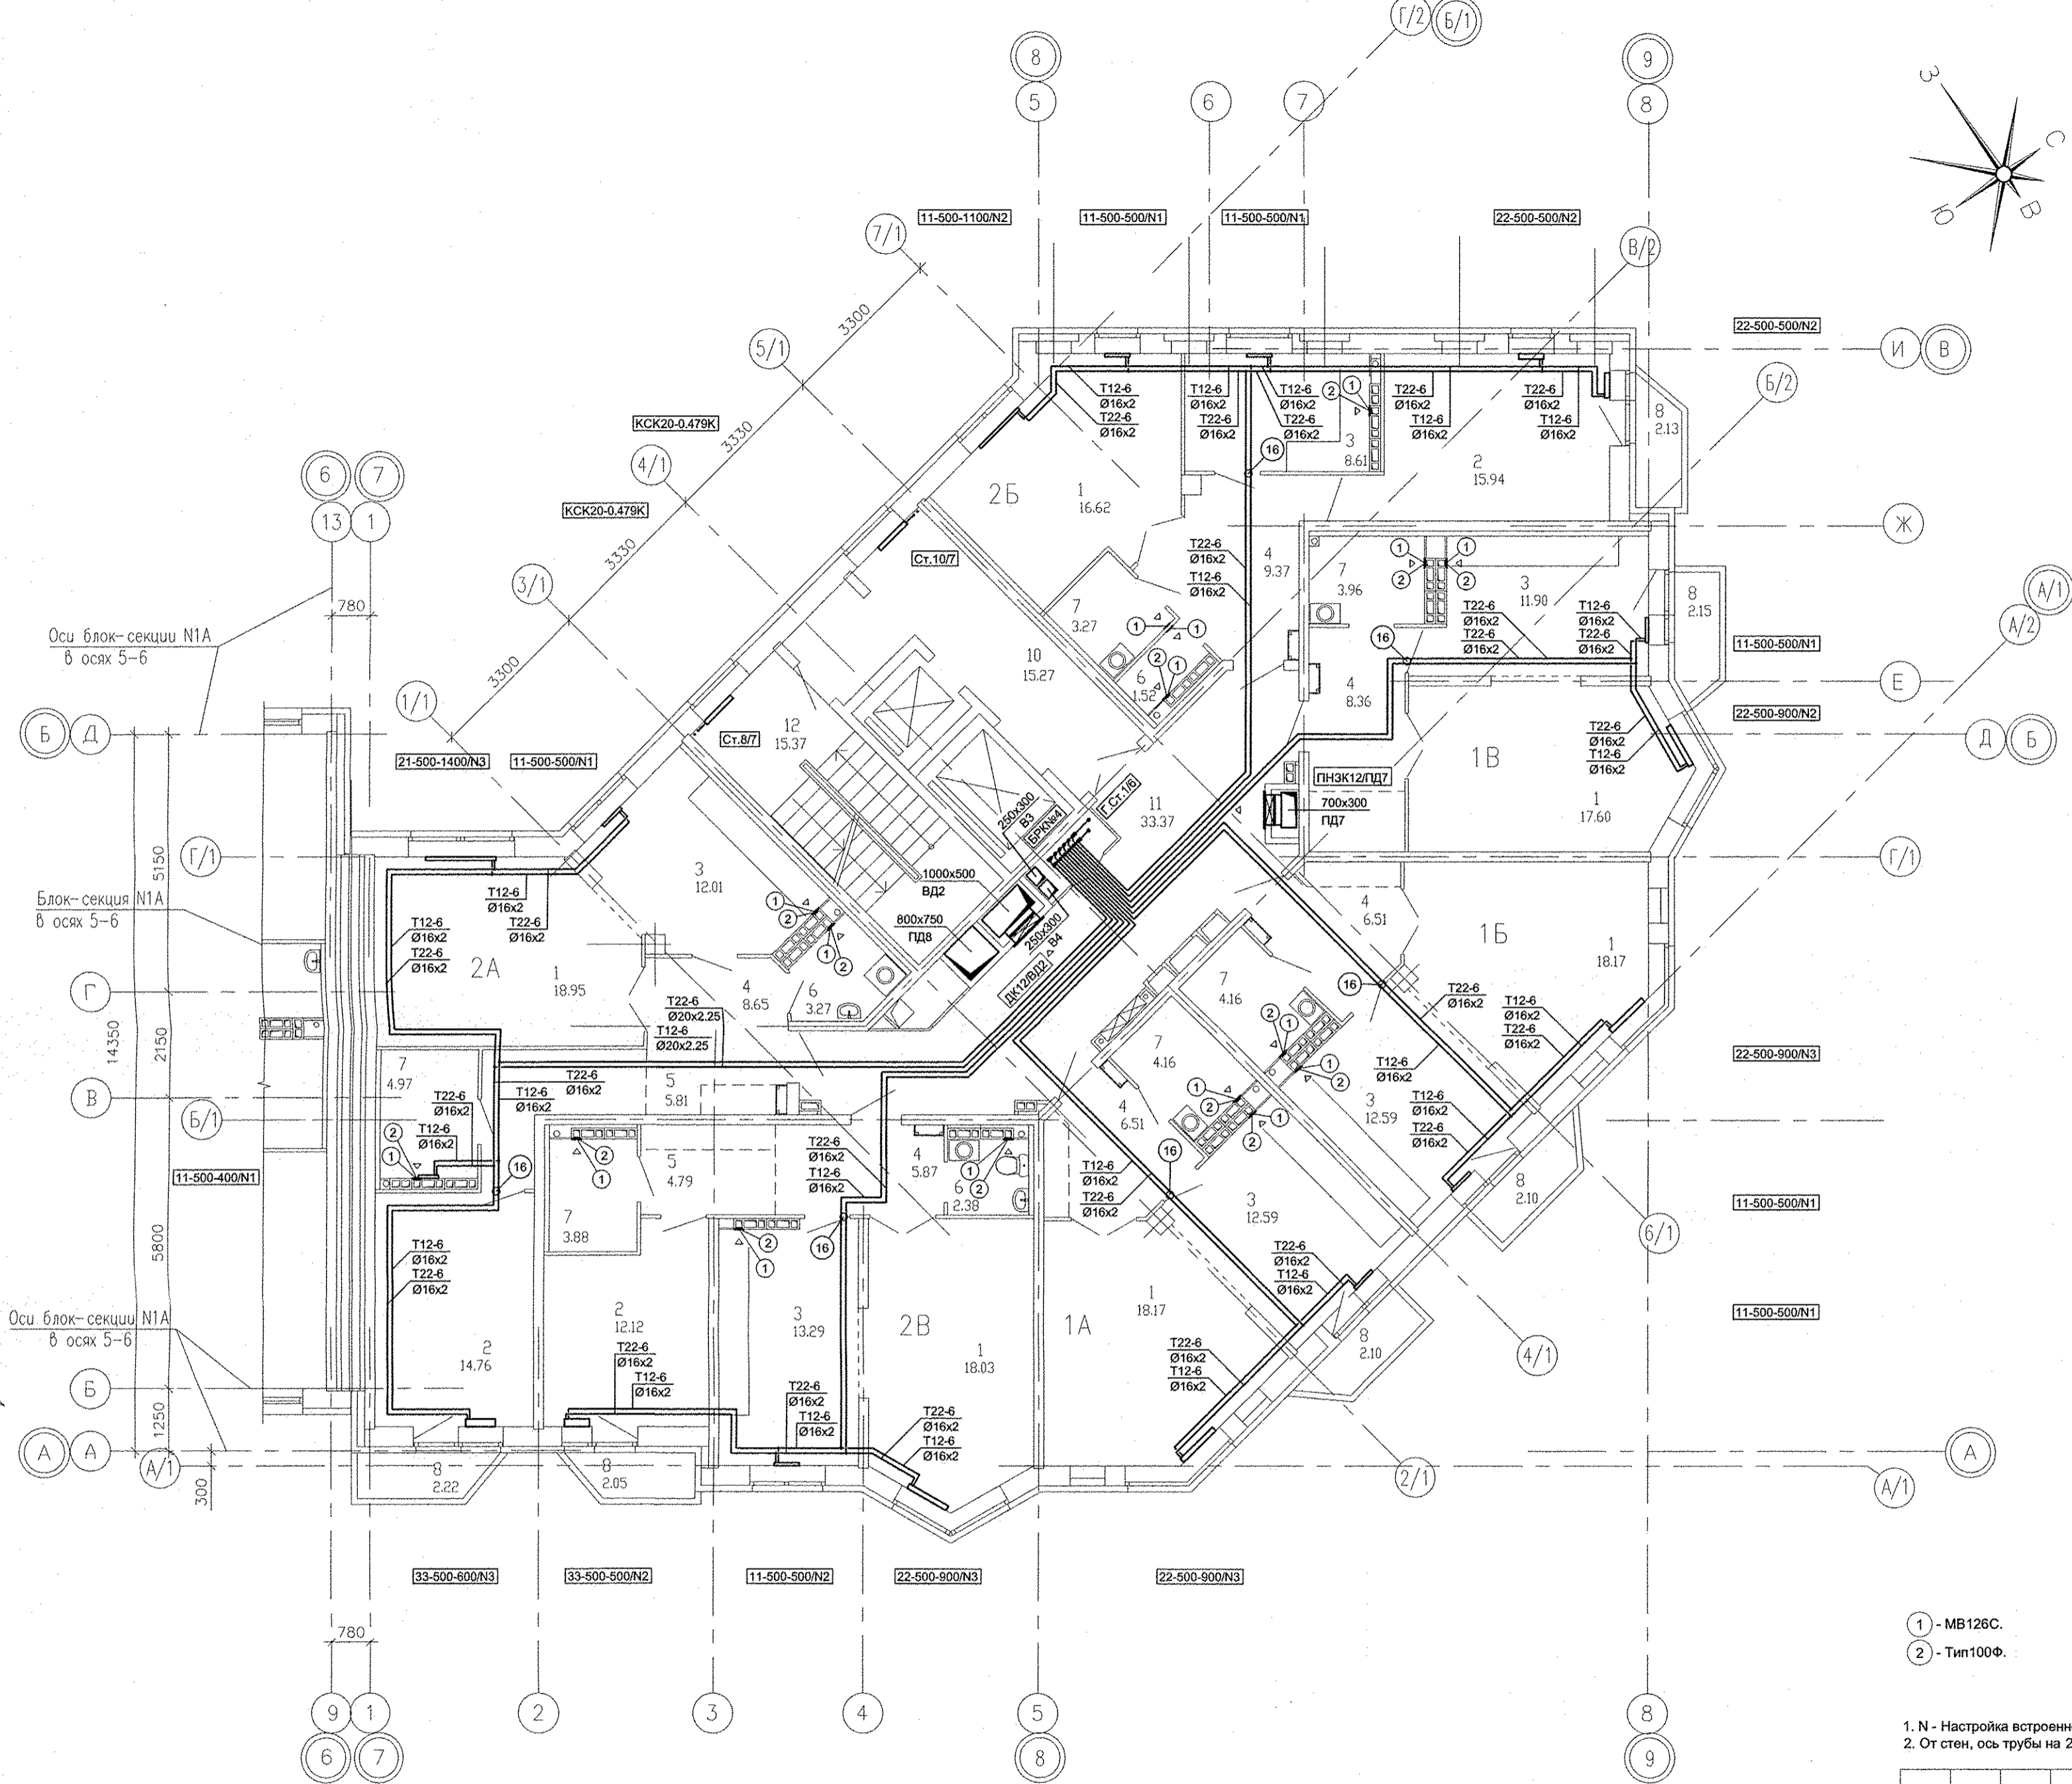

- 1 - MB126C.
- 2 - Тип100Ф.

1. N - Настройка встроенной вентиляционной вставки.
2. От стен, ось трубы на 250мм.

Решетникова	05.16
Борова	05.16
Сушлык	05.16
ВК	05.16
ЭС	05.16
АР	05.16
Имя, инв. №	Взам. инв. №
Подпись и дата	
Имя, инв. №	Взам. инв. №

АПУ.031-01А-ОВ					
Жилой комплекс со встроенными объектами общественного назначения и подземной автостоянкой в квартале улиц Бакинских Комиссаров -Калинина-Уральских рабочих-пер.Сосновый в Орджоникидзевском районе г. Екатеринбург					
Изм.	Кол.уч.	Лист	№док.	Подпись	Дата
Разработал	Попов			<i>[Signature]</i>	05.16
Проверил	Гущин			<i>[Signature]</i>	05.16
Гл.Спец.	Гущин			<i>[Signature]</i>	05.16
ГАП	Чирков			<i>[Signature]</i>	05.16
Пусковой комплекс 1 Многосекционный жилой дом №1 11-14-этажная блок-секция 1А					
Стадия	Лист	Листов			
Р	20				
План 13 этажа в осях 7-9					
ЗАО КОРПОРАЦИЯ АТОМСТРОЙКОМПЛЕКС					