



Экспликация помещений

Номер помещения	Наименование	Площадь, м ²	Кат. помещения
Помещения квартир			
1	Гостиная	107,54	
2	Спальная	42,82	
3	Кухня	70,99	
4	Прихожая	45,27	
5	Коридор	10,60	
6	Сан.узел	7,17	
7	Ванная	24,40	
8	Балкон	12,75	
ИТОГО (жилая часть):		321,54	
Общедомовые помещения			
10	Лифтовой холл	15,27	
11	Межквартирный коридор	33,37	
12	Незавдымляемая лестн. клетка	15,37	
ИТОГО (общедомовые помещения):		64,01	

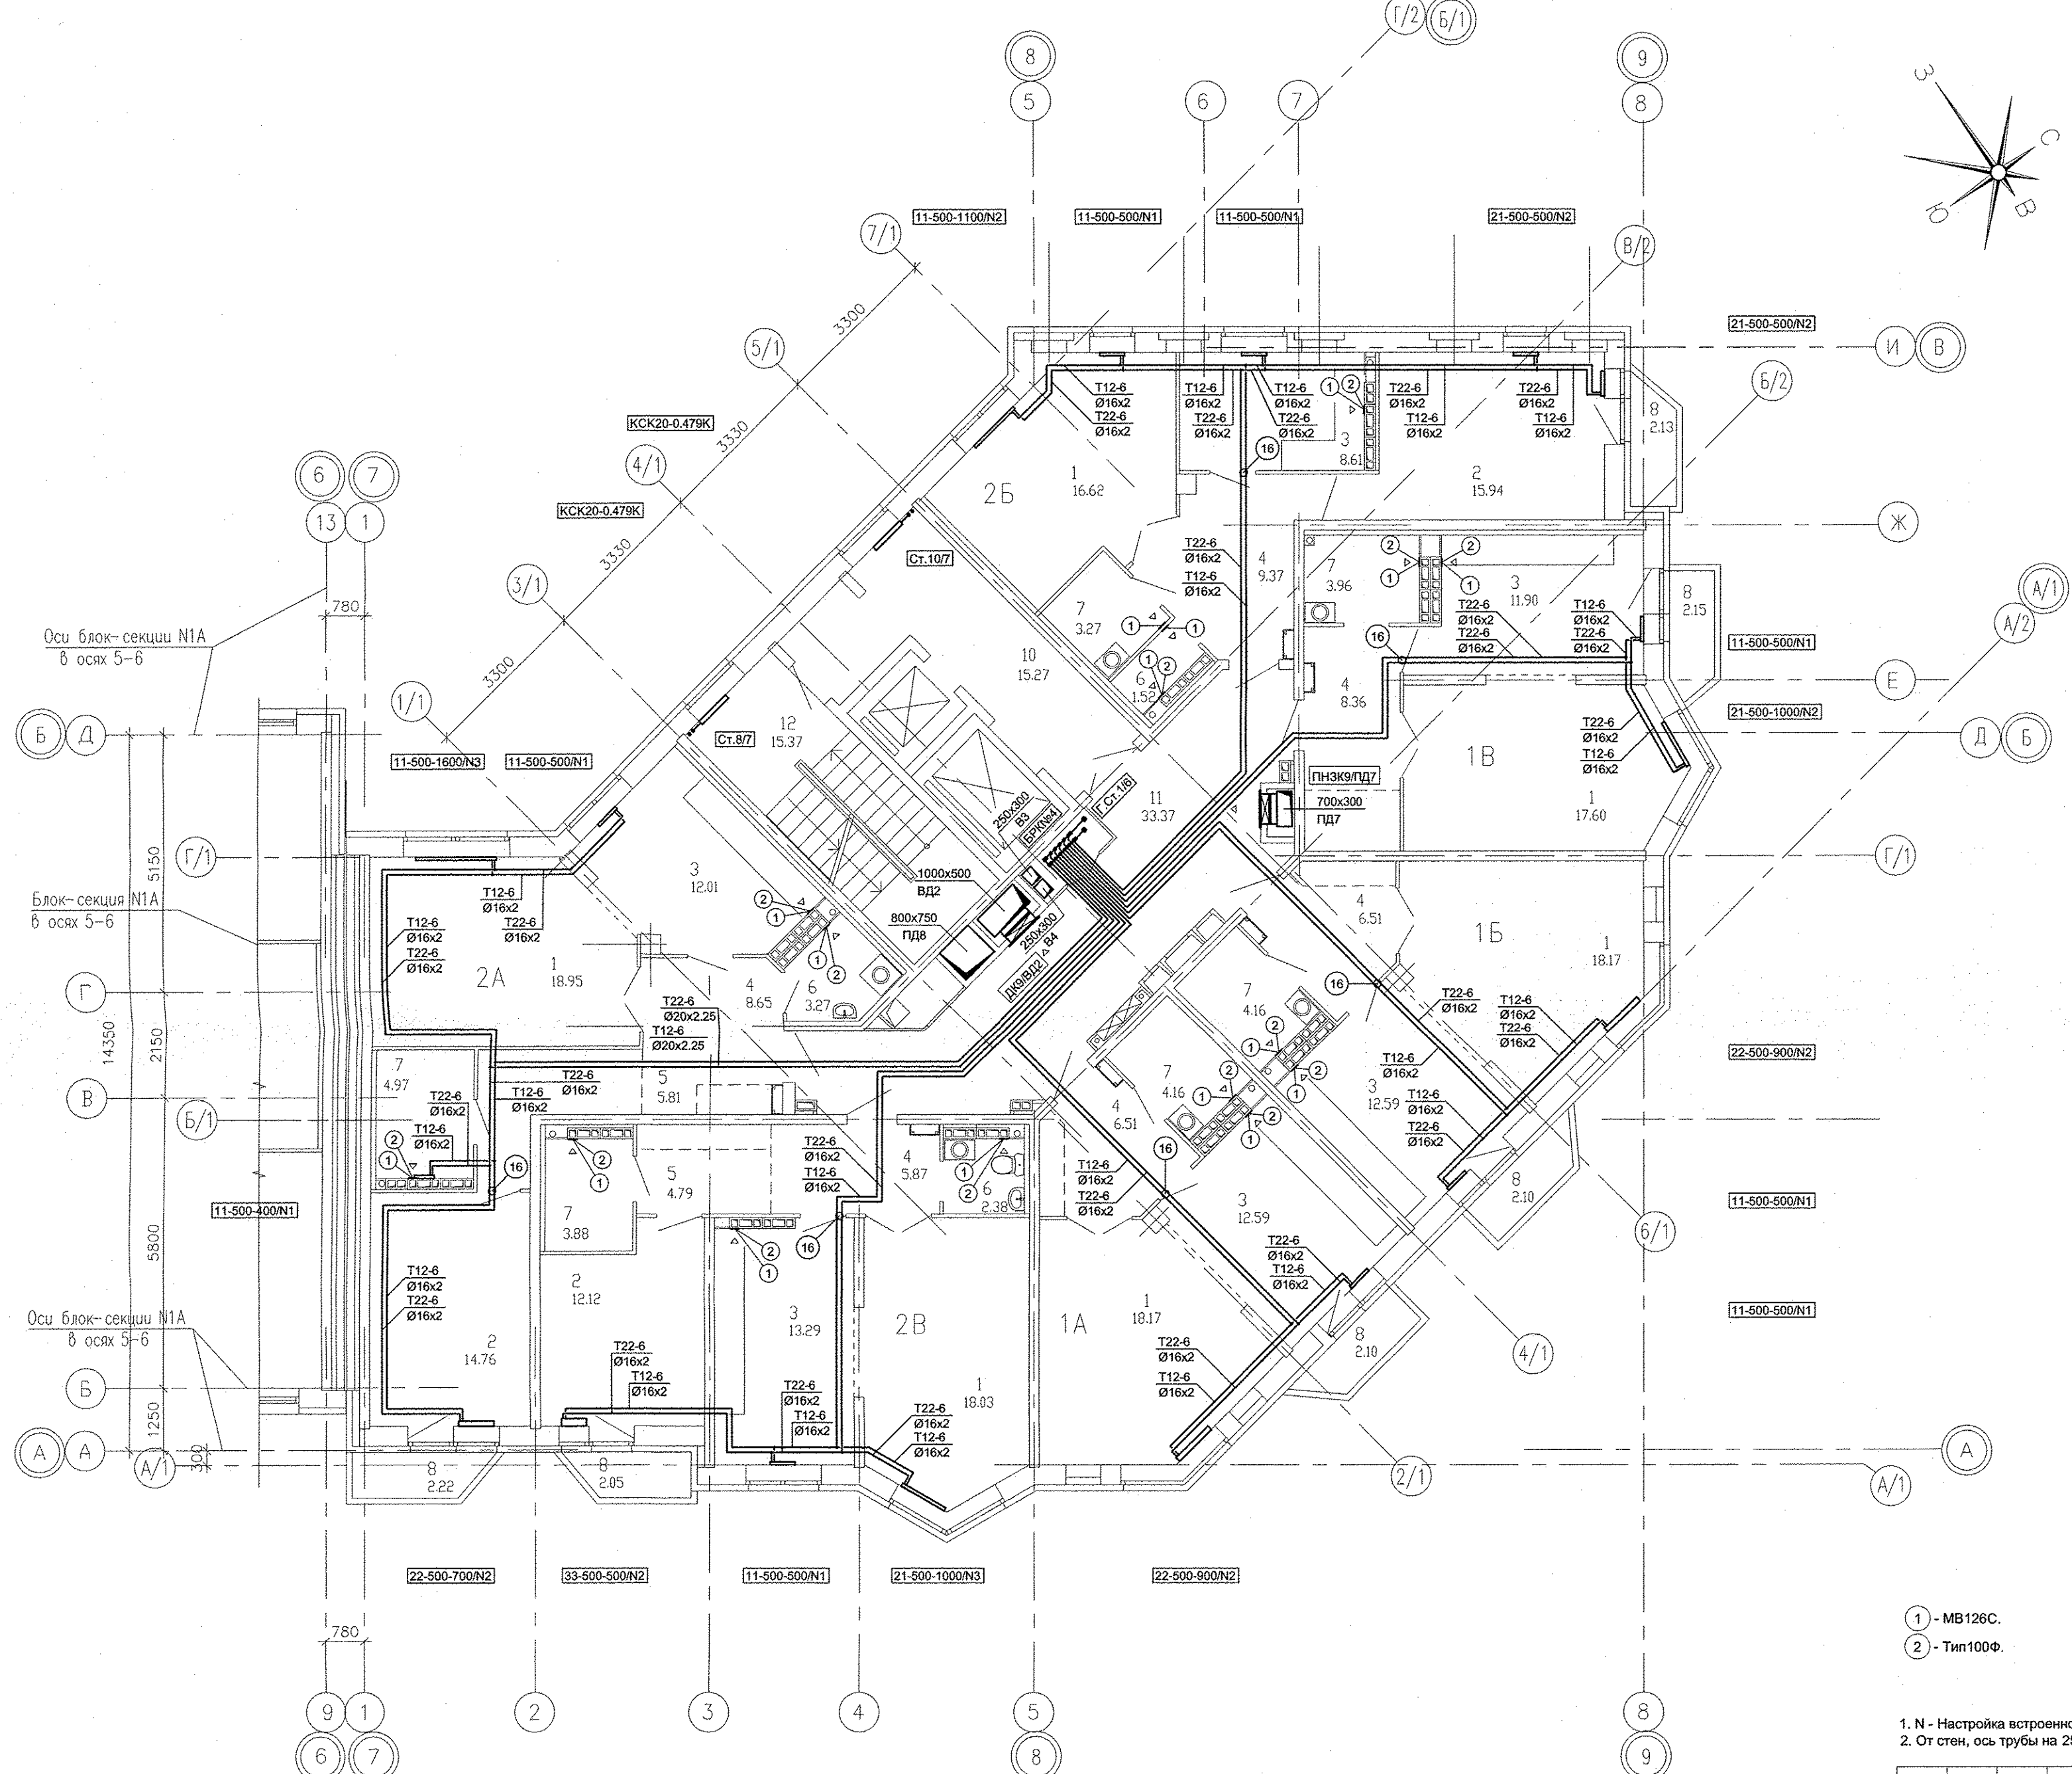

- 1 - MB126С.
- 2 - Тип100Ф.

- 1. N - Настройка встроенной вентиляционной вставки.
- 2. От стен, ось трубы на 250мм.

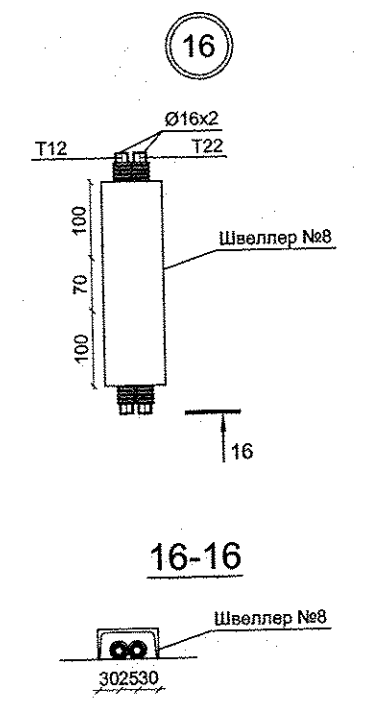

Решетникова	05.16
Бодрова	05.16
Суслак	05.16
Вазм. инв. №	
Вазм. инв. №	
Подпись и дата	
Имя № подл.	

АПУ.031-01А-ОВ					
Жилой комплекс со встроенными объектами общественного назначения и подземной автостоянкой в квартале улиц Бакинских Комиссаров -Калинина-Уральских рабочих-пер.Сосновый в Орджоникидзевском районе г. Екатеринбурга					
Изм.	Кол.уч.	Лист	№док.	Подпись	Дата
Разработал	Попов			<i>Попов</i>	05.16
Проверил	Гущин			<i>Гущин</i>	05.16
Гл.Спец.	Гущин			<i>Гущин</i>	05.16
ГАП	Чирков			<i>Чирков</i>	05.16
				Пусковой комплекс 1 Многосекционный жилой дом №1 11-14-этажная блок-секция 1А	
				Стадия	Лист
				P	15
				План 10 этажа в осях 7-9	
ЗАО КОРПОРАЦИЯ АТОМСТРОЙКОМПЛЕКС					