
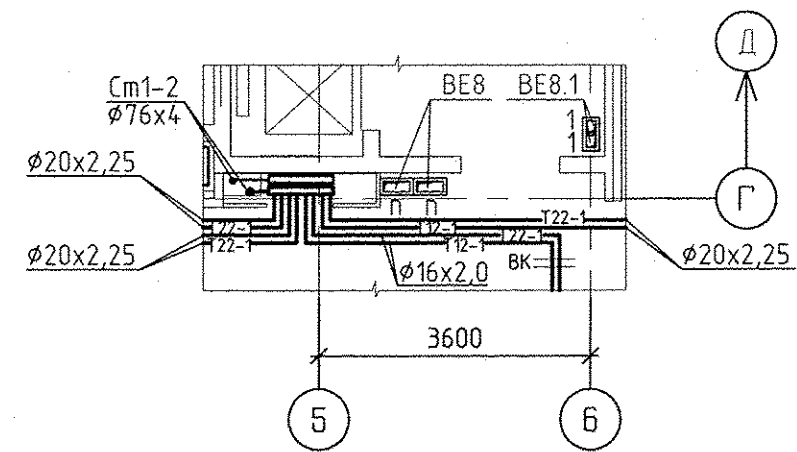


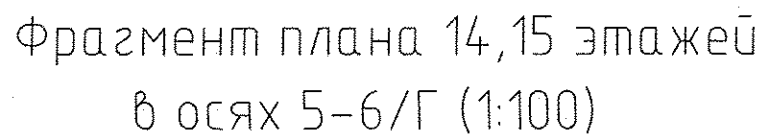

Условные обозначения:
 |◀①9 – бытовой осевой вентилятор "ВЕНТС 100 Ф" на 19 этаже

Эм.	Радиатор "PURMO" панельный "Ventil Compact"	
14	CV11-500-1000	3

Индекс предварительной настройки
клапана терморегулятора

Примечание:

1. Схемы выемканалов ВЕ-1 ... ВЕ-23 см. раздел АР листы 34-39.
2. Тип решеток не указанных на плане привязи РБП-3 120х20х13 13448-82.
3. У отопительного прибора в данной комнате есть Г-В/Г/предусмотрен напольный крепеж.
4. Все подводки к приборам отопления "Ригато" выполнить трубой металлопластиковой "Унипласт" диаметром 16х2,0 мм.
5. Разрезы по системам ВД-2 и ПП-4 аналогичны разрезам 1-1 и 2-2, выполненным для систем ВД-1 и ПП-1.

				АП.030-01-0В	
1	2	-	222-16	<i>Пашаева</i>	08.16
ИЗМ. КОДЫ				ИМСТ Н ДОК	ПОДПИСЬ
РАЗРАБОТАЛ				ДЖУГАН	<i>Пашаева</i>
ПРОВЕРИЛ				ПАШАЕВА	11.07.16
ГЛ. СПЕЦ.				ПАШАЕВА	11.07.16
ЖИЛОЙ КОМПЛЕКС СО СТРОИТЕЛЬНО-ПРОСТРАНСТВЕННЫМИ ОБЪЕКТАМИ ОБЩЕСТВЕННОГО НАЗНАЧЕНИЯ, ПОДЪЕМНОЙ, НАДЗЕМНОЙ АВТОМОБИЛЬНЫХ И ТРАНСПОРТНЫМИ ПОДСОПЛАТКАМИ В КАВАЛТЕ УЛИЦ ИРИТОНСКО-РАВАСКОГО-БЛОКЕРА-ДАНИИЛЫ ЗЕРКОВА В КИРОВСКОМ РАЙОНЕ Г. ЕКАТЕРИНБУРГА					
1 очередь строительства:					
21-25 этажи блок-секция					
Отопления и вентиляция.					
План 14-19 этажа					
Г А П				Чирков	11.07.16
				СТАДИЯ ИМСТ ЛИСТОВ Р 10 10	
				ЗАО КОРПОРАЦИЯ АТОМСТРОЙКОМПЛЕКС	

Инв.№ подл.	Подпись и дата	Взвз. инв.№	AP	Терюбая	С	Боркина
			BK	Решетниковой		
			ЭП	Бакина		