
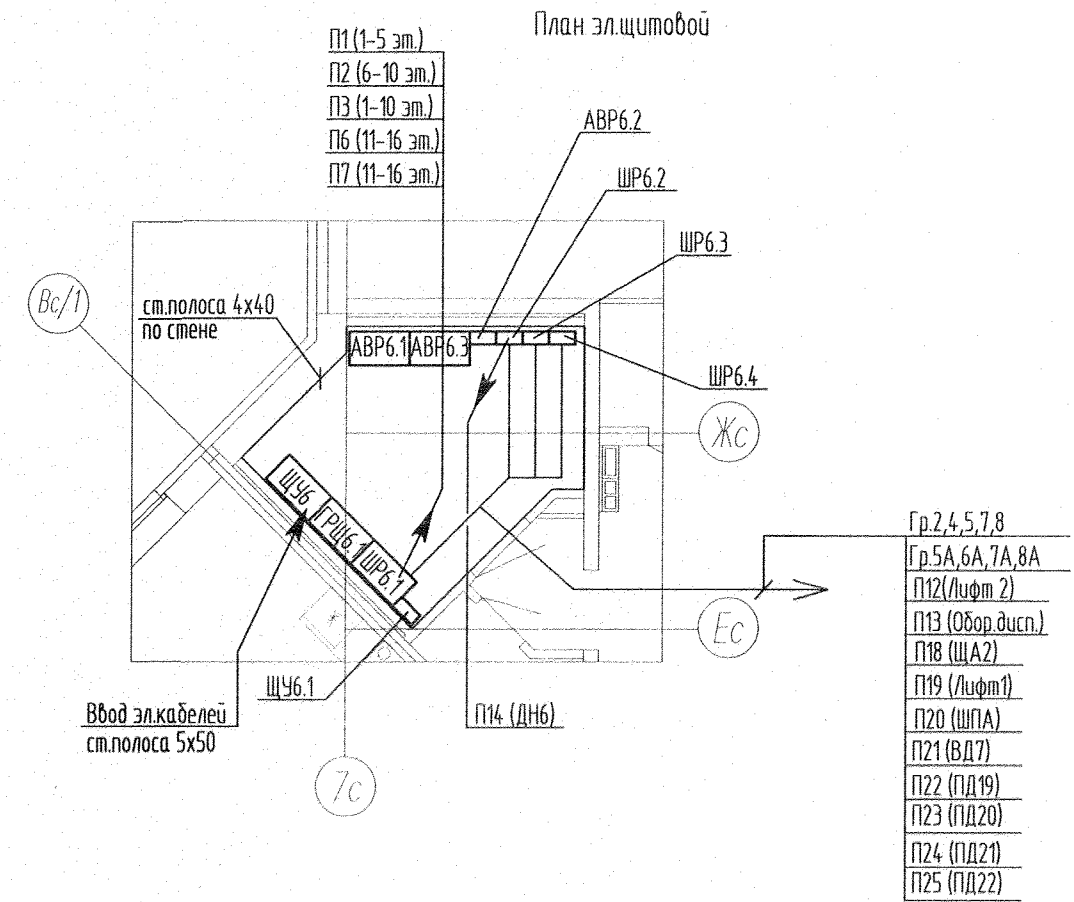


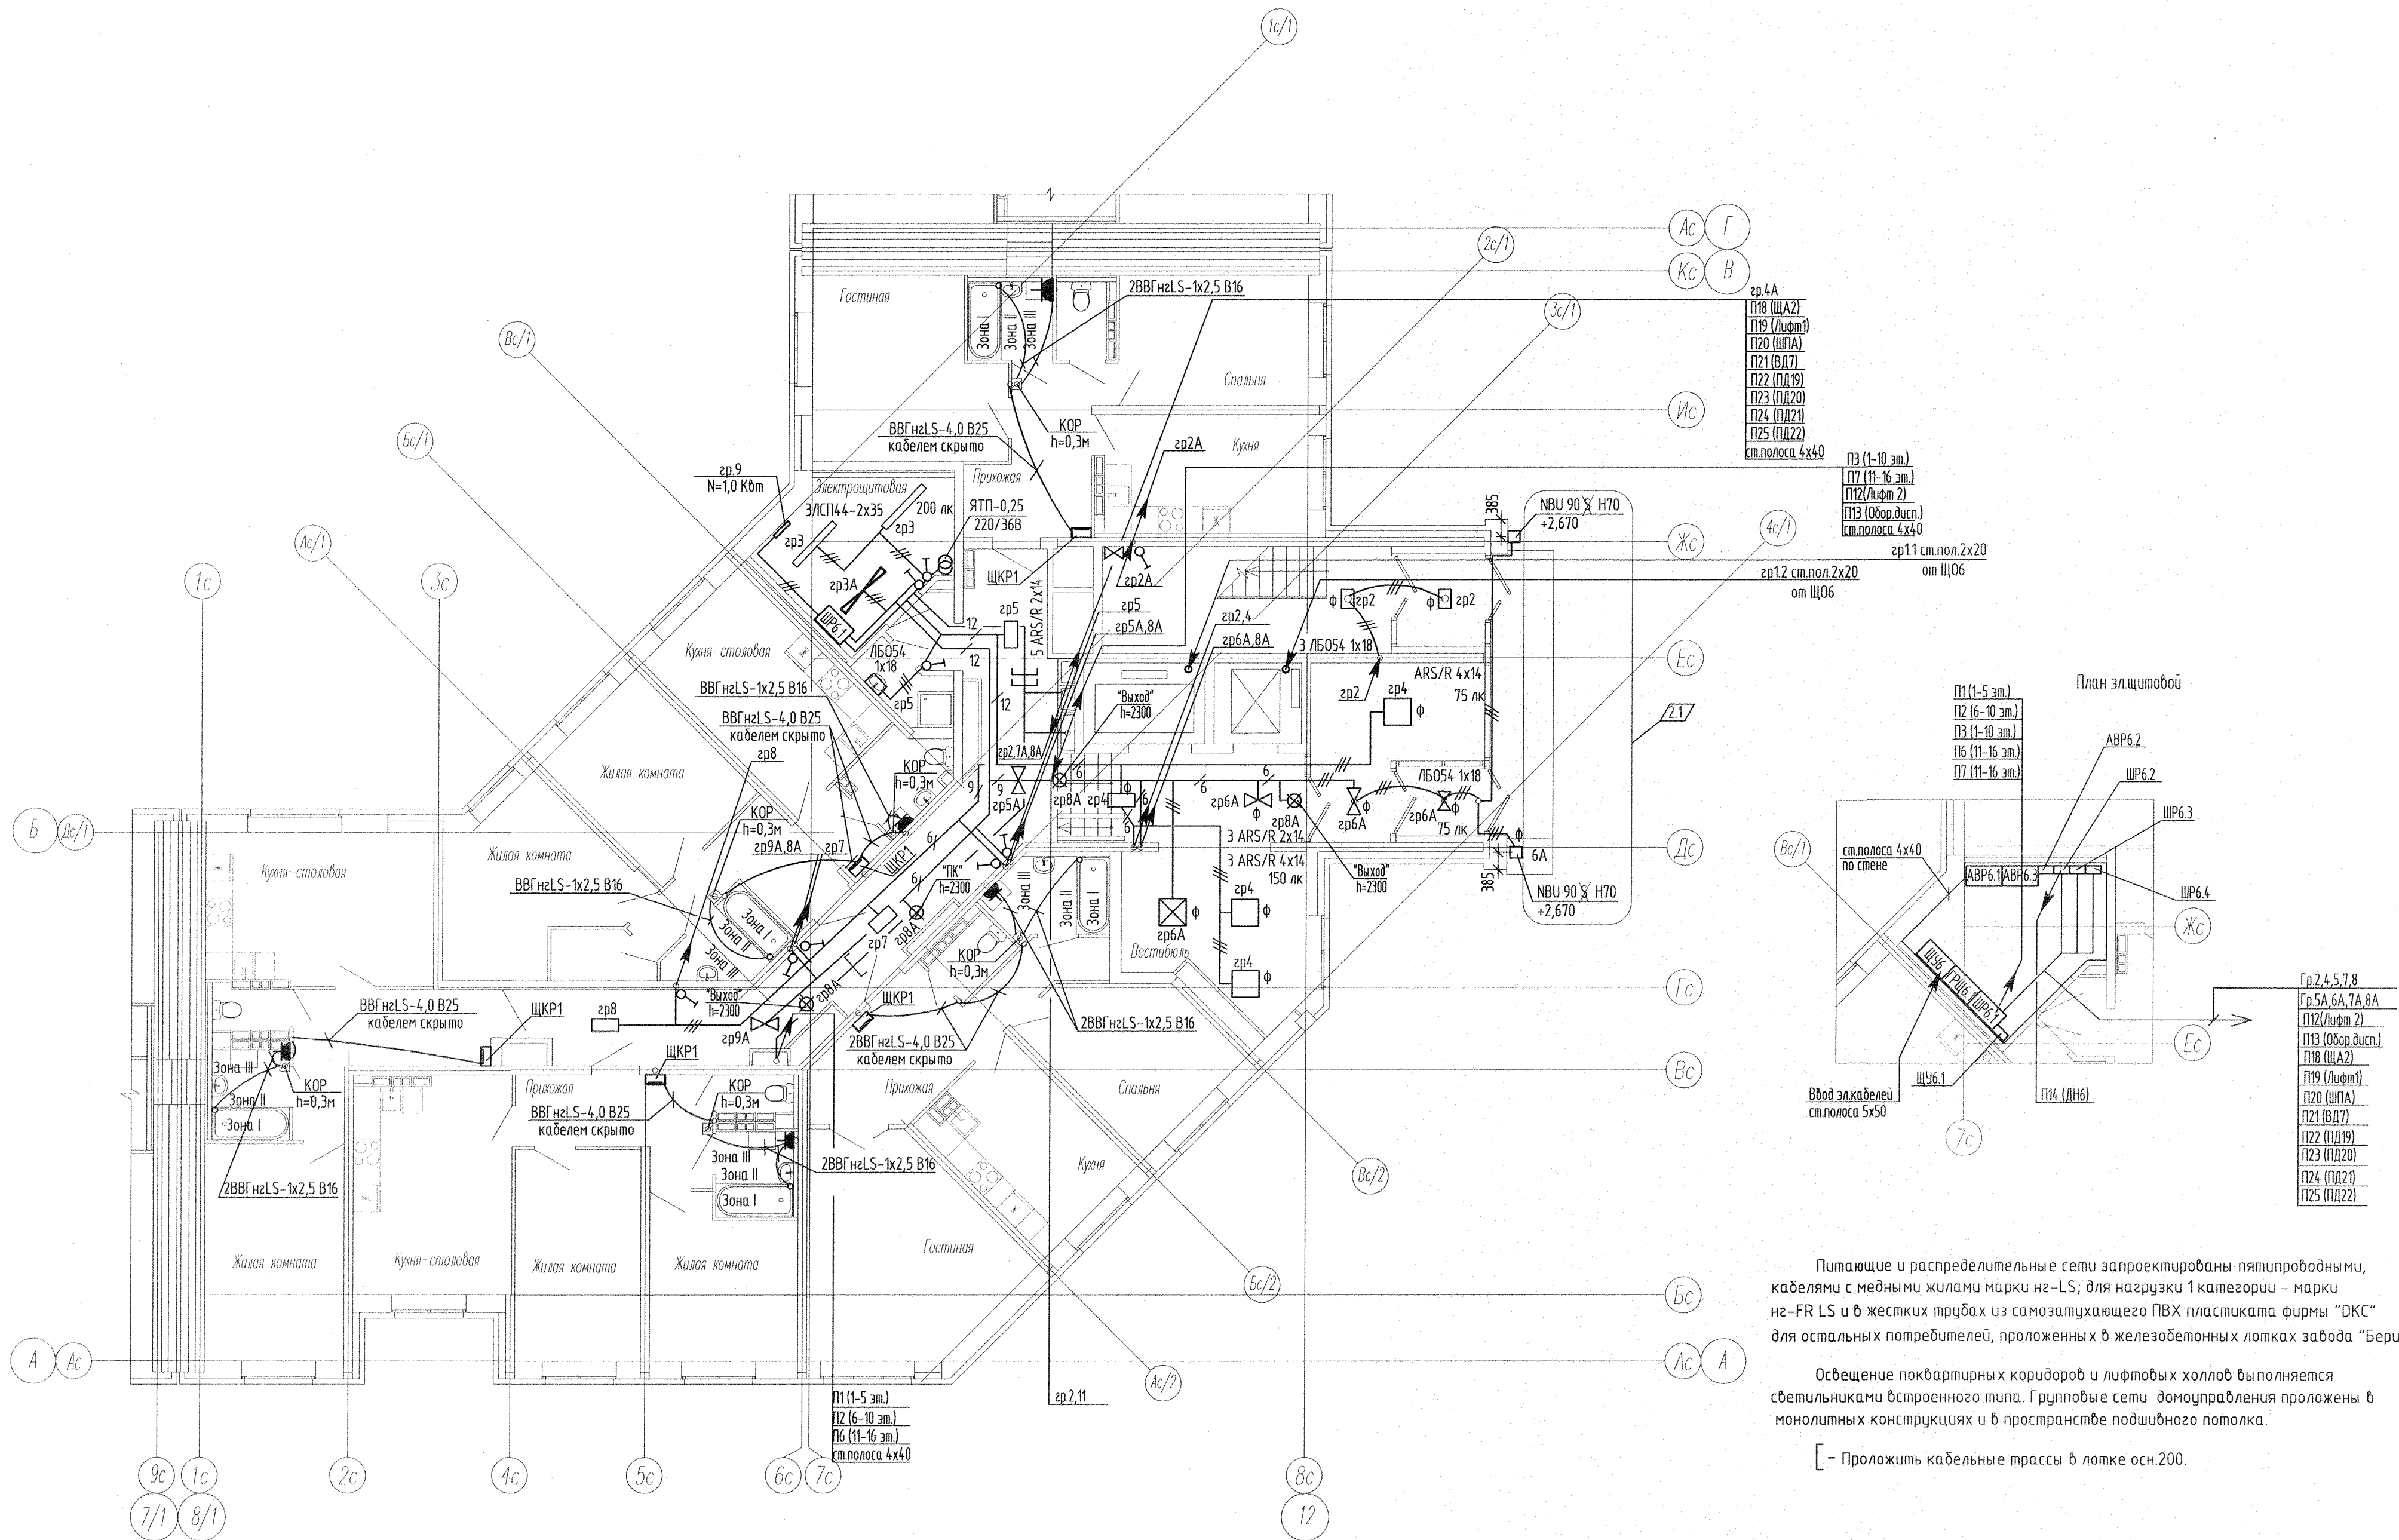

Питающие и распределительные сети запроектированы пятипроводными, кабелями с медными жилами марки нг-LS; для нагрузки 1 категории – марки нг-FR LS и в жестких трубах из самозатухающего ПВХ пластика фирмы “ДКС” для остальных потребителей, проложенных в железобетонных лотках завода “Берит”.

Освещение поквартирных коридоров и лифтовых холлов выполняется светильниками встроенного типа. Групповые сети домоуправления проложены в монолитных конструкциях и в пространстве подшивного потолка.

[– Проложить кабельные трассы в лотке осн.200.

АПУ2-148-1Б.6-02-ЭЛ					
Жилой дом с нежилыми помещениями общественного назначения по ул. Тенистой в Верх-Исетском районе г. Екатеринбург.					
Жилой дом 2 этап строительства Секция 6				Стадия	Лист
				P	9
Лист	Лист	Лист	Лист	Лист	
Гл. спец	Гончаренко	11.16	11.16	План 1 этажа. Расположение питающих и групповых сетей. Дополнительная система уравнивая потенциалов	
Провер.	Завьялова	11.16	11.16		
Разраб.	Тубашова	11.16	11.16		
				ЗАО "Корпорация "Атомстройкомплекс"	