

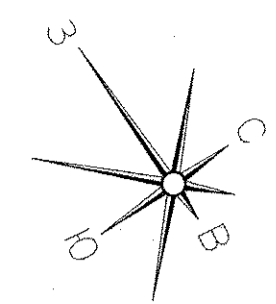


Экспликация помещений  
в осях 7-9

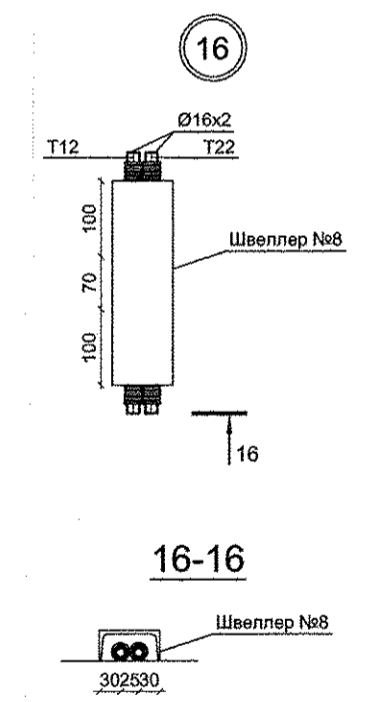

Номер помещения	Наименование	Площадь, м2	Кат. помещения
Помещения квартир			
1	Гостиная	107,54	
2	Спальная	42,82	
3	Кухня	71,14	
4	Прихожая	45,27	
5	Коридор	10,60	
6	Сан.узел	7,57	
7	Ванная	24,73	
8	Балкон	12,91	
ИТОГО (жилая часть):		322,58	
Общедомовые помещения			
10	Лифтовой холл	15,27	
11	Межквартирный коридор	33,37	
12	Незадымляемая лестн. клетка	15,37	
ИТОГО (общедомовые помещения):		64,01	

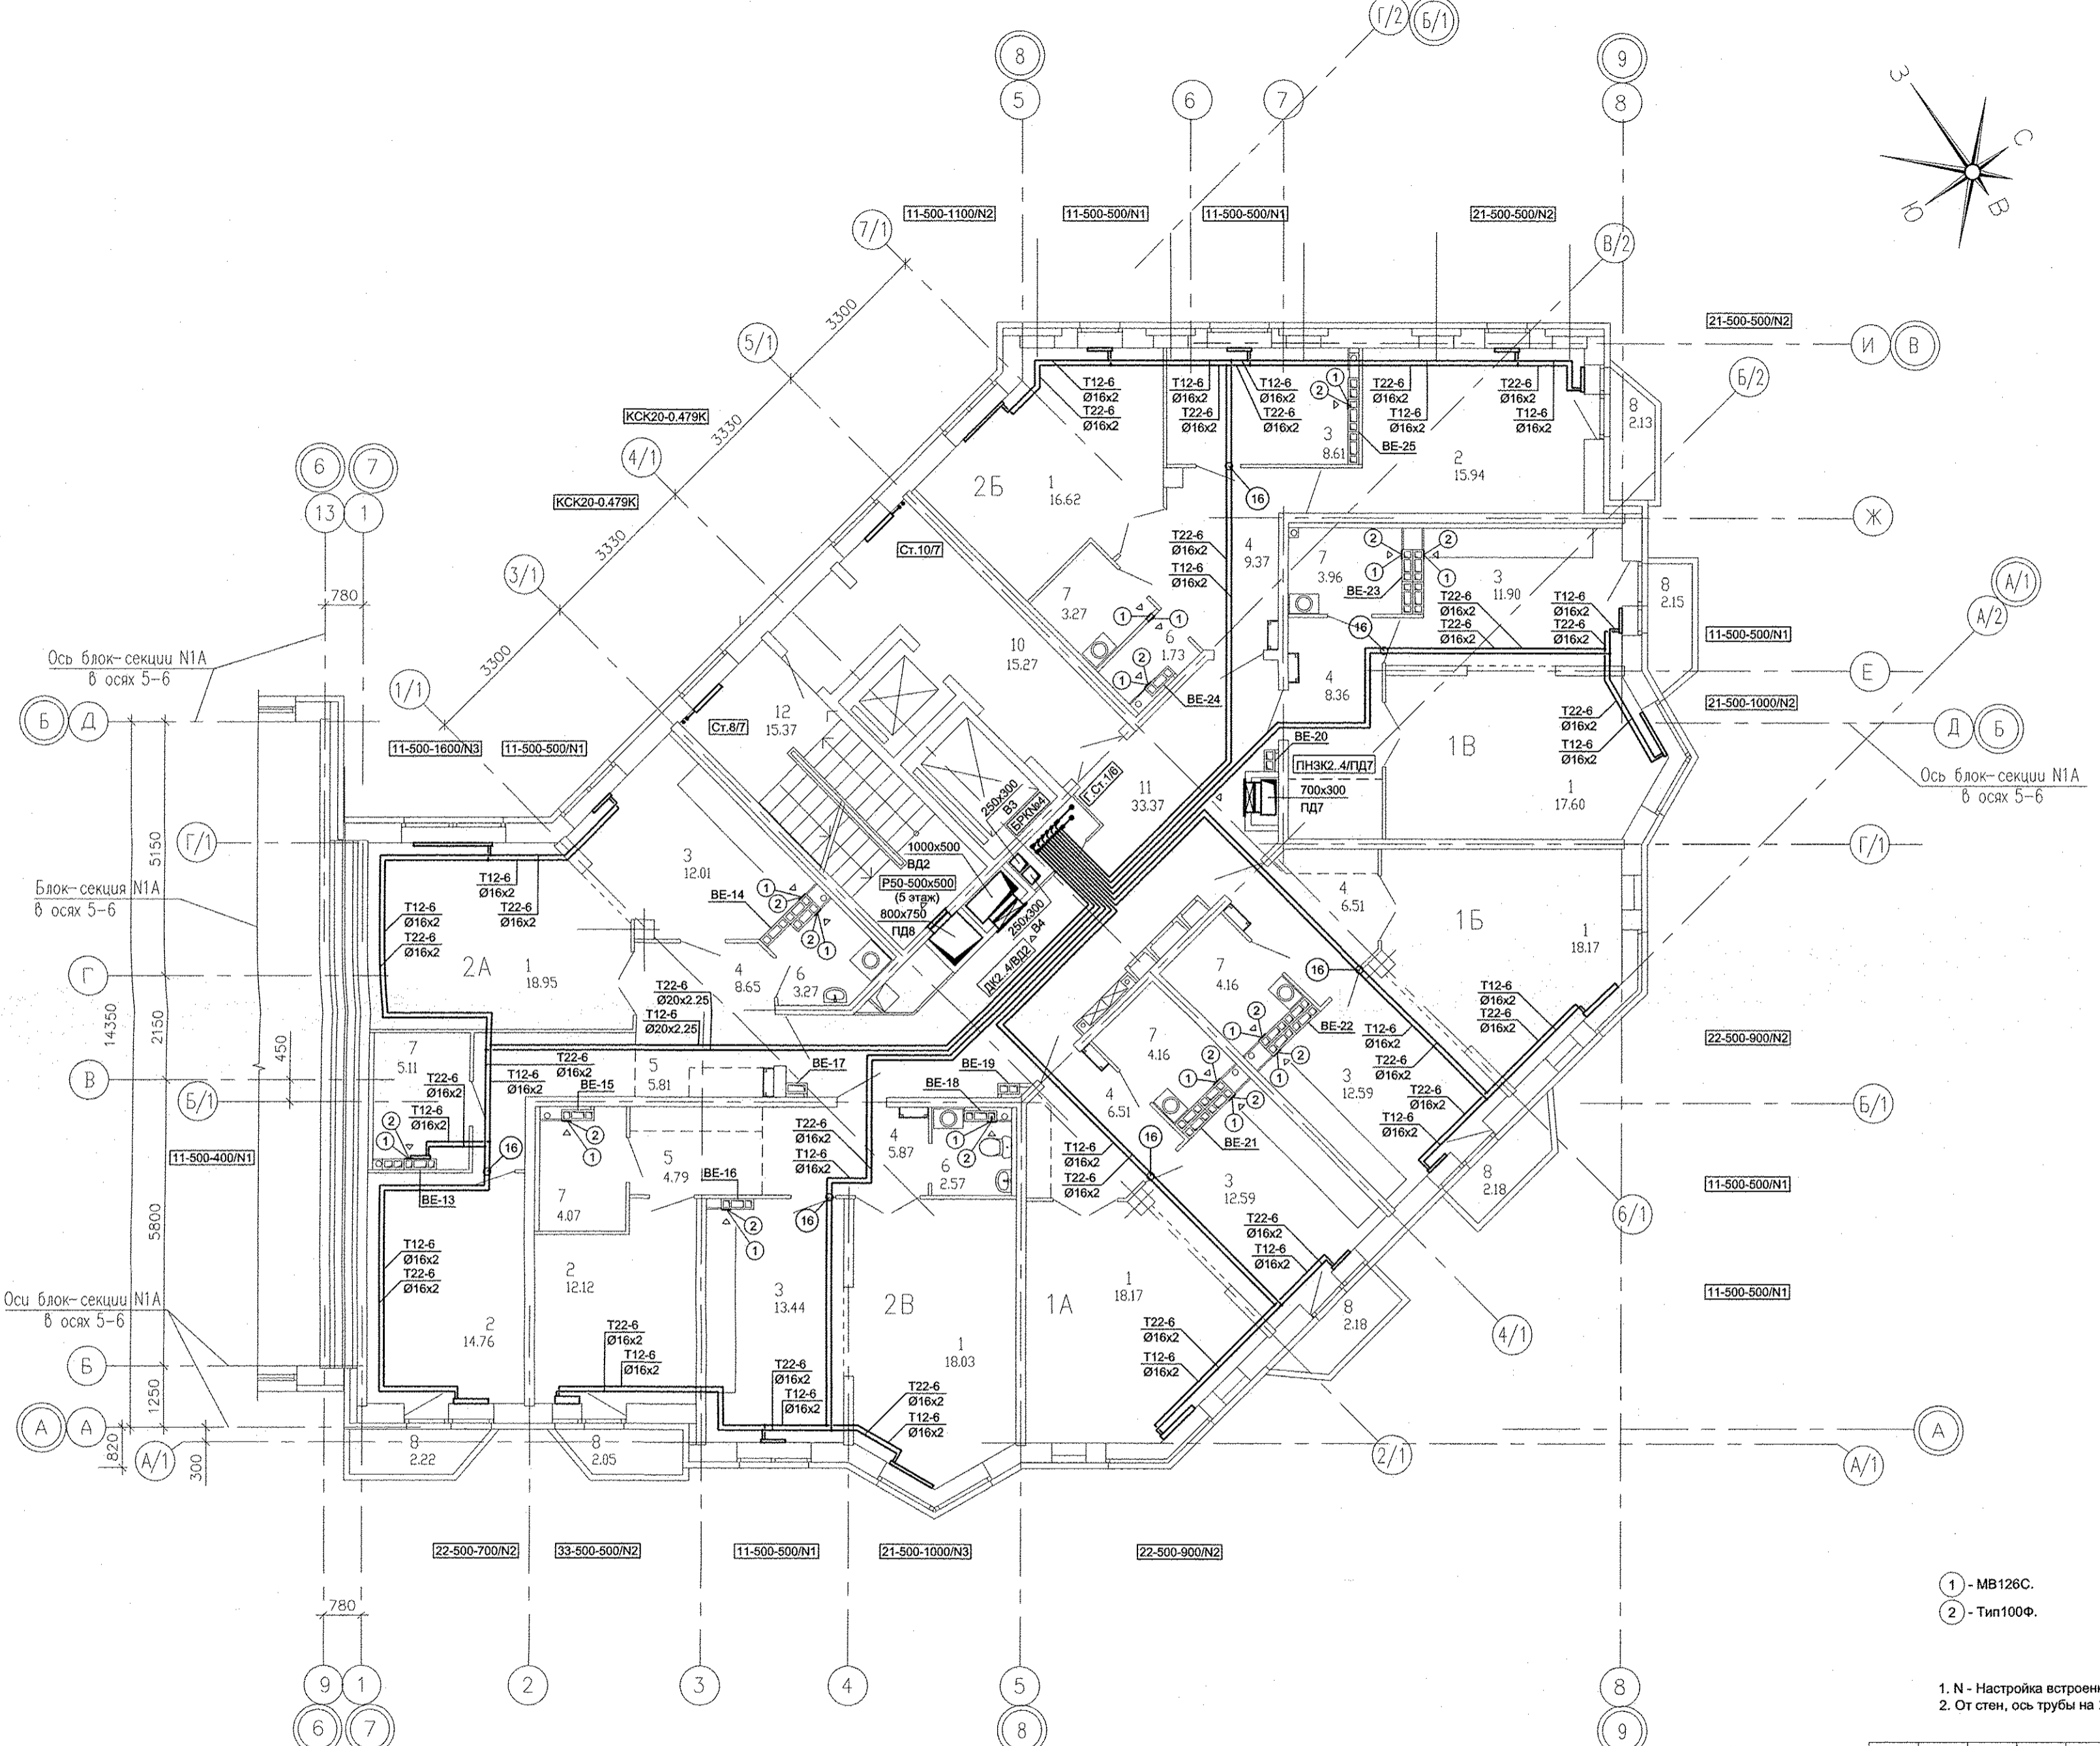

- 1 - МВ126С.
- 2 - Тип100Ф.

- 1. N - Настройка встроенной вентиляционной вставки.
- 2. От стен, ось трубы на 250мм.

Имя № подл.	Подпись и дата	Взам. инв. №	05.16
БК	Решетникова	05.16	
ЭС	Болрова	05.16	
АР	Суслик	05.16	

АПУ.031-01А-ОВ									
Жилой комплекс со встроенными объектами общественного назначения и подземной автостоянкой в квартале улиц Бакинских Комиссаров -Калинина-Уральских рабочих-пер.Сосновый в Орджоникидзевском районе г. Екатеринбурга									
Изм.	Кол.уч.	Лист	Нодок.	Подпись	Дата	Пусковой комплекс 1 Многосекционный жилой дом №1 11-14-этажный блок-секция 1А  План 3...6 этажа в осях 7-9	Стадия	Лист	Листов
Разработал	Полов				05.16		Р	9	
Проверил	Гущин				05.16				
Гл.Спец.	Гущин				05.16				
Имя № подл.	Подпись и дата	Взам. инв. №	05.16	ЗАО КОРПОРАЦИЯ АТОМСТРОЙКОМПЛЕКС					