


Номер помещения	Наименование	Площадь м ²	Кат. помещений
Помещения квартир			
1	Гостиная	143,42	
2	Спальня	120,49	
3	Кухня	119,64	
4	Прихожая	82,06	
5	Коридор	10,22	
6	Санузел	14,67	
7	Ванная	31,27	
8	Балкон	33,77	
Итого по жилой части:		555,55	
Общедомовые помещения			
9	Переходная лоджия	19,80	
10	Тамбур	10,66	
11	Межквартирный этажный коридор	35,50	
12	Лифтовой холл	27,84	
13	Тамбур	5,72	
14	Лестничная клетка	36,44	
Итого (общедомовые помещения):		130,24	

Фрагмент плана 6 этажа
в осях 5-6/Г (1:100)

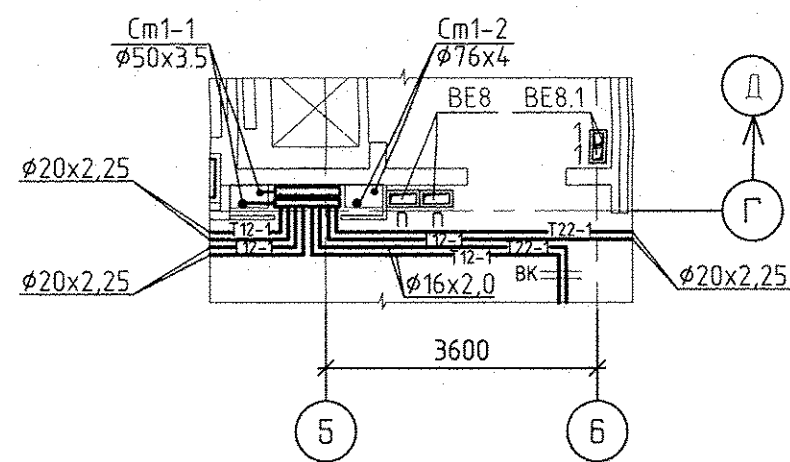

Условные обозначения:


Эл.	Радиатор "РИМО" панельный "Ventil Compact"	
4	CV11-500-1000	3

Индекс предварительной настройки клапана терморегулятора

Примечание




- Схемы вентканалов BE-1... BE-23 см. раздел АР листы 34-39.
- Тип решеток не указанных на плане принять РВП-3 120x200 по ГОСТ 13448-82.
- У отопительного прибора в данной комнате оси Г-В/1 предусмотрен напольный крепеж.
- Все подводы к приборам отопления "Ригмо" выполнить трубой металлопластиковой "Унипласт" диаметром 16x2,0 мм.
- Разрезы по системам ВД-2 и ПП-4 аналогичны разрезам 1-1 и 2-2, выполненным для систем ВД-1 и ПП-1.

АР.030-01-06			
ИЗМ. КОЛ-ВО	ЛИСТ	№ ДОК. ПОДПИСЬ	ДАТА
Разработал	Джуган	11.07.16	
Проверил	Пашаева	11.07.16	
Гл. спец.	Пашаева	11.07.16	
Г. А. П.	Чирков	11.07.16	
Итого комплекс со встроенно-пристроенными объектами общественного назначения, подлежащий надзору автостанциями и трансформаторными подстанциями в квартале улиц Иристон-Равного-Блохара-Давида в Кировском районе г. Екатеринбург			1 очередь строительства.
Отопление и вентиляция. План 3-6 этажей			21-25 этажная блок-секция
АТОМСТРОЙКОМПЛЕКС			СТАДИЯ ЛИСТ ЛИСТОВ
Р			5

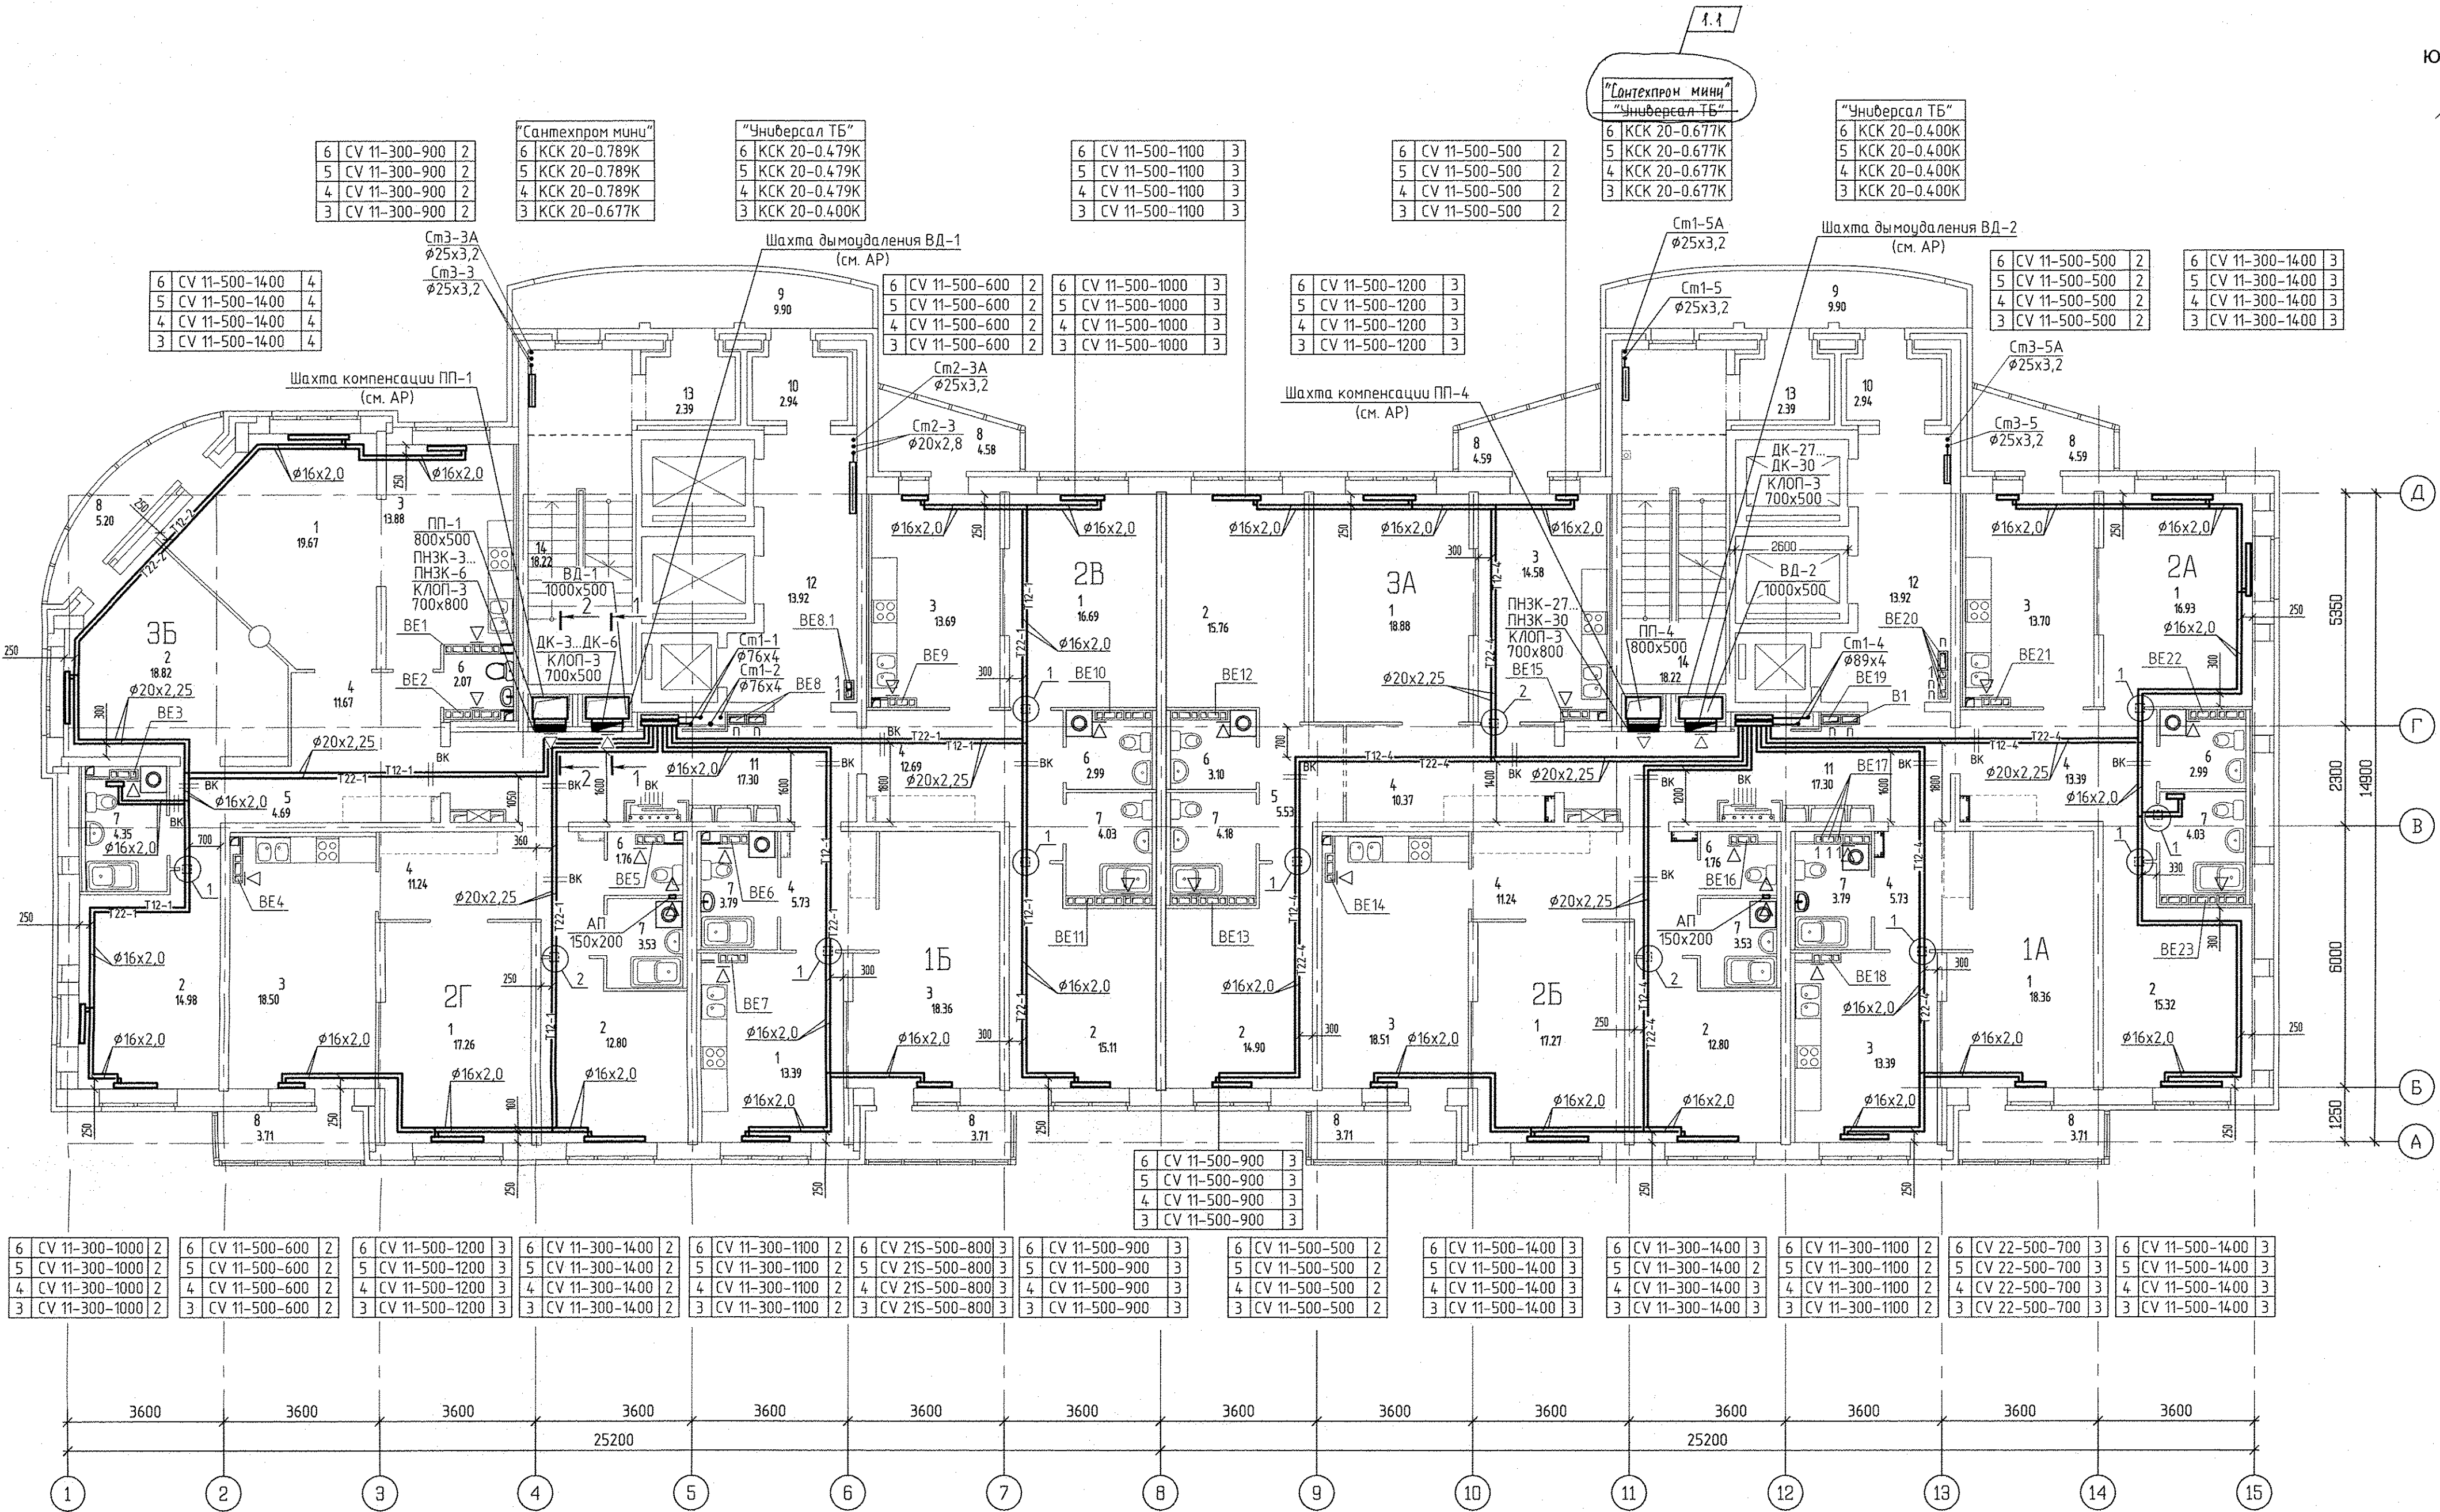

1-1
(1:50)

2-2
(1:50)

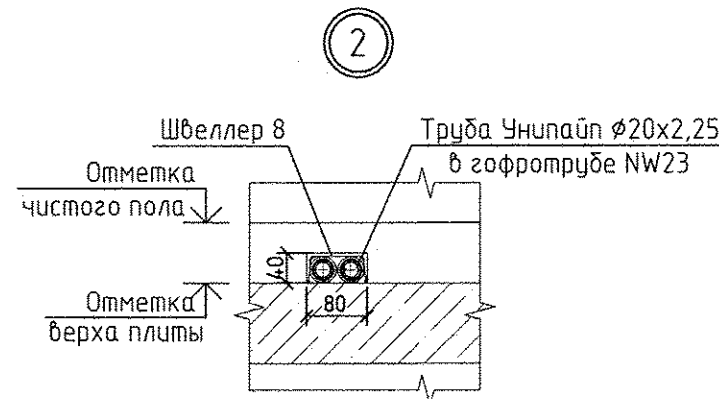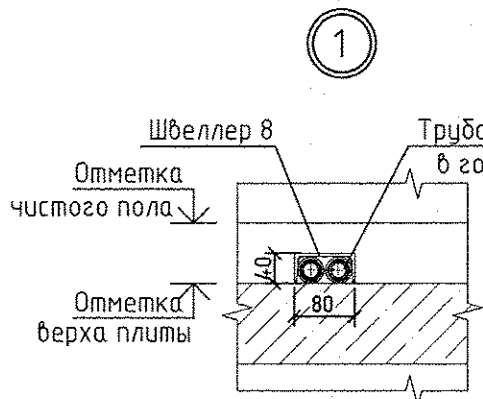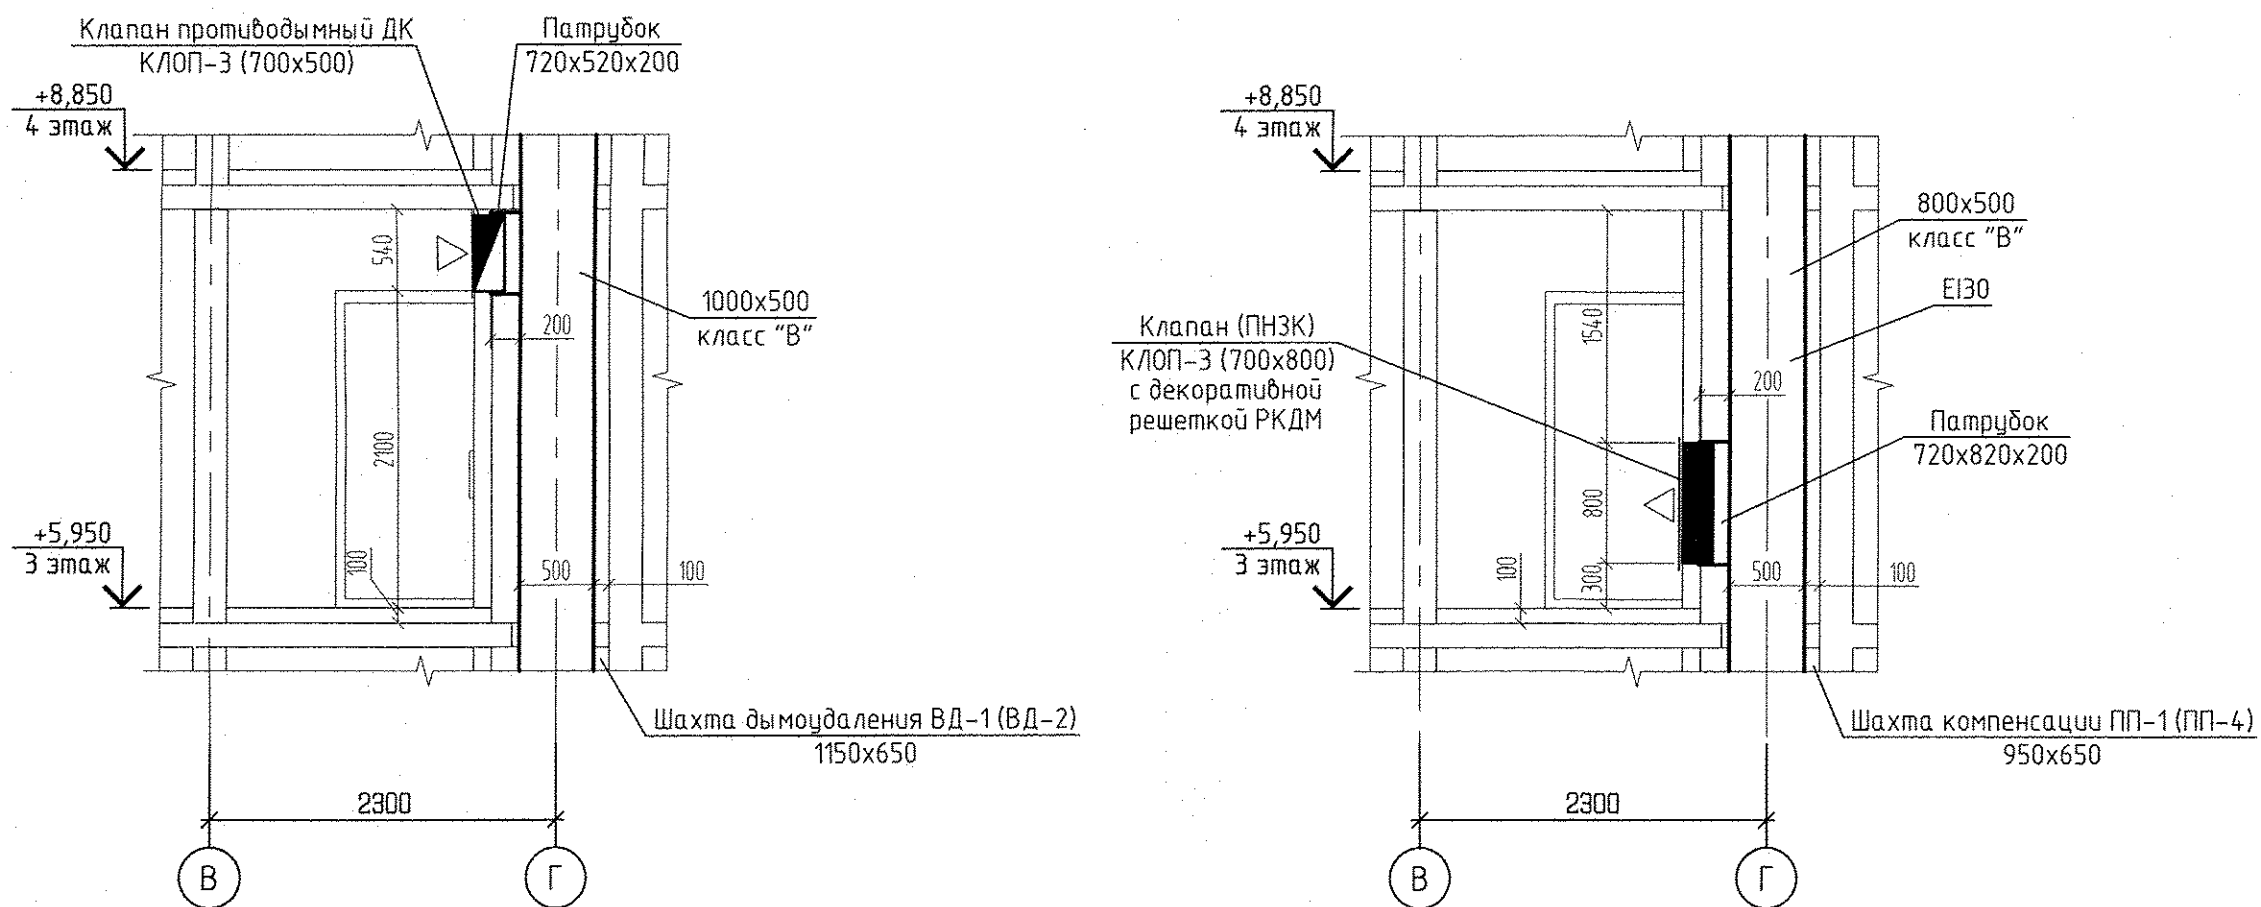

Исполнитель	Проверен	Согласован	Сделано
Генеральный директор	Инженер	Инженер	Инженер
АП	БК	ВК	ЭП
Васильев	Васильев	Васильев	Васильев
Медведев	Медведев	Медведев	Медведев