


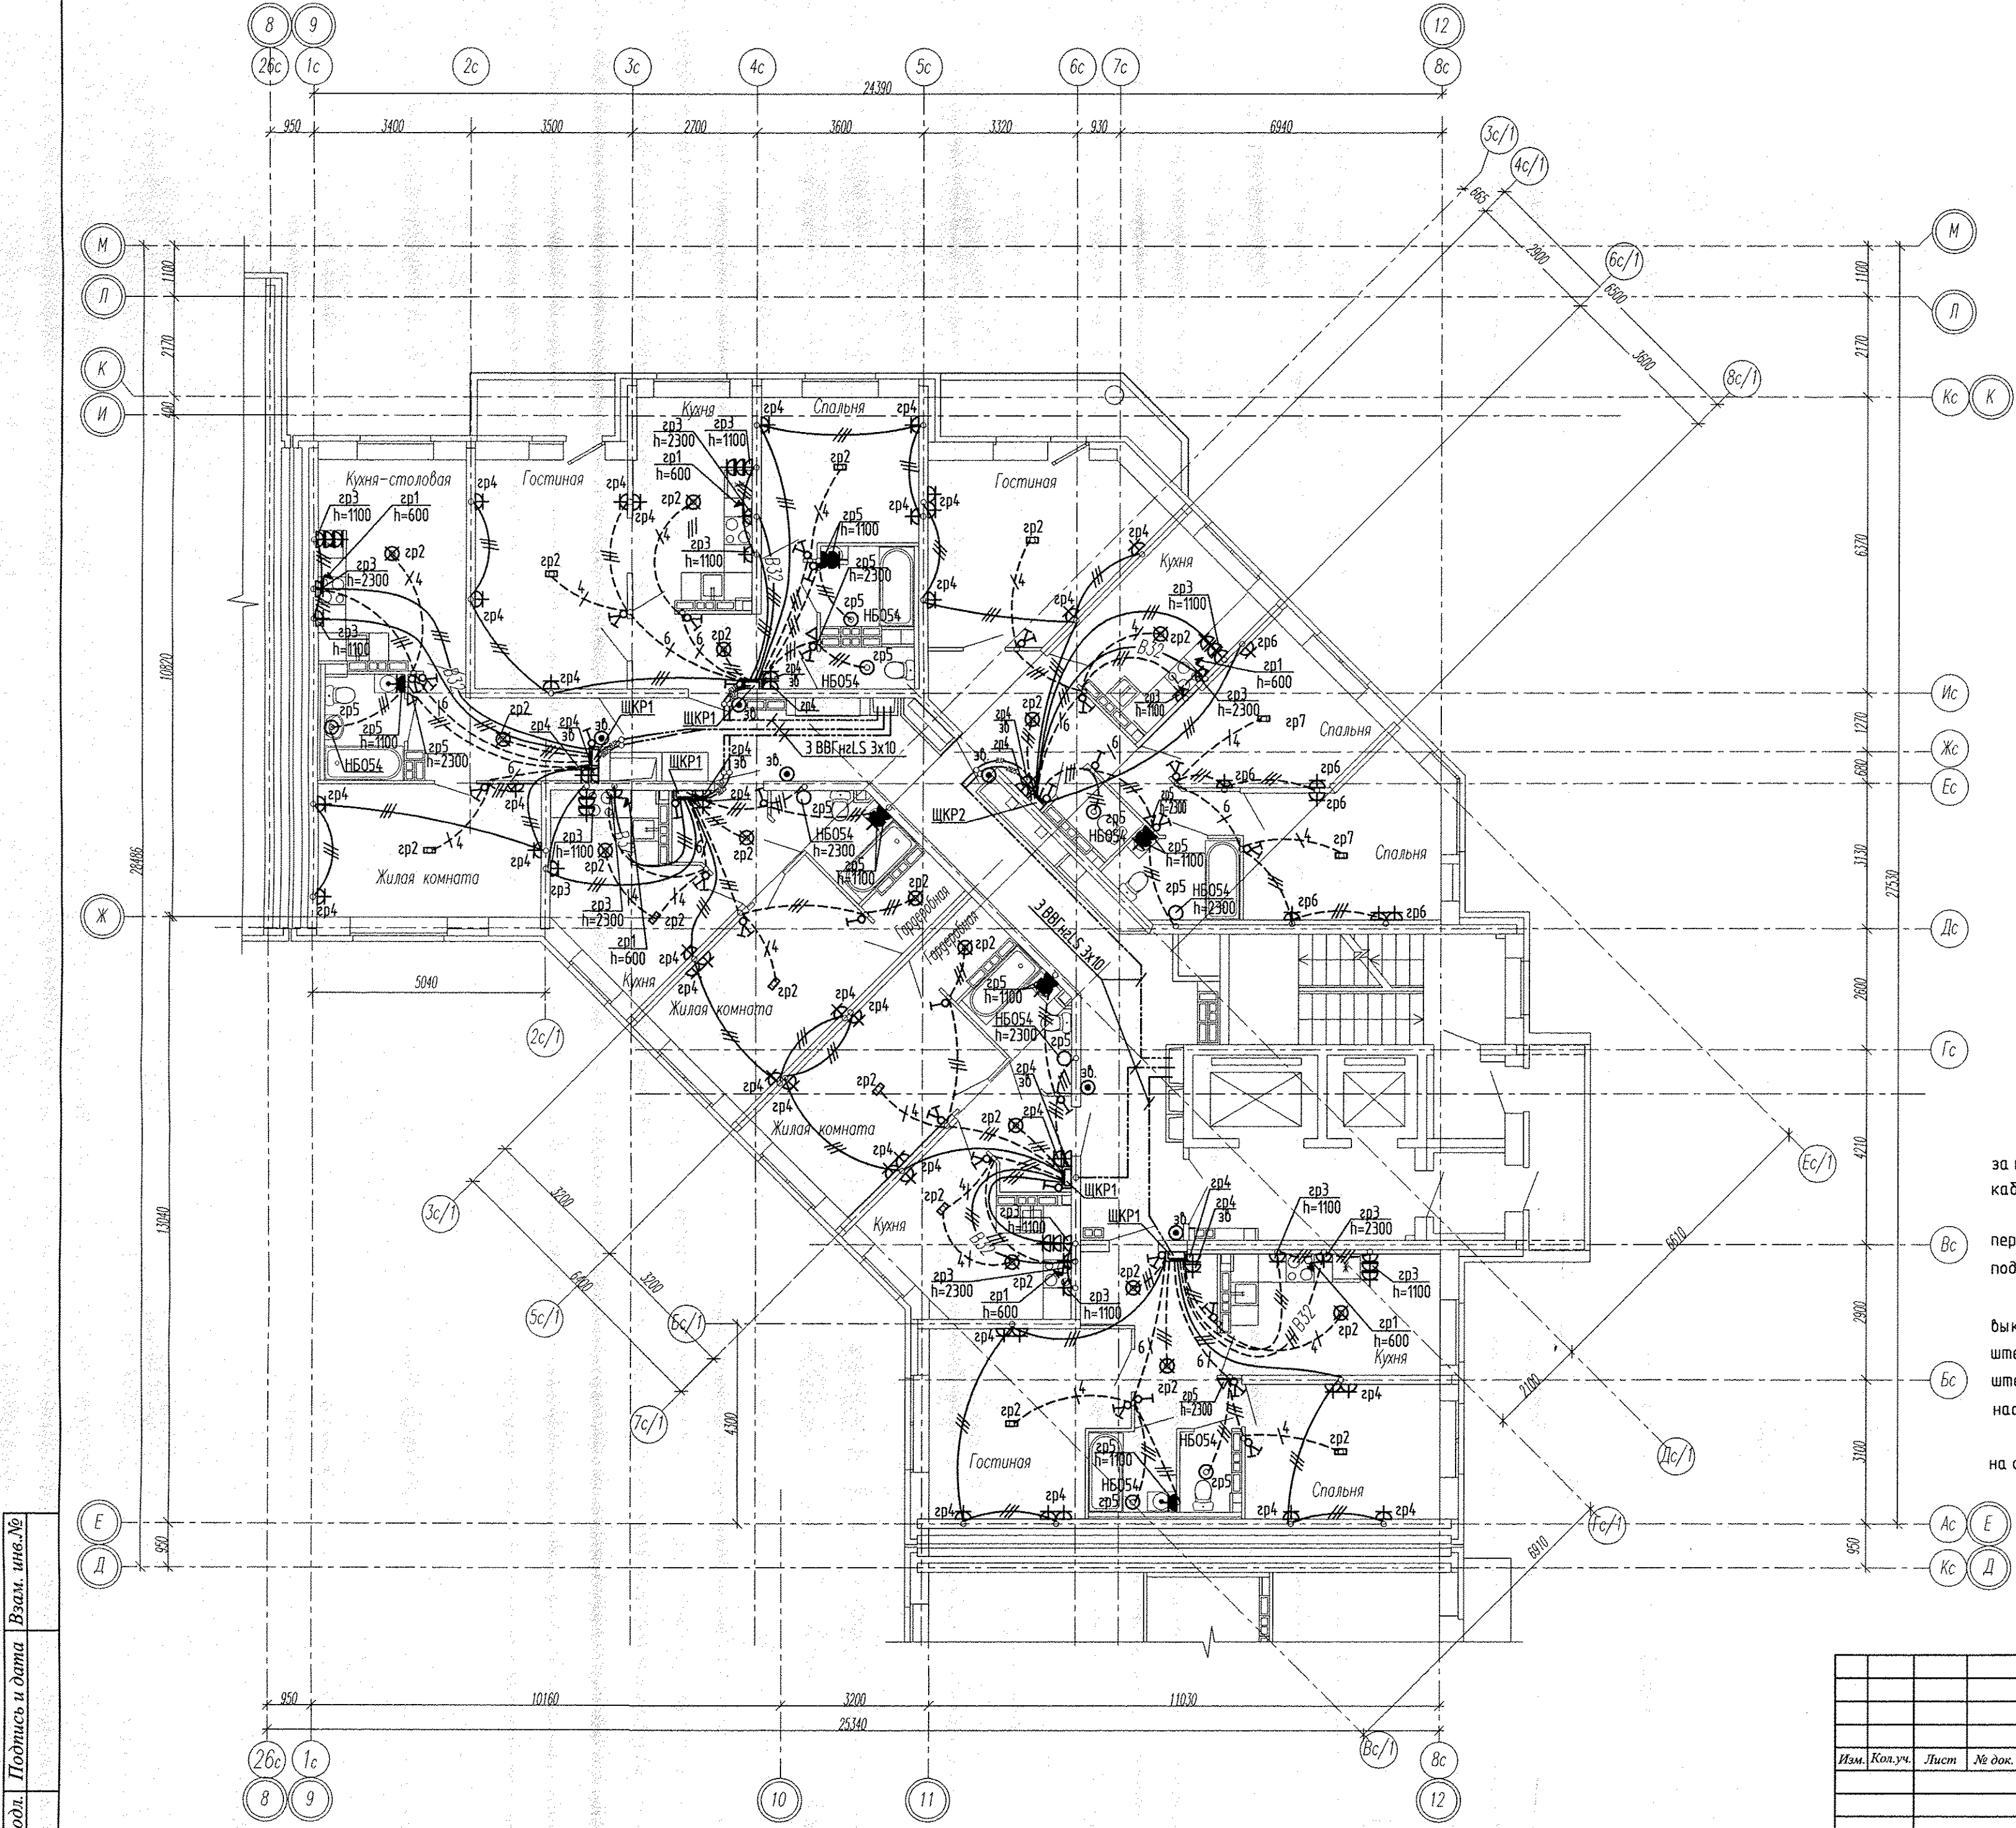

Примечание

Эл.питание квартир предусматривать от щита этажного до квартирного открыто за подвесным потолком. Питание квартир предусмотрено однофазное кабелем ВВГнгLS 3х10.

Сети проложить кабелем ПВ в винилпластиковых трубах в монолитных конструкциях перекрытий пола и потолка, а также кабелем ВВГнгLS по перегородкам в штробах под слоем штукатурки.

В квартирах высота установки от уровня чистого пола

выключатели – 1000 мм;

штепсельные розетки кухни и сан.узел – 1000 мм;

штепсельные розетки комнат – 300 мм;

настенный патрон (Δ) – 2300 мм;

На прикладках квартирных щитов выключатели и розетки установить на одном уровне всех выключателей и розеток квартиры.

Имя № подл. Подпись и дата Взам. инв. №

						АПУ2-148-1Б.4-02-ЭЛ				
						Жилой дом с нежилыми помещениями общественного назначения по ул. Тенистой в Верх-Исетском районе г. Екатеринбурга.				
Изм.	Кол.уч.	Лист	№ док.	Подпись	Дата	Жилой дом 2 этап строительства Секция 4		Стадия	Лист	Листов
								Р	16	
Гл. спец	Гонтаренко				10.16	План 3-12 этажа. Расположение сетей электрооборудования квартир.		ЗАО "Корпорация "Атомстройкомплекс"		
Провер.	Завьялова				10.16					
Разраб.	Губаишова				10.16					