
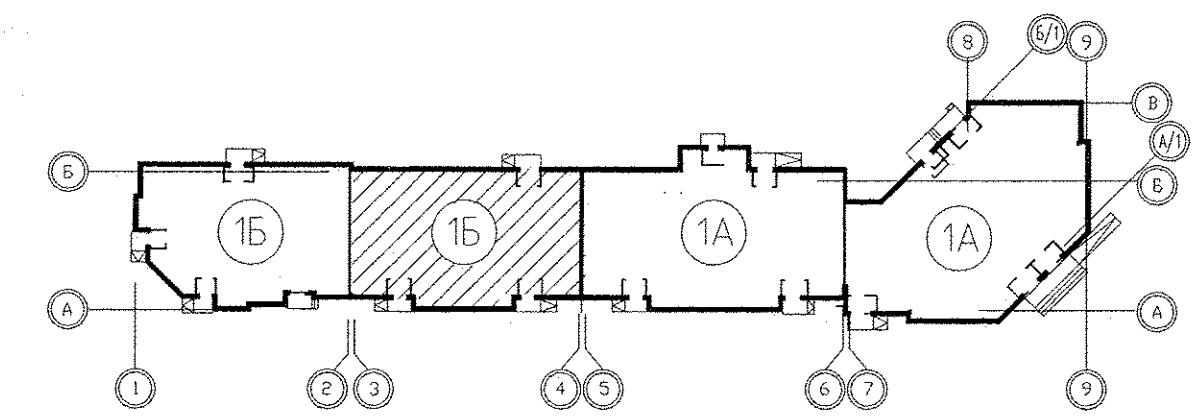
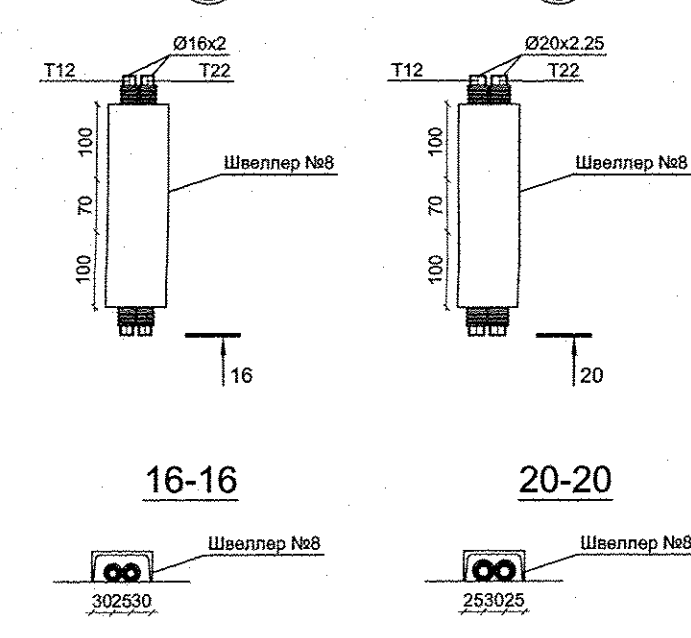
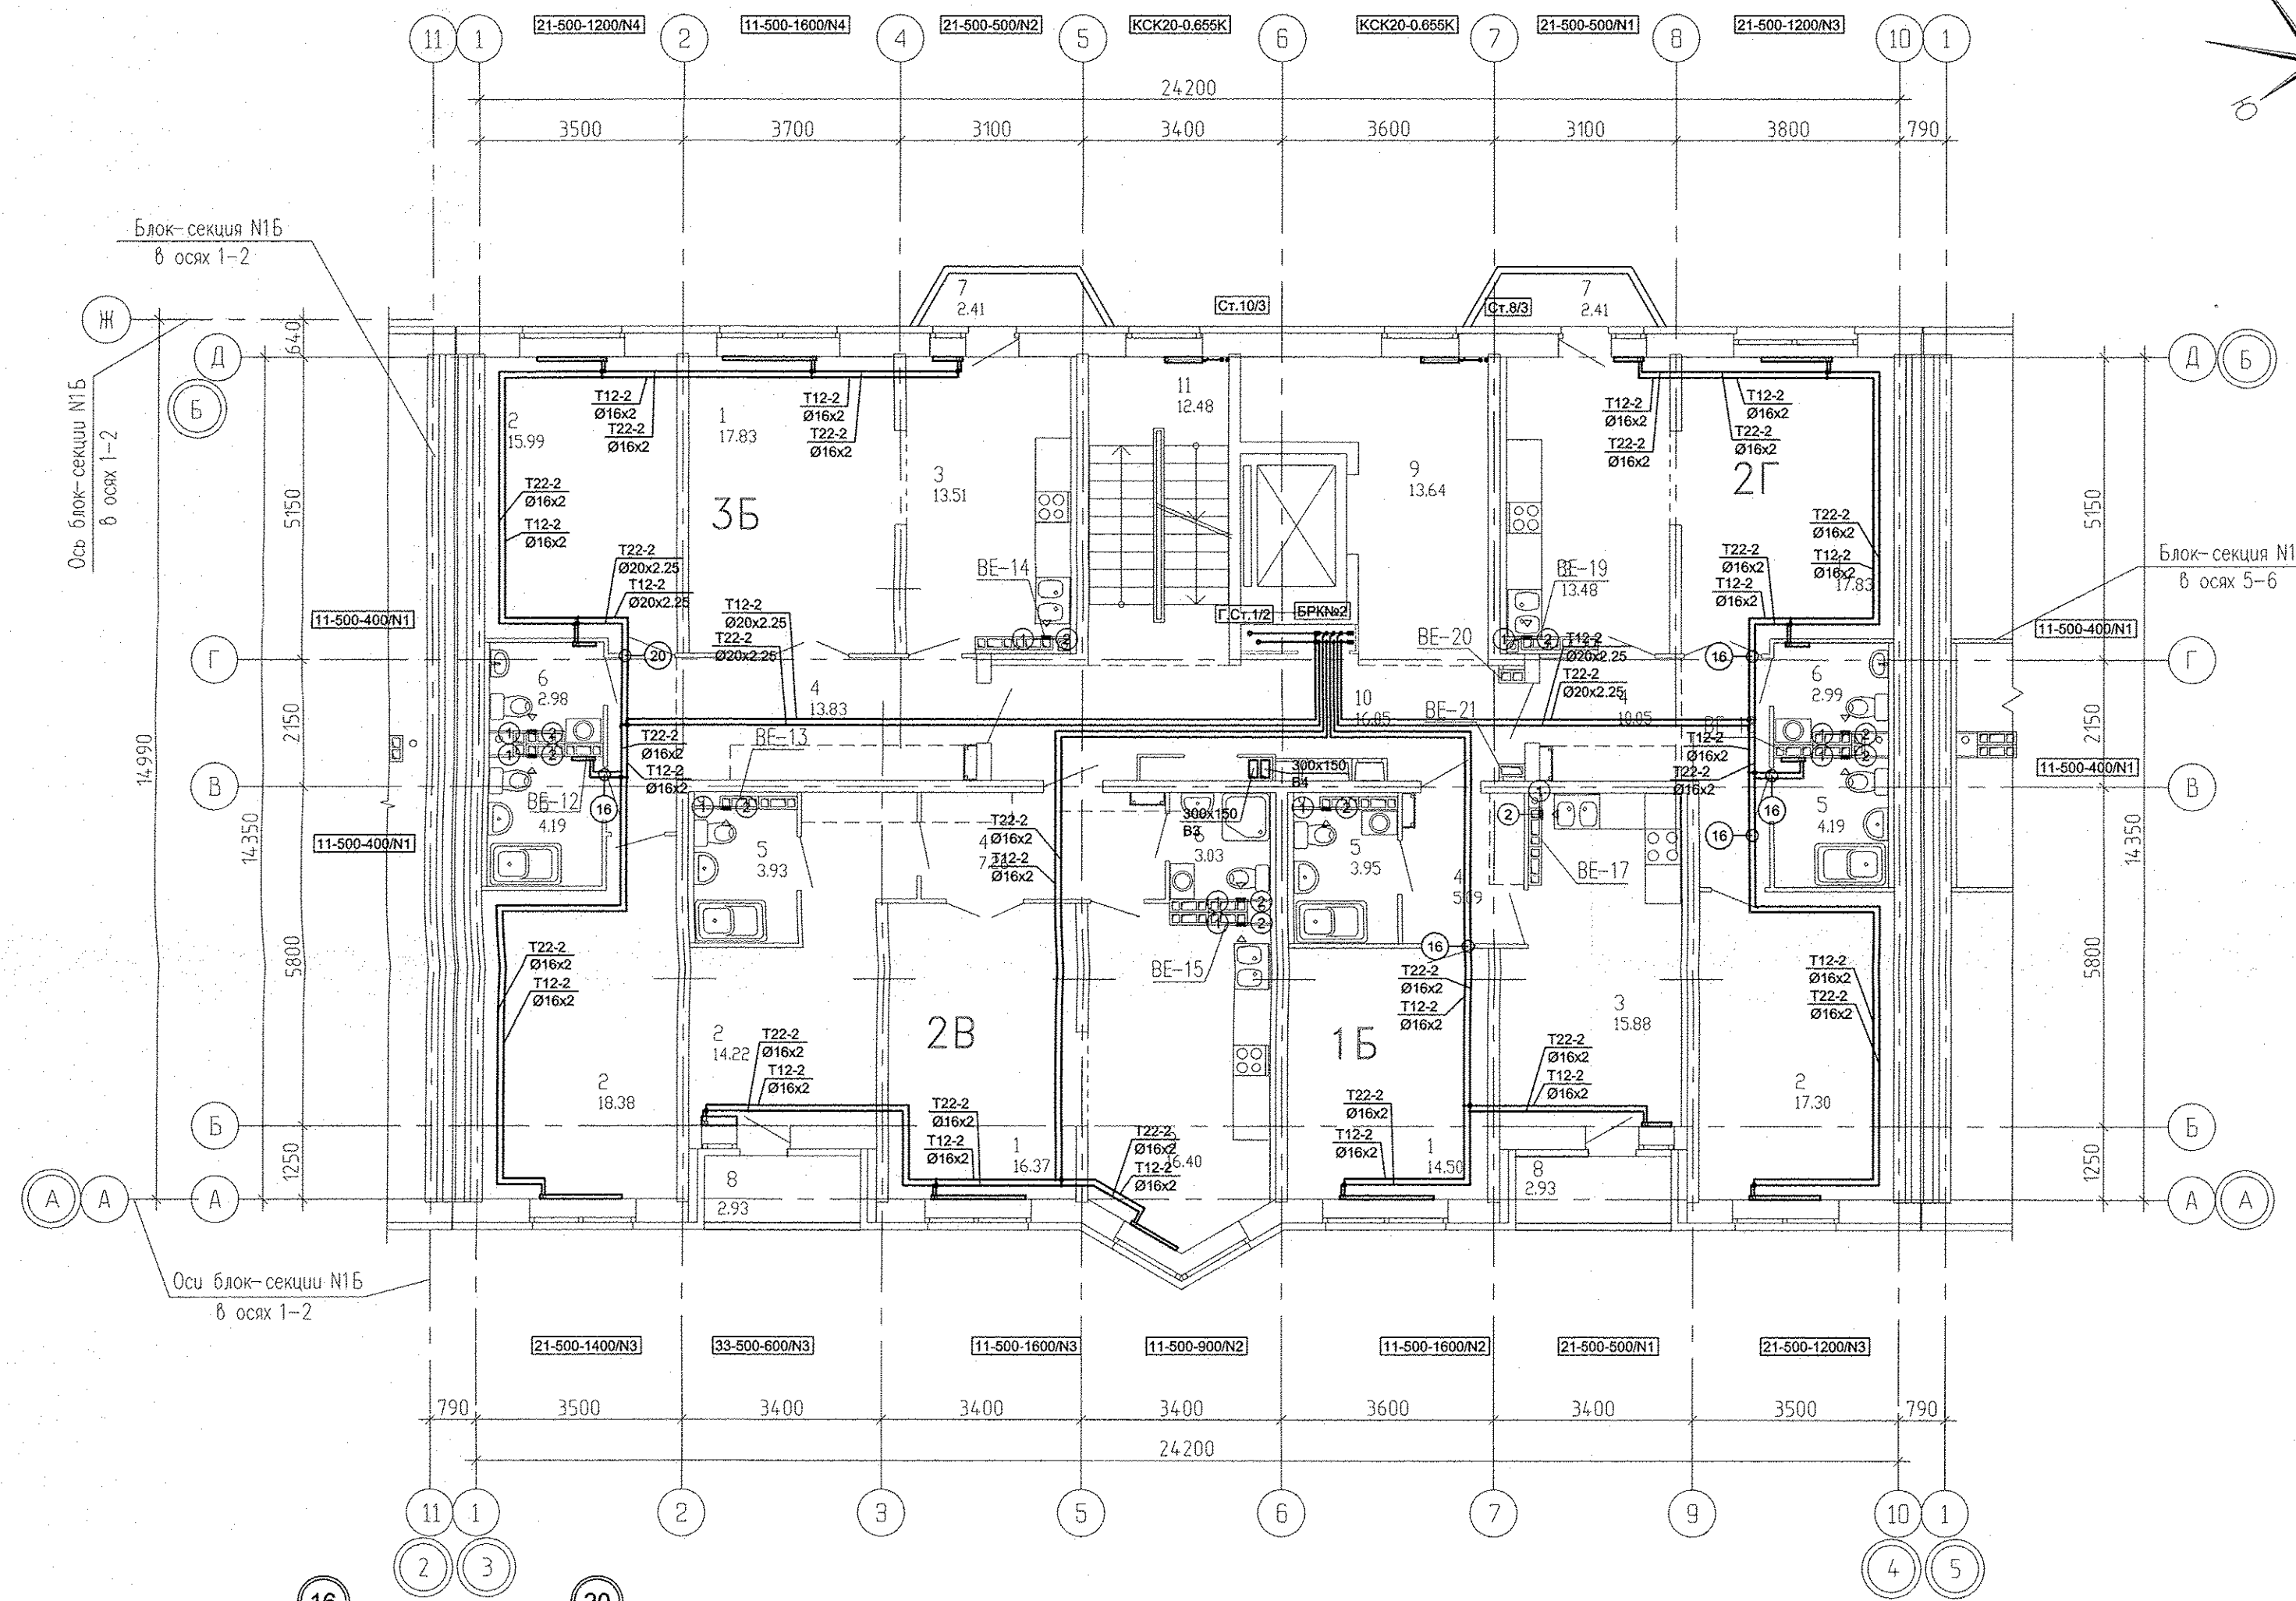


Экспликация помещений

Номер помещения	Наименование	Площадь, м2	Кат. помещения
Помещения квартир			
1	Гостиная	66,53	
2	Спальная	65,89	
3	Кухня	59,27	
4	Прихожая	36,23	
5	Ванная	16,26	
6	Санузел	9,00	
7	Балкон	4,82	
8	Лоджия	5,86	
ИТОГО (жилая часть):		263,86	
Общедомовые помещения			
9	Лифтовой холл	13,64	
10	Межквартирный коридор	16,05	
11	Лестничная клетка	12,48	
ИТОГО площадь общедомовых помещений:		42,17	

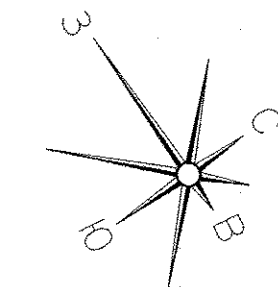

- ① - МВ126С.
- ② - Тип100Ф.

1. N - Настройка встроенной вентиляционной вставки.
2. От стен, ось трубы на 250мм.

АПУ.031-01Б-ОВ					
Жилой комплекс со встроенными объектами общественного назначения и подземной автостоянкой в квартале улиц Бакинских Комиссаров -Калинина-Уральских рабочих-пер.Сосновый в Орджоникидзевском районе г. Екатеринбург					
Изм.	Кол.уч.	Лист	№доку.	Подпись	Дата
Разработал	Попов			<i>[Signature]</i>	06.16
Проверил	Гущин			<i>[Signature]</i>	06.16
Гл.Спец.	Гущин			<i>[Signature]</i>	06.16
ГАП	Чирков			<i>[Signature]</i>	06.16
Пусковой комплекс 1 Многосекционный жилой дом №1 9-10-этажная блок-секция 1Б				Стадия	Лист
План 9 этажа в осях 3-4				Р	17
ЗАОКОРПОРАЦИЯ АТОМСТРОЙКОМПЛЕКС					

Решетникова	06.16
Будрова	06.16
Суслик	06.16
ВК	06.16
ЭС	06.16
АР	06.16
Взам. инв. №	
Подпись и дата	
Имя № подл.	