



ЭКСПЛИКАЦИЯ ПОМЕЩЕНИЙ

Номер помеще-ния	Наименование	Площадь, м2	Кат. поме-щения
ПОМЕЩЕНИЯ КВАРТИР			
1	Гостиная	60.90	
2	Спальная	27.35	
3	Кухня	54.01	
4	Прихожая	26.27	
5	Гардеробная	1.78	
6	Сан.узел	2.95	
7	Ванная	18.54	
итого		191.80	
ОБЩЕДОМОВЫЕ ПОМЕЩЕНИЯ			
8	Тамбур	4.51	
9	Холл	32.26	
10	Электрощитовая	5.42	Д
11	Коридор	20.97	
12	Лифтовой холл	13.68	
13	Лестничная клетка	13.80	
14	Тамбур	2.35	
итого		92.99	

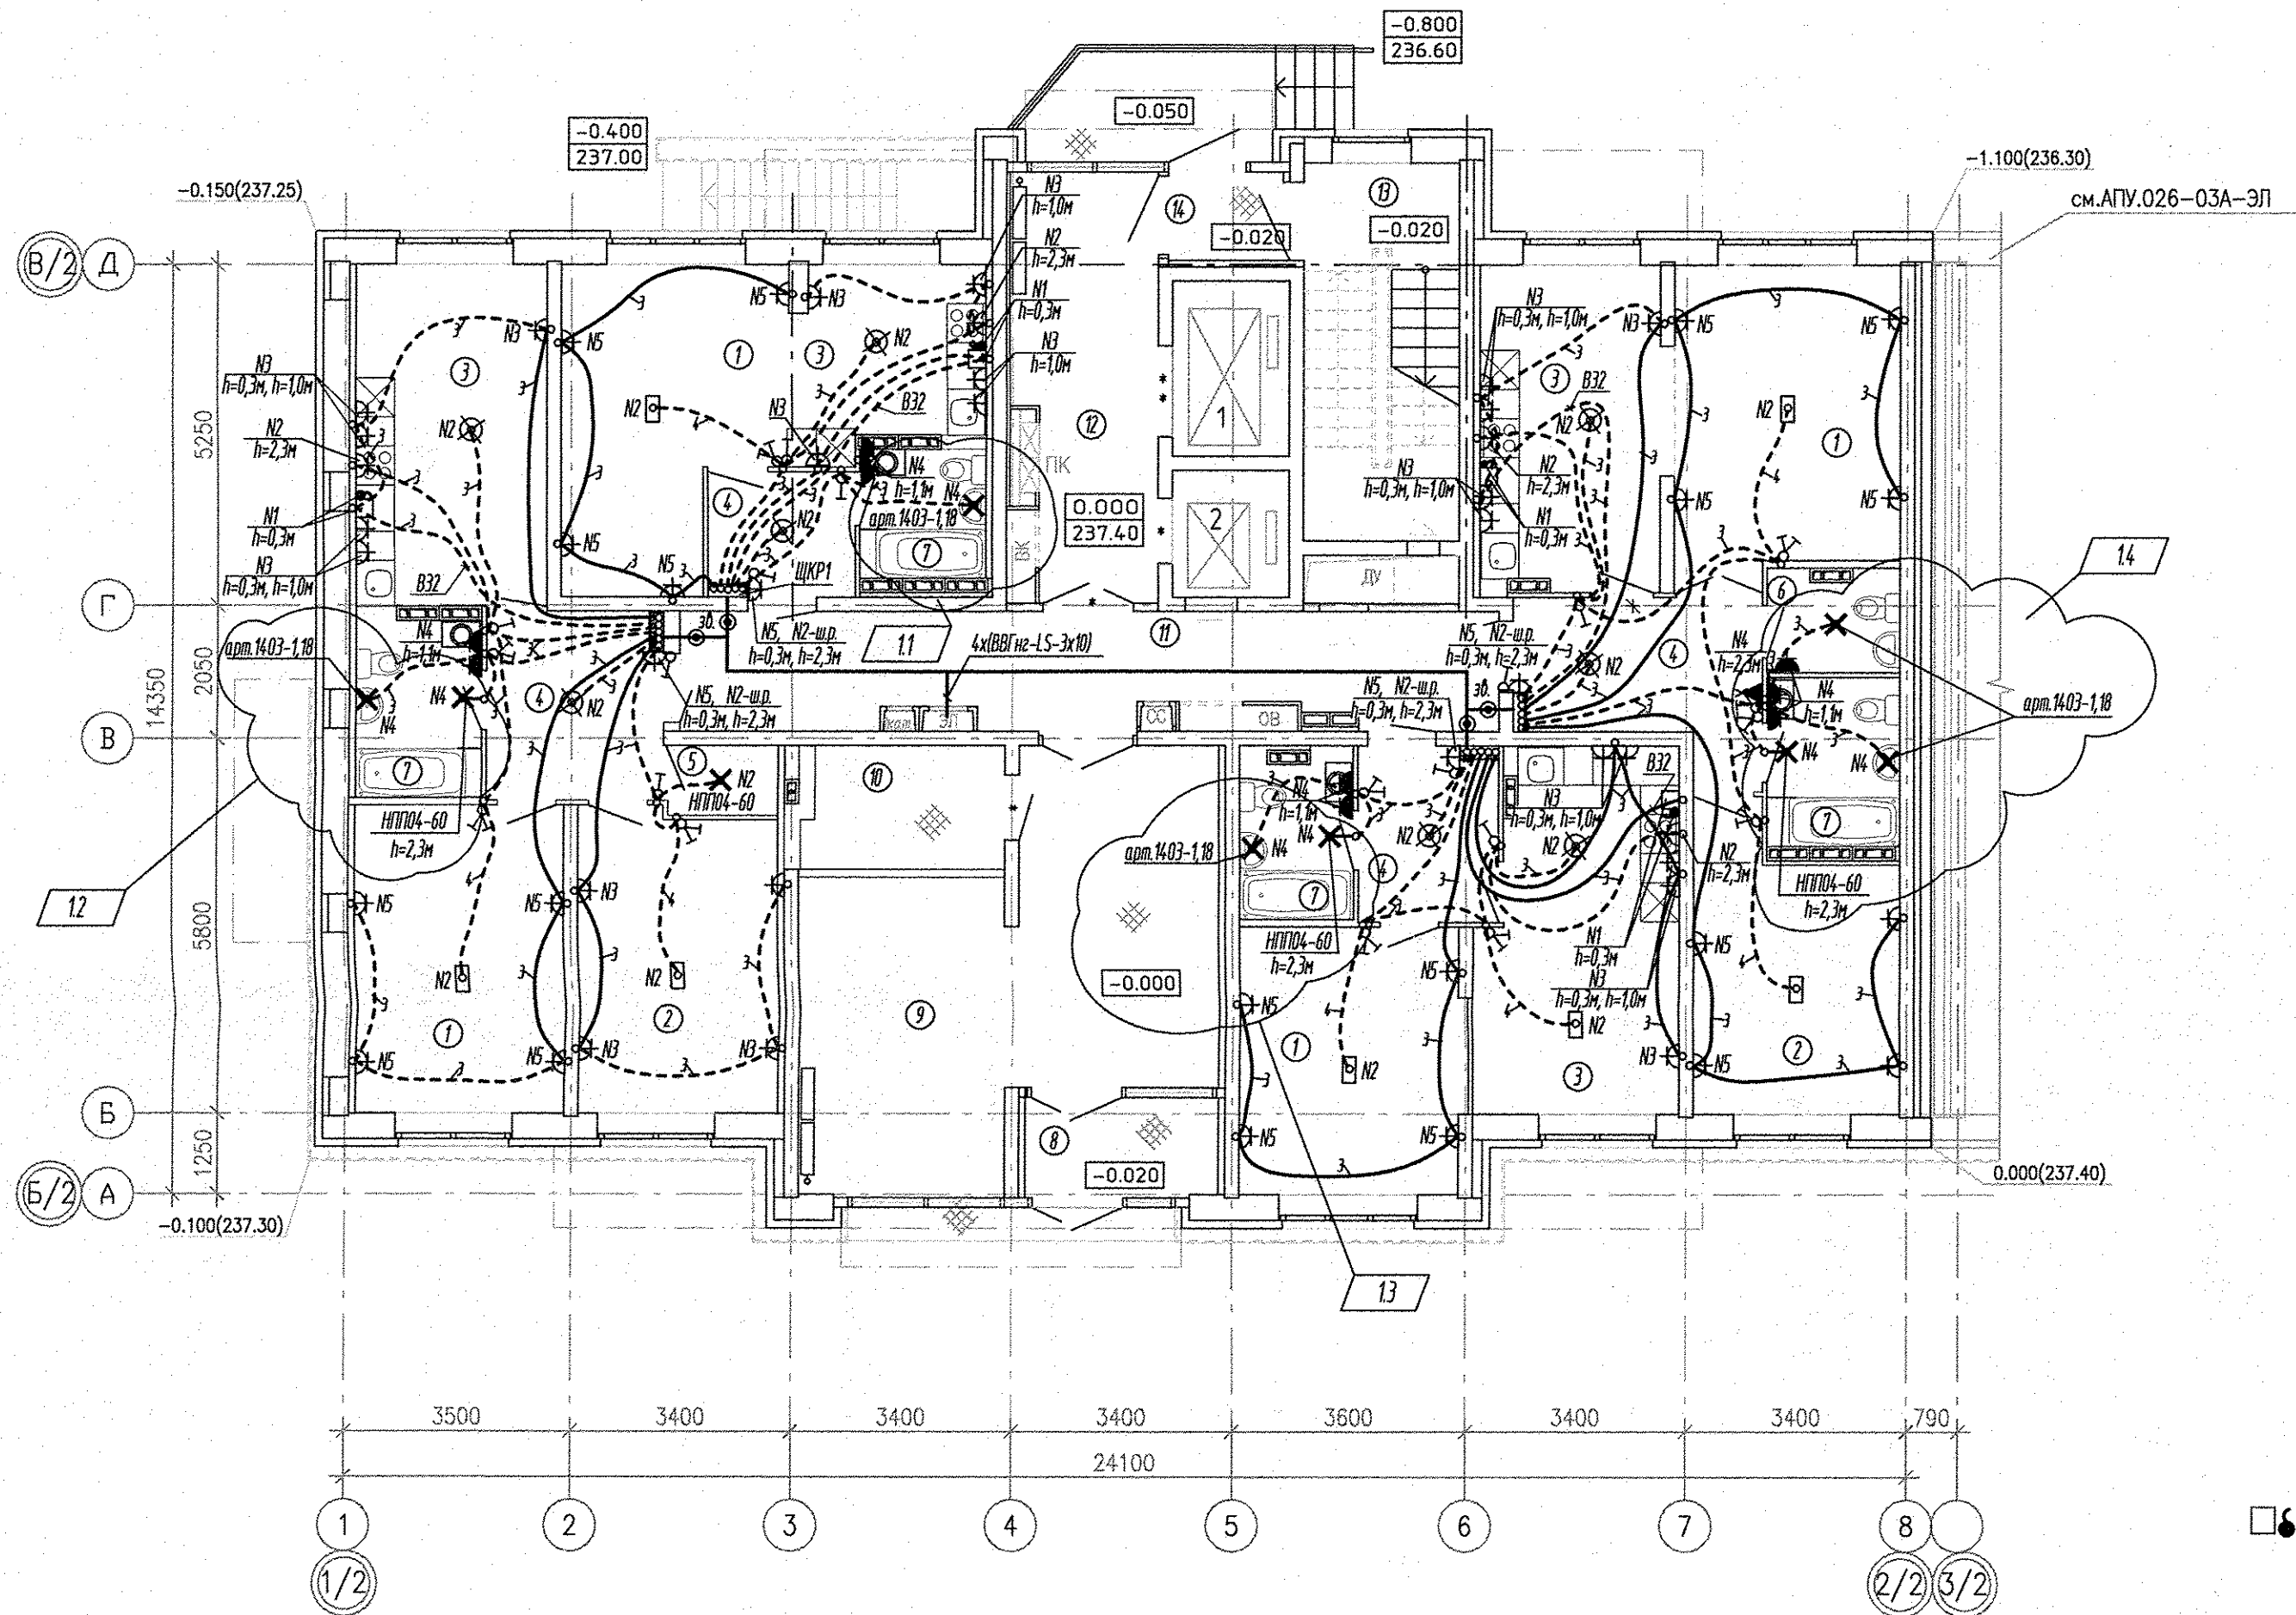

Условные обозначения:

□ - подключение варочной поверхности (коробка с клеммником), подключение духового шкафа (шт. розетка на 16А).

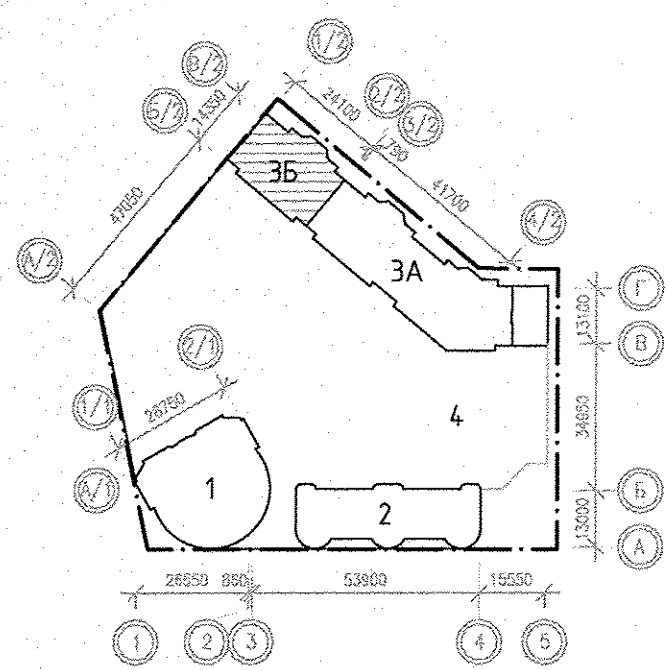

АПУ.026-03Б-ЭЛ					
1	1-4	—	316-16	02.17	Застройка по ул.Просторной — Павлодарской в Чкаловском районе г. Екатеринбург (участок N1). Жилые дома со встроенно-пристроенными помещениями общественного назначения, трансформаторной подстанцией и подземной автостоянкой.
Изм.	Колуч.	Лист	N док.	Подпись	Дата
Разработал	Киселева	30.09.16			
Проверил	Бунтури	30.09.16			
Гл. спец	Бодрова	30.09.16			
Г А П	Гаранин	30.09.16			
Пусковой комплекс 2 18-этажная блок-секция 3Б				Стадия	Лист
План 1 этажа Расположение сетей электрооборудования.				Р	10
ЗАО КОРПОРАЦИЯ АТОМСТРОЙКОМПЛЕКС					