
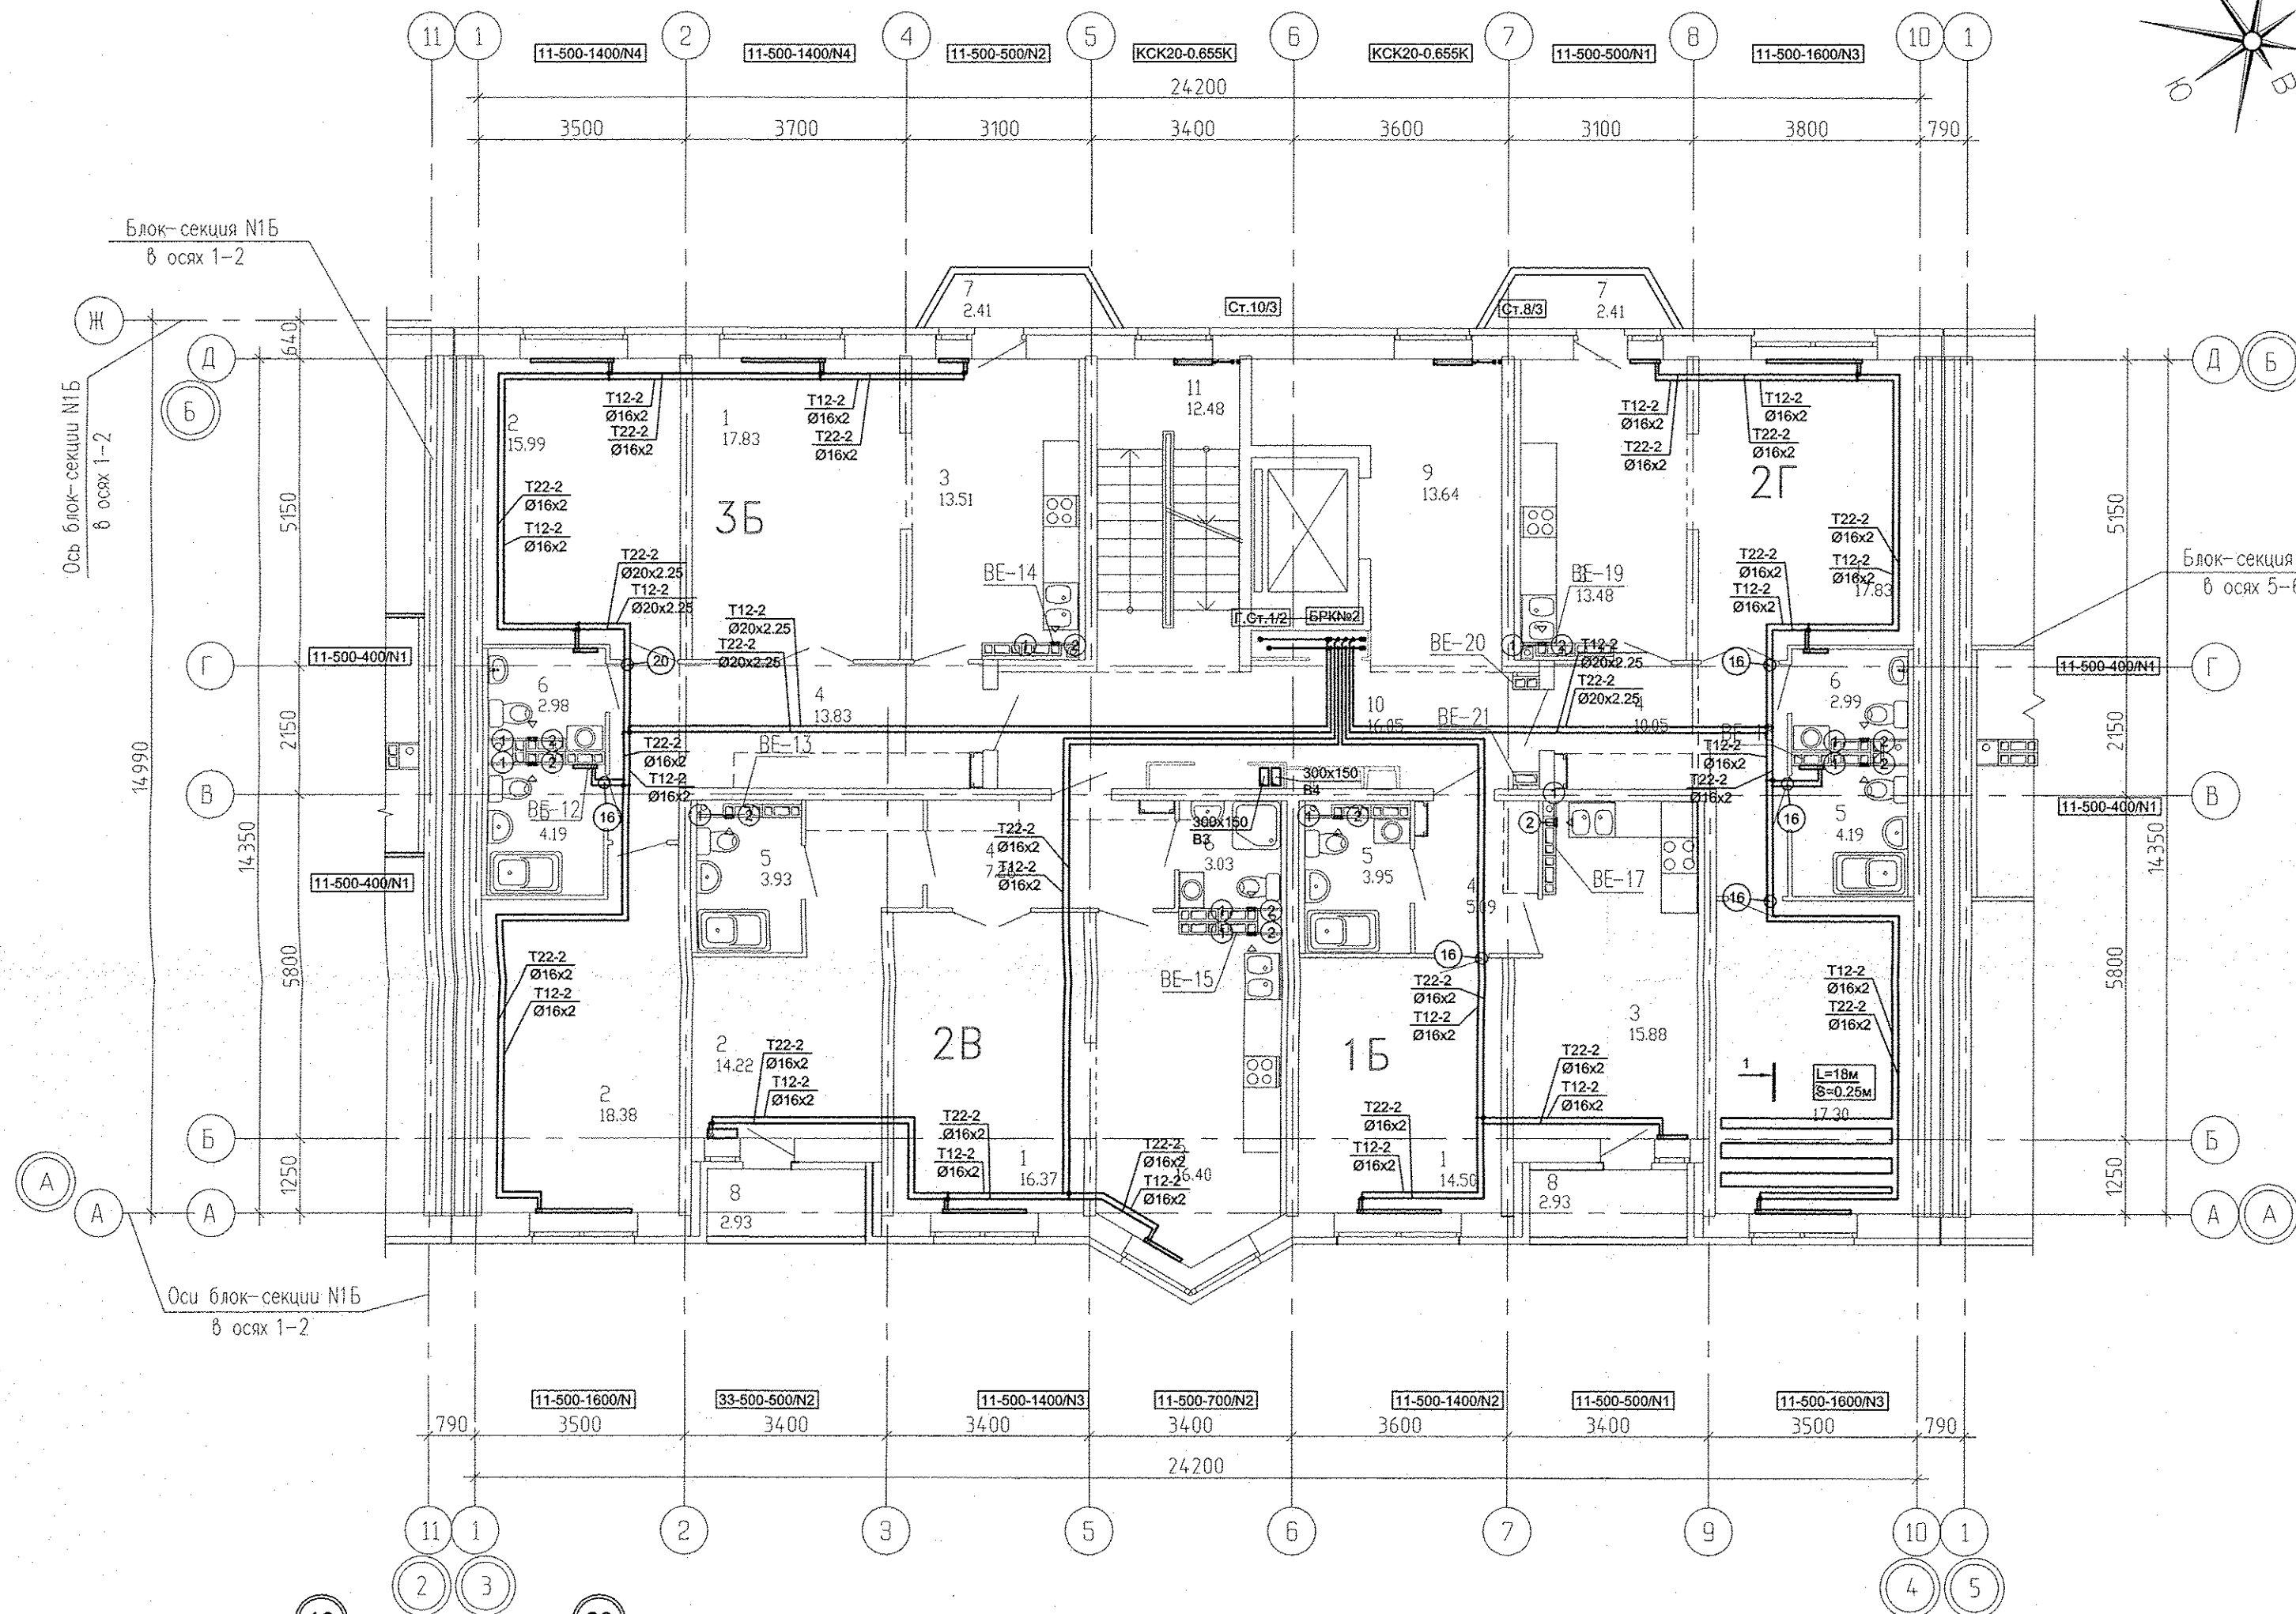



Экспликация помещений

Номер помещения	Наименование	Площадь, м ²	Кат. помещения
Помещения квартир			
1	Гостиная	66,53	
2	Спальная	65,89	
3	Кухня	59,27	
4	Прихожая	36,23	
5	Ванная	16,26	
6	Санузел	9,00	
7	Балкон	4,82	
8	Лоджия	5,86	
ИТОГО (жилая часть):		263,86	
Общедомовые помещения			
9	Лифтовой холл	13,64	
10	Межквартирный коридор	16,05	
11	Лестничная клетка	12,48	
ИТОГО площадь общедомовых помещений:		42,17	

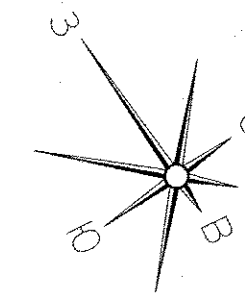

1-1

 Стяжка из ЦПР М50
Сетка 4 ВР1-200x200
Хомут монтажный
Труба Ø16x2
1 слой полиэтиленовой пленки
Изолон
Ж/б плита





1. Фиксация труб контура теплого пола, выполняется монтажными хомутами к арматурной сетке.
2. Шаг расстановки хомутов - 500мм.
3. В качестве "подложки" используется изолон.

Длина контура L=18м
Шаг укладки контура S=0,25м

- 1 - МВ126С.
- 2 - Тип100Ф.

1. N - Настройка встроенной вентиляльной вставки.
2. От стен, ось трубы на 250мм.

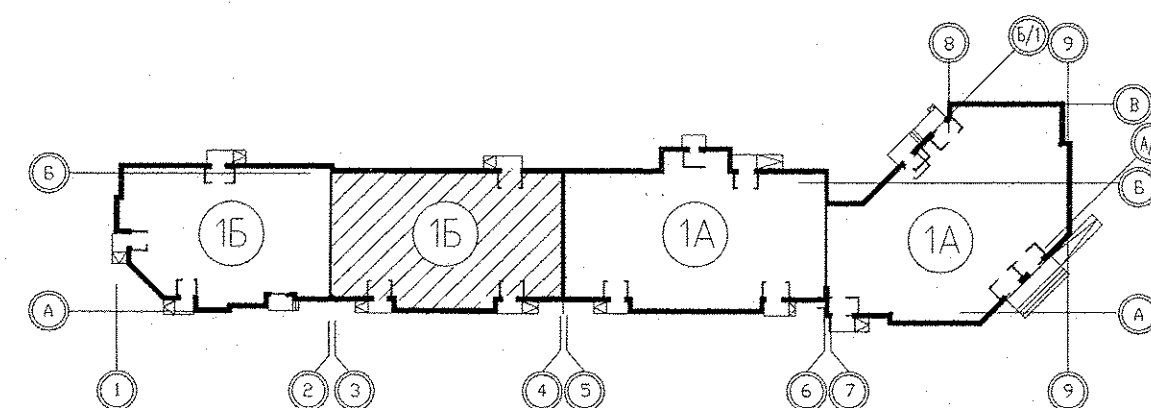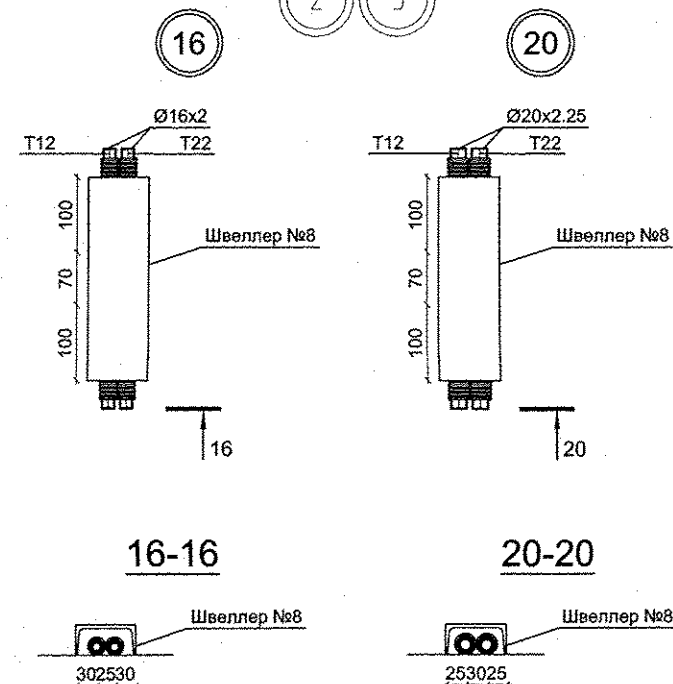

АПУ.031-01Б-ОВ					
Жилой комплекс со встроенными объектами общественного назначения и подземной автостоянкой в квартале улиц Бакинских Комиссаров -Калинина-Уральских рабочих-пер.Сосновый в Орджоникидзевском районе г. Екатеринбург					
Изм.	Коп.уч.	Лист	Надк.	Подпись	Дата
Разработал	Полов			<i>[Signature]</i>	06.16
Проверил	Гущин			<i>[Signature]</i>	06.16
Гл.Спец.	Гущин			<i>[Signature]</i>	06.16
ГАП	Чирков			<i>[Signature]</i>	06.16
Пусковой комплекс 1 Многоквартирный жилой дом №1 9-10-этажная блок-секция 1Б				Стадия	Лист
План 7 этажа в осях 3-4				P	13
ЗАО КОРПОРАЦИЯ АТОМСТРОЙКОМПЛЕКС					

06.16	06.16	06.16
Решетникова	Бордова	Сусык
ВК	ЭС	АР
Взам. инв. №	Подпись и дата	Иная № подл.