
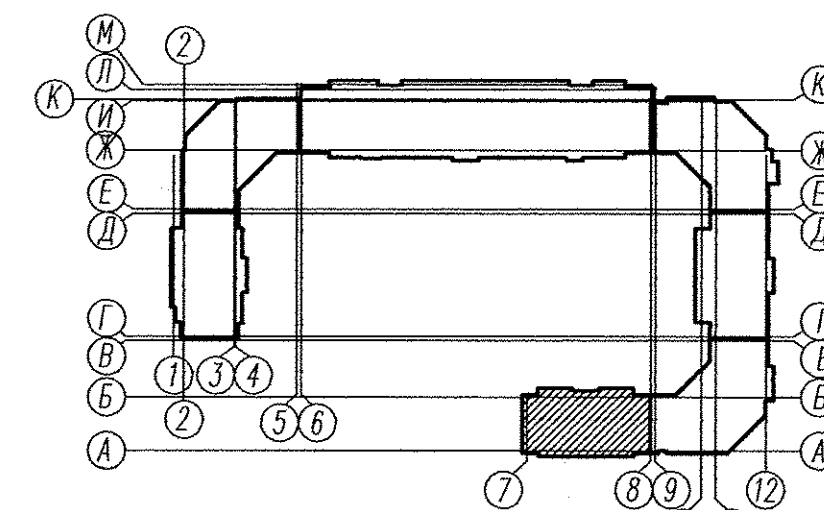


План 1-го этажа

Компоновочная схема

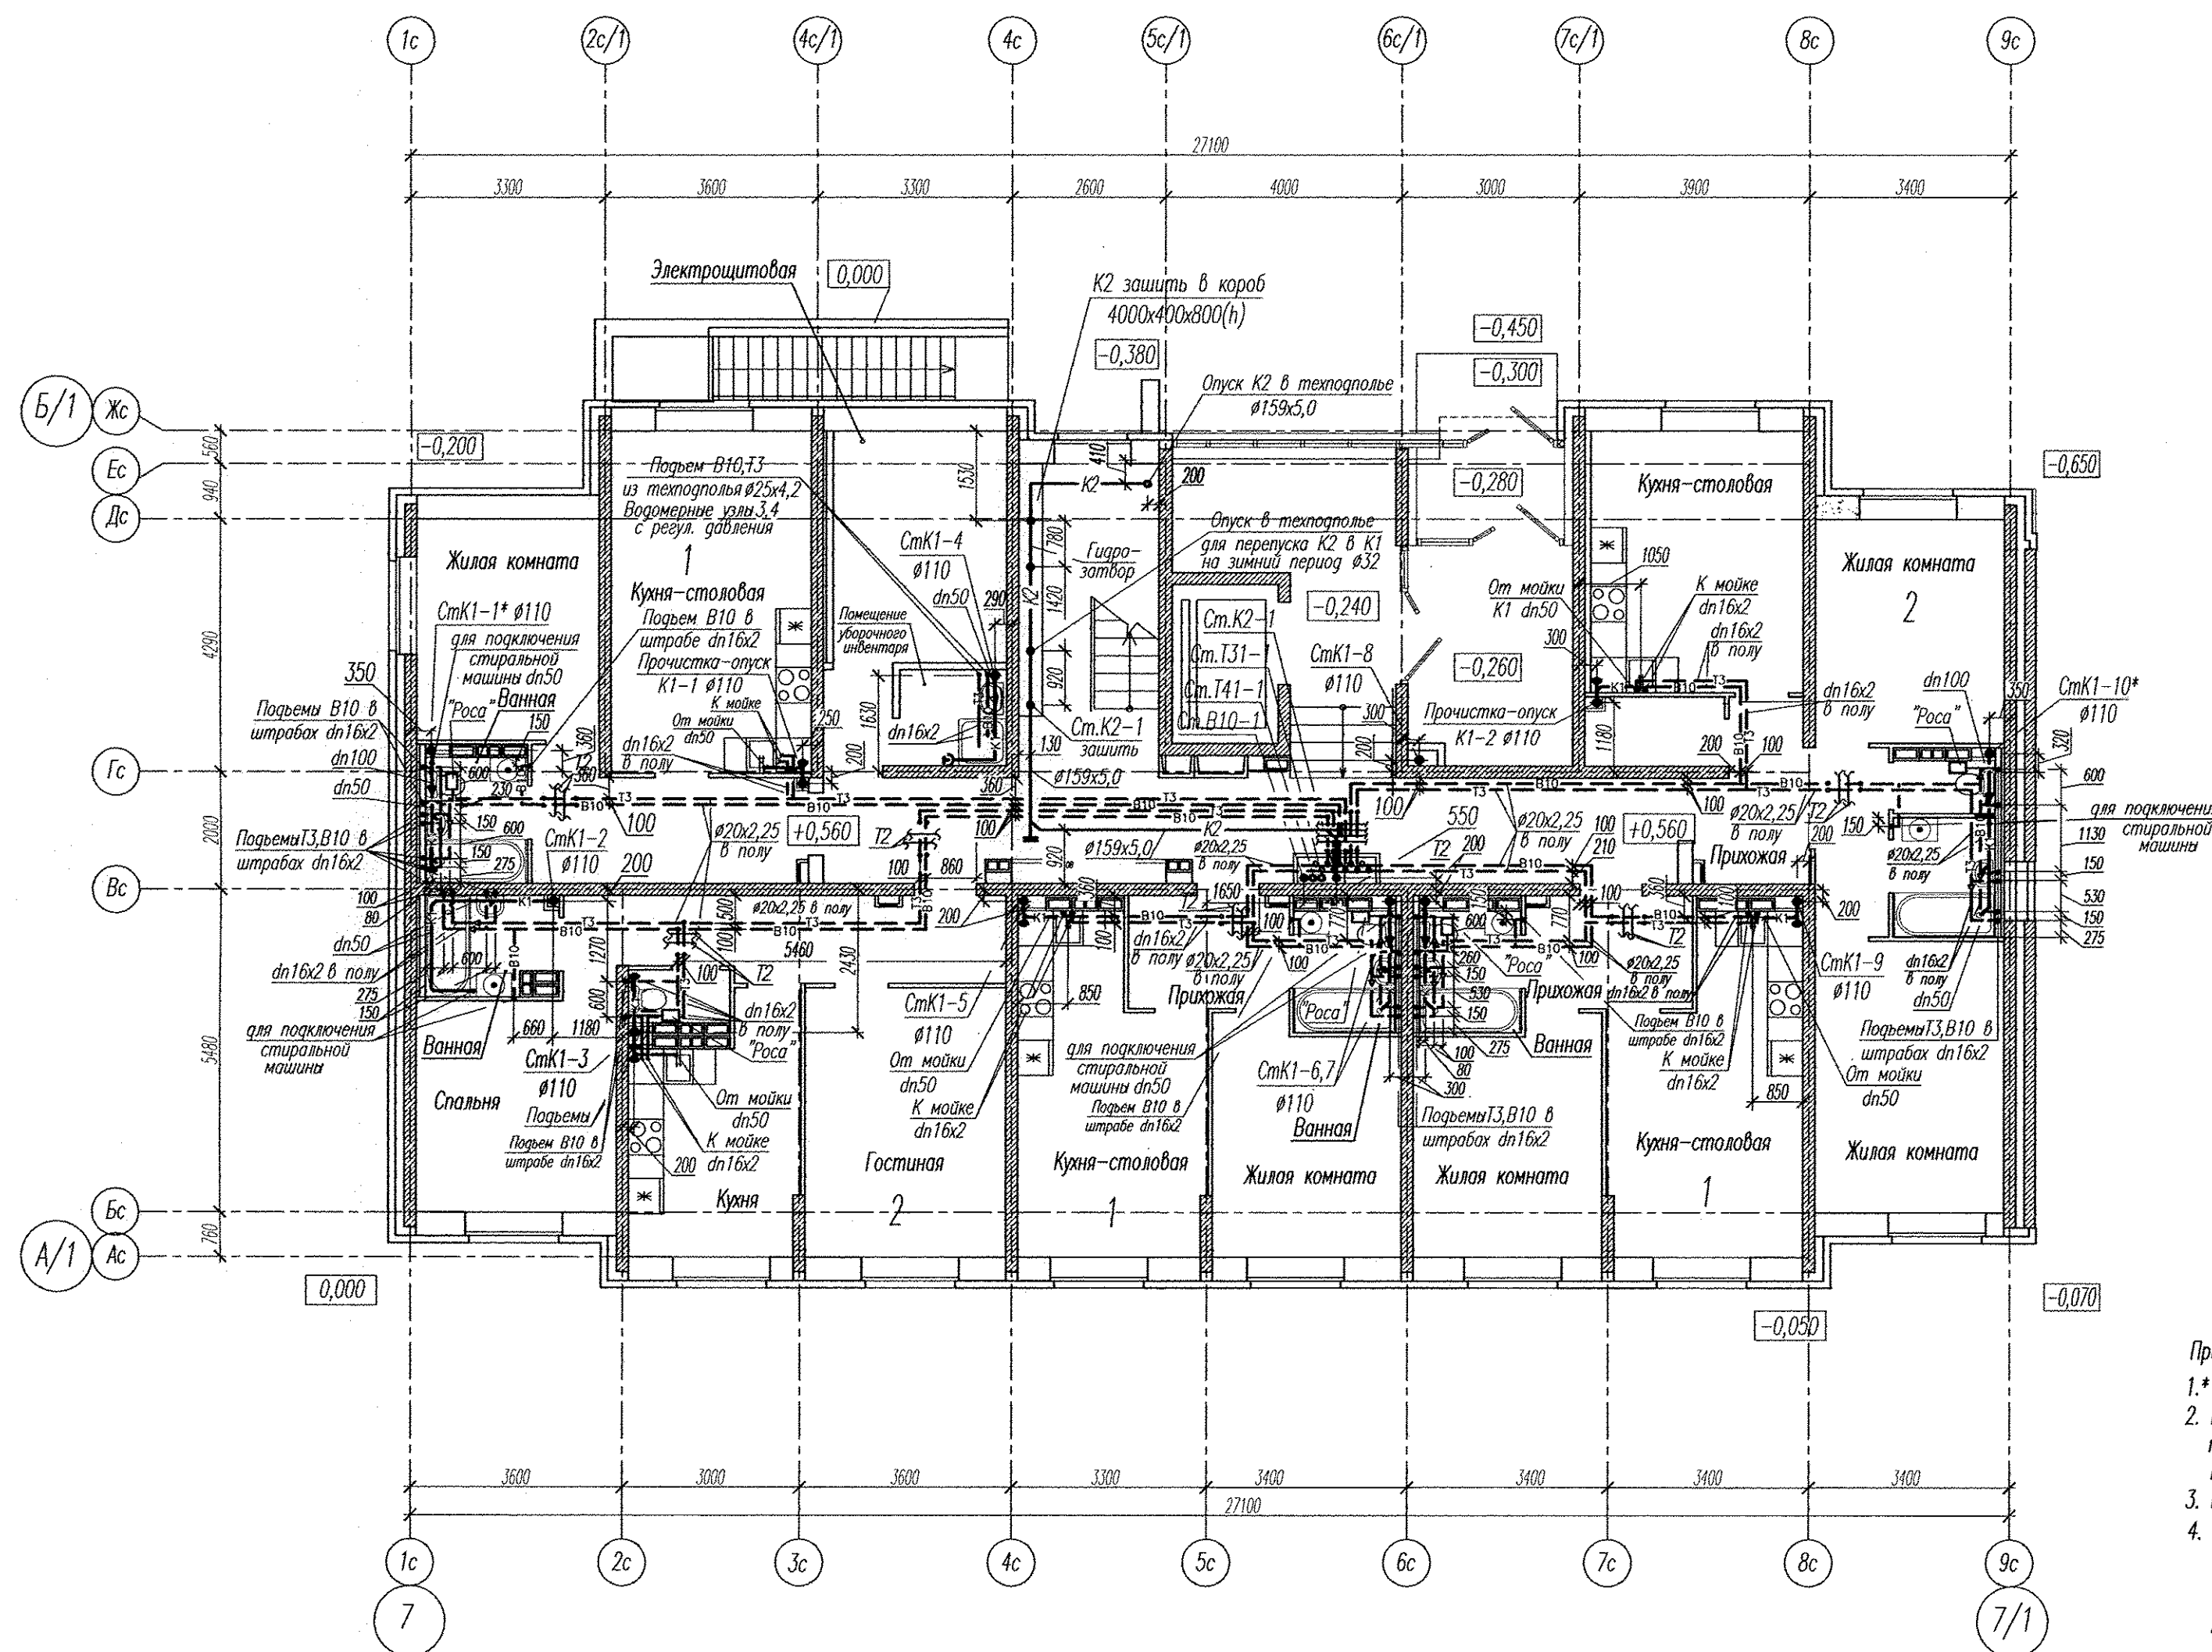

Примечания:

- 1.* Стояк выполнен из труб SKEM DN110 системы бесшумной канализации Ostendorf Skolan dB.
2. Места пересечения трубопроводов холодной воды, горячей воды и отопления, прокладываемых в стяжке пола указаны на планах этажей. В связи с тем, что габарит мест пересечения трубопроводов по высоте превышает толщину пола, на чертежах марки КЖ эти места также приведены.
3. На планах этажей указаны штрабы размером 30х30мм в стенах для подвеса труб к водоразборной арматуре.
4. Отверстия для прохода стояков ВК через перекрытия с размерами указаны на чертежах марки КЖ. На планах этажей и на плане подвала указаны привязки осей стояков канализации в отверстиях при проходе их через перекрытие, согласно которым просверлить отверстия Д100мм под каждый водопроводный стояк и Д130мм под стояк канализации.

						АПУ2-148-1Б.7-02-ВК			
						Жилой дом с нежилыми помещениями общественного назначения по ул.Тенистой в Верх-Исетском районе г.Екатеринбурга.			
И.з.м.	Кол.уч.	Лист	Нрок.	Подпись	Дата				
						Жилой дом 2 этап строительства Секция 7		Стадия	Лист
								Р	3
Разработал	Иванченко	<i>Иванченко</i>	12.16			План 1-го этажа		ЗАО "Корпорация "Атомстройкомплекс"	
Проверил	Пырова	<i>Пырова</i>	12.16						
Гл. спец.	Пырова	<i>Пырова</i>	12.16						
Н.контр.	Кармазина	<i>Кармазина</i>	12.16						