



Экспликация помещений

Номер помещения	Наименование	Площадь, м ²	Кат. помещения
<u>Помещения квартир</u>			
1	Гостиная	107,54	
2	Спальная	42,82	
3	Кухня	71,14	
4	Прихожая	45,27	
5	Коридор	10,60	
6	Сан.узел	7,57	
7	Ванная	24,73	
8	Балкон	12,91	
ИТОГО (жилая часть):		322,58	
<u>Общедомовые помещения</u>			
10	Лифтовой холл	15,27	
11	Межквартирный коридор	33,37	
12	Незадымляемая лестн. клетка	15,37	
ИТОГО (общедомовые помещения):		64,01	

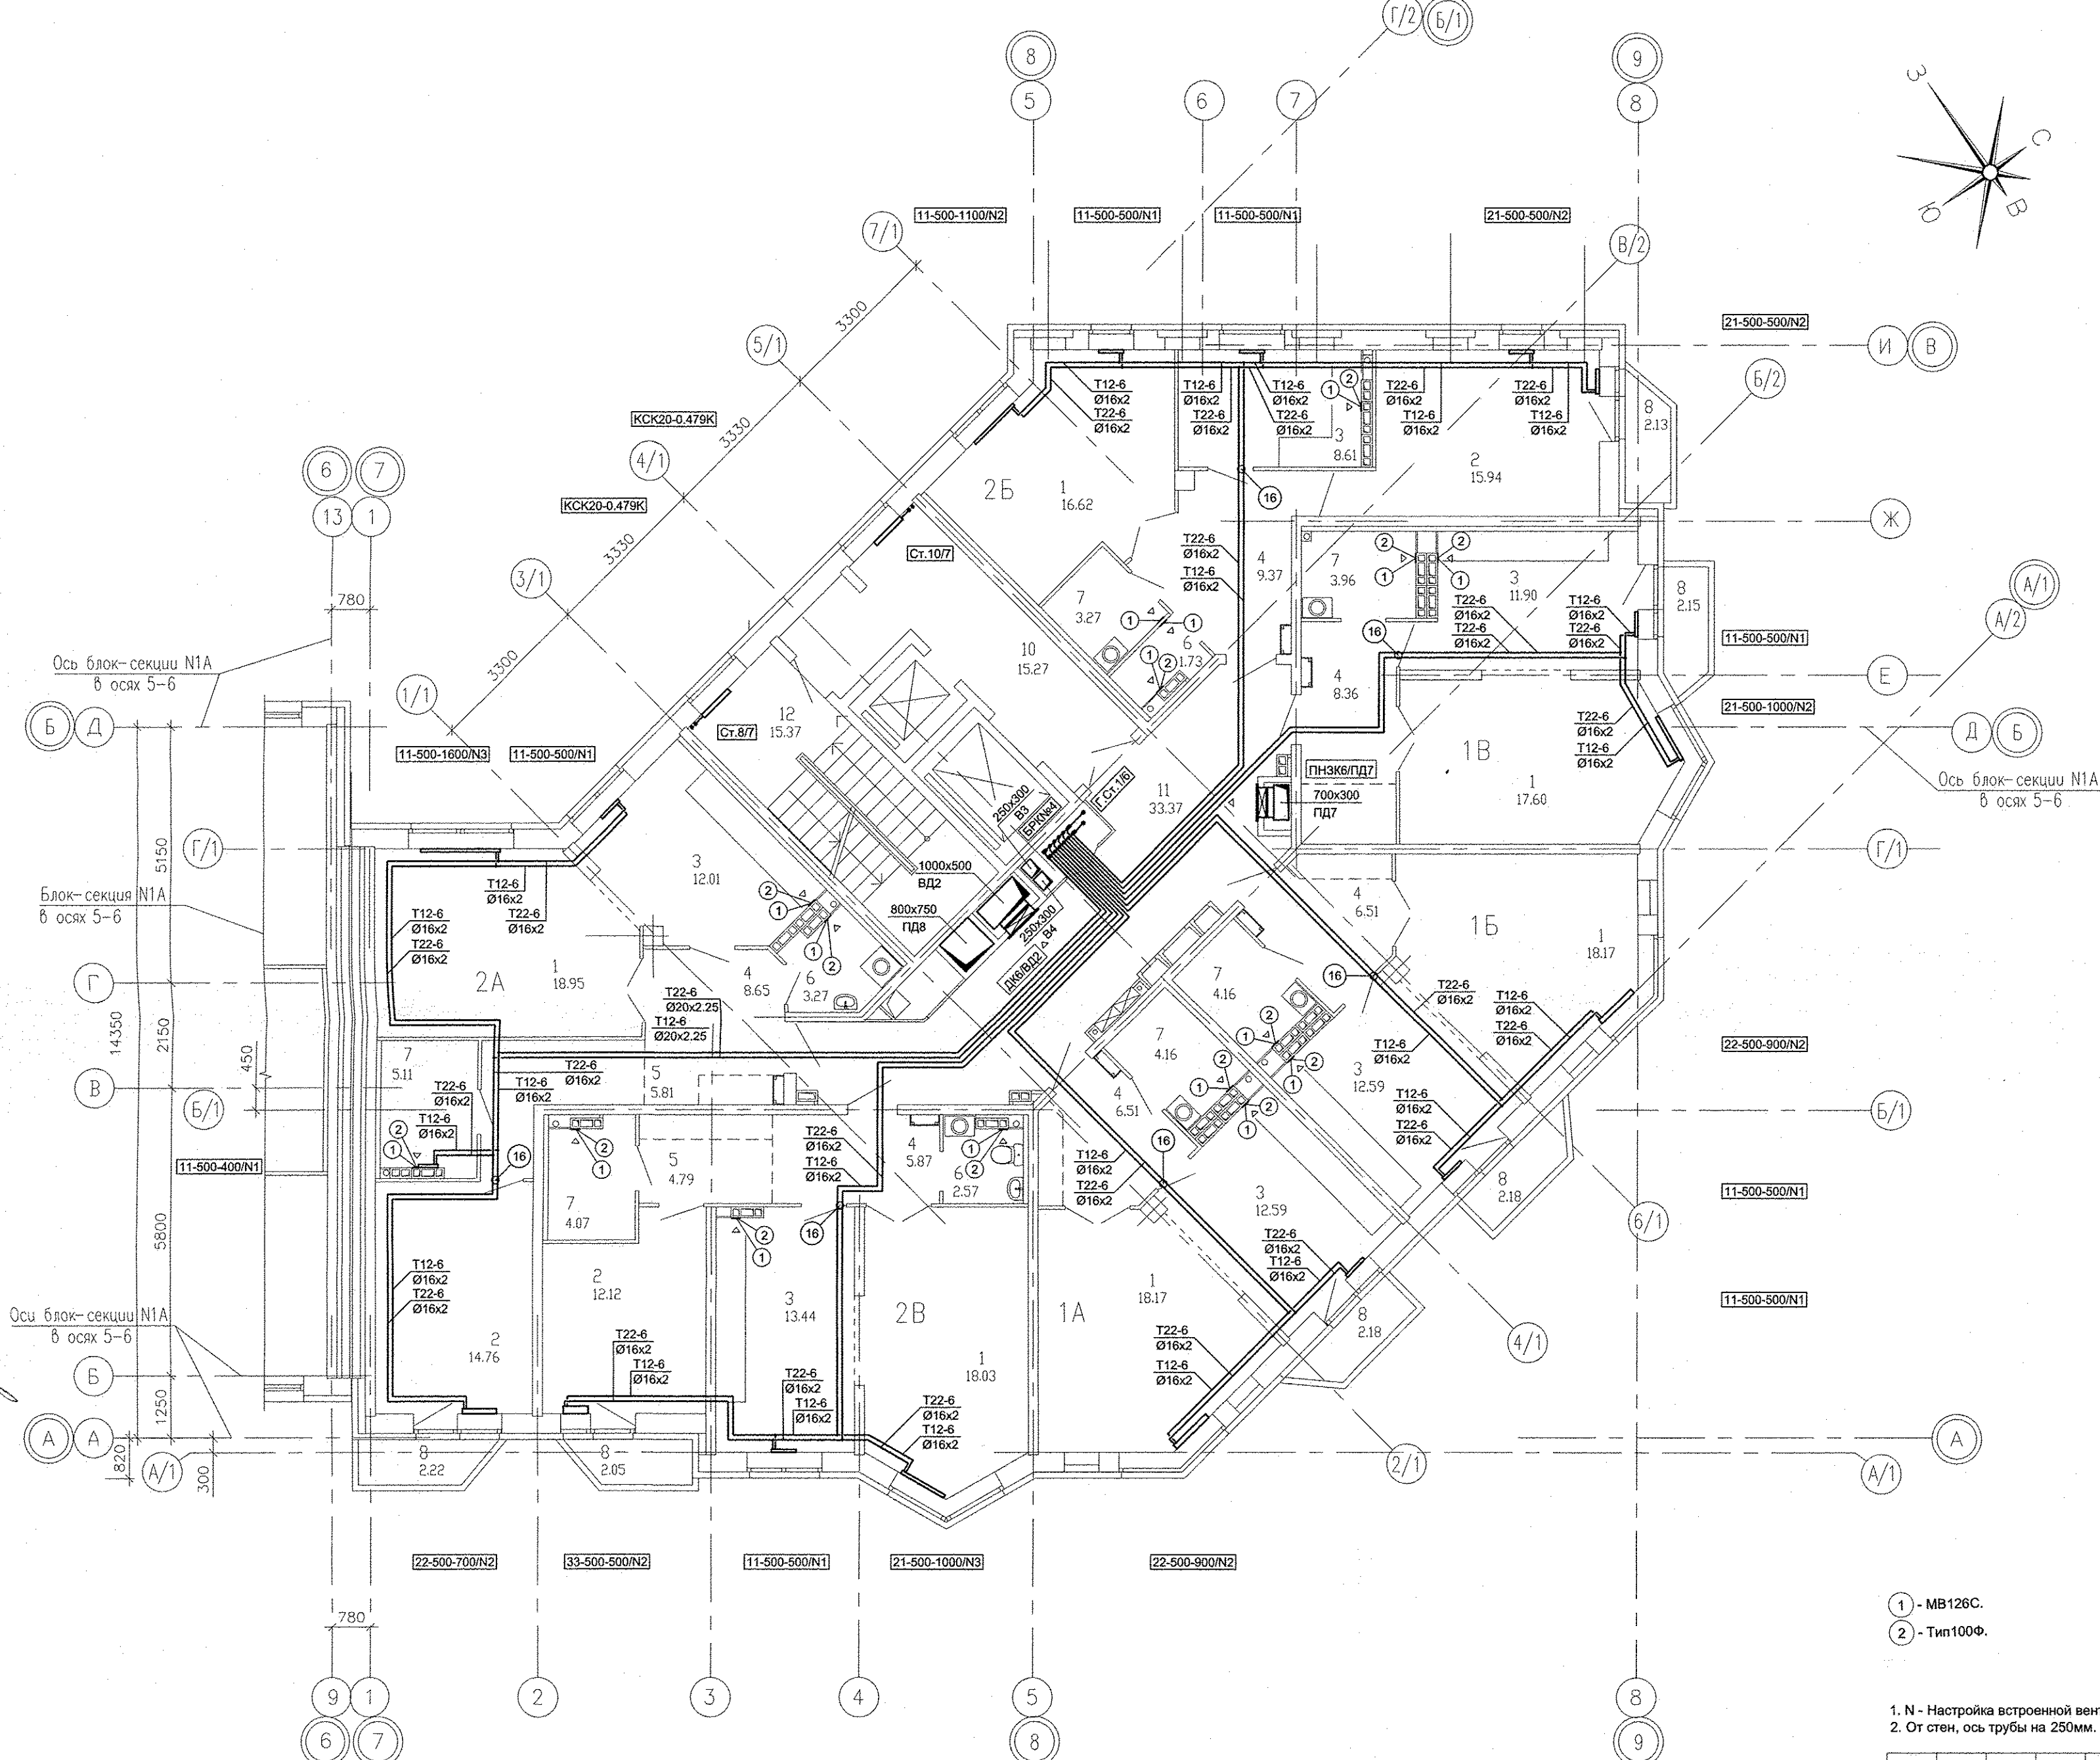

- 1 - МВ126С.
- 2 - Тип100Ф.

1. N - Настройка встроенной вентиляционной вставки.
 2. От стен, ось трубы на 250мм.

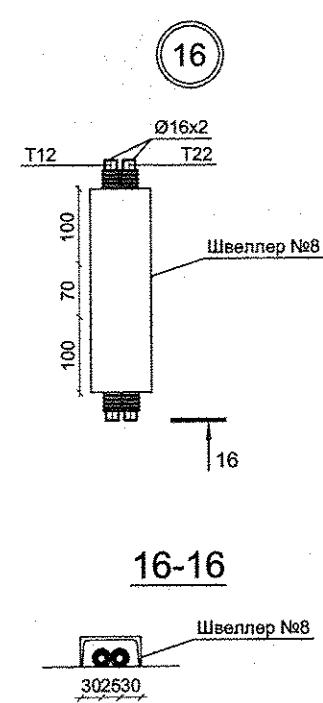

Решетникова	05.16	05.16	05.16
Бородова			
Суслак			
ВК	Взам. инв. №	Подпись и дата	Имя, № подл.
ЭС			
АР			

Изм.					АПУ.031-01А-ОВ				
Жилой комплекс со встроенными объектами общественного назначения и подземной автостоянкой в квартале улиц Бакинских Комиссаров -Калинина-Уральских рабочих-пер.Сосновый в Орджоникидзевском районе г. Екатеринбург									
Изм.	Кол.уч.	Лист	Недод.	Подпись	Дата	Пусковой комплекс 1 Многосекционный жилой дом №1 11-14-этажная блок-секция 1А	Стадия	Лист	Листов
Разработал		Попов		<i>Попов</i>	05.16	План 7 этажа в осях 7-9	Р	11	
Проверил		Гущин		<i>Гущин</i>	05.16				
Гл.Спец.		Гущин		<i>Гущин</i>	05.16				
ГАП Чирков						ЗАО КОРПОРАЦИЯ АТОМСТРОЙКОМПЛЕКС			