

Согласовано

Взам. инв. №


Подпись и дата

Инв. № подл.

Гр.7А-ВВГнг(А)-FRLS-3x1,5

Гр.7А (милицейский номер дома)
уточнить местоположение по месту

3к	45,9
№1	96,9
	98,7
	100,5

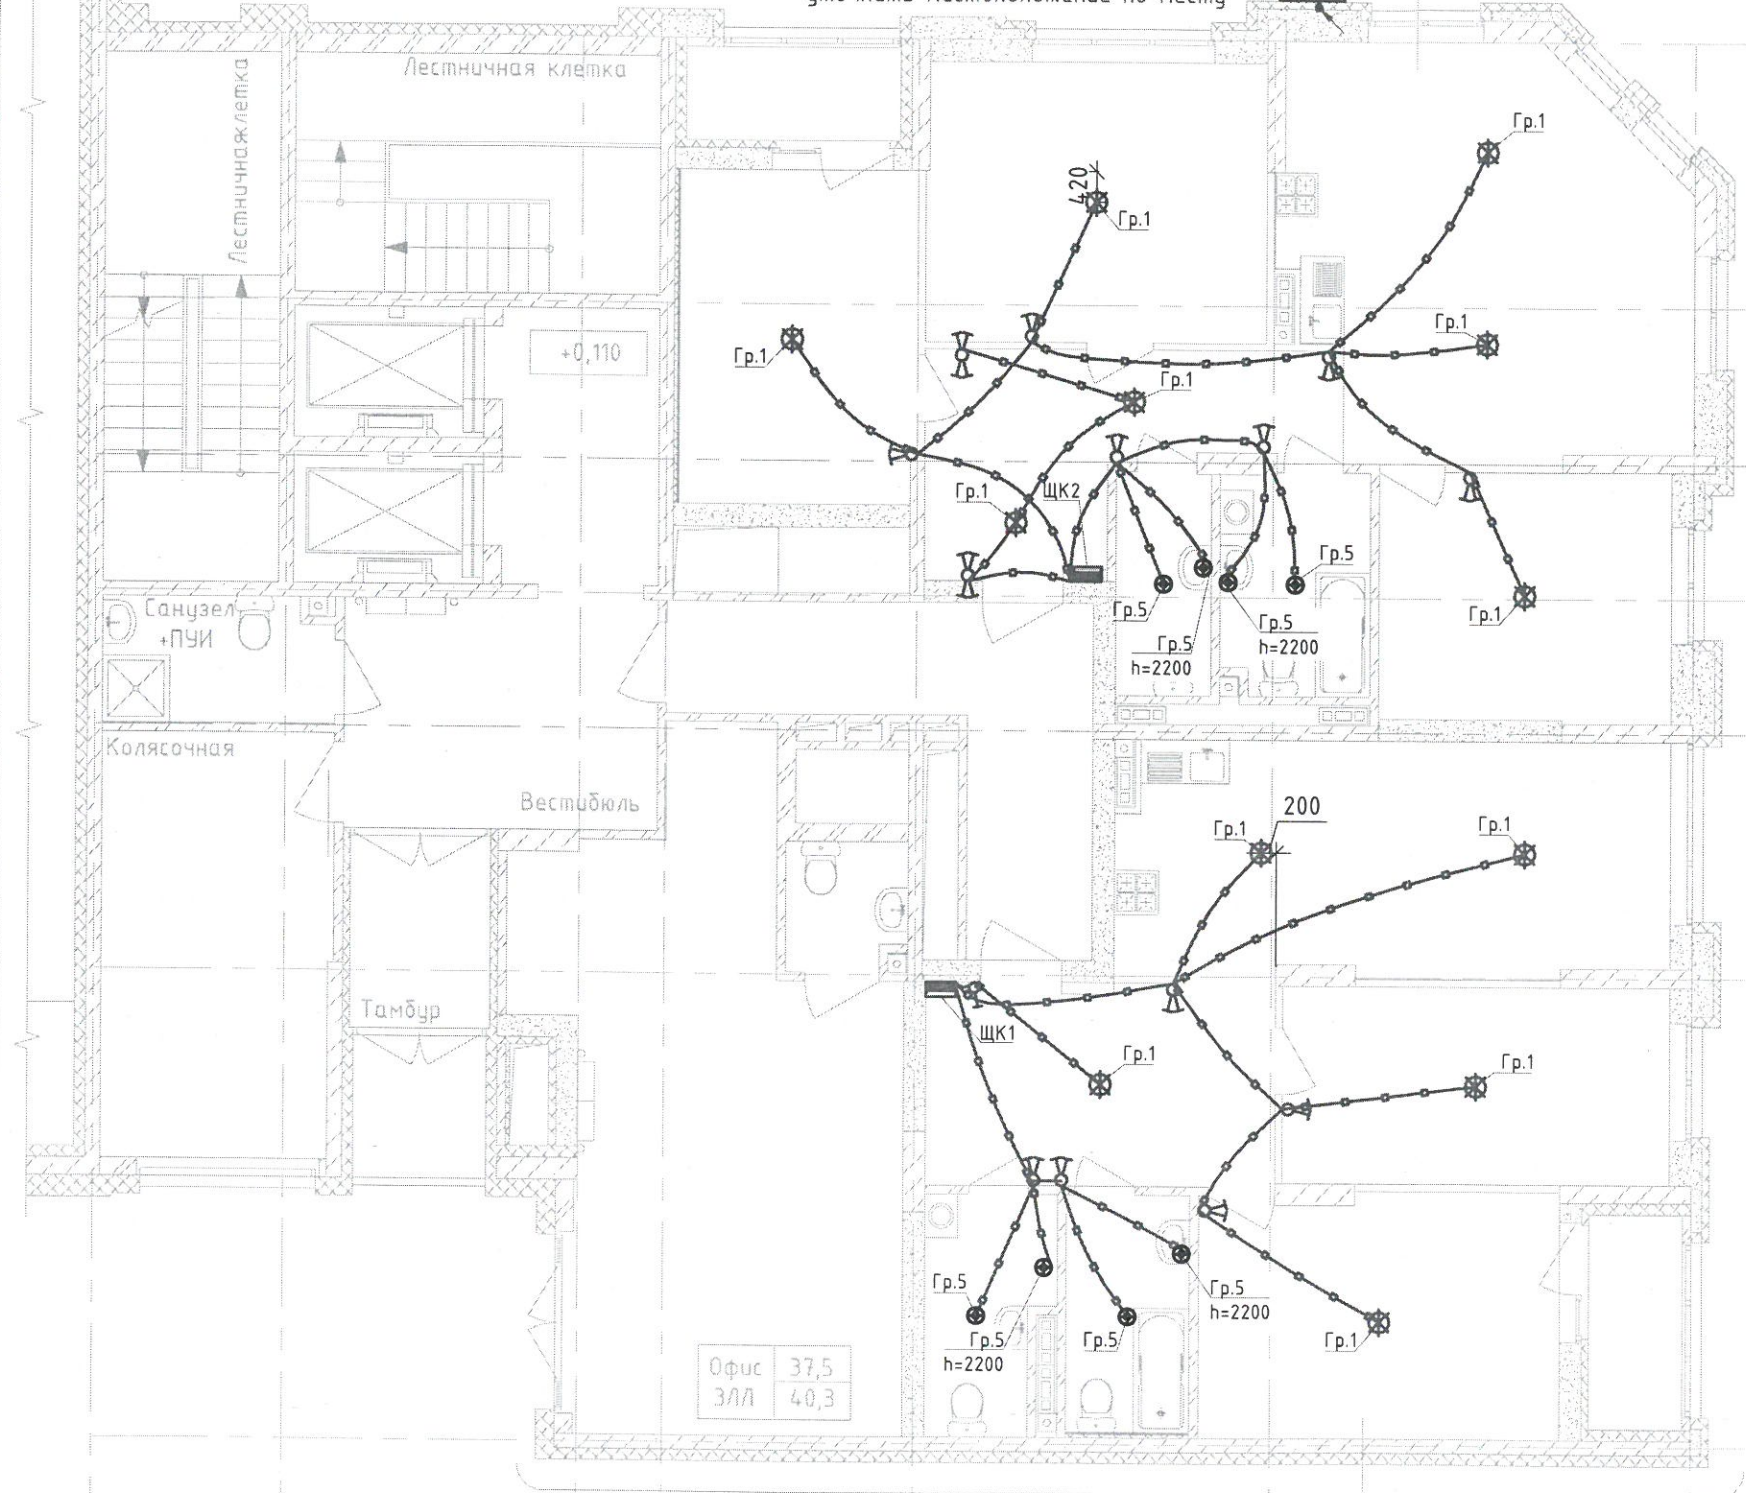

Л
К
И
Е
Г
В
А

- Выключатель скрытой установки одноклавишный 6А, 220В, IP20
- Выключатель скрытой установки двухклавишный 6А, 220В, IP20
- Переключатель одноклавишный скрытой установки 6А, 220В, IP20
- Переключатель двухклавишный скрытой установки 6А, 220В, IP20

1. Опуск к выключателю одноклавишному от перекрытия - кабель ВВГнг(А)-LS-2x1,5 мм2
2. Опуск к выключателю двухклавишному от перекрытия - кабель ВВГнг(А)-LS-3x1,5 мм2
3. Опуск к переключателю от перекрытия - кабель ВВГнг(А)-LS-3x1,5 мм2
4. Опуск выполнен в трубах замоноличенных либо в штрабе
5. Кабели проложены в замоноличенных трубах между 1 этажом и 2 этажом.

Офис	37,5
ЗЛЛ	40,3

2к	30,6
№2	78,3
	80,1
	81,9

2600 4010 1170 3430 21850 4860 5780

8 9 10 11 12 13



						123-2021-1/ЛЛ-ЭОМ			
						Многоэтажный жилой дом с нежилыми помещениями на первых этажах и подземной автостоянкой по ул. Степана Разина в Чкаловском районе г. Екатеринбурга. Секция 1/Л			
Изм.	Кол.уч.	Лист	№ док	Подпись	Дата	Секция 1/Л	Стадия	Лист	Листов
Разработал				Абзапарова	09.23		ИД		
Проверил				Ситников	09.23				
						Исполнительная схема №1-4. Сеть освещения в квартире. План 1 этажа			
						ООО «СМП «Меандр-94»			

Согласовано


Взам. инв. №

Подпись и дата

Инв. № подл.

Эк	45,9
№1	96,9
	98,7
	100,5

2к	30,6
№2	78,3
	80,1
	81,9

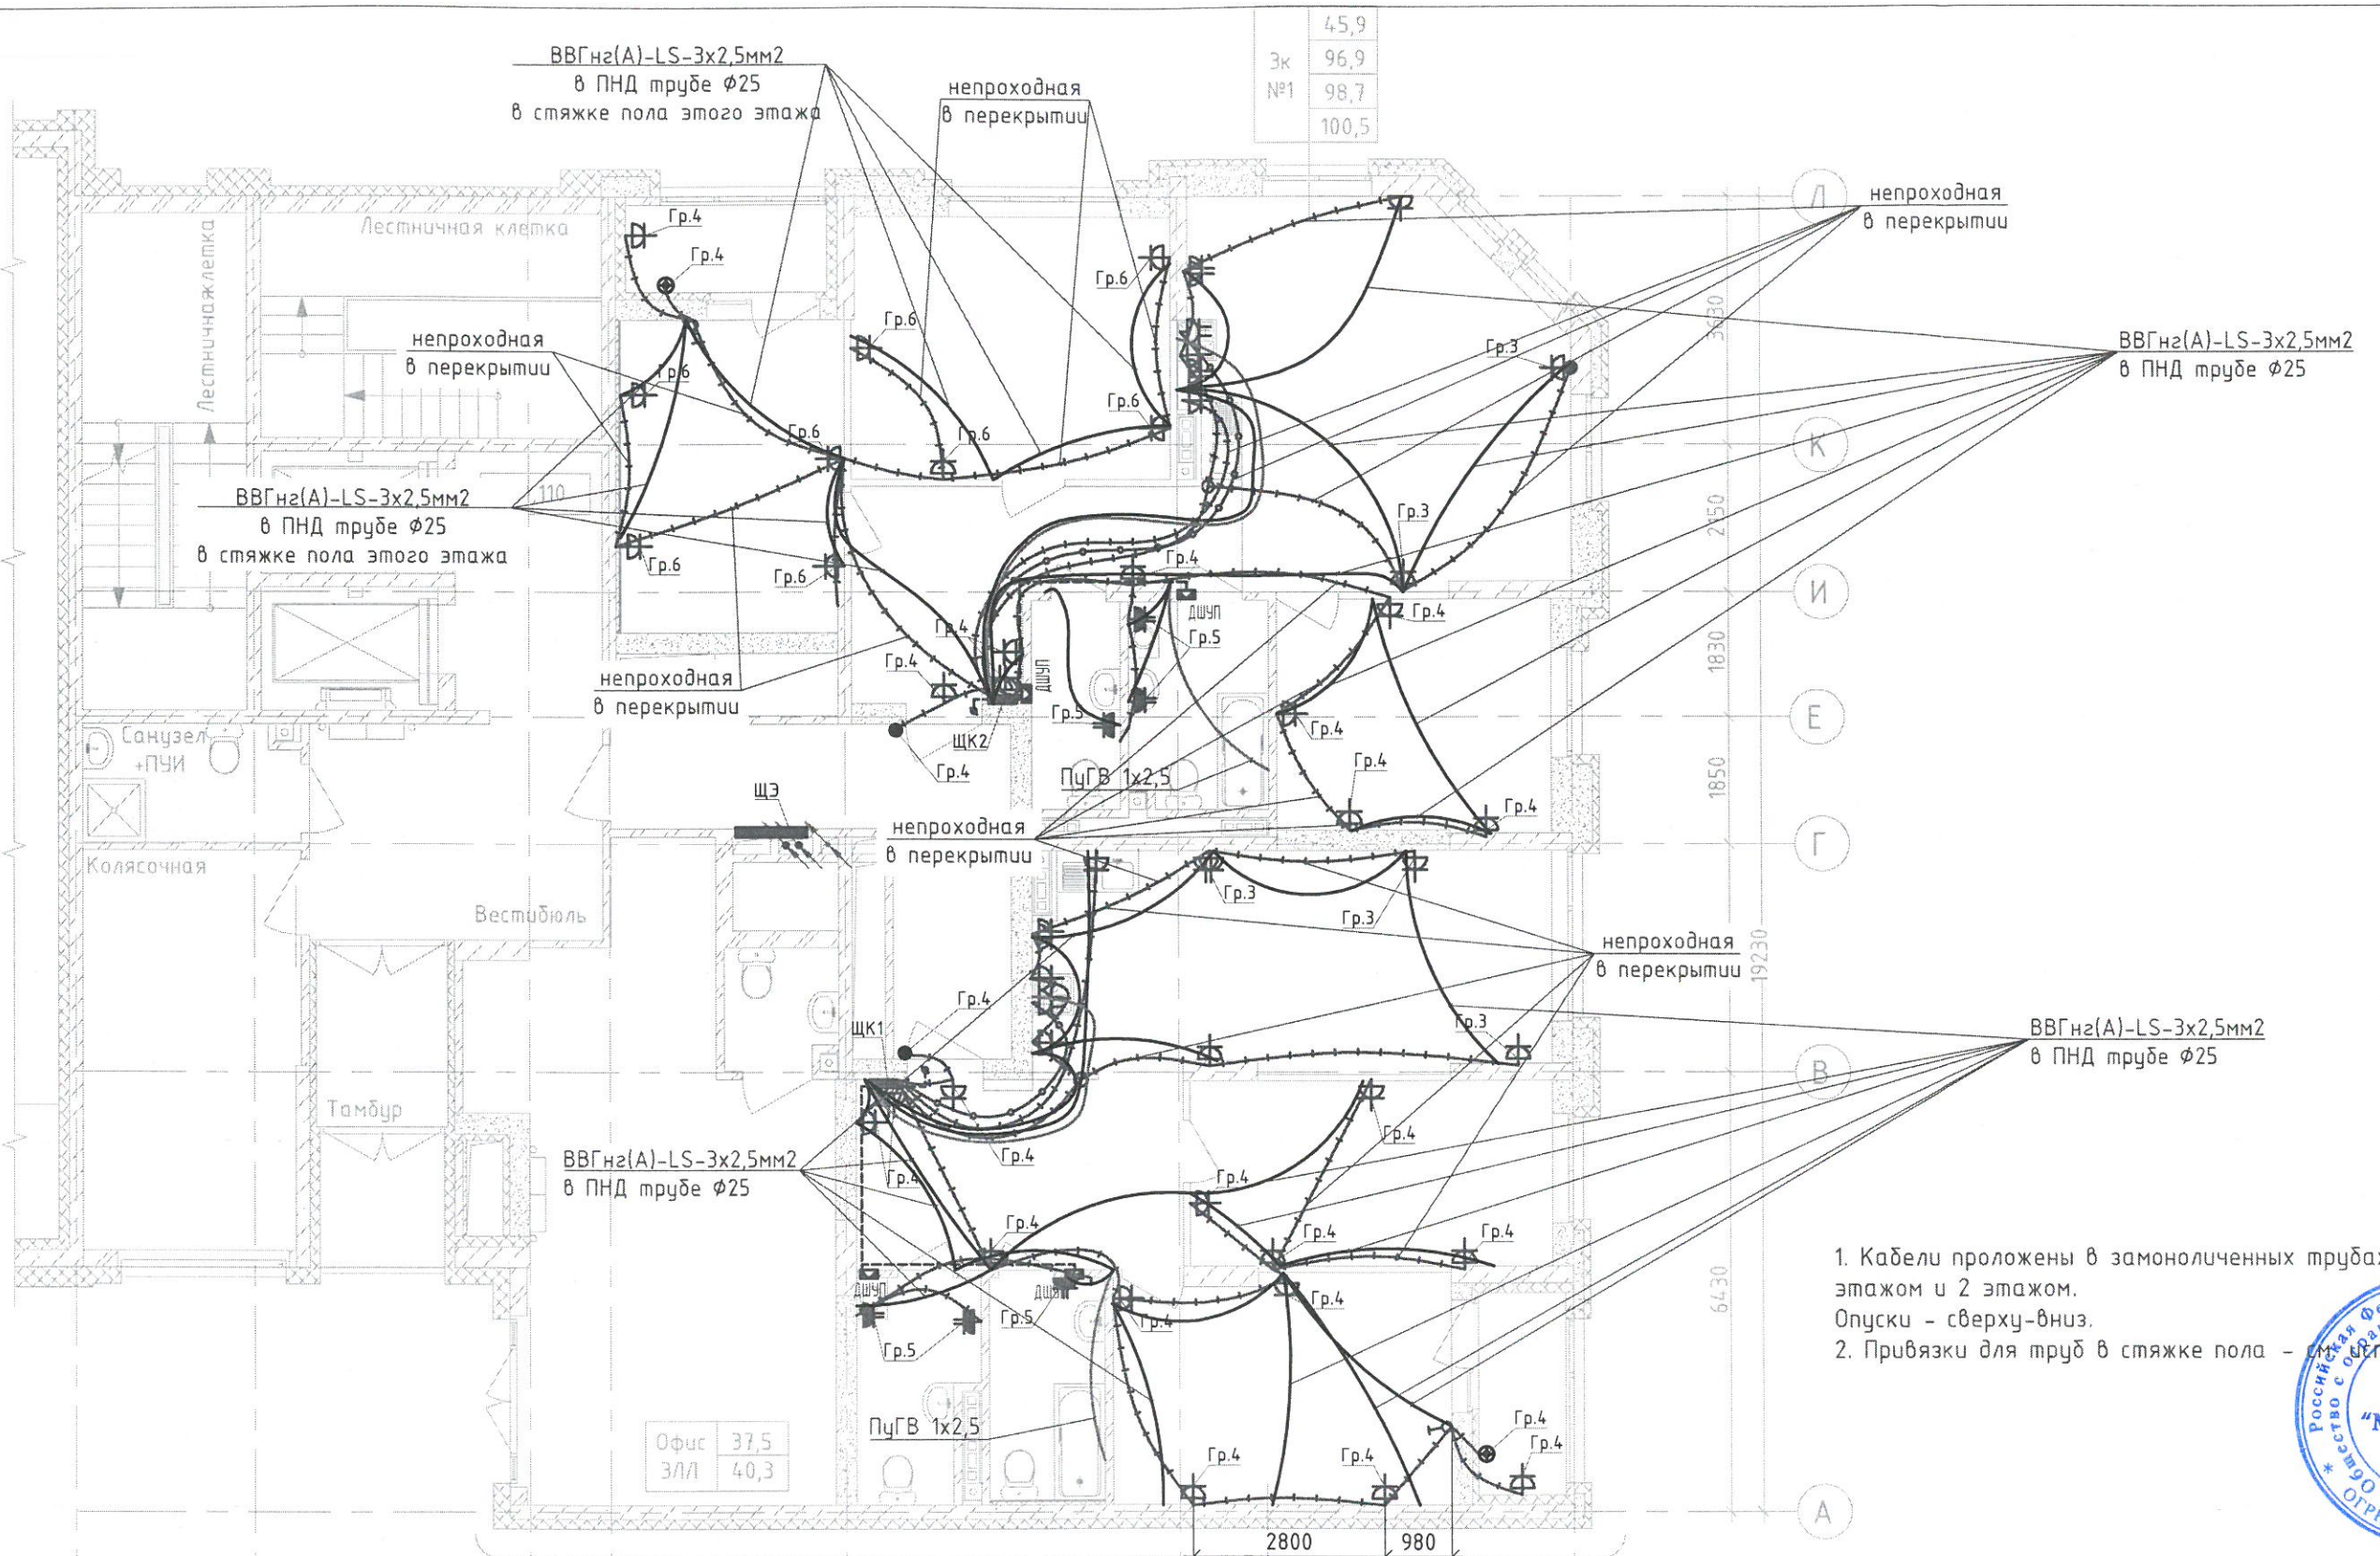


1. Кабели проложены в замоноличенных трубах между 1 этажом и 2 этажом. Опуски - сверху-вниз.
2. Привязки для труб в стяжке пола - см. схему



8	9	10	11	12	13
2600	4010	1170	3430	4860	
21850					

Изм.	5780	Кол.уч.		Лист		№ док		Подпись		Дата	
Разработал								Абзапарова		09.23	
Проверил								Ситников		09.23	

123-2021-1/Л-30М			
Многоэтажный жилой дом с нежилыми помещениями на первых этажах и подземной автостоянкой по ул. Степана Разина в Чкаловском районе г. Екатеринбурга. Секция 1/Л			
Секция 1/Л	Стадия	Лист	Листов
ИД			
Исполнительная схема №1-3. Семь электрооборудования в квартире. План 1 этажа.		000 «СМП «Меандр-94»	

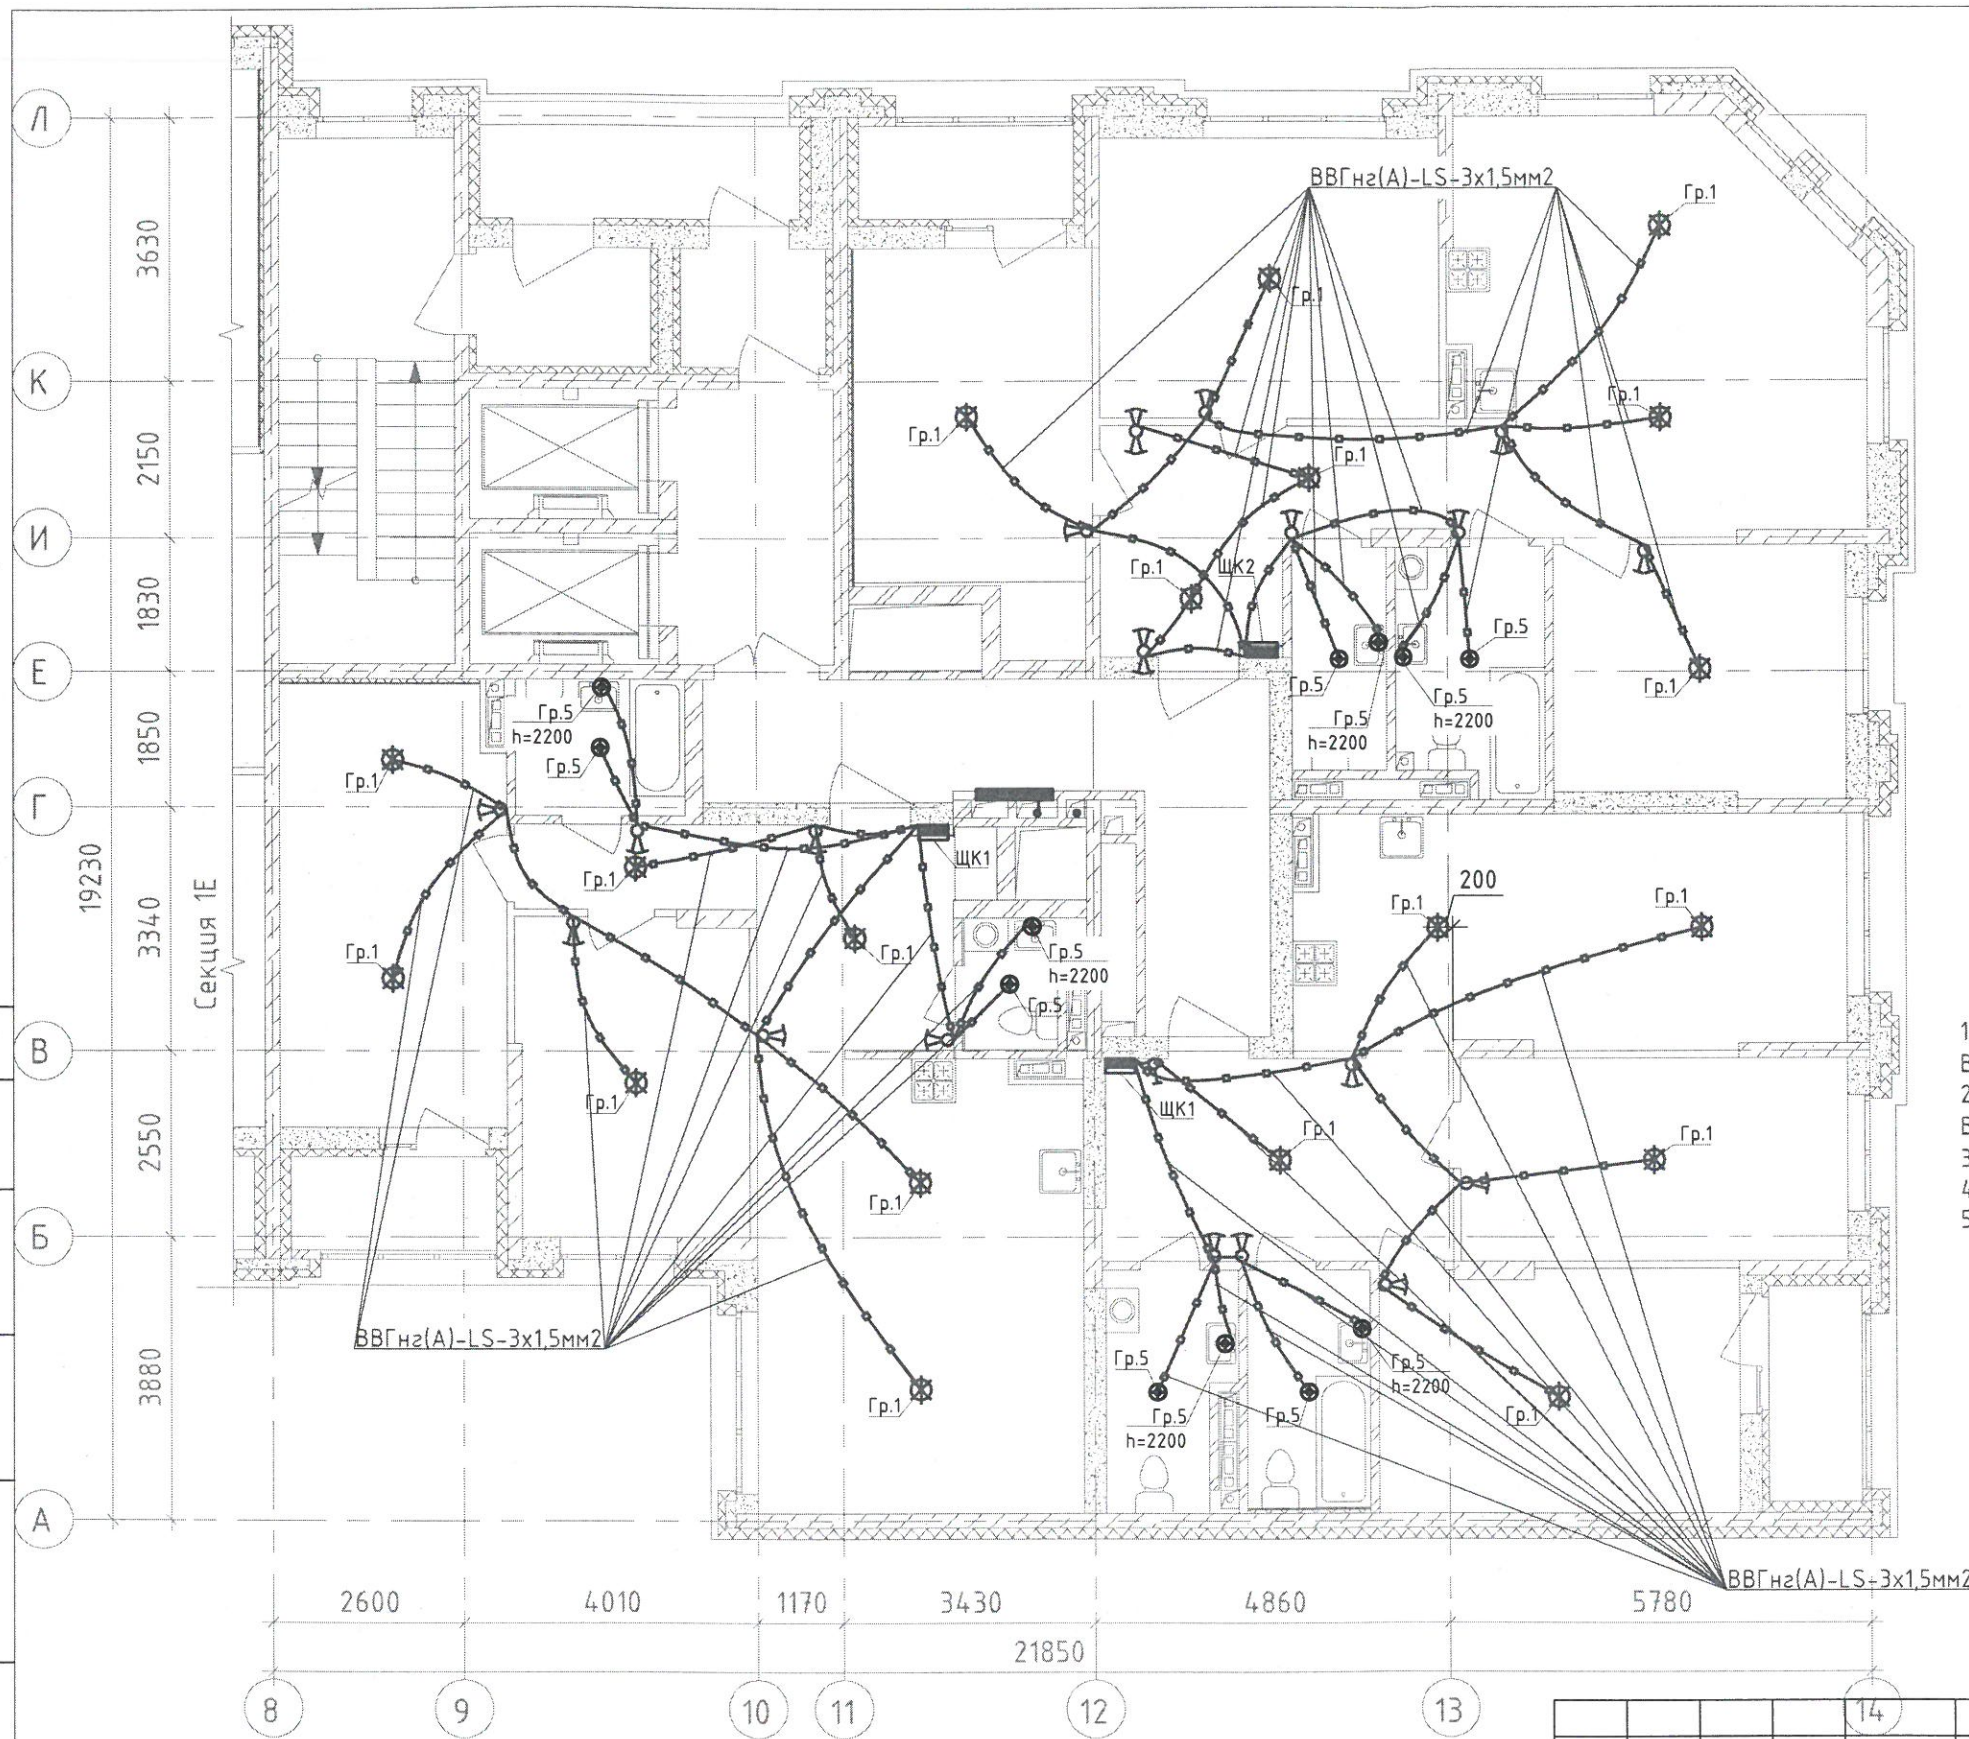

- Выключатель скрытой установки одноклавишный 6А, 220В, IP20
- Выключатель скрытой установки двухклавишный 6А, 220В, IP20
- Переключатель одноклавишный скрытой установки 6А, 220В, IP20
- Переключатель двухклавишный скрытой установки 6А, 220В, IP20

1. Опуск к выключателю одноклавишному от перекрытия - кабель ВВГнгз(А)-LS-2x1,5 мм2
2. Опуск к выключателю двухклавишному от перекрытия - кабель ВВГнгз(А)-LS-3x1,5 мм2
3. Опуск к переключателю от перекрытия - кабель ВВГнгз(А)-LS-3x1,5 мм2
4. Опуск выполнен в трубах замоноличенных либо в штрабе
5. Кабели проложены в замоноличенных трубах между 2 этажом и 3 этажом.



Создано	
Взам. инв. №	
Подпись и дата	
Инв. № подл.	


						123-2021-1/Л-30М			
						Многоэтажный жилой дом с нежилыми помещениями на первых этажах и подземной автостоянкой по ул. Степана Разина в Чкаловском районе г. Екатеринбурга. Секция 1/Л			
Изм.	Кол.уч.	Лист	№ док.	Подпись	Дата	Секция 1/Л	Стадия	Лист	Листов
Разработал			Абзапарова	<i>MA</i>	07.23		ИД		
Проверил			Ситников	<i>ST</i>	07.23	Исполнительная схема №2-4. Семь освещения в квартире. План 2 этажа	000 «СМП «Меандр-94»		
						Формат А3			

Согласовано

Взам. инв. №

Подпись и дата


Инв. № подл.

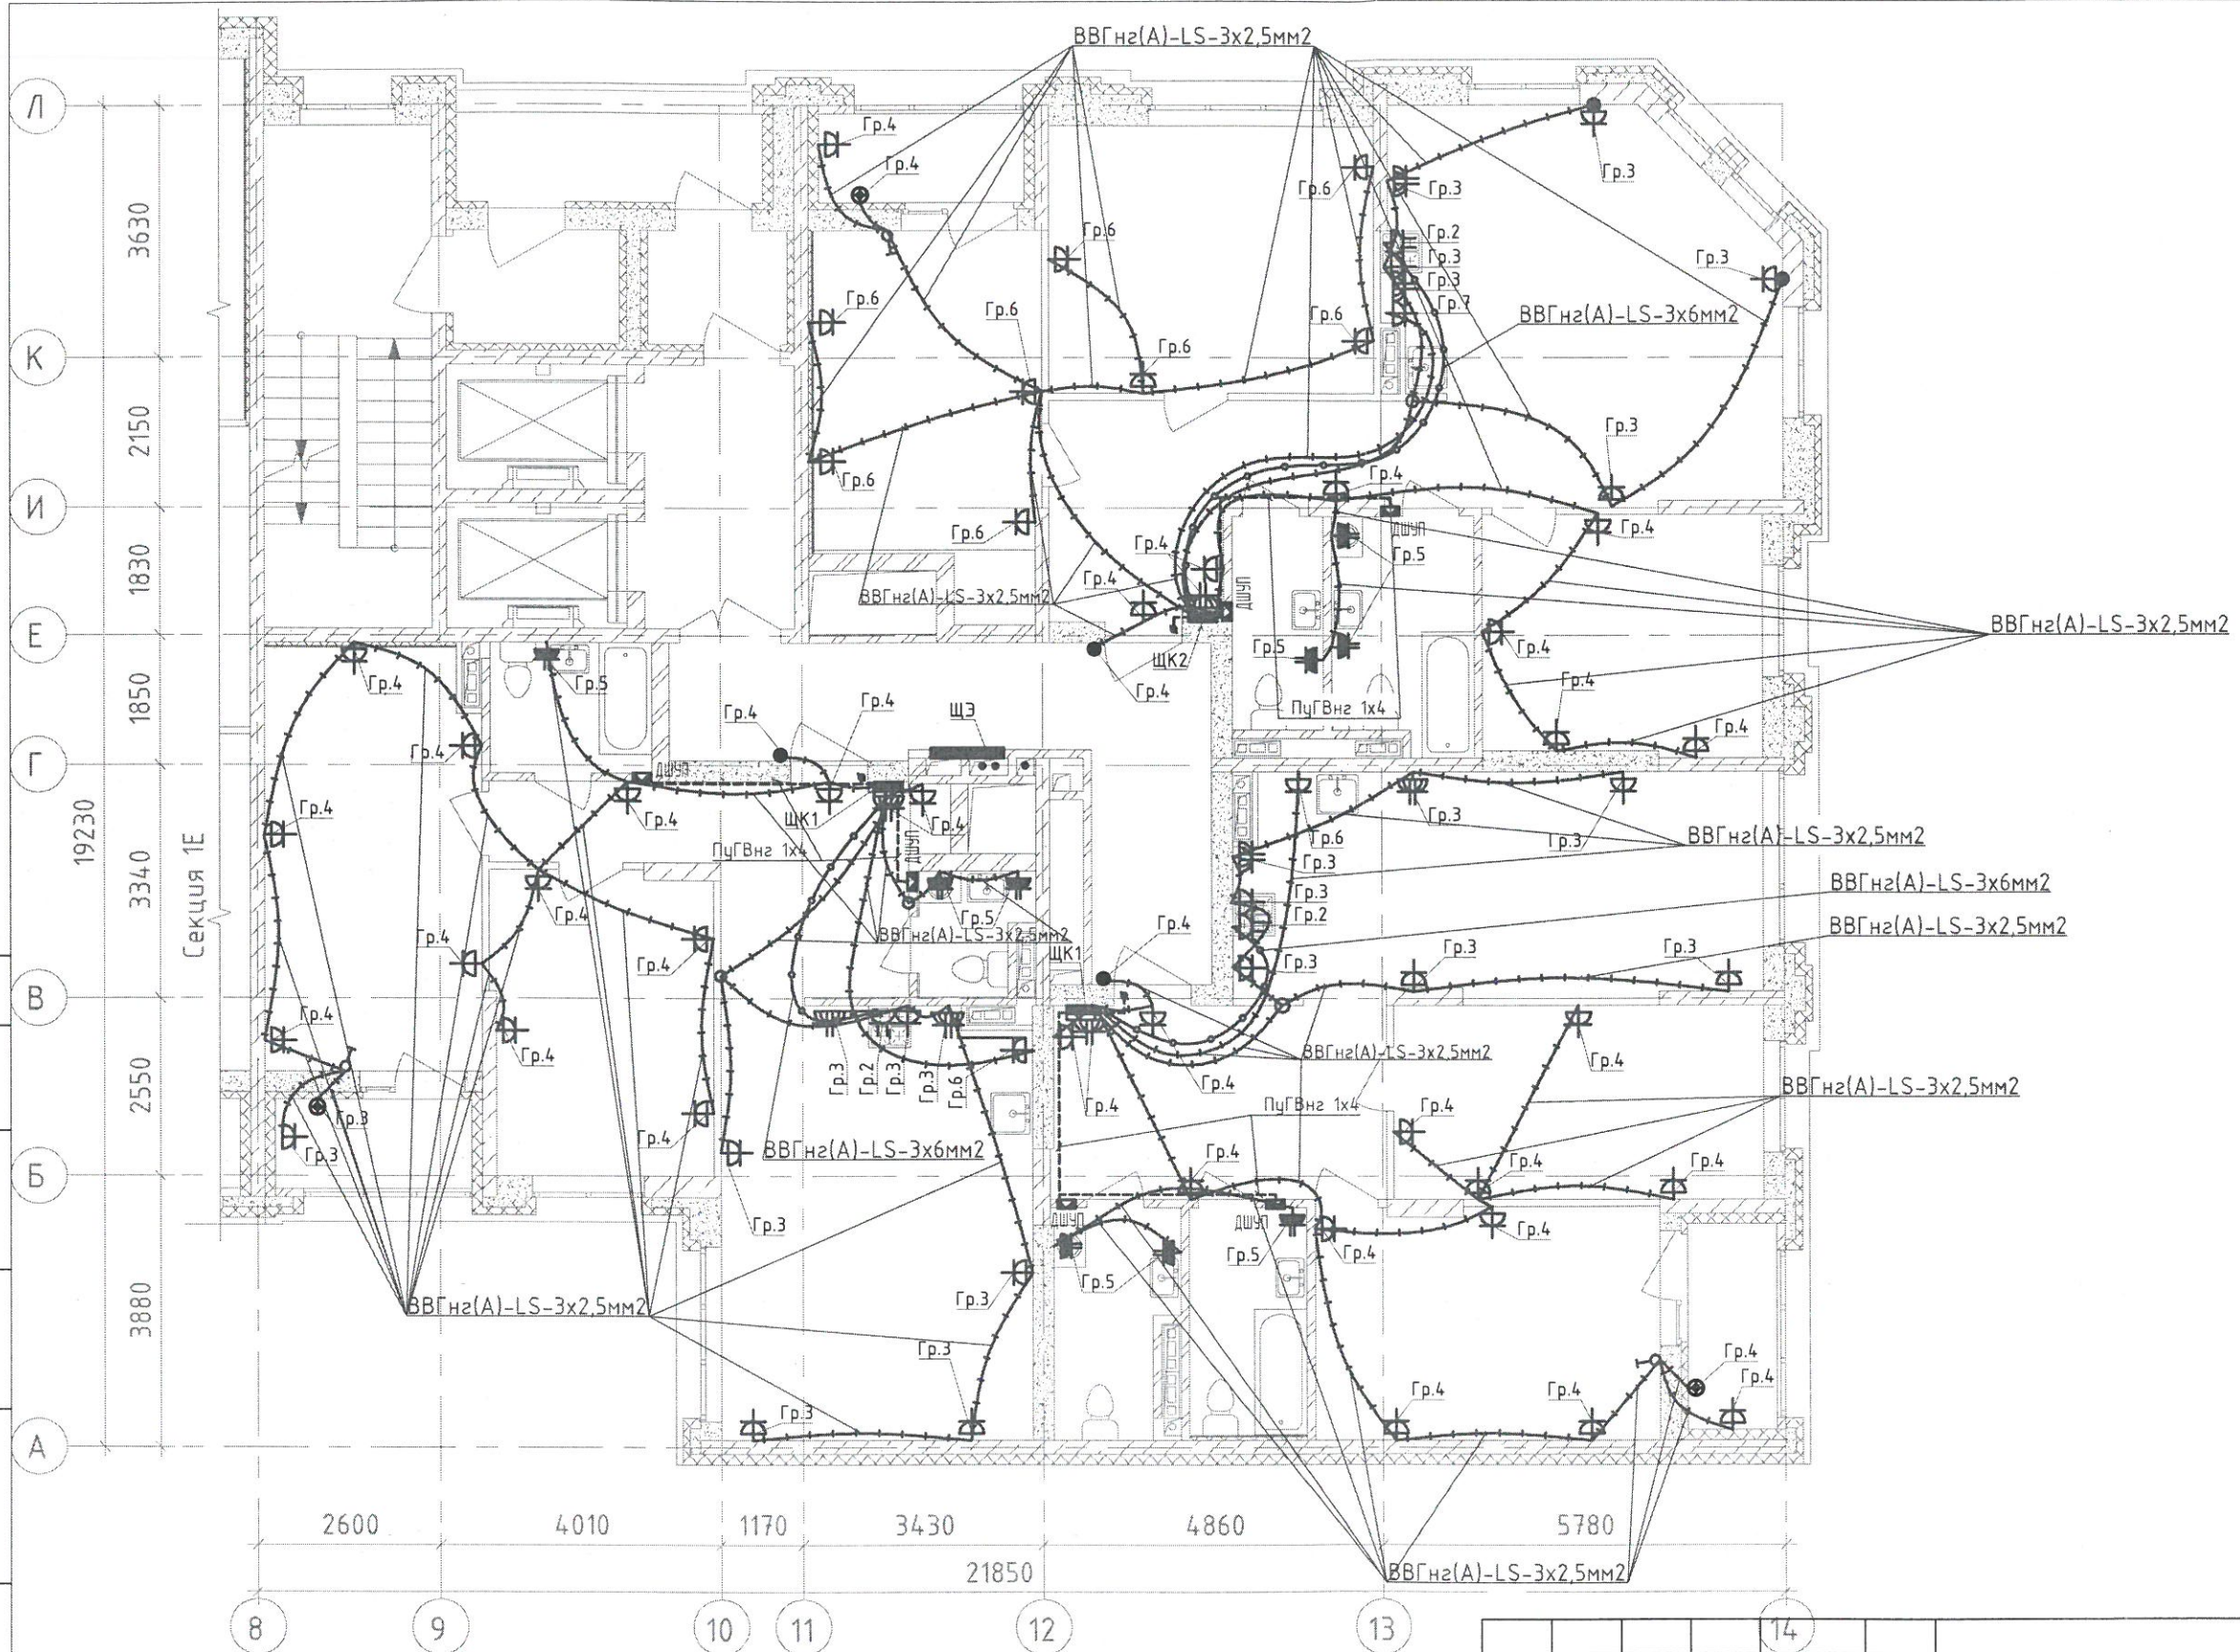





1. Кабели проложены в замоноличенных трубах между 2 этажом и 3 этажом.
Опуски - сверху-вниз.

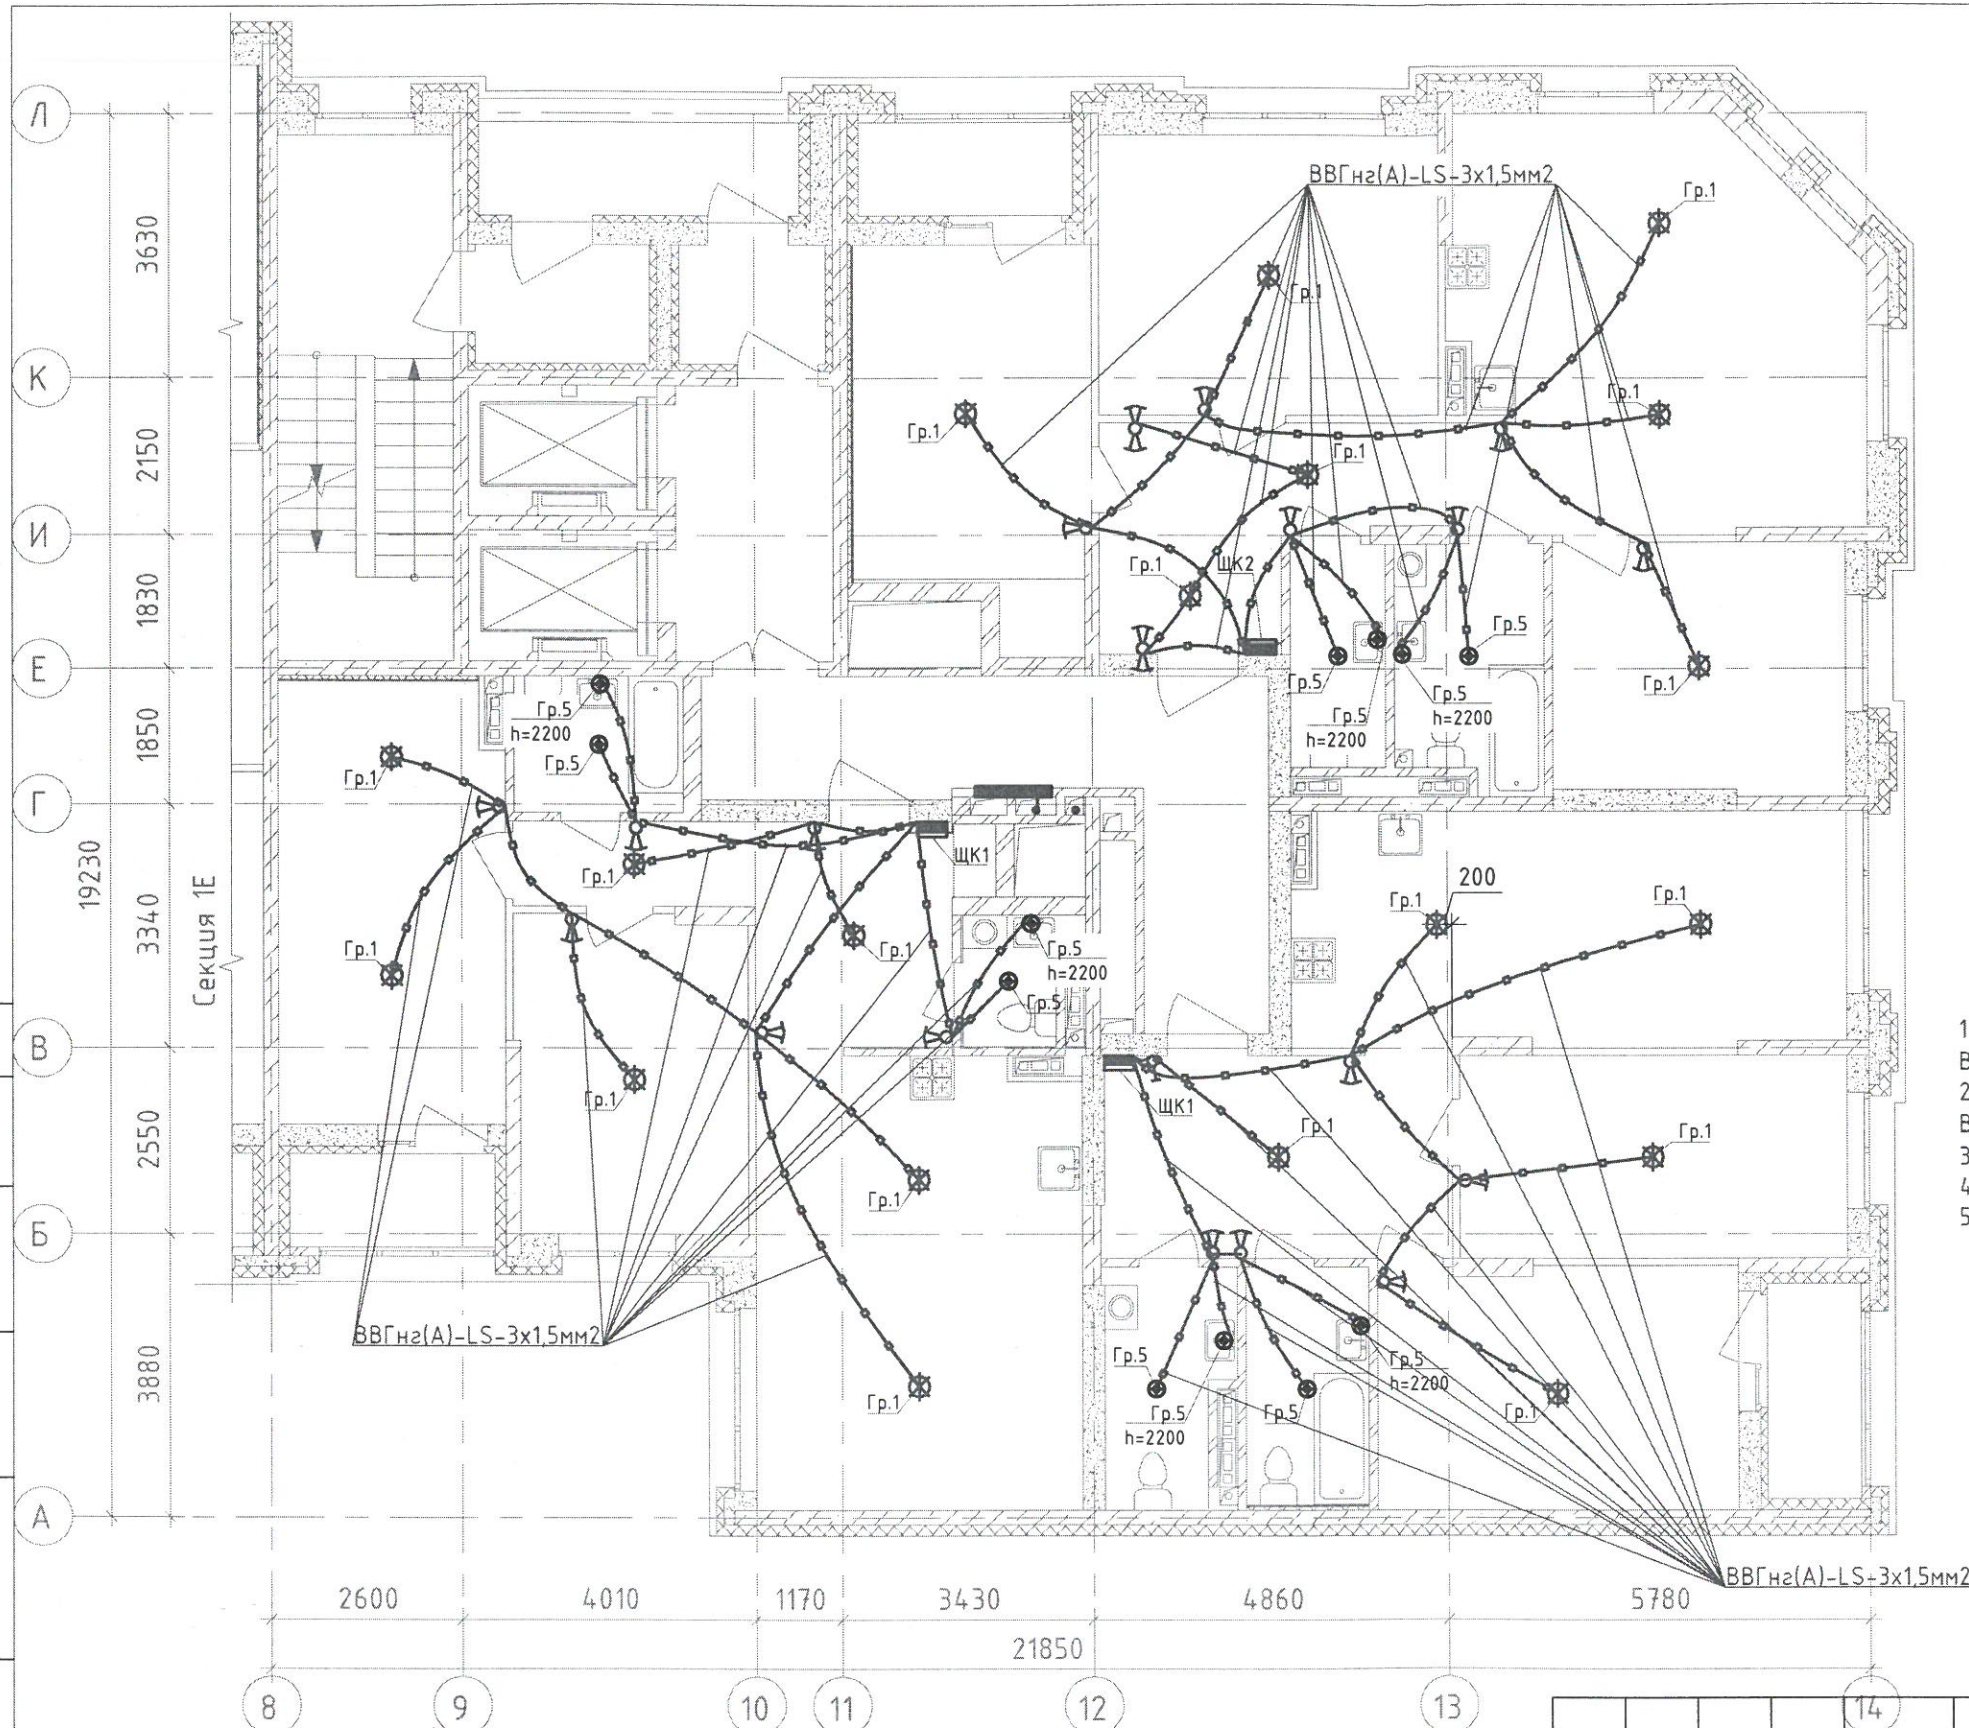

						123-2021-1/Л-ЭОМ			
						Многоэтажный жилой дом с нежилыми помещениями на первых этажах и подземной автостоянкой по ул. Степана Разина в Чкаловском районе г. Екатеринбурга. Секция 1/Л			
Изм.	Кол.уч.	Лист	№ док	Подпись	Дата	Секция 1/Л	Стадия	Лист	Листов
Разработал	Абзапарова			<i>M.A.</i>	07.23		ИД		
Проверил	Ситников			<i>S.I.</i>	07.23	Исполнительная схема №2-3. Сеть электрооборудования в квартире. План 2 этажа.	000 «СМП «Меандр-94»		
							Формат А3		




-  Выключатель скрытой установки одноклавишный 6А, 220В, IP20
-  Выключатель скрытой установки двухклавишный 6А, 220В, IP20
-  Переключатель одноклавишный скрытой установки 6А, 220В, IP20
-  Переключатель двухклавишный скрытой установки 6А, 220В, IP20

1. Опуск к выключателю одноклавишному от перекрытия - кабель ВВГнг(A)-LS-2x1,5 мм2
2. Опуск к выключателю двухклавишному от перекрытия - кабель ВВГнг(A)-LS-3x1,5 мм2
3. Опуск к переключателю от перекрытия - кабель ВВГнг(A)-LS-3x1,5 мм2
4. Опуск выполнен в трубах замоноличенных либо в штрабе
5. Кабели проложены в замоноличенных трубах между 3 этажом и 4 этажом.



Согласовано	
Взам. инб. №	
Подпись и дата	
Инб. № подл.	

						123-2021-1/Л-30М			
						Многоэтажный жилой дом с нежилыми помещениями на первых этажах и подземной автостоянкой по ул. Степана Разина в Чкаловском районе г. Екатеринбурга. Секция 1Л			
Изм.	Кол.уч.	Лист	№ док.	Подпись	Дата	Секция 1/Л	Стадия	Лист	Листов
Разработал	Абзапарова			<i>MA</i>	07.23		ИД		
Проверил	Ситников			<i>BS</i>	07.23	Исполнительная схема №3-4. Семь освещения в квартире. План 3 этажа	000 «СМП «Меандр-94»		
						Формат А3			

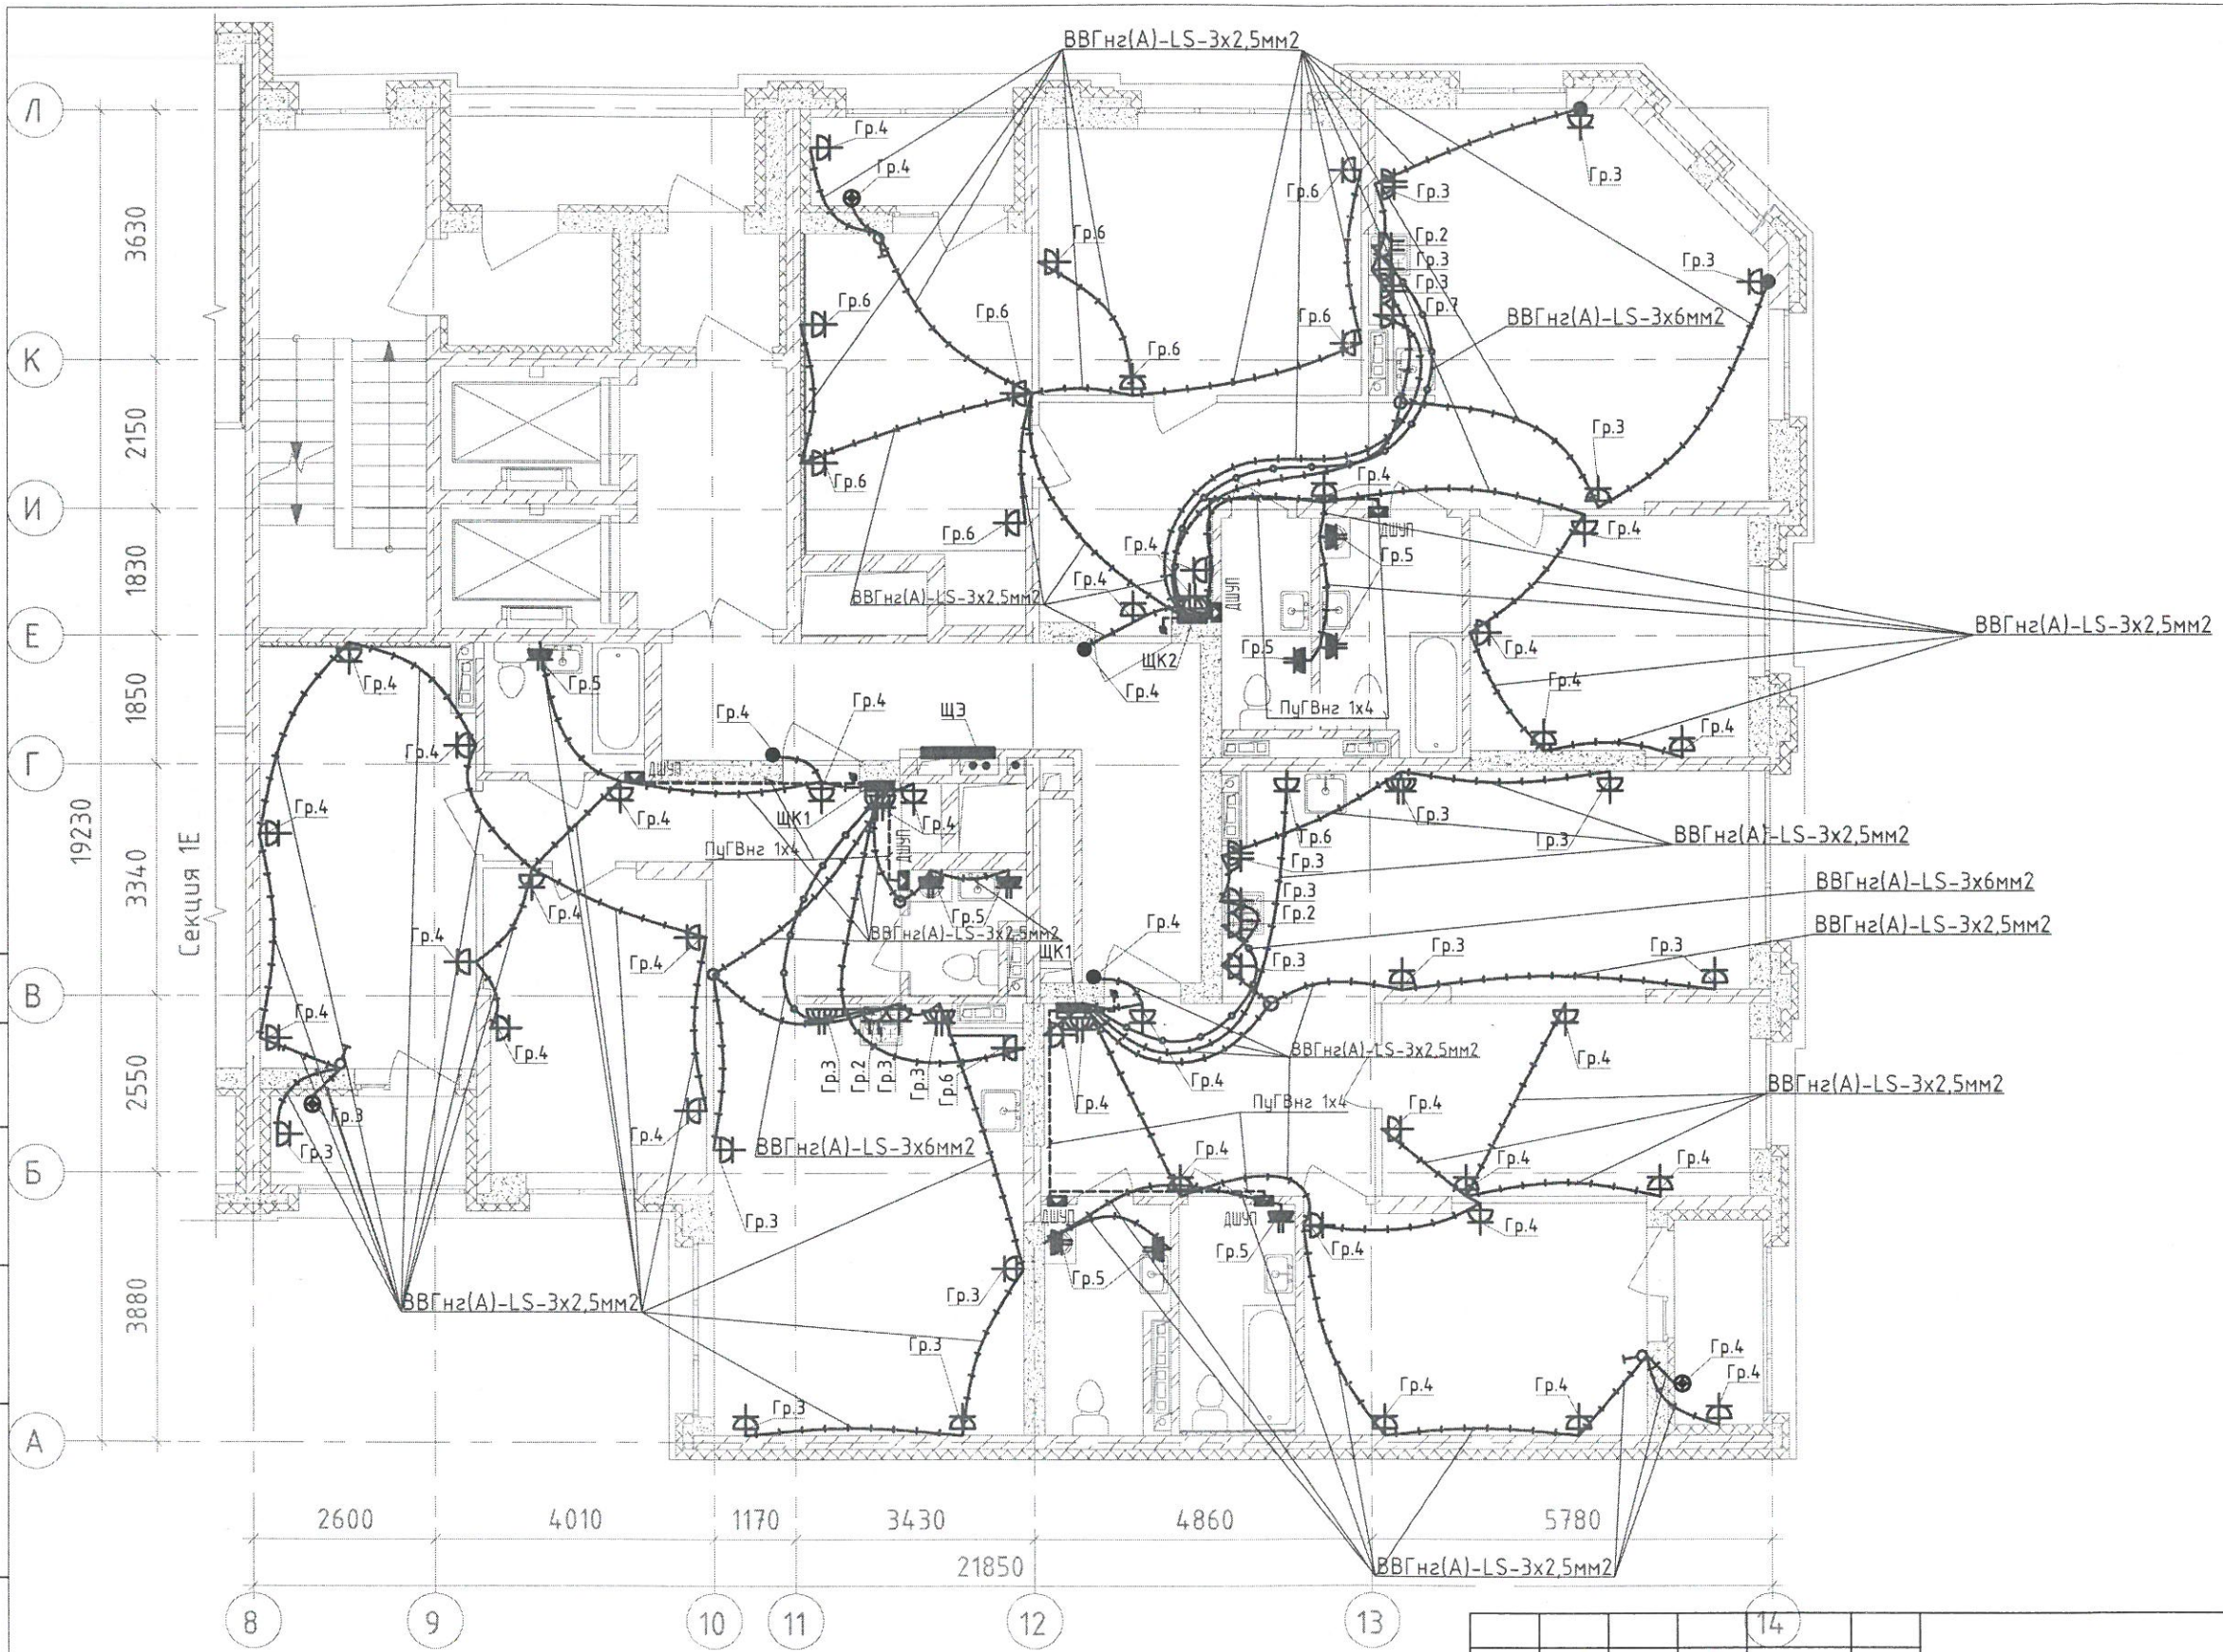

Согласовано

№

Взам. инв. №

№

Подпись и дата

№

Инв. № подл.

1. Кабели проложены в замоноличенных трубах между 3 этажом и 4 этажом.
Опуски - сверху-вниз.




						123-2021-1/Л-30М			
						Многоэтажный жилой дом с нежилыми помещениями на первых этажах и подземной автостоянкой по ул. Степана Разина в Чкаловском районе г. Екатеринбурга. Секция 1/Л			
Изм.	Кол.уч.	Лист	№ док	Подпись	Дата	Секция 1/Л	Стадия	Лист	Листов
Разработал	Абзапарова			<i>MA</i>	07.23		ИД		
Проверил	Ситников			<i>ST</i>	07.23	Исполнительная схема №3-3. Сеть электрооборудования в квартире. План 3 этажа.	000 «СМП «Меандр-94»		
							Формат А3		

Согласовано

Взам. инв. №

Подпись и дата


Инв. № подл.

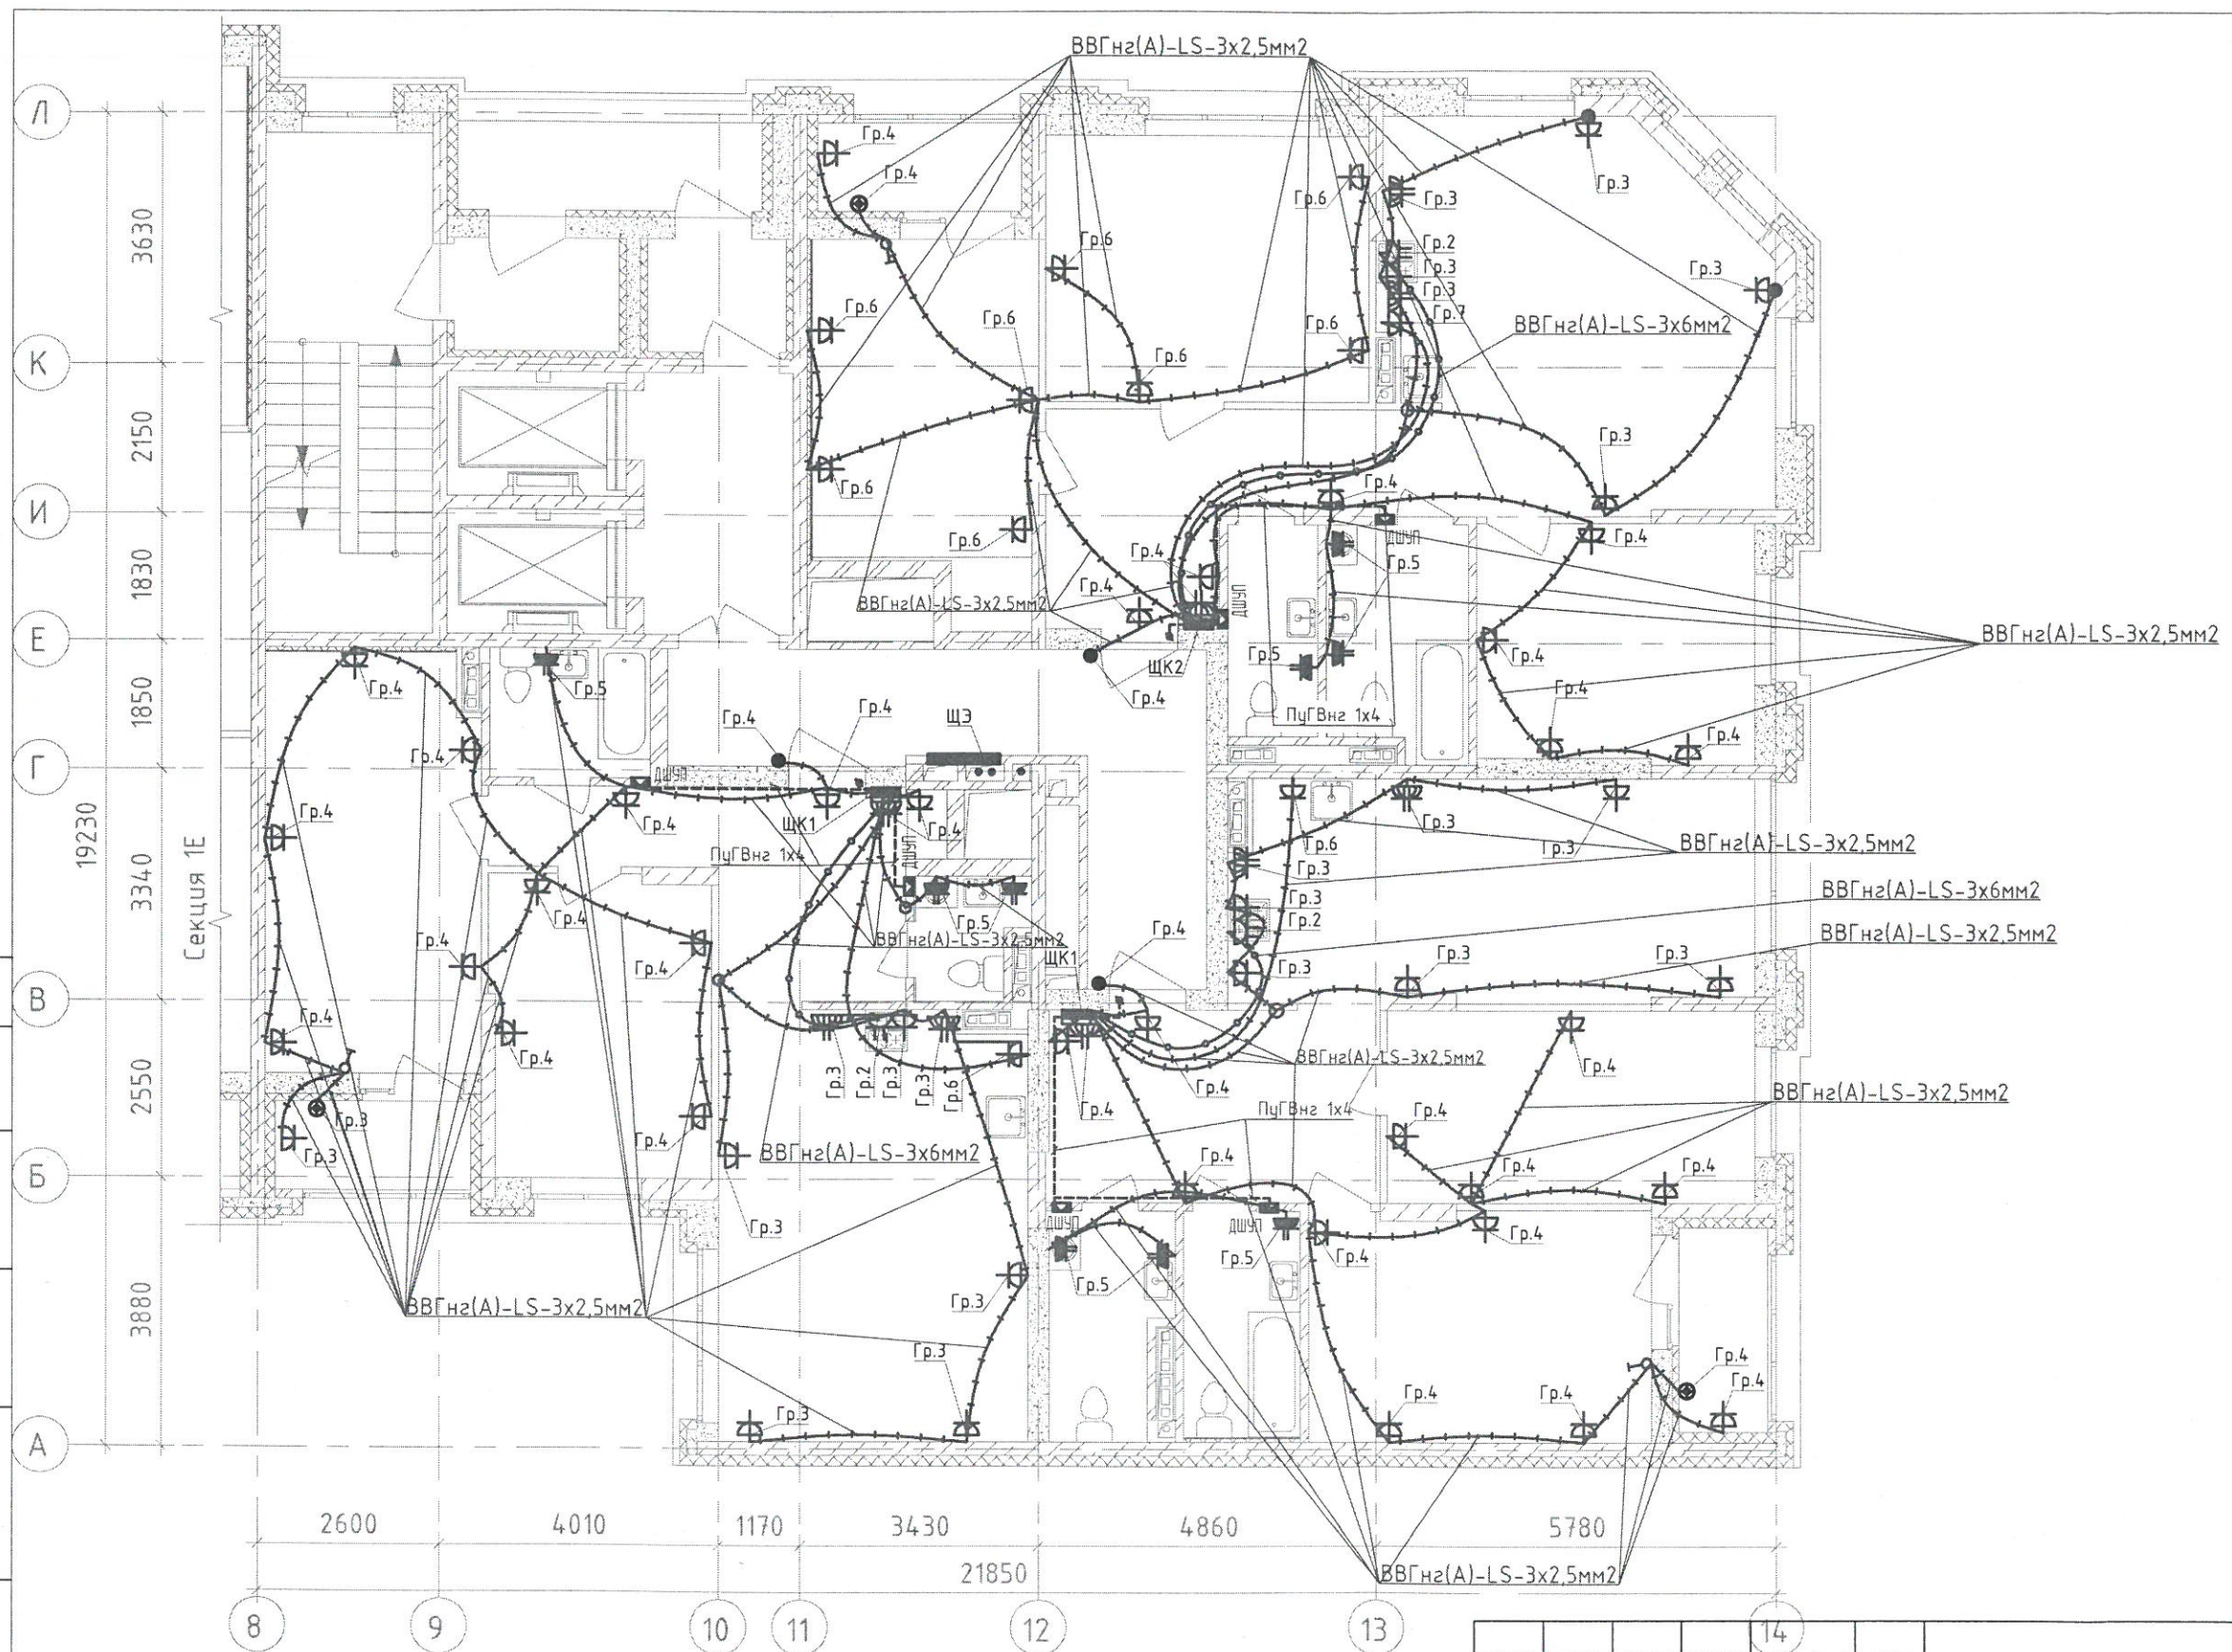

1. Кабели проложены в замоноличенных трубах между 4 этажом и 5 этажом.
Опуски - сверху-вниз.



						123-2021-1/Л-30М			
						Многоэтажный жилой дом с нежилыми помещениями на первых этажах и подземной автостоянкой по ул. Степана Разина в Чкаловском районе г. Екатеринбурга. Секция 1Л			
Изм.	Кол.уч.	Лист	№ док	Подпись	Дата	Секция 1/Л	Стадия	Лист	Листов
Разработал				Абзапарова	07.23		ИД		
Проверил				Ситников	07.23				
						Исполнительная схема №4-3. Сеть электрооборудования в квартире. План 4 этажа.			
						ООО «СМП «Меандр-94»			
						Формат А3			

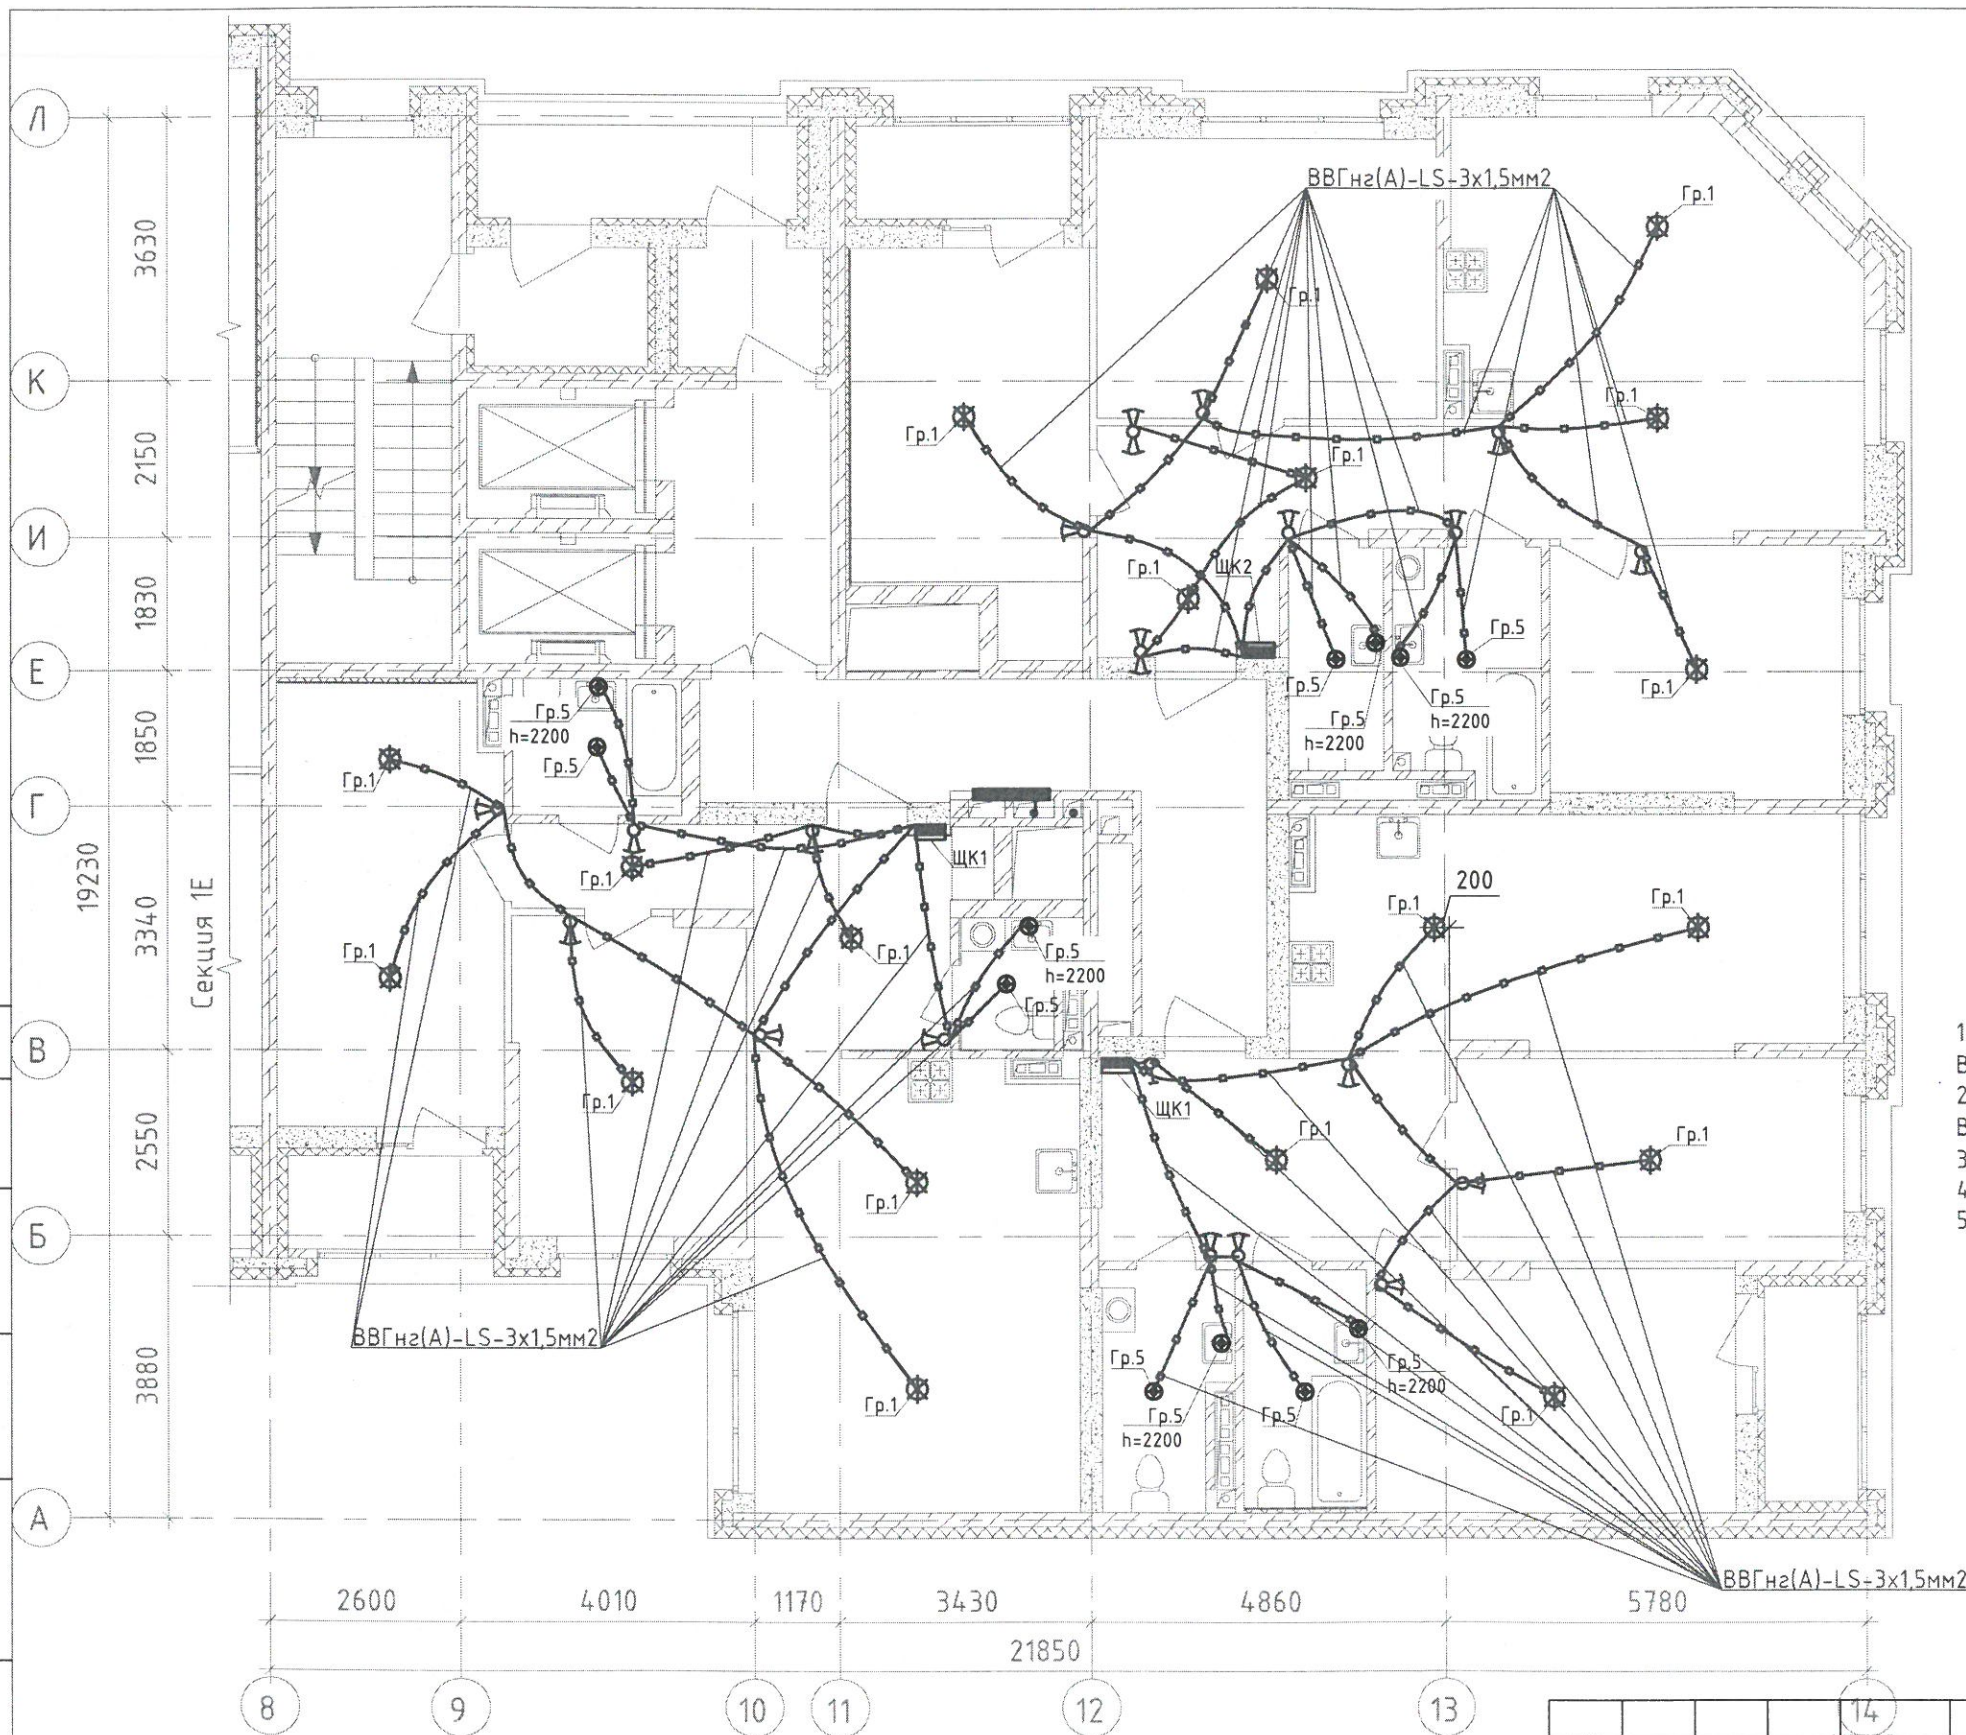

- Выключатель скрытой установки одноклавишный 6А, 220В, IP20
- Выключатель скрытой установки двухклавишный 6А, 220В, IP20
- Переключатель одноклавишный скрытой установки 6А, 220В, IP20
- Переключатель двухклавишный скрытой установки 6А, 220В, IP20

1. Опуск к выключателю одноклавишному от перекрытия - кабель ВВГнг(A)-LS-2x1,5 мм2
2. Опуск к выключателю двухклавишному от перекрытия - кабель ВВГнг(A)-LS-3x1,5 мм2
3. Опуск к переключателю от перекрытия - кабель ВВГнг(A)-LS-3x1,5 мм2
4. Опуск выполнен в трубах замоноличенных либо в штрабе
5. Кабели проложены в замоноличенных трубах между 5 этажом и 6 этажом.



Создано

Взам. шиф. №	
Подпись и дата	
Имя № подл.	

Изм.	Кол.уч.	Лист	№ док.	Подпись	Дата
Разработал			Абзапарова		07.23
Проверил			Ситников		07.23


123-2021-1/Л-ЭОМ		
Многоэтажный жилой дом с нежилыми помещениями на первых этажах и подземной автостоянкой по ул. Степана Разина в Чкаловском районе г. Екатеринбурга. Секция 1/Л		
Секция 1/Л	Стадия	Лист
ИД		Листов
Исполнительная схема №5-4. Сеть освещения в квартире. План 5 этажа		ООО «СМП «Меандр-94»

Согласовано

Взам. инв. №

Подпись и дата


Инв. № подл.

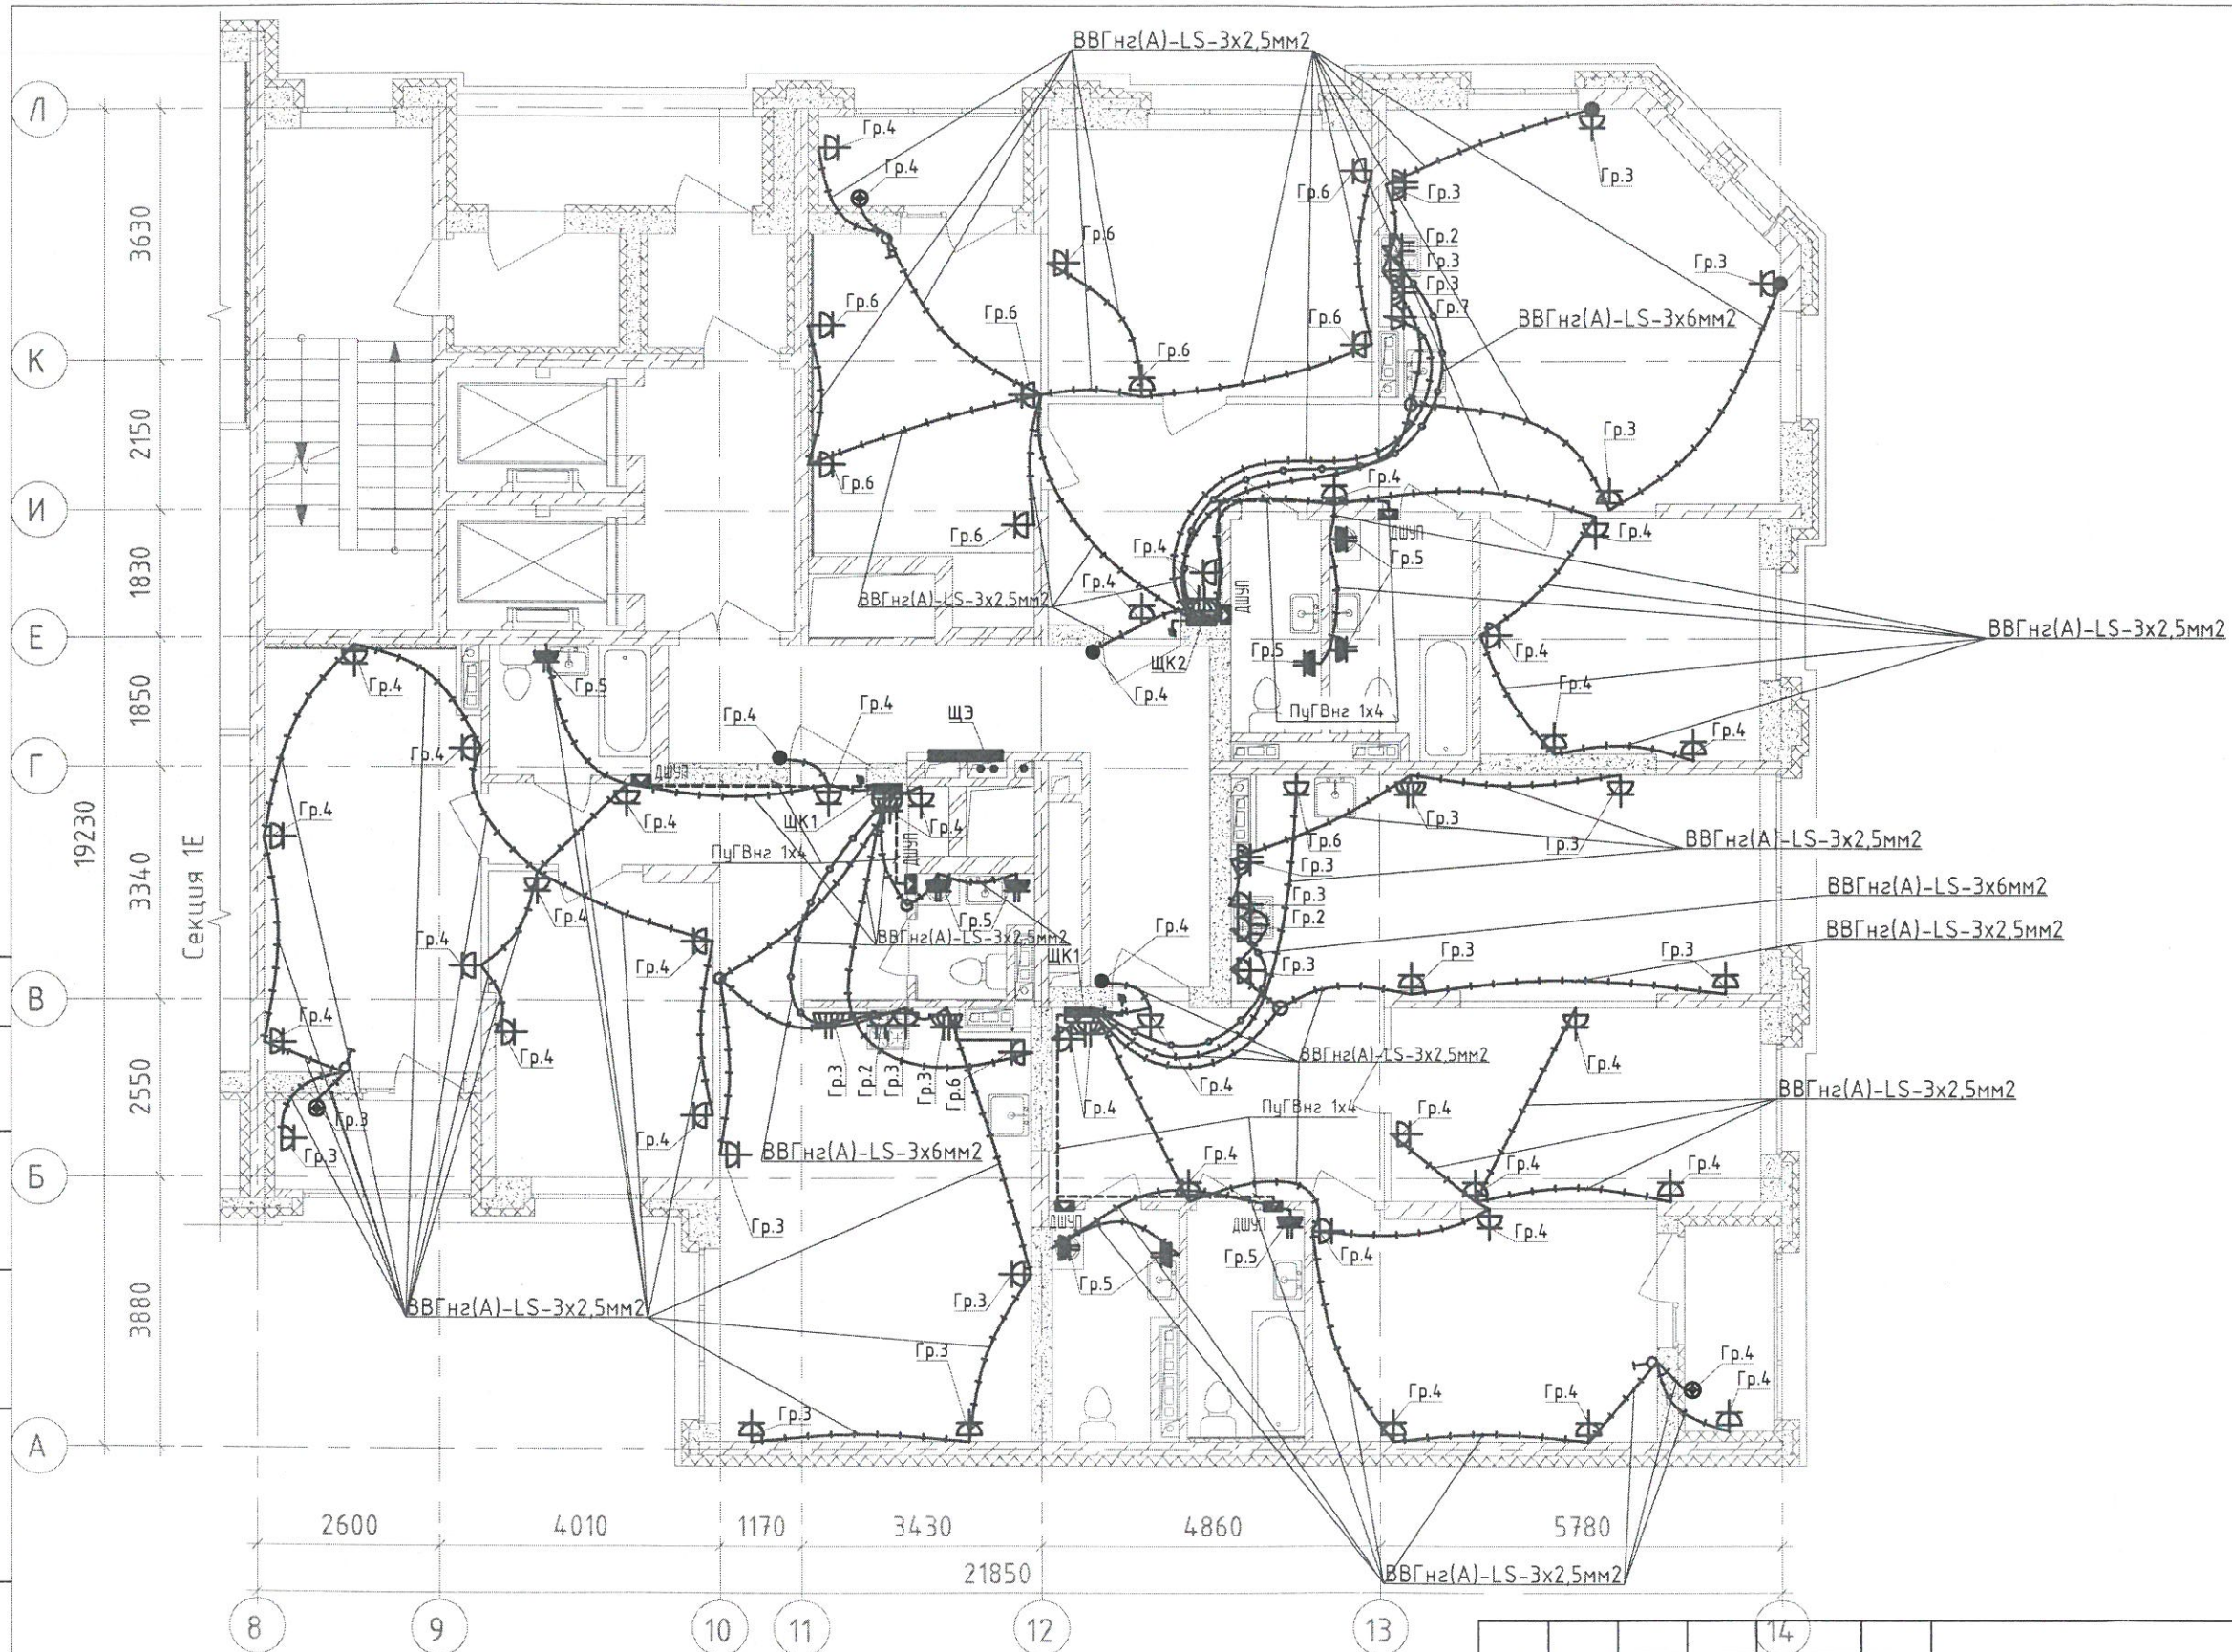

1. Кабели проложены в замоноличенных трубах между 5 этажом и 6 этажом.
Опуски - сверху-вниз.



						123-2021-1/Л-30М			
						Многоэтажный жилой дом с нежилыми помещениями на первых этажах и подземной автостоянкой по ул. Степана Разина в Чкаловском районе г. Екатеринбурга. Секция 1/Л			
Изм.	Кол.уч.	Лист	№ док	Подпись	Дата	Секция 1/Л	Стадия	Лист	Листов
Разработал		Абзапарова		<i>Абзапарова</i>	07.23		ИД		
Проверил		Ситников		<i>Ситников</i>	07.23				
						Исполнительная схема №5-3. Сеть электрооборудования в квартире. План 5 этажа.		ООО «СМП «Меандр-94»	

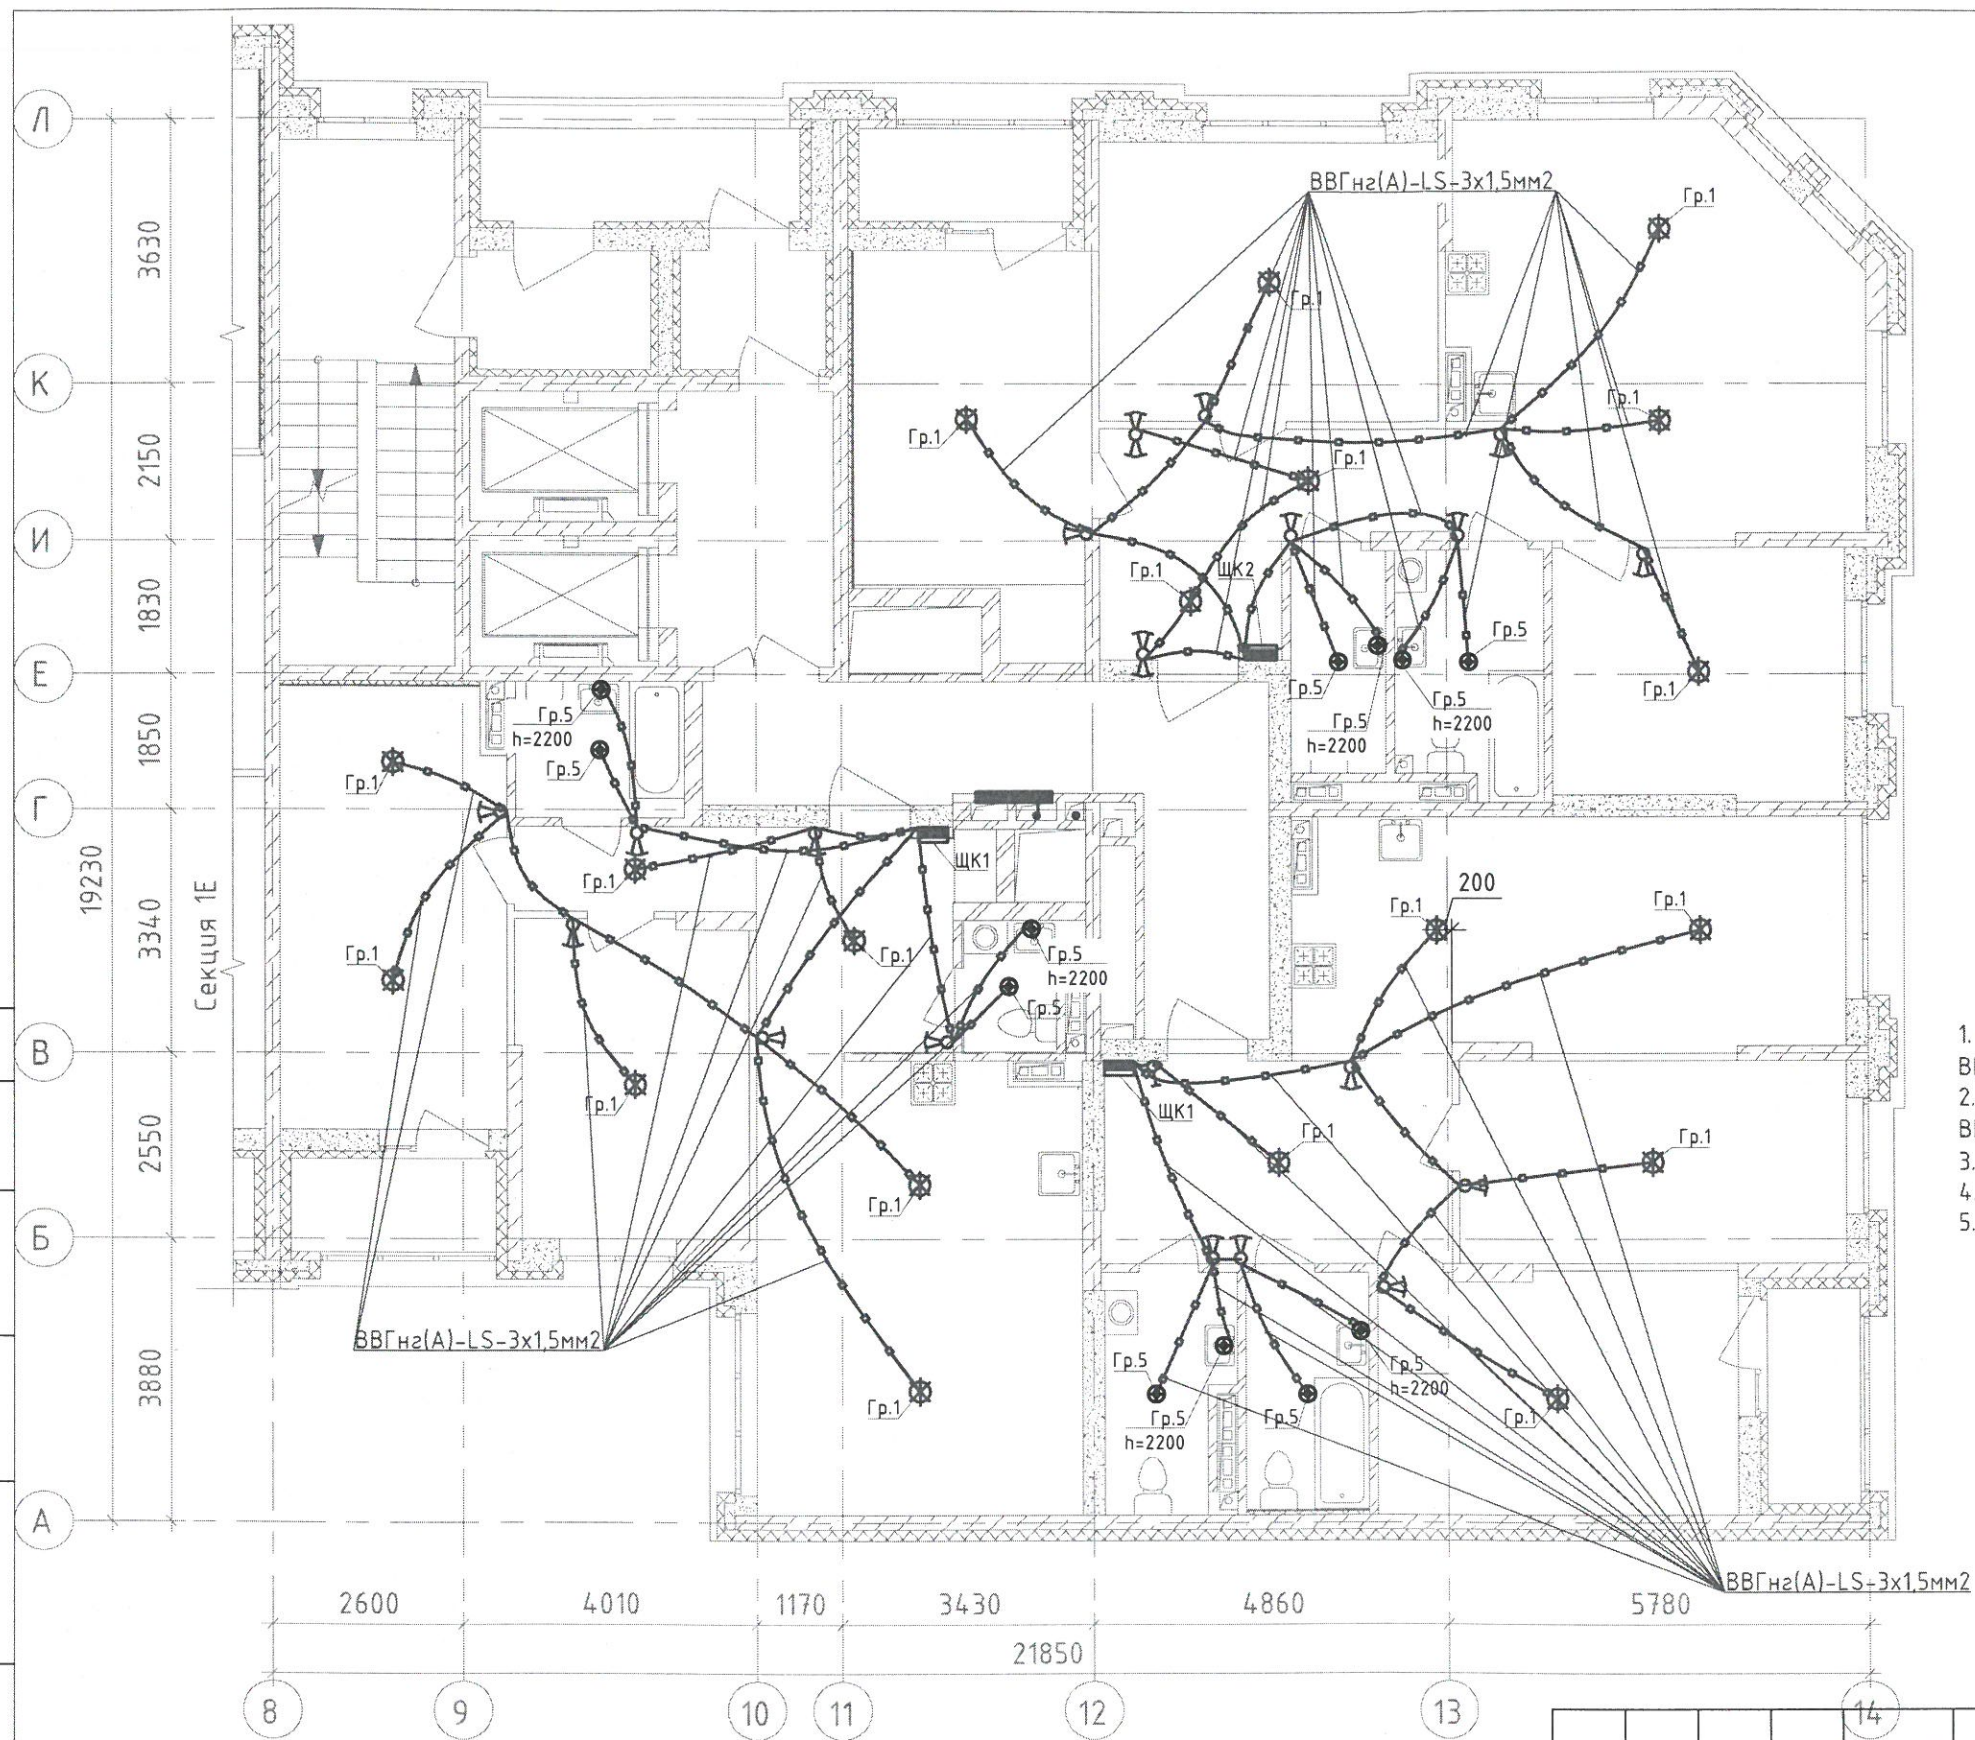

- Выключатель скрытой установки одноклавишный 6А, 220В, IP20
- Выключатель скрытой установки двухклавишный 6А, 220В, IP20
- Переключатель одноклавишный скрытой установки 6А, 220В, IP20
- Переключатель двухклавишный скрытой установки 6А, 220В, IP20


1. Опуск к выключателю одноклавишному от перекрытия - кабель ВВГнгз(А)-LS-2x1,5 мм2
2. Опуск к выключателю двухклавишному от перекрытия - кабель ВВГнгз(А)-LS-3x1,5 мм2
3. Опуск к переключателю от перекрытия - кабель ВВГнгз(А)-LS-3x1,5 мм2
4. Опуск выполнен в трубах замоноличенных либо в штрабе
5. Кабели проложены в замоноличенных трубах между 6 этажом и 7 этажом.



Согласовано:

Инв. № подл.	
Подпись и дата	
Взам. инв. №	

						123-2021-1/Л-30М			
						Многоэтажный жилой дом с нежилыми помещениями на первых этажах и подземной автостоянкой по ул. Степана Разина в Чкаловском районе г. Екатеринбурга. Секция 1/Л			
Изм.	Кол.уч.	Лист	№ док.	Подпись	Дата	Секция 1/Л	Стадия	Лист	Листов
Разработал			Абзапарова		06.23		ИД		
Проверил			Ситников		06.23				
						Исполнительная схема №6-4. Семь освещения в квартире. План 6 этажа			
						000 «СМП «Меандр-94»			
						Формат А3			

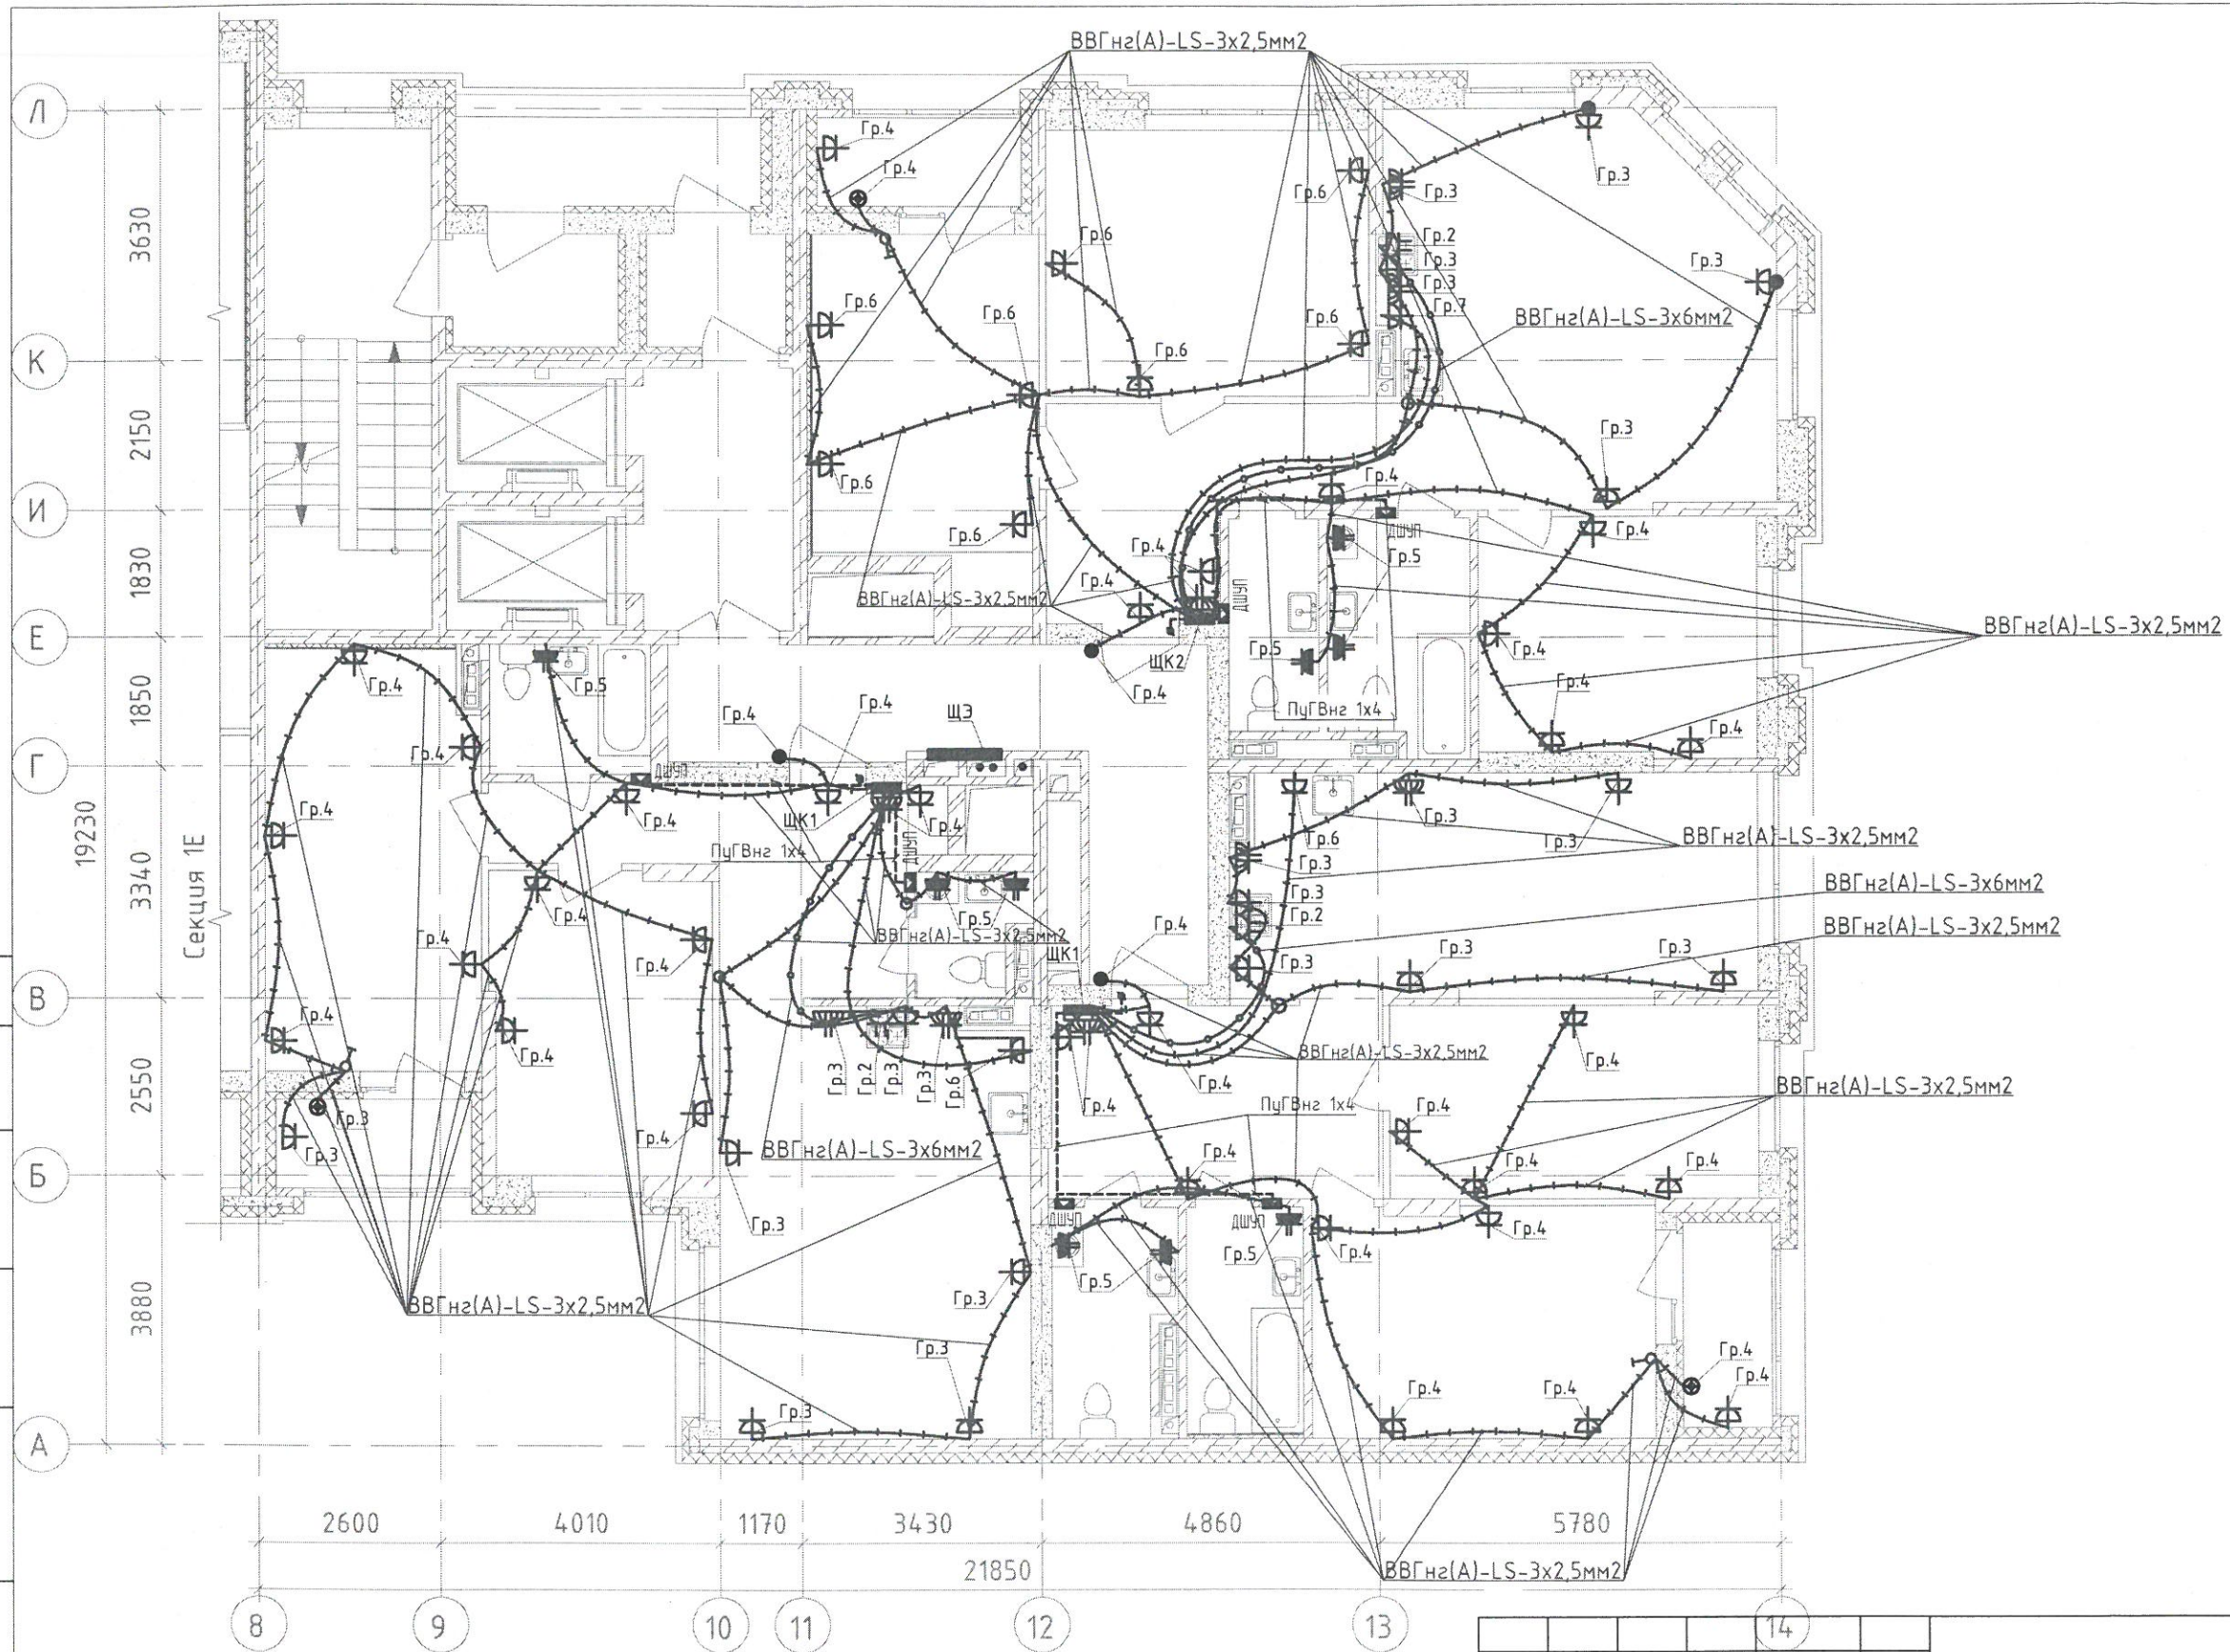

1. Кабели проложены в замоноличенных трубах между 6 этажом и 7 этажом.
Опуски - сверху-вниз.




						123-2021-1/Л-30М			
						Многоэтажный жилой дом с нежилыми помещениями на первых этажах и подземной автостоянкой по ул. Степана Разина в Чкаловском районе г. Екатеринбурга, Секция 1/Л			
Изм.	Кол.уч.	Лист	№ док	Подпись	Дата	Секция 1/Л	Стадия	Лист	Листов
Разработал		Абзапарова		<i>М.А.</i>	06.23		ИД		
Проверил		Ситников		<i>А.С.</i>	06.23				
						Исполнительная схема №6-3. Сеть электрооборудования в квартире. План 6 этажа.			
						ООО «СМП «Меандр-94»			
						Формат А3			

Создано

Взам. инв. №

Подпись и дата

Инв. № подл.

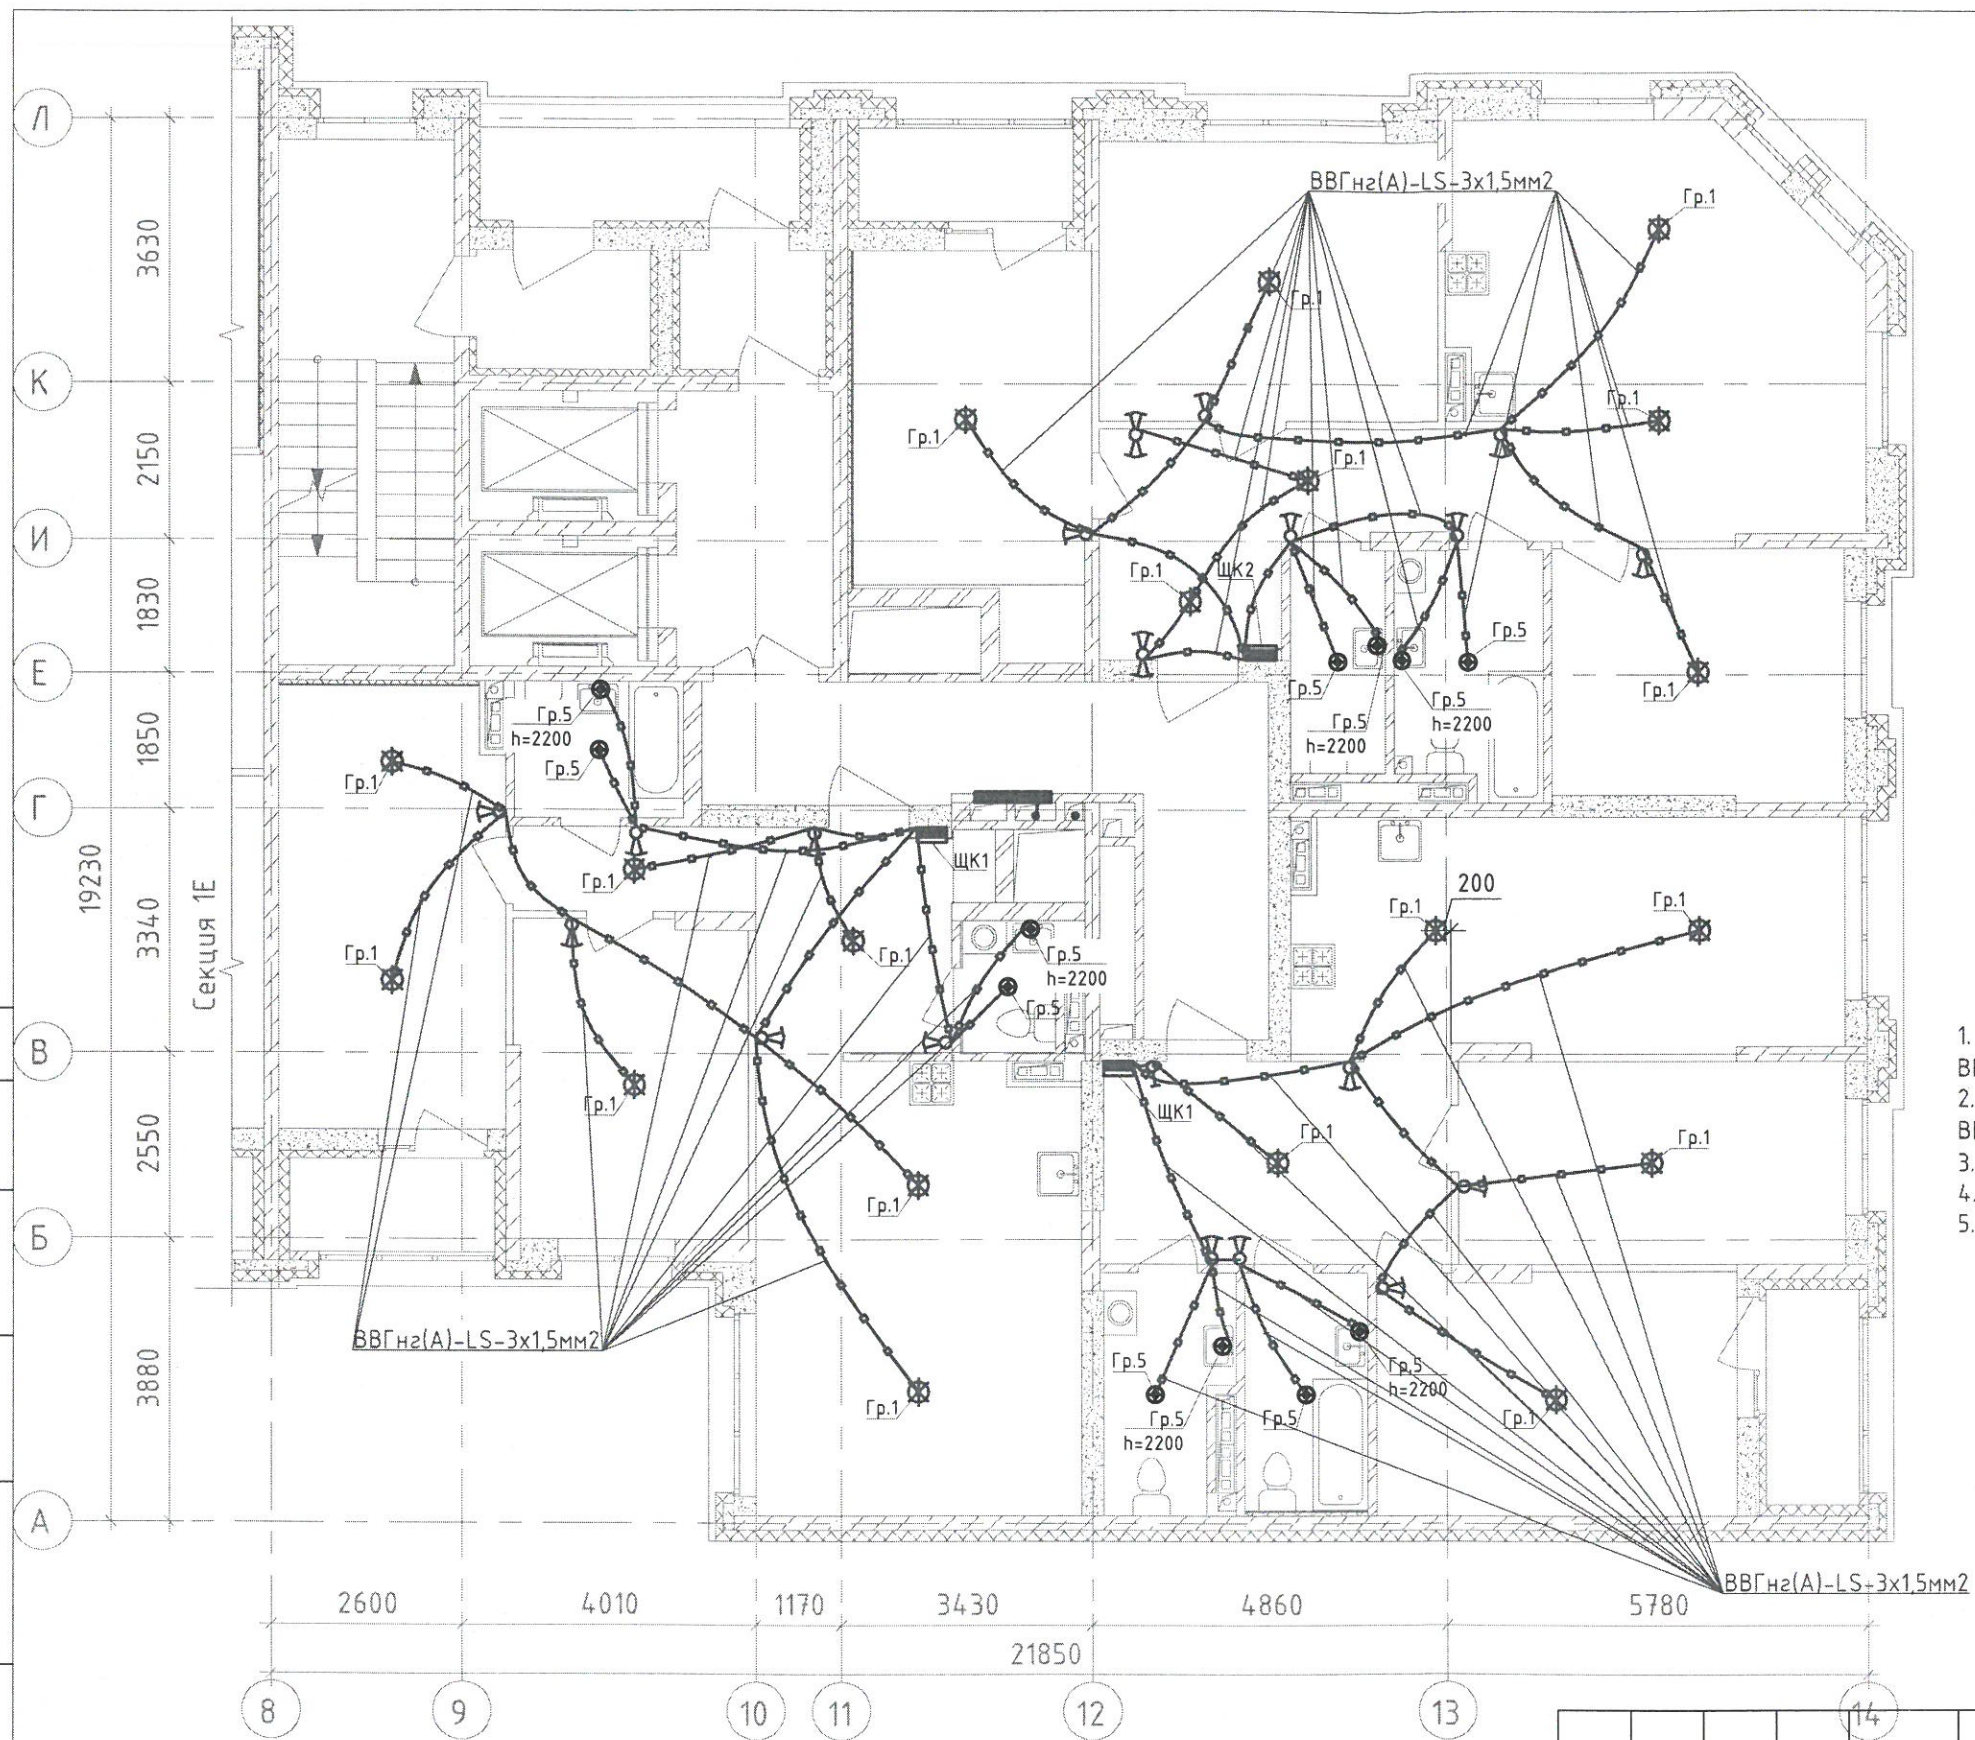

- Выключатель скрытой установки одноклавишный 6А, 220В, IP20
- Выключатель скрытой установки двухклавишный 6А, 220В, IP20
- Переключатель одноклавишный скрытой установки 6А, 220В, IP20
- Переключатель двухклавишный скрытой установки 6А, 220В, IP20


1. Опуск к выключателю одноклавишному от перекрытия - кабель ВВГнгз(А)-LS-2x1,5 мм2
2. Опуск к выключателю двухклавишному от перекрытия - кабель ВВГнгз(А)-LS-3x1,5 мм2
3. Опуск к переключателю от перекрытия - кабель ВВГнгз(А)-LS-3x1,5 мм2
4. Опуск выполнен в трубах замоноличенных либо в штрабе
5. Кабели проложены в замоноличенных трубах между 7 этажом и 8 этажом.



Согласовано

Инв. № подл.	
Подпись и дата	
Взам. инв. №	

123-2021-1/Л-ЭОМ					
Многоэтажный жилой дом с нежилыми помещениями на первых этажах и подземной автостоянкой по ул. Степана Разина в Чкаловском районе г. Екатеринбурга. Секция 1/Л					
Изм.	Кол.уч.	Лист	№ док	Подпись	Дата
Разработал	Абзапарова			<i>MA</i>	06.23
Проверил	Ситников			<i>BS</i>	06.23
Секция 1/Л				ИД	Листов
Исполнительная схема №7-4. Сеть освещения в квартире. План 7 этажа				000 «СМП «Меандр-94»	
Формат А3					

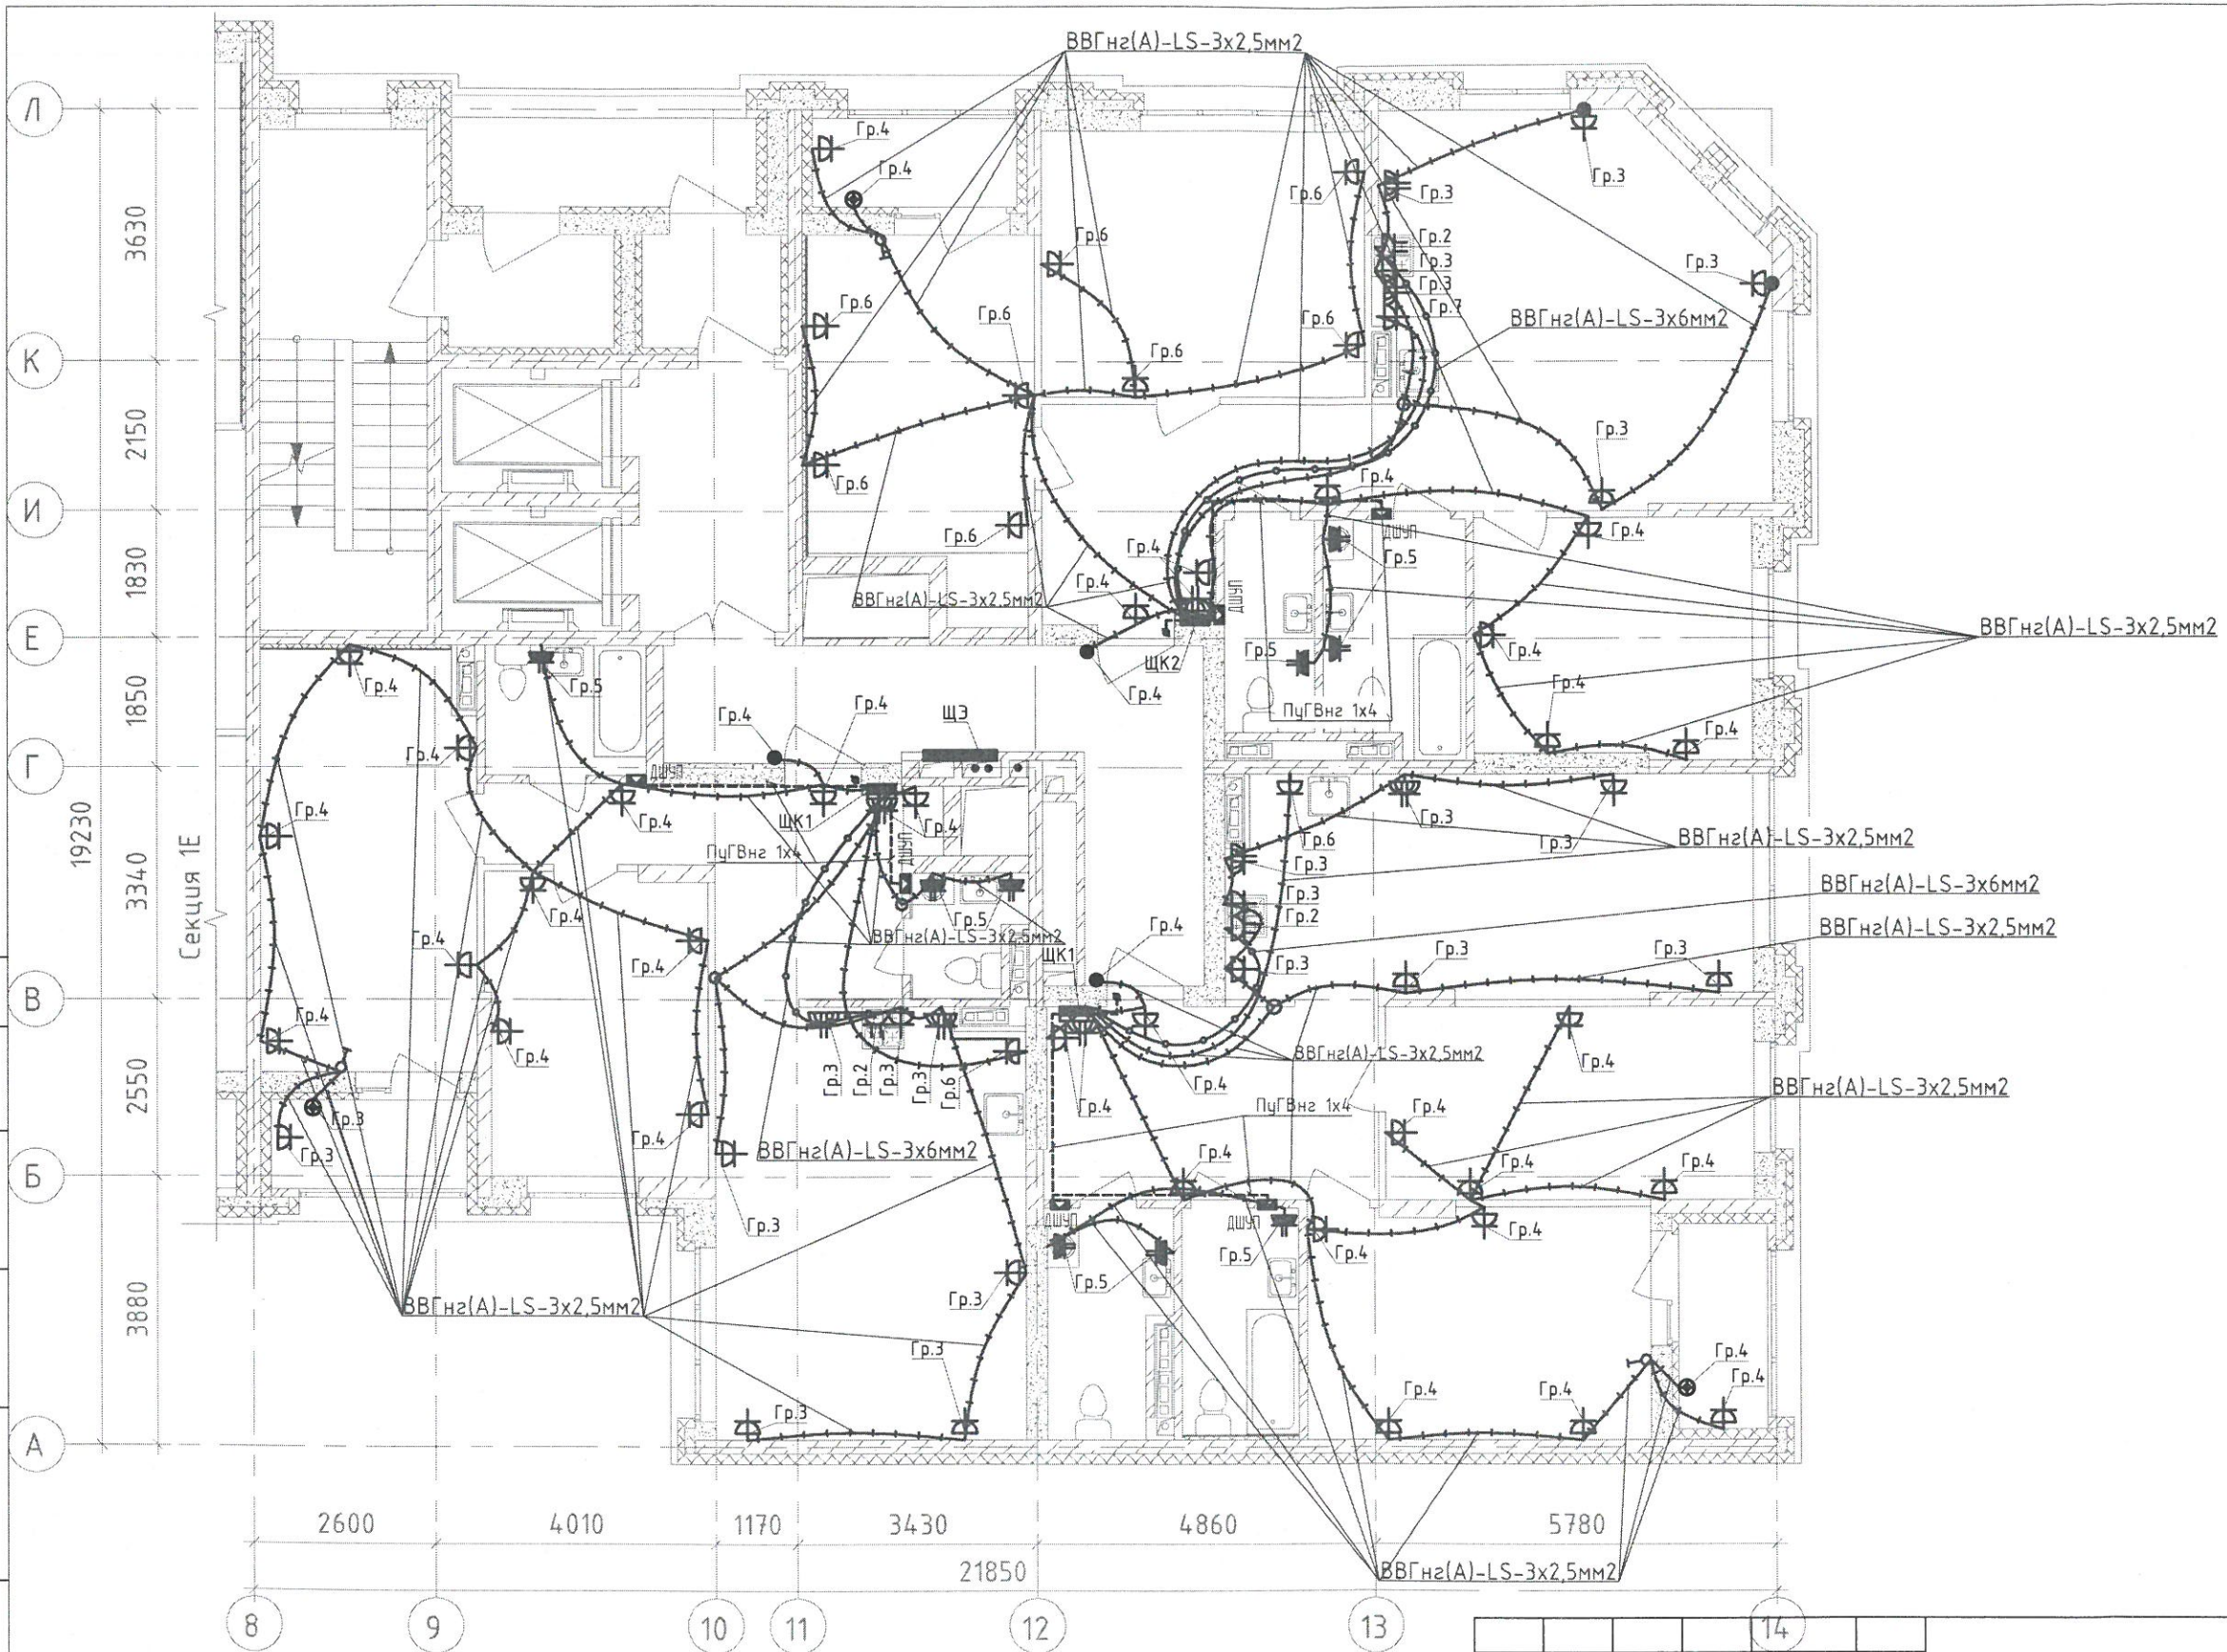

Создано в AutoCAD

Взам. инв. №


Подпись и дата





Инв. № подл.

1. Кабели проложены в замоноличенных трубах между 7 этажом и 8 этажом.
Опуски - сверху-вниз.

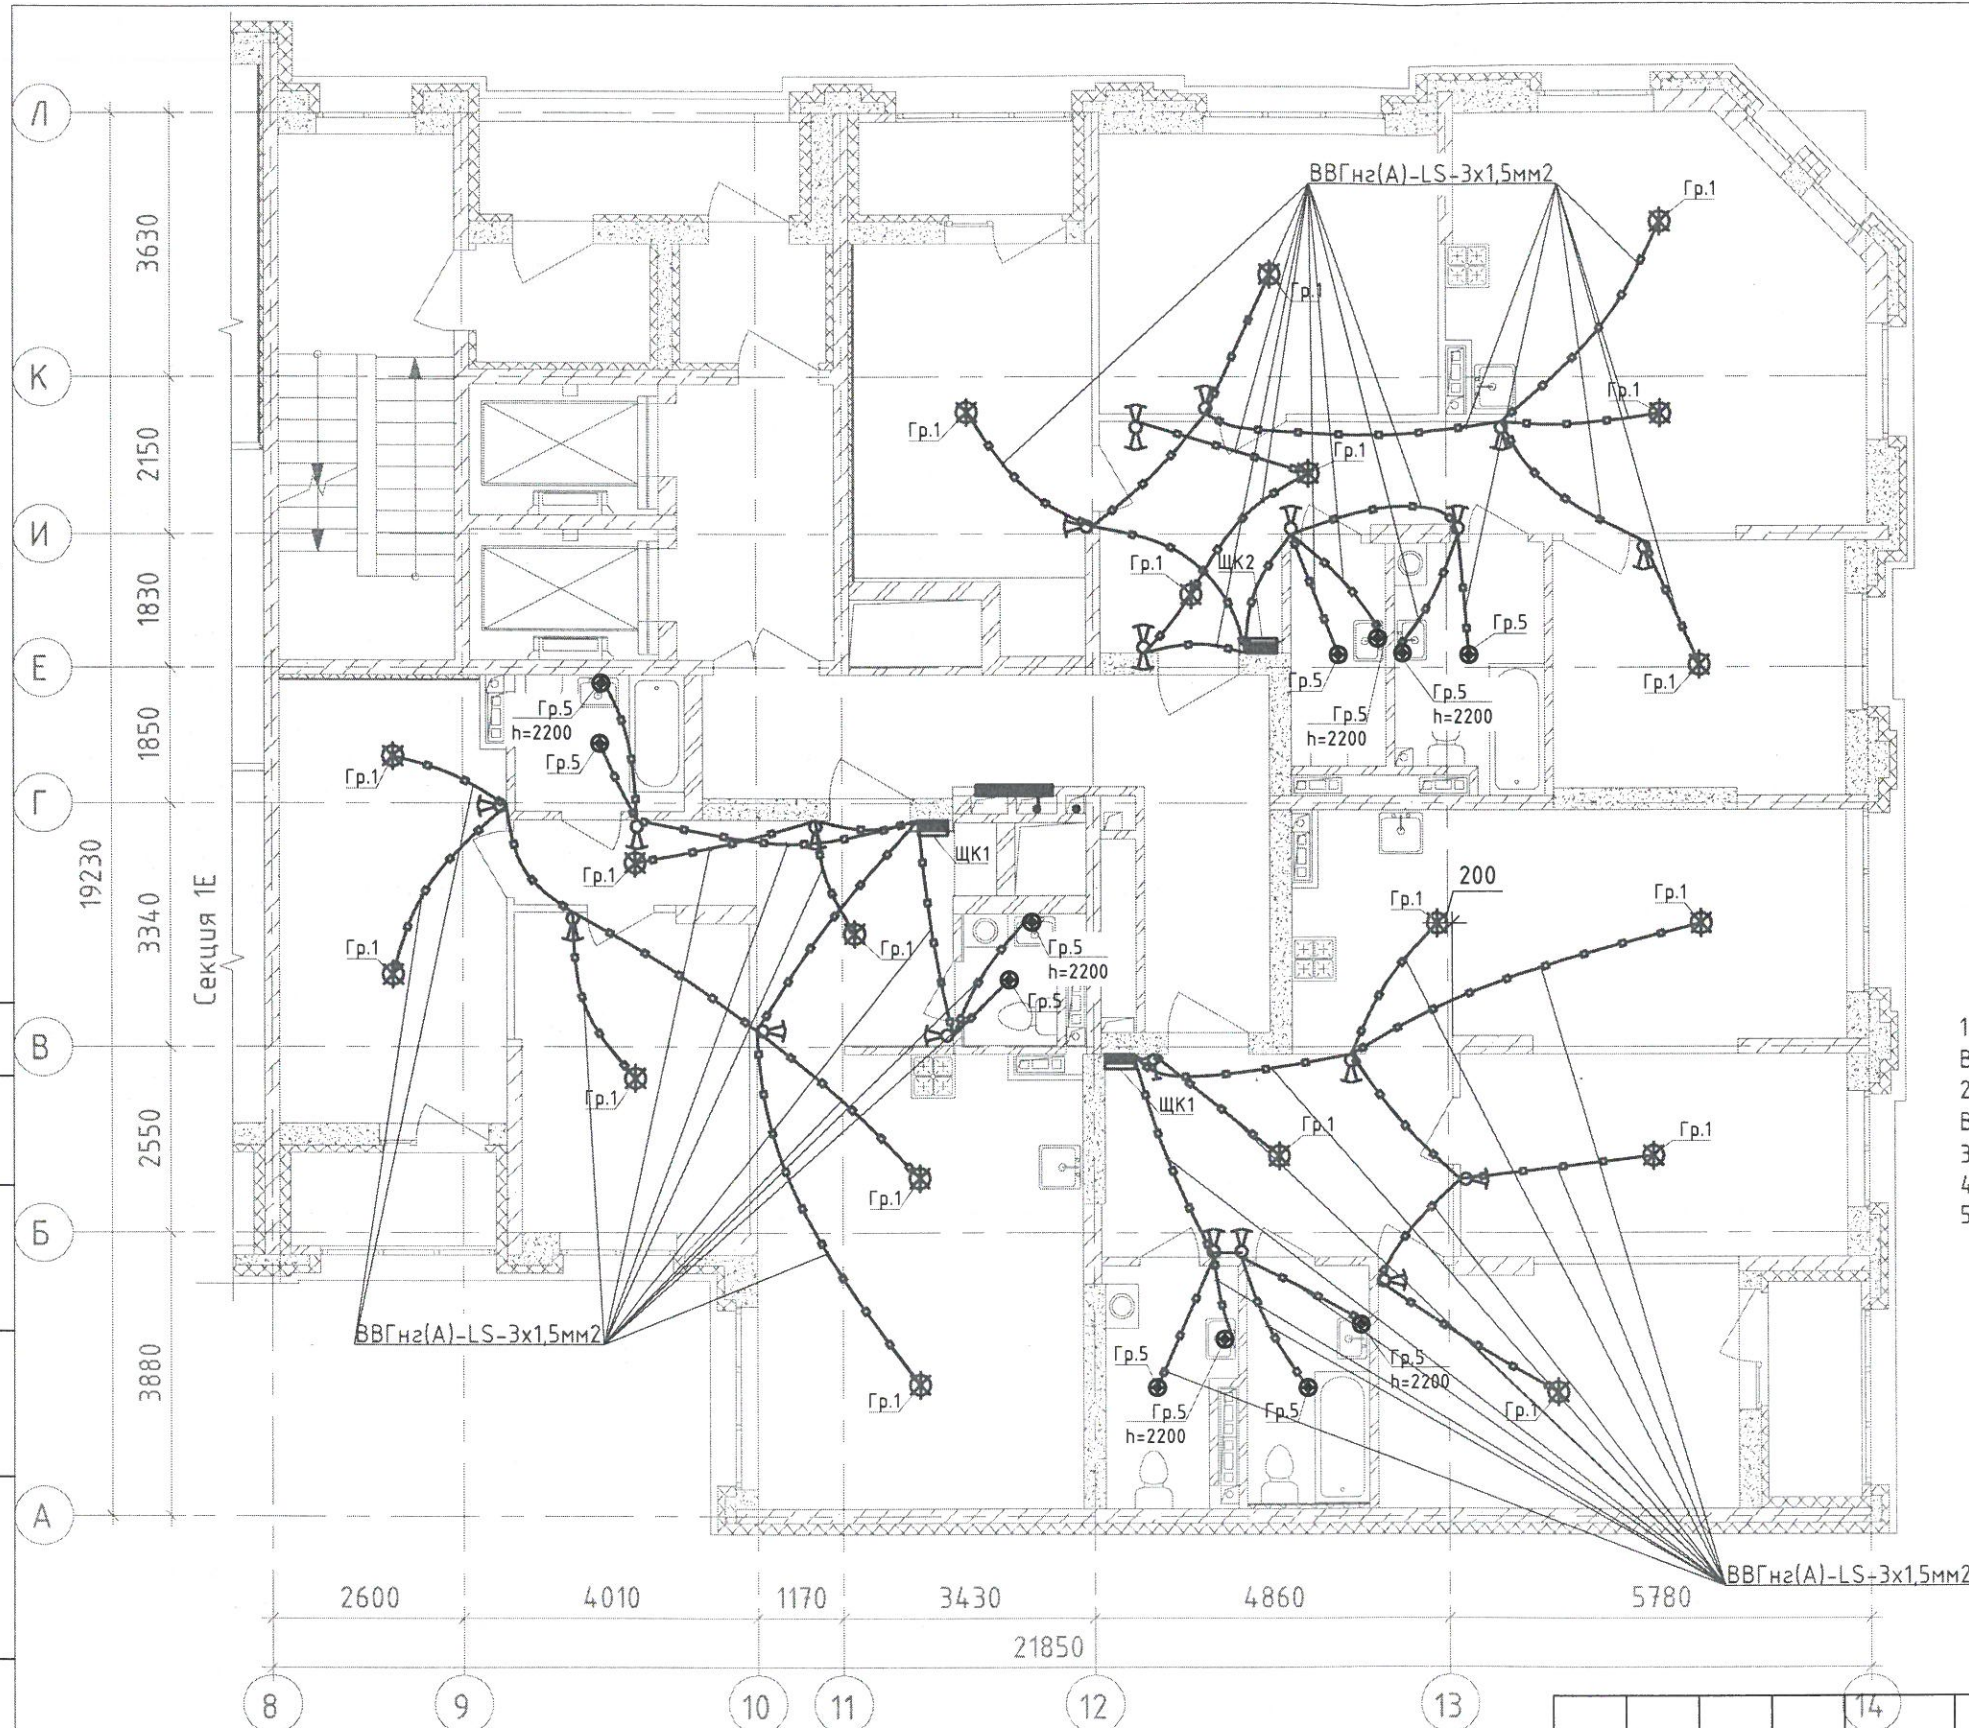

						123-2021-1/Л-30М			
						Многоэтажный жилой дом с нежилыми помещениями на первых этажах и подземной автостоянкой по ул. Степана Разина в Чкаловском районе г. Екатеринбурга. Секция 1/Л			
Изм.	Кол.уч.	Лист	№ док.	Подпись	Дата	Секция 1/Л	Стадия	Лист	Листов
Разработал	Абзапарова			<i>MA</i>	06.23		ИД		
Проверил	Ситников			<i>AS</i>	06.23				
						Исполнительная схема №7-3. Сеть электрооборудования в квартире. План 7 этажа.			
						000 «СМП «Меандр-94»			
						Формат А3			




-  Выключатель скрытой установки одноклавишный 6А, 220В, IP20
-  Выключатель скрытой установки двухклавишный 6А, 220В, IP20
-  Переключатель одноклавишный скрытой установки 6А, 220В, IP20
-  Переключатель двухклавишный скрытой установки 6А, 220В, IP20

1. Опуск к выключателю одноклавишному от перекрытия - кабель ВВГнг(A)-LS-2x1,5 мм2
2. Опуск к выключателю двухклавишному от перекрытия - кабель ВВГнг(A)-LS-3x1,5 мм2
3. Опуск к переключателю от перекрытия - кабель ВВГнг(A)-LS-3x1,5 мм2
4. Опуск выполнен в трубах замоноличенных либо в штрабе
5. Кабели проложены в замоноличенных трубах между 8 этажом и 9 этажом.

Согласовано	
Взам инб. №	
Подпись и дата	
Инб. № подл.	



						123-2021-1/Л-30М			
						Многоэтажный жилой дом с нежилыми помещениями на первых этажах и подземной автостоянкой по ул. Степана Разина в Чкаловском районе г. Екатеринбурга. Секция ЛЛ			
Изм.	Кол.уч.	Лист	№ док	Подпись	Дата	Секция 1/Л	Стадия	Лист	Листов
Разработал	Абзапарова			<i>[Signature]</i>	06.23		ИД		
Проверил	Ситников			<i>[Signature]</i>	06.23	Исполнительная схема №8-4. Сеть освещения в квартире. План 8 этажа	000 «СМП «Меандр-94»		
							Формат А3		

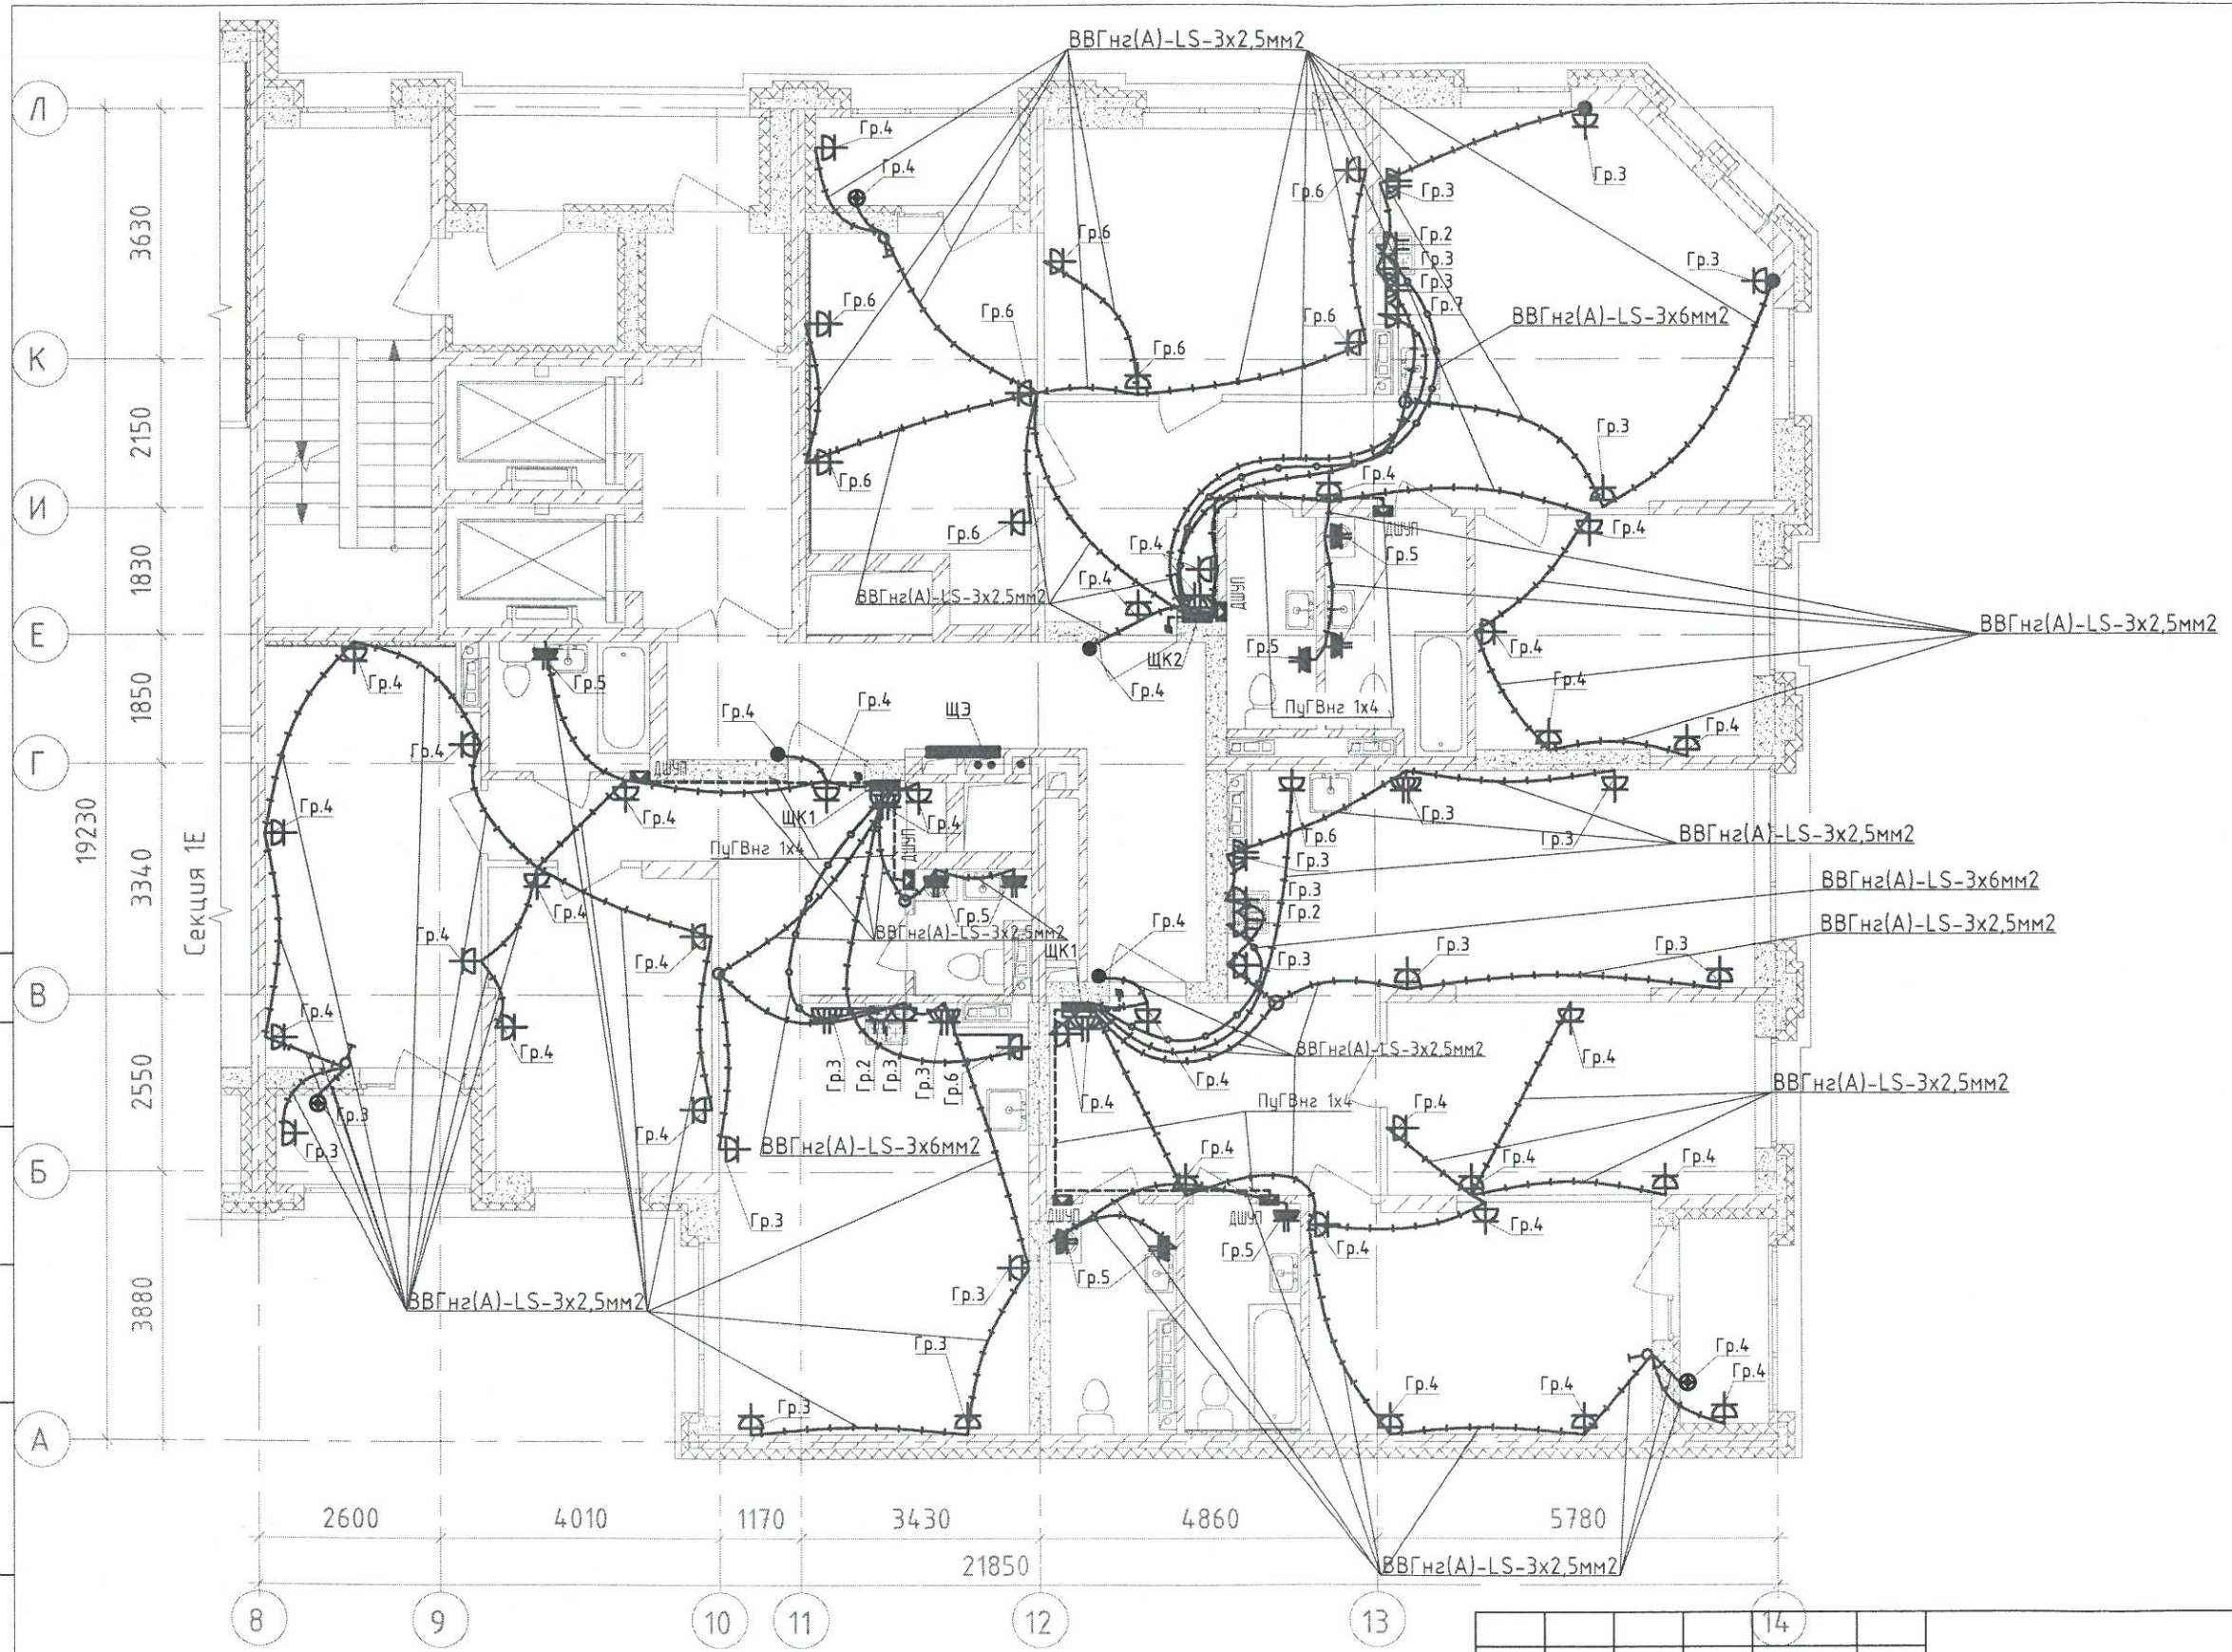

1. Кабели проложены в замоноличенных трубах между 8 этажом и 9 этажом.
Опуски - сверху-вниз.



						123-2021-1/Л-30М			
						Многоэтажный жилой дом с нежилыми помещениями на первых этажах и подземной автостоянкой по ул. Степана Разина в Чкаловском районе г. Екатеринбурга. Секция ЛЛ			
Изм.	Кол.уч.	Лист	№ док.	Подпись	Дата	Секция 1/Л	Стадия	Лист	Листов
Разработал	Абзапарова			<i>MA</i>	06.23		ИД		
Проверил	Ситников			<i>BS</i>	06.23	Исполнительная схема №8-3. Сеть электрооборудования в квартире. План 8 этажа.	000 «СМП «Меандр-94»		
							Формат А3		

Согласован	
Взам. инб. №	
Подпись и дата	
Инб. № подл.	

Согласовано

№

№


№





№

Взам. инв. №

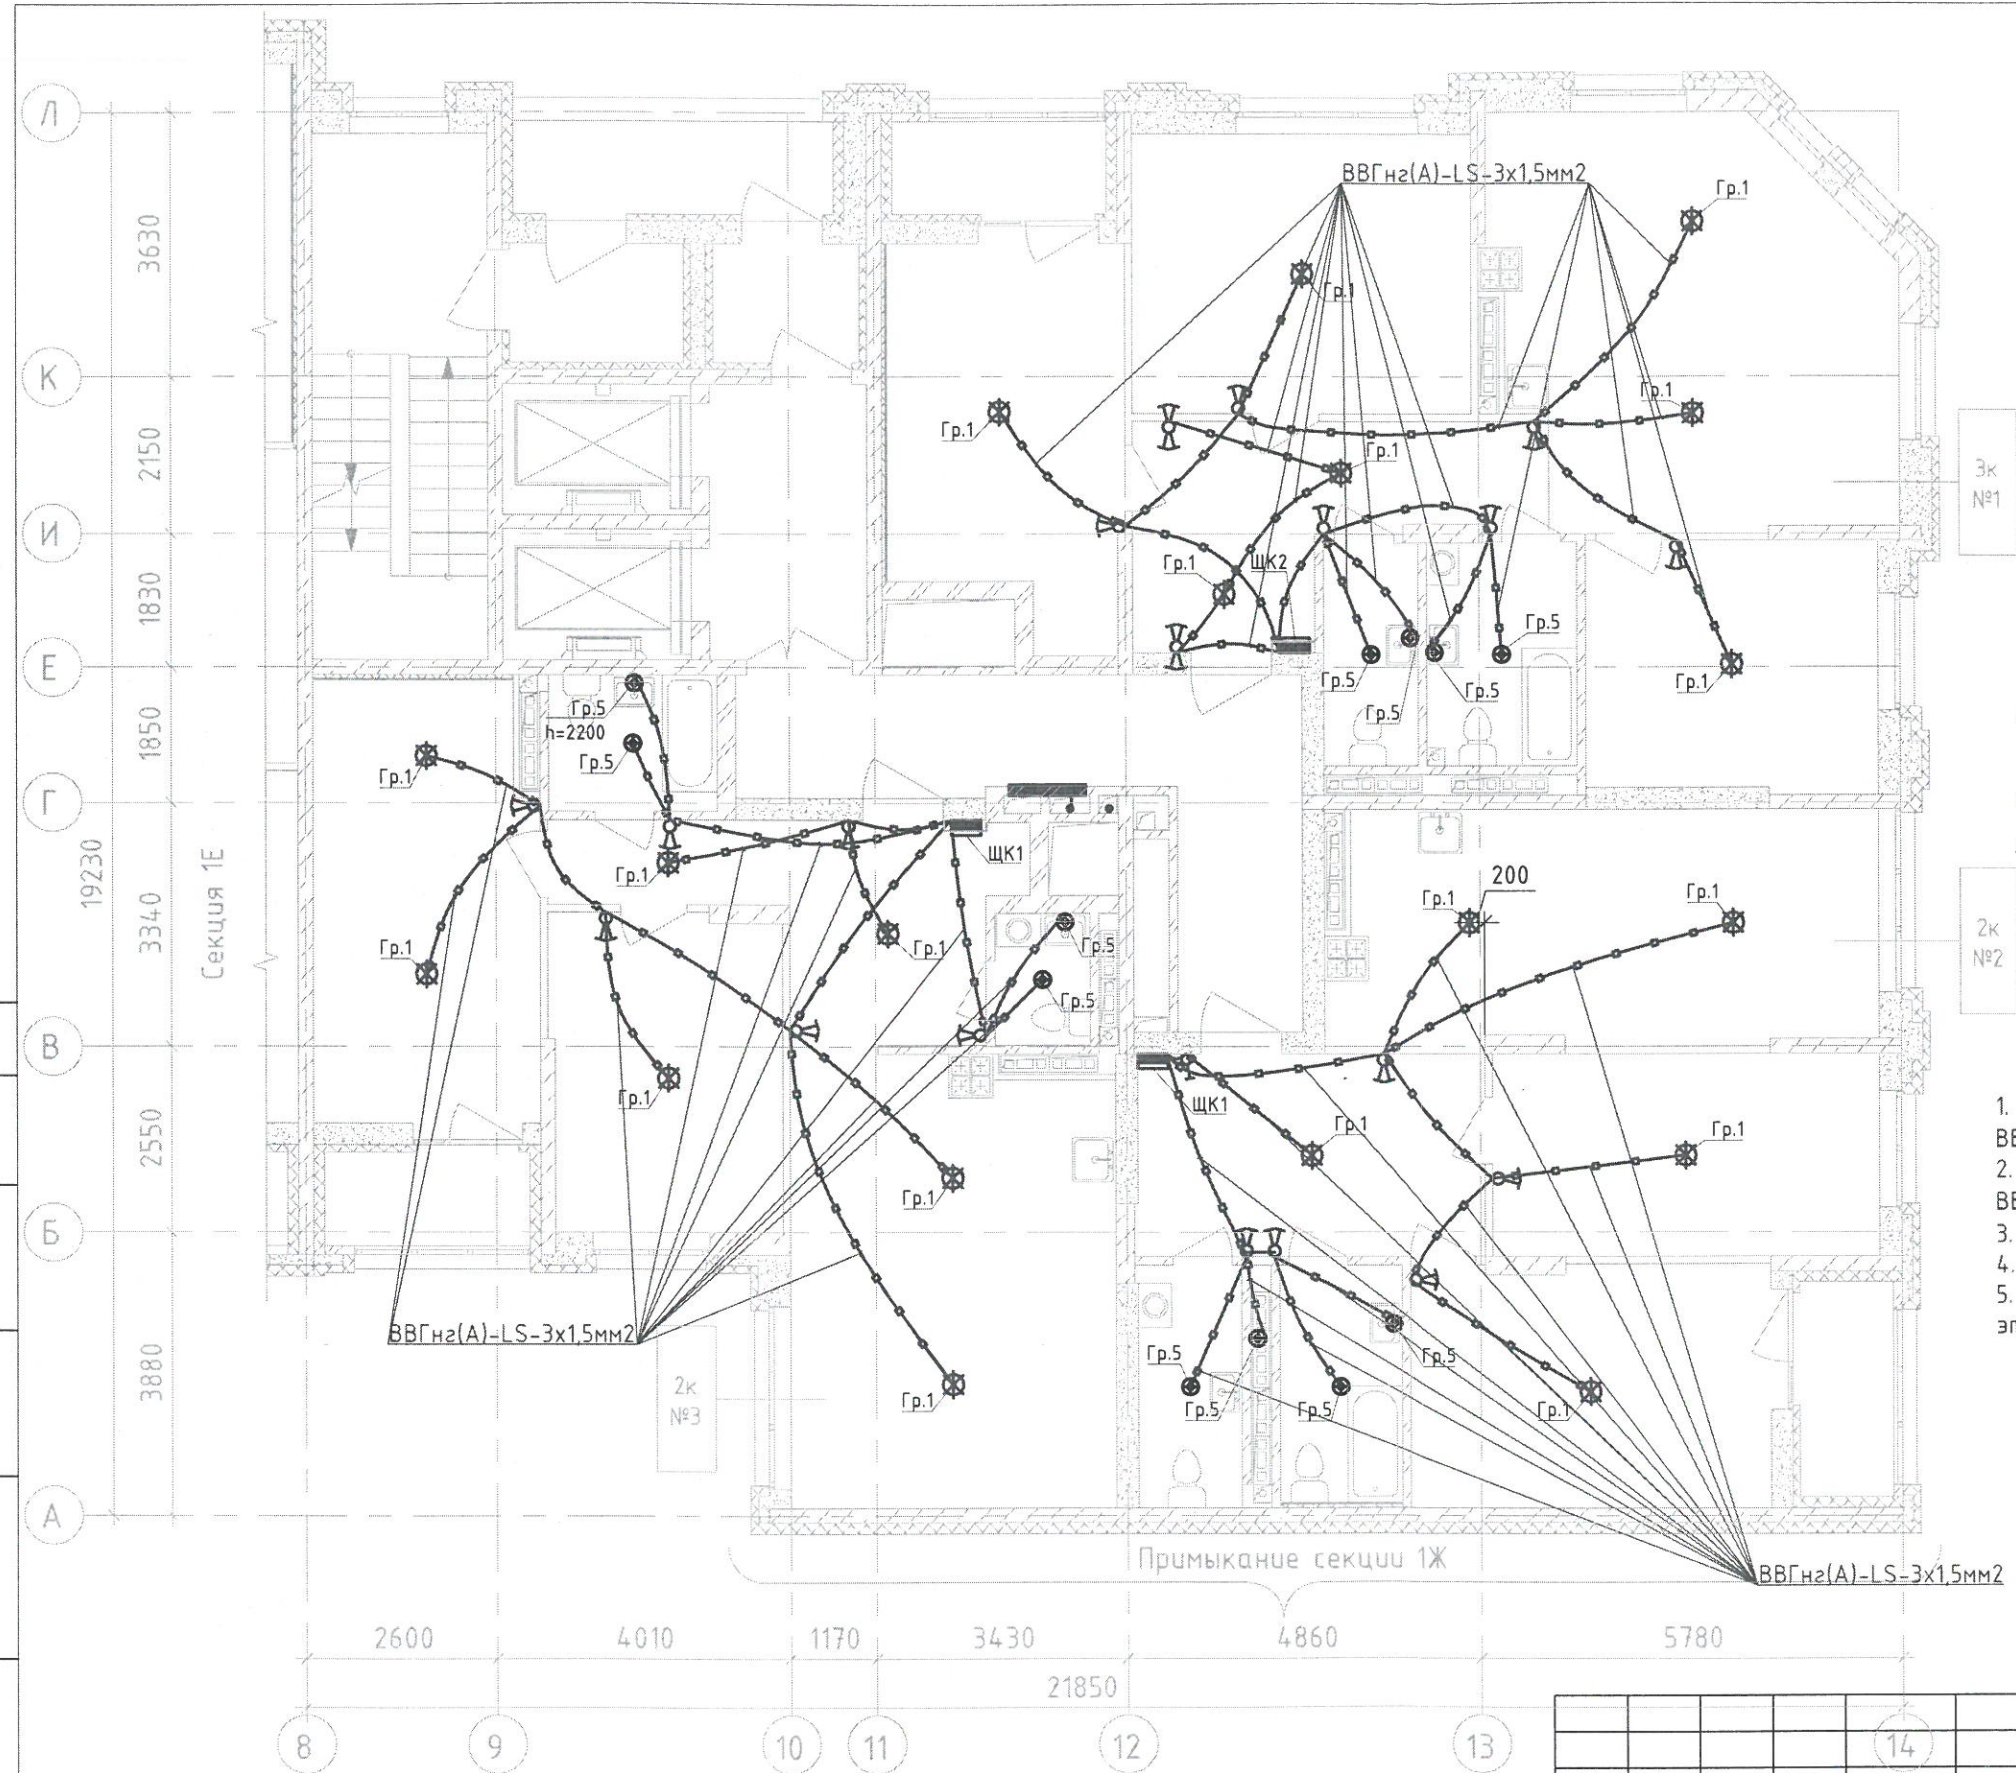Подпись и дата

Инв. № подл.



-  Выключатель скрытой установки одноклавишный 6А, 220В, IP20
-  Выключатель скрытой установки двухклавишный 6А, 220В, IP20
-  Переключатель одноклавишный скрытой установки 6А, 220В, IP20
-  Переключатель двухклавишный скрытой установки 6А, 220В, IP20

1. Опуск к выключателю одноклавишному от перекрытия - кабель ВВГнг(A)-LS-2x1,5 мм2
2. Опуск к выключателю двухклавишному от перекрытия - кабель ВВГнг(A)-LS-3x1,5 мм2
3. Опуск к переключателю от перекрытия - кабель ВВГнг(A)-LS-3x1,5 мм2
4. Опуск выполнен в трубах замоноличенных либо в штрабе
5. Кабели проложены в замоноличенных трубах между 9 этажом и 10 этажом.




						123-2021-1/Л-30М			
						Многоэтажный жилой дом с нежилыми помещениями на первых этажах и подземной автостоянкой по ул. Степана Разина в Чкаловском районе г. Екатеринбурга. Секция 1/Л			
Изм.	Кол.уч.	Лист	№ док.	Подпись	Дата	Секция 1/Л	Стадия	Лист	Листов
Разработал	Абзапарова			<i>М.А.</i>	06.23		ИД		
Проверил	Ситников			<i>С.</i>	06.23				
						Исполнительная схема №9-4. Сеть освещения в квартире. План 9 этажа			
						000 «СМП «Меандр-94»			
						Формат А3			





Создатель

Взам. инв. №

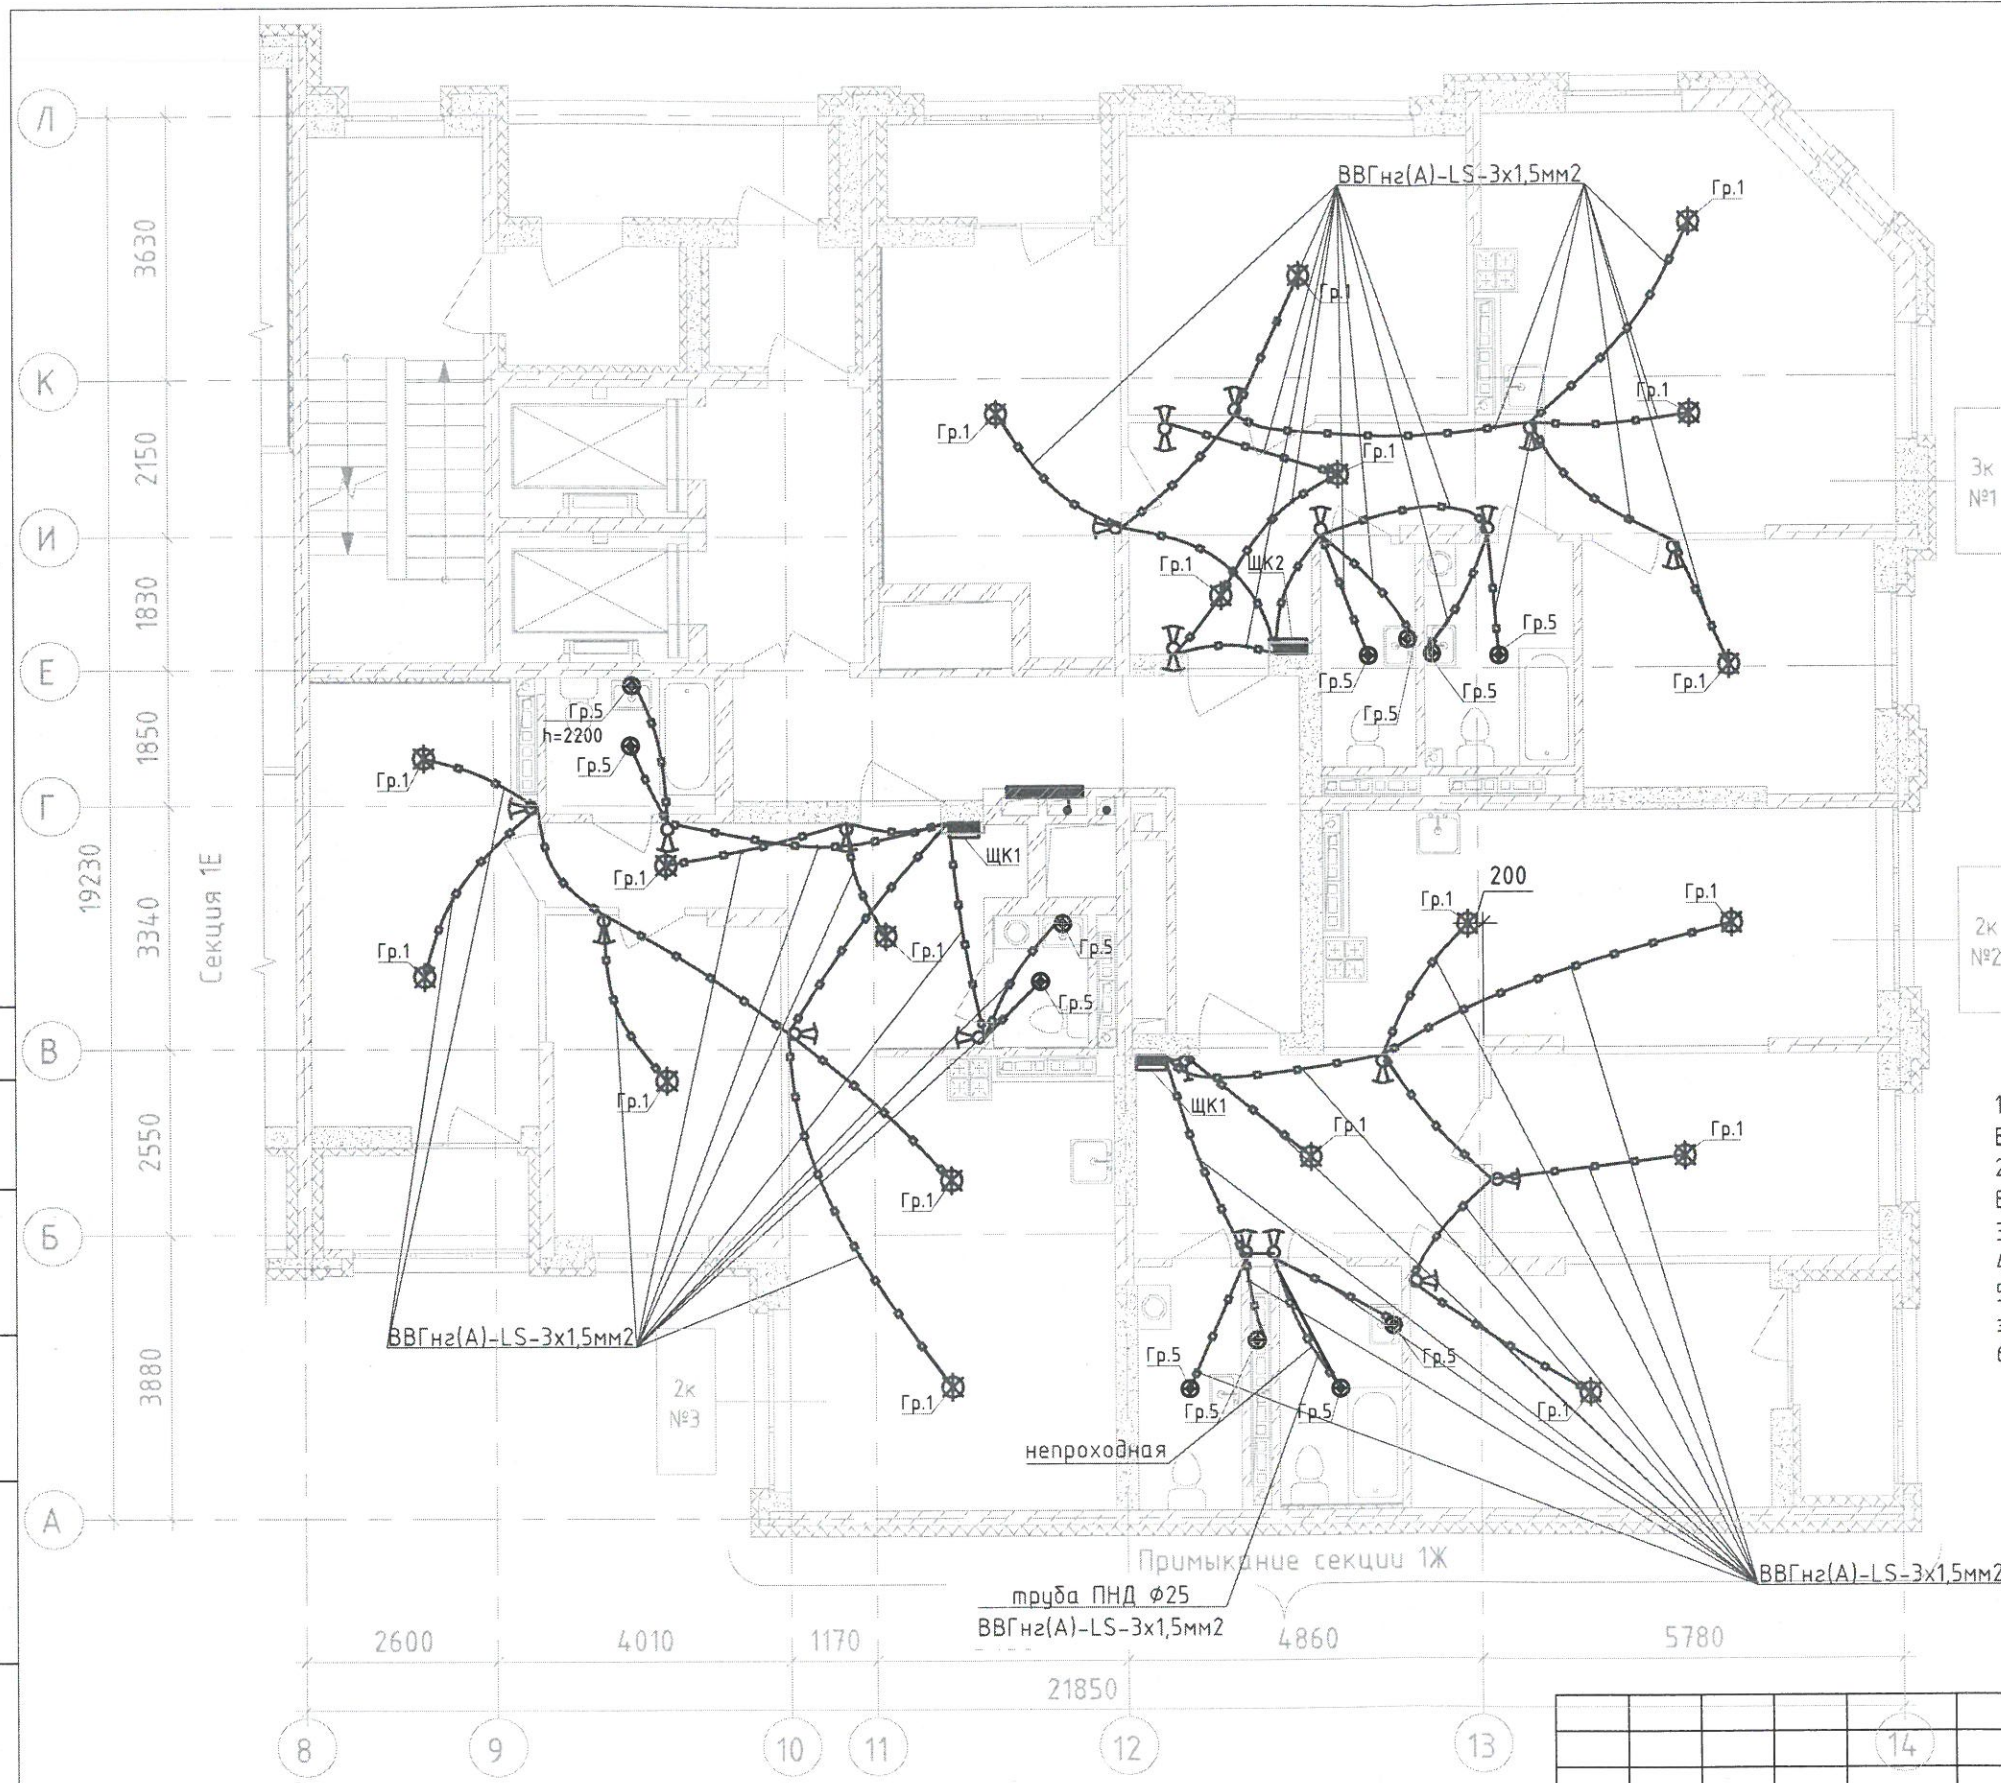Подпись и дата

Инв. № подл.



-  Выключатель скрытой установки одноклавишный 6А, 220В, IP20
-  Выключатель скрытой установки двухклавишный 6А, 220В, IP20
-  Переключатель одноклавишный скрытой установки 6А, 220В, IP20
-  Переключатель двухклавишный скрытой установки 6А, 220В, IP20

1. Опуск к выключателю одноклавишному от перекрытия - кабель ВВГнгз(А)-LS-2x1,5 мм2
2. Опуск к выключателю двухклавишному от перекрытия - кабель ВВГнгз(А)-LS-3x1,5 мм2
3. Опуск к переключателю от перекрытия - кабель ВВГнгз(А)-LS-3x1,5 мм2
4. Опуск выполнен в трубах замоноличенных либо в штрабе
5. Кабели проложены в замоноличенных трубах между 10 этажом и 11 этажом.
6. Привязки для труб в стяжке пола - см. исп. сх. №11-1




						123-2021-1/Л-30М			
						Многоэтажный жилой дом с нежилыми помещениями на первых этажах и подземной автостоянкой по ул. Степана Разина в Чкаловском районе г. Екатеринбурга. Секция 1Л			
Изм.	Кол.уч.	Лист	№ док.	Подпись	Дата	Секция 1/Л	Стадия	Лист	Листов
Разработал	Абзапарова			<i>MA</i>	06.23		ИД		
Проверил	Ситников			<i>ST</i>	06.23				
						Исполнительная схема №10-4. Сеть освещения в квартире. План 10 этажа			
						000 «СМП «Меандр-94»			
						Формат А3			

Согласовано

Взам. инв. №

Подпись и дата


Инв. № подл.

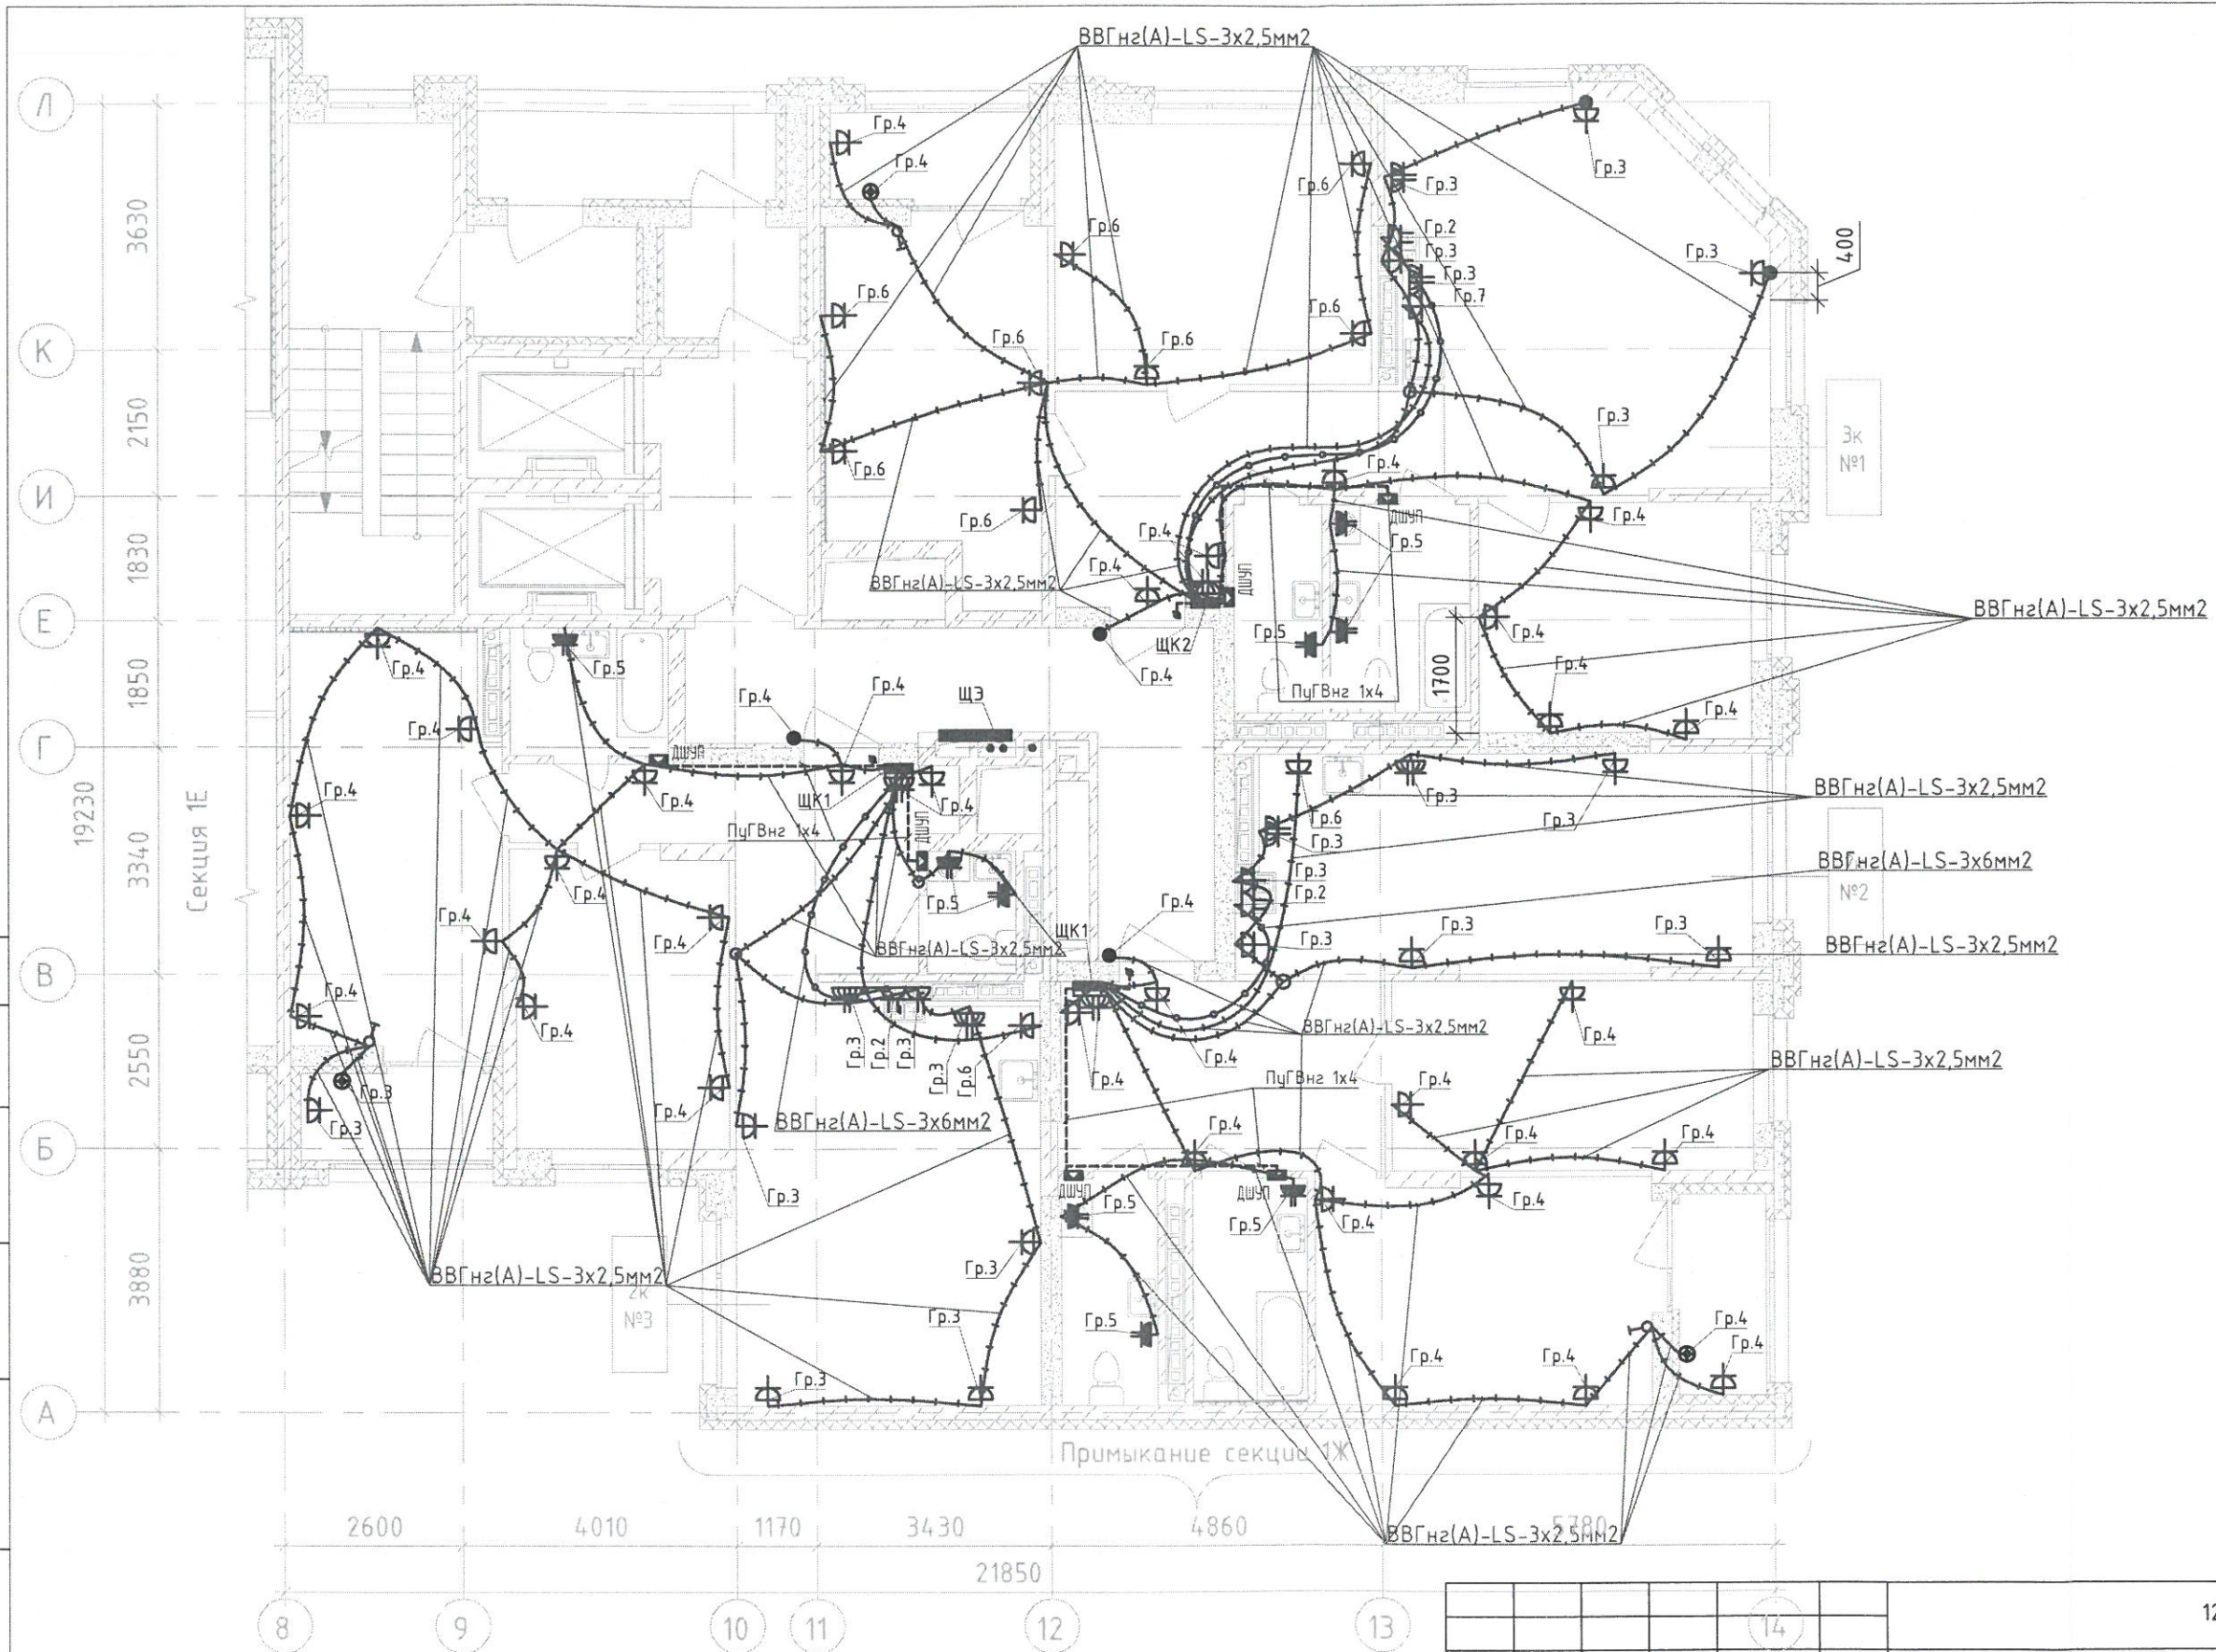

1. Кабели проложены в замоноличенных трубах между 10 этажом и 11 этажом.
Опуски - сверху-вниз.

Изм.	Кол.уч.	Лист	№ док.	Подпись	Дата
				Абзапарова	06.23
				Ситников	06.23

123-2021-1/Л-ЭОМ		
Многоэтажный жилой дом с нежилыми помещениями на первых этажах и подземной автостоянкой по ул. Степана Разина в Чкаловском районе г. Екатеринбурга. Секция ЛЛ		
Секция 1/Л	Лист	Листов
ИД		
Исполнительная схема №10-3. Сеть электрооборудования в квартире. План 10 этажа.		000 «СМП «Меандр-94»

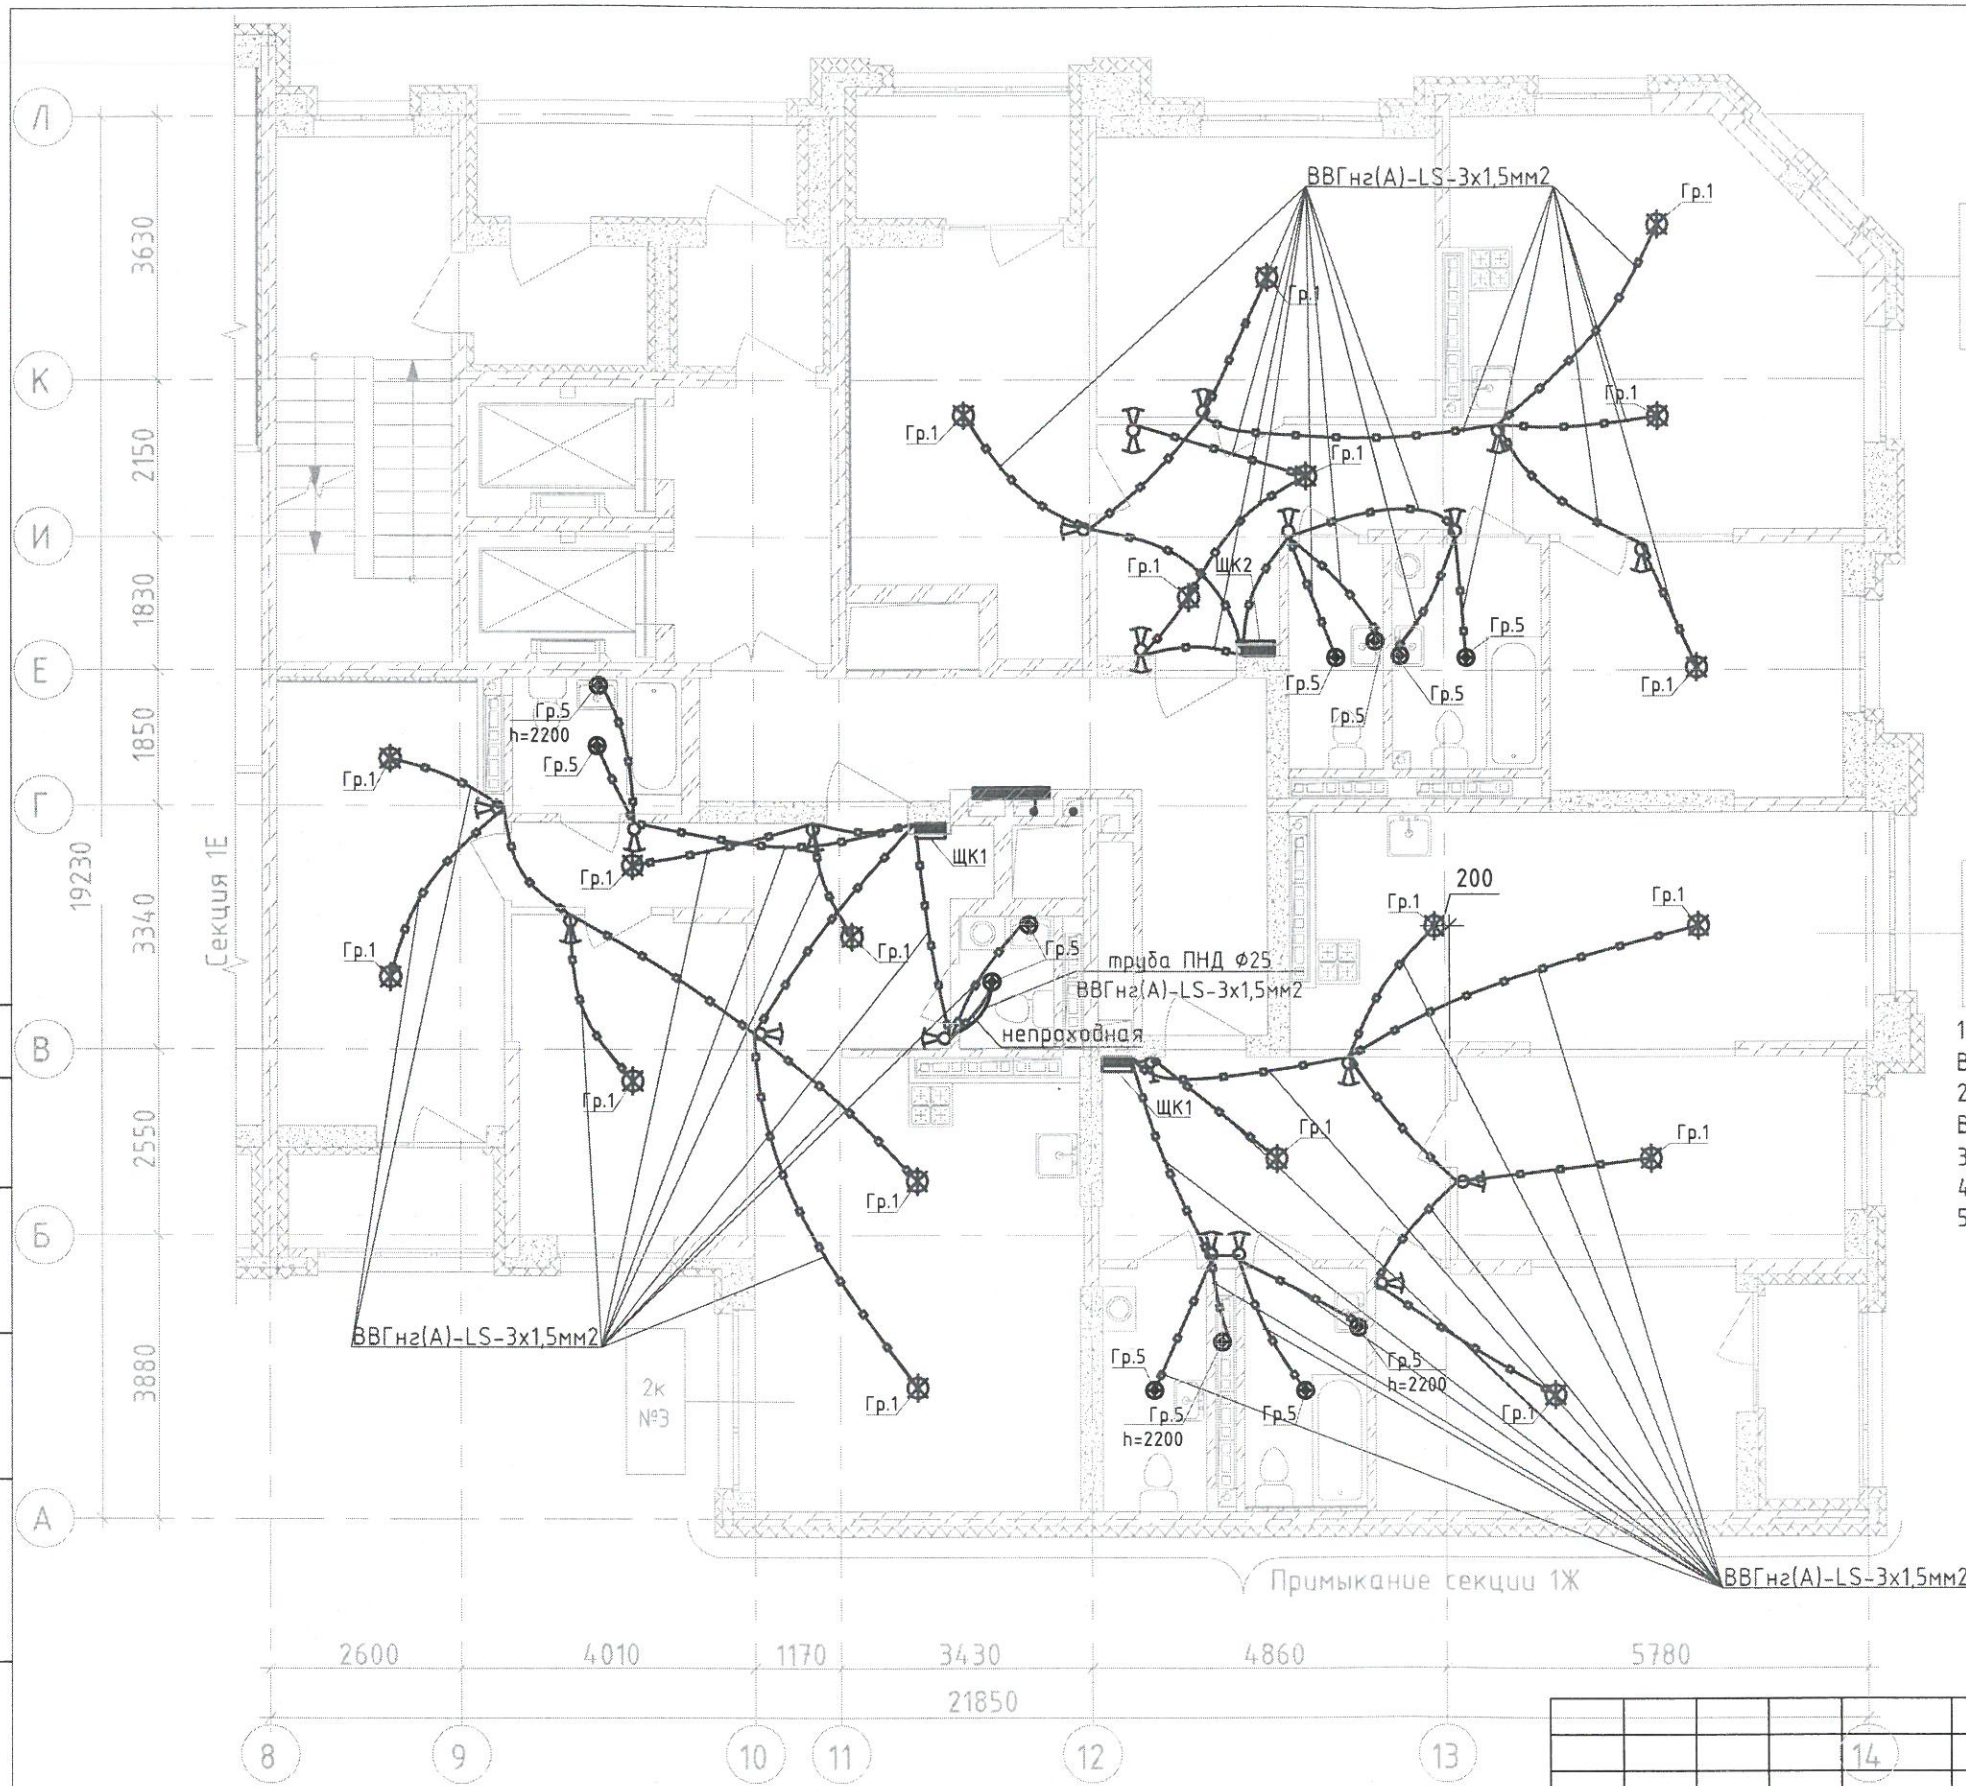

3к №1

2к №3

- Выключатель скрытой установки одноклавишный 6А, 220В, IP20
- Выключатель скрытой установки двухклавишный 6А, 220В, IP20
- Переключатель одноклавишный скрытой установки 6А, 220В, IP20
- Переключатель двухклавишный скрытой установки 6А, 220В, IP20





1. Опуск к выключателю одноклавишному от перекрытия - кабель ВВГнг(A)-LS-2x1,5 мм2
2. Опуск к выключателю двухклавишному от перекрытия - кабель ВВГнг(A)-LS-3x1,5 мм2
3. Опуск к переключателю от перекрытия - кабель ВВГнг(A)-LS-3x1,5 мм2
4. Опуск выполнен в трубах замоноличенных либо в штрабе
5. Кабели проложены в замоноличенных трубах между 11 этажом и 12 этажом.



Согласовано	
Взам. инб. №	
Подпись и дата	
Инб. № подл.	

123-2021-1/Л-30М					
Многоэтажный жилой дом с нежилыми помещениями на первых этажах и подземной автостоянкой по ул. Степана Разина в Чкаловском районе г. Екатеринбурга. Секция 1Л					
Изм.	Кол.уч.	Лист	№ док.	Подпись	Дата
				М.С.	06.23
				Ситников	06.23
Секция 1Л				ИД	
Исполнительная схема №11-4. Семь освещения в квартире. План 11 этажа				000 «СМП «Меандр-94»	



-  Выключатель скрытой установки одноклавишный 6А, 220В, IP20
-  Выключатель скрытой установки двухклавишный 6А, 220В, IP20
-  Переключатель одноклавишный скрытой установки 6А, 220В, IP20
-  Переключатель двухклавишный скрытой установки 6А, 220В, IP20

1. Опуск к выключателю одноклавишному от перекрытия - кабель ВВГнгз(А)-LS-2х1,5 мм2
2. Опуск к выключателю двухклавишному от перекрытия - кабель ВВГнгз(А)-LS-3х1,5 мм2
3. Опуск к переключателю от перекрытия - кабель ВВГнгз(А)-LS-3х1,5 мм2
4. Опуск выполнен в трубах замоноличенных либо в штрабе
5. Кабели проложены в замоноличенных трубах между 12 этажом и 13 этажом.



Согласовано	
Взам. инв. №	
Подпись и дата	
Инв. № подл.	

						123-2021-1/Л-ЭОМ			
						Многоэтажный жилой дом с нежилыми помещениями на первых этажах и подземной автостоянкой по ул. Степана Разина в Чкаловском районе г. Екатеринбурга. Секция 1Л			
Изм.	Кол.уч.	Лист	№ док	Подпись	Дата	Секция 1/Л	Стадия	Лист	Листов
Разработал				Абзапарова	06.23		ИД		
Проверил				Ситников	06.23				
						Исполнительная схема №12-4. Сеть освещения в квартире. План 12 этажа			
						ООО «СМП «Меандр-94»			
						Формат А3			

Согласован


Взам. инв. №

Подпись и дата

Инв. № подл.

Л 3630
 К 2150
 И 1830
 Е 1850
 Г 19230
 В 3340
 Б 2550
 А 3880

Секция 1Е

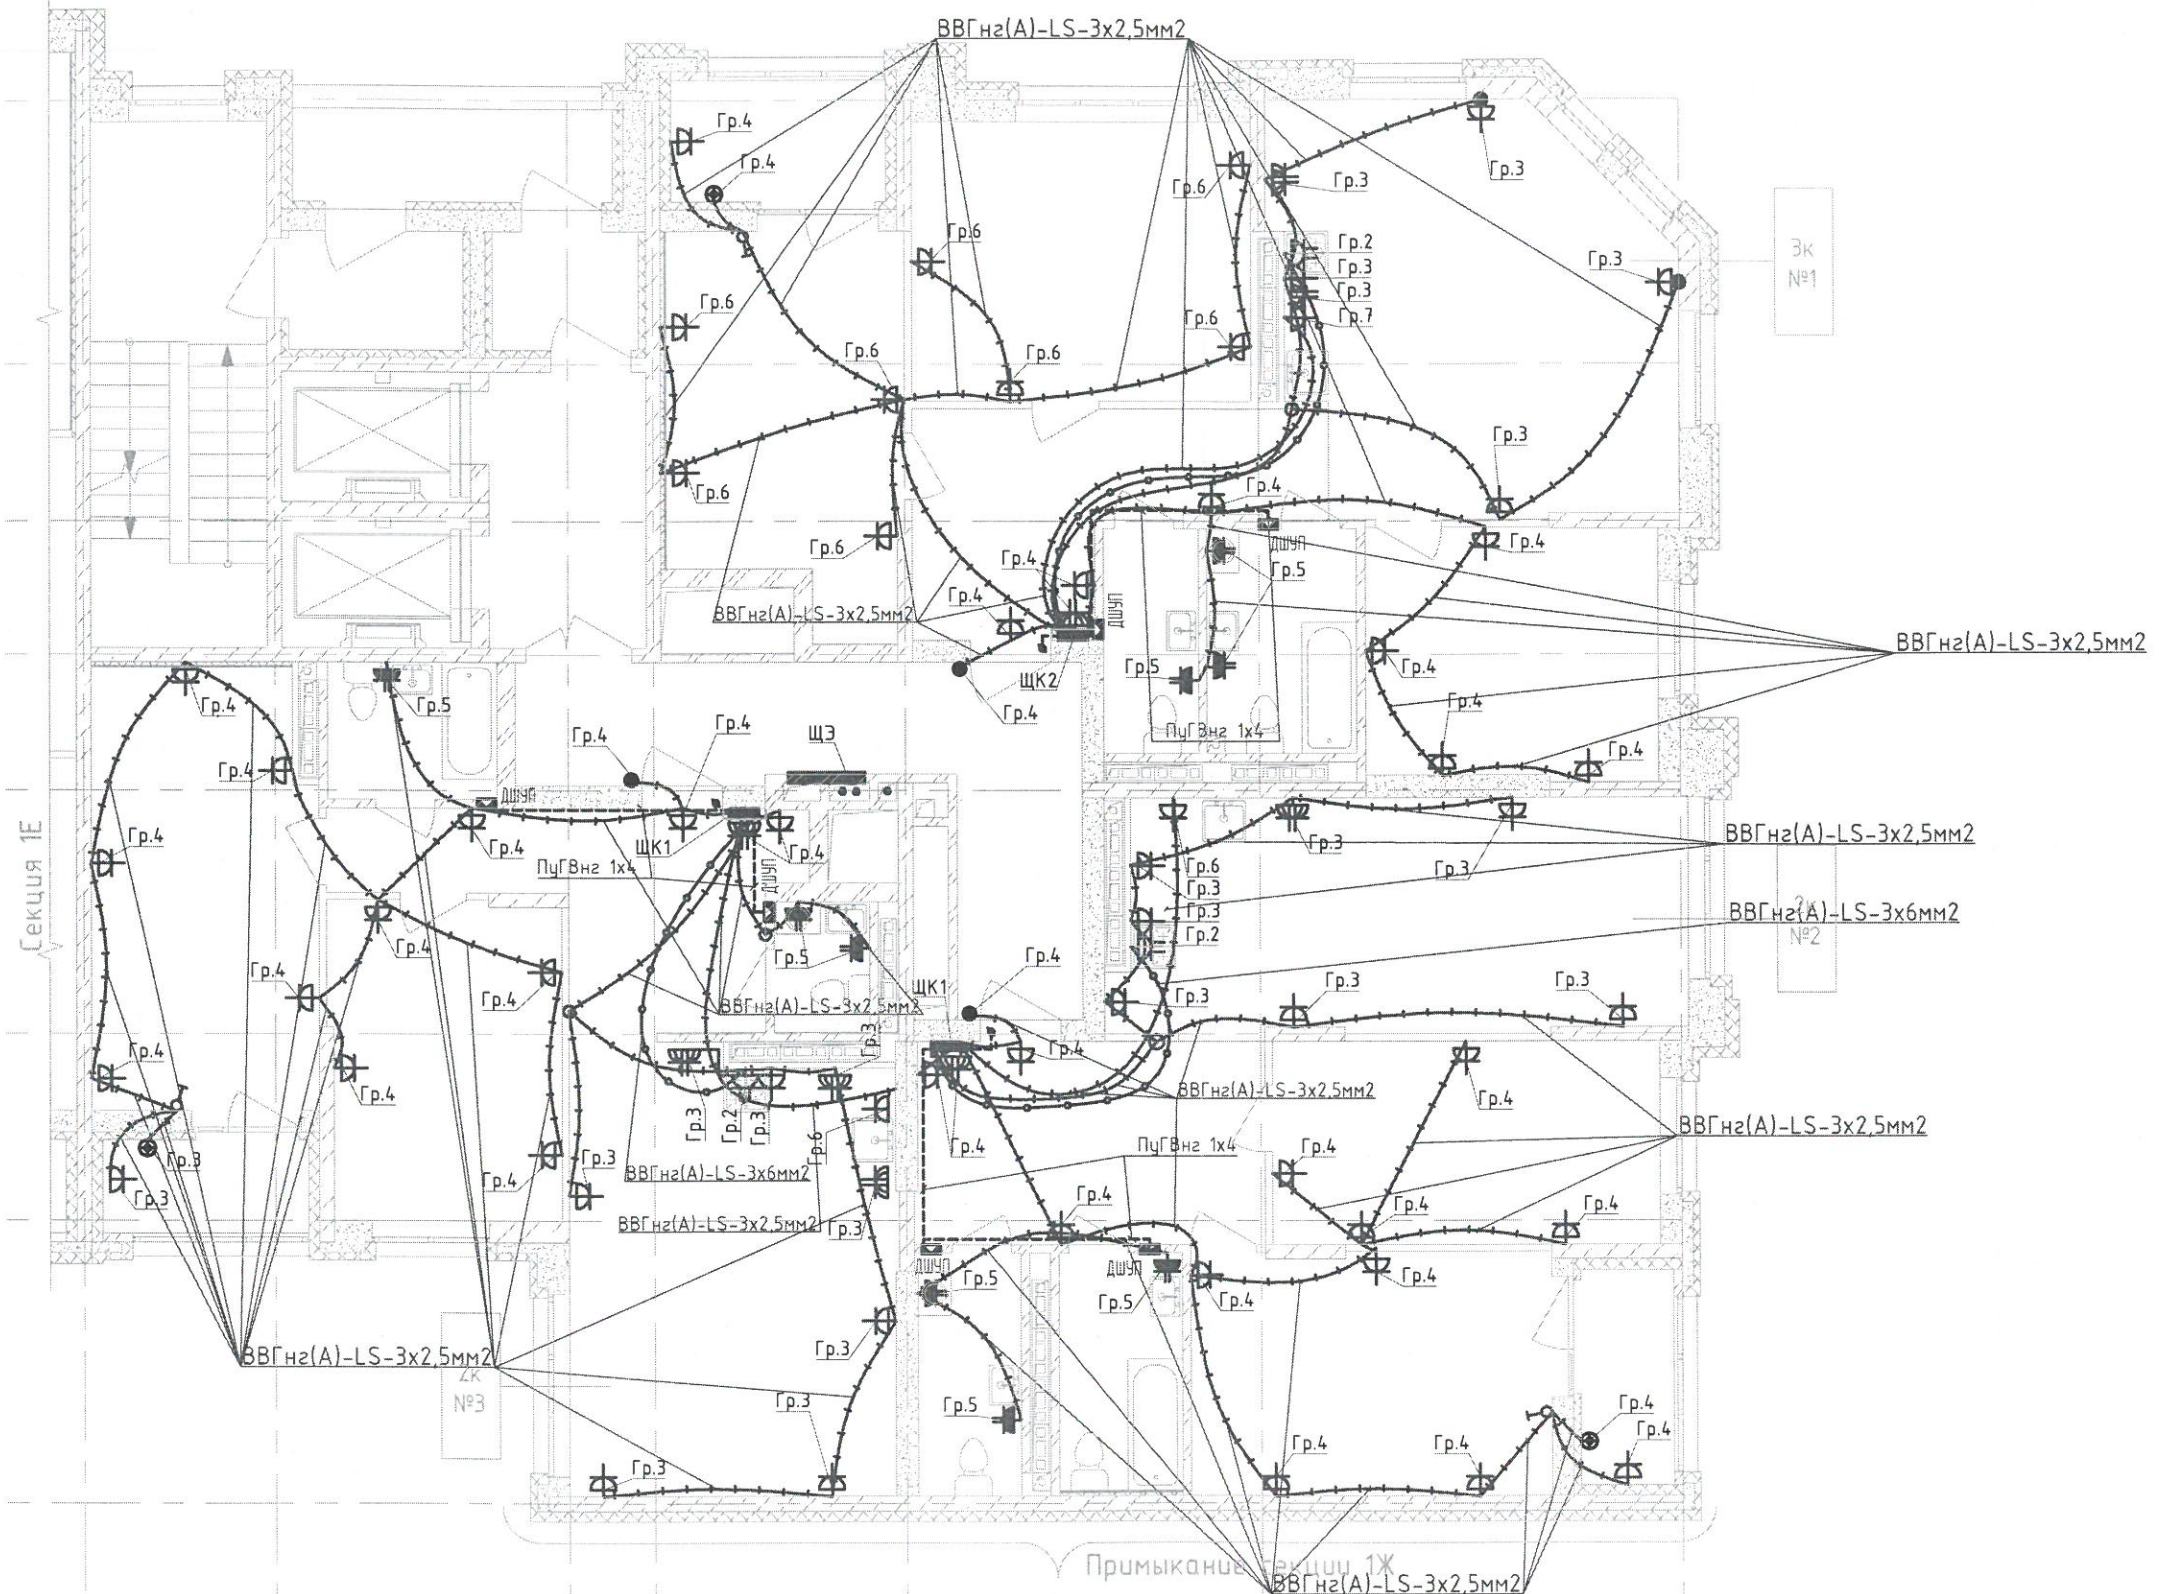

2600 4010 1170 3430 4860 5780
 21850
 8 9 10 11 12 13 14

1. Кабели проложены в замоноличенных трубах между 12 этажом и 13 этажом. Опуски - сверху-вниз.




123-2021-1/Л-30М					
Многоэтажный жилой дом с нежилыми помещениями на первых этажах и подземной автостоянкой по ул. Степана Разина в Чкаловском районе г. Екатеринбурга. Секция 1Л					
Изм.	Кол.уч.	Лист	№ док.	Подпись	Дата
				Абзапарова	06.23
				Ситников	06.23
Секция 1/Л				Стадия	Лист
				ИД	Листов
Исполнительная схема №12-3. Сеть электрооборудования в квартире. План 12 этажа.				000 «СМП «Меандр-94»	

Согласовано

Взам. инв. №

Подпись и дата

Инв. № подл.

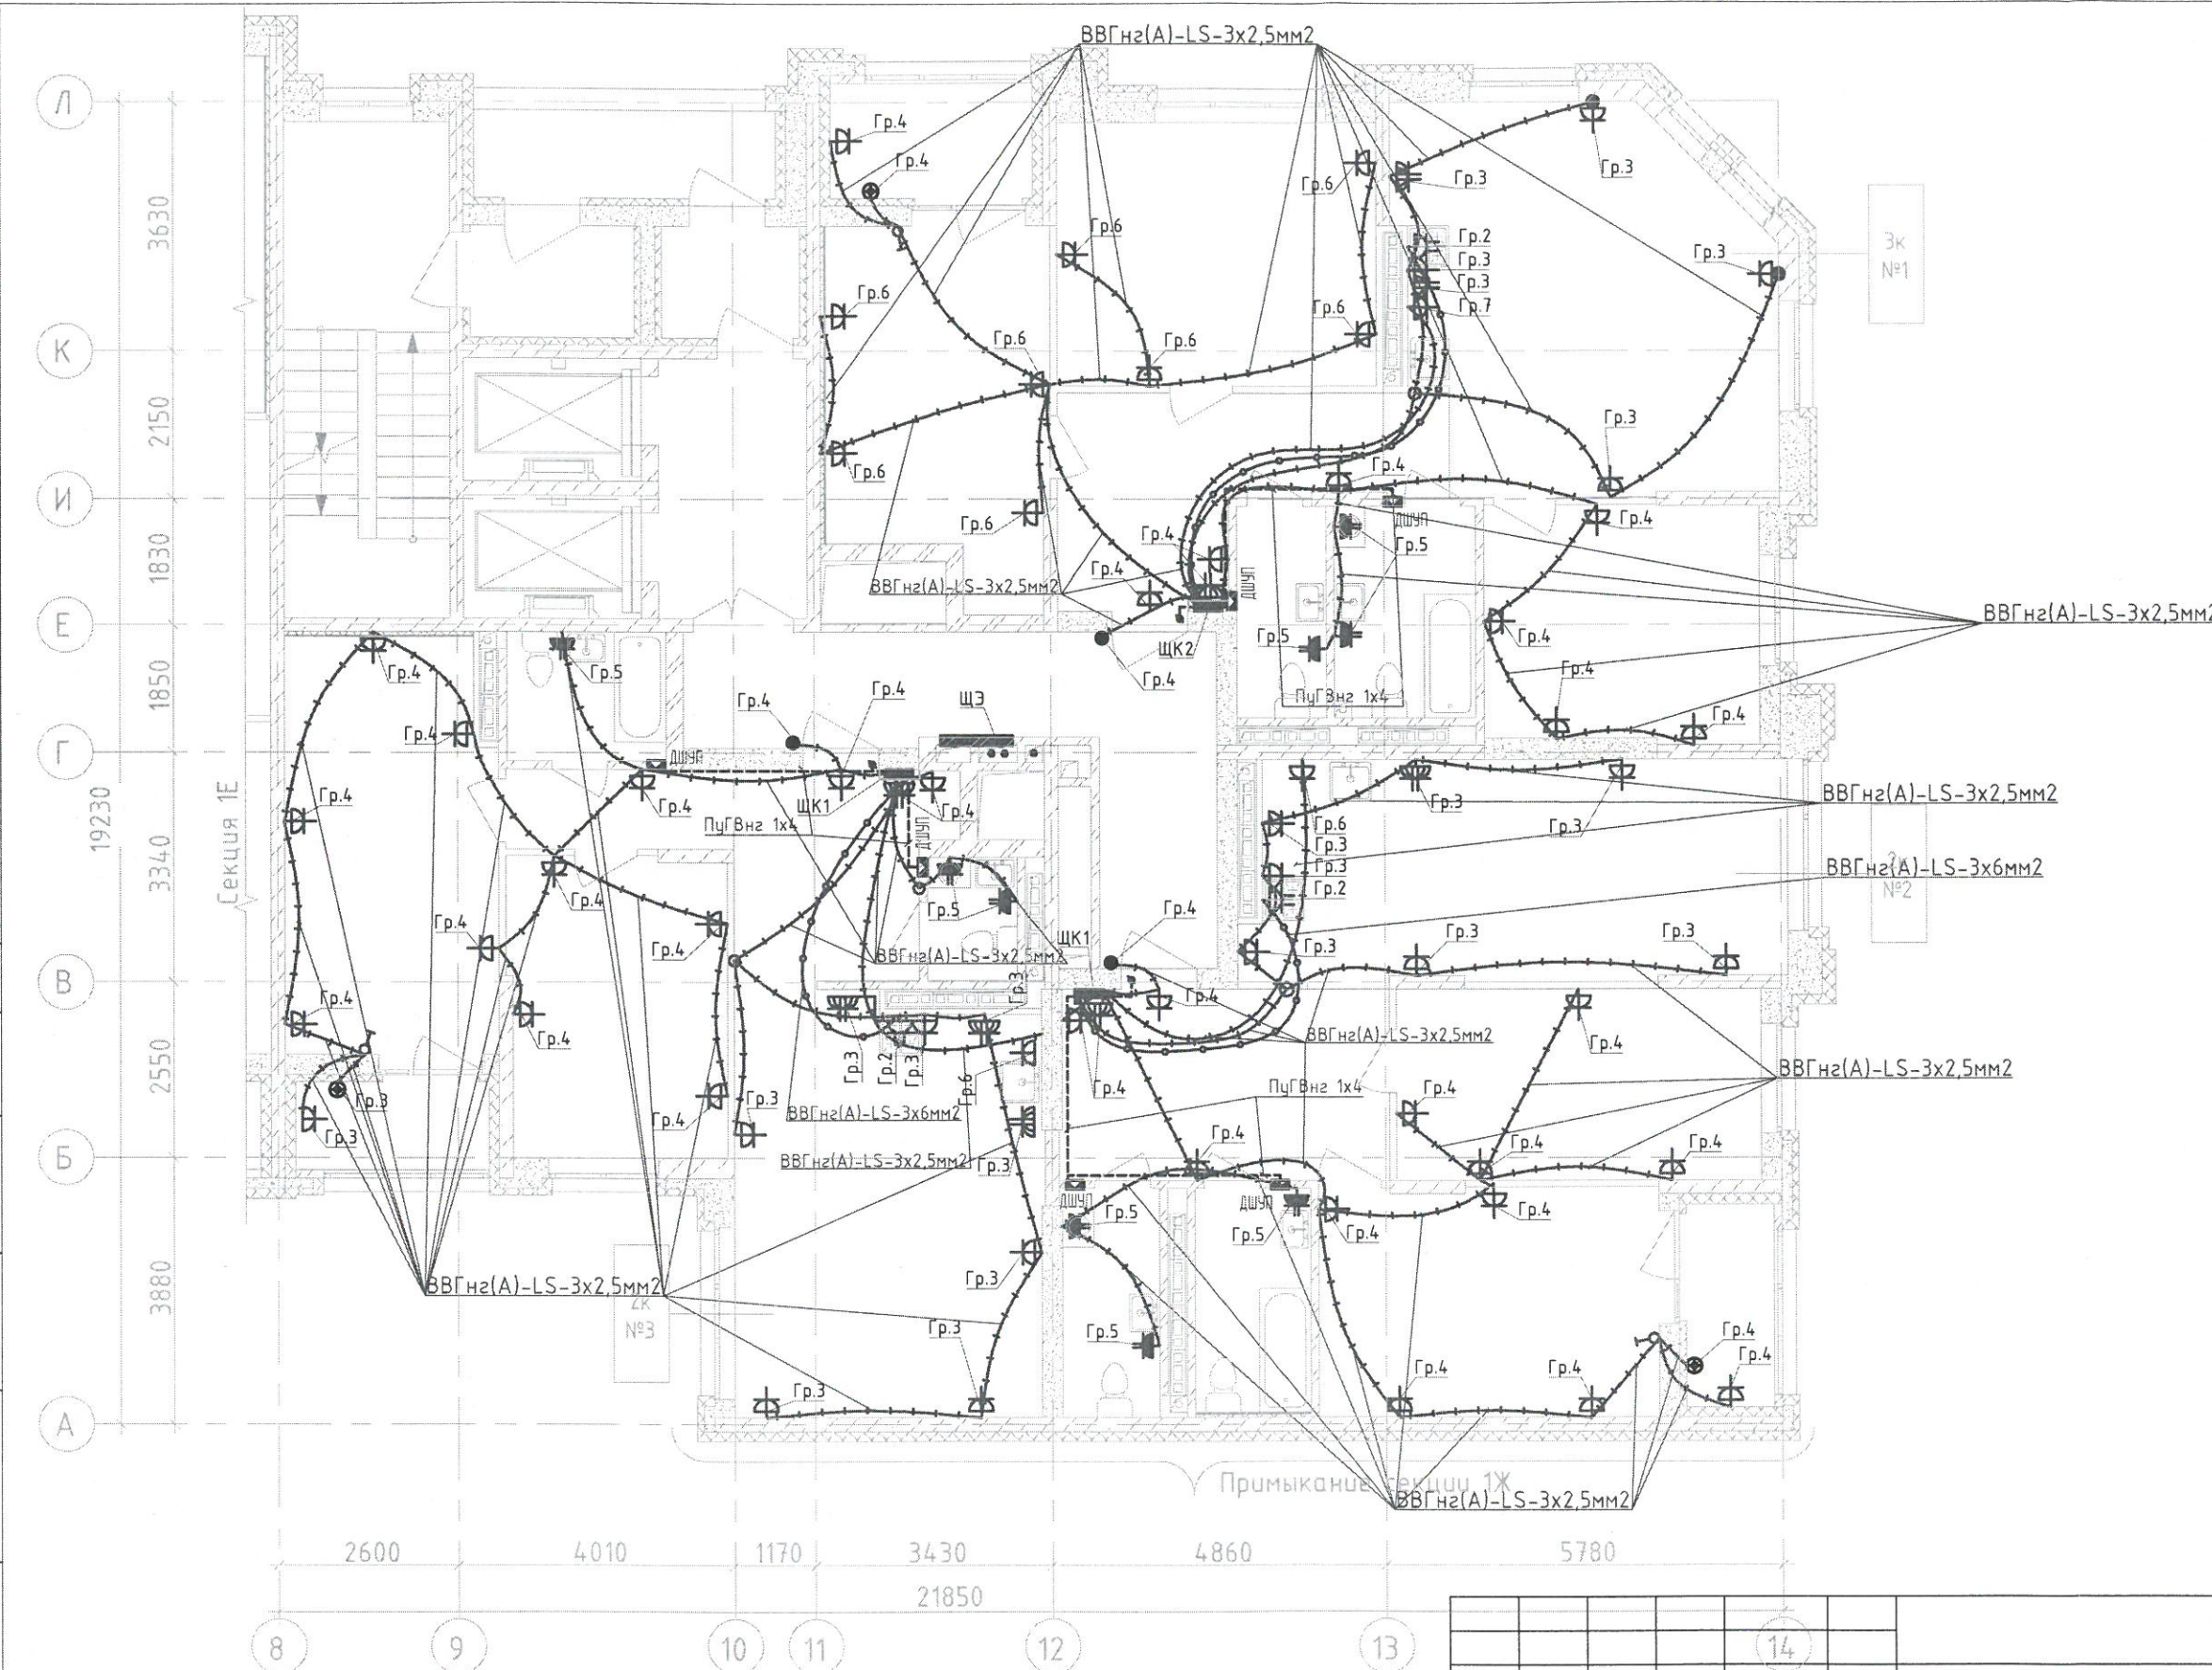

1. Кабели проложены в замоноличенных трубах между 13 этажом и 14 этажом. Опуски - сверху-вниз.


						123-2021-1/Л-30М			
						Многоэтажный жилой дом с нежилыми помещениями на первых этажах и подземной автостоянкой по ул. Степана Разина в Чкаловском районе г. Екатеринбурга. Секция 1/Л			
Изм.	Кол.уч.	Лист	№ док.	Подпись	Дата	Секция 1/Л	Стадия	Лист	Листов
Разработал	Абзапарова			<i>MA</i>	06.23		ИД		
Проверил	Ситников			<i>SI</i>	06.23				
						Исполнительная схема №13-3. Сеть электрооборудования в квартире. План 13 этажа.			
						ООО «СМП «Меандр-94»			
						Формат А3			

Согласовано

Взам. инв. №

Подпись и дата

Инв. № подл.

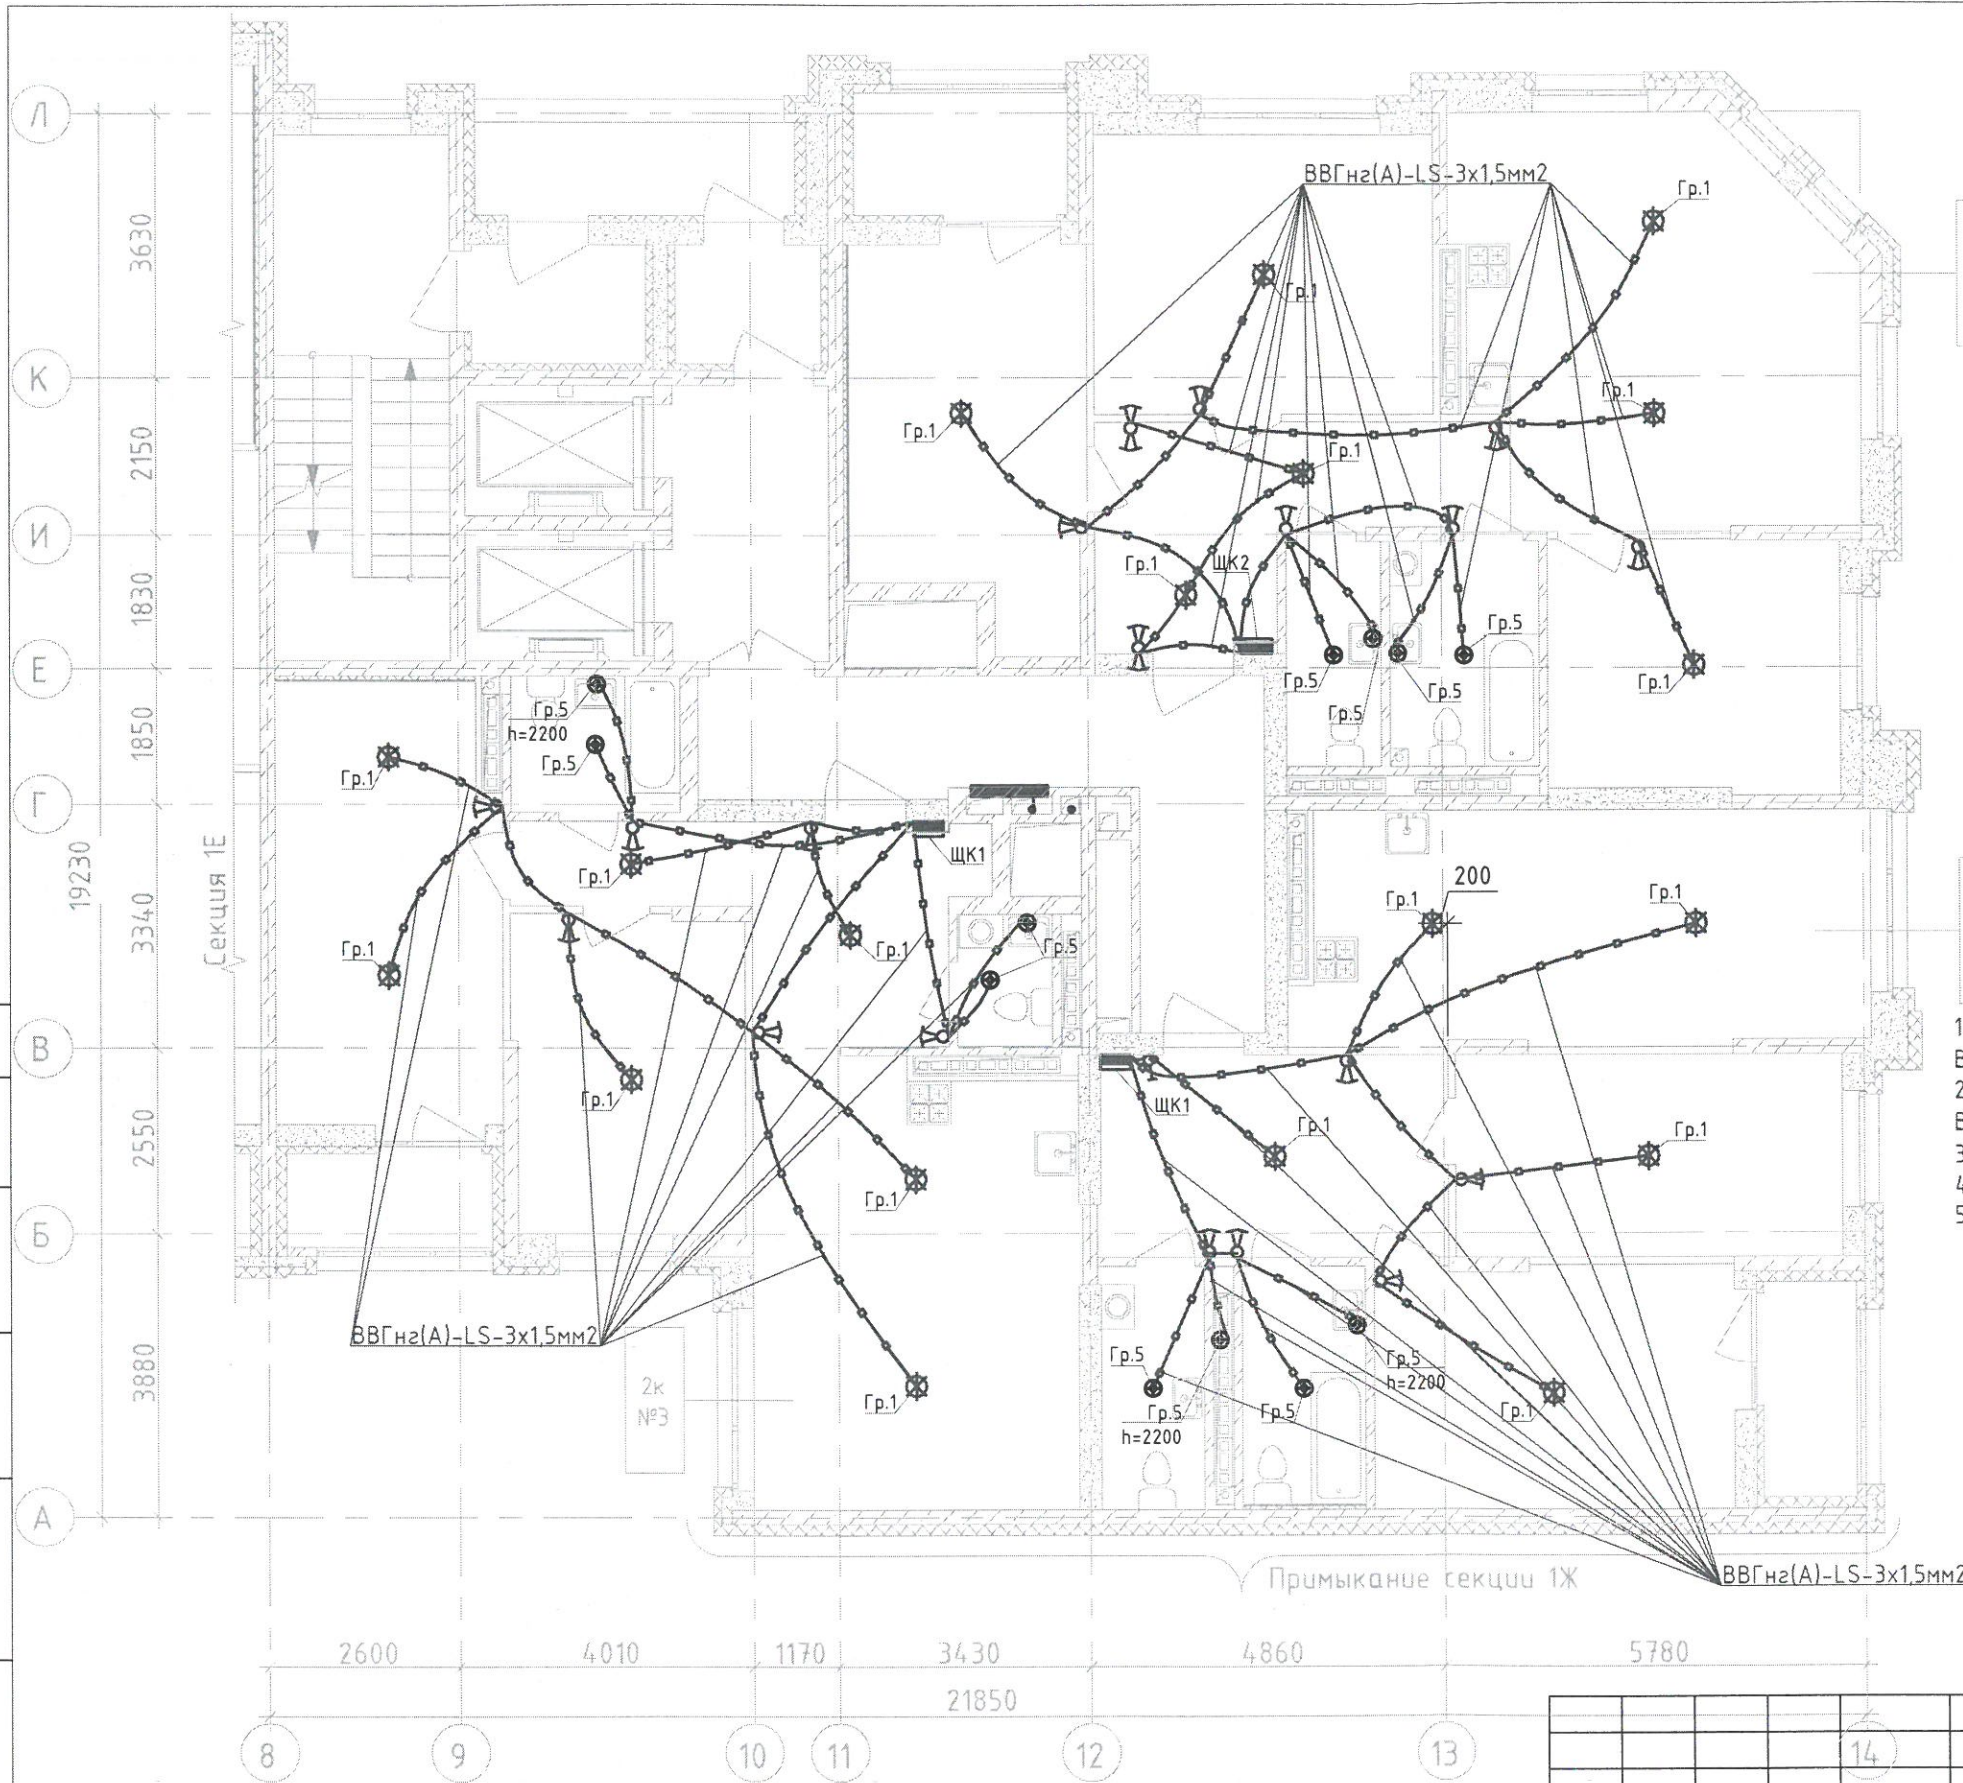

2к №3

- Выключатель скрытой установки одноклавишный 6А, 220В, IP20
- Выключатель скрытой установки двухклавишный 6А, 220В, IP20
- Переключатель одноклавишный скрытой установки 6А, 220В, IP20
- Переключатель двухклавишный скрытой установки 6А, 220В, IP20

1. Опуск к выключателю одноклавишному от перекрытия - кабель ВВГнг(A)-LS-2x1,5 мм2
2. Опуск к выключателю двухклавишному от перекрытия - кабель ВВГнг(A)-LS-3x1,5 мм2
3. Опуск к переключателю от перекрытия - кабель ВВГнг(A)-LS-3x1,5 мм2
4. Опуск выполнен в трубах замоноличенных либо в штрабе
5. Кабели проложены в замоноличенных трубах между 14 этажом и 15 этажом.




						123-2021-1/Л-30М			
						Многоэтажный жилой дом с нежилыми помещениями на первых этажах и подземной автостоянкой по ул. Степана Разина в Чкаловском районе г. Екатеринбурга. Секция 1Л			
Изм.	Кол.уч.	Лист	№ док.	Подпись	Дата	Секция 1ЛЛ	Стадия	Лист	Листов
Разработал	Абзапарова			<i>MA</i>	06.23		ИД		
Проверил	Ситников			<i>AB</i>	06.23				
						Исполнительная схема №14-4. Сеть освещения в квартире. План 14 этажа			
						000 «СМП «Меандр-94»			
						Формат А3			

Согласован

Взам. инв. №

Подпись и дата


Инв. № подл.

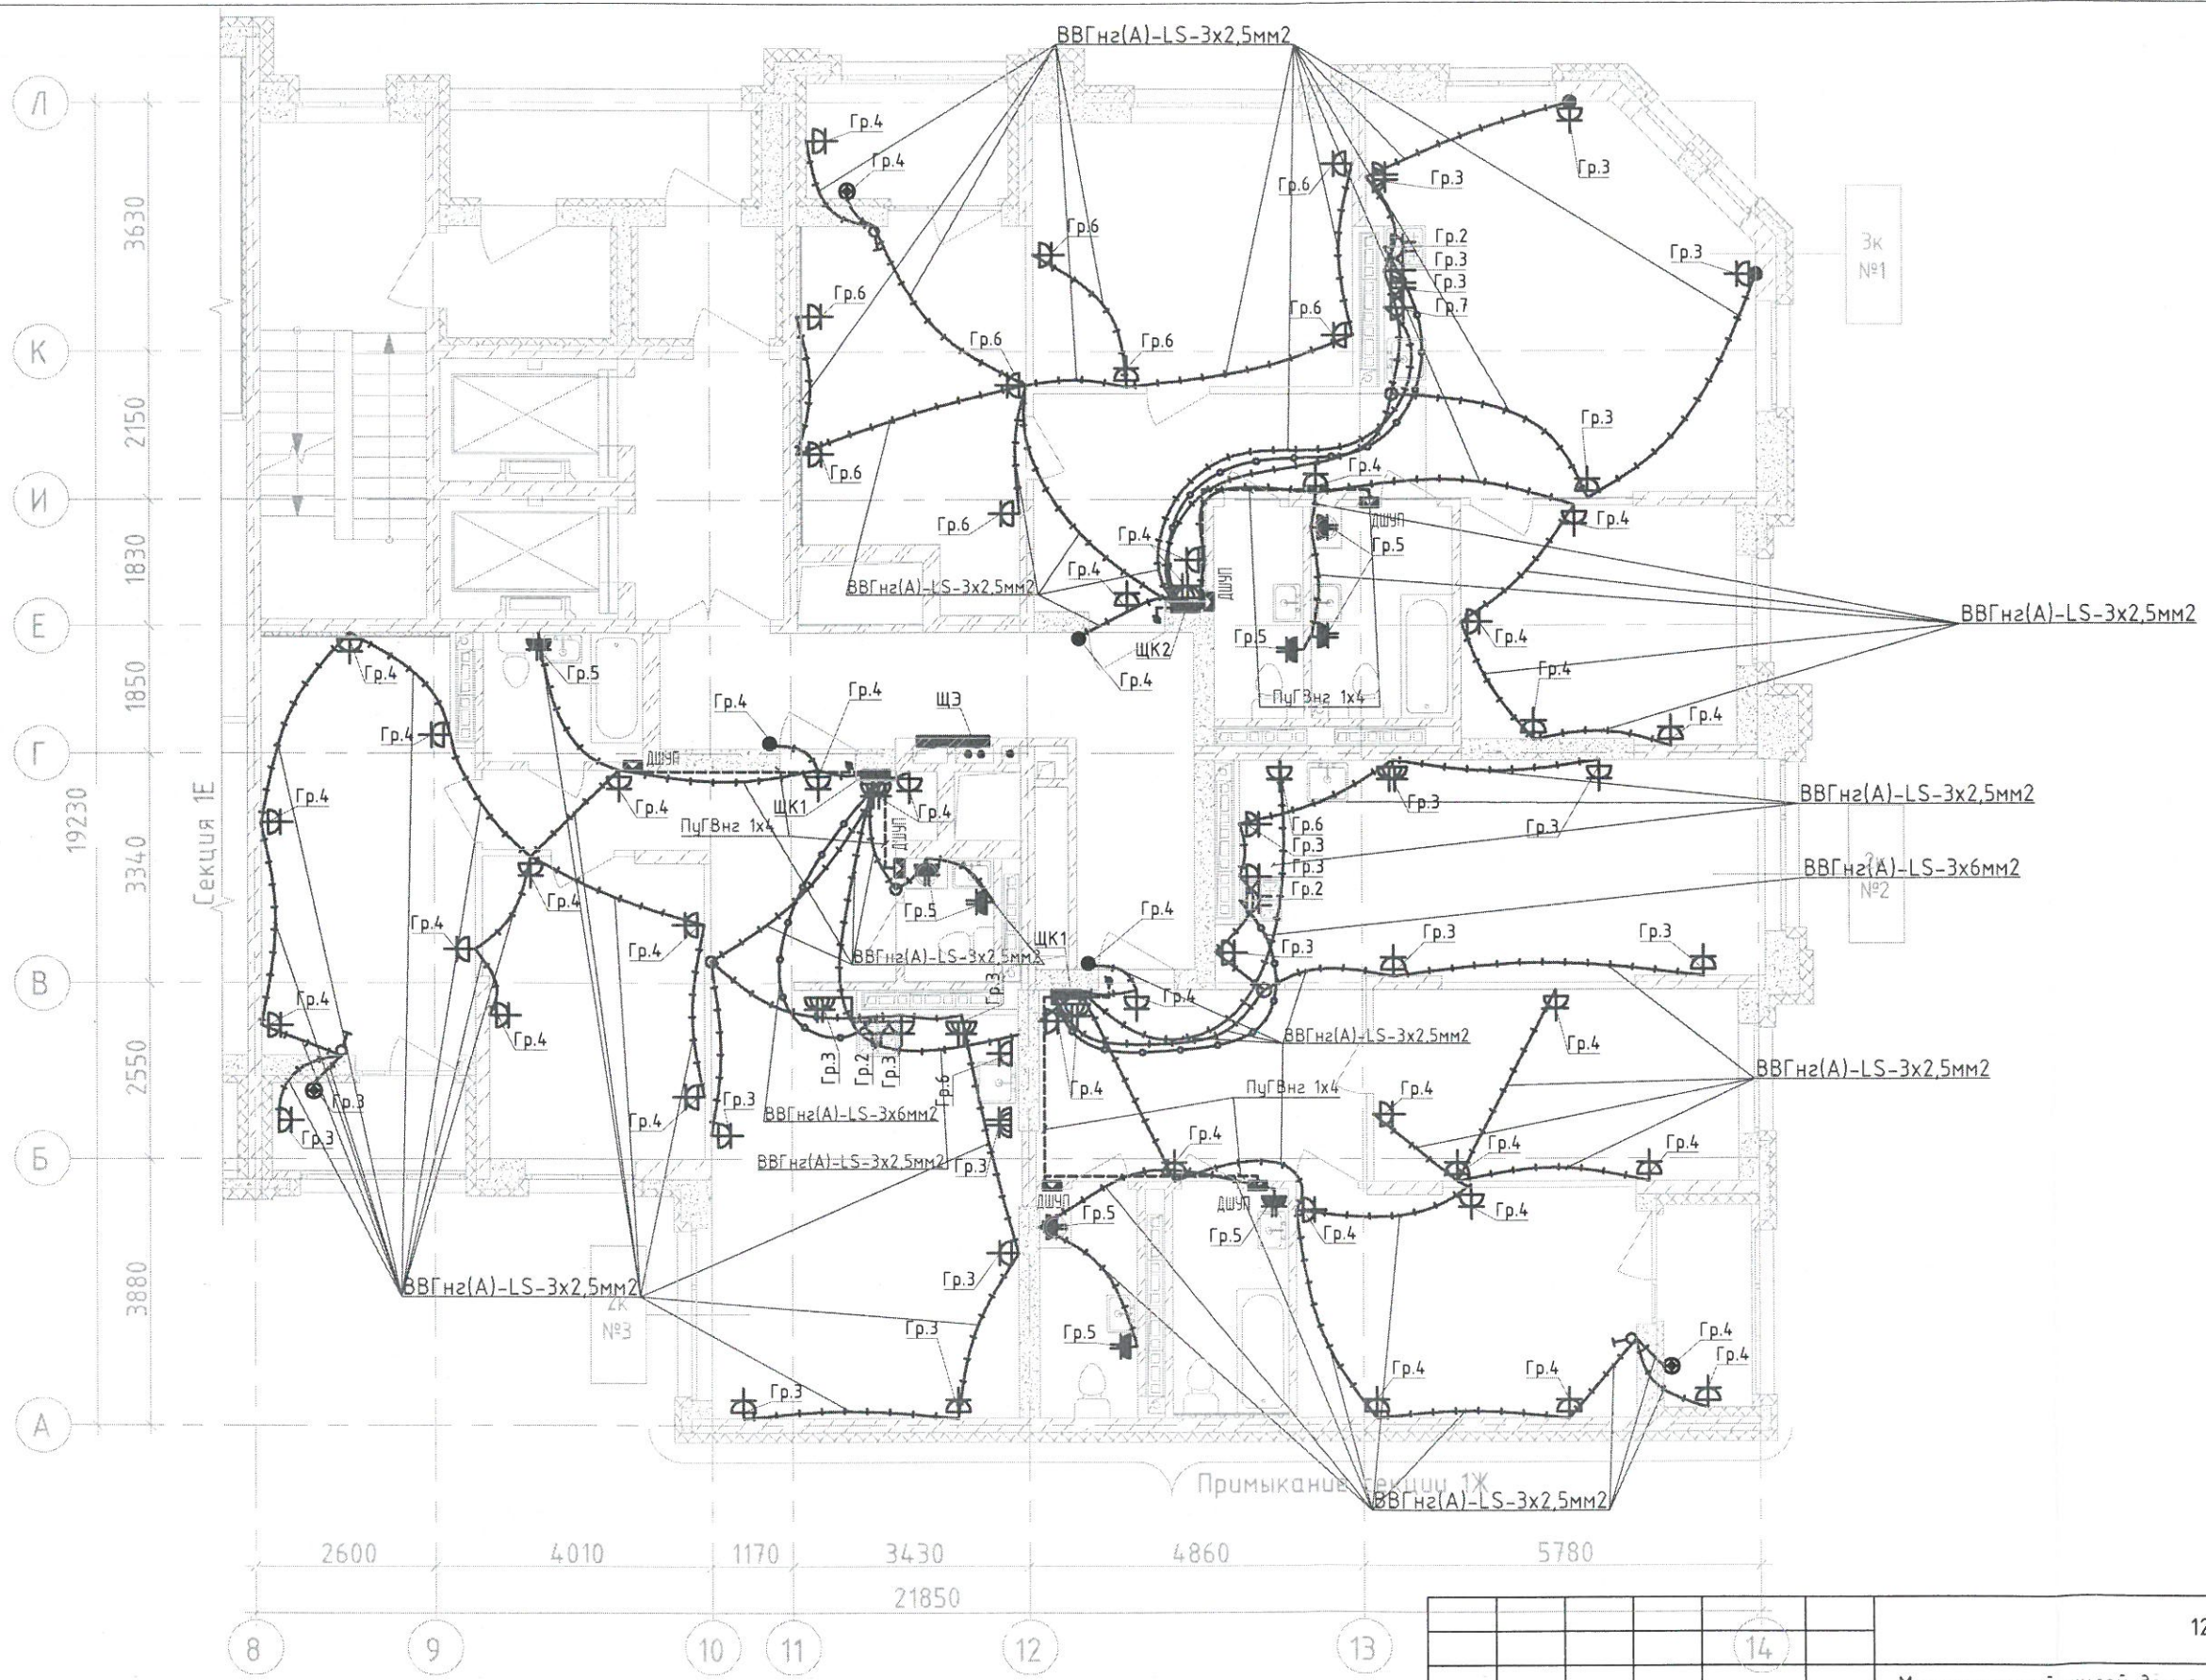

1. Кабели проложены в замоноличенных трубах между 14 этажом и 15 этажом. Опуски - сверху-вниз.



						123-2021-1/Л-30М			
						Многоэтажный жилой дом с нежилыми помещениями на первых этажах и подземной автостоянкой по ул. Степана Разина в Чкаловском районе г. Екатеринбурга. Секция 1/Л			
Изм.	Кол.уч.	Лист	№ док.	Подпись	Дата	Секция 1/Л	Стадия	Лист	Листов
							ИД		
						Исполнительная схема №14-3. Сеть электрооборудования в квартире. План 14 этажа.			
						ООО «СМП «Меандр-94»			
						Формат А3			

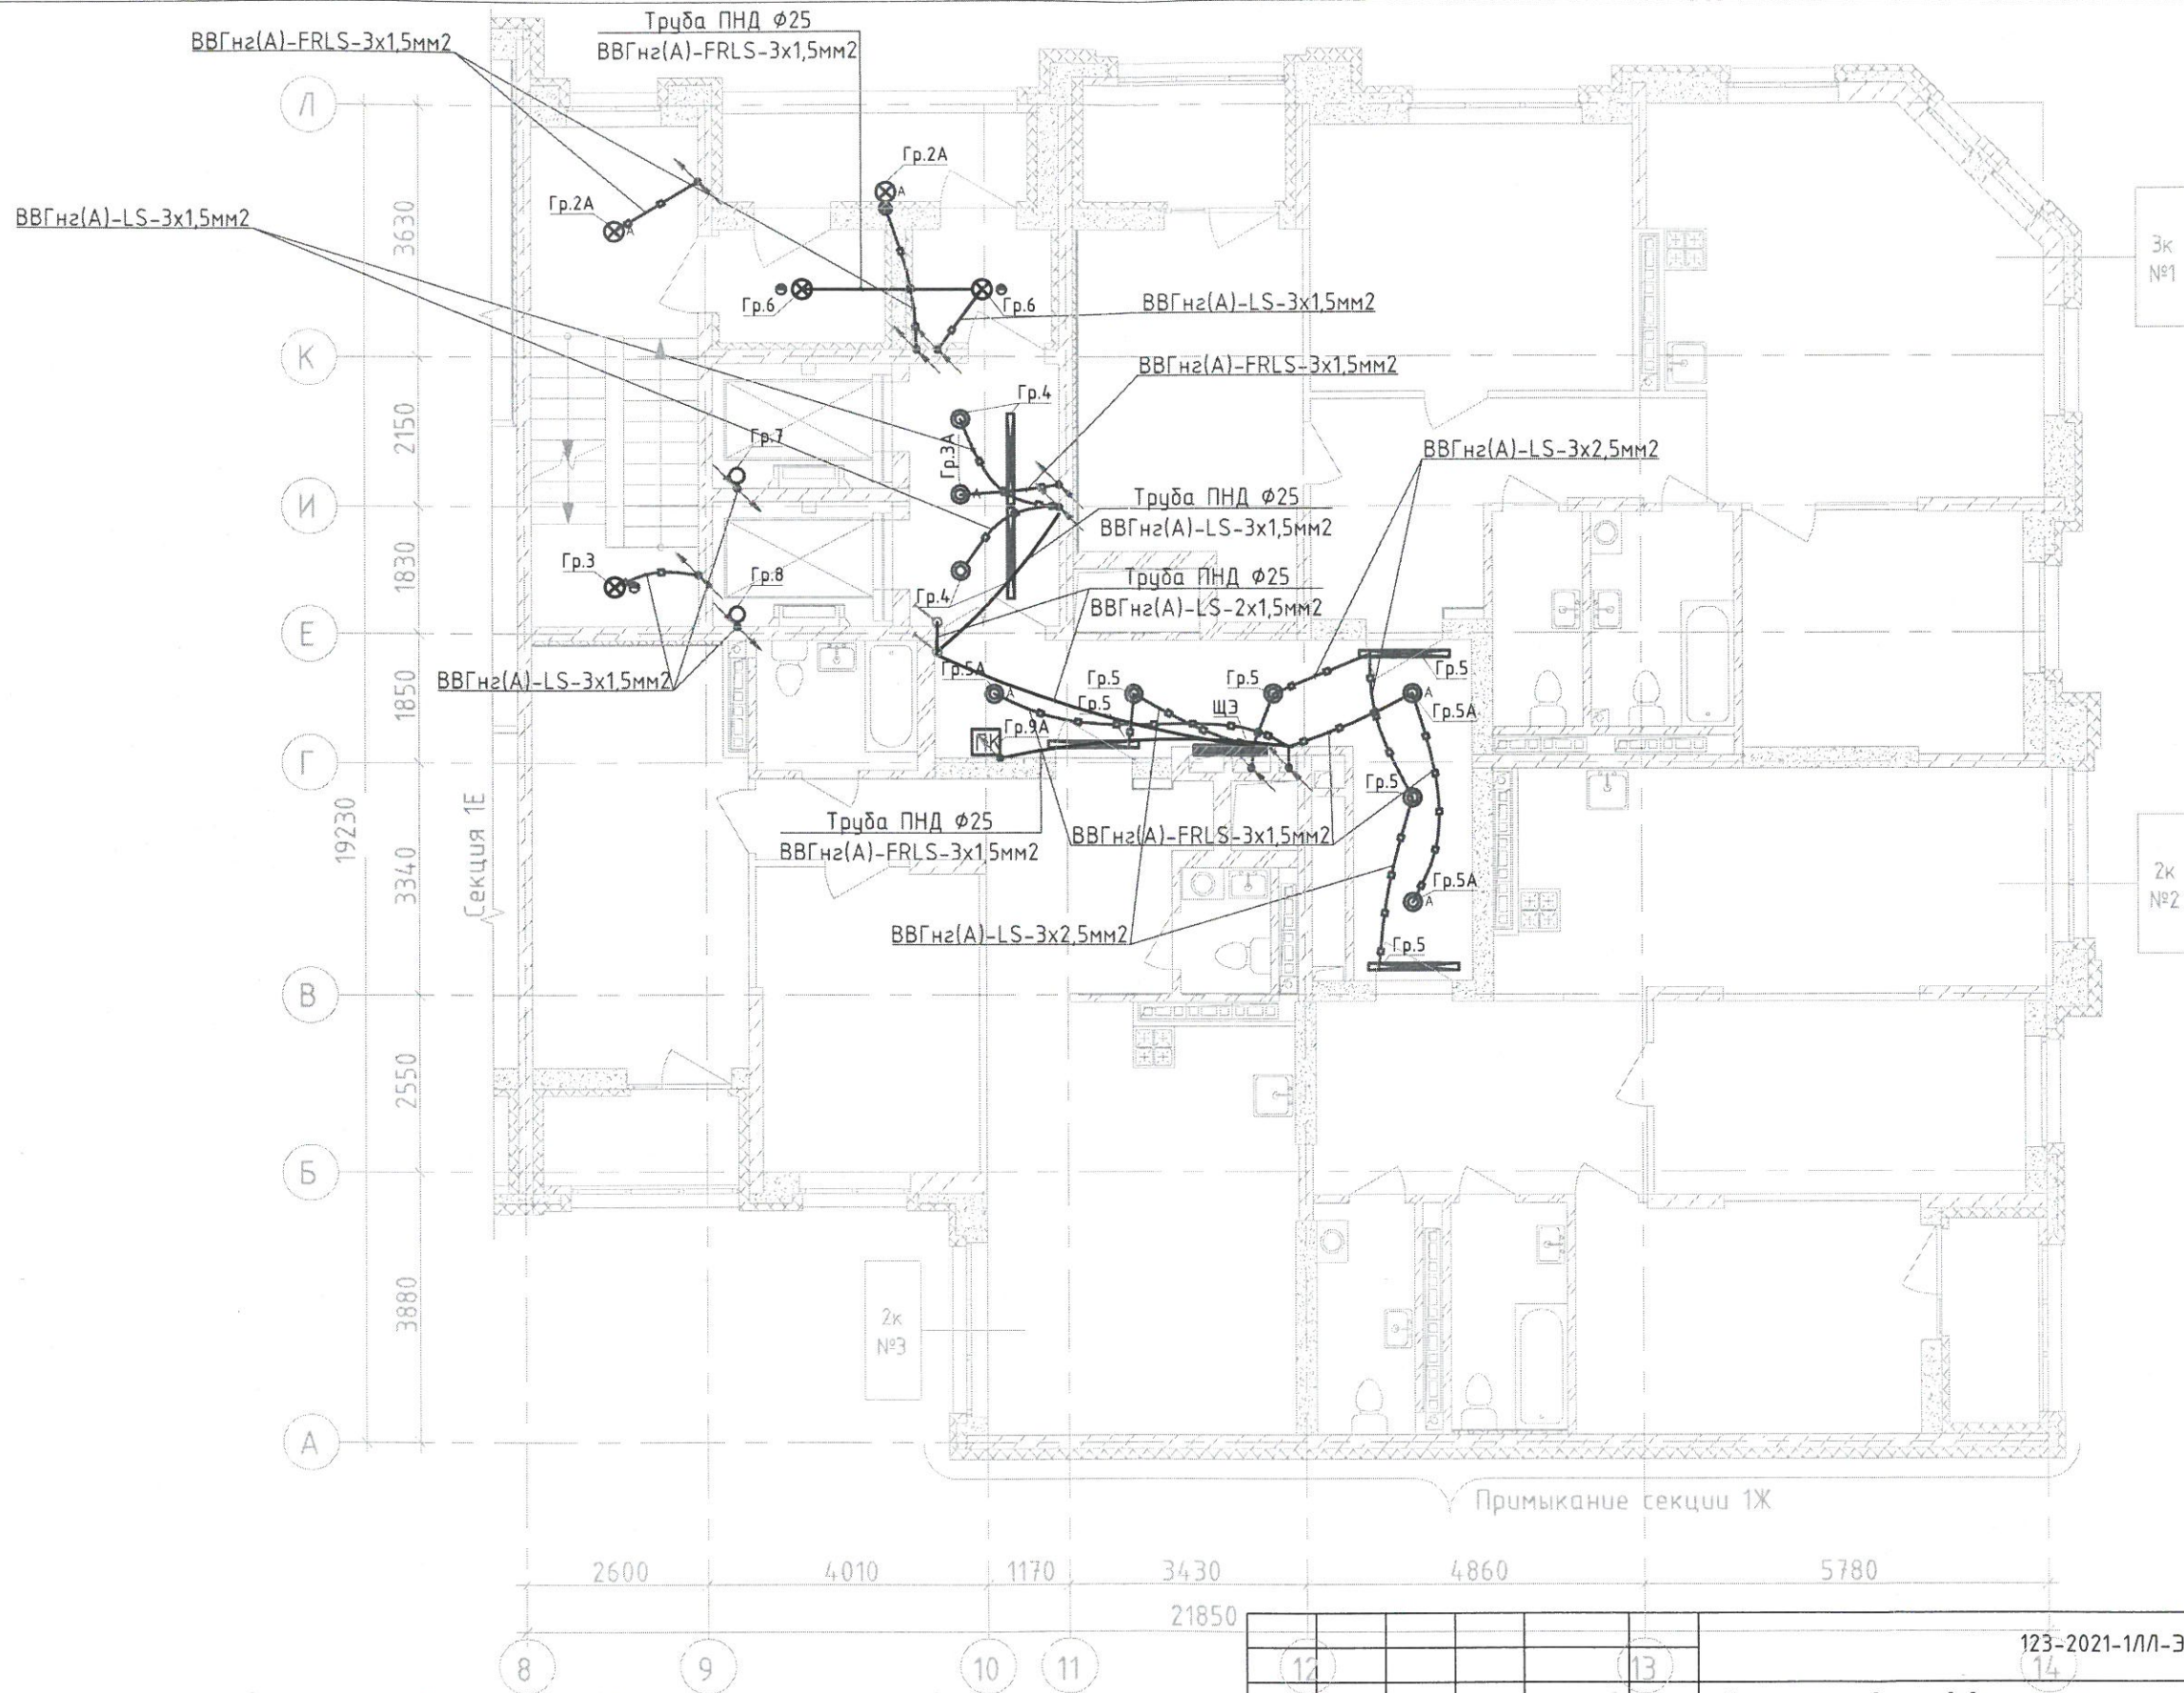

Согласовано

Взам. инв. №


Подпись и дата

Инв. № подл.

Выключатель скрытой установки одноклавишный 6А, 220В, IP 20

1. Опуск к выключателю одноклавишному от перекрытия - кабель ВВГнгз(А)-LS-2x1,5 мм2
2. Опуск выполнен по кирпичной стене под штукатуркой.
3. Кабели проложены в замоноличенных трубах между 15 этажом и 16 этажом. Опуски - сверху-вниз. Привязки труб в стяжке пола - см. исп. сх. №16-1

12	13	14	123-2021-1/Л-30М		
Многоэтажный жилой дом с нежилыми помещениями на первых этажах и подземной автостоянкой по ул. Степана Разина в Чкаловском районе г. Екатеринбурга. Секция ЛЛ					
Изм.	Кол.уч.	Лист	№ док.	Подпись	Дата
Разработал		Абдаларова		<i>М.А.</i>	07.23
Проверил		Ситников		<i>С.С.</i>	07.23
Секция 1/Л			Стадия	Лист	Листов
			ИД		
Исполнительная схема №15-5. Сеть освещения МОП. План 15 этажа			000 «СМП «Меандр-94»		

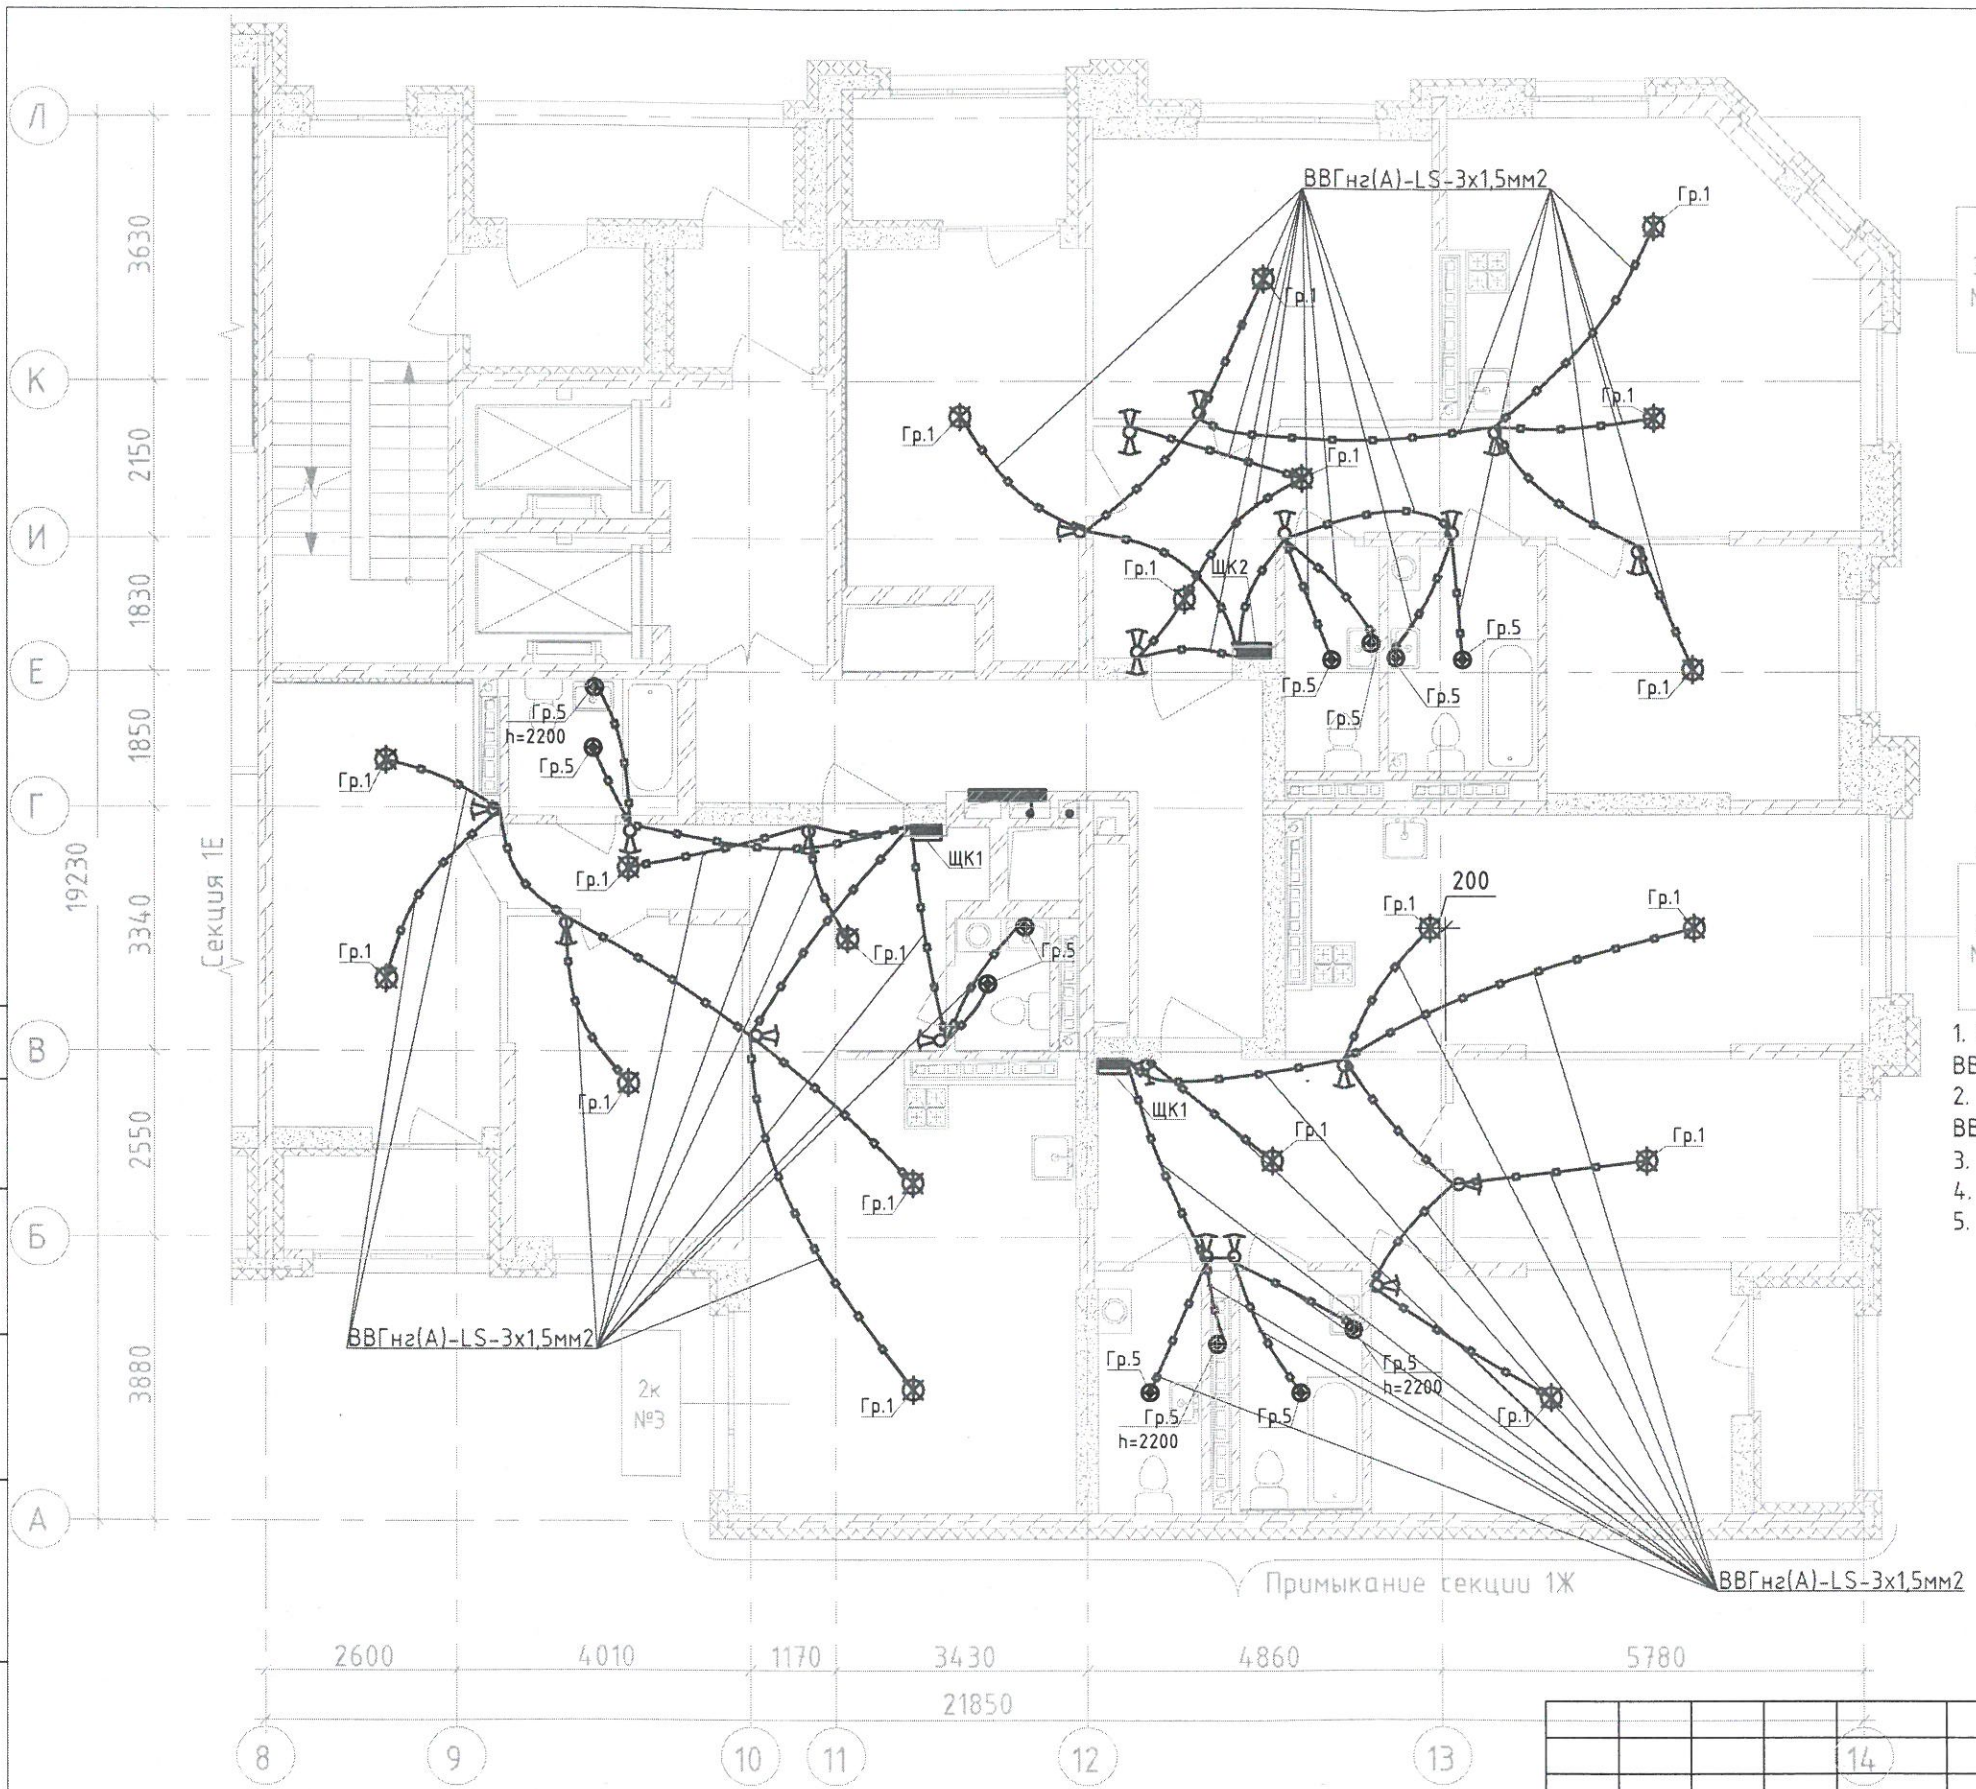

- Выключатель скрытой установки одноклавишный 6А, 220В, IP20
- Выключатель скрытой установки двухклавишный 6А, 220В, IP20
- Переключатель одноклавишный скрытой установки 6А, 220В, IP20
- Переключатель двухклавишный скрытой установки 6А, 220В, IP20

1. Опуск к выключателю одноклавишному от перекрытия - кабель ВВГнгз(А)-LS-2x1,5 мм2
2. Опуск к выключателю двухклавишному от перекрытия - кабель ВВГнгз(А)-LS-3x1,5 мм2
3. Опуск к переключателю от перекрытия - кабель ВВГнгз(А)-LS-3x1,5 мм2
4. Опуск выполнен в трубах замоноличенных либо в штрабе
5. Кабели проложены в замоноличенных трубах между 15 этажом и 16 этажом.



Согласовано	
Взам. инв. №	
Подпись и дата	
Инв. № подл.	


						123-2021-1/Л-30М			
						Многоэтажный жилой дом с нежилыми помещениями на первых этажах и подземной автостоянкой по ул. Степана Разина в Чкаловском районе г. Екатеринбурга. Секция 1/Л			
Изм.	Кол.уч.	Лист	№ док.	Подпись	Дата	Секция 1/Л	Стадия	Лист	Листов
Разработал	Абзапарова			<i>[Signature]</i>	07.23		ИД		
Проверил	Ситников			<i>[Signature]</i>	07.23	Исполнительная схема №15-4. Сеть освещения в квартире. План 15 этажа	000 «СМП «Меандр-94»		
							Формат А3		

Создано в 10

Взам. инв. №

Подпись и дата

Инв. № подл.

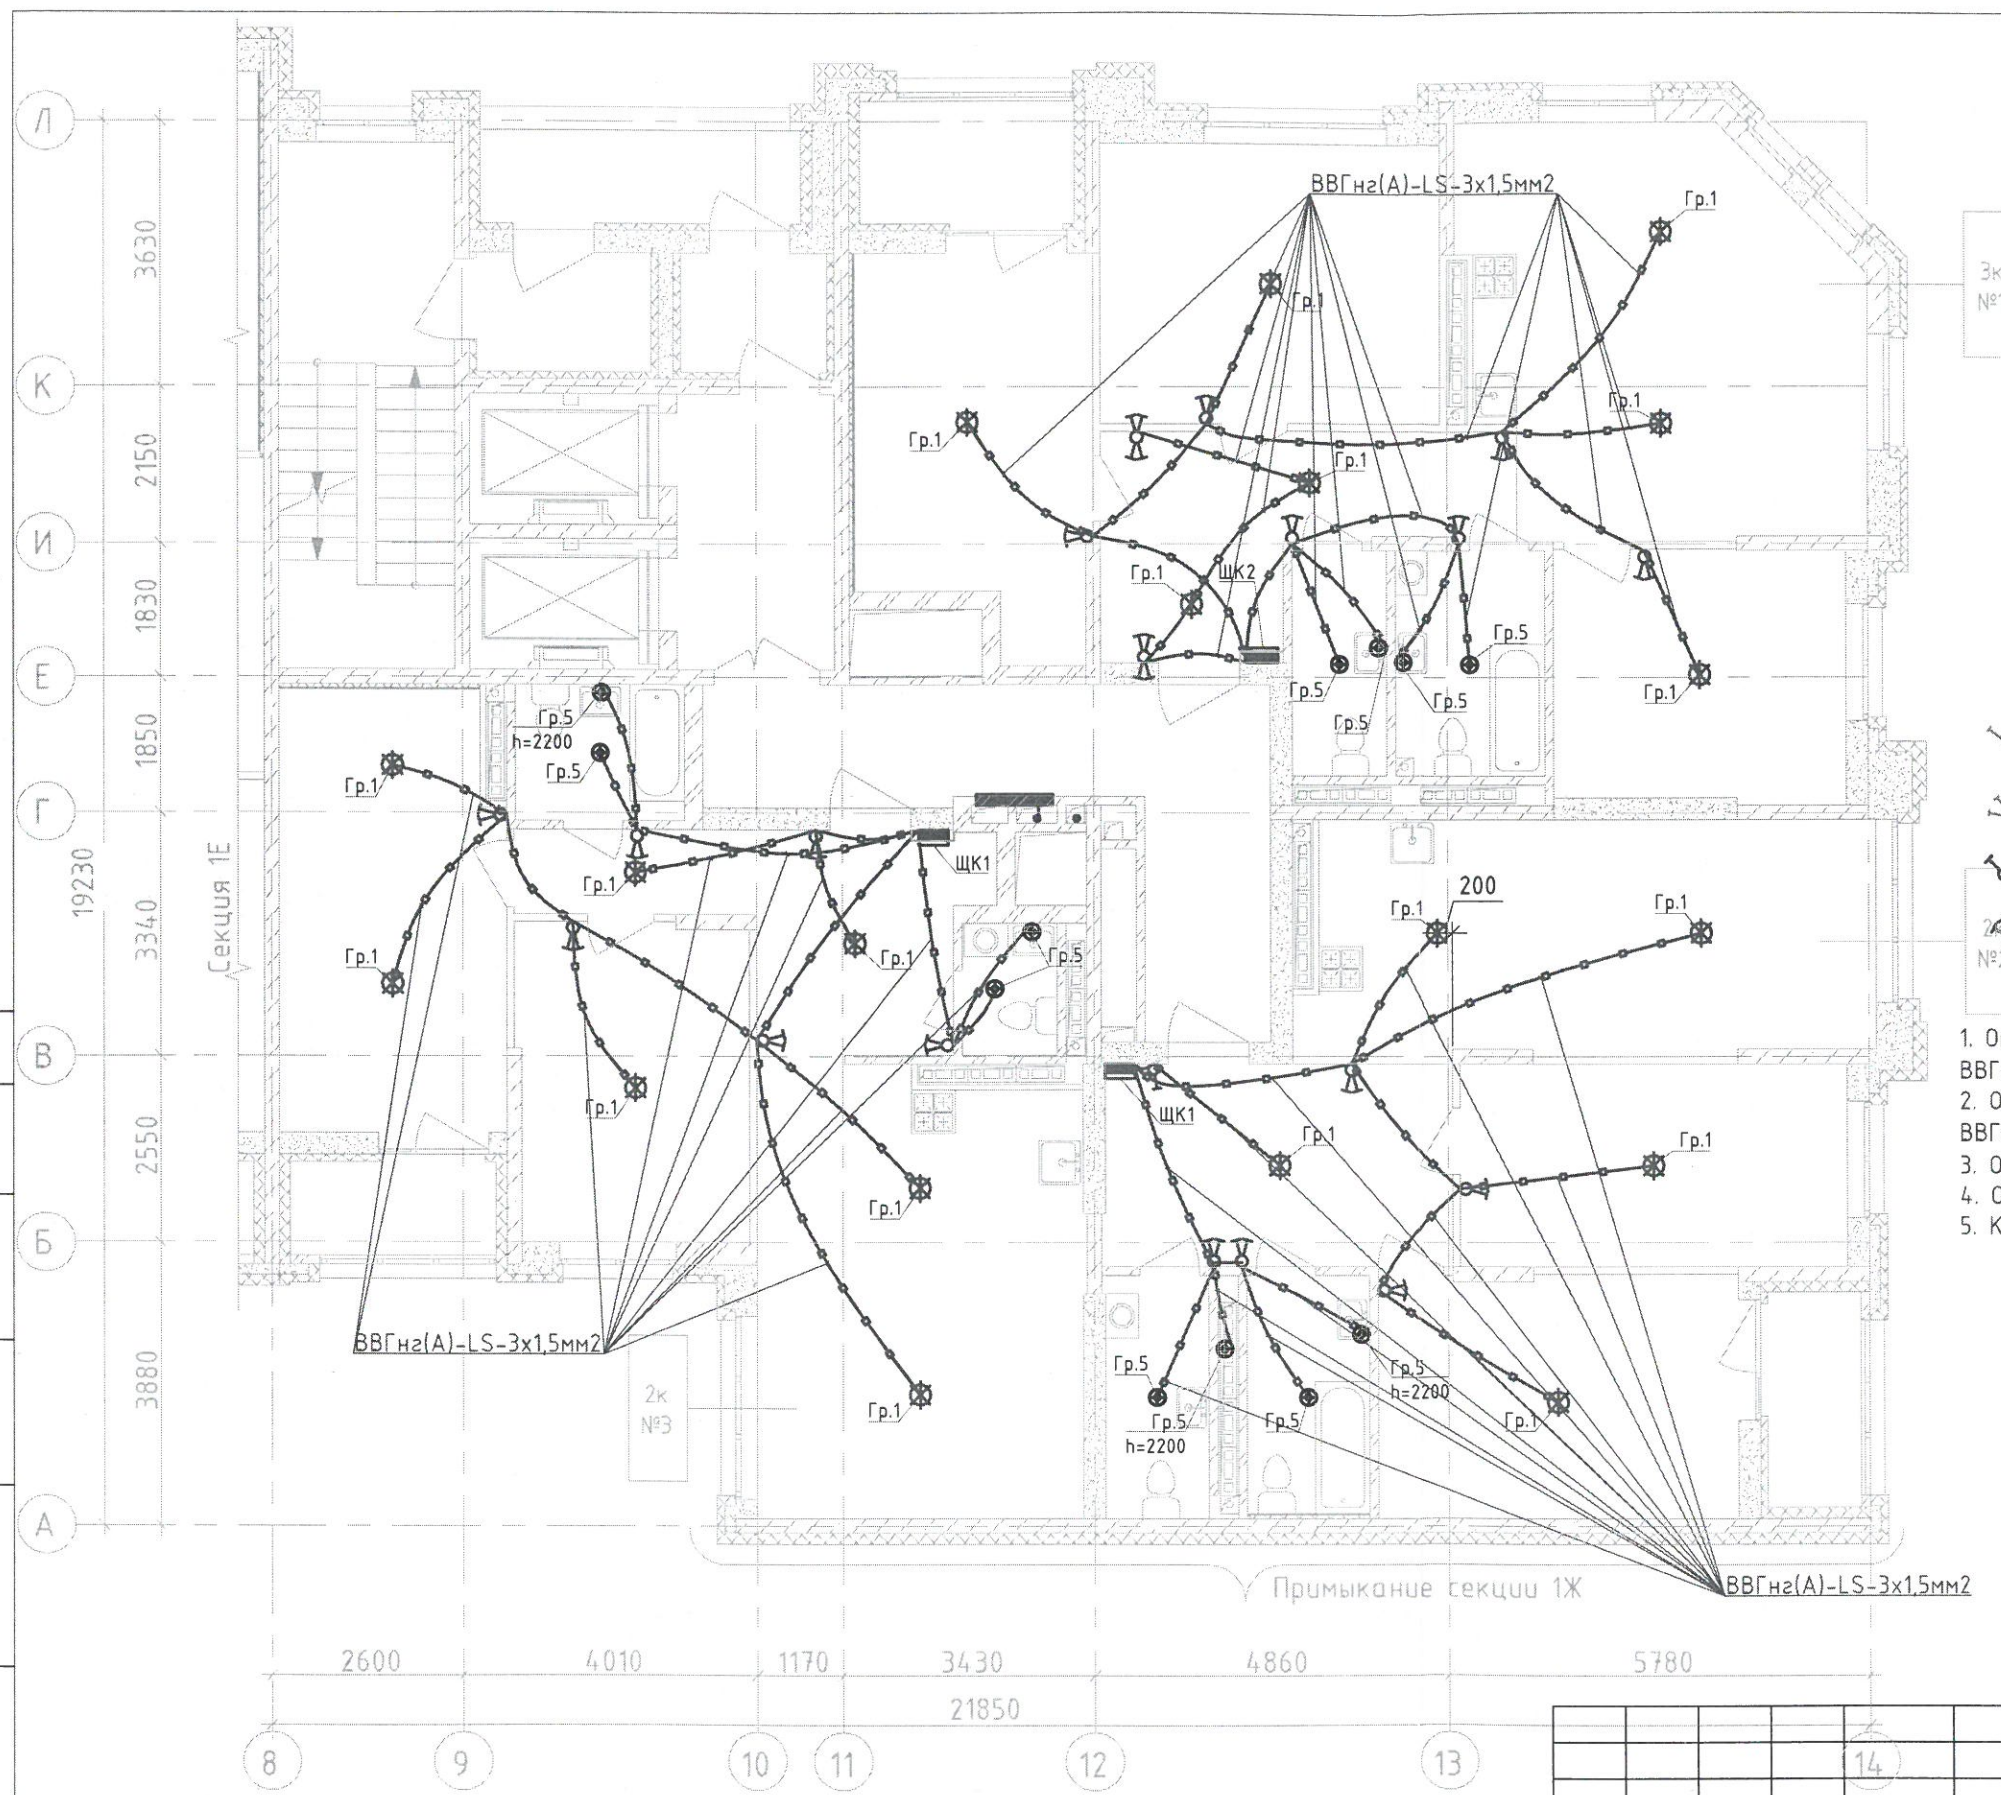

3к №1

2к №3

- Выключатель скрытой установки одноклавишный 6А, 220В, IP20
- Выключатель скрытой установки двухклавишный 6А, 220В, IP20
- Переключатель одноклавишный скрытой установки 6А, 220В, IP20
- Переключатель двухклавишный скрытой установки 6А, 220В, IP20

1. Опуск к выключателю одноклавишному от перекрытия - кабель ВВГнг(A)-LS-2x1,5 мм2
2. Опуск к выключателю двухклавишному от перекрытия - кабель ВВГнг(A)-LS-3x1,5 мм2
3. Опуск к переключателю от перекрытия - кабель ВВГнг(A)-LS-3x1,5 мм2
4. Опуск выполнен в трубах замоноличенных либо в штрабе
5. Кабели проложены в замоноличенных трубах между 16 этажом и 17 этажом.



Изм.	Кол.уч.	Лист	№ док.	Подпись	Дата
				<i>М.С.</i>	07.23
				<i>С.</i>	07.23

123-2021-1ЛЛ-ЭОМ			
Многоэтажный жилой дом с нежилыми помещениями на первых этажах и подземной автостоянкой по ул. Степана Разина в Чкаловском районе г. Екатеринбурга. Секция 1ЛЛ			
Секция 1ЛЛ	Стадия	Лист	Листов
ИД			
Исполнительная схема №16-4. Сеть освещения в квартире. План 16 этажа		ООО «СМП «Меандр-94»	


Формат А3

Создано

Взам. инв. №

Подпись и дата

Инв. № подл.

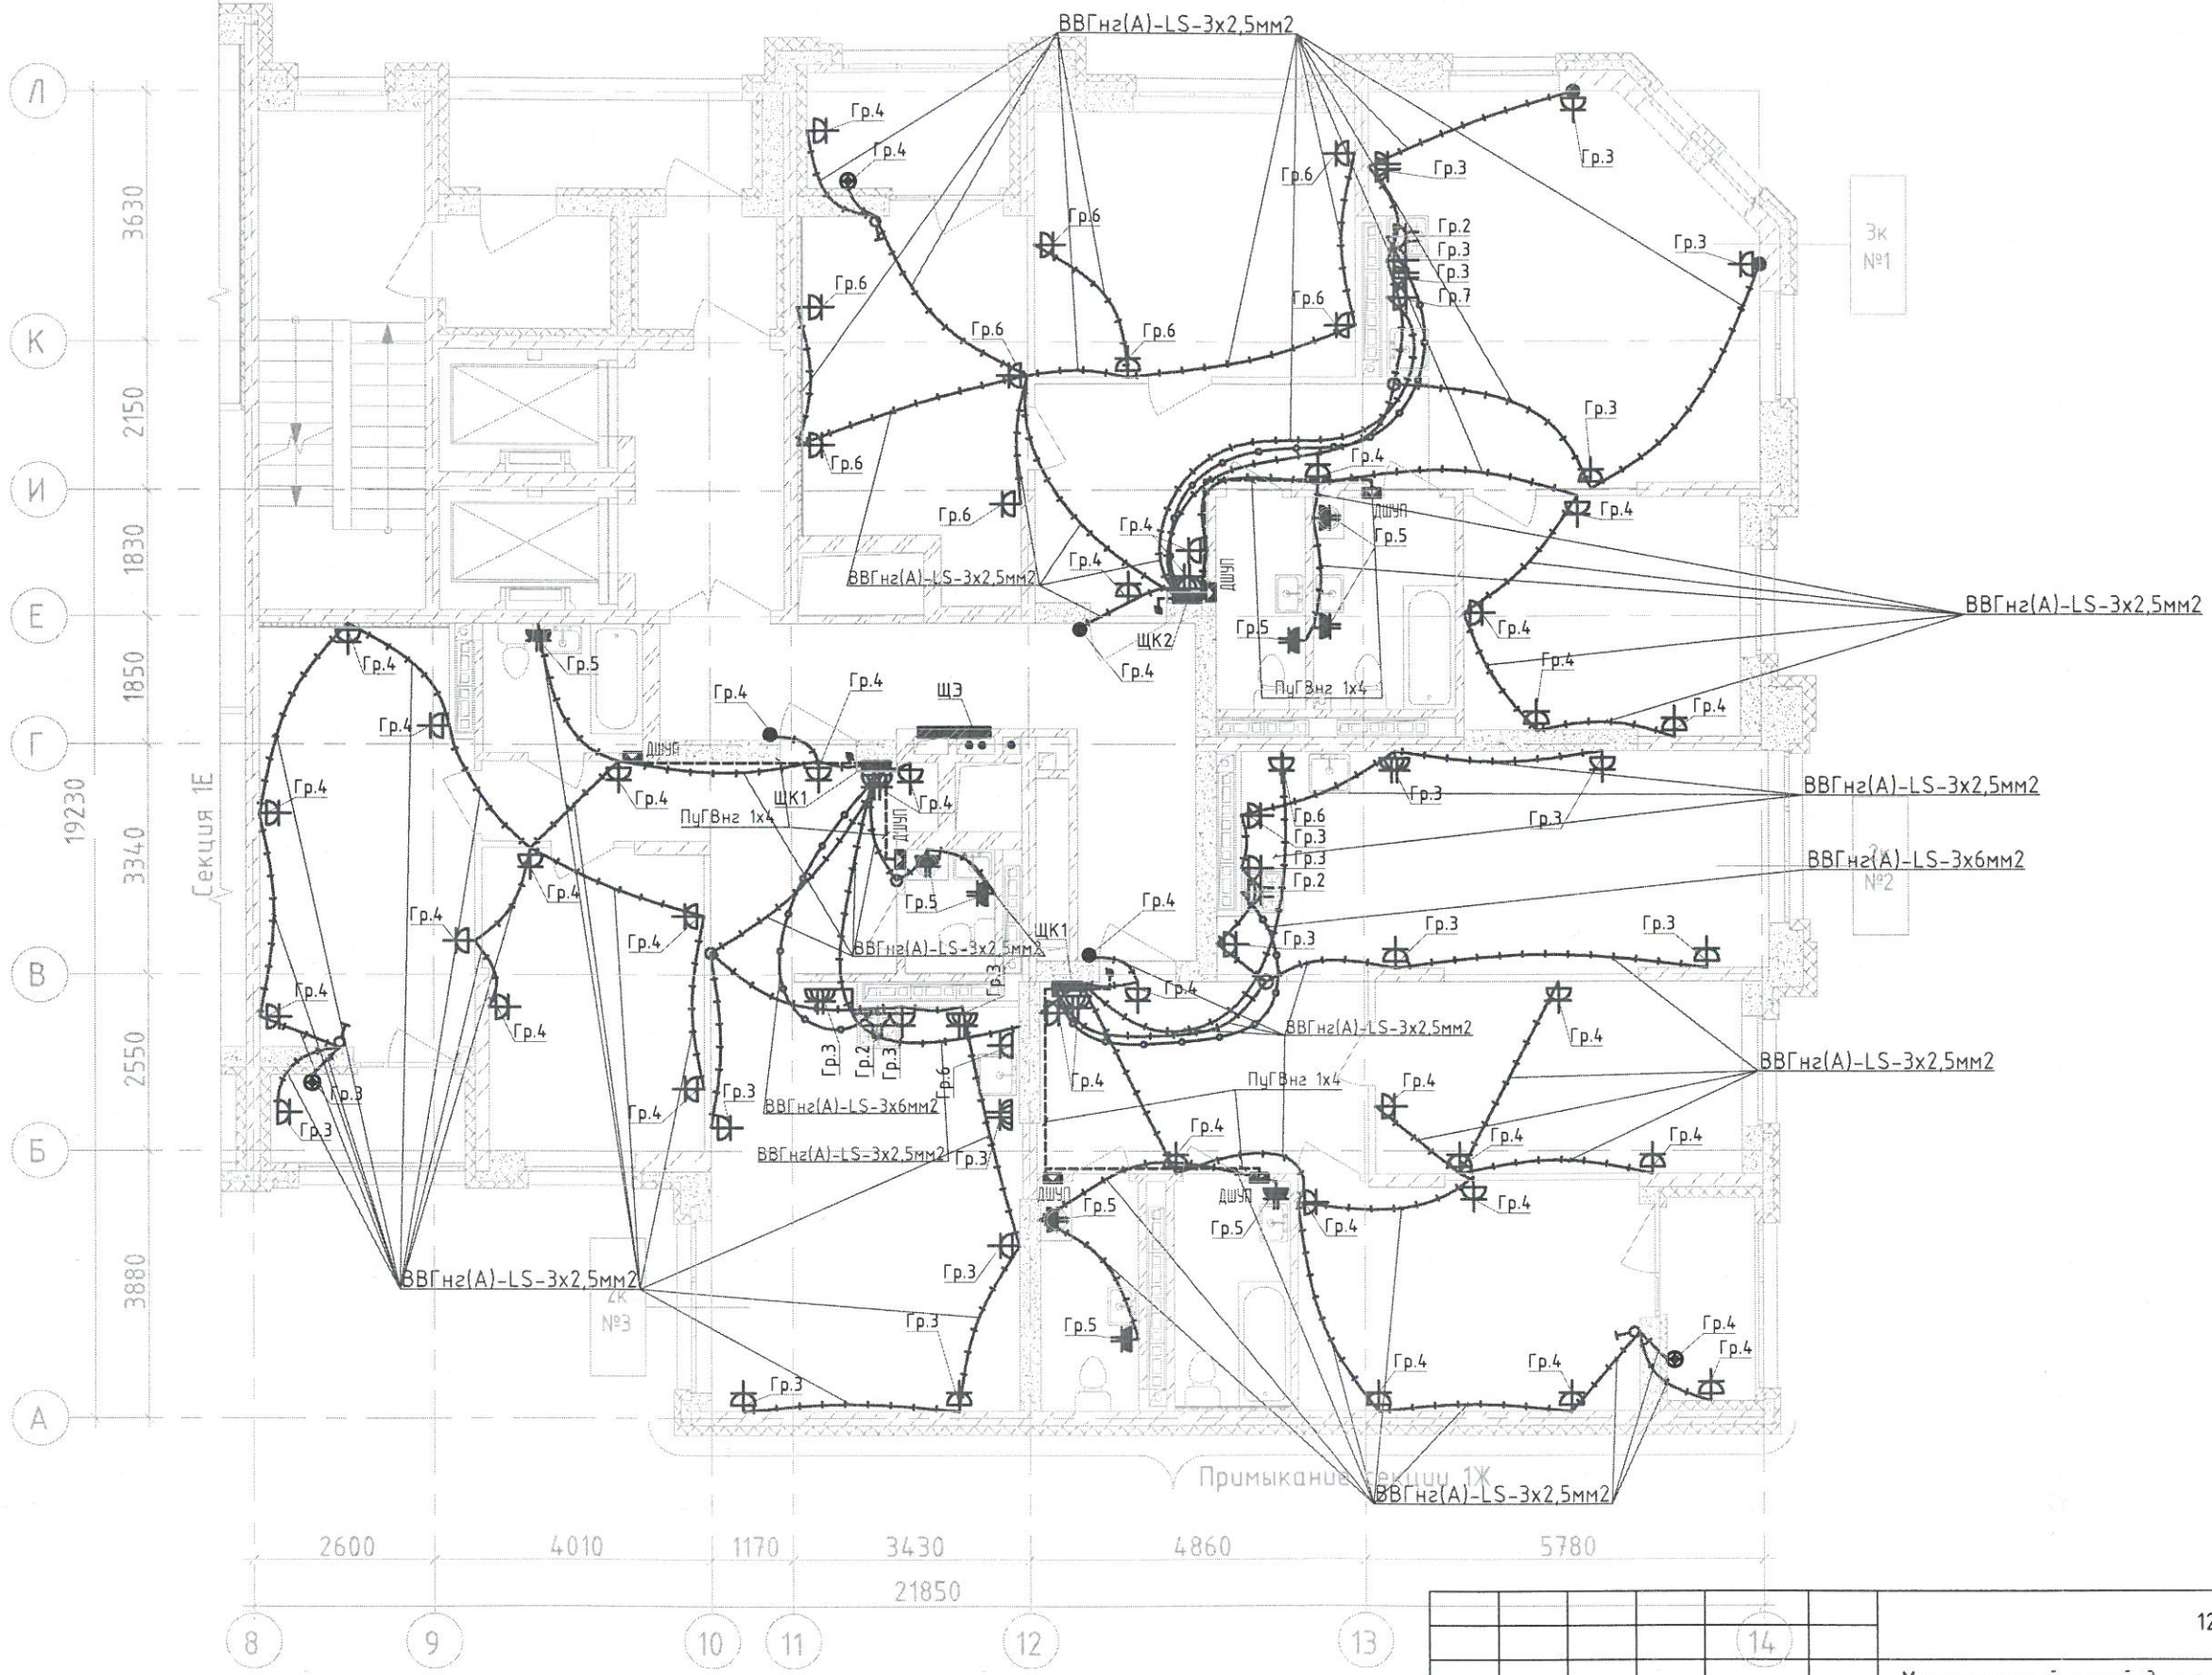

1. Кабели проложены в замоноличенных трубах между 16 этажом и 17 этажом.
Опуски - сверху-вниз.



						123-2021-1/Л-30М			
						Многоэтажный жилой дом с нежилыми помещениями на первых этажах и подземной автостоянкой по ул. Степана Разина в Чкаловском районе г. Екатеринбурга, Секция 1/Л			
Изм.	Кол.уч.	Лист	№ док.	Подпись	Дата	Секция 1/Л	Стадия	Лист	Листов
Разработал		Абзапарова		<i>М.А. Абзапарова</i>	07.23		ИД		
Проверил		Ситников		<i>А.В. Ситников</i>	07.23				
						Исполнительная схема №16-3. Сеть электрооборудования в квартире. План 16 этажа.		ООО «СМП «Меандр-94»	
						Формат А3			