

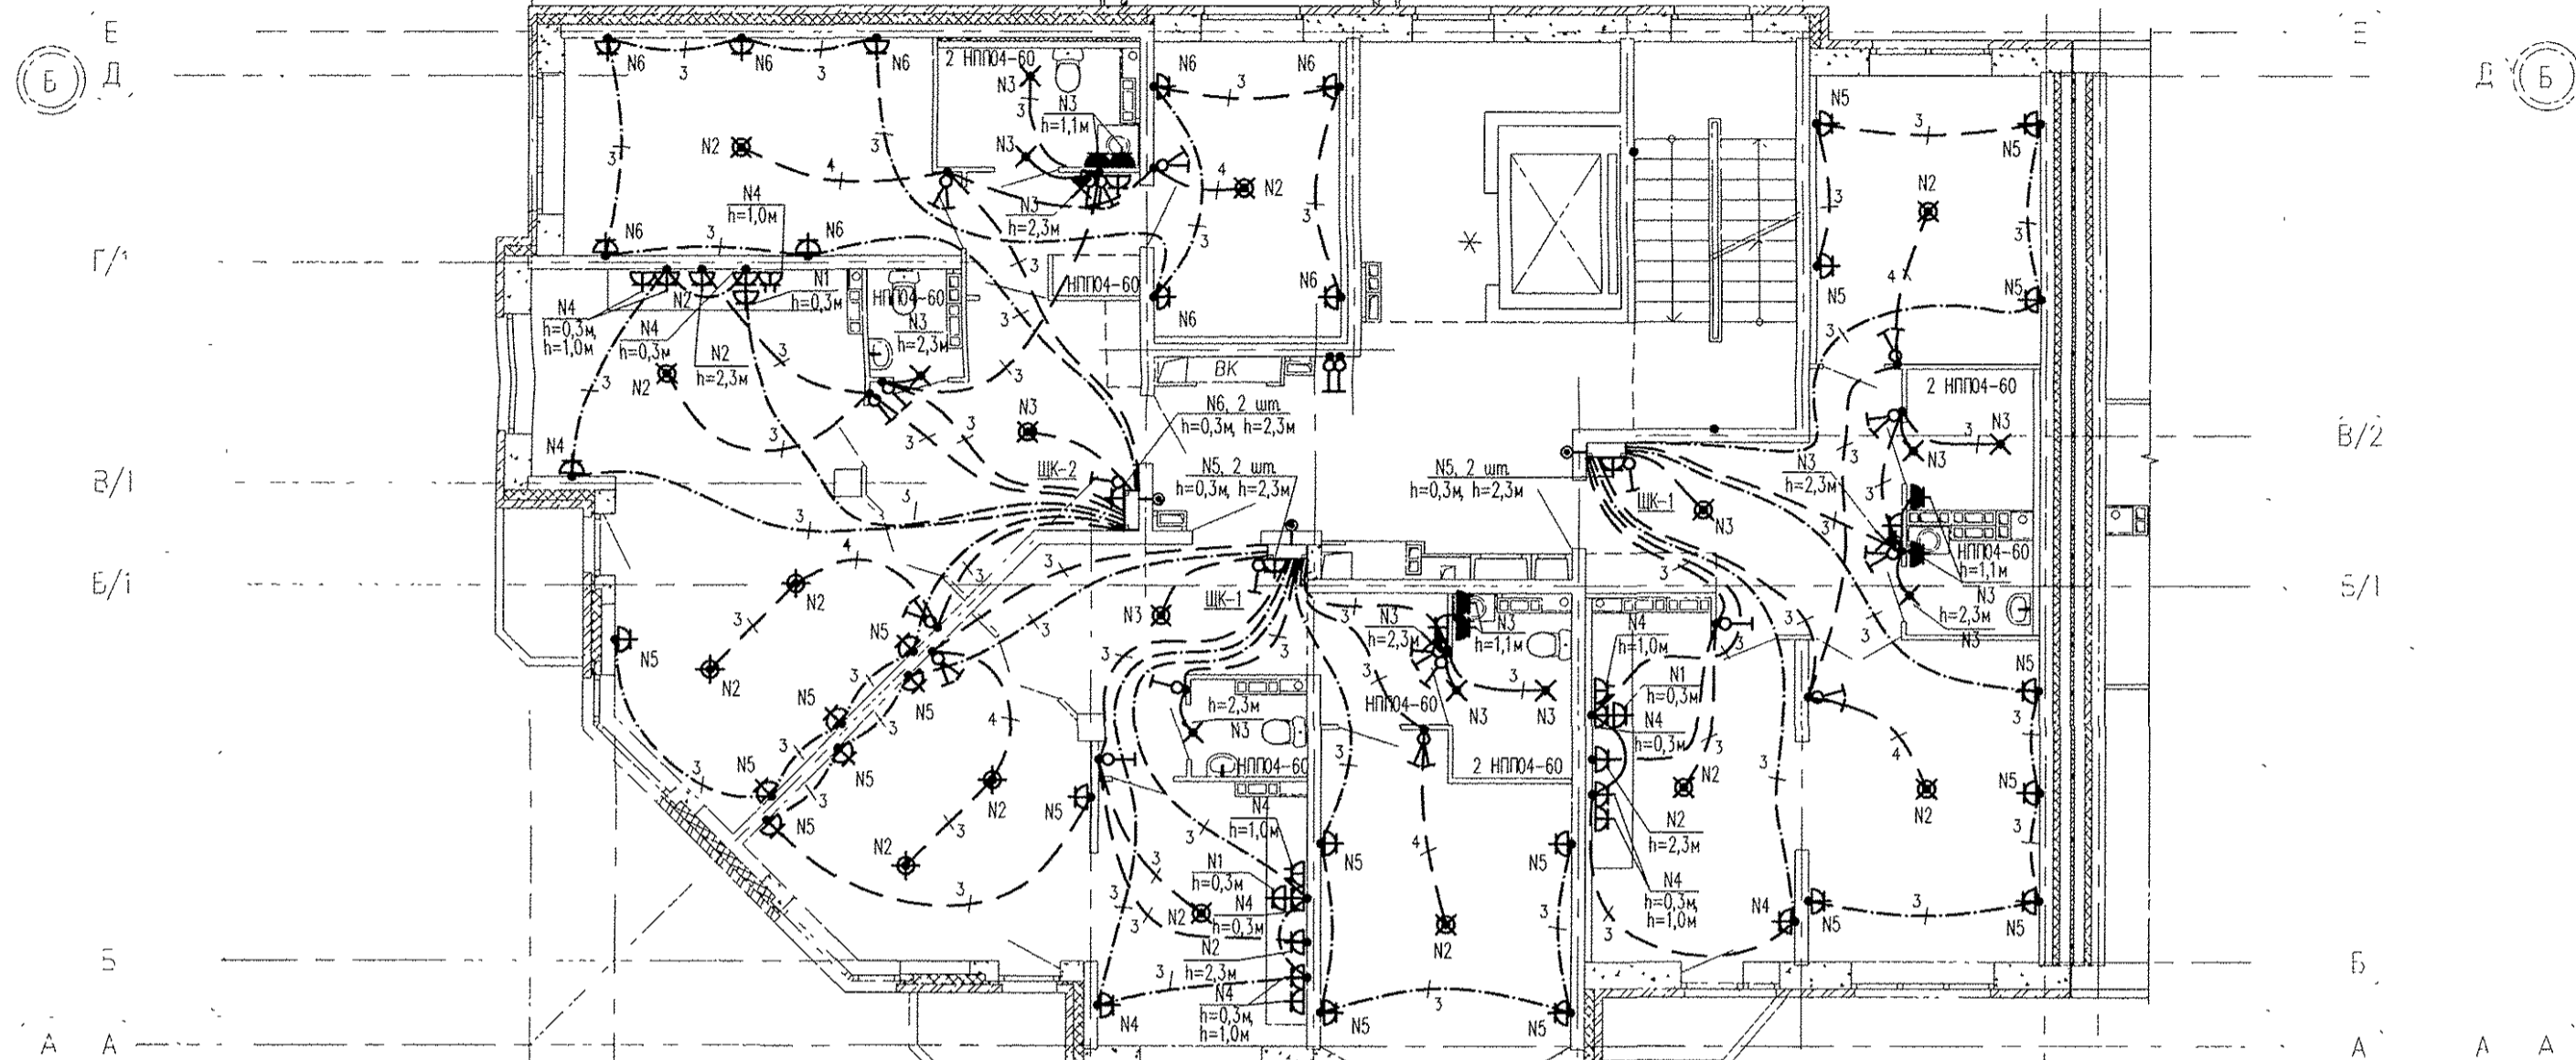


Экспликация помещений

Номер помещения	Наименование	Площадь, м2	Пом. назначения
<b>Помещения квартир</b>			
1	Гостиная	51,89	
2	Спальная	61,28	
3	Кухня	41,32	
4	Прихожая	36,54	
5	Коридор	8,49	
6	Сан.узел	6,76	
7	Ванная	13,10	
8	Балкон	6,77	
		226,15	
<b>Общедомовые помещения</b>			
10	Лестничная клетка	14,63	
11	Лифтовой холл	9,52	
12	Межквартирный коридор	18,76	
ИТОГО (общедомовые помещения):		42,91	

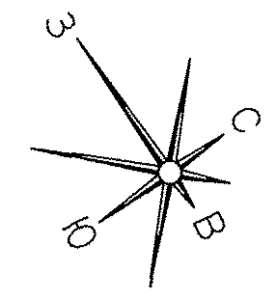

Примечания:  
1. Электроосвещение и кабельные трассы в МОП см. лист 15

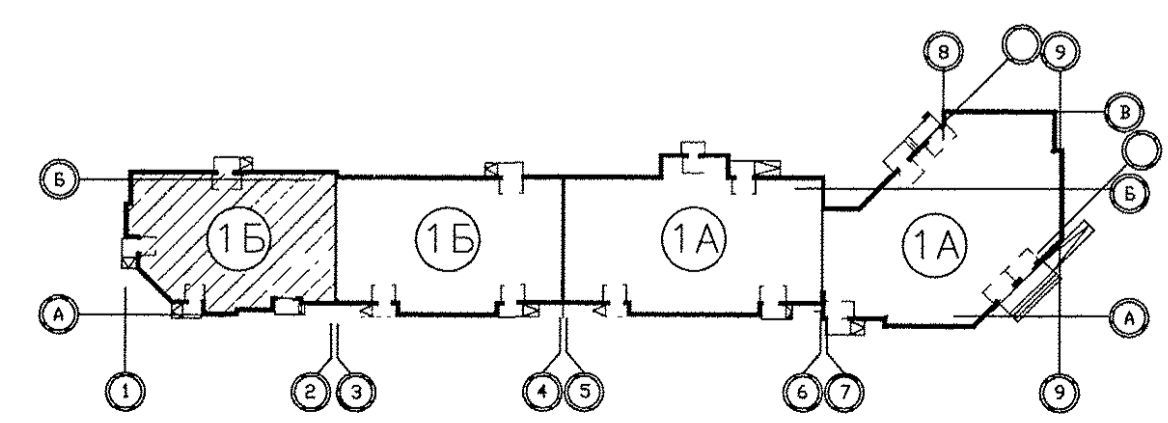

АПУ.031-01Б-ЭЛ					
1	Зам.	190-16	07.16	Жилой комплекс со встроенными объектами общественного назначения и подземной автостоянкой в квартале улиц Баканских Комиссаров-Калинина-Уральских рабочих-пер.Сосновый в Орджоникидзевском районе г. Екатеринбурга	
Изм.	Колуч.	Лист	№ док.	Подпись	Дата
Разраб.	Кокоулин	06.16		06.16	06.16
Проверил	Бунтури	06.16		06.16	06.16
Глав. спец.	Богрובה	06.16		06.16	06.16
Пусковой комплекс 1.				Стадия	Лист
Многосекционный жилой дом N 1.				Р	11
9-10-этажная блок-секция 1Б					
План 2 этажа в осях 1-2.				ЗАО КОРПОРАЦИЯ АТОМСТРОЙКОМПЛЕКС	
Расположение электрических сетей.					
ГАП	Чирков		06.16		

С.О.Г.Л.А.С.О.В.А.Н.О.	06.16	06.16	06.16
С.О.Г.Л.А.С.О.В.А.Н.О.	Решительное	Читчик	СЭС-лек
ВК	СС	НР	
Имя и подл.	Подпись и дата	Взят инв.№	