


1 этаж

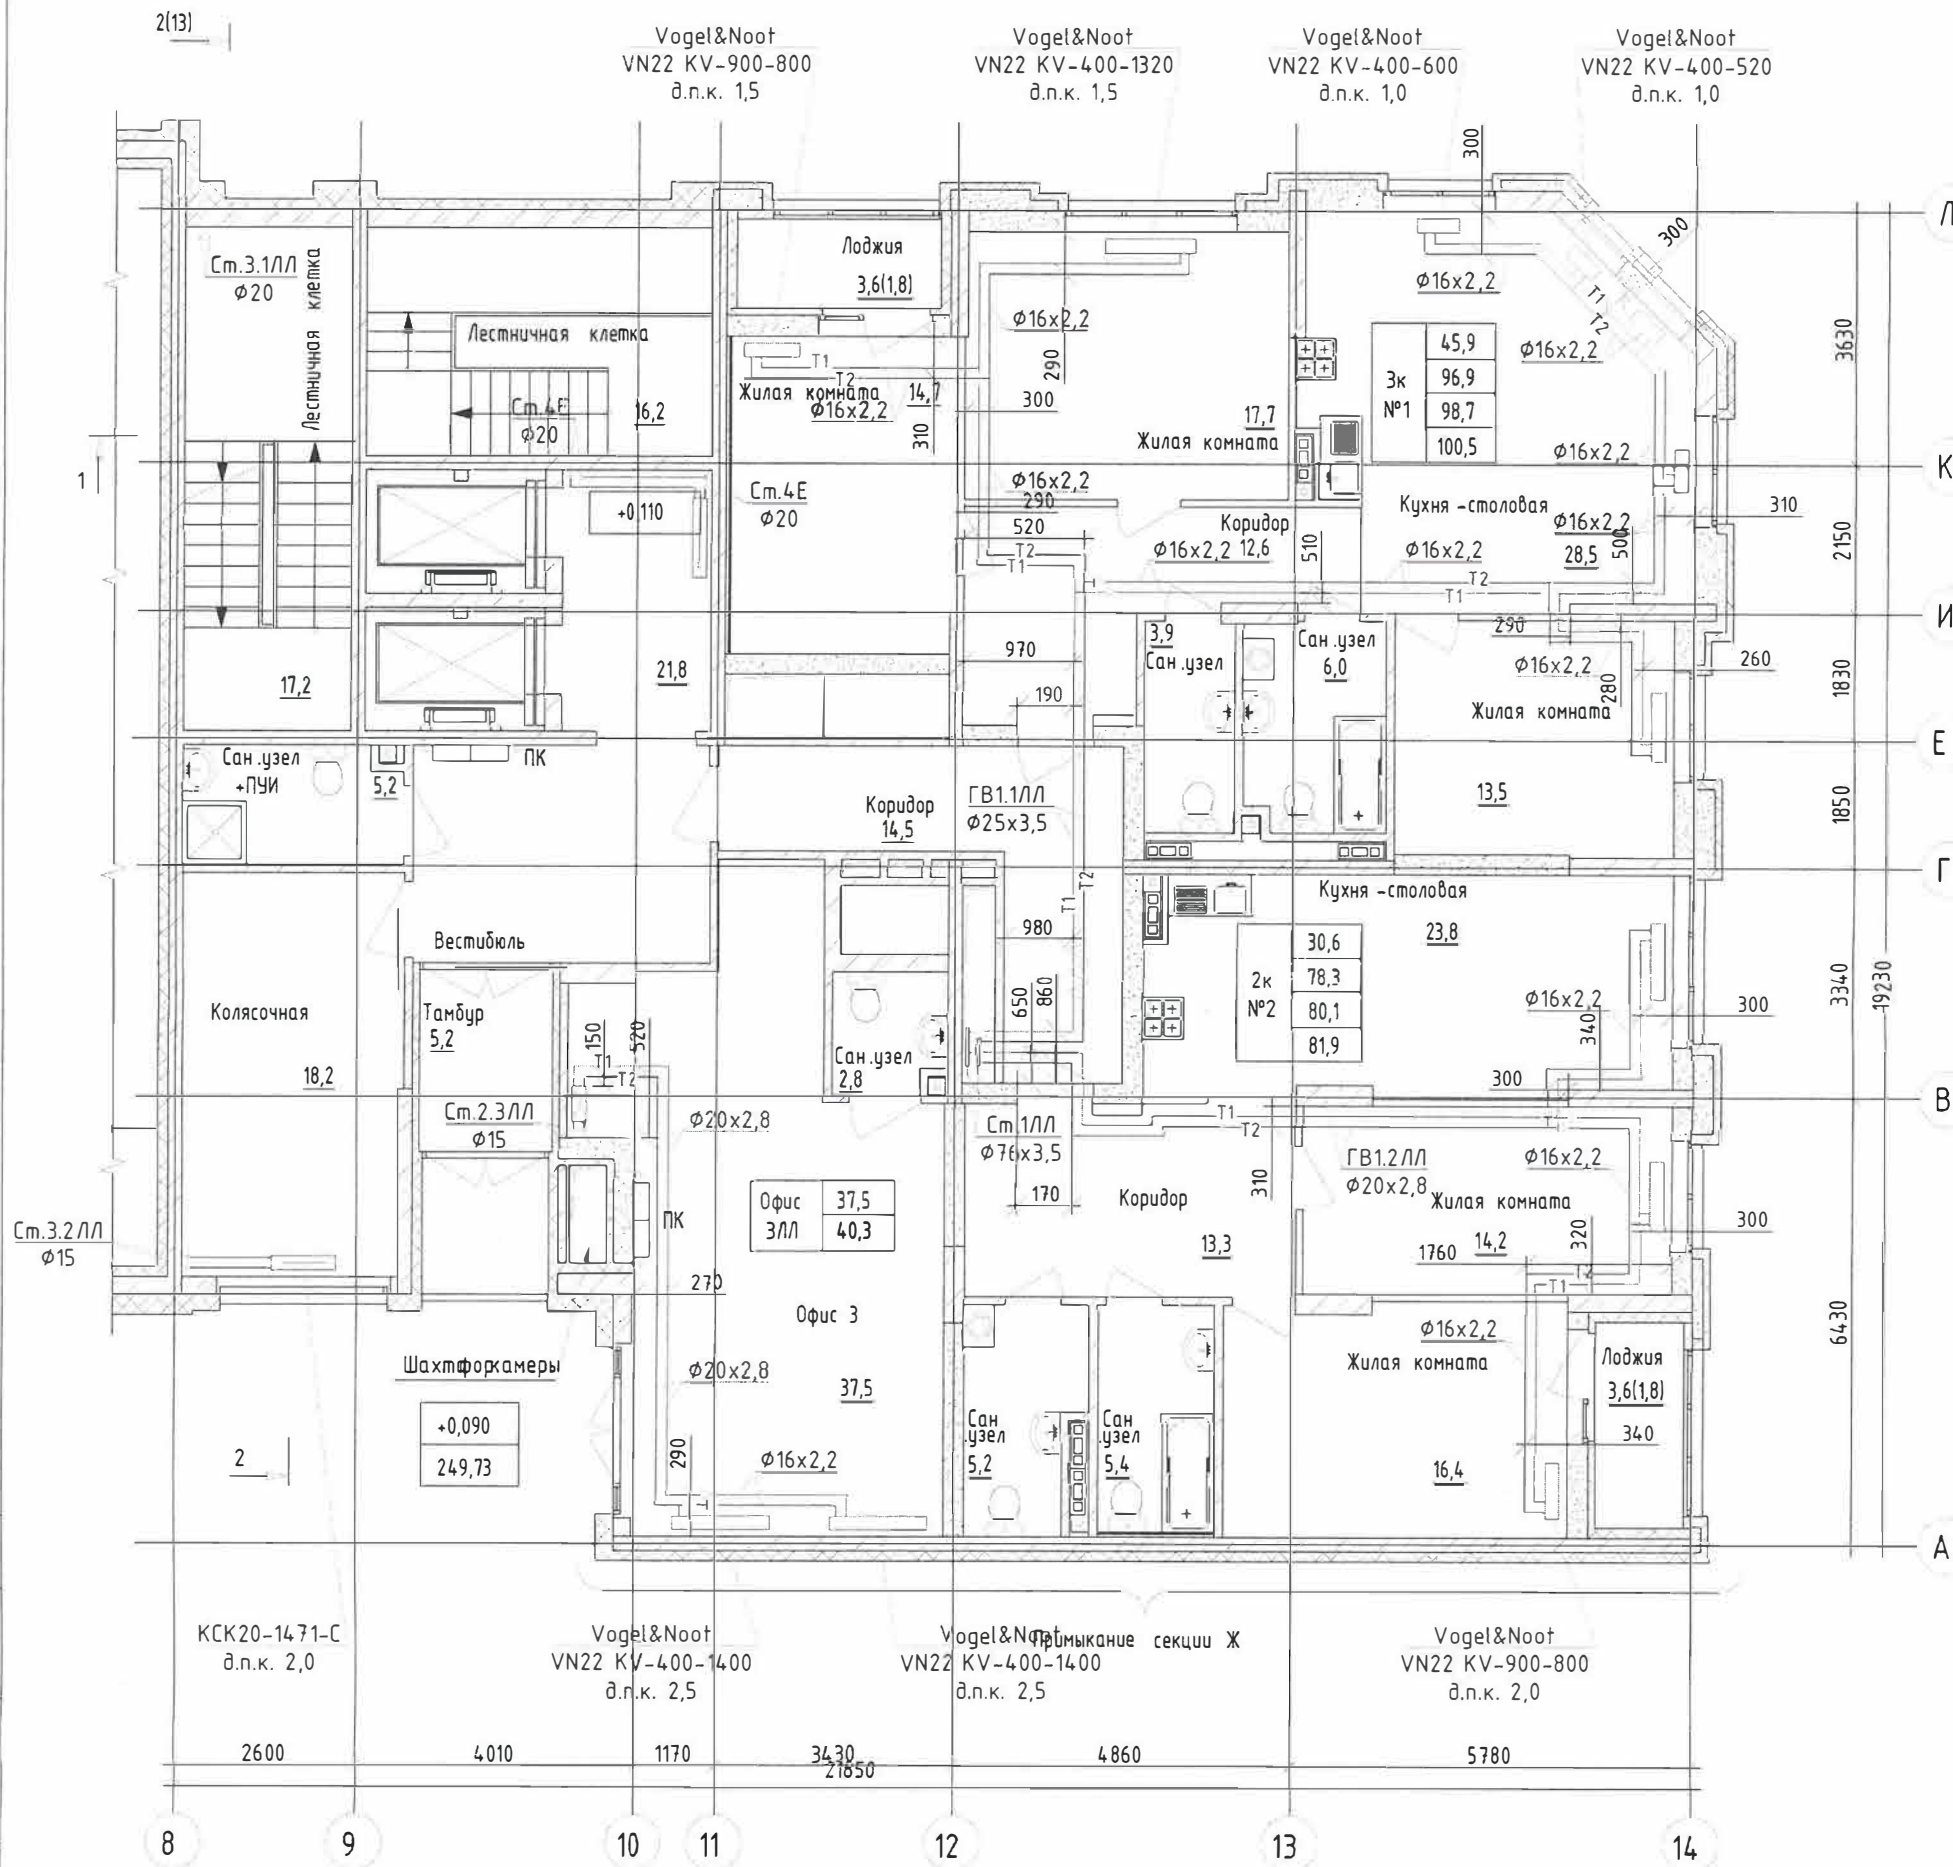

Согласовано

Взам инв №

Подпись и дата

Инв. № подл



123-2021-1Е, 1/Л-0В

Многоэтажный жилой дом с нежилыми помещениями на первых этажах и подземной автостоянкой по ул. Степана Разина в Чкаловском районе г.Екатеринбурга. Секции 1Е, 1/Л

Изм.	Кол. уч.	Лист	№ док.	Подп.	Дата
Разработал		Гаврилюк			06.23
Проверил		Нежурина			06.23
Н.контроль		Нежурин			06.23

Система отопления


Стадия	Лист	Листов
ИС	1	1

Исполнительная схема №1.  
Горизонтальная разводка системы отопления. 1 этаж в осях 8-14/А-Л

ООО "Комфорт-Плюс"

Формат А3

2 этаж

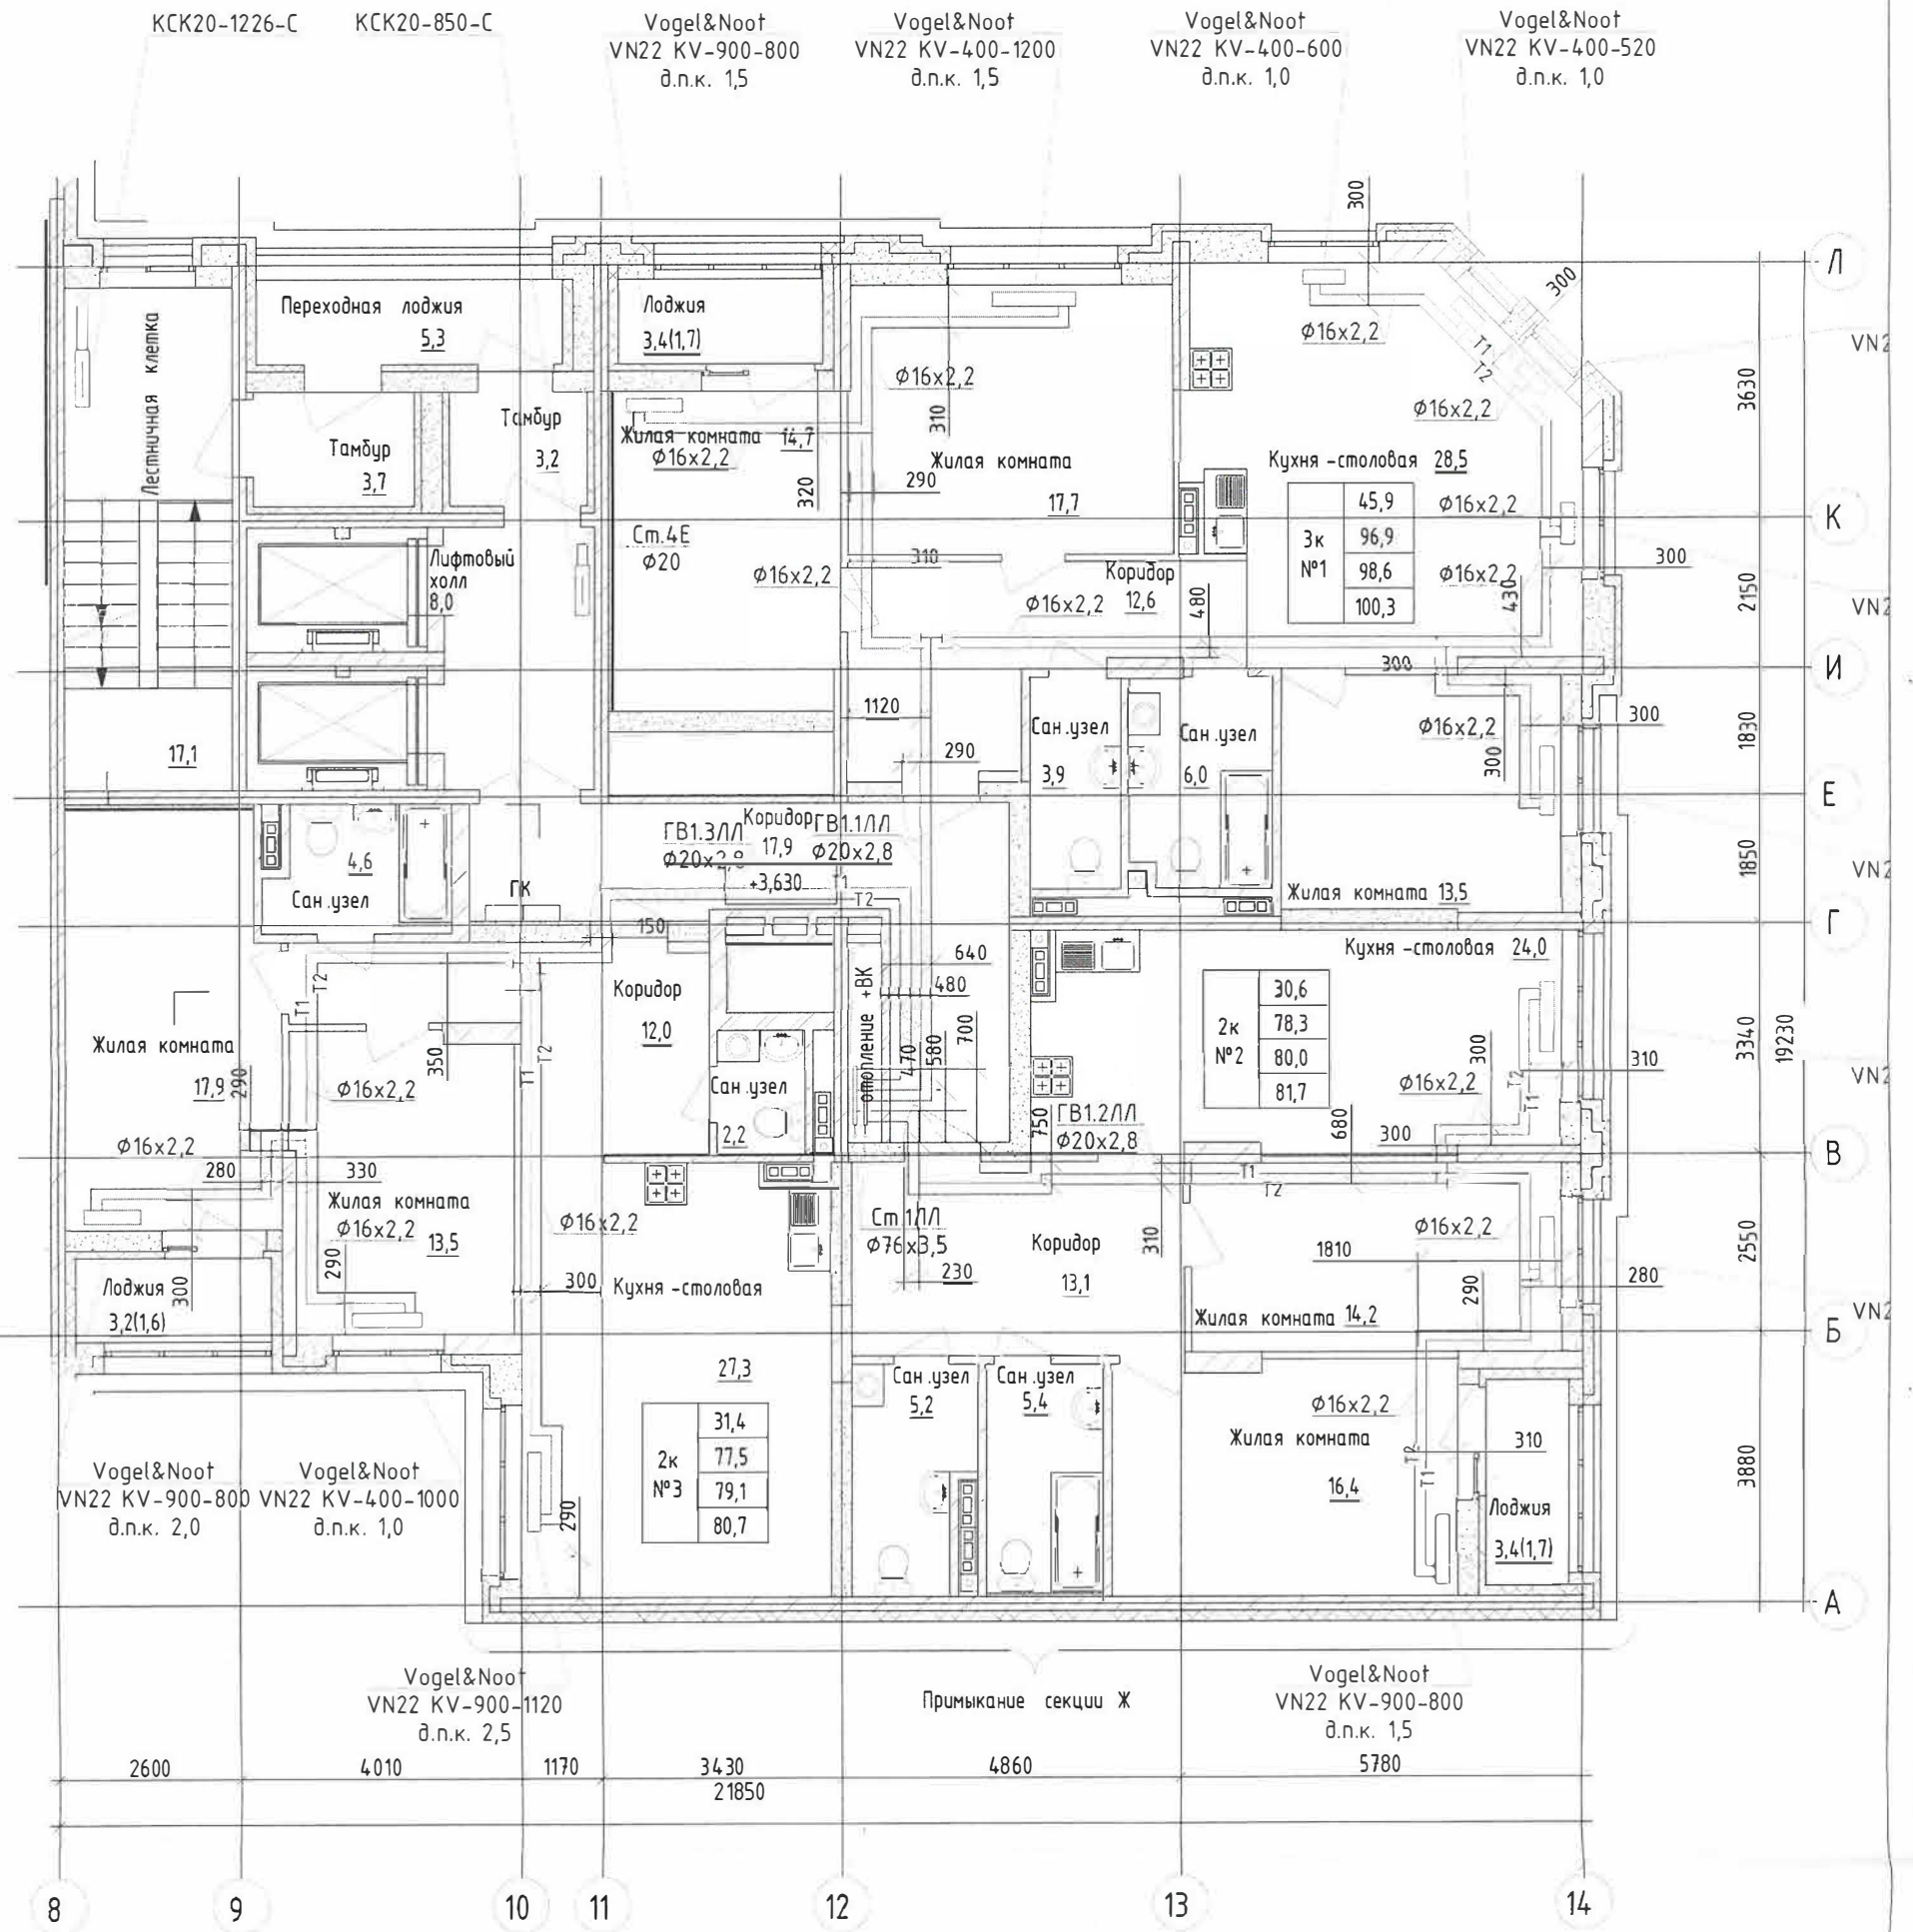

Согласовано

Взам инв №

Подпись и дата

Инв. № подл



123-2021-1Е, 1ЛЛ-ОВ

Многоэтажный жилой дом с нежилыми помещениями на первых этажах и подземной автостоянкой по ул. Степана Разина в Чкаловском районе г.Екатеринбурга. Секции 1Е, 1ЛЛ

Изм.	Кол. уч.	Лист	№ док.	Подп.	Дата
Разработал		Гаврилюк			06.23
Проверил		Нежурина			06.23
Н.контроль		Нежурин			06.23

Система отопления


Стадия	Лист	Листов
ИС	1	1

Исполнительная схема №2.  
Горизонтальная разводка системы  
отопления. 2 этаж в осях 8-14/А-Л

ООО "Комфорт-Плюс"

Формат А3

План 3 этажа

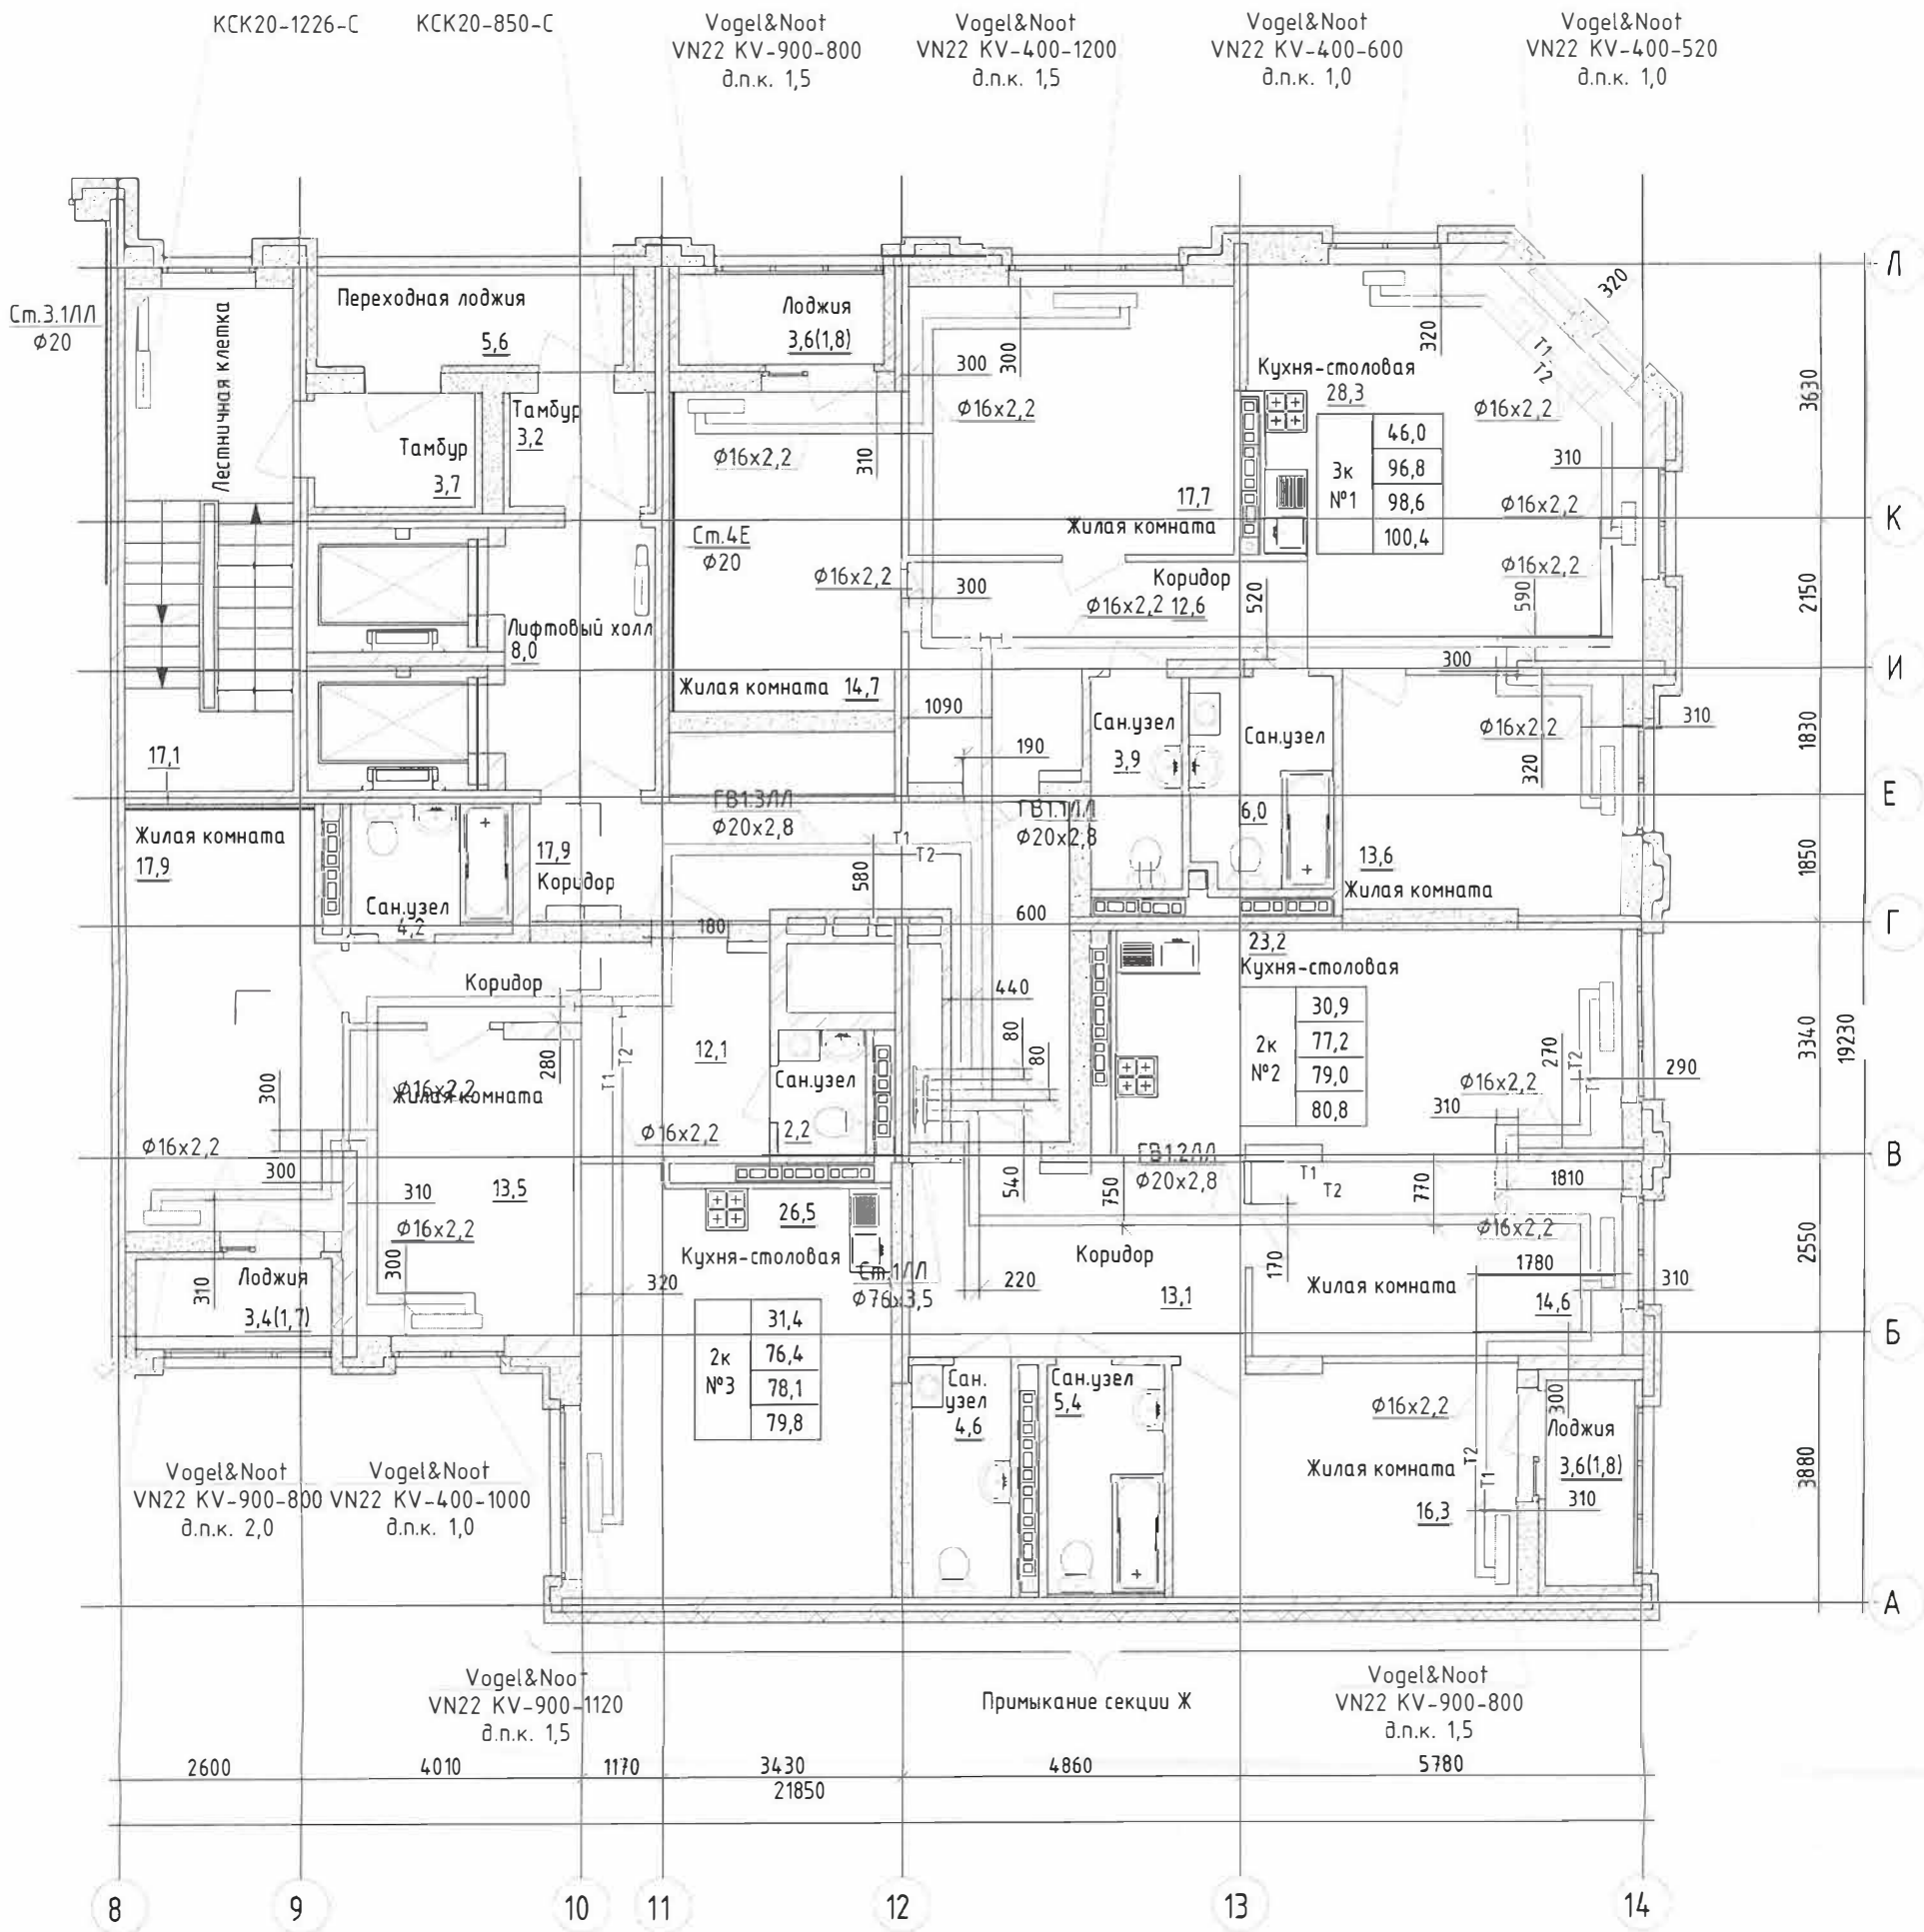

Согласовано

Инв. № подл

Взам инв №


Подпись и дата

Изм.	Кол. уч.	Лист	№ док.	Подп.	Дата
Разработал		Гаврилюк		<i>[Signature]</i>	06.23
Проверил		Нежурина		<i>[Signature]</i>	06.23
Н.контроль		Нежурин		<i>[Signature]</i>	06.23

123-2021-15-1/Л-0В			
Многоэтажный жилой дом с нежилыми помещениями на первых этажах и подземной автостоянкой по ул. Степана Разина в Чкаловском районе г.Екатеринбурга. Секции 1Е, 1ЛЛ			
Система отопления	Стадия	Лист	Листов
Исполнительная схема №3. Горизонтальная разводка системы отопления. 3 этаж в осях 8-14/А-Л	ИС	1	1
ООО "Комфорт-Плюс"			



План 4 этажа

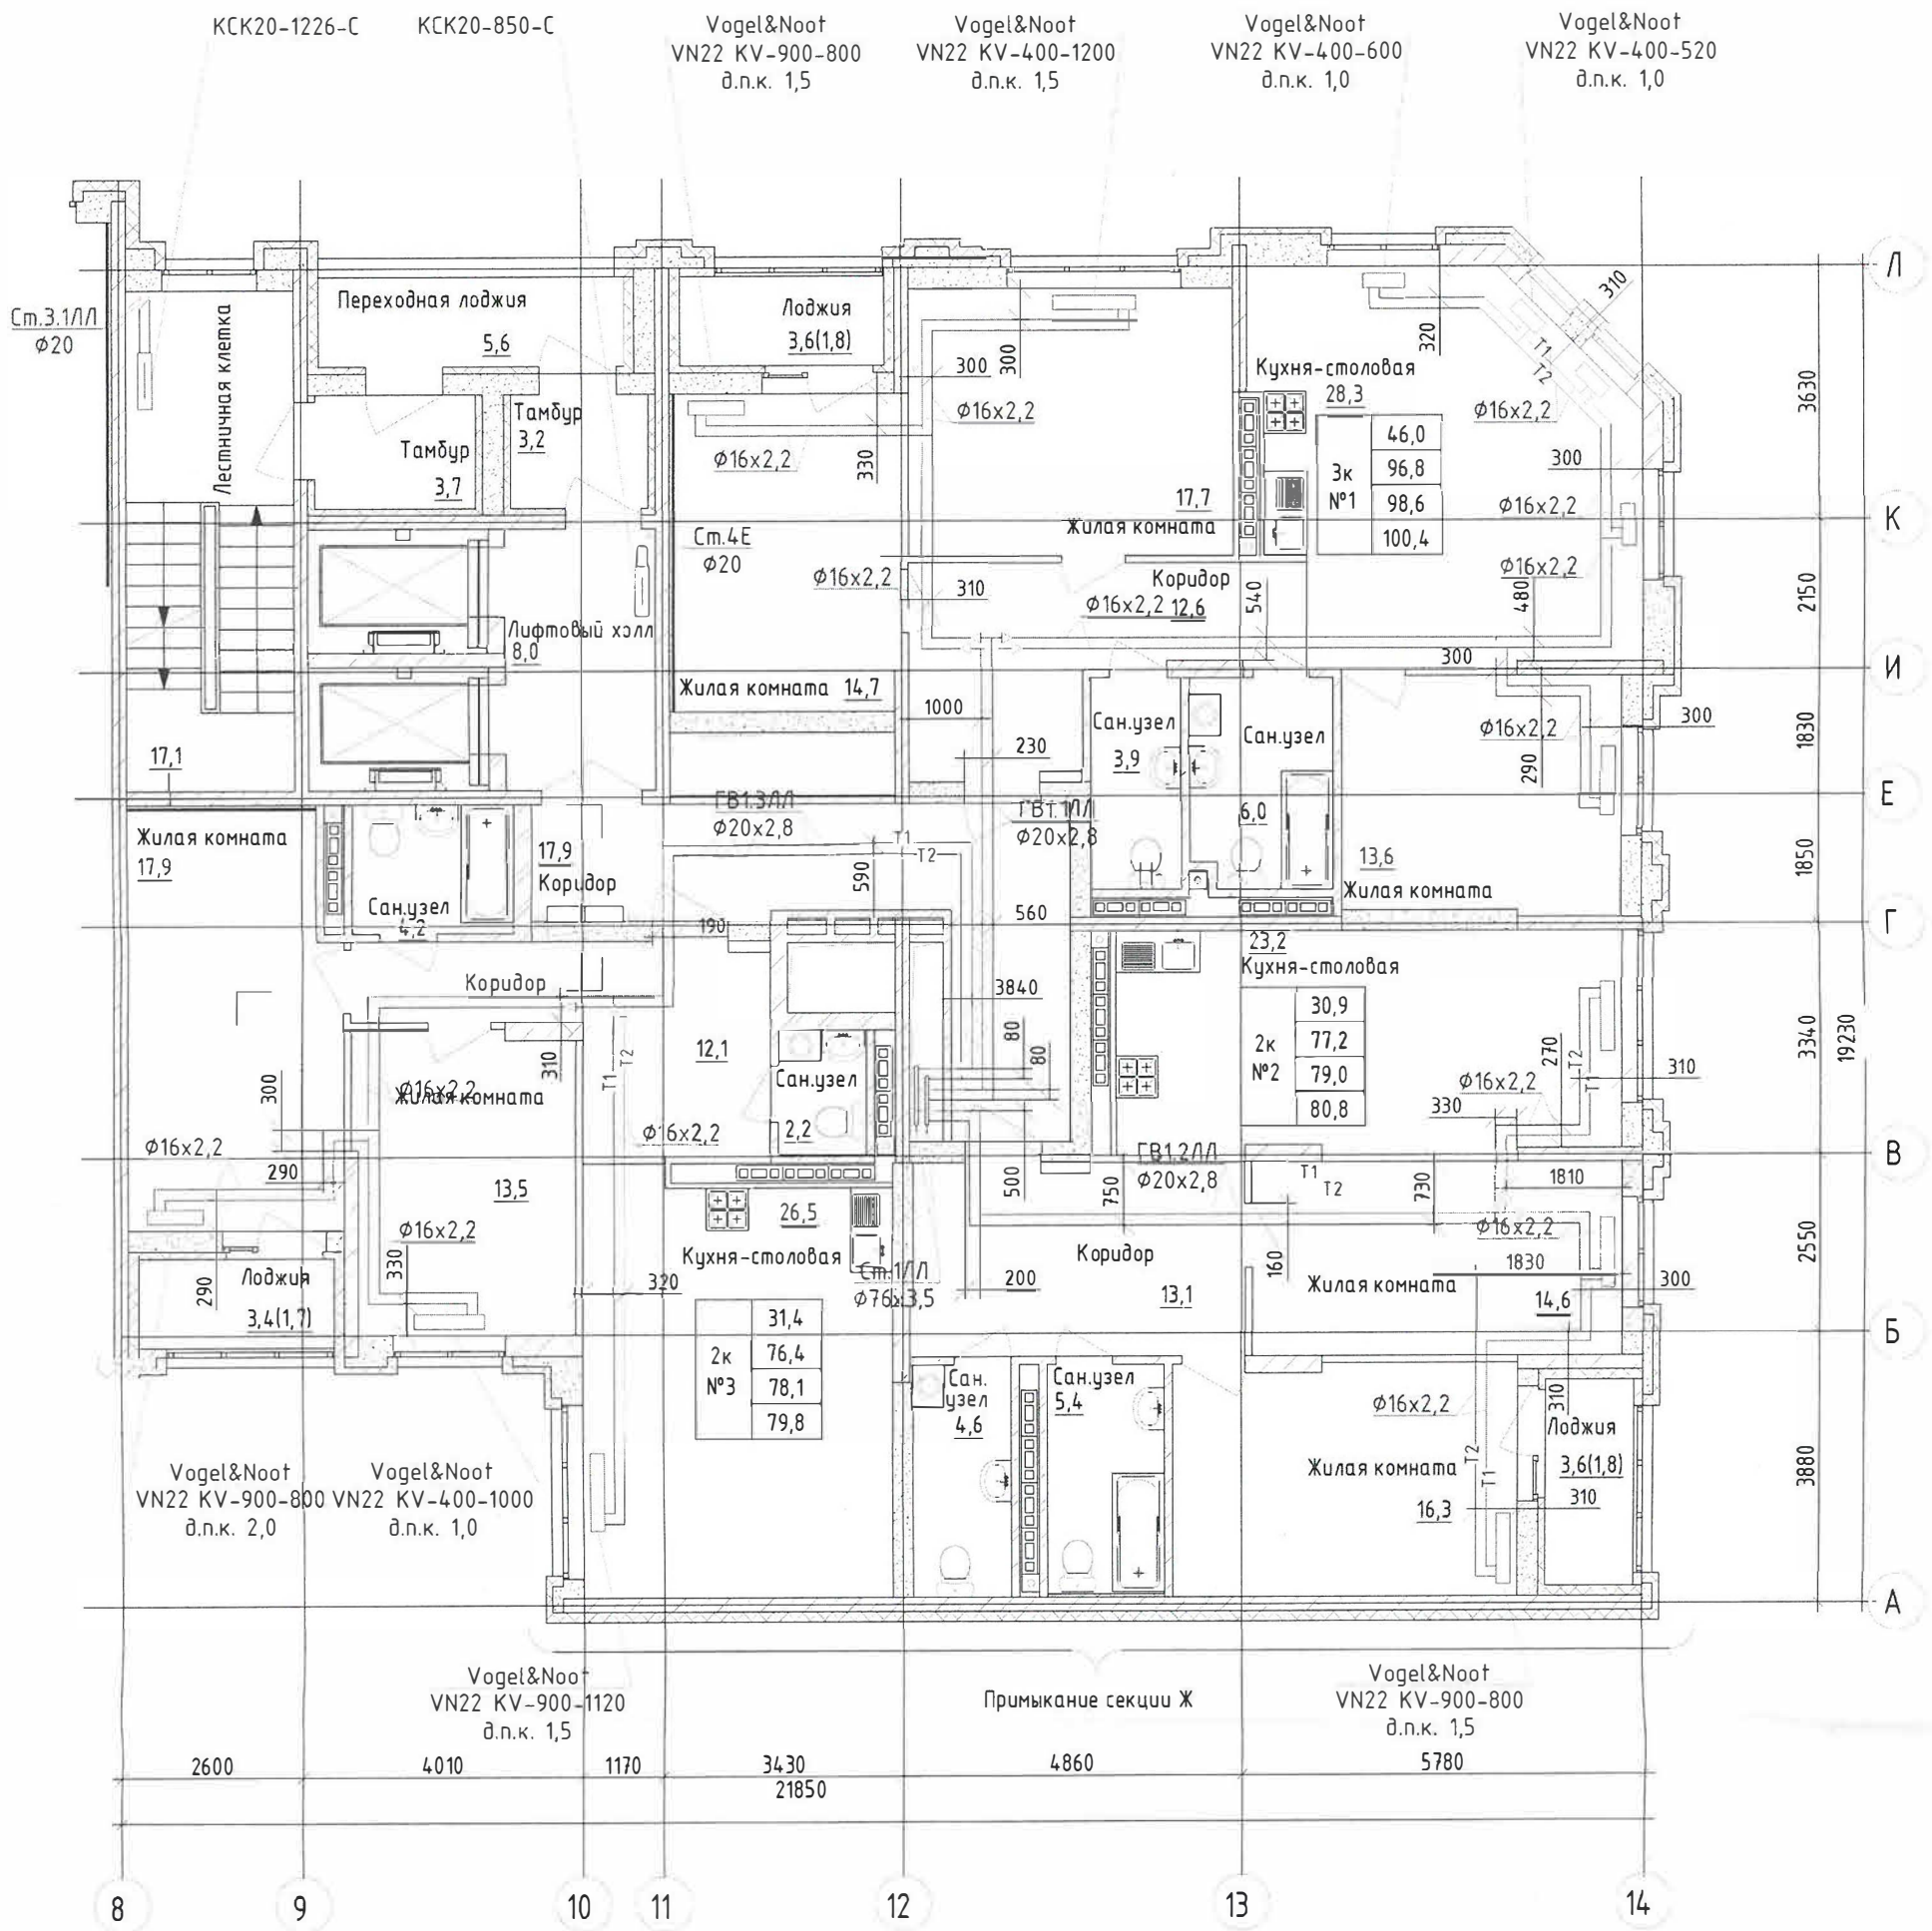

Согласовано

Взам инв №

Подпись и дата

Инв. № подл



123-2021-1Е, 1/Л-0В

Многоэтажный жилой дом с нежилыми помещениями на первых этажах и подземной автостоянкой по ул. Степана Разина в Чкаловском районе г.Екатеринбурга. Секции 1Е, 1/Л

Изм.	Кол.уч.	Лист № док.	Подп.	Дата
Разработал		Гаврилюк		06.23
Проверил		Нежурина		06.23
Н.контроль		Нежурин		06.23

Система отопления


Стадия	Лист	Листов
ИС	1	1

Исполнительная схема №4.  
Горизонтальная разводка системы  
отопления. 4 этаж в осях 8-14/А-Л

ООО "Комфорт-Плюс"

Формат А3

План 5 этажа

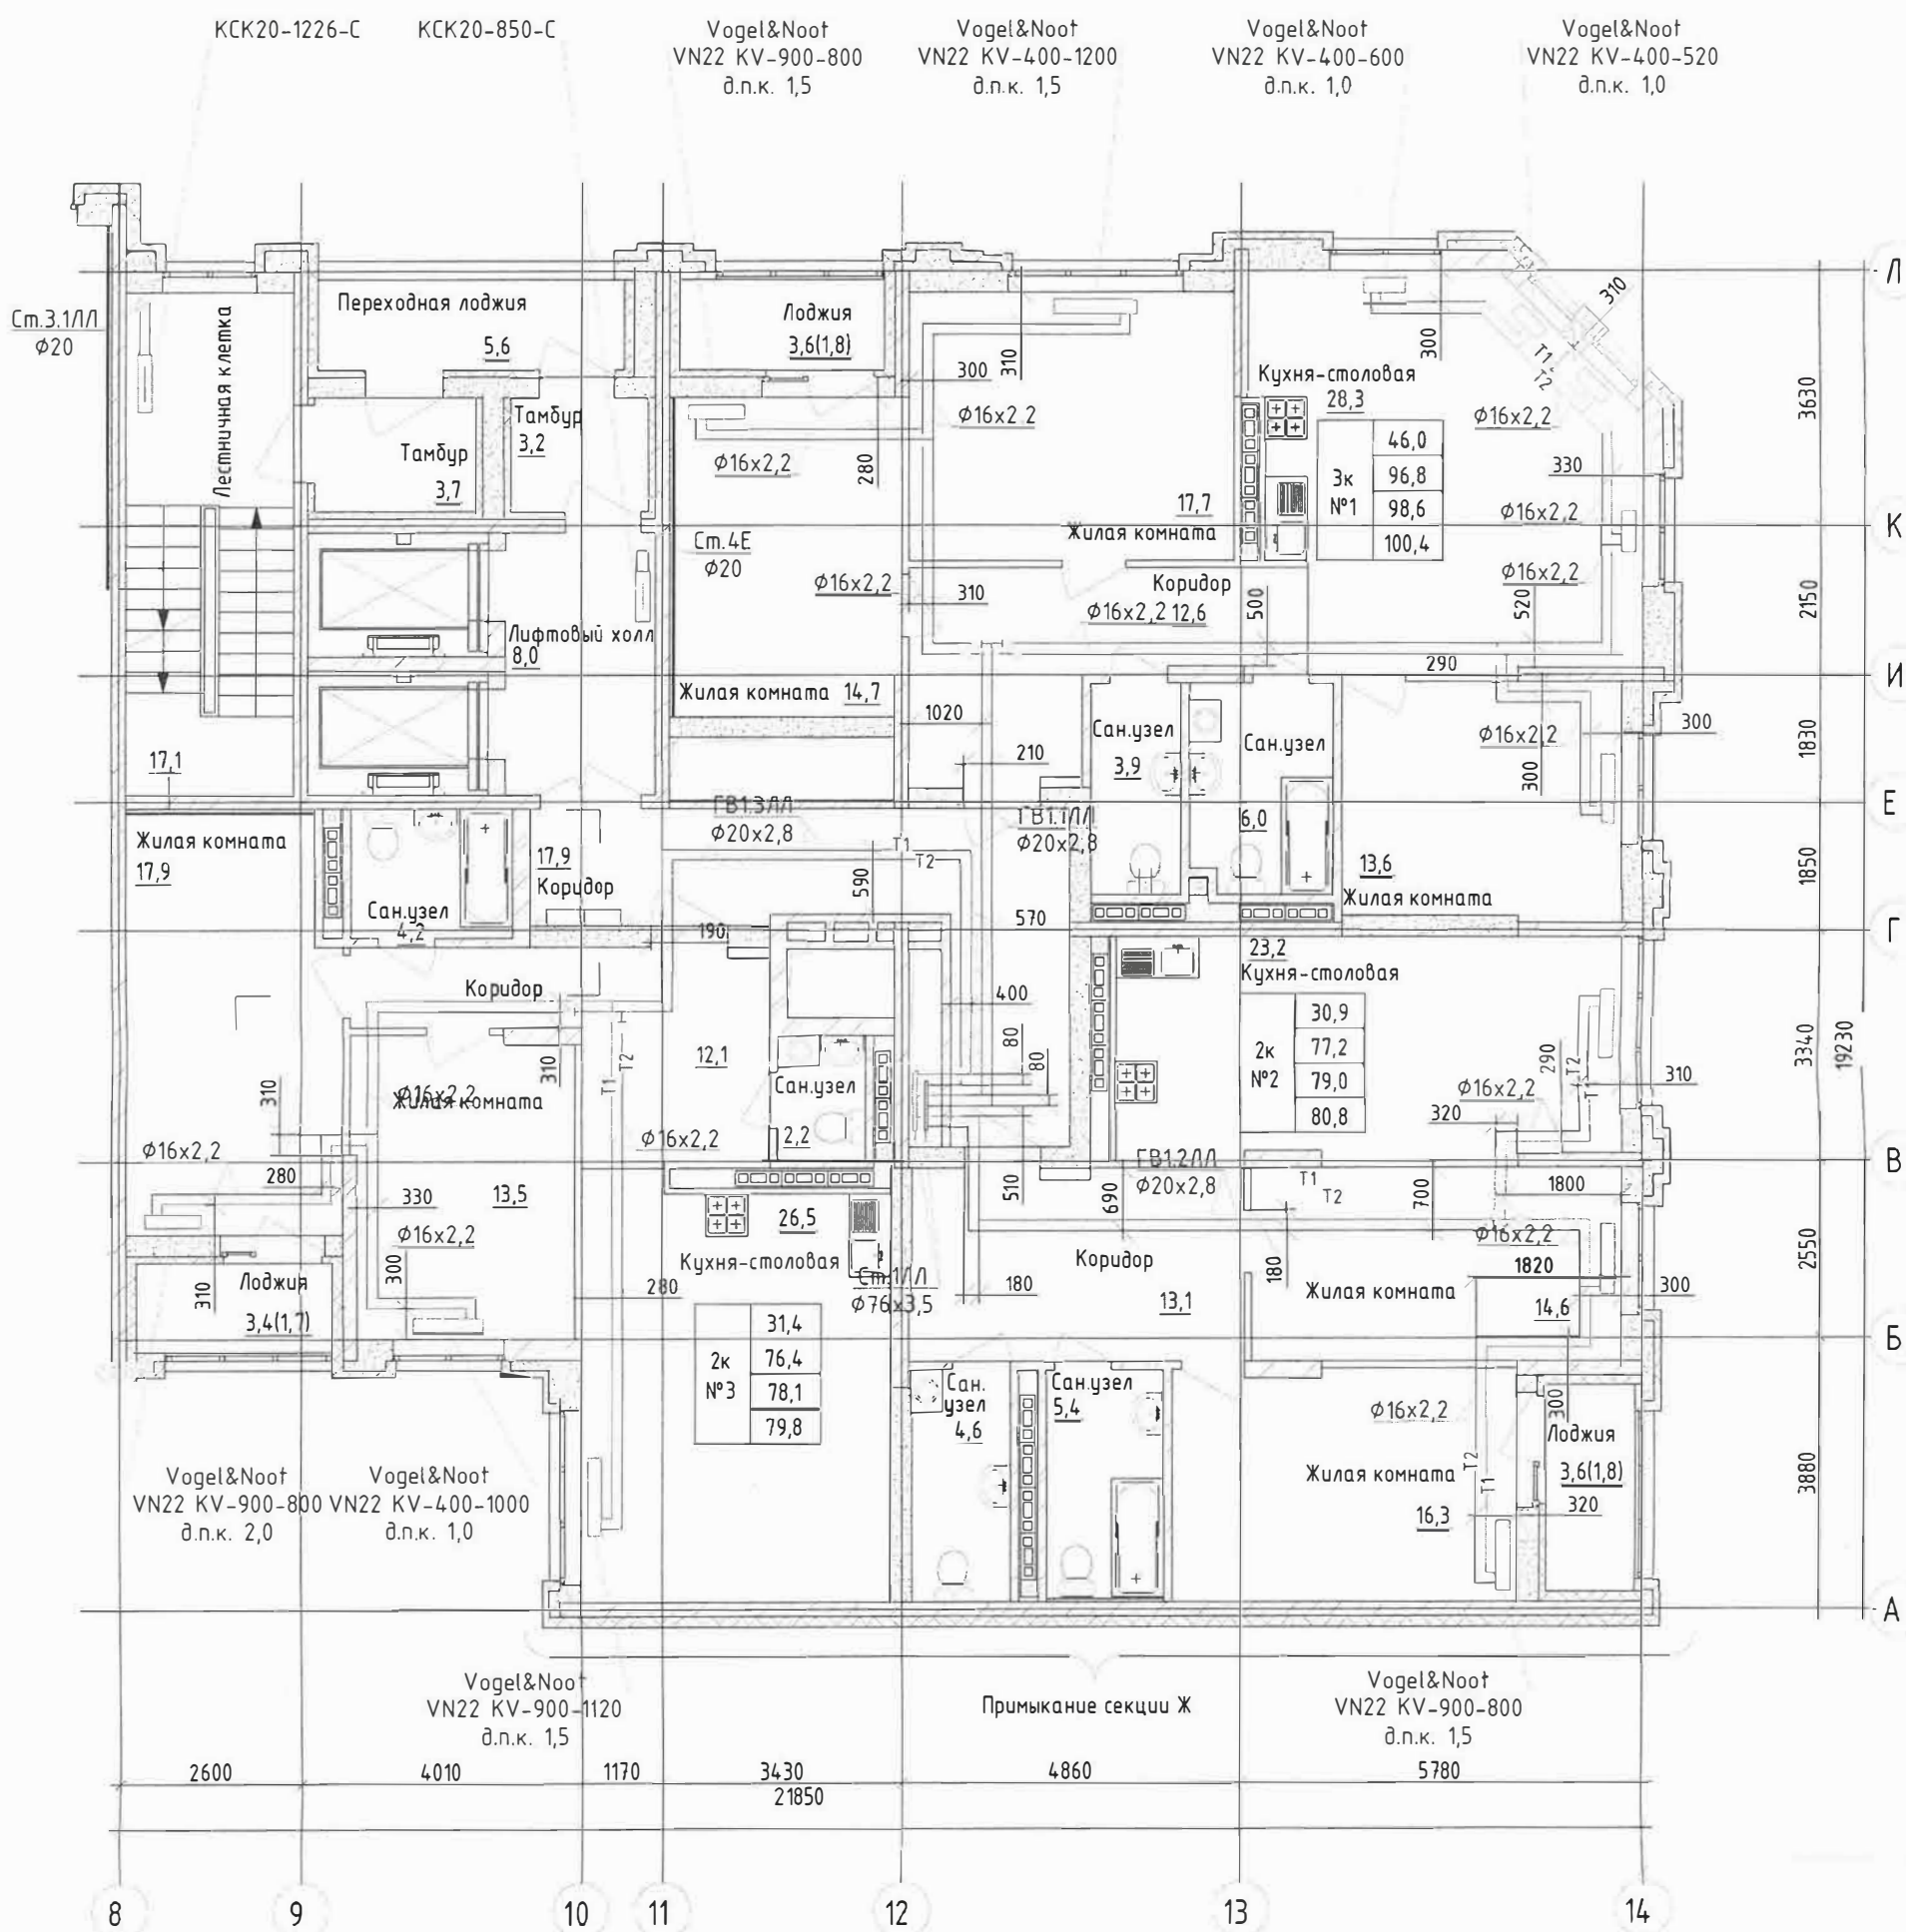


Согласовано	
Взам инв №	
Подпись и дата	
Инв. № подл	



Изм.	Кол. уч.	Лист № док.	Подп.	Дата
Разработал		Гаврилюк	<i>[Signature]</i>	06.23
Проверил		Нежурина	<i>[Signature]</i>	06.23
Н.контроль		Нежурин	<i>[Signature]</i>	06.23

Многоэтажный жилой дом с нежилыми помещениями на первых этажах и подземной автостоянкой по ул. Степана Разина в Чкаловском районе г.Екатеринбурга. Секции 1Е, 1ЛЛ			
Система отопления	Стадия	Лист	Листов
	ИС	1	1
Исполнительная схема №5. Горизонтальная разводка системы отопления. 5 этаж в осях 8-14 / А-Л		ООО "Комфорт-Плюс"	

План 6 этажа

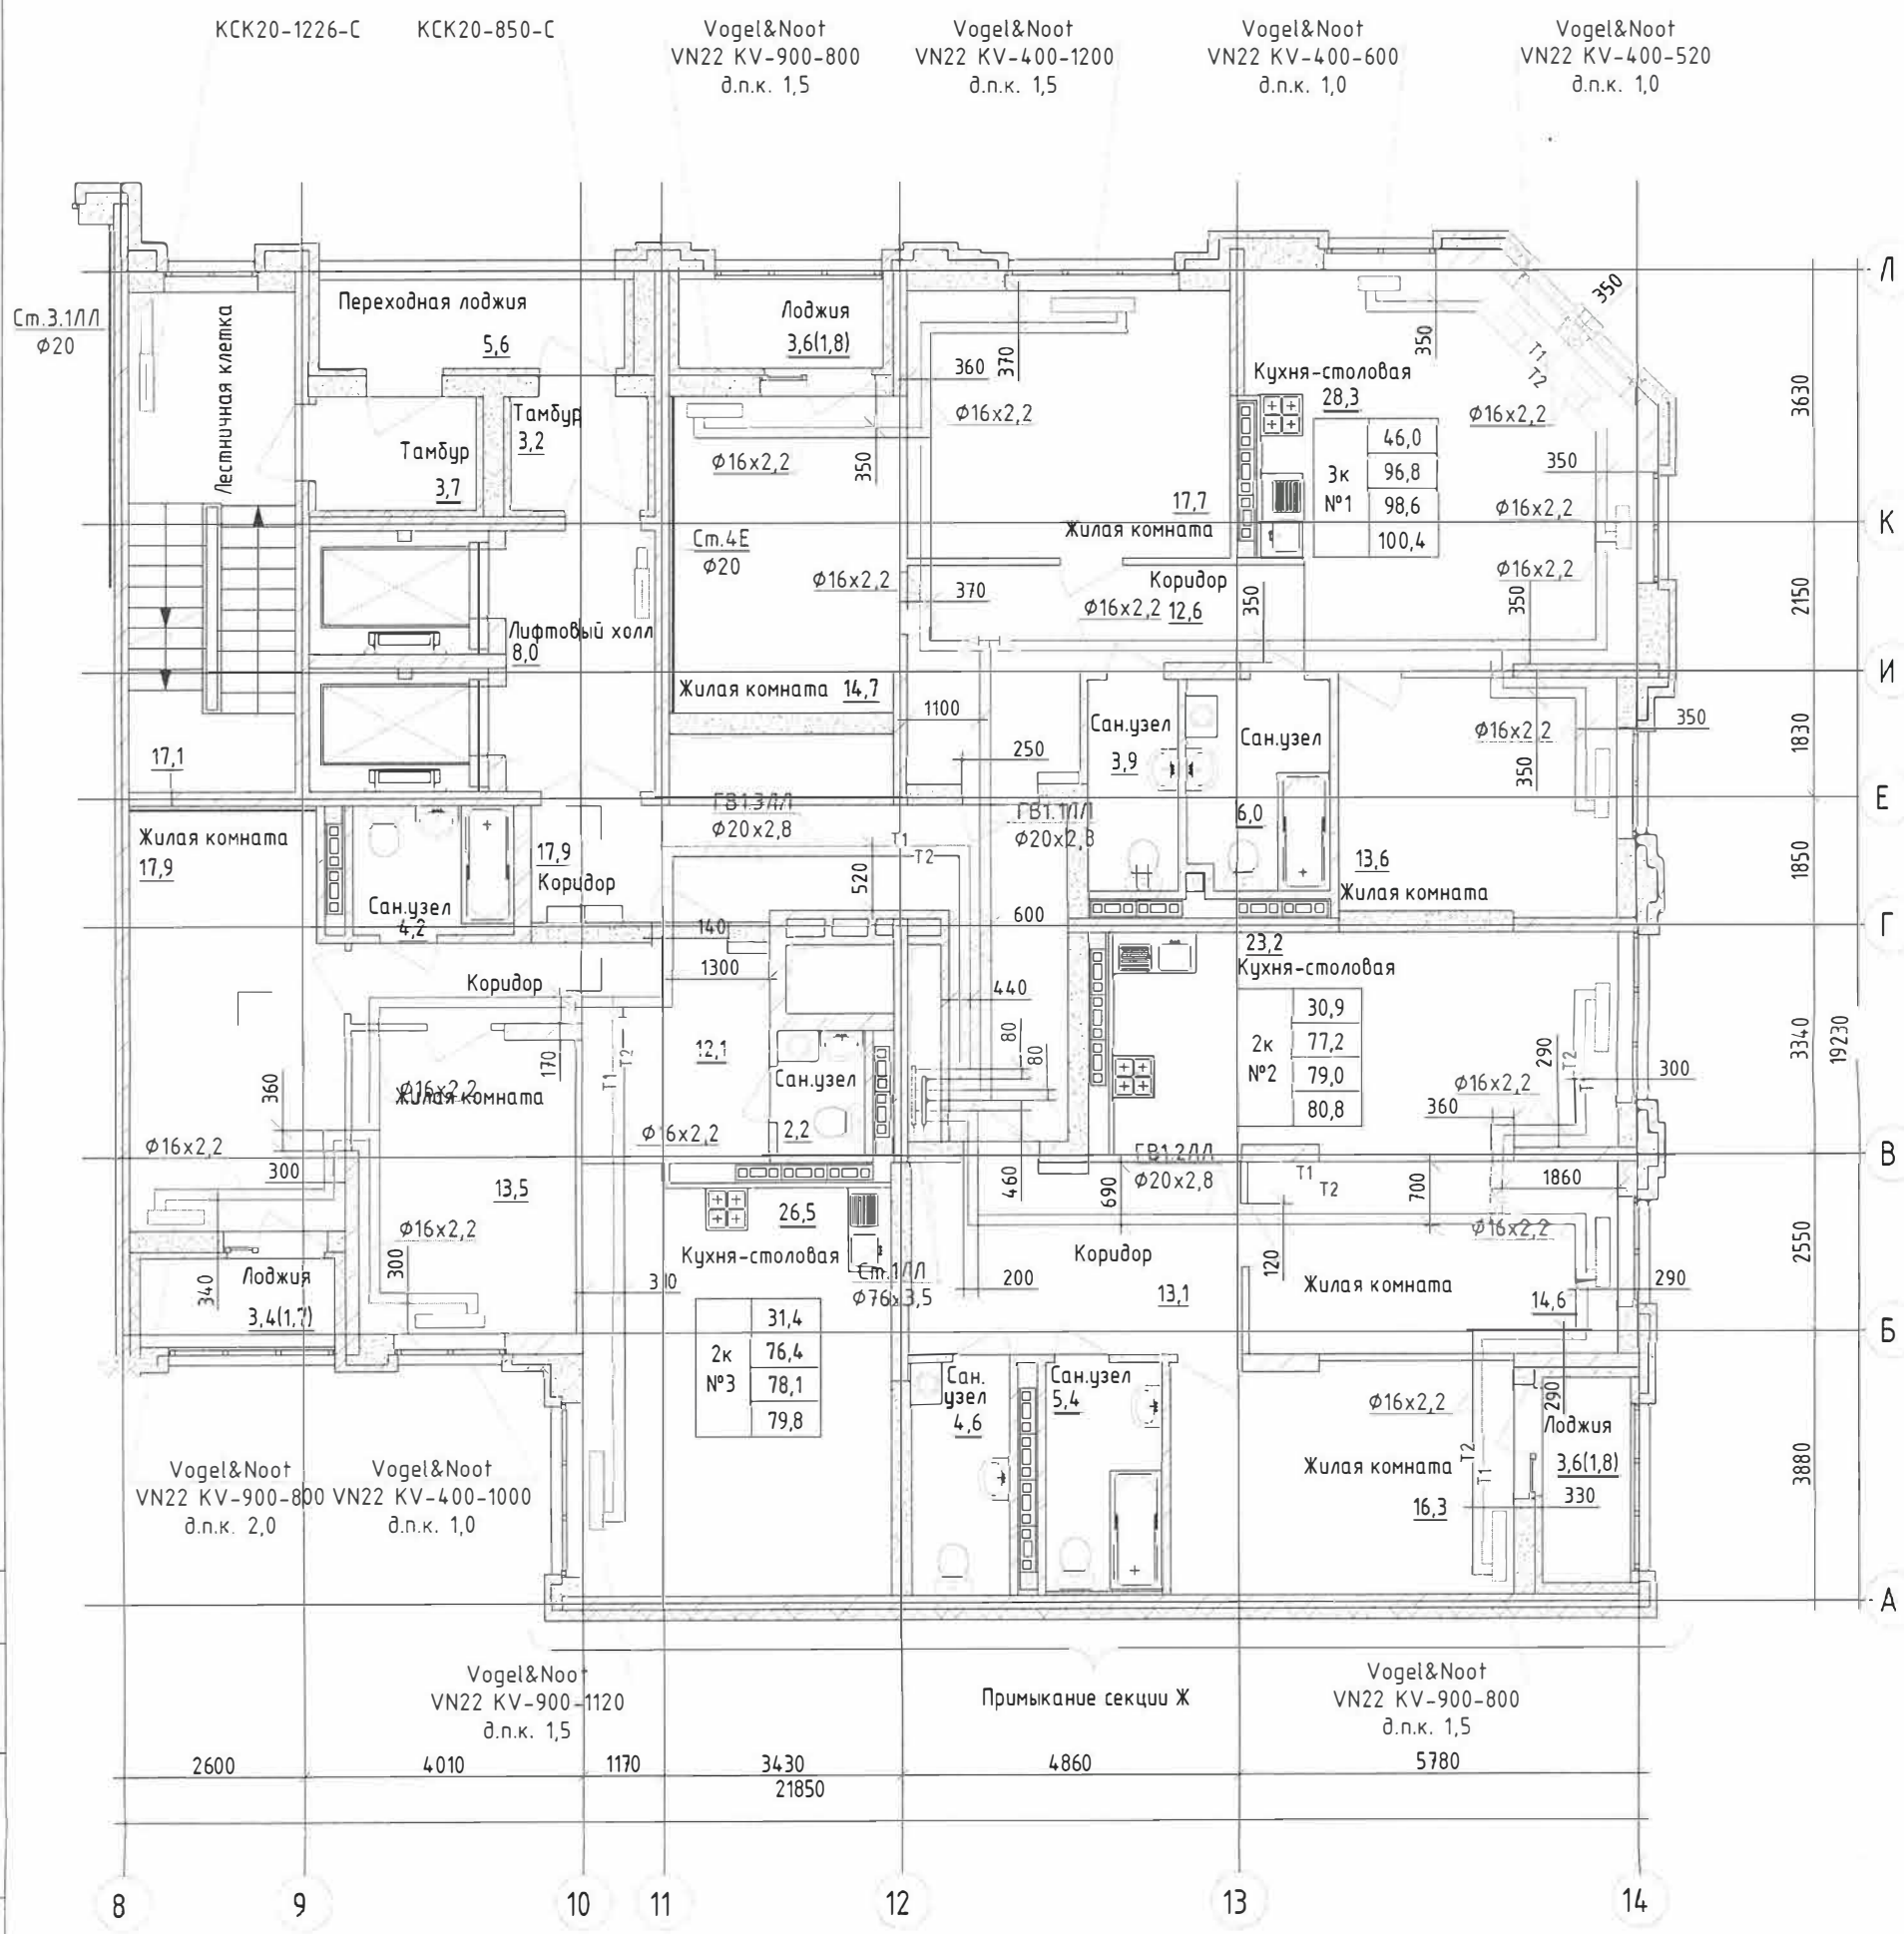


Согласовано	
Взам инв №	
Подпись и дата	
Инв. № подл	

Изм.	Кол. уч.	Лист	№ док.	Подп.	Дата
Разработал				Гаврилюк	06.23
Проверил				Нежурина	06.23
Н.контроль				Нежурин	06.23

Многоэтажный жилой дом с нежилыми помещениями на первых этажах и подземной автостоянкой по ул. Степана Разина в Чкаловском районе г.Екатеринбурга. Секции 1Е, 1ЛЛ			
Система отопления	Стадия	Лист	Листов
	ИС	1	1
Исполнительная схема №6. Горизонтальная разводка системы отопления. 6 этаж в осях 8-14/А-Л		ООО "Комфорт-Плюс"	



План 7 этажа

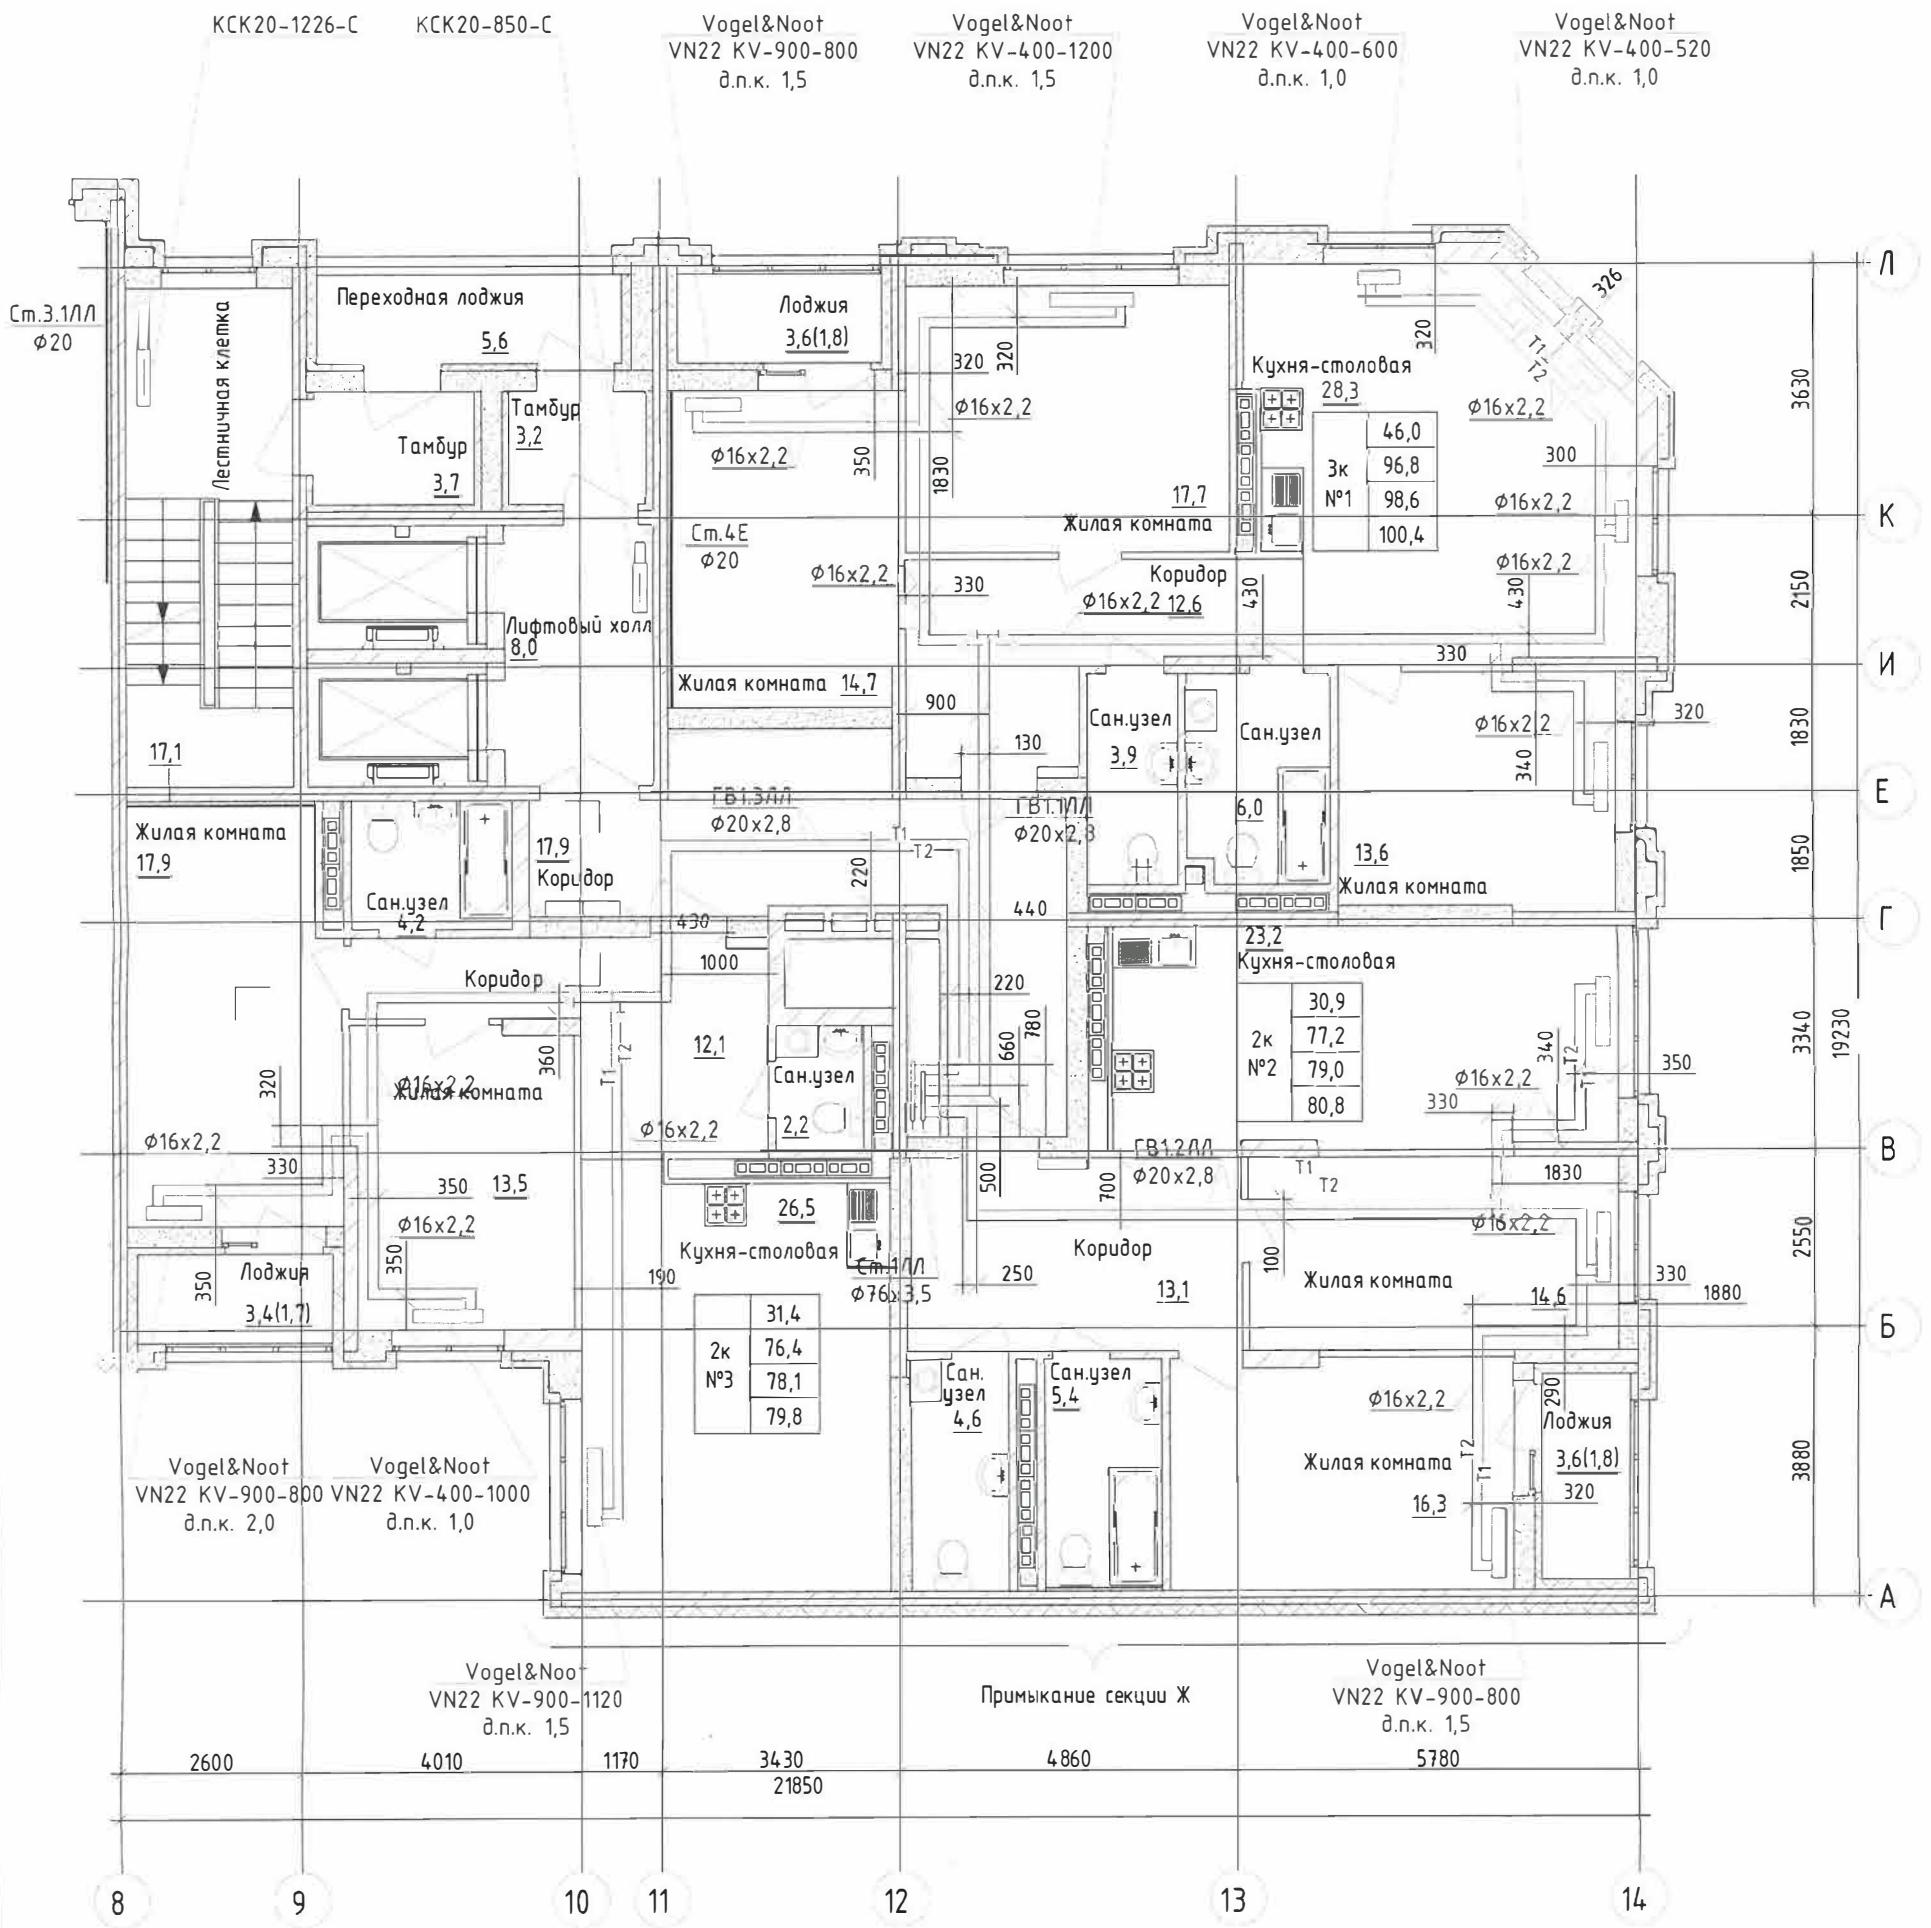

Согласовано


Инв. № подл	Подпись и дата	Взам инв №

Изм.	Кол. уч.	Лист	№ док.	Подп.	Дата

Многоэтажный жилой дом с нежилыми помещениями на первых этажах и подземной автостоянкой по ул. Степана Разина в Чкаловском районе г.Екатеринбурга. Секции 1Е, 1ЛЛ			
Система отопления	Стадия	Лист	Листов
Исполнительная схема №7. Горизонтальная разводка системы отопления. 7 этаж в осях 8-14/А-Л	ИС	1	1
ООО "Комфорт-Плюс"			



План 8 этажа

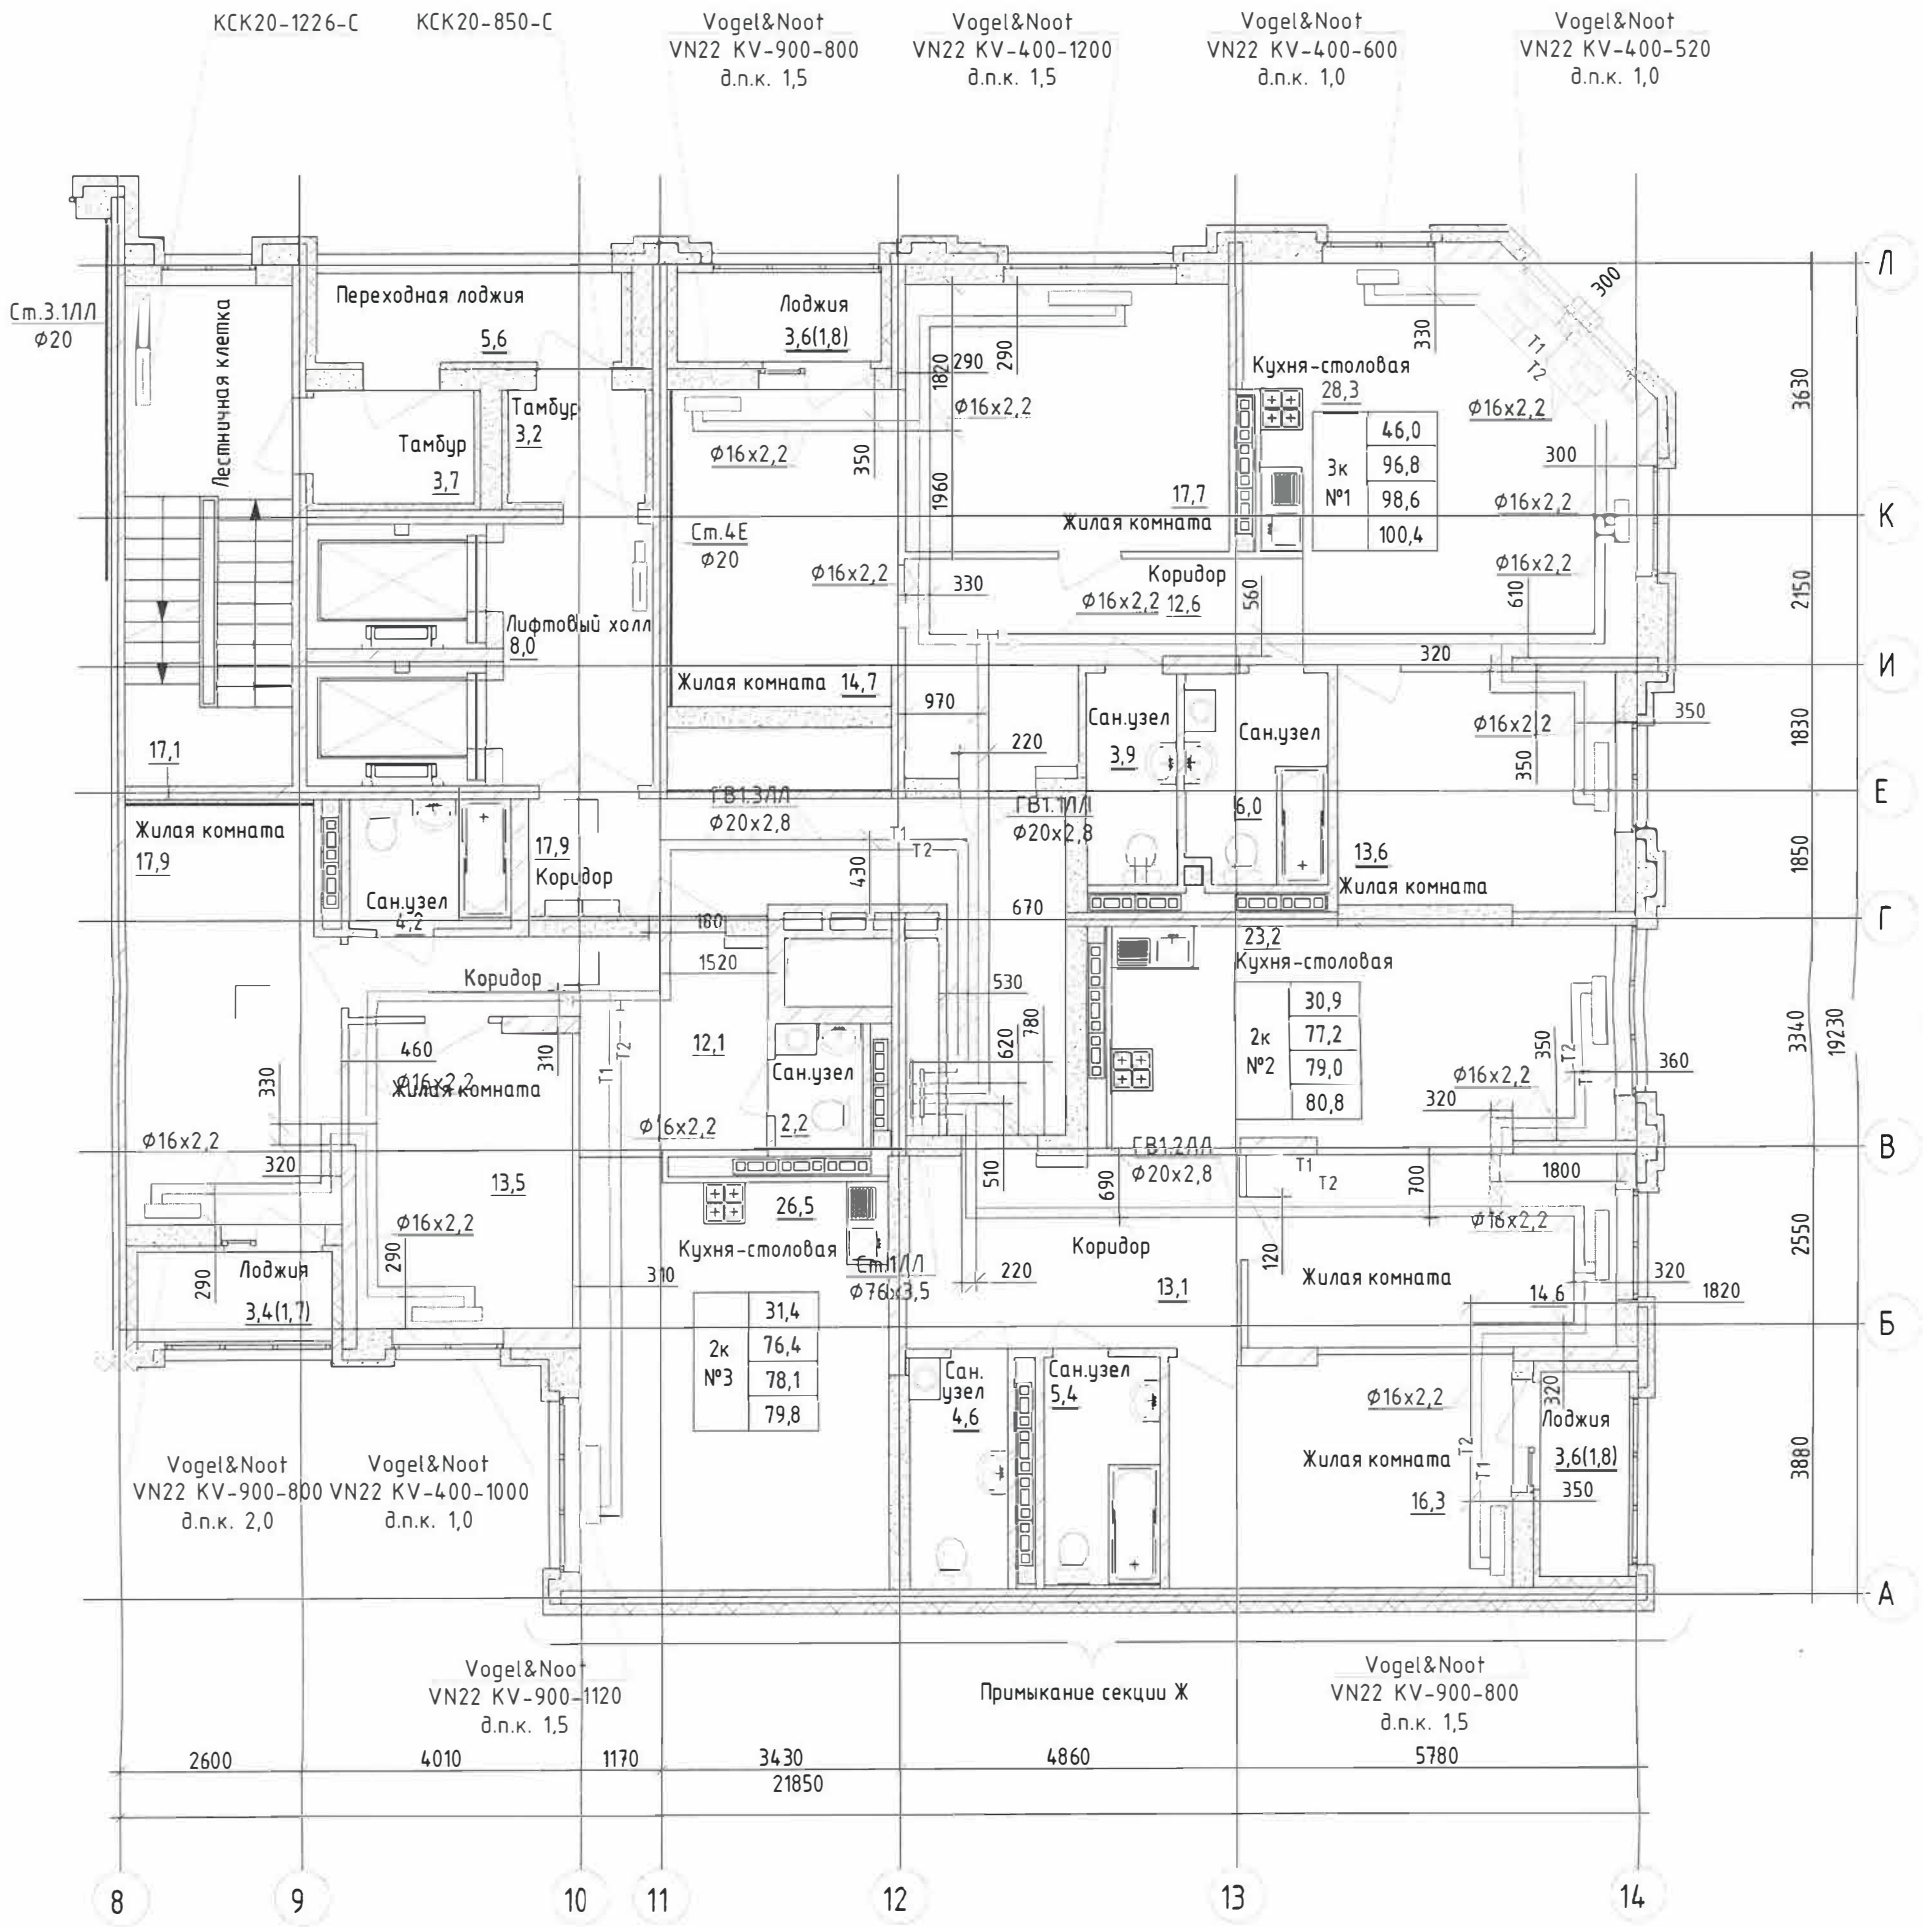


Согласовано	
Инв. № подл	Взам инв №
	Подпись и дата



Многоэтажный жилой дом с нежилыми помещениями на первых этажах и подземной автостоянкой по ул. Степана Разина в Чкаловском районе г.Екатеринбурга. Секция 1Е, 1/Л							
Изм.	Кол.уч.	Лист	№ док.	Подп.	Дата		
Разработал		Гаврилюк			06.23		
Проверил		Нежурина			06.23		
Н.контроль		Нежурин			06.23		
Система отопления					Стадия	Лист	Листов
Исполнительная схема №7. Горизонтальная разводка системы отопления. 7 этаж в осях В-14/А-Л					ИС	1	1
					ООО "Комфорт-Плюс"		



План 10 этажа

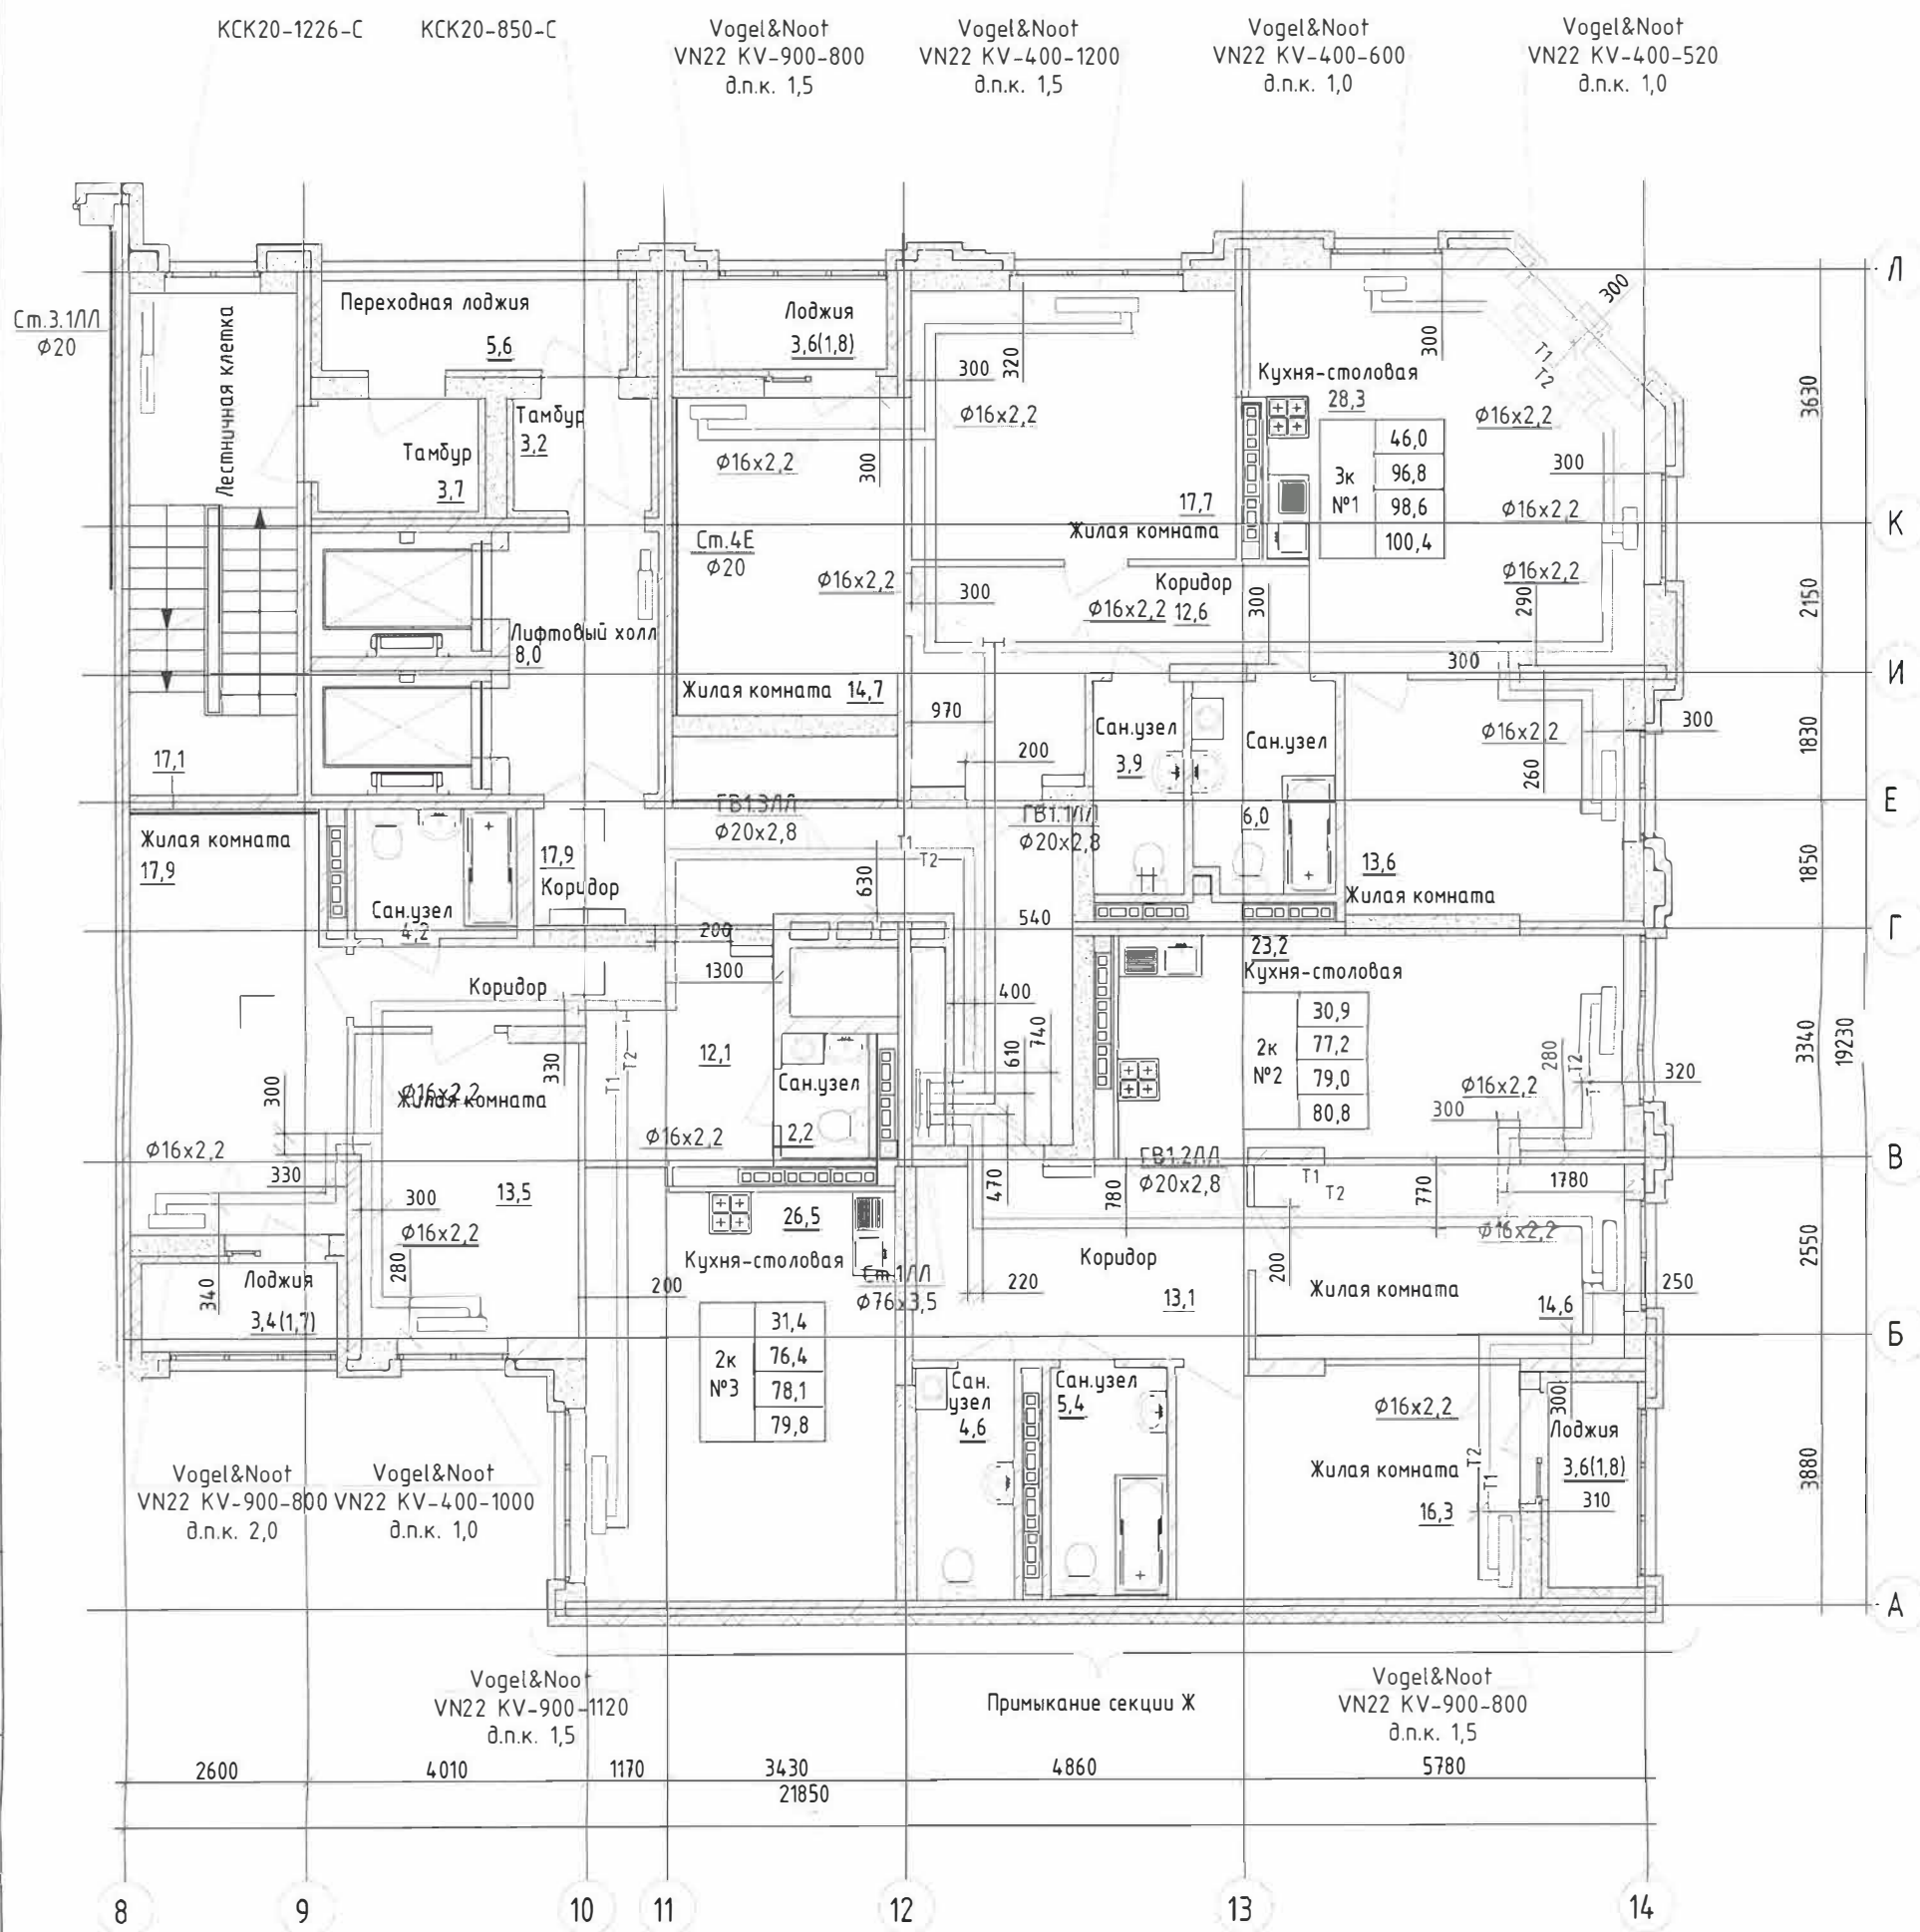

Согласовано

Инв. № подл	Подпись и дата	Взам инв №


Изм.	Кол.уч.	Лист № док.	Подп.	Дата
Разработал		Гаврилюк	<i>[Signature]</i>	06.23
Проверил		Нежурина	<i>[Signature]</i>	06.23
Н.контроль		Нежурин	<i>[Signature]</i>	06.23

Многоэтажный жилой дом с нежилыми помещениями на первых этажах и подземной автостоянкой по ул. Степана Разина в Чкаловском районе г.Екатеринбурга. Секции 1Е, 1ЛЛ			Стадия	Лист	Листов
			ИС	1	1
Исполнительная схема №10. Горизонтальная разводка системы отопления. 10 этаж в осях 8-14/А-Л			ООО "Комфорт-Плюс"		





План 12 этажа

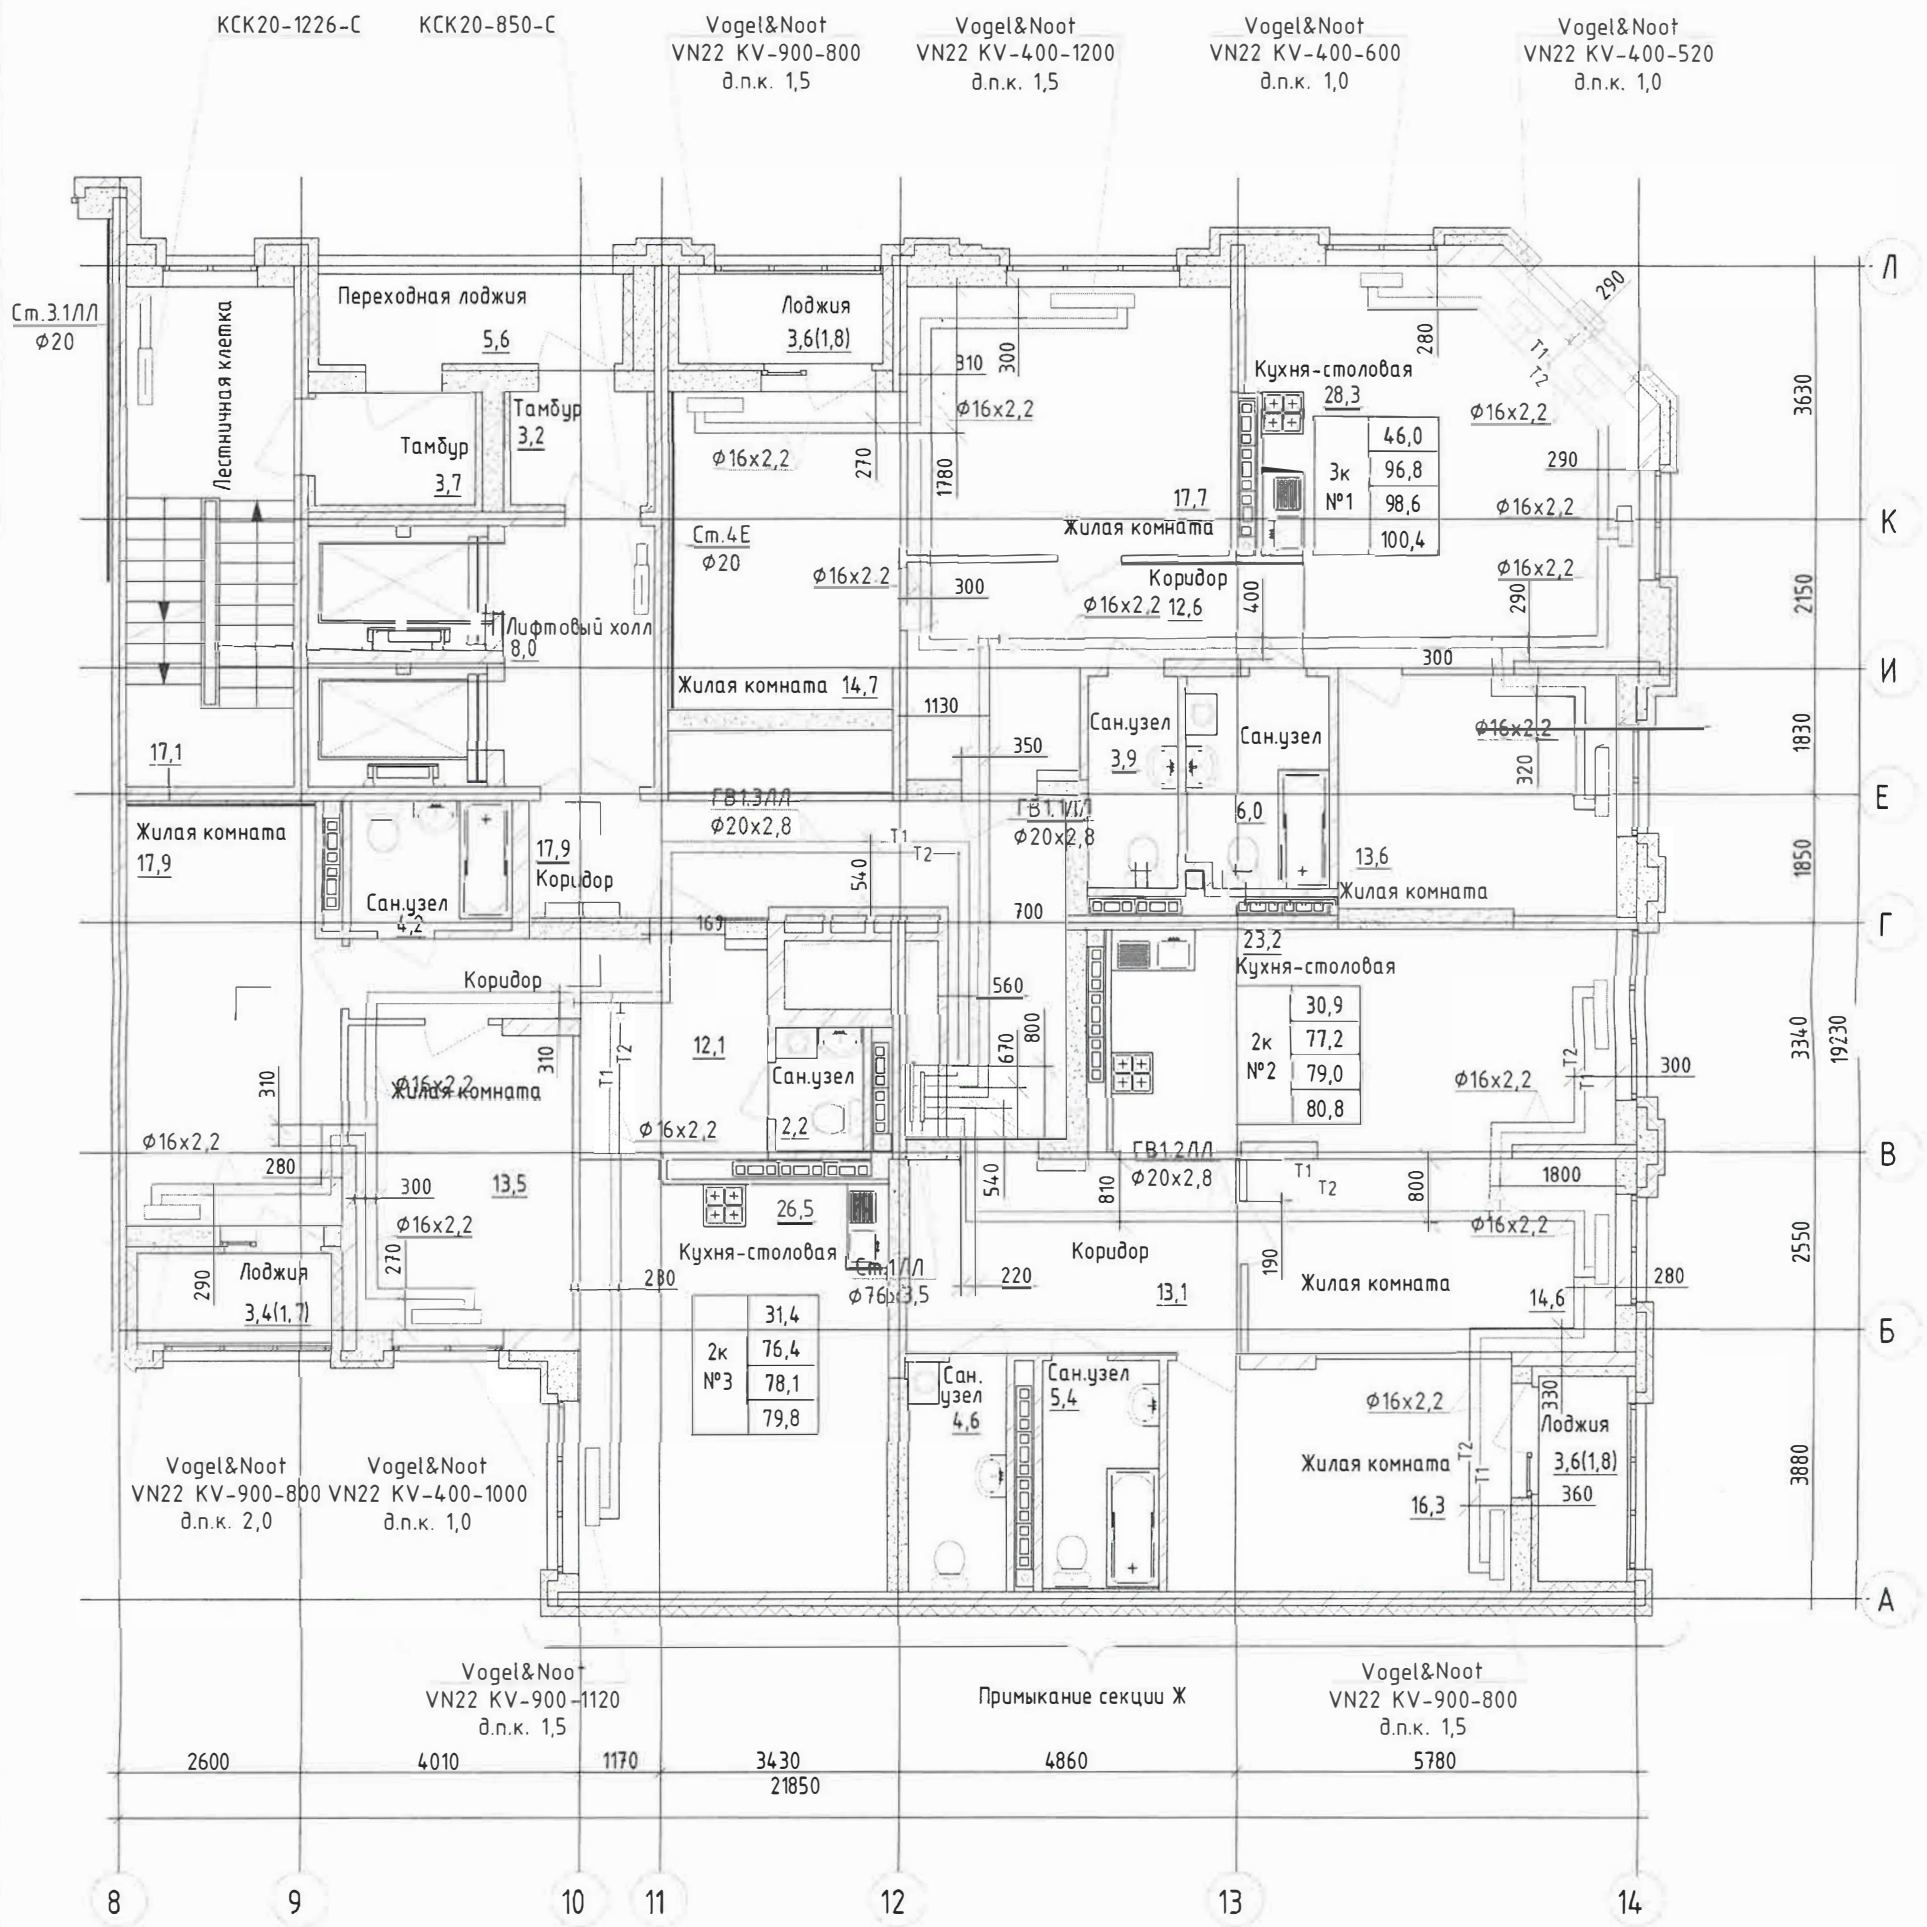

Согласовано

Взам инв №

Подпись и дата

Инв. № подл

Изм.	Кол. уч.	Лист № док.	Подп.	Дата
Разработал		Гаврилюк	<i>[Signature]</i>	06.23
Проверил		Нежурина	<i>[Signature]</i>	06.23
Н.контроль		Нежурин	<i>[Signature]</i>	06.23



Многоэтажный жилой дом с нежилыми помещениями на первых этажах и подземной автостоянкой по ул. Степана Разина в Чкаловском районе г.Екатеринбурга. Секции 1Е, 1Л


Система отопления  
Исполнительная схема №12.  
Горизонтальная разводка системы  
отопления. 12 этаж в осях 8-14 / А-Л

Стадия	Лист	Листов
ИС	1	1

ООО "Комфорт-Плюс"



План 14 этажа

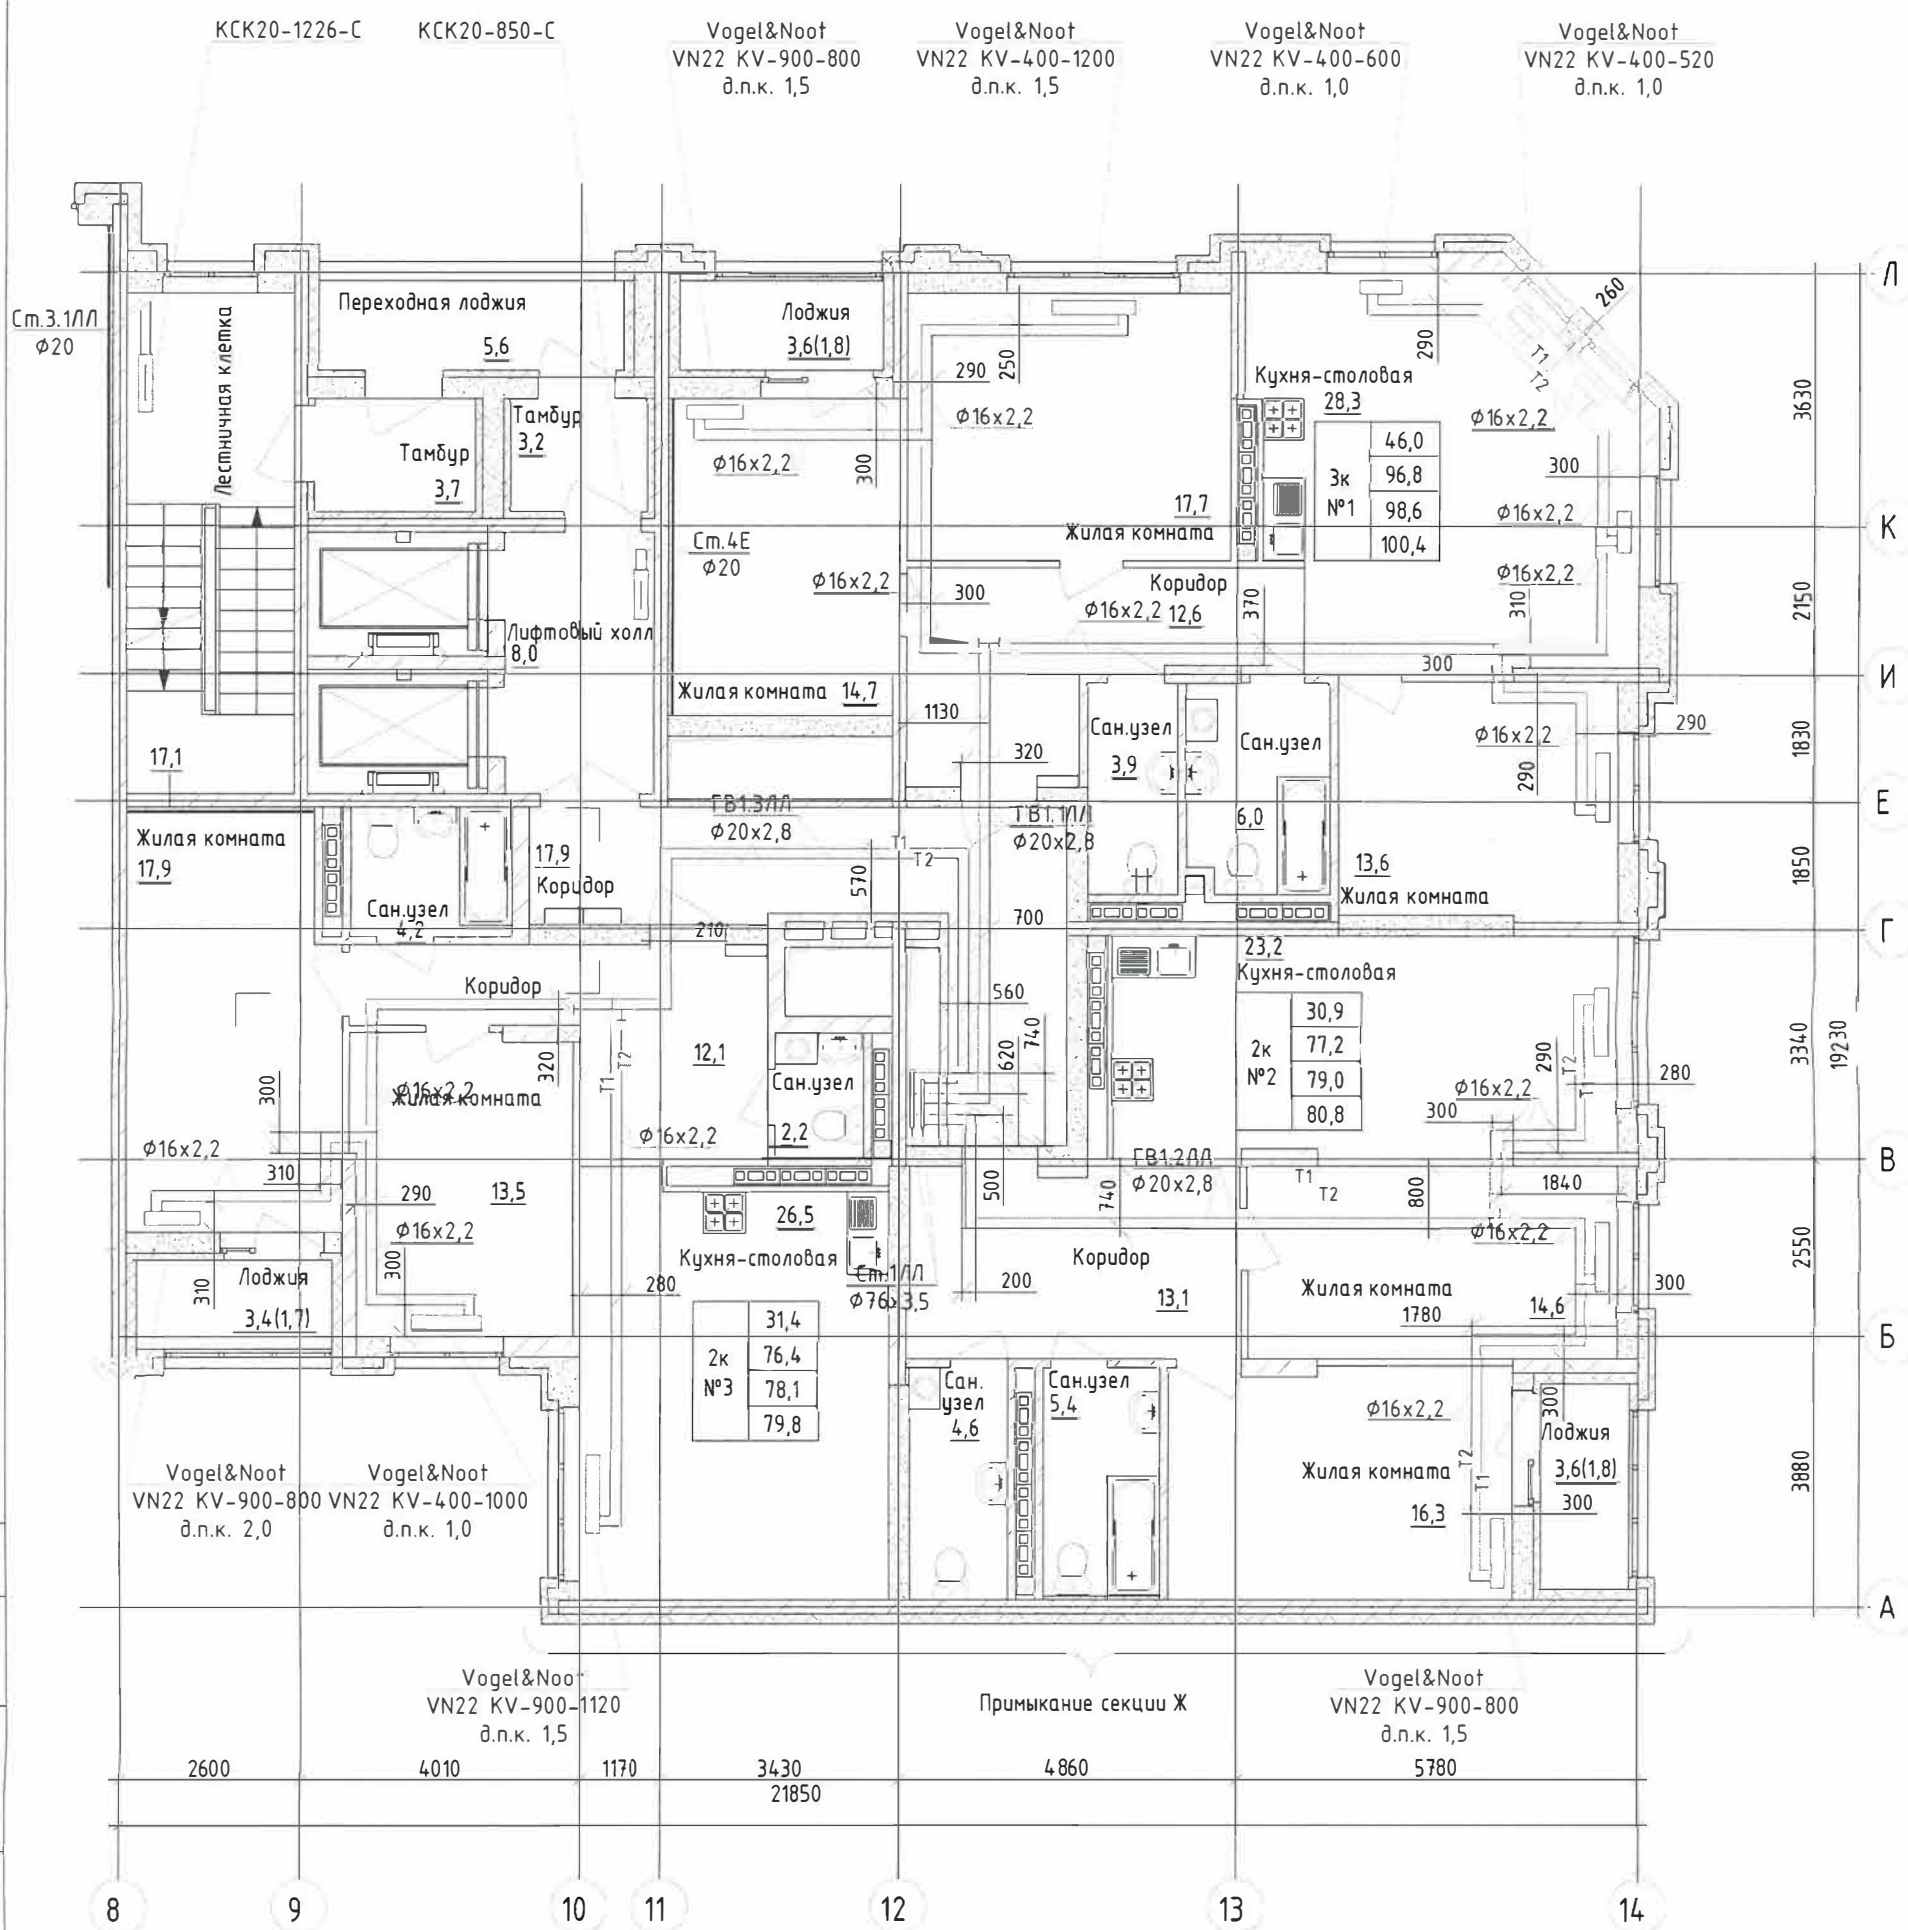


Согласовано

Инв. № подл.	Подпись и дата	Взам инв №



123-2021-1Е, 1Л/0В					
Многоэтажный жилой дом с нежилыми помещениями на первых этажах и подземной автостоянкой по ул. Степана Разина в Чкаловском районе г.Екатеринбурга. Секции 1Е, 1Л/					
Изм.	Кол.уч.	Лист	№ док.	Подп.	Дата
Разработал	Гаврилюк				06.23
Проверил	Нежурина				06.23
Н.контроль	Нежурин				06.23
Система отопления				Стадия	Лист
Исполнительная схема №14. Горизонтальная разводка системы отопления. 14 этаж в осях 8-14/А-Л				ИС	1
				Листов	1
				ООО "Комфорт-Плюс"	

План 15 этажа

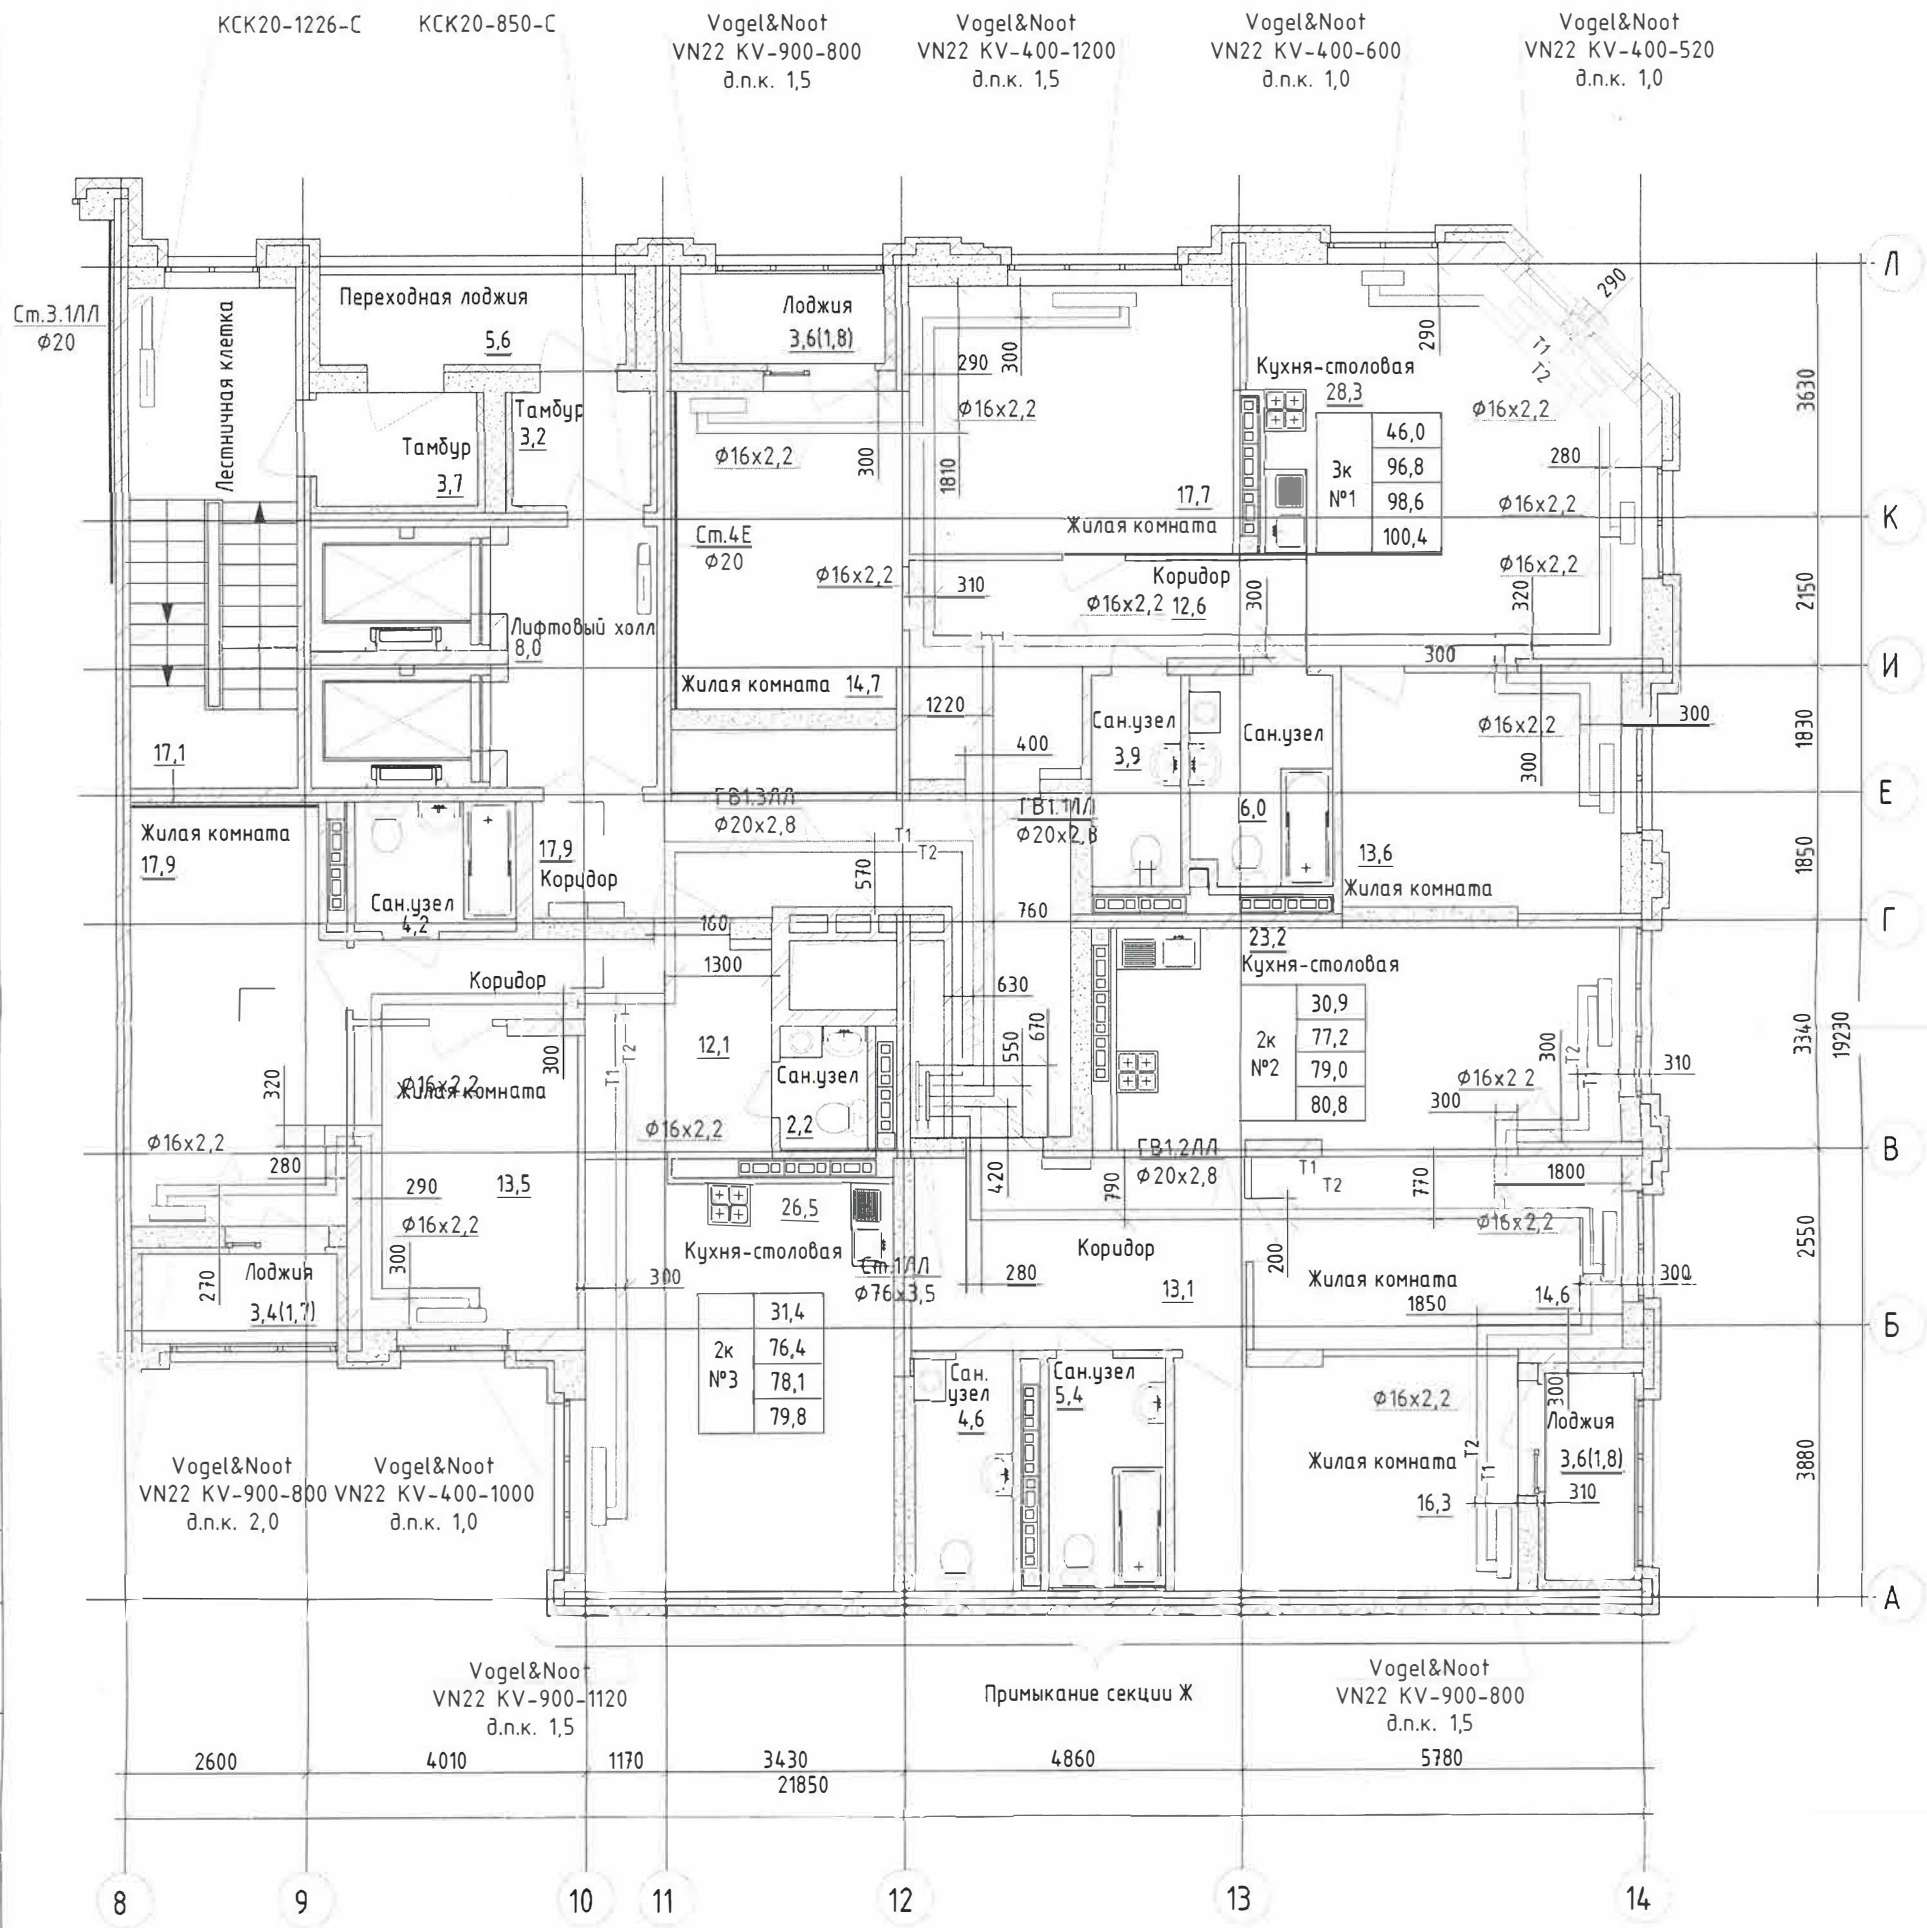

Согласовано


Инв. № подл	Подпись и дата	Взам инв №

Изм.	Кол.уч.	Лист	№ док.	Подп.	Дата
Разработал	Гаврилюк			<i>[Signature]</i>	06.23
Проверил	Нежурина			<i>[Signature]</i>	06.23
Н.контроль	Нежурин			<i>[Signature]</i>	06.23

Многоэтажный жилой дом с нежилыми помещениями на первых этажах и подземной автостоянкой по ул. Степана Разина в Чкаловском районе г.Екатеринбурга. Секция 1Е, 1/Л			
Система отопления	Стадия	Лист	Листов
	ИС	1	1
Исполнительная схема №15. Горизонтальная разводка системы отопления. 15 этаж в осях 8-14/А-Л		ООО "Комфорт-Плюс"	



План 16 этажа

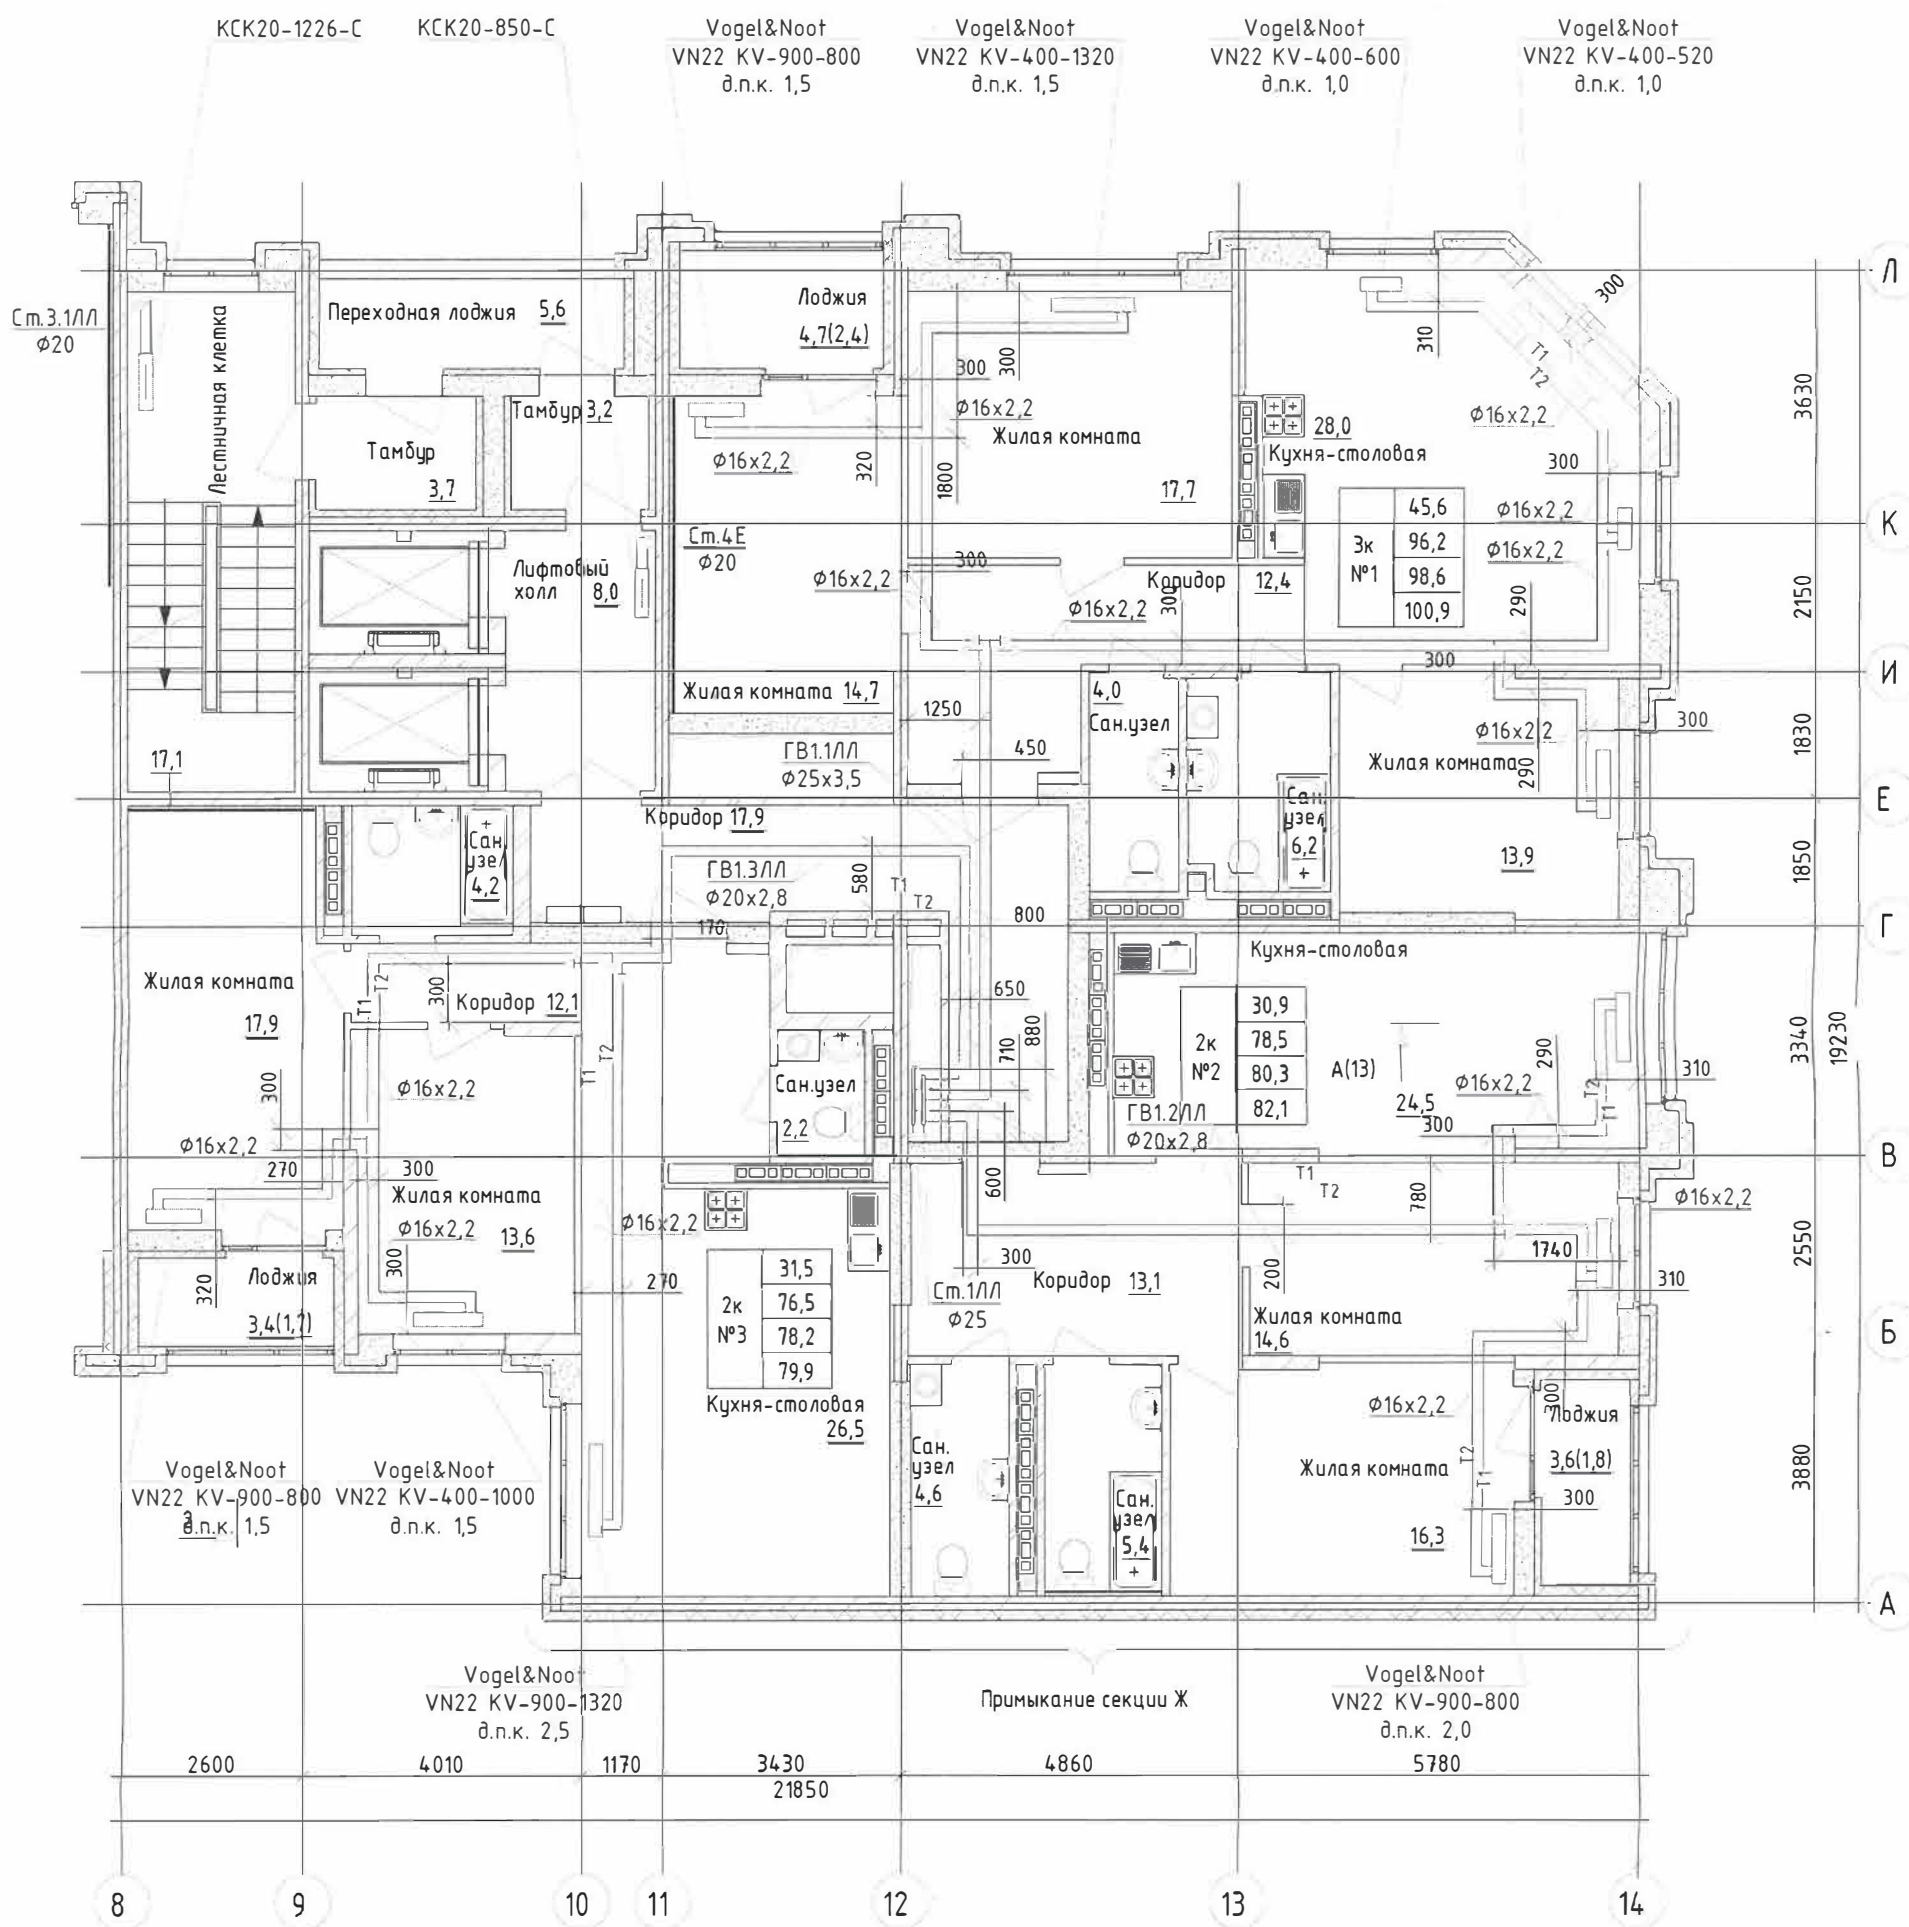

Согласовано	
Взам инв №	
Подпись и дата	
Инв. № подл	

Изм.	Кол. уч.	Лист	№ док.	Подп.	Дата
Разработал				Гаврилюк	06.23
Проверил				Нежурина	06.23
Н.контроль				Нежурин	06.23

123-2021-1Е, 1/Л-ОВ		
Многоэтажный жилой дом с нежилыми помещениями на первых этажах и подземной адвостоянкой по ул. Степана Разина в Чкаловском районе г.Екатеринбурга. Секция 1Е, 1/Л		
Система отопления	Стадия	Лист
	ИС	1
Исполнительная схема №16. Горизонтальная разводка системы отопления. 16 этаж в осях 8-14/А-Л		Листов
		1
ООО "Комфорт-Плюс"		

