



И.Н.В.Н. ПОДЛ.	Подпись и дата	Зам. инж.Н.	ЭП	БАГИНА	ГУШИН	ТИТОВ	АР	СС	ЧУЖИК	11.14
----------------	----------------	-------------	----	--------	-------	-------	----	----	-------	-------

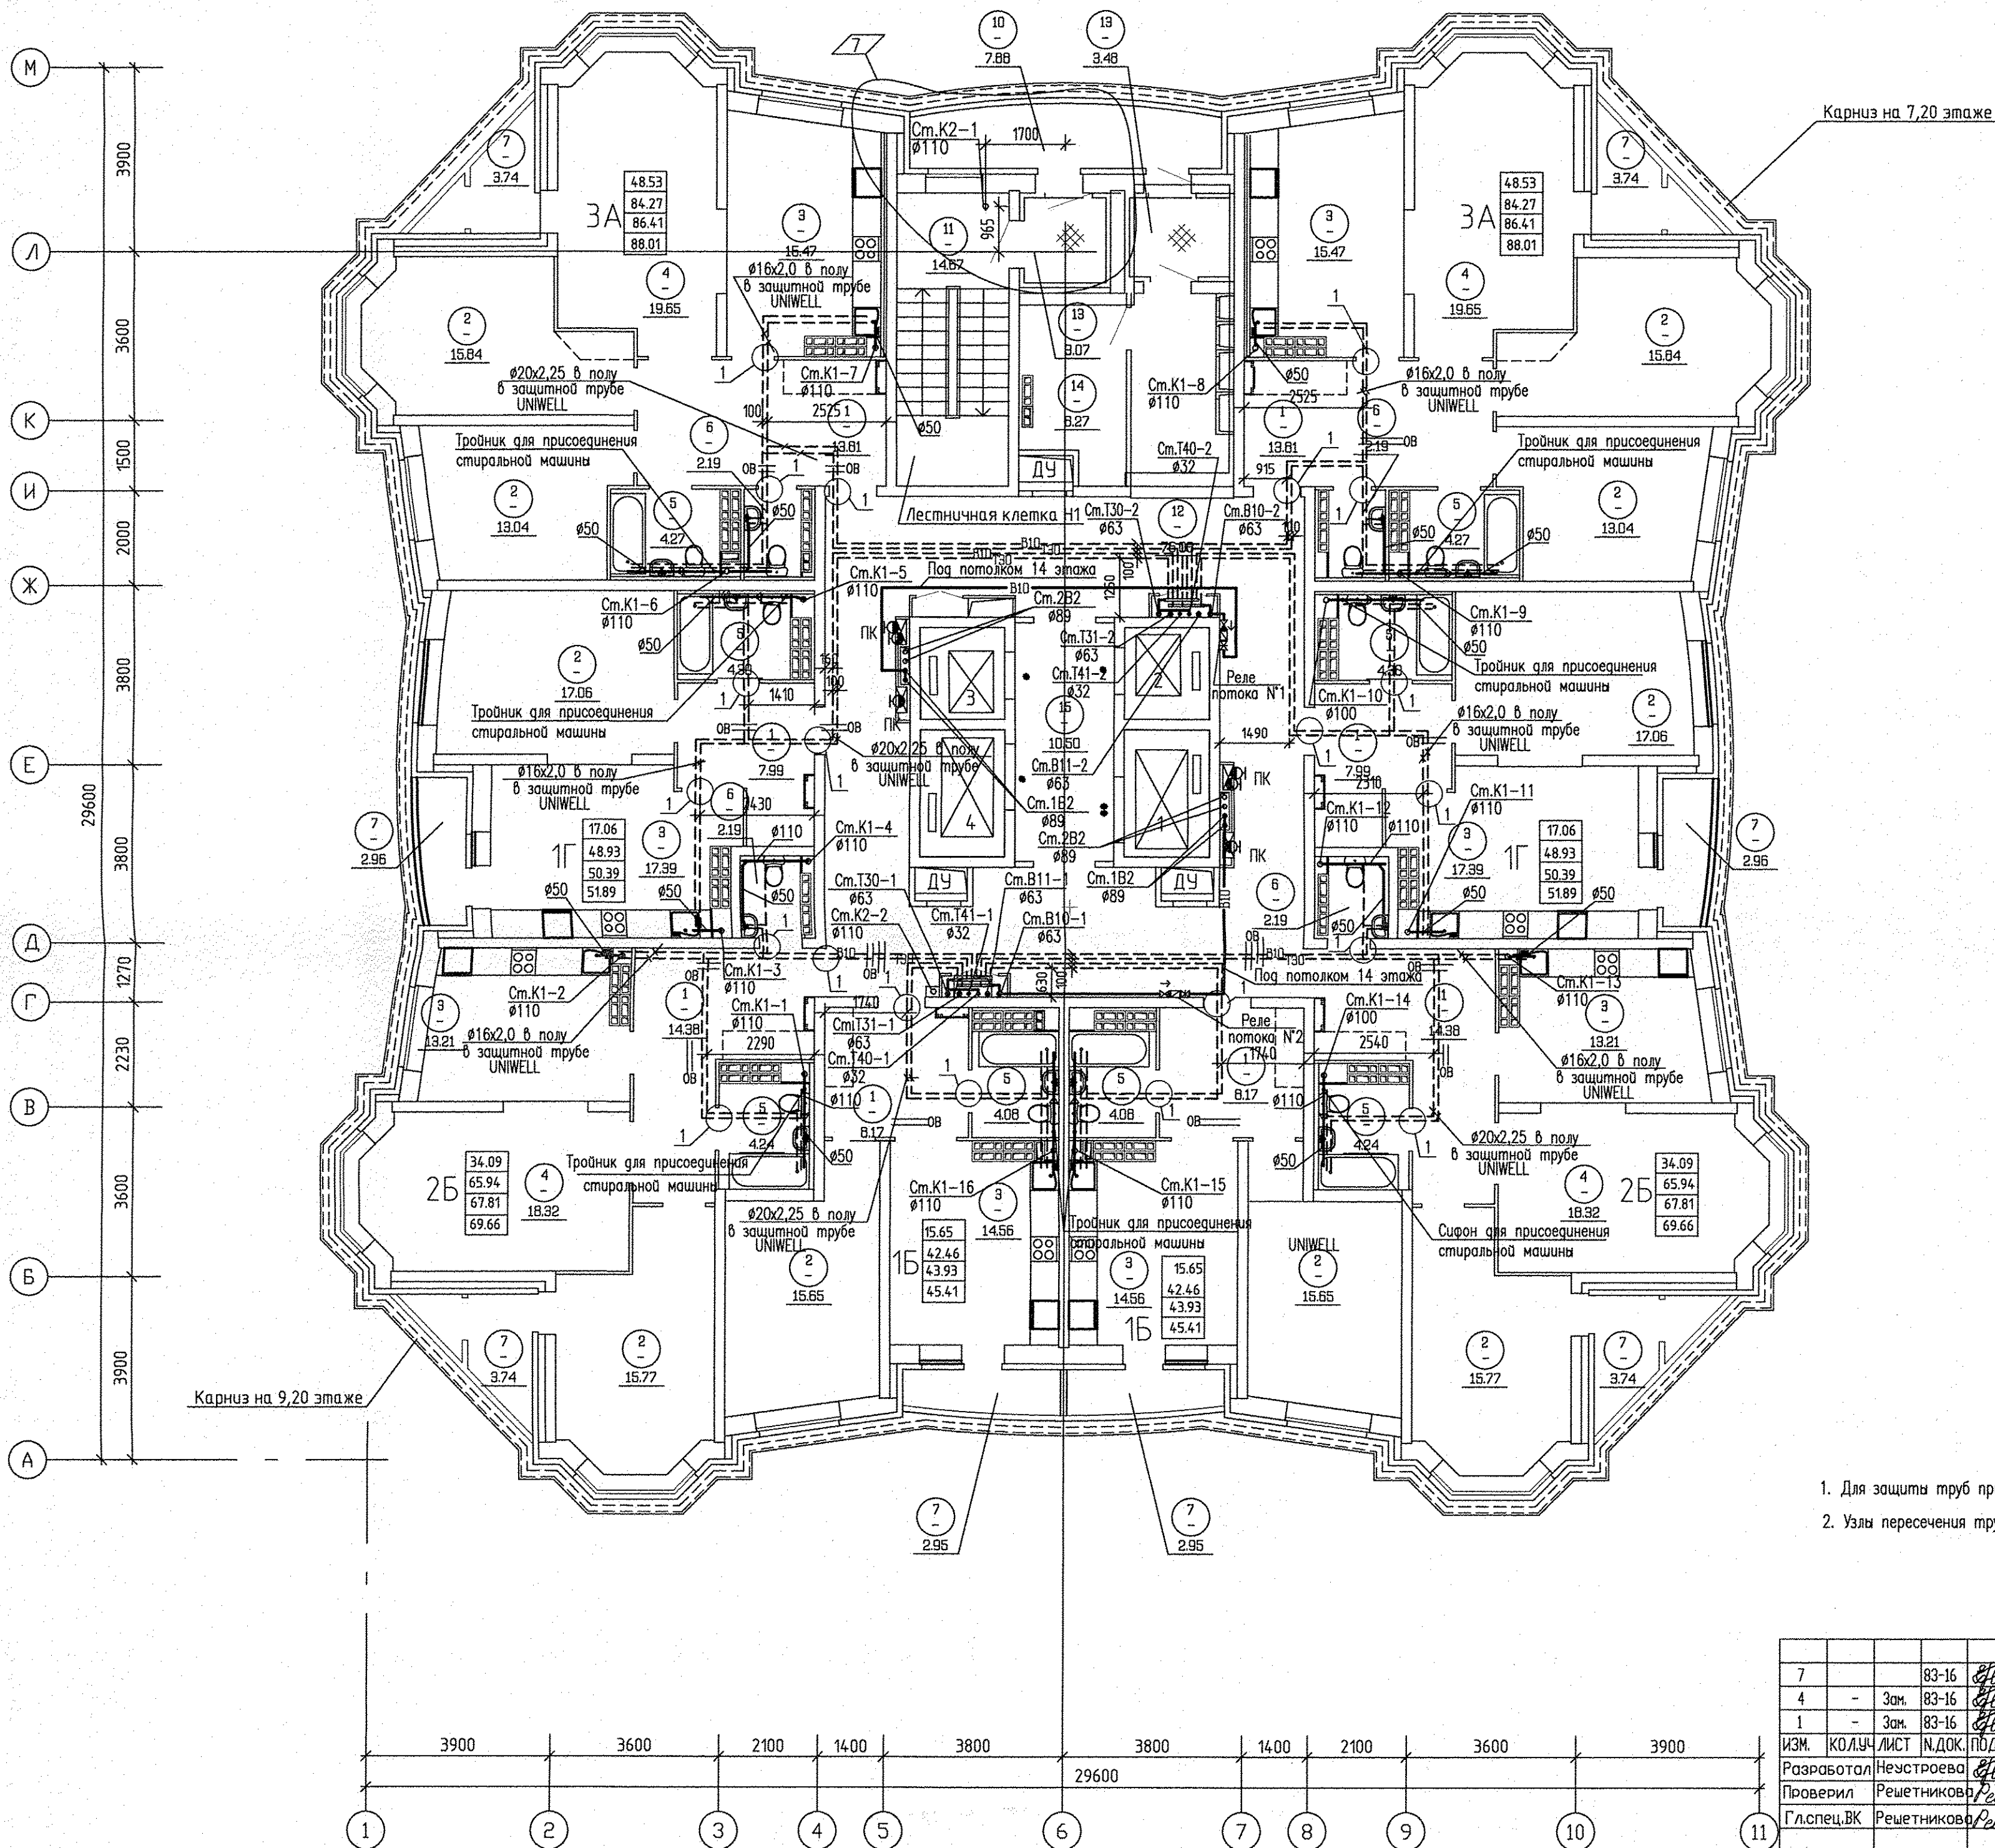

ЭКСПЛИКАЦИЯ ПОМЕЩЕНИЙ			
Номер помещения	Наименование	Площадь, м2	Кат. помещения
ПОМЕЩЕНИЯ КВАРТИР			
1	Холл(прихожая)	88.70	
2	Спальня	154.72	
3	Кухня	121.26	
4	Гостиная	75.94	
5	Ванная	33.78	
6	Сан. узел	8.76	
7	Лоджия	26.78	
Итого помещений квартир:		509.94	
ОБЩЕДОМОВЫЕ ПОМЕЩЕНИЯ			
10	Переходная лоджия	7.88	
11	Лестничная клетка	14.67	
12	Коридор	76.03	
13	Тамбуры	6.55	
14	Техпомещение	8.27	
15	Лифтовый холл	10.50	
Итого общедомовых помещений:		123.90	

- УСЛОВНЫЕ ОБОЗНАЧЕНИЯ
- 12 - номер помещения
 - 111 - площадь помещения
 - 15.04 - Жилая площадь квартиры
 - 50.11 - Площадь квартиры
 - 52.93 - Общая площадь квартиры с приведенными коэффициентами летних помещений 0.5 и 0.3
 - 56.21* - Общая площадь квартиры с приведенным коэффициентом летних помещений 1.0

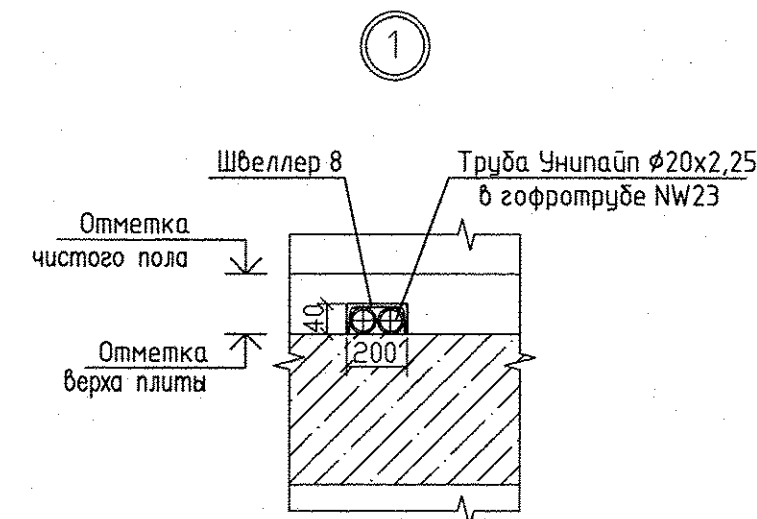

- Для защиты труб при прокладке в полу в проемах предусматривать швеллер 8 на всех этажах
- Узлы пересечения трубопроводов водоснабжения и отопления из металлопластиковых труб см. л. 20

АПУ.006-01-ВК			
Жилой комплекс по улицам Амундсена - Разлибная в Ленинском районе г. Екатеринбурга			
Пусковой комплекс 1 28-этажный жилой дом N1		СТАДИЯ	ЛИСТ
		Р	4
План 2-14 этажа		ЛИСТОВ	
		ВАС КОРПОРАЦИЯ АТОМСТРОЙКОМПЛЕКС	