


СОТ ЛАСОВАНО

Инв. N подл. Подпись и дата

Взам. инв. N

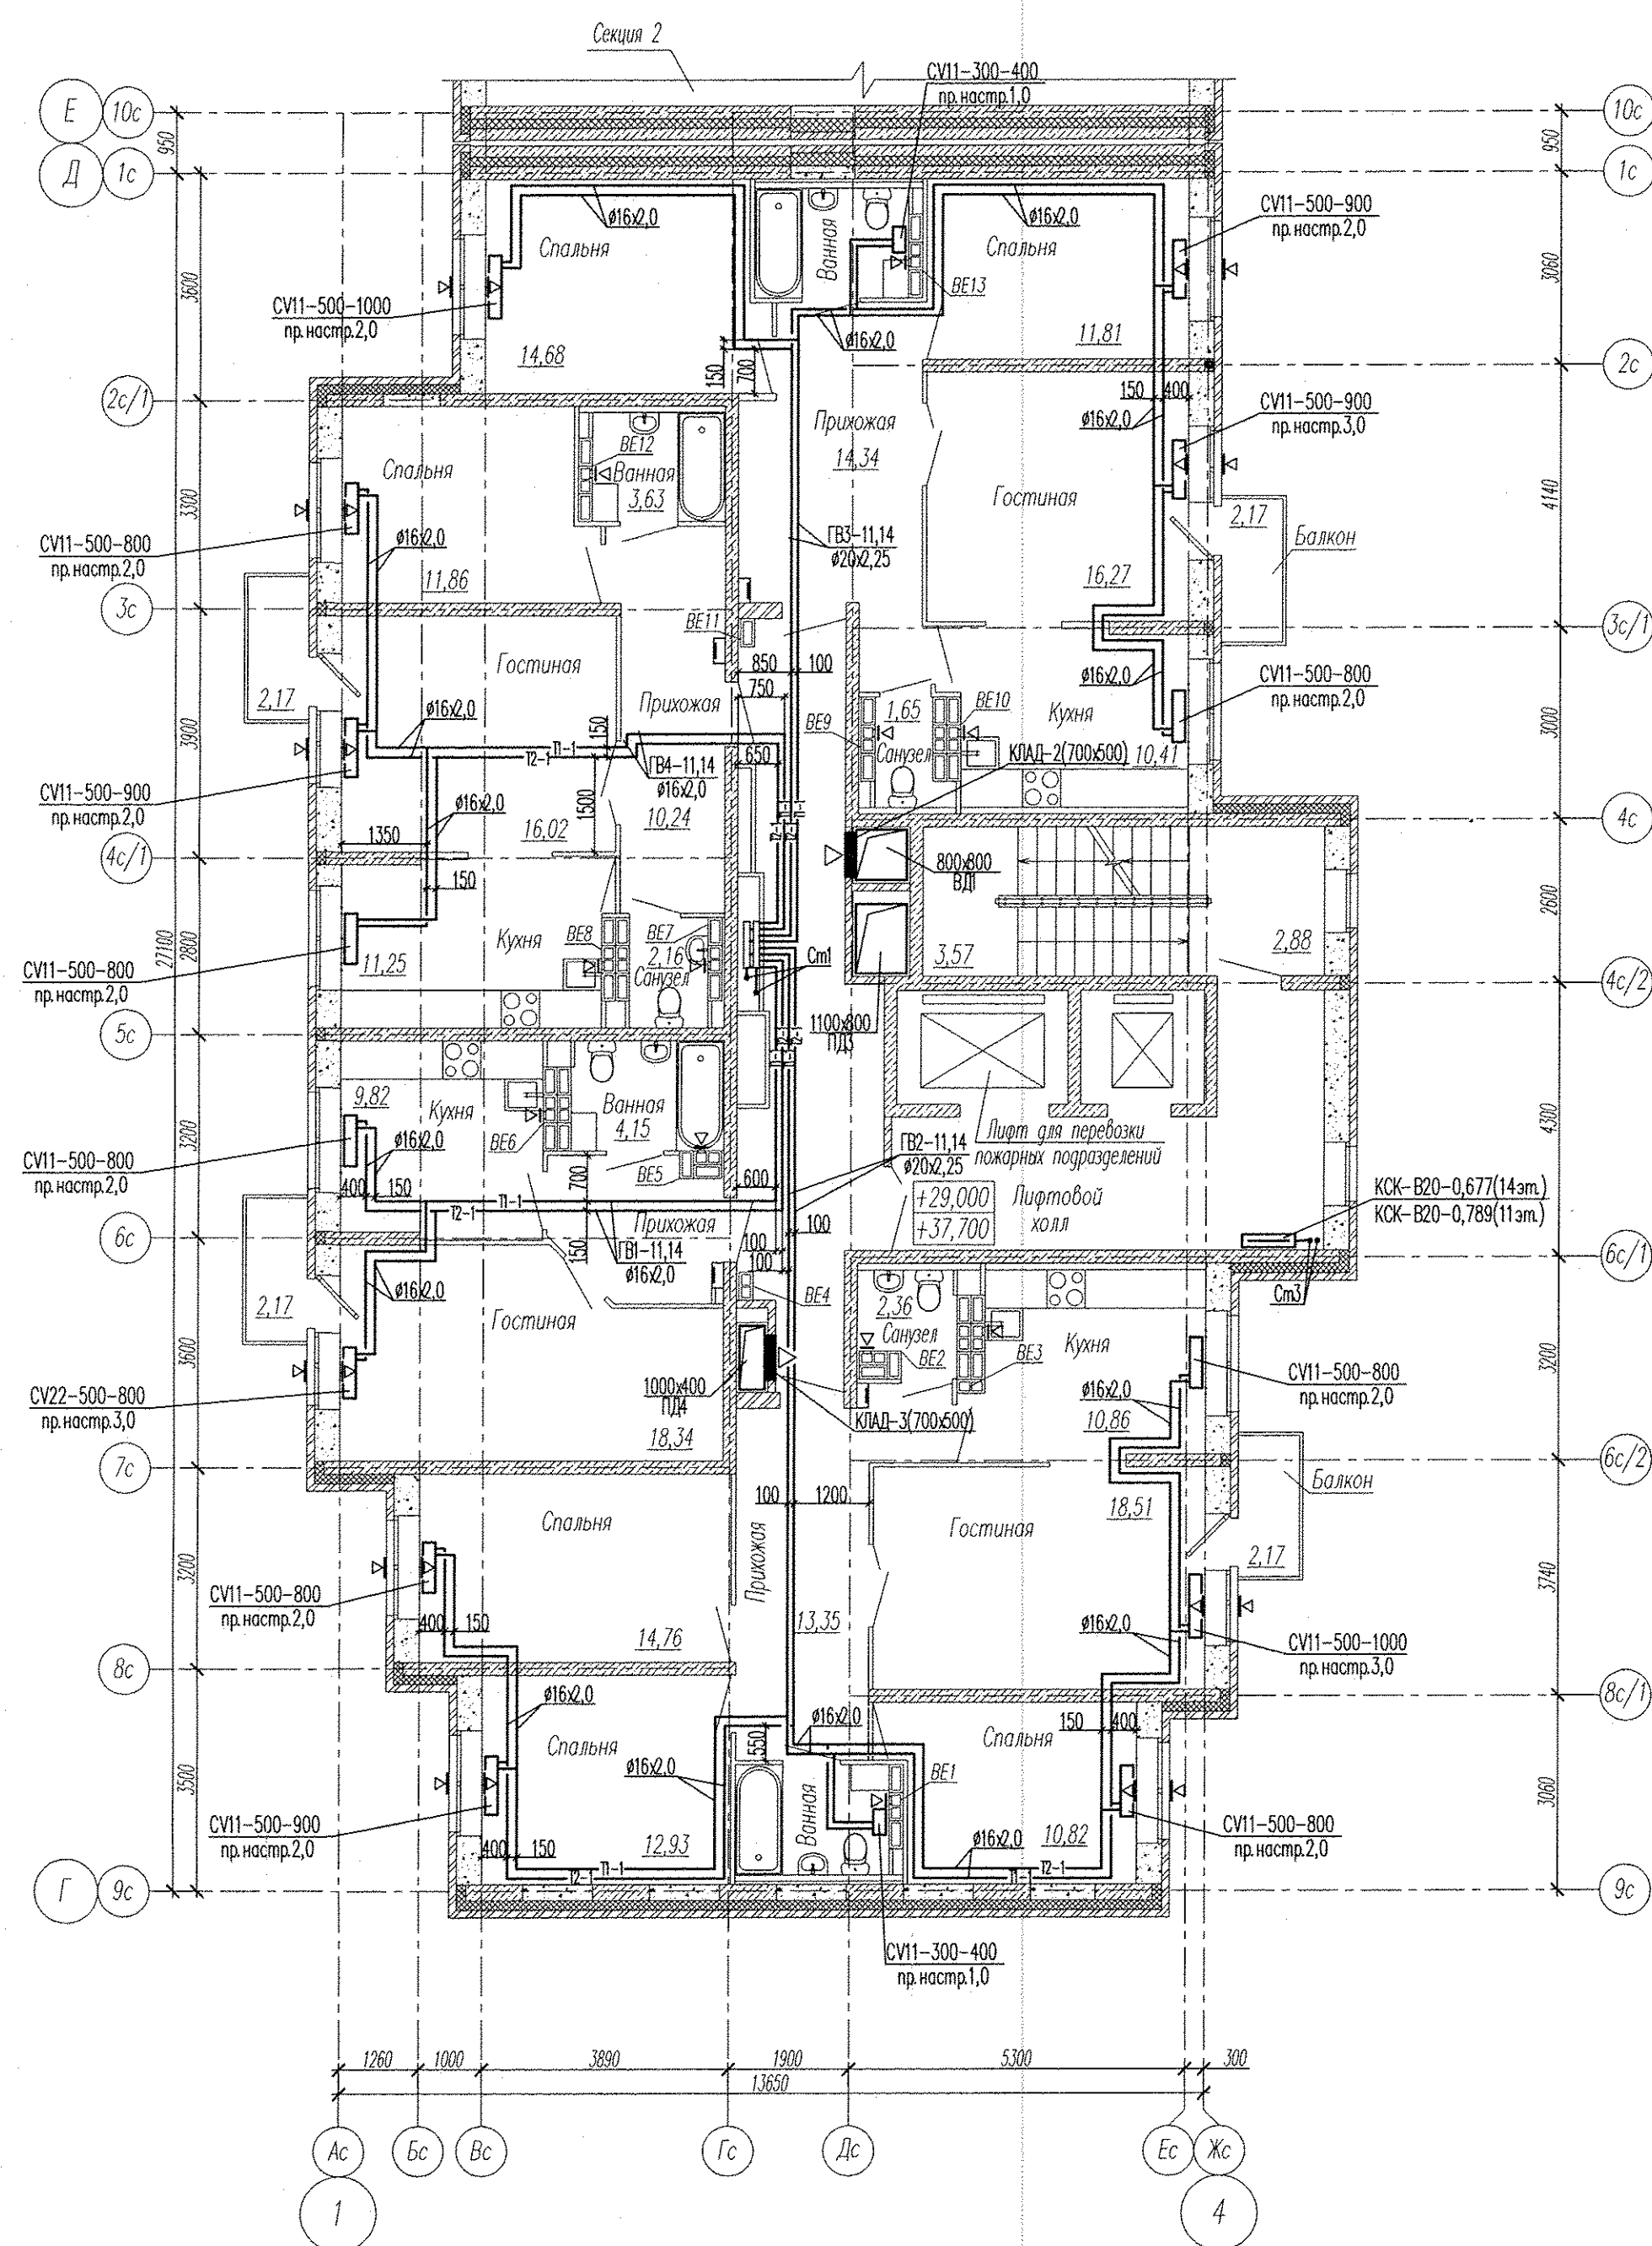

Примечание:

- В вентканалах установить решетки P120x200
- В вентканалах 14 этажа установить бытовые вентиляторы
- В верхний импост открываемой створки окна в жилых комнатах установить приточные клапаны Air-Box Comfort

АПУ2-148-1А1-01-0В					
Жилой дом с нежилыми помещениями общественного назначения, встроенно-пристроенным дошкольным образовательным учреждением, подземной отстоянкой по ул. Тенистой в Верх-Исетском районе г.Екатеринбурга					
Изм.	Код.уч.	Лист	Н.док.	Подпись	Дата
Разработал	Сморзго	02.16			
Проверил	Ашихмин	02.16			
Гл. спец.	Ашихмин	02.16			
Н. контр.	Кармазина	02.16			
Жилой дом 1А 1 этап строительства Секция 1				Стадия	Лист
План 11,14 этажа				Р	8
				3А0 "Корпорация Атомстройкомплекс"	

ФОРМАТ А2