



Экспликация помещений
(на 1 этаж)

Номер помещения	Наименование	Площадь, м2	Кат. помещения
Помещения квартир			
1	Гостиная	66,53	
2	Спальная	58,76	
3	Кухня	59,80	
4	Прихожая	35,14	
5	Ванная	16,64	
6	Санузел	9,00	
7	Балкон	9,62	
ИТОГО (жилая часть) :		255,49	
Общедомовые помещения			
9	Лифтовой холл	14,27	
10	Межквартирный коридор	16,05	
11	Лестничная клетка	12,48	
ИТОГО площадь общедомовых помещений:		42,80	

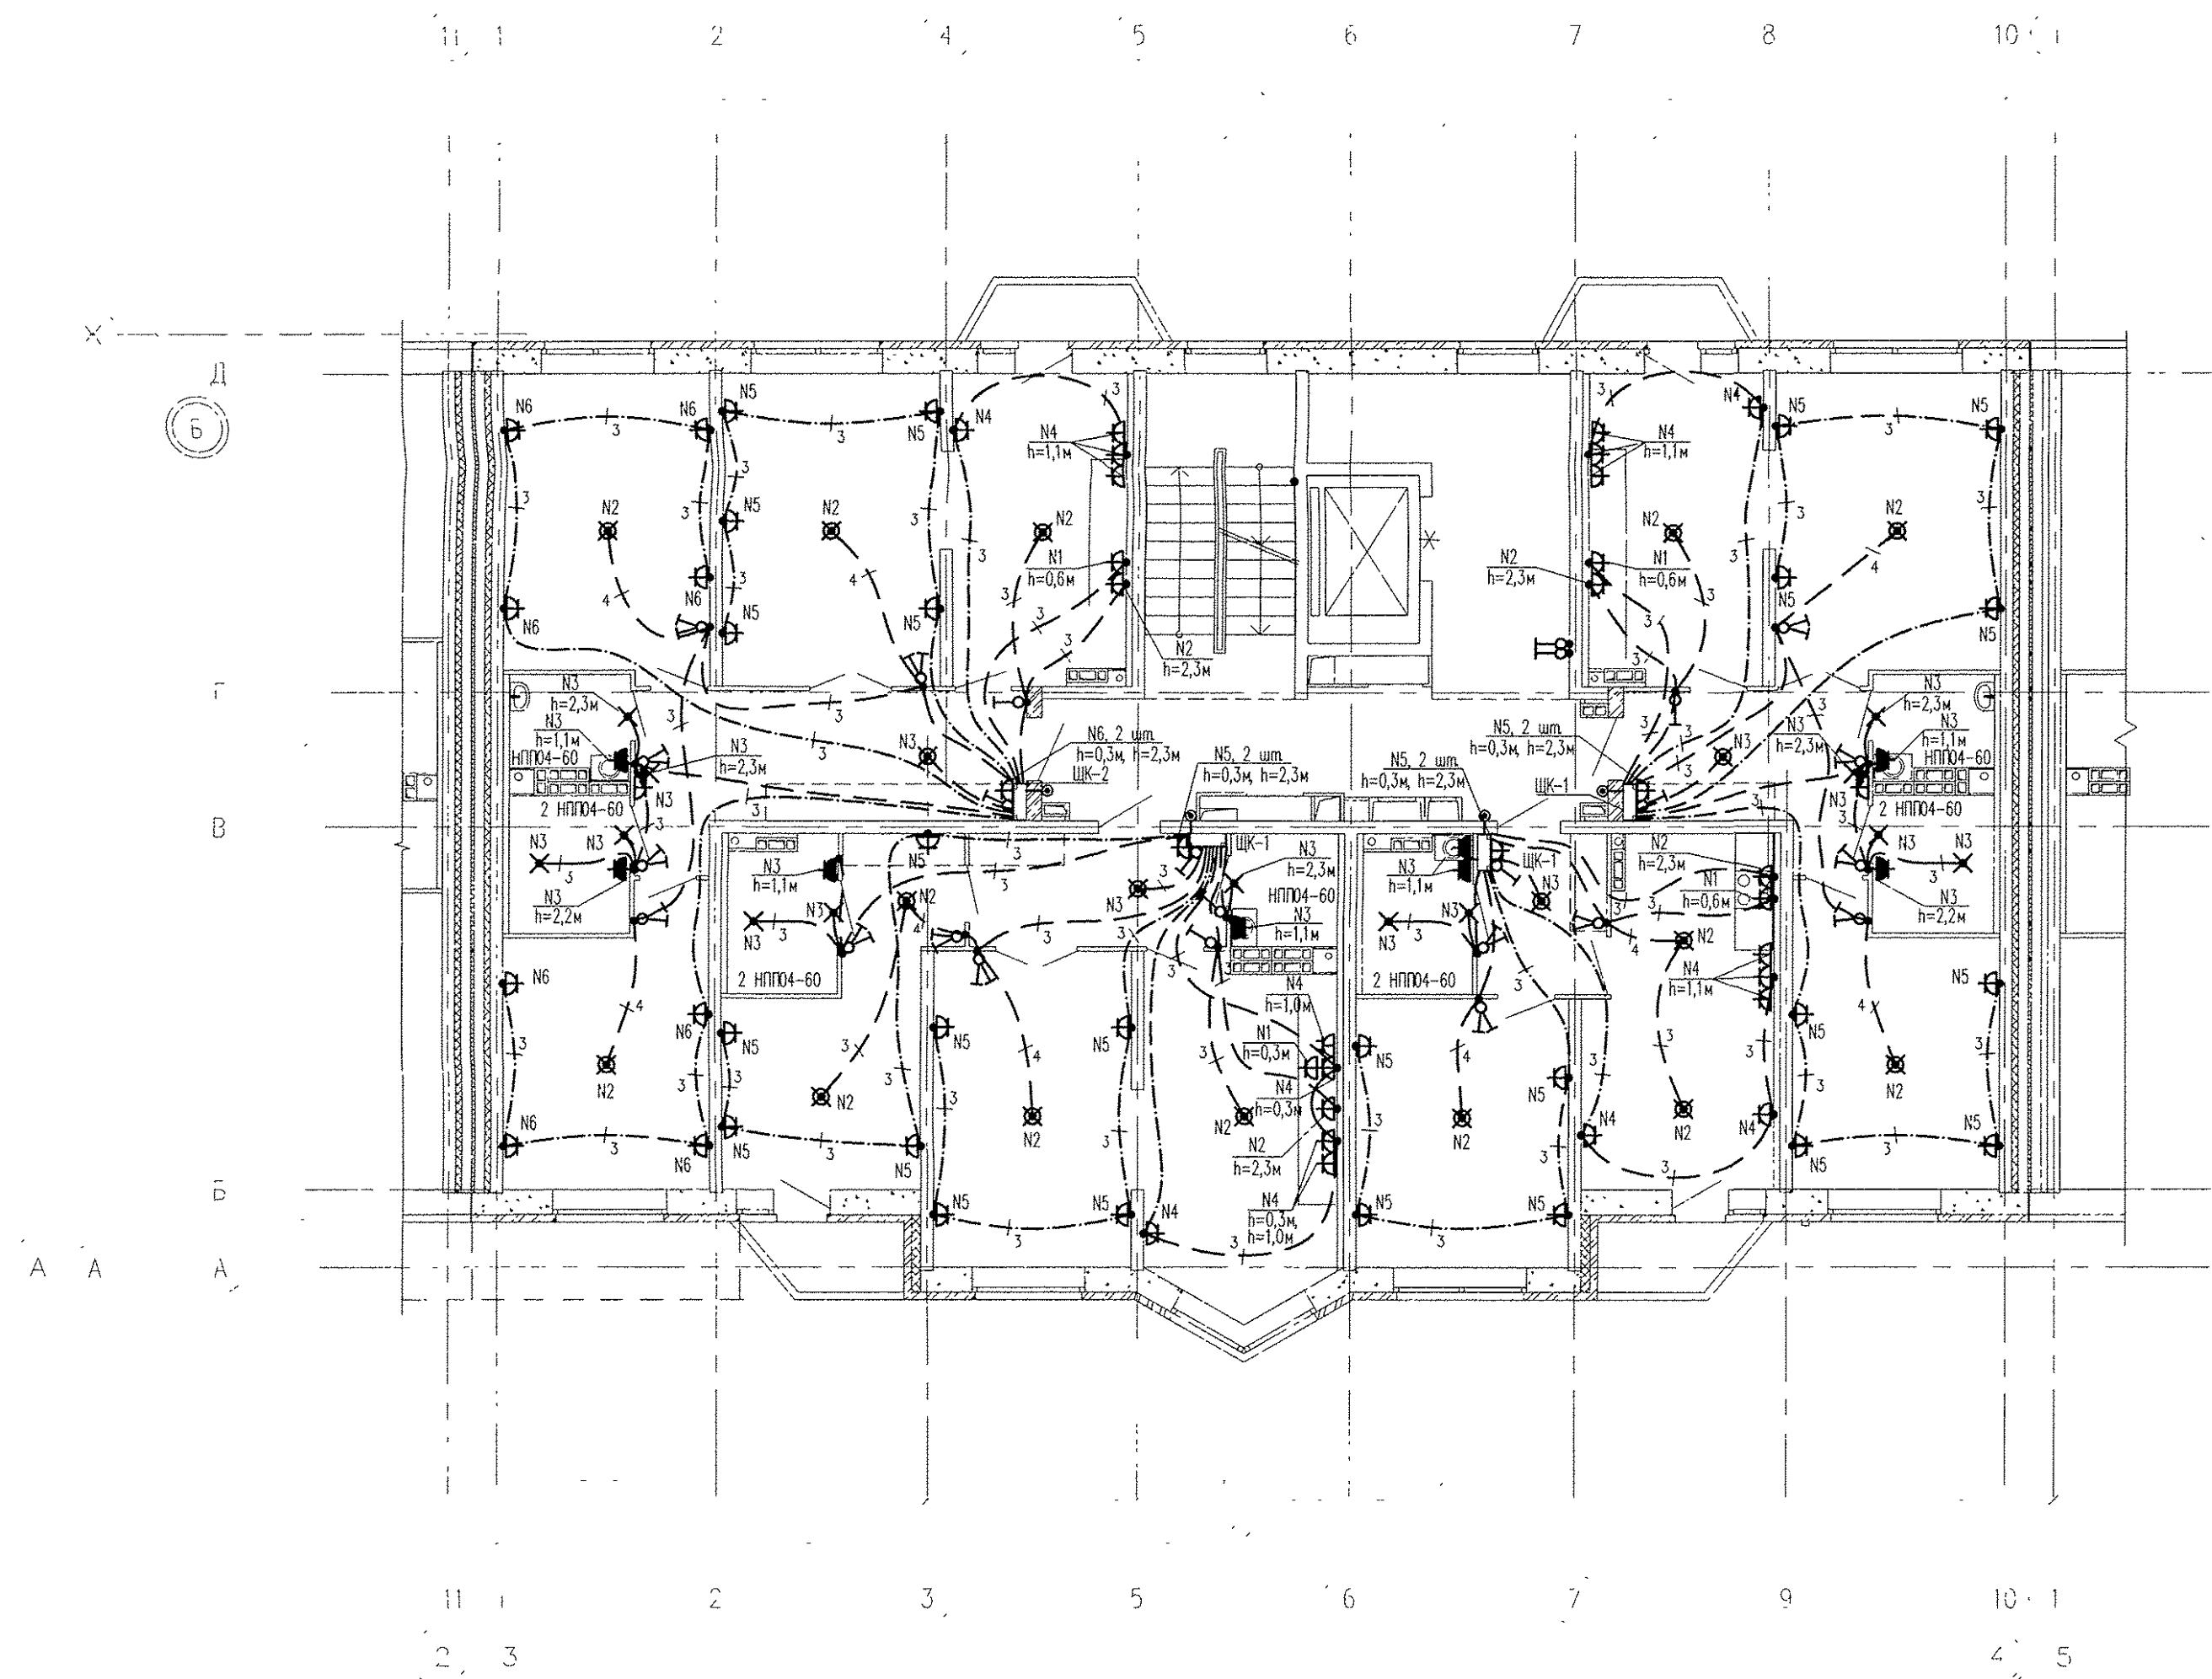

Примечания:
1. Электроосвещение и кабельные трассы в МОП см. лист 25

В квартирах № 110, 114, 122, 126, 130, 134, 138:
1) подключить на кухне электроплиты через разъем РШ-ВШ.
2) установить в ванной комнате электрический полотенцесушитель.

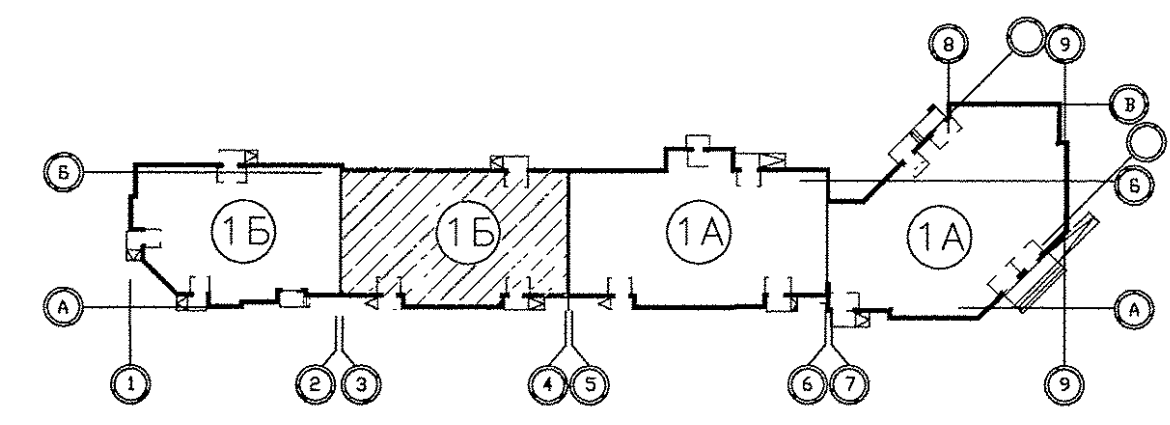

АПУ.031-01Б-ЭП													
1	-	Зам.	190-16	<i>Box</i>	07.16	Жилой комплекс со встроенными объектами общественного назначения и подземной автостоянкой в квартале улиц Баккинских Комиссаров-Калинина-Уральских рабочих-пер.Сосновый в Орджоникидзевском районе г. Екатеринбург	Стадия	Лист	Листов				
Изм.	Колуч.	Лист	№ док.	Подпись	Дата								
Разраб.	Кокоулин			<i>Box</i>	06.16					Пусковой комплекс 1.	Р	21	
Проверил	Бунтури			<i>Box</i>	06.16					Многосекционный жилой дом N 1. 9-10-этажная блок-секция 1Б			
Глав. спец.	Бодрова			<i>Box</i>	06.16	План 2-5 этажа в осях 3-4. Расположение электрических сетей.	ЗАО КОРПОРАЦИЯ АТОМСТРОЙКОМПЛЕКС						
ГАП	Чирков				06.16								