


ЭКСПЛИКАЦИЯ ПОМЕЩЕНИЙ

Номер помеще-ния	Наименование	Площадь, м2	Кат. поме-щения
ПОМЕЩЕНИЯ КВАРТИР			
1	Холл(прихожая)	88.70	
2	Спальня	154.72	
3	Кухня	121.26	
4	Гостиная	75.94	
5	Ванная	33.78	
6	Сан. узел	8.76	
7	Лоджия	26.78	
Итого помещений квартир:		509.94	
ОБЩЕДОМОВЫЕ ПОМЕЩЕНИЯ			
10	Переходная лоджия	7.88	
11	Лестничная клетка	14.67	
12	Коридор	76.03	
13	Тамбуры	6.55	
14	Техпомещение	8.27	
15	Лифтовый холл	10.50	
Итого общедомовых помещений:		123.90	

УСЛОВНЫЕ ОБОЗНАЧЕНИЯ

- 12 - номер помещения
111 - площадь помещения
- 15.04 - Жилая площадь квартиры
50.11 - Площадь квартиры
52.93 - Общая площадь квартиры с приведенными коэффициентами летних помещений 0.5 и 0.3
56.21* - Общая площадь квартиры с приведенным коэф-фициентом летних помещений 1.0

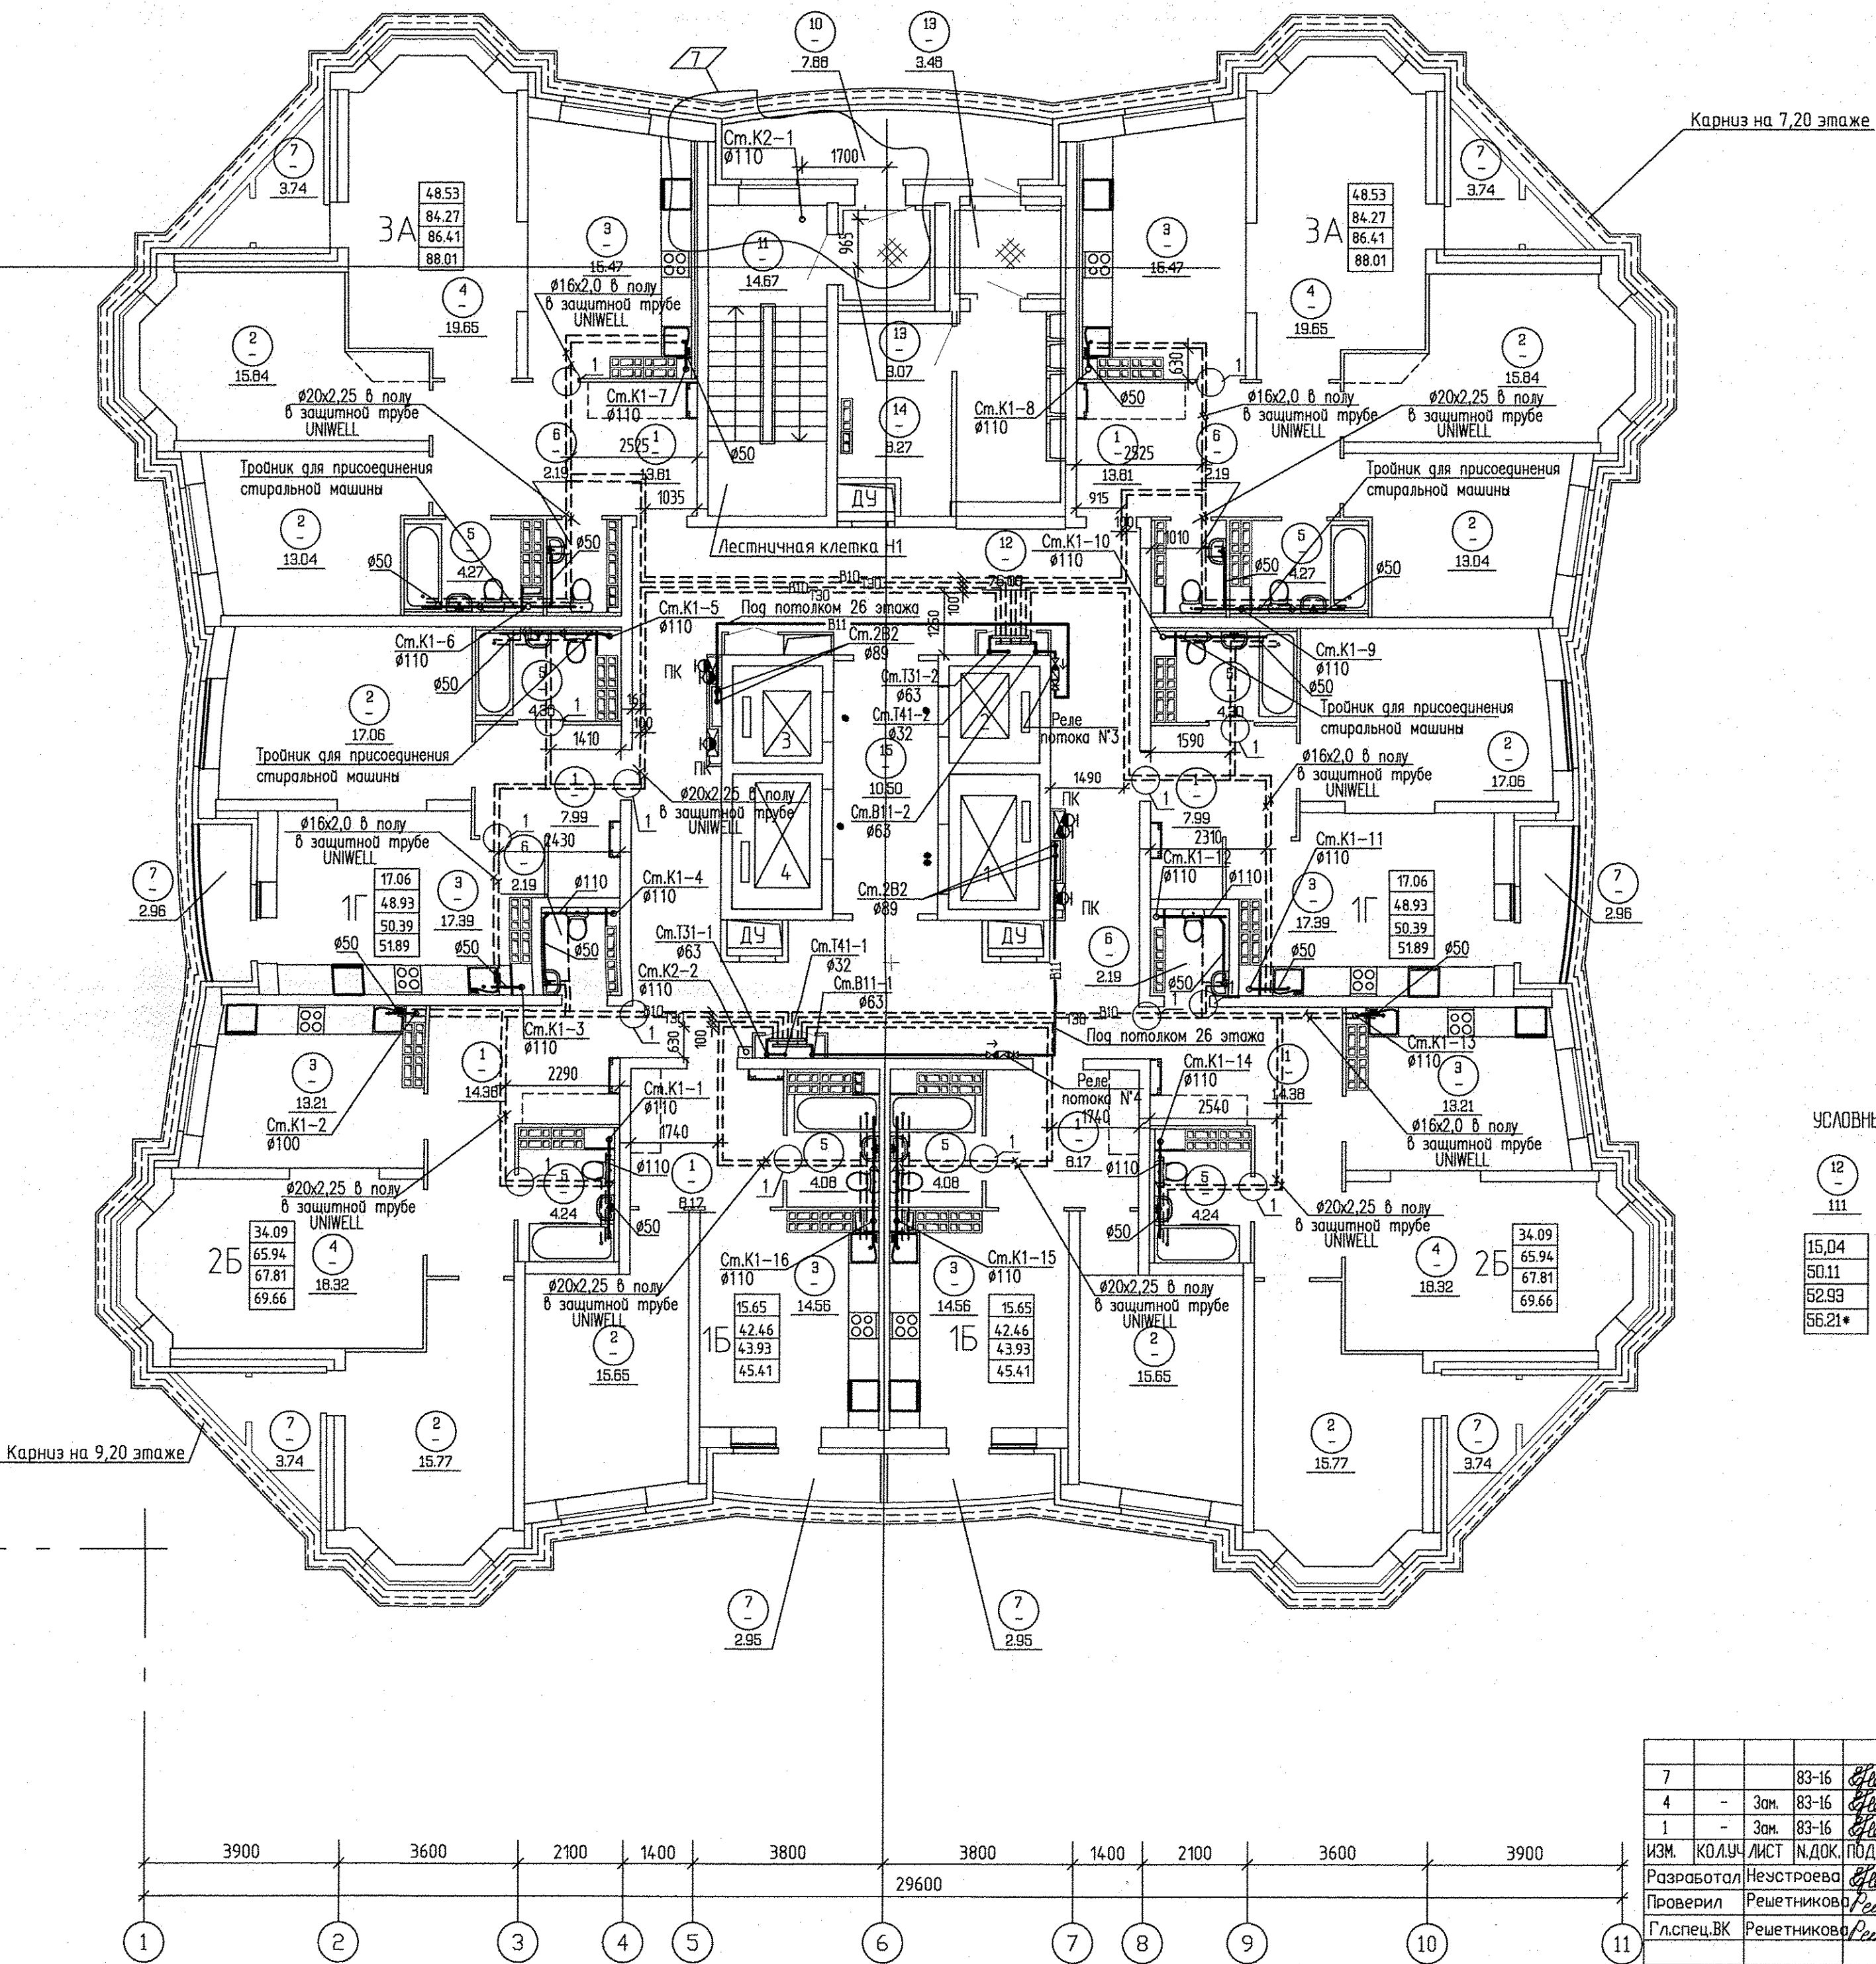

7			83-16	Решетникова	28.12.16
4	-	Зам.	83-16	Решетникова	23.09.16
1	-	Зам.	83-16	Решетникова	19.04.16
ИЗМ.	КОЛУЧ	ЛИСТ	И.ДОК.	ПОДПИСЬ	ДАТА
Разработал	Неустроева		Решетникова	Решетникова	15.11.14
Проверил	Решетникова		Решетникова	Решетникова	15.11.14
Гл. спец. ВК	Решетникова		Решетникова	Решетникова	15.11.14
Н. контроль	Шкляр		Шкляр	Шкляр	15.11.14

АПУ.006-01-ВК

Жилой комплекс по улицам Амундсена – Разливная
в Ленинском районе г. Екатеринбурга

Пусковой комплекс 1
28-этажный жилой дом №1

План 15-26 этажа

СТАДИЯ	ЛИСТ	ЛИСТОВ
Р	5	
ООО КОРПОРАЦИЯ АТОМСТРОЙКОМПЛЕКС		

И.Н.Н. подл.	Подпись и дата	Зам. инж.Н	11.14
АР	ТИТОВ	СС	11.14
ОВ	ГУШИН	11.14	11.14
ЭП	БАГИНА	11.14	11.14