


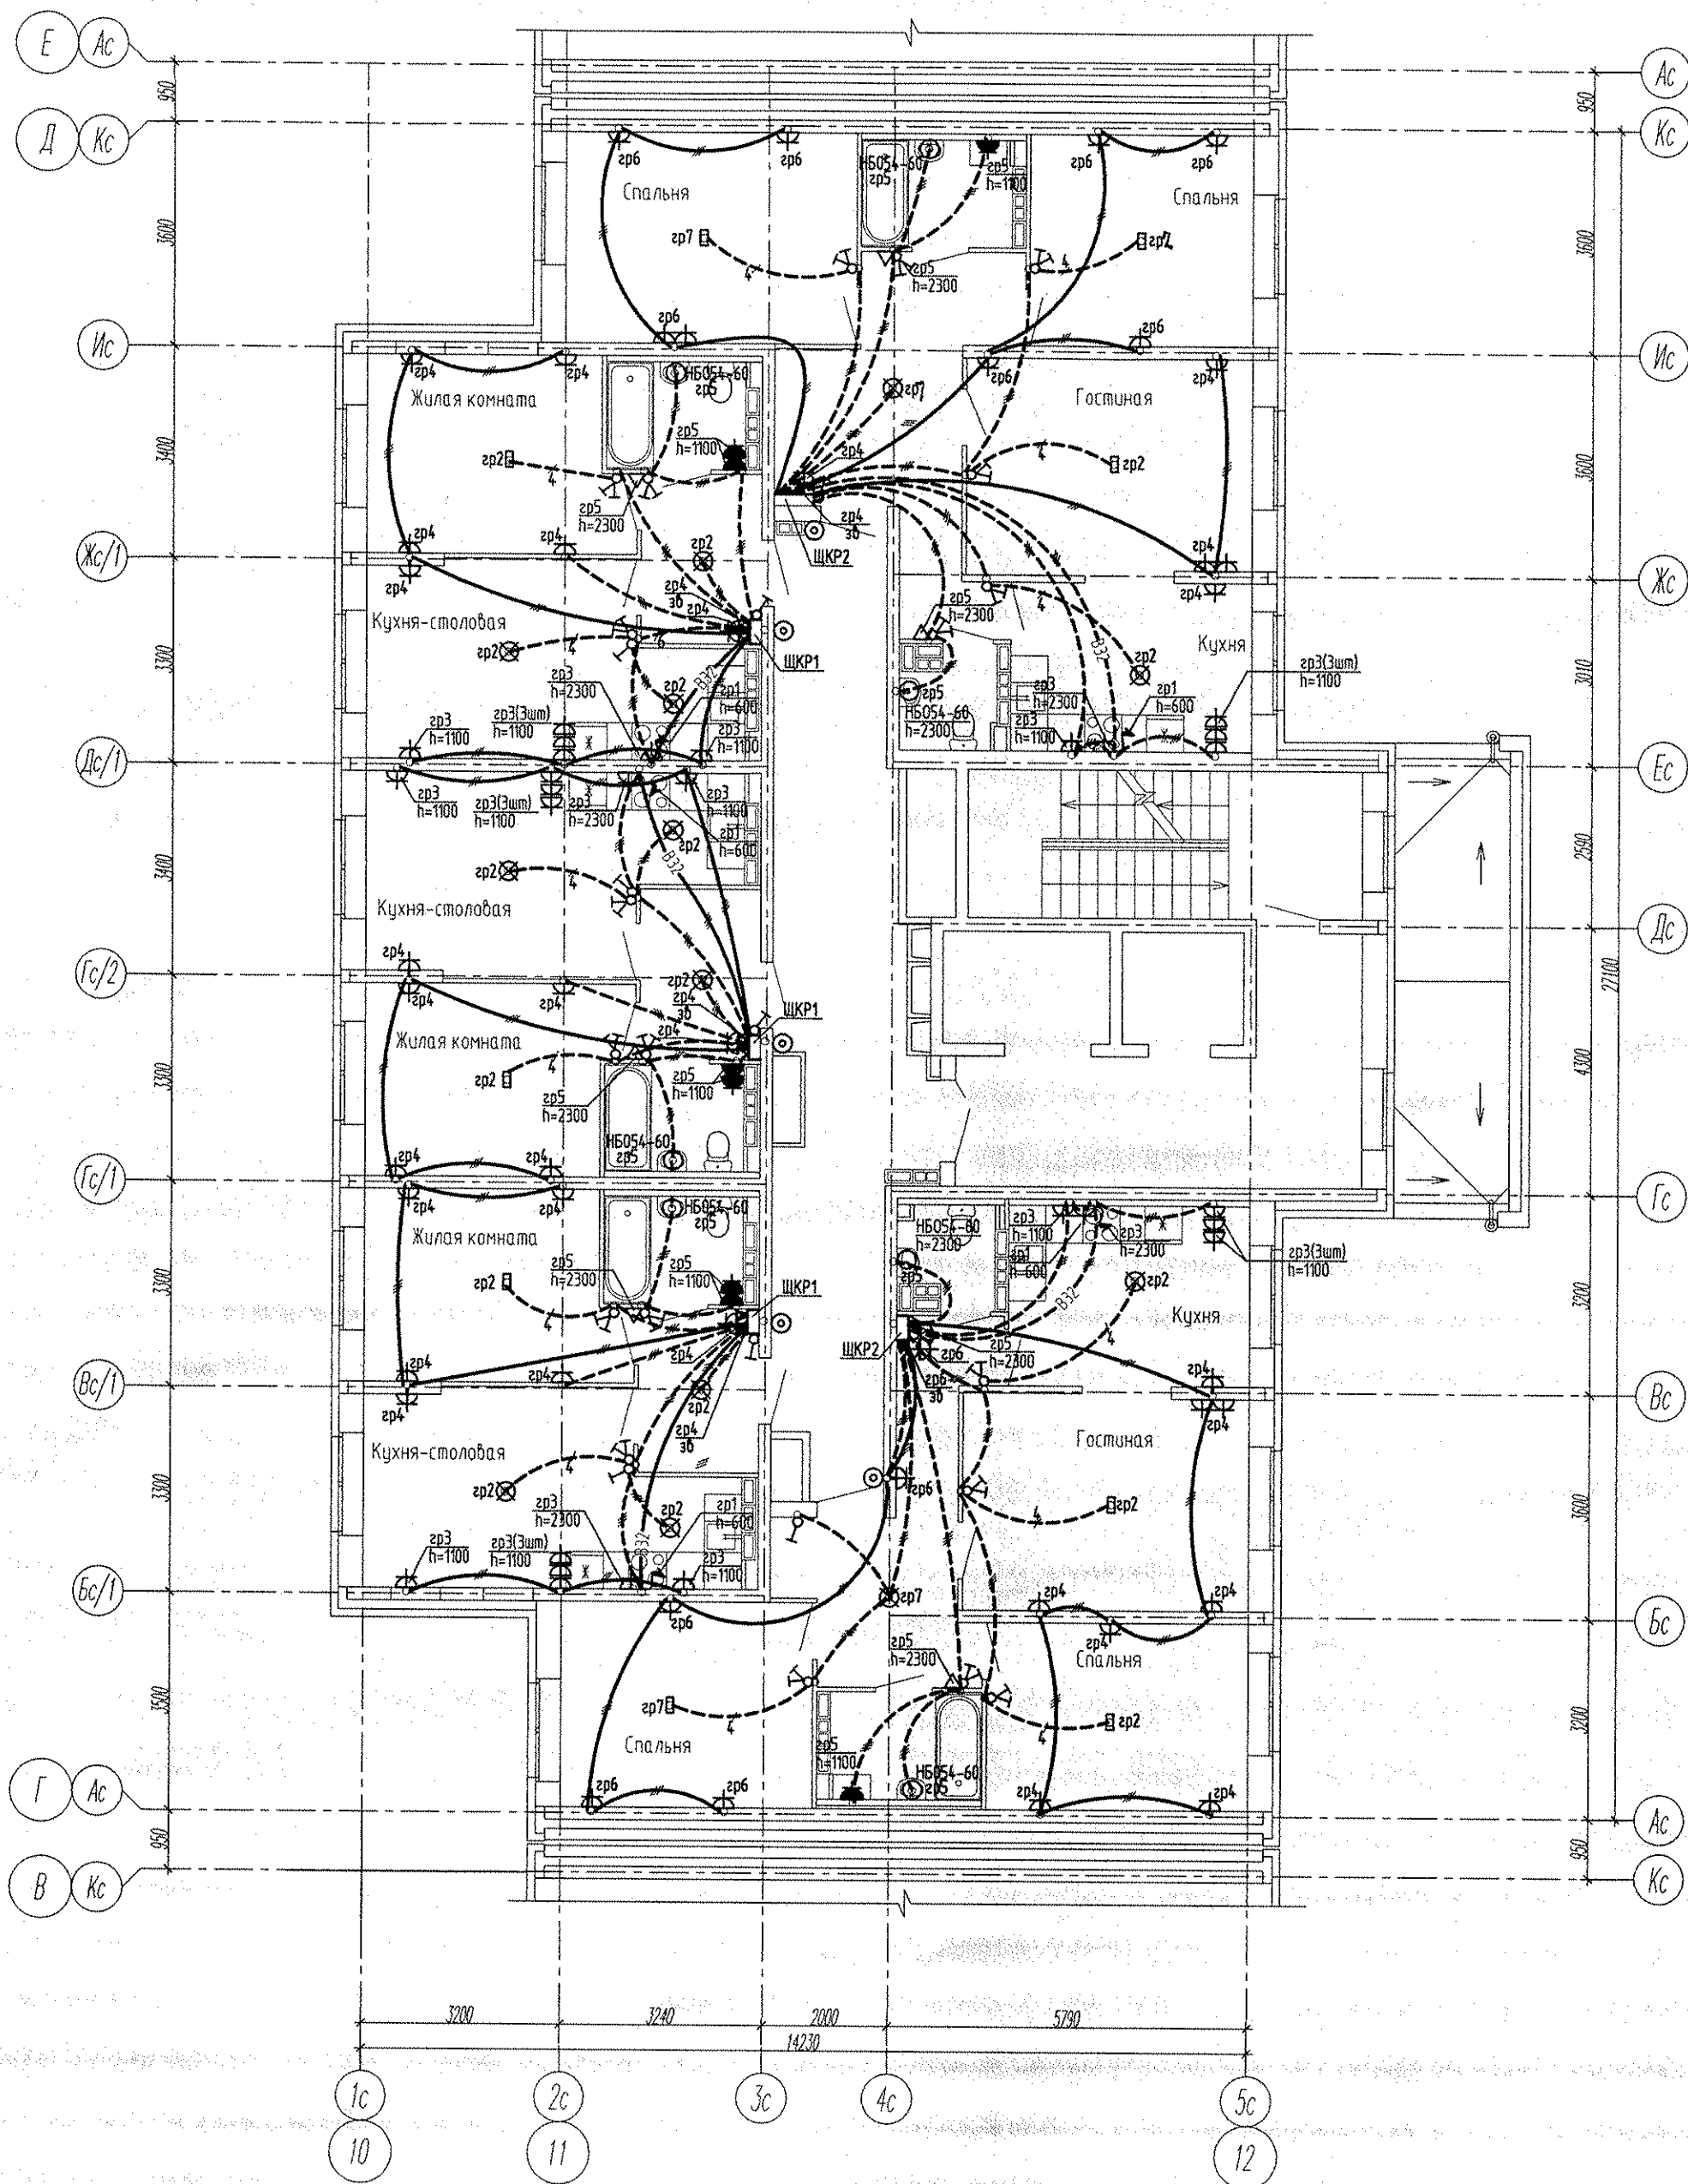

Инв. N подл.	Подпись и дата	Взам. инв. N

АПУ2-148-1Б.5-02-ЭЛ					
Жилой дом с нежилыми помещениями общественного назначения по ул. Тенистой в Верх-Исетском районе г.Екатеринбурга.					
Жилой дом 2 этап строительства 5 секция				Стадия	Лист
				Р	16
Гл. спец	Гонтаренко	Дев	11.16	План 2 этажа. Расположение сетей электрооборудования квартир	
Провер.	Гонтаренко	Дев	11.16		
Разраб.	Завьялова	ВЗ	11.16		
				ЗАО "Корпорация "Атомстройкомплекс"	