


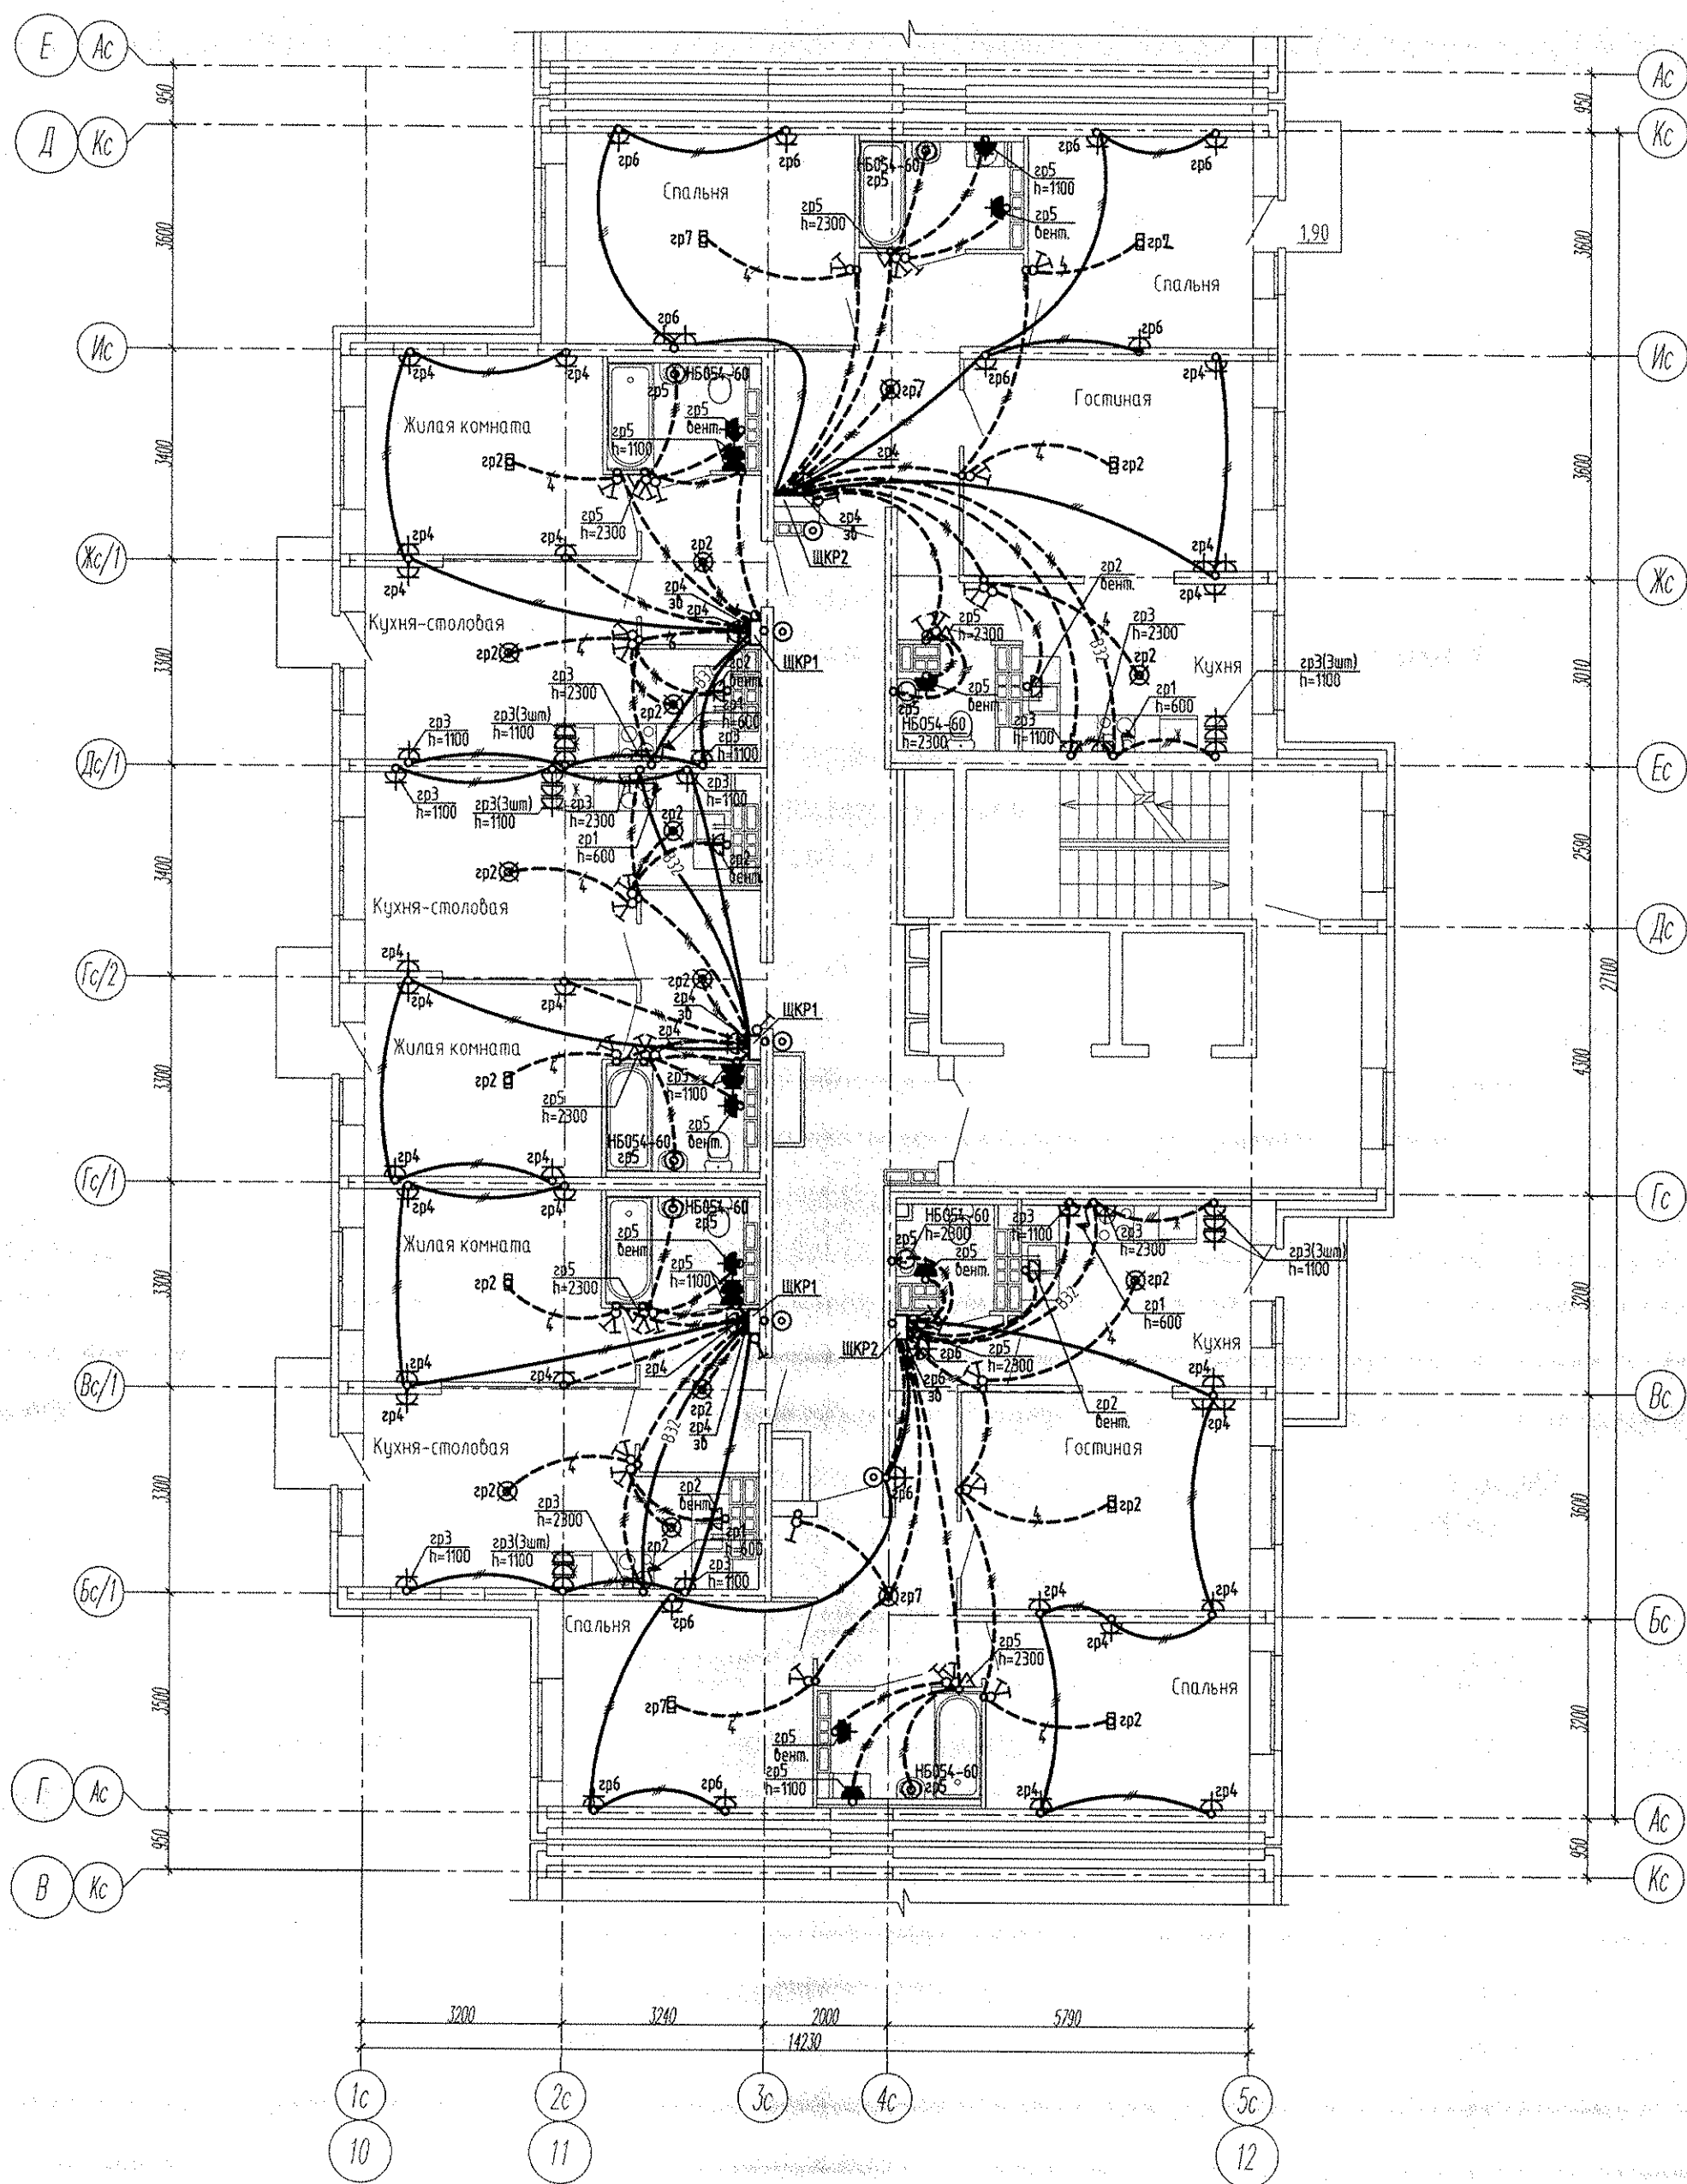

Инв. N подл.	Подпись и дата	Взам. инв. N
--------------	----------------	--------------

АПУ2-148-1Б.5-02-ЭЛ					
Жилой дом с нежилыми помещениями общественного назначения по ул. Тенистой в Верх-Исетском районе г.Екатеринбурга.					
Изм.	Кол.уч.	Лист	№ док.	Подпись	Дата
Жилой дом 2 этап строительства 5 секция				Стадия	Лист
				Р	18
Гл. спец	Гонтаренко	11.16	План 16, 17 этажа. Расположение сетей электрооборудования квартир		
Провер.	Гонтаренко	11.16			
Разраб.	Завьялова	11.16			
				ЗАО "Корпорация "Атомстройкомплекс"	