
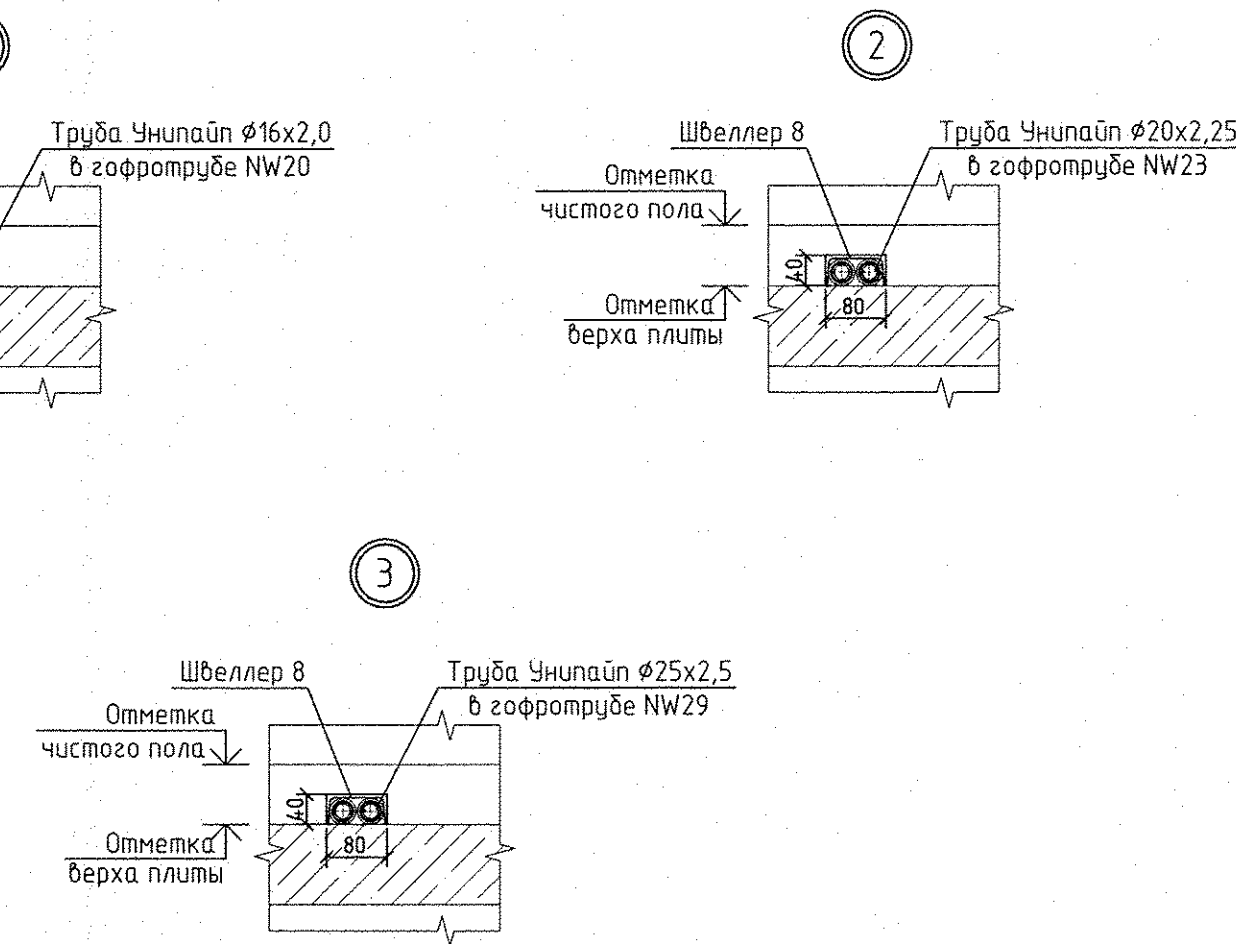
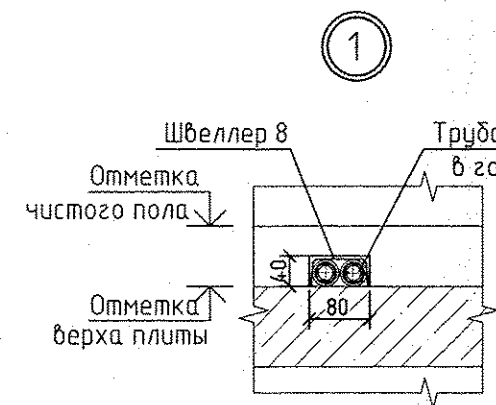
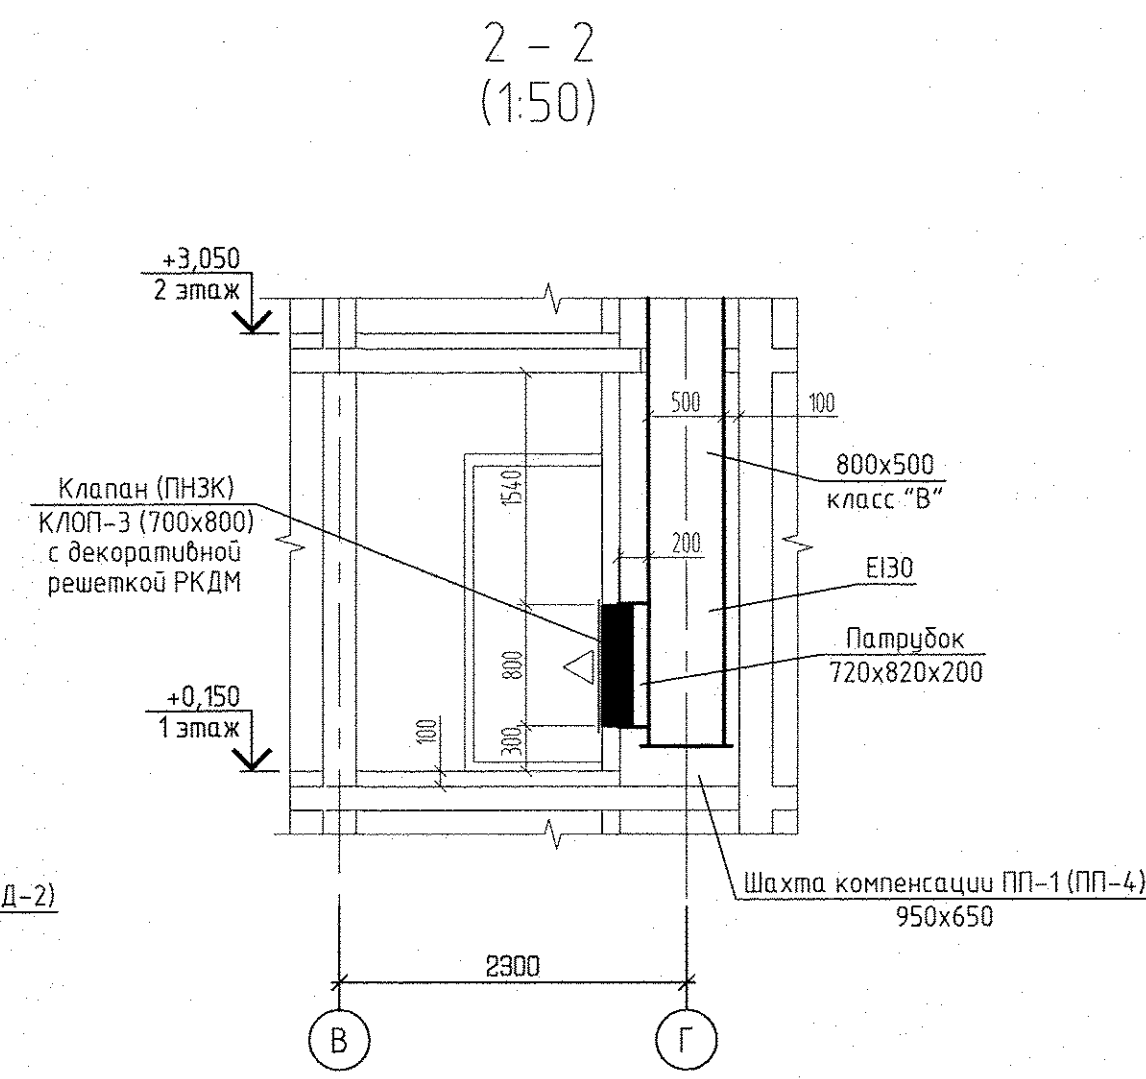
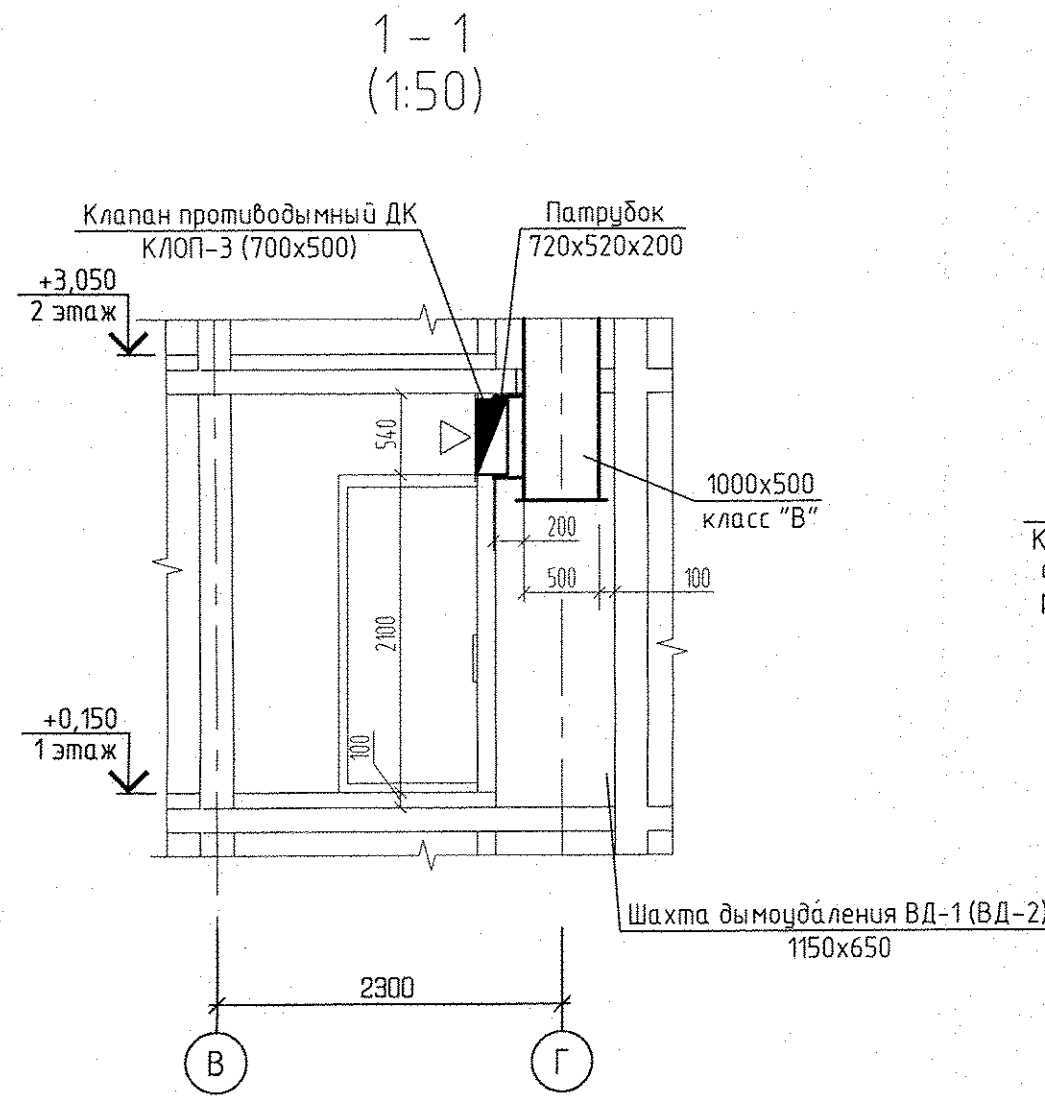


Номер помещения	Наименование	Площадь м2	Кат. помещения
Помещения квартир			
1	Гостиная	106,51	
2	Спальня	147,24	
3	Кухня	122,23	
4	Прихожая	72,35	
5	Коридор	10,56	
6	Санузел	14,62	
7	Ванная	23,37	
8	Балкон	30,94	
Итого по жилой части		527,82	
Общедомовые помещения			
9	Помещение охраны	8,00	
10	Тамбур	7,32	
11	Лифтовой холл	27,42	
12	Коридор	40,51	
13	Электрощитовая	20,96	
14	Мойка уборочного инвентаря с санузлом	18,08	
15	Тамбур	5,58	
16	Лестничная клетка	26,86	
Итого (общедомовые помещения)		154,73	

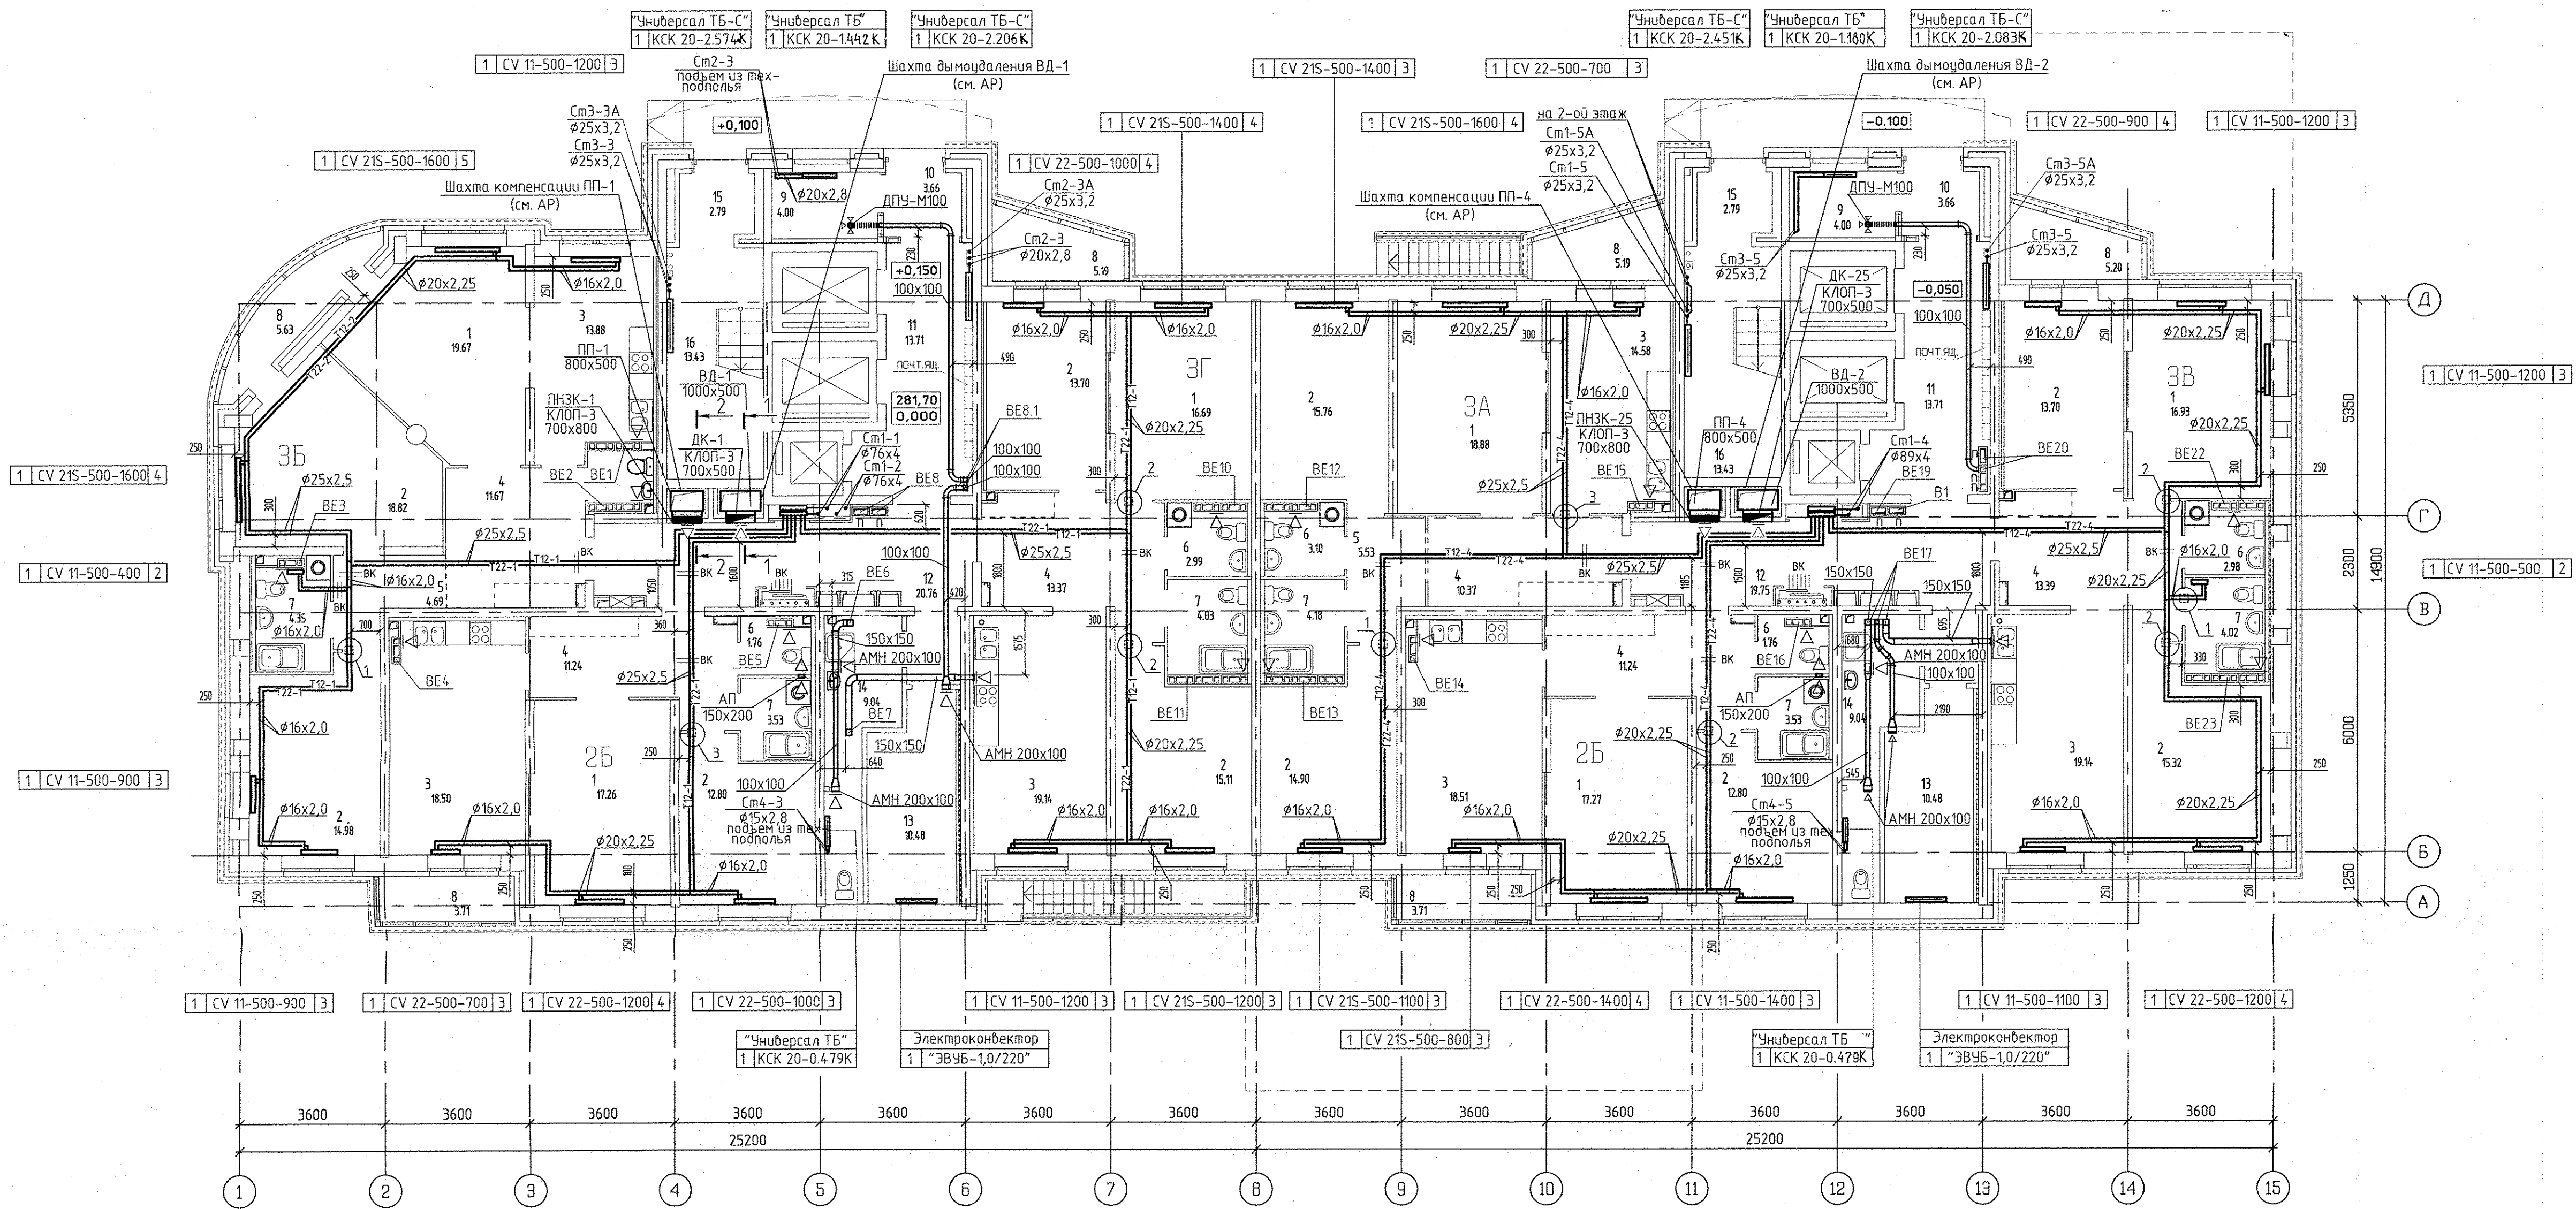

Условные обозначения:

Эм.	Радиатор "PURMO"
1	панельный "Ventil Compress"
3	1 CV11-500-1000

Индекс предварительной настройки клапана терморегулятора

Примечание

- Схемы вентканалов ВД-1... ВД-23 см. раздел АР листы 34-39.
- Тип решеток не указанных на плане принять РВП-3 120x200 по ГОСТ 13448-82.
- У отопительного прибора в ванной комнате оси Г-В/1 предусмотрен напольный крепеж.
- Все подводы к приборам отопления "Purmo" выполнять трубой металлопластиковой "Унипласт" диаметром 16x2,0 мм.
- Разрезы по системам ВД-2 и ПП-4 аналогичны разрезам 1-1 и 2-2, выполненным для систем ВД-1 и ПП-1.

АП.030-01-0В			
Жилищный комплекс со встроенно-пристроенными объектами общественного назначения, подземной автостоянкой и трансформаторными подстанциями в квартале улиц Ириковой-Равского-Блока-Дачная Зверева в Кировском районе г. Екатеринбург			
ИЗМ. КОЛ. ЛИСТ. И ДОК. ПОДПИСЬ	ДАТА	СТАДИЯ	ЛИСТ
Разработал Дуван	11.07.16	1	счерда строительства
Проверил Пашева	11.07.16	21-25	этажная блок-секция
Гл. спец. Пашева	11.07.16	Р	3
Отопление и вентиляция		План 1 этажа	
Г. А. П. Чирков		11.07.16	