


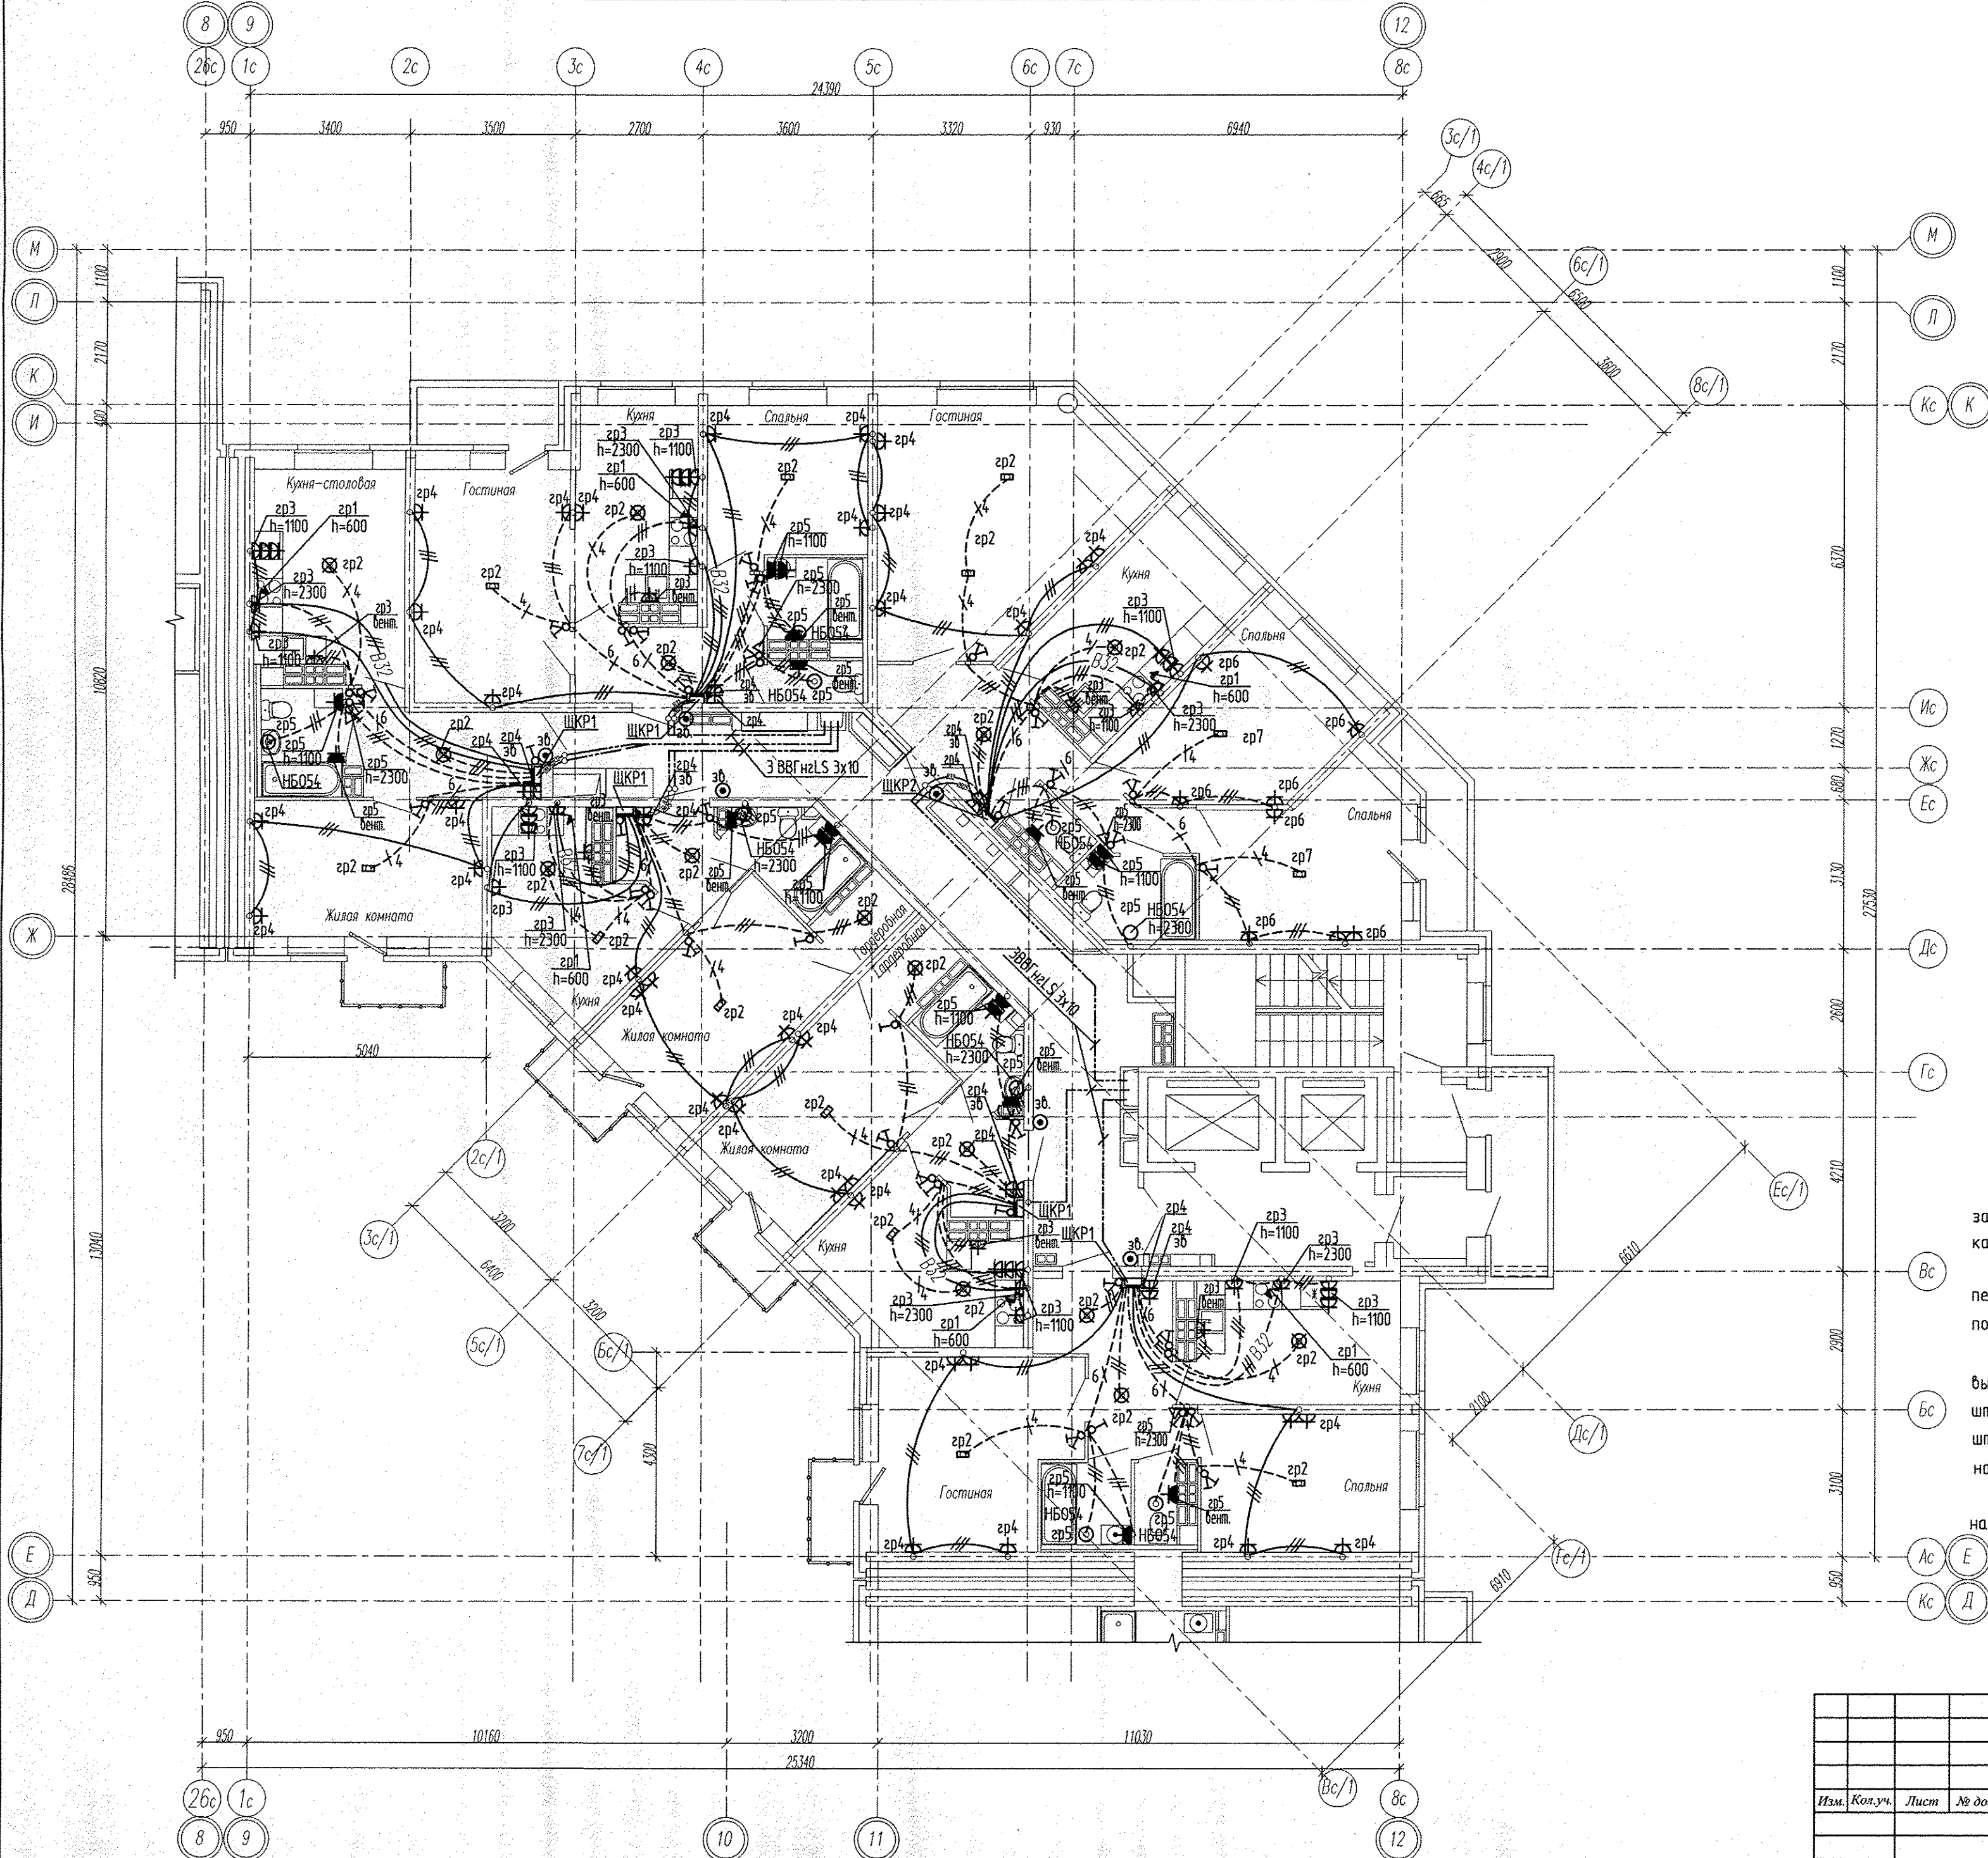

Примечание

Эл.питание квартир предусматривать от щита этажного до квартирного открыто за подвесным потолком. Питание квартир предусмотрено однофазное кабелем ВВГнгLS 3х10.

Сети проложить проводом ПВ в винилпластовых трубах в монолитных конструкциях перекрытий пола и потолка, а также кабелем ВВГнгLS по перегородкам в штрабах под слоем штукатурки.

В квартирах высота установки от уровня чистого пола

выключатели – 1000 мм;

штепсельные розетки кухни и сан.узел – 1000 мм;

штепсельные розетки комнат – 300 мм;

настенный патрон (Δ) – 2300 мм;

На прикладках квартирных щитов выключатели и розетки установить на одном уровне всех выключателей и розеток квартиры.

Име № подл. Подпись и дата

Взам. инв. №

АПУ2-148-1Б.4-02-ЭЛ						Жилой дом с нежилыми помещениями общественного назначения по ул. Тенистой в Верх-Исетском районе г. Екатеринбург.		
Жилой дом 2 этап строительства Секция 4.						Стадия	Лист	Листов
						P	18	
Гл. спец	Гончаренко	10.16	План 17,18 этажа. Расположение сетей электрооборудования квартир.					
Провер.	Завьялова	10.16						
Разраб.	Губашова	10.16						
						ЗАО "Корпорация "Атомстройкомплекс"		