



План 10 этажа на отм. +26,500

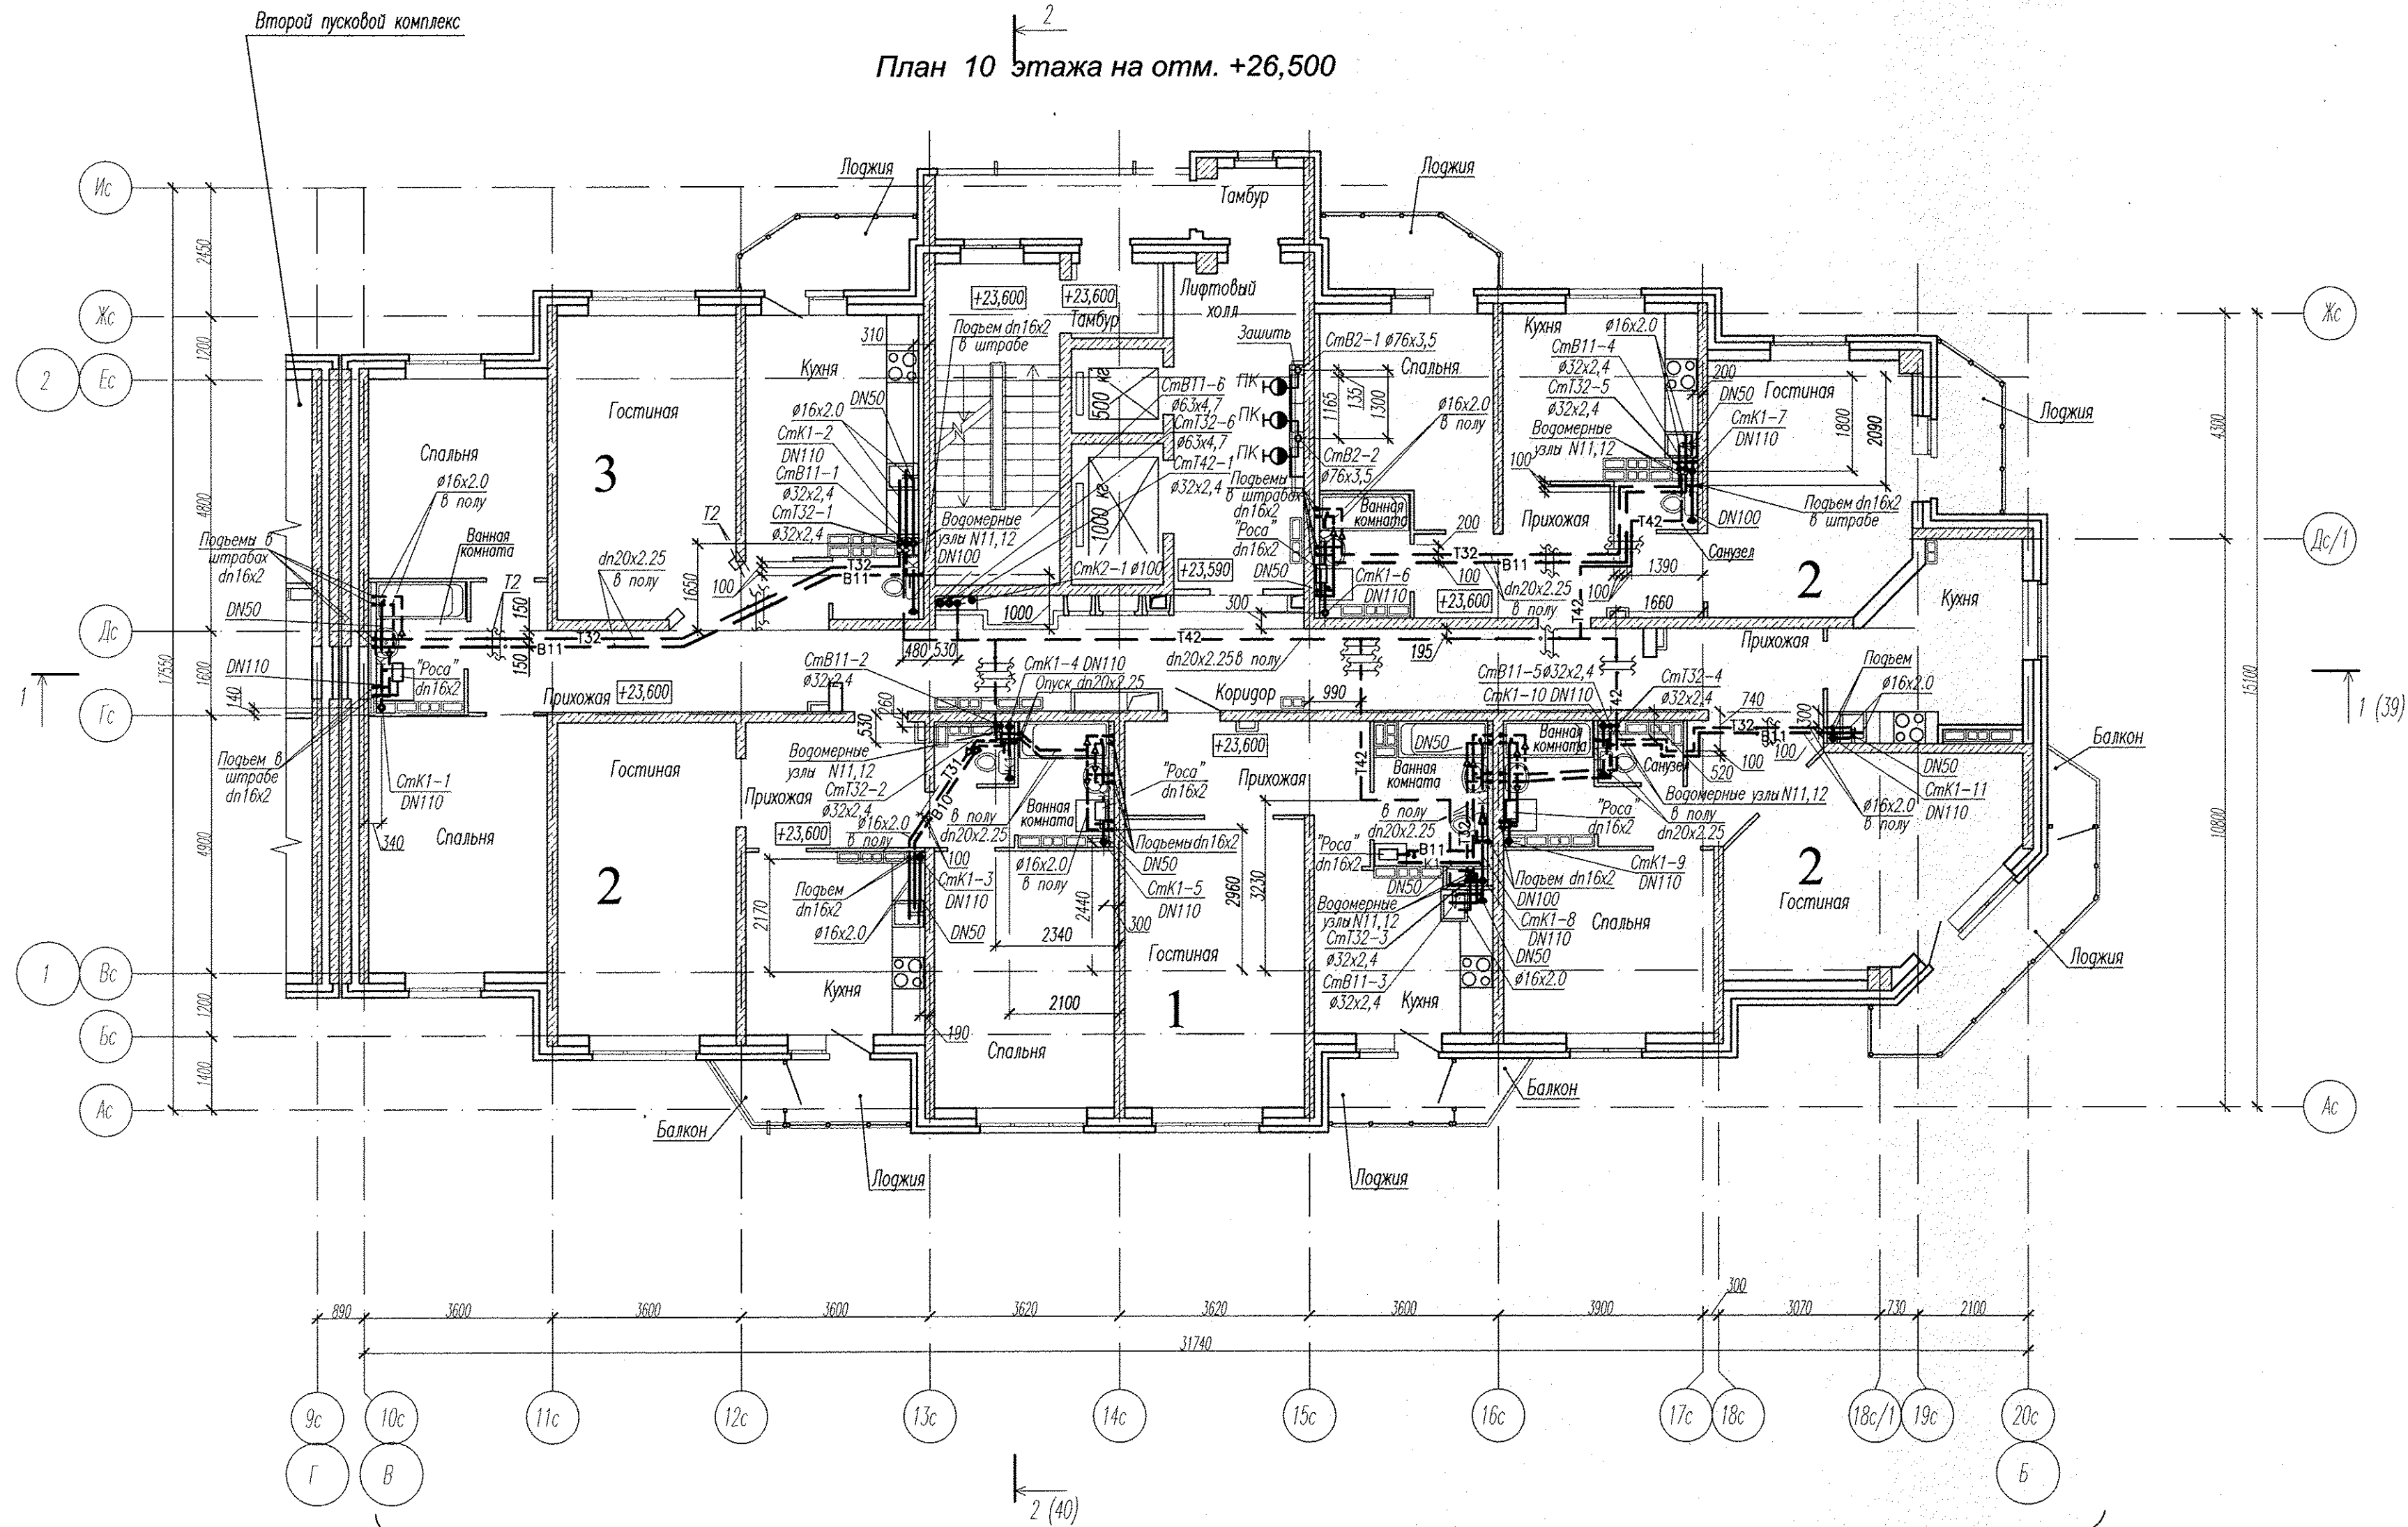

Компоновочная схема

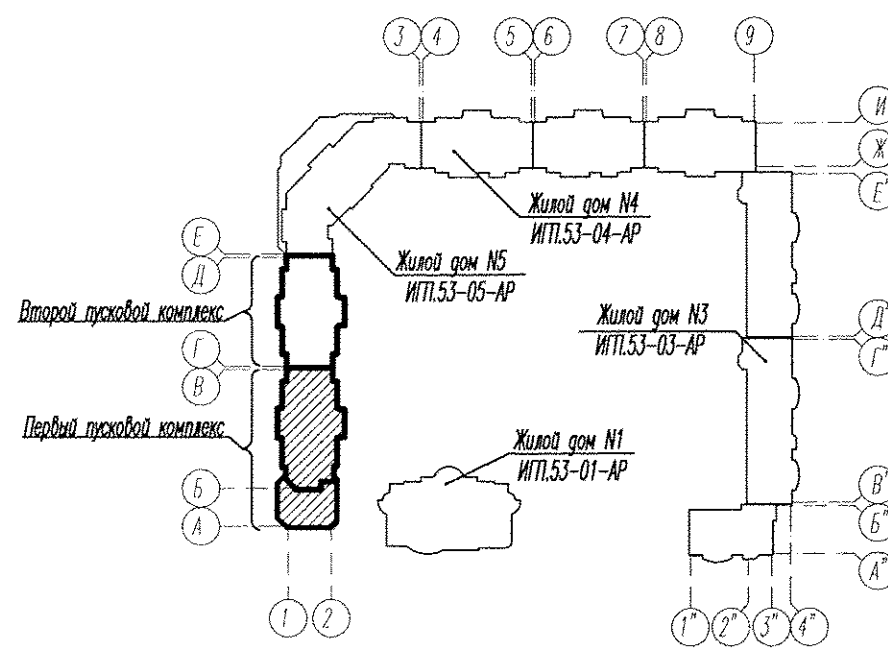

Первый пусковой комплекс

Защита труб в полу под дверными проемами учтена в марке АР.

Инв. N подл. Погр. и дата. Взам. инв. N

| ИПТ.53-02-01-ВК | | | |
|---|-----------|----------------|--|
| 2 | - | Зам. 64-12 Шам | 04.13 |
| Изм. | Кол.уч. | Лист N док. | Подпись Дата |
| Жилой комплекс со встроенно-пристроенными объектами общественного назначения и подземной автостоянкой в квартале ул. Московская-Островского-Айвазовского в Ленинском районе г.Екатеринбурга | | | |
| Жилой дом N2 с офисными помещениями и аптекой 1 пусковой комплекс | | | Стадия Лист Листов |
| План 10 этажа на отм. +26,500. | | | P 8 |
| Глав. спец. | Пырова | 04.09 | ЗАО "Институт Гражданского Проектирования" |
| Н. контроль | Конорова | 04.09 | |
| Проверил | Пырова | 04.09 | |
| Разраб. | Иванченко | 04.09 | |