




Номер помещения	Наименование	Площадь м2	Кат. помещения
Помещения квартир			
1	Гостиная	143,42	
2	Спальня	120,49	
3	Кухня	119,64	
4	Прихожая	82,06	
5	Коридор	10,22	
6	Санузел	14,67	
7	Ванная	31,27	
8	Балкон	33,77	
Итого по жилой части:		555,55	
Общедомовые помещения			
9	Переходная лоджия	19,80	
10	Тамбур	10,66	
11	Межквартирный этажный коридор	35,50	
12	Лифтовый холл	27,84	
13	Тамбур		
14	Лестничная клетка	36,44	
Итого (общедомовые помещения):		130,24	

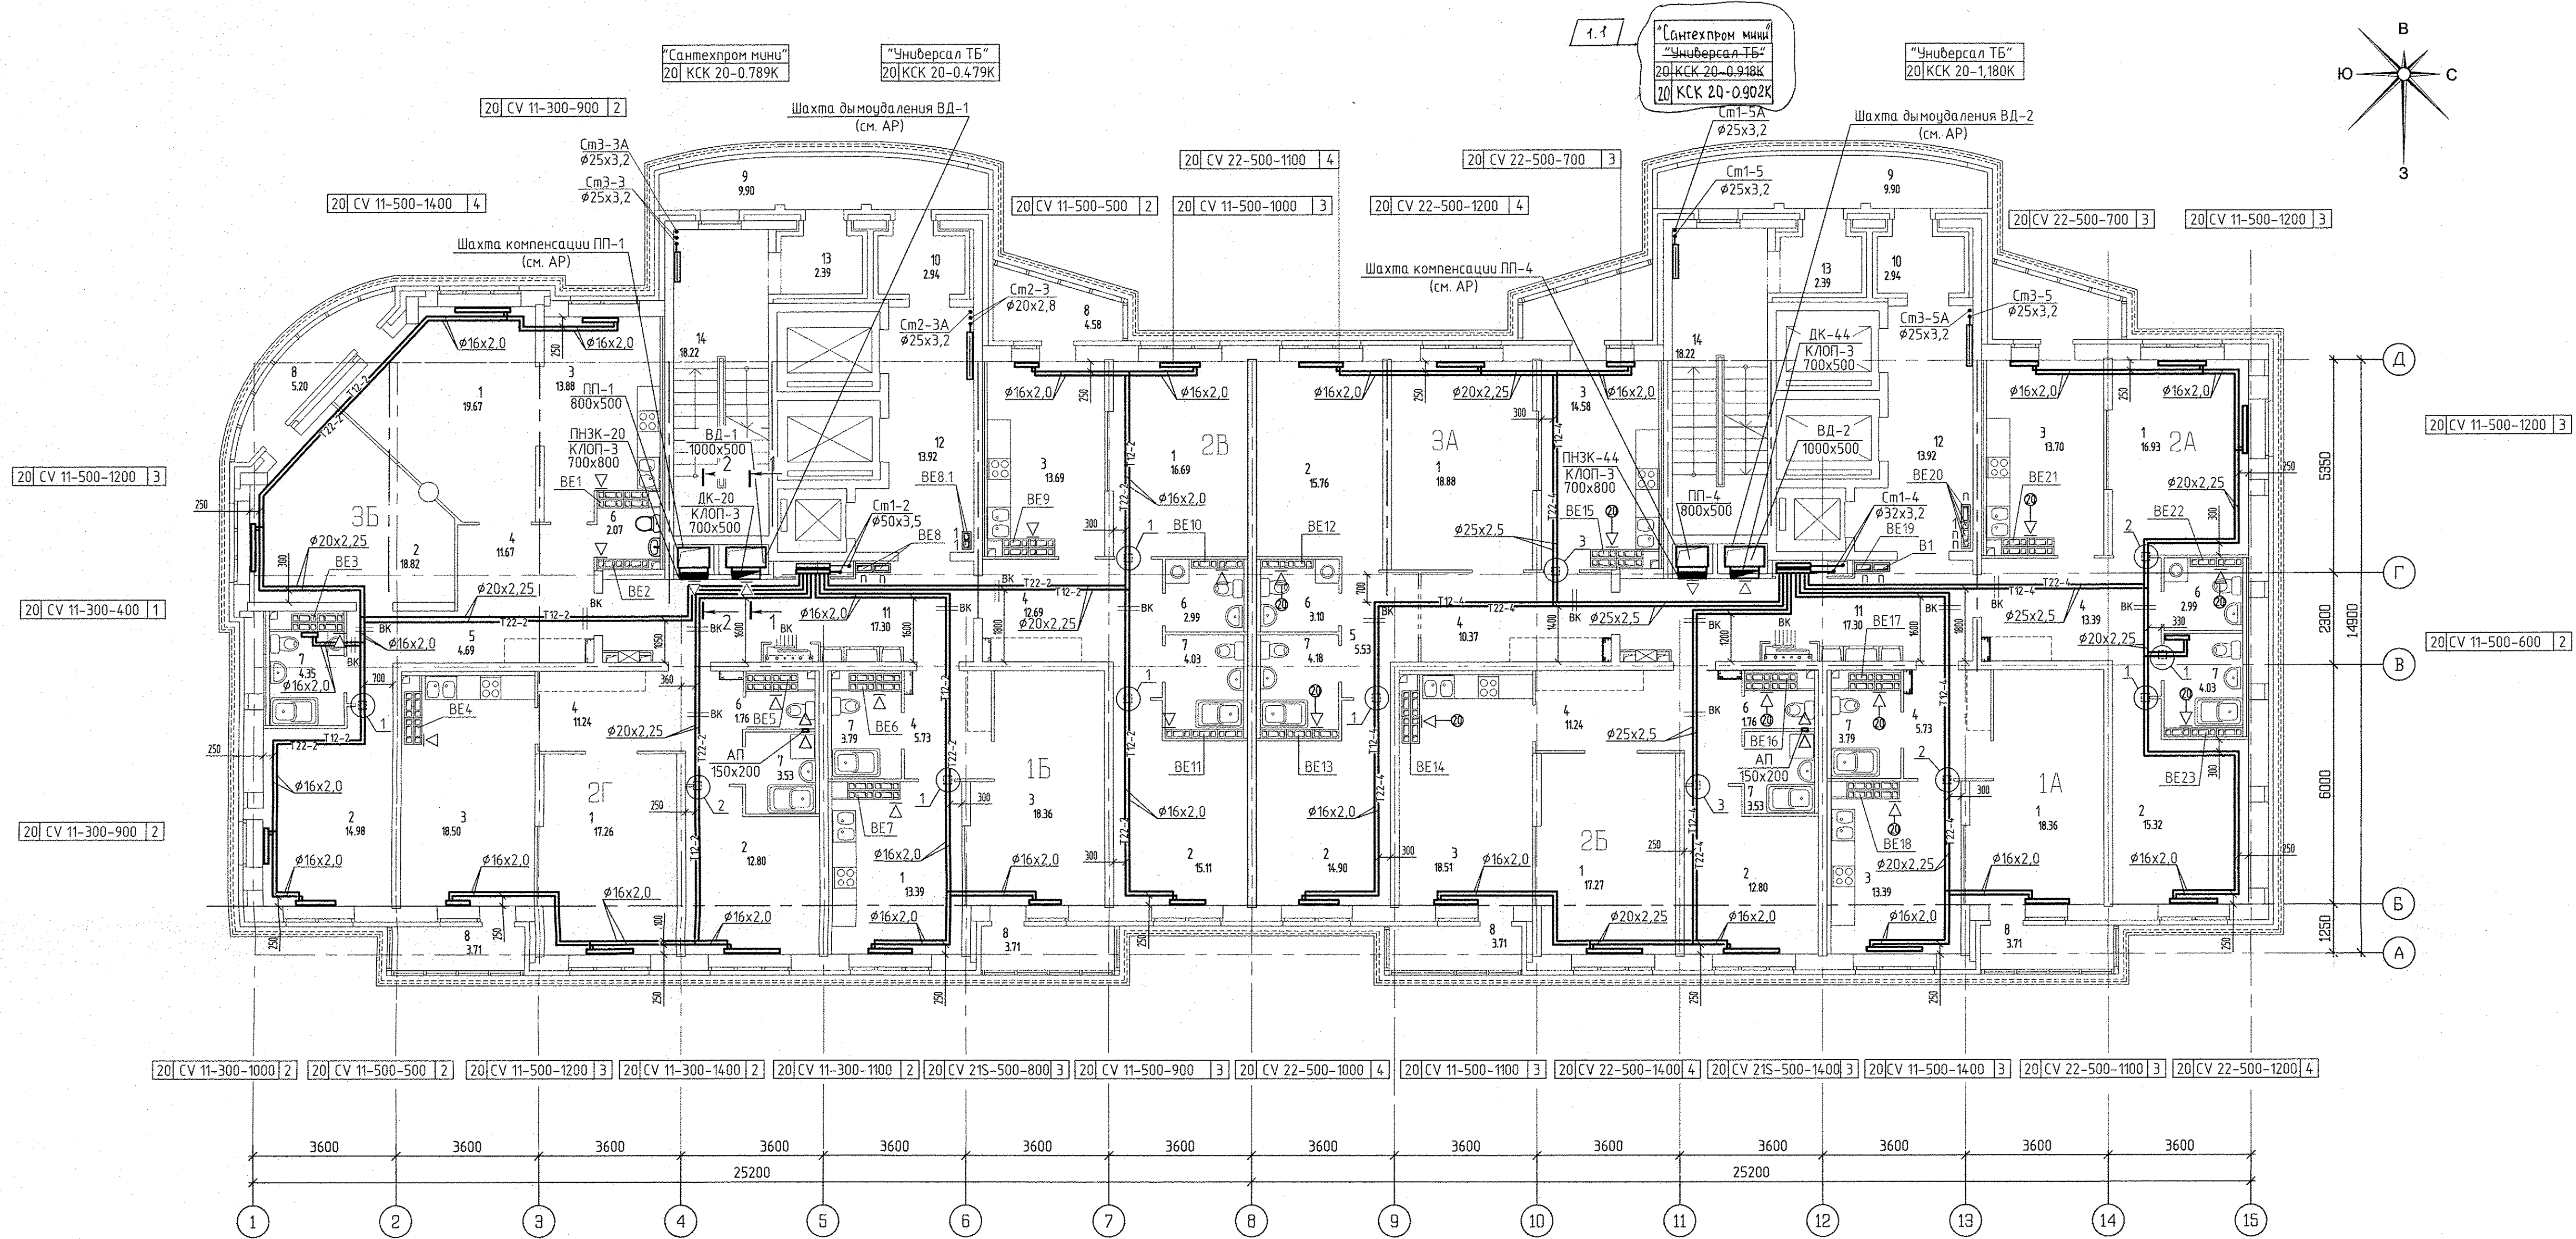


1-1
(1:50)

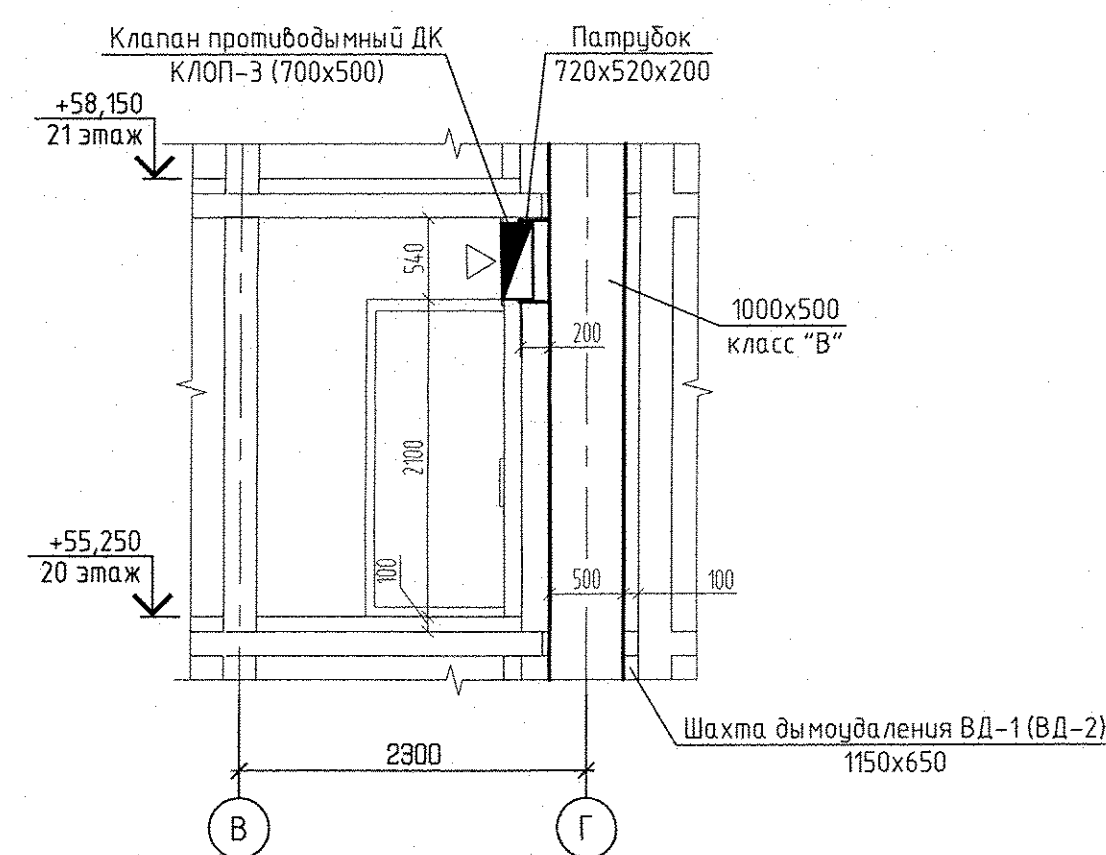


2-2
(1:50)

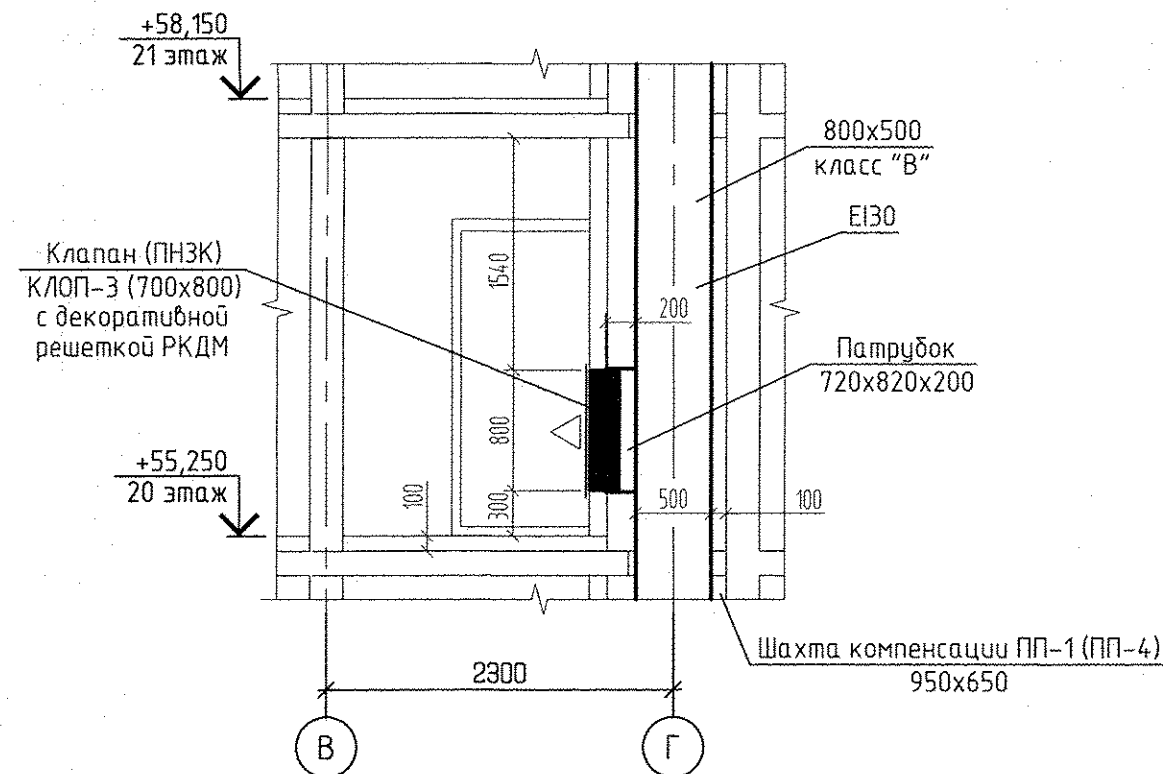


1

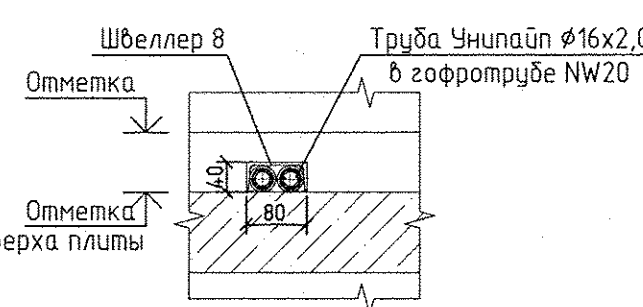

2

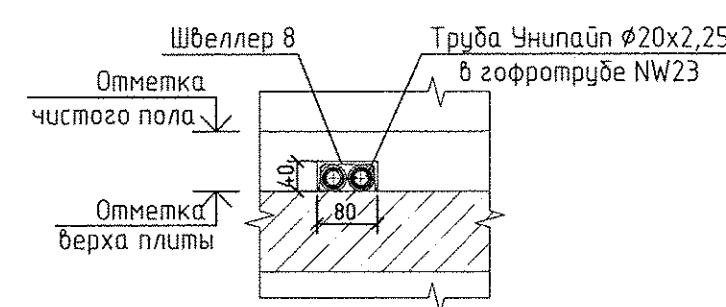

3

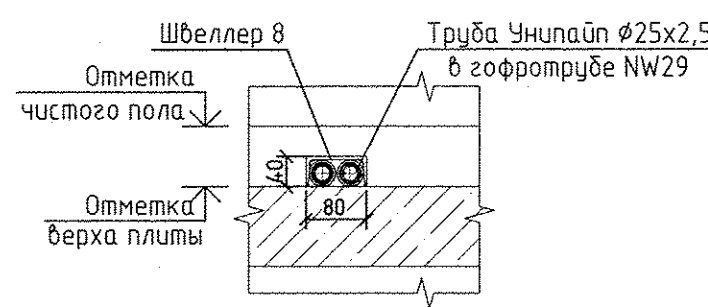

Условные обозначения:

⊗ - вытобой осевой вентилятор "ВЕНТС 100 Ф" на 20 этаже

3м	Радиатор "PURMO" панельный "Ventil Compact"	
20 CV11-500-1000		3

Индекс предварительной настройки клапана терморегулятора

Примечание:

- Схемы вентканалов ВД-1... ВД-23 см. раздел АР листы 34-39.
- Тип решеток не указанных на плане принять РВП-3 120x200 по ГОСТ 13448-82.
- У отопительного прибора в ванной комнате оси Г-В/1 предусмотрен напольный крепеж.
- Все подводы к приборам отопления "Ригато" выполнить трубой металлопластиковой "Унипласт" диаметром 16x2,0 мм
- Разрезы по системам ВД-2 и ПП-4 аналогичны разрезам 1-1 и 2-2, выполненным для систем ВД-1 и ПП-1.

					АПУ.030-01-06			
1	1	-	222-16	<i>Друган</i>	08.16	ИЖИЛ комплекс со встроенно-пристроенными объектами общественного назначения, подземной, наземной автостоянками и трансформаторными подстанциями в квартале улиц Ирикопий-Равенского-Блока-Данилы Зырева в Кировском районе г. Екатеринбург		
ИЗМ. КОЛУЧ		ИЗМ. И ДОК.		ПОДПИСЬ		СТАДИЯ	ЛИСТ	ЛИСТОВ
Разработал	Друган			<i>Друган</i>	11.07.16	1 очередь строительства		
Проверил	Пашаева			<i>Пашаева</i>	11.07.16	21-25 этажная блок-секция		
Гл. спец.	Пашаева			<i>Пашаева</i>	11.07.16	Отопление и вентиляция. План 20 этажа		
Г. А. П.	Чирков			<i>Чирков</i>	11.07.16	ОАО КОРПОРАЦИЯ АТОМСТРОЙКОМПЛЕКС		