



Экспликация помещений

Номер помещения	Наименование	Площадь, м ²	Кат. помещения
<u>Помещения квартир</u>			
1	Гостиная	107,54	
2	Спальная	42,82	
3	Кухня	70,99	
4	Прихожая	45,27	
5	Коридор	10,60	
6	Сан.узел	7,17	
7	Ванная	24,40	
8	Балкон	12,75	
ИТОГО (жилая часть):		321,54	
<u>Общедомовые помещения</u>			
10	Лифтовой холл	15,27	
11	Межквартирный коридор	33,37	
12	Незадымляемая лестн. клетка	15,37	
ИТОГО (общедомовые помещения):		64,01	

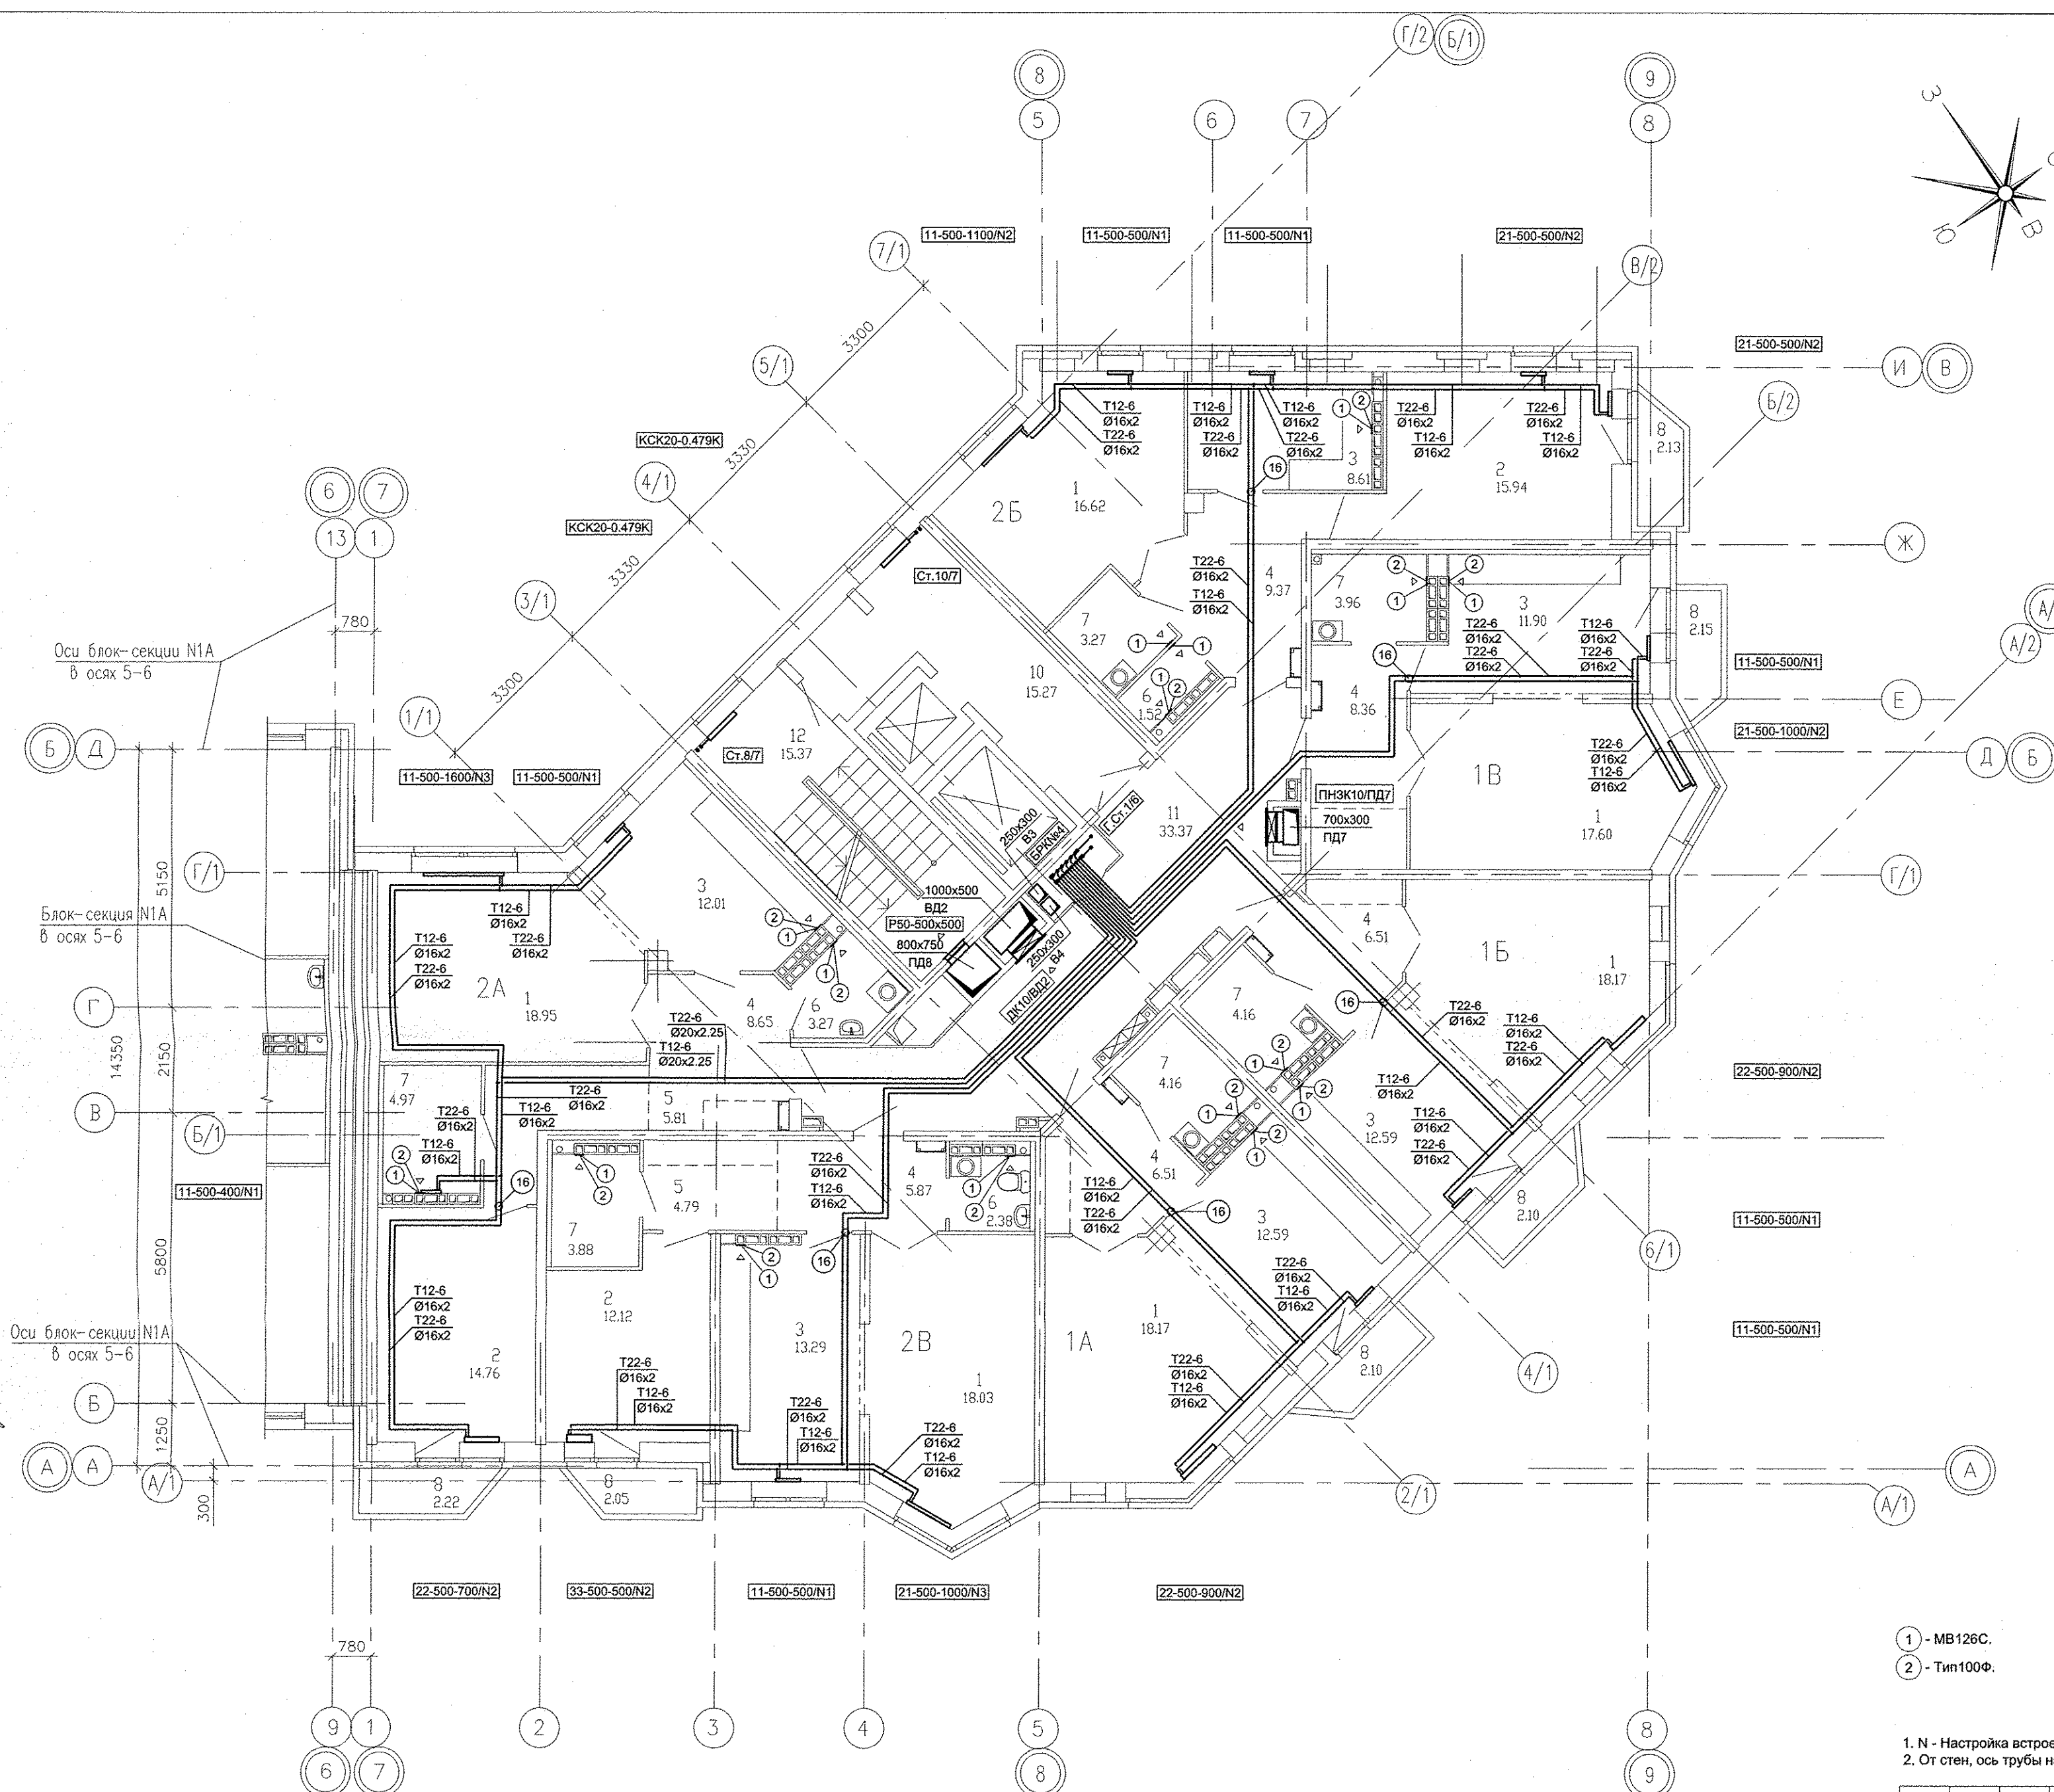

- 1 - MB126C.
- 2 - Тип100Ф.

1. N - Настройка встроенной вентиляционной вставки.
2. От стен, ось трубы на 250мм.

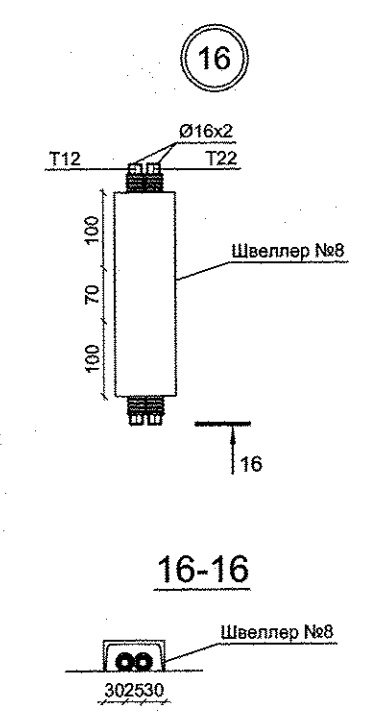

Решетникова	05.16	05.16	05.16
Борова			
Суслык			
ВК	ЭС	АР	
Имя, № подл.	Взам. инв.№	Подпись и дата	

АПУ.031-01А-ОВ				
Жилой комплекс со встроенными объектами общественного назначения и подземной автостоянкой в квартале улиц Бакинских Комиссаров-Калинина-Уральских рабочих-пер.Сосновый в Орджоникидзевском районе г. Екатеринбург				
Изм.	Кол.уч.	Лист	№ док.	Подпись
Разработал	Попов			05.16
Проверил	Гущин			05.16
Гл.Спец.	Гущин			05.16
ГАП	Чирков			05.16
Пусковой комплекс 1 Многосекционный жилой дом №1 11-14-этажная блок-секция 1А			Стадия	Лист
План 11 этажа в осях 7-9			P	17
ЗАО КОРПОРАЦИЯ АТОМСТРОЙКОМПЛЕКС				