


Инв.№	подп.	Подпись и дата	Взам. инв.№	АР	Суслык	Бородин	10.05.17	10.05.17	10.05.17
				ОВ	Пашева				
				ВК	Решетникова				

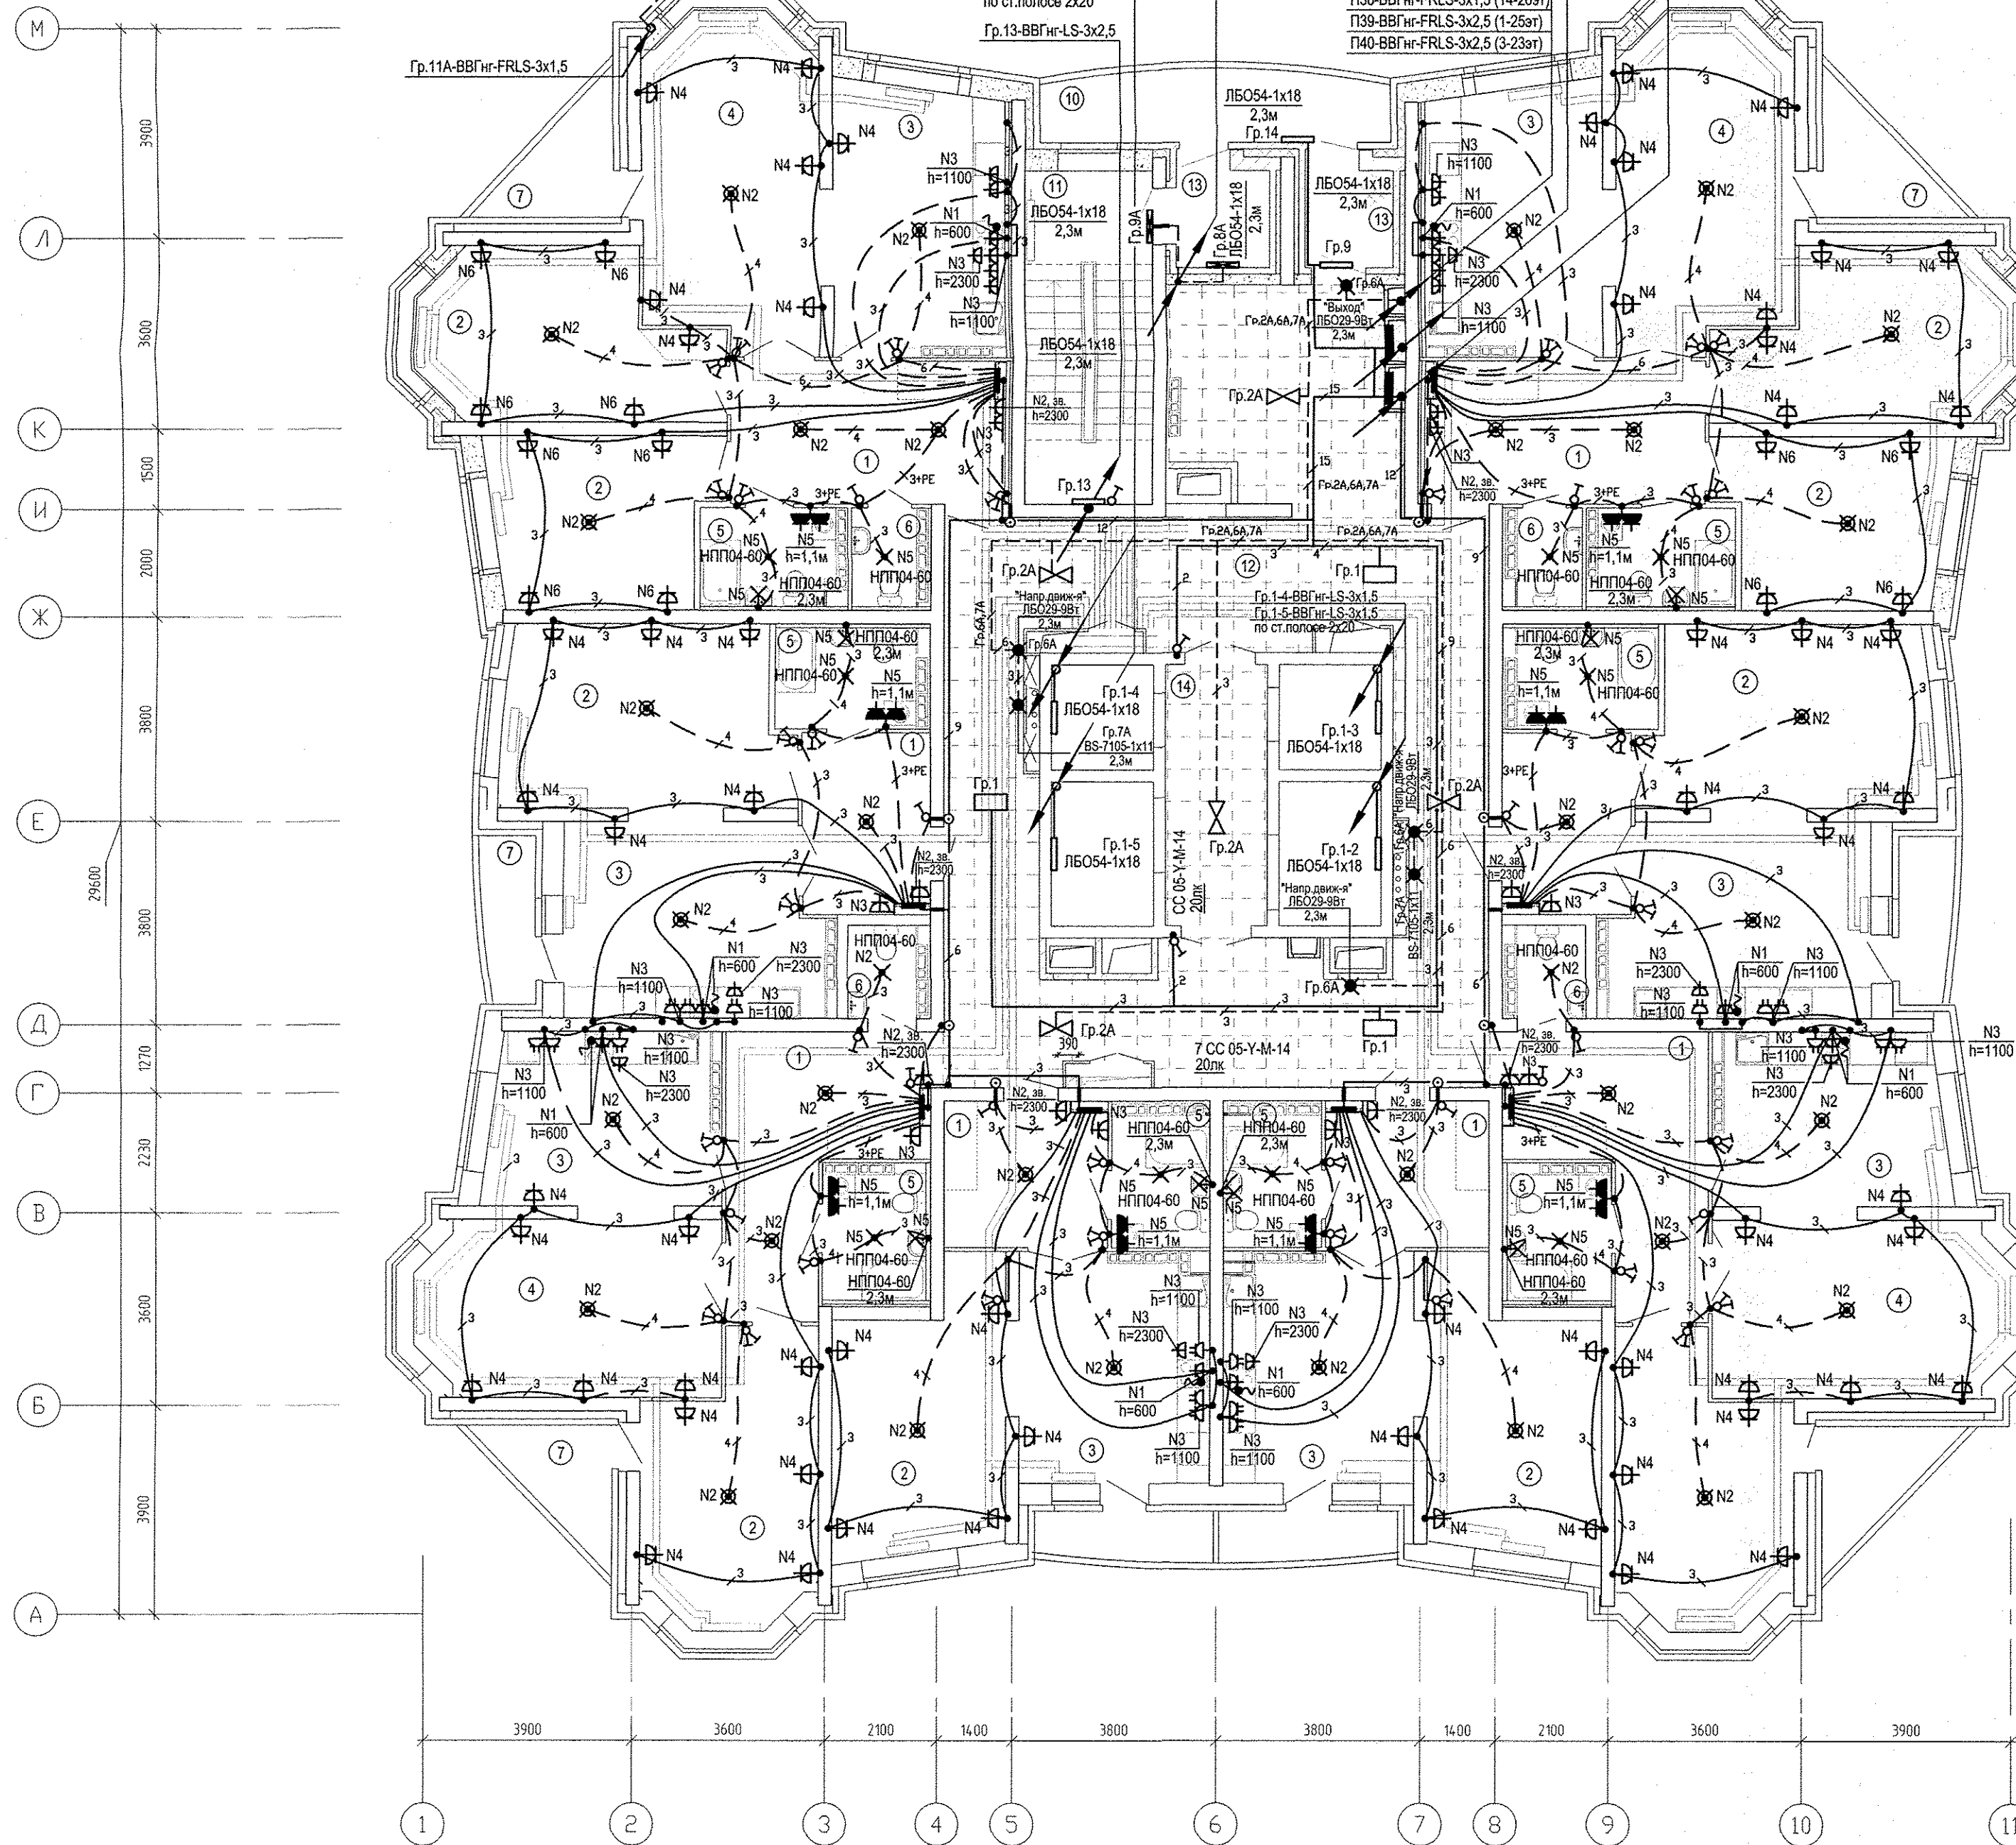

Примечание:
Произвести замену светильников в коридорах и лифтовых холлах на всех типовых этажах.

Условные обозначения:
~ Вывод под плитой
⚡ Розетка двухполюсная сдвоенная

7	-	Зам	327-17	М.И.Сидоров	02.10.17
5	3	-	160-17	М.И.Сидоров	10.05.17
4	-	Зам	07-17	М.И.Сидоров	17.03.17
3	2	-	305-16	М.И.Сидоров	21.11.16
2	-	Зам	167-16	М.И.Сидоров	17.10.16
ИЗМ. КОЛ.УЧ	ЛИСТ N	ДОК.ПОДПИСЬ	ДАТА		
Разработал	Карманова	М.И.Сидоров	20.05.16		
Глосец	Багина	М.И.Сидоров	20.05.16		
ГИП	Привыткова	М.И.Сидоров	17.03.17		
ГАП	Чирков	М.И.Сидоров	20.05.16		

АП.006-01-ЭЛ			
Жилой комплекс по улицам Амундсена-Разливная в Ленинском районе г.Екатеринбурга.			
Пусковой комплекс 1 28-этажный жилой дом №1	СТАДИЯ	ЛИСТ	ЛИСТОВ
	Р	15	
План 2 этажа. Расположение электрических сетей	ОАО КОРПОРАЦИЯ АТОМСТРОЙКОМПЛЕКС		

ЭКСПЛИКАЦИЯ ПОМЕЩЕНИЙ

Номер помеще-ния	Наименование	Площадь, м2	Кат. поме-щения
ПОМЕЩЕНИЯ КВАРТИР			
1	Холл(прихожая)	87.40	
2	Спальня	88.88	
3	Кухня	121.40	
4	Гостиная	141.36	
5	Ванная	36.54	
6	Сан. узел	8.68	
7	Лоджия	23.24	
Итого помещений квартир:		510.50	
ОБЩЕДОМОВЫЕ ПОМЕЩЕНИЯ			
10	Переходная лоджия	8.18	
11	Лестничная клетка	14.67	
12	Коридор	81.95	
13	Тамбуры	5.26	
14	Лифтовый холл	9.00	
Итого общедомовых помещений:		119.06	