


Экспликация помещений

Номер помещения	Наименование	Площадь, м2	Кот. инвент.
Помещения квартир			
1	Гостиная	56,02	
2	Спальная	61,28	
3	Кухня	41,02	
4	Прихожая	36,54	
5	Коридор	8,49	
6	Сан.узел	6,62	
7	Ванная	12,72	
8	Балкон	4,90	
9	Лоджия	2,90	
ИТОГО (жилая часть):		230,49	
Общедомовые помещения			
10	Лестничная клетка	14,63	
11	Лифтовой холл	9,52	
12	Межквартирный коридор	18,76	
ИТОГО (общедомовые помещения):		42,91	

Примечания:
1. Электроосвещение и кабельные трассы в МОП см. лист 15

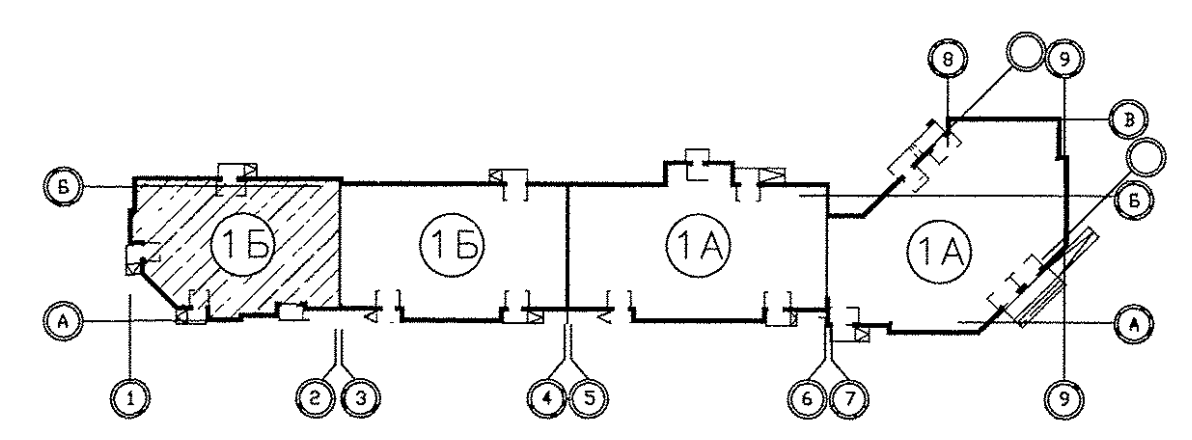

СОГЛАСОВАНО
 06.16
 Г.Щакин
 06.16
 Р.Щетникова
 06.16
 Ч.Хижик
 06.16
 С.С.С.С.
 Взам. инв. №
 Подпись и дата
 Инв. № подл.

АПУ.031-01Б-ЭЛ					
1	-	Зам.	190-16	<i>Вос</i>	07.16
Изм.	Колуч.	Лист	№ док.	Подпись	Дата
Разраб.	Кокоулин	<i>Вос</i>	06.16		
Проверил	Бунтури	<i>С.П.</i>	06.16		
Глав. спец.	Бодрова	<i>Тер</i>	06.16		
Жилой комплекс со встроенными объектами общественного назначения и подземной отстоянкой в квартале улиц Баканских Комиссаров-Калинина-Уральских рабочих-пер.Сосновый в Орджоникидзевском районе г. Екатеринбург					
Пусковой комплекс 1.				Стадия	Лист
Многосекционный жилой дом N 1.				Р	13
9-10-этажная блок-секция 1Б					
План 6 этажа в осях 1-2.				ЗАО КОРПОРАЦИЯ АТОМСТРОЙКОМПЛЕКС	
Расположение электрических сетей.					
ГАП	Чирков		06.16		