
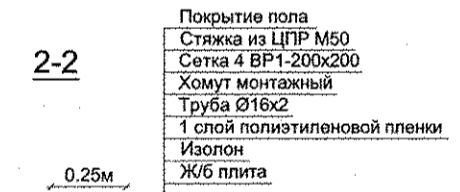
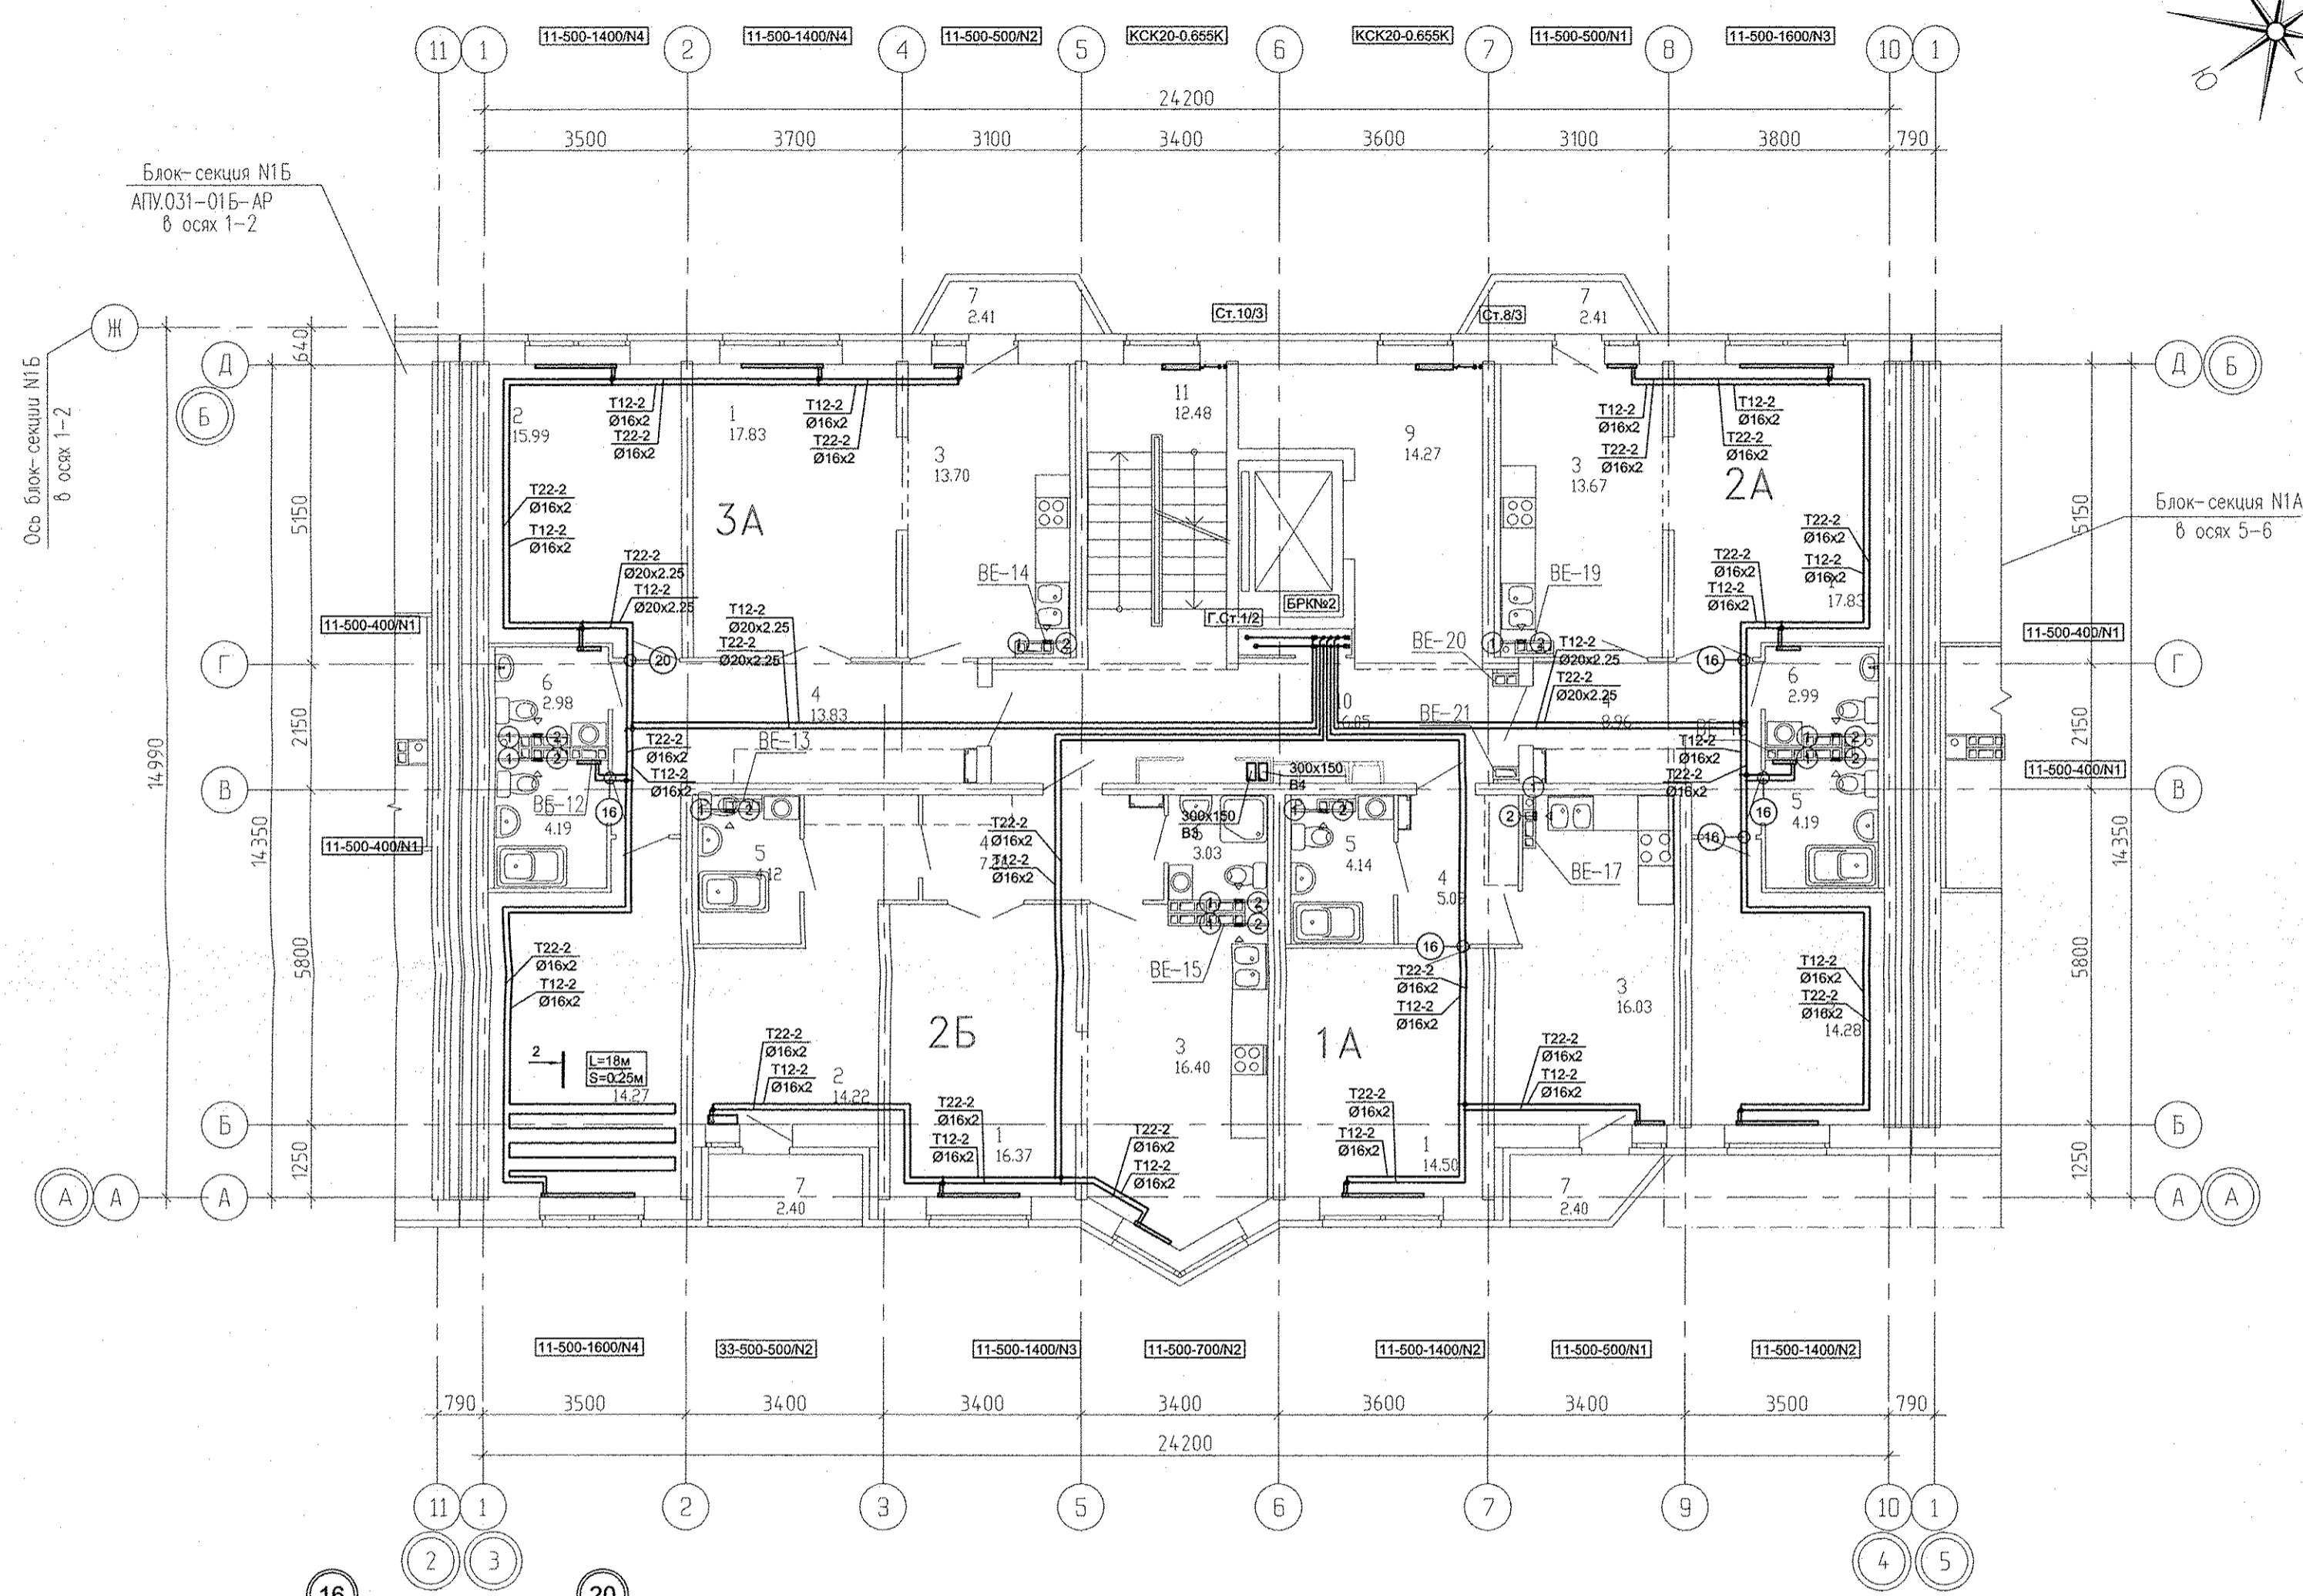


Экспликация помещений  
(на 1 этаж)

Номер помещения	Наименование	Площадь, м <sup>2</sup>	Кат. помещения
Помещения квартир			
1	Гостиная	66,53	
2	Спальная	58,76	
3	Кухня	59,80	
4	Прихожая	35,14	
5	Ванная	16,64	
6	Санузел	9,00	
7	Балкон	9,62	
ИТОГО (жилая часть):		255,49	
Общедомовые помещения			
9	Лифтовой холл	14,27	
10	Межквартирный коридор	16,05	
11	Лестничная клетка	12,48	
ИТОГО площадь общедомовых помещений:		42,80	


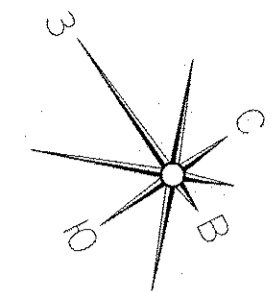


1. Фиксация труб контура тёплого пола, выполняется монтажными хомутами к арматурной сеткой.
2. Шаг расстановки хомутов - 500мм.
3. В качестве "подложки" используется изолон.

Л=10м - Длина контура  
S=0.25м - Шаг укладки контура

- 1 - МВ126С.
- 2 - Тип100Ф.

1. N - Настройка встроенной вентиляльной вставки.
2. От стен, ось трубы на 250мм.

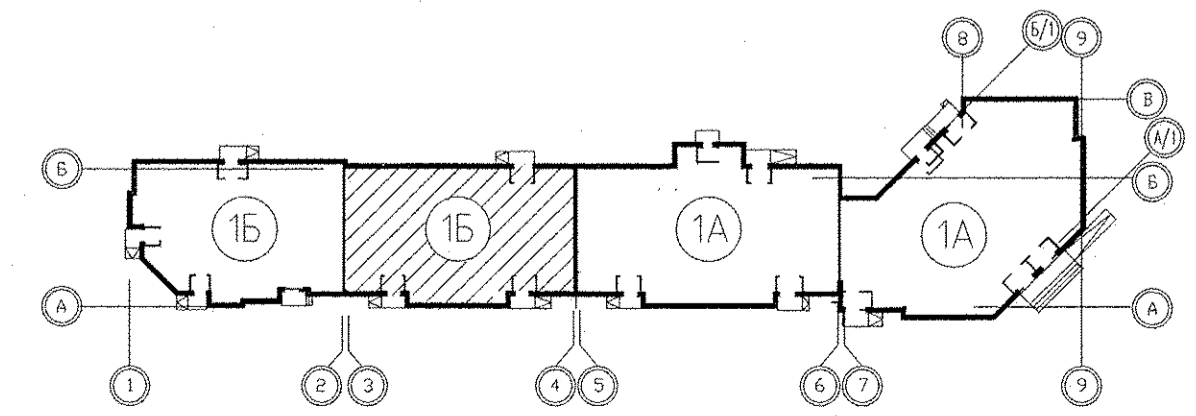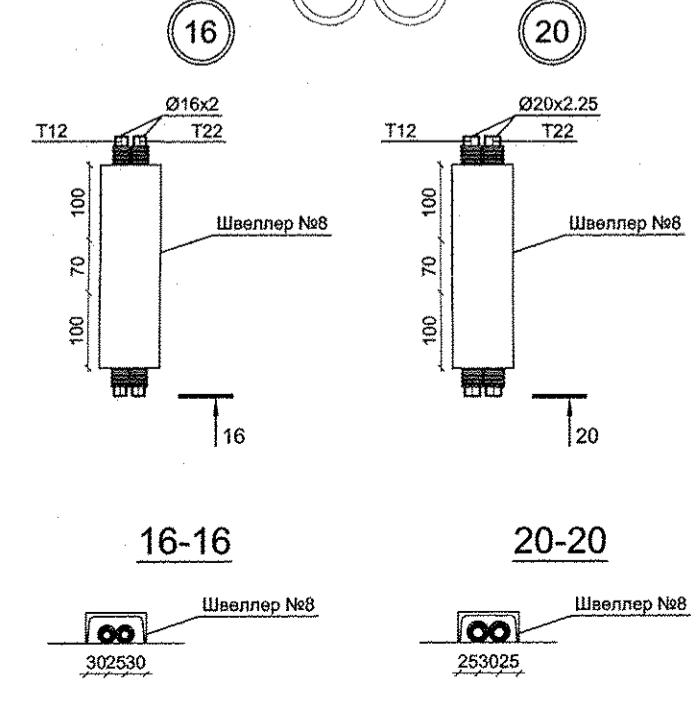

АПУ.031-01Б-ОВ					
Жилой комплекс со встроенными объектами общественного назначения и подземной автостоянкой в квартале улиц Бакинских Комиссаров -Калинина-Уральских рабочих -пер.Сосновый в Орджоникидзевском районе г. Екатеринбург					
Изм.	Кол.уч.	Лист	Недок.	Подпись	Дата
Разработал	Полов			<i>[Signature]</i>	06.16
Проверил	Гушин			<i>[Signature]</i>	06.16
Гл.Спец.	Гушин			<i>[Signature]</i>	06.16
ГАП	Чирков			<i>[Signature]</i>	06.16
План 6 этажа в осях 3-4			Стадия	Лист	Листов
			Р	11	
ЗАО КОРПОРАЦИЯ АТОМСТРОЙКОМПЛЕКС					

Решетникова	06.16
Бодрова	06.16
Суслык	06.16
ВК	
ЭС	
АР	
Взам. инв.№	
Подпись и дата	
Имя № подл.	