
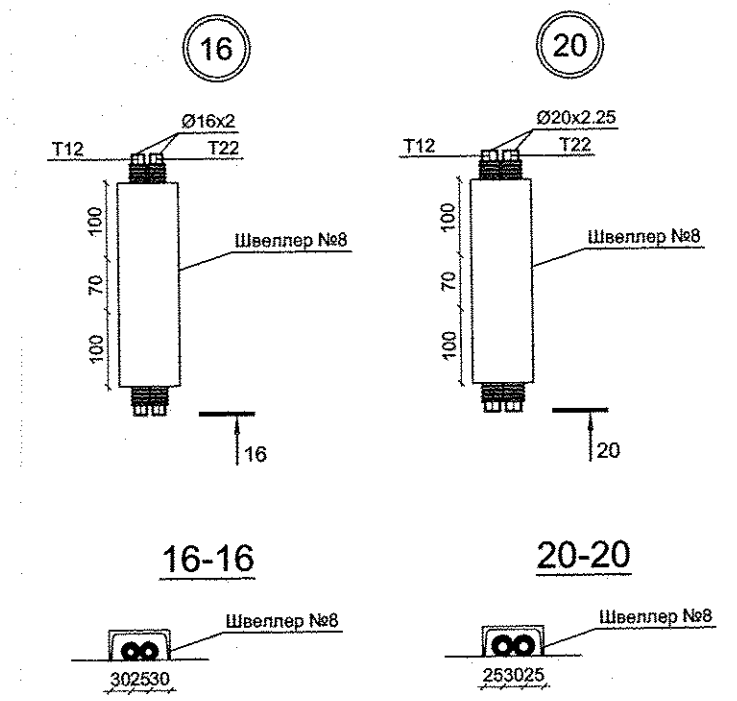


Экспликация помещений
(на 1 этаж)

Номер помещения	Наименование	Площадь, м ²	Кол. помещений
Помещения квартир			
1	Гостиная	68,42	
2	Спальная	91,96	
3	Кухня	59,33	
4	Прихожая	43,64	
5	Ванная	16,32	
6	Санузел	11,92	
7	Балкон	9,42	
8	Лоджия	2,98	
	Итого	303,99	
Общедомовые помещения			
9	Лифтовой холл	16,13	
10	Межквартирный коридор	18,59	
11	Незадымляемая лестничная клетка	15,66	
	Итого площадь общедомовых помещений:	50,38	

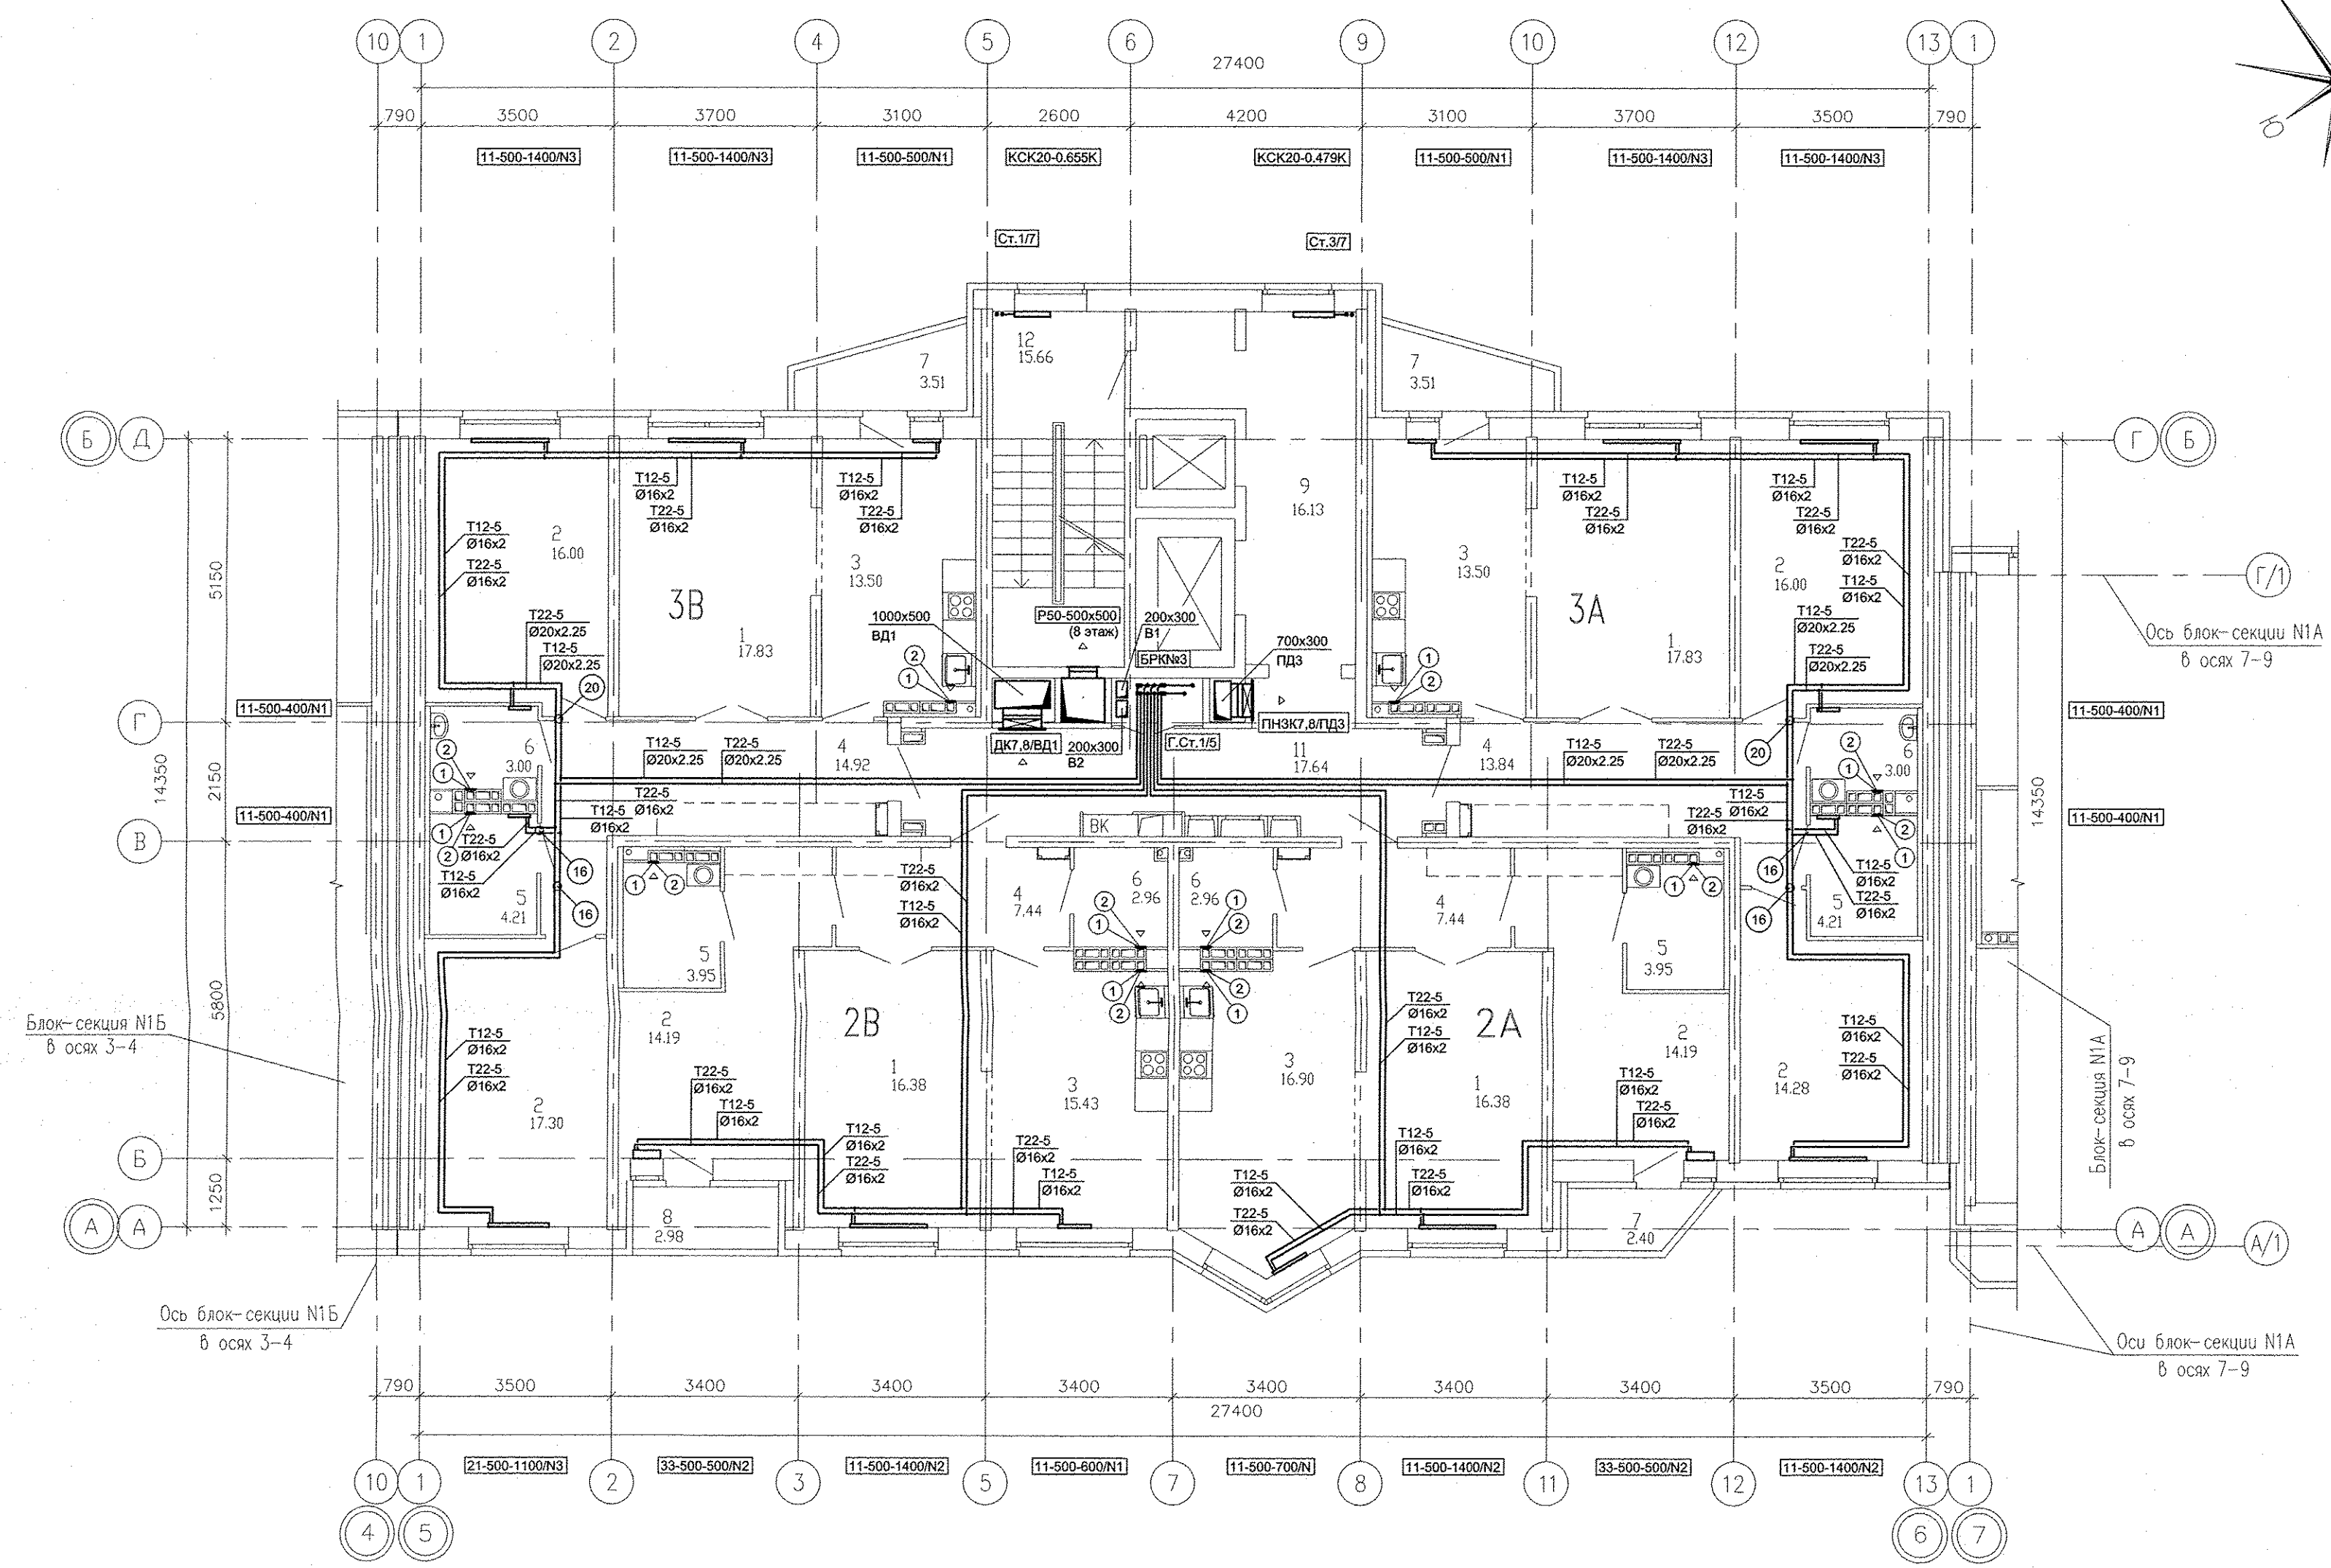

- 1 - МВ126С.
- 2 - Тип100Ф.

1. N - Настройка встроенной вентиляционной вставки.
2. От стен, ось трубы на 250мм.

АПУ.031-01А-ОВ					
Жилый комплекс со встроенными объектами общественного назначения и подземной автостоянкой в квартале улиц Бакинских Комиссаров -Калинина-Уральских рабочих-пер.Сосновый в Орджоникидзевском районе г. Екатеринбург					
Изм.	Кол.уч.	Лист	№док.	Подпись	Дата
Разработал	Полов			<i>[Signature]</i>	05.16
Проверил	Гущин			<i>[Signature]</i>	05.16
Гл.Спец.	Гущин			<i>[Signature]</i>	05.16
Имя № подл.	Взам. инв.№	Подпись и дата			
ВК	ЭС	АР			
Решетникова	Бодрова	Суслик			
05.16	05.16	05.16			
				Пусковой комплекс 1	
				Многосекционный жилой дом №1	
				11-14-этажная блок-секция 1А	
				План 8, 9 этажа в осях 5-6	
		Стадия	Лист	Листов	
		Р	12		
ЗАО КОРПОРАЦИЯ АТОМСТРОЙКОМПЛЕКС					

05.16
05.16
05.16
Решетникова
Бодрова
Суслик
ВК
ЭС
АР
Взам. инв.№
Подпись и дата
Имя № подл.