


ЭКСПЛИКАЦИЯ ПОМЕЩЕНИЙ

| Номер помещения                 | Наименование | Площадь, м <sup>2</sup> | Кат. помещения |
|---------------------------------|--------------|-------------------------|----------------|
| <b>ПОМЕЩЕНИЯ КВАРТИР</b>        |              |                         |                |
| 1                               | Гостиная     | 204.15                  |                |
| 2                               | Спальня      | 145.70                  |                |
| 3                               | Кухня        | 106.50                  |                |
| 4                               | Прихожая     | 95.90                   |                |
| 5                               | Коридор      | 12.80                   |                |
| 6                               | Ванная       | 41.55                   |                |
| 7                               | Сан. узел    | 15.10                   |                |
| 8                               | Лоджия       | 28.20                   |                |
| 9                               | Балкон       | 18.10                   |                |
| <b>Итого помещений квартир:</b> |              | <b>668.80</b>           |                |

| Номер помещения                     | Наименование      | Площадь, м <sup>2</sup> | Кат. помещения |
|-------------------------------------|-------------------|-------------------------|----------------|
| <b>ОБЩЕДОМОВЫЕ ПОМЕЩЕНИЯ</b>        |                   |                         |                |
| 10                                  | Коридор           | 46.00                   |                |
| 11                                  | Лифтовый холл     | 30.40                   |                |
| 12                                  | Лестничная клетка | 28.00                   |                |
| <b>Итого общедомовых помещений:</b> |                   | <b>104.40</b>           |                |

Примечание:

Руководник "Слабута" (СМ-УМ-ЦА,СБПУ) устанавливается в санузлах в пределах осей 2-3 (выше оси Е), 15-16 (выше оси Г), 15-16 (выше оси Е)

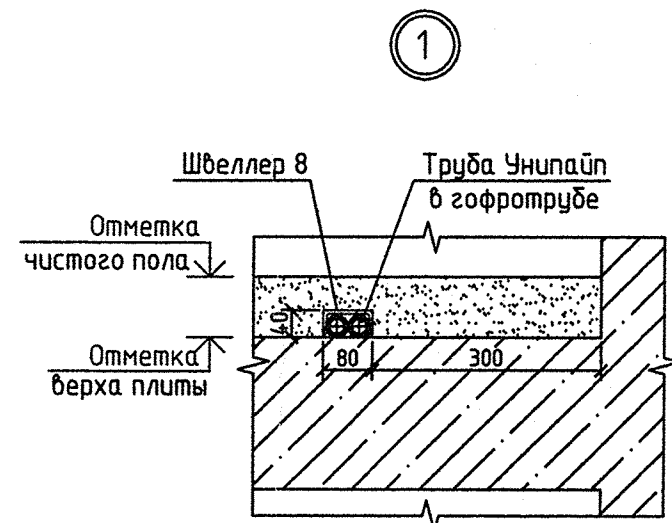

| Изм.  |          | Кол.уч. | Лист  | N док. | Подпись | Дата | АКБ.173-02-ВК |           |  |       |  |
|---|----------|---------|-------|--------|---------|------|---------------|-----------|--|-------|--|
| <p>Многоэтажные жилые дома со встроенно-пристроенными помещениями и отдельно стоящими зданиями общественного назначения, распределительного пункта, трансформаторных подстанций, аренажных насосных станций, подземных объектов и детсадов дошкольного образовательного учреждения в границах улиц Уральских рабочих - Кузнецова - Кировоградская - Красная Борцов в Орджоникидзевском районе г. Екатеринбург</p> <p>Пусковой комплекс 2.<br/>10-этажный 2-х секционный жилой дом</p> <p>Стадия Лист Листов<br/>Р 4</p> <p>План типового этажа</p> <p>ЗАО КОРПОРАЦИЯ АТОМСТРОЙКОМПЛЕКС</p> <p>Формат А2</p> |          |         |       |        |         |      |               |           |  |       |  |
|   |          |         |       |        |         |      | Г.А.П.        | Гаранин   |  | 03.12 |  |
|   |          |         |       |        |         |      | Гл. спец.     | Курчадова |  | 03.12 |  |
|   |          |         |       |        |         |      | Проверил      | Курчадова |  | 03.12 |  |
| Разработал  | Шульгина |         | 03.12 |        |         |      |               |           |  |       |  |

|                |          |        |
|----------------|----------|--------|
| СОГЛАСОВАНО    | СМ       | 03.12  |
| Глушин         | АР       | Долгих |
| ОБ             | 03.12    | 03.12  |
| ЭП             | Смирнова | Чижик  |
| СС             | 03.12    |        |
| Взак. инв.     |          |        |
| Подпись и дата |          |        |
| Инв. подл.     |          |        |