
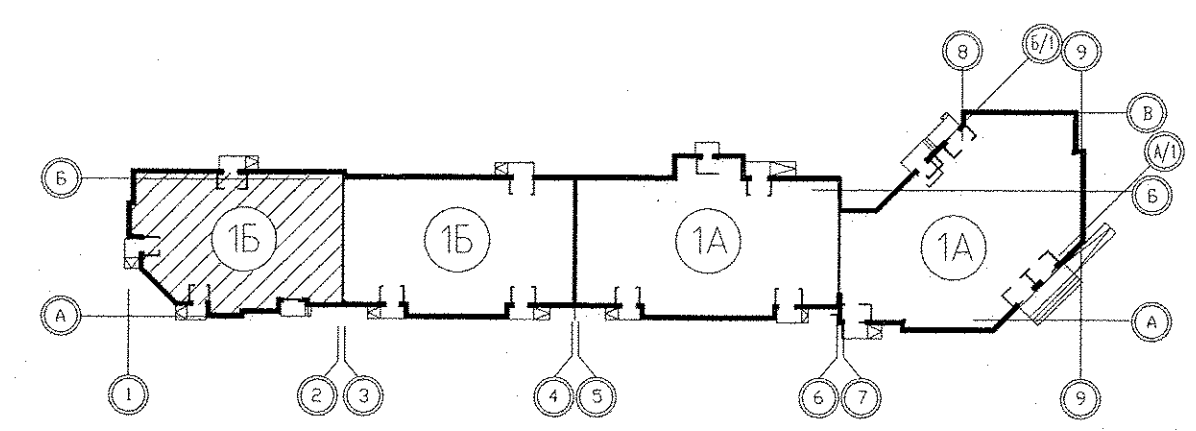
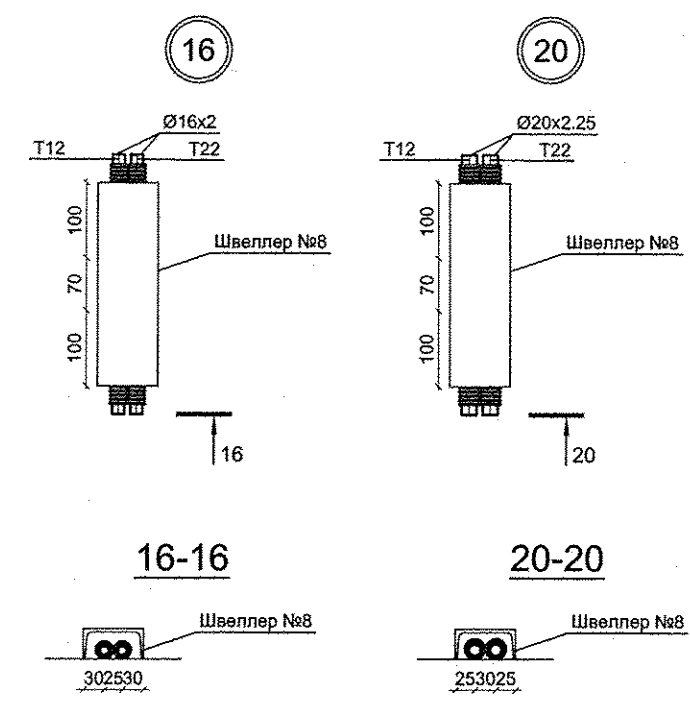


Экспликация помещений

Номер помещения	Наименование	Площадь, м ²	Кат. помещения
<u>Помещения квартир</u>			
1	Гостиная	51,89	
2	Спальная	61,28	
3	Кухня	41,32	
4	Прихожая	36,54	
5	Коридор	8,49	
6	Сан.узел	6,76	
7	Ванная	13,10	
8	Балкон	6,77	
		226,15	
<u>Общедомовые помещения</u>			
10	Лестничная клетка	14,63	
11	Лифтовой холл	9,52	
12	Межквартирный коридор	18,76	
	ИТОГО (общедомовые помещения):	42,91	

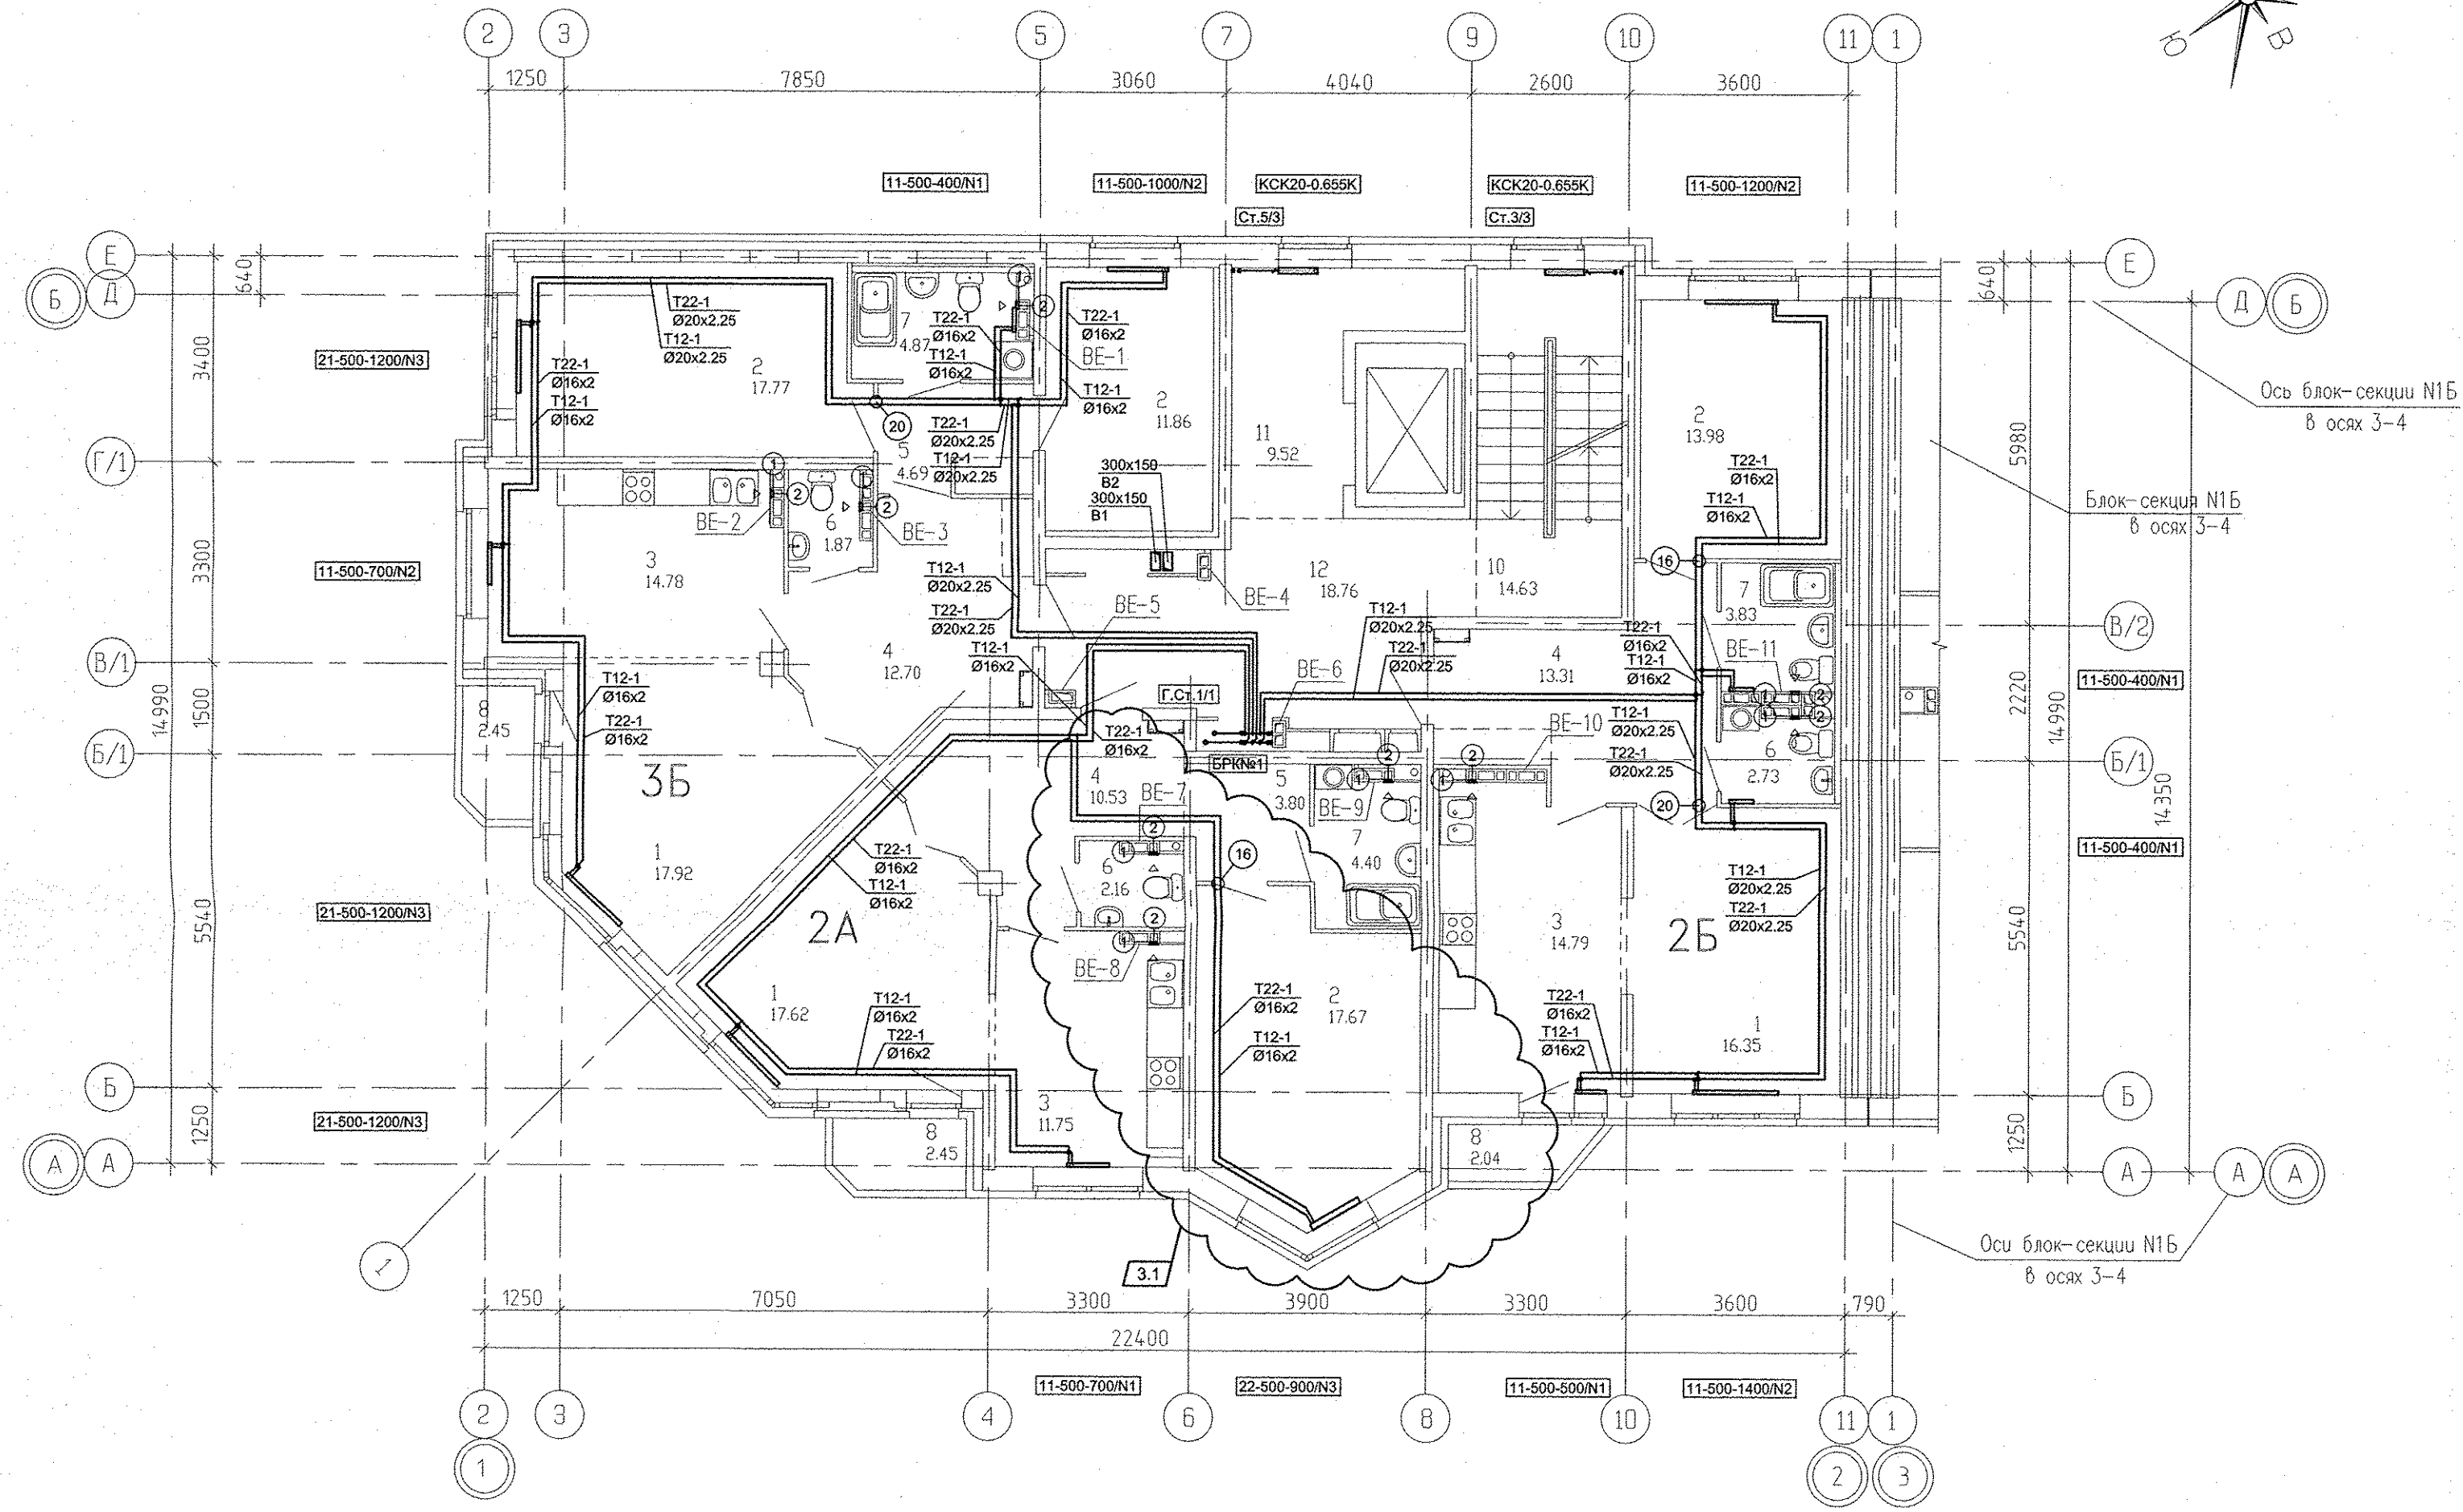

- 1 - MB126С.
- 2 - Тип100Ф.

1. N - Настройка встроенной вентиляционной вставки.
2. От стен, ось трубы на 250мм.

Имя, № подл.	Подпись и дата	Взам. инв. №	06.16
Решетникова	06.16	Борова	06.16
Суслык	06.16	Суслык	

АПУ.031-01Б-ОВ												
3	1	-	177-16	09.16	Жилой комплекс со встроенными объектами общественного назначения и подземной автостоянкой в квартале улиц Бакинских Комиссаров -Калинина-Уральских рабочих-пер.Сосновый в Орджоникидзевском районе г. Екатеринбург							
Изм.	Кол.уч.	Лист	Недок.	Подпись		Дата						
Разработал	Прохов					06.16						
Проверил	Гущин					06.16						
Гл.Спец.	Гущин				06.16	Пусковой комплекс 1 Многосекционный жилой дом №1 9-10-этажная блок-секция 1Б						
ГАП	Чирков				06.16							
План 3..5 этажа в осях 1-2						<table border="1"> <tr> <td>Стадия</td> <td>Лист</td> <td>Листов</td> </tr> <tr> <td>Р</td> <td>8</td> <td></td> </tr> </table>	Стадия	Лист	Листов	Р	8	
Стадия	Лист	Листов										
Р	8											
ЗАО КОРПОРАЦИЯ АТОМСТРОЙКОМПЛЕКС												