


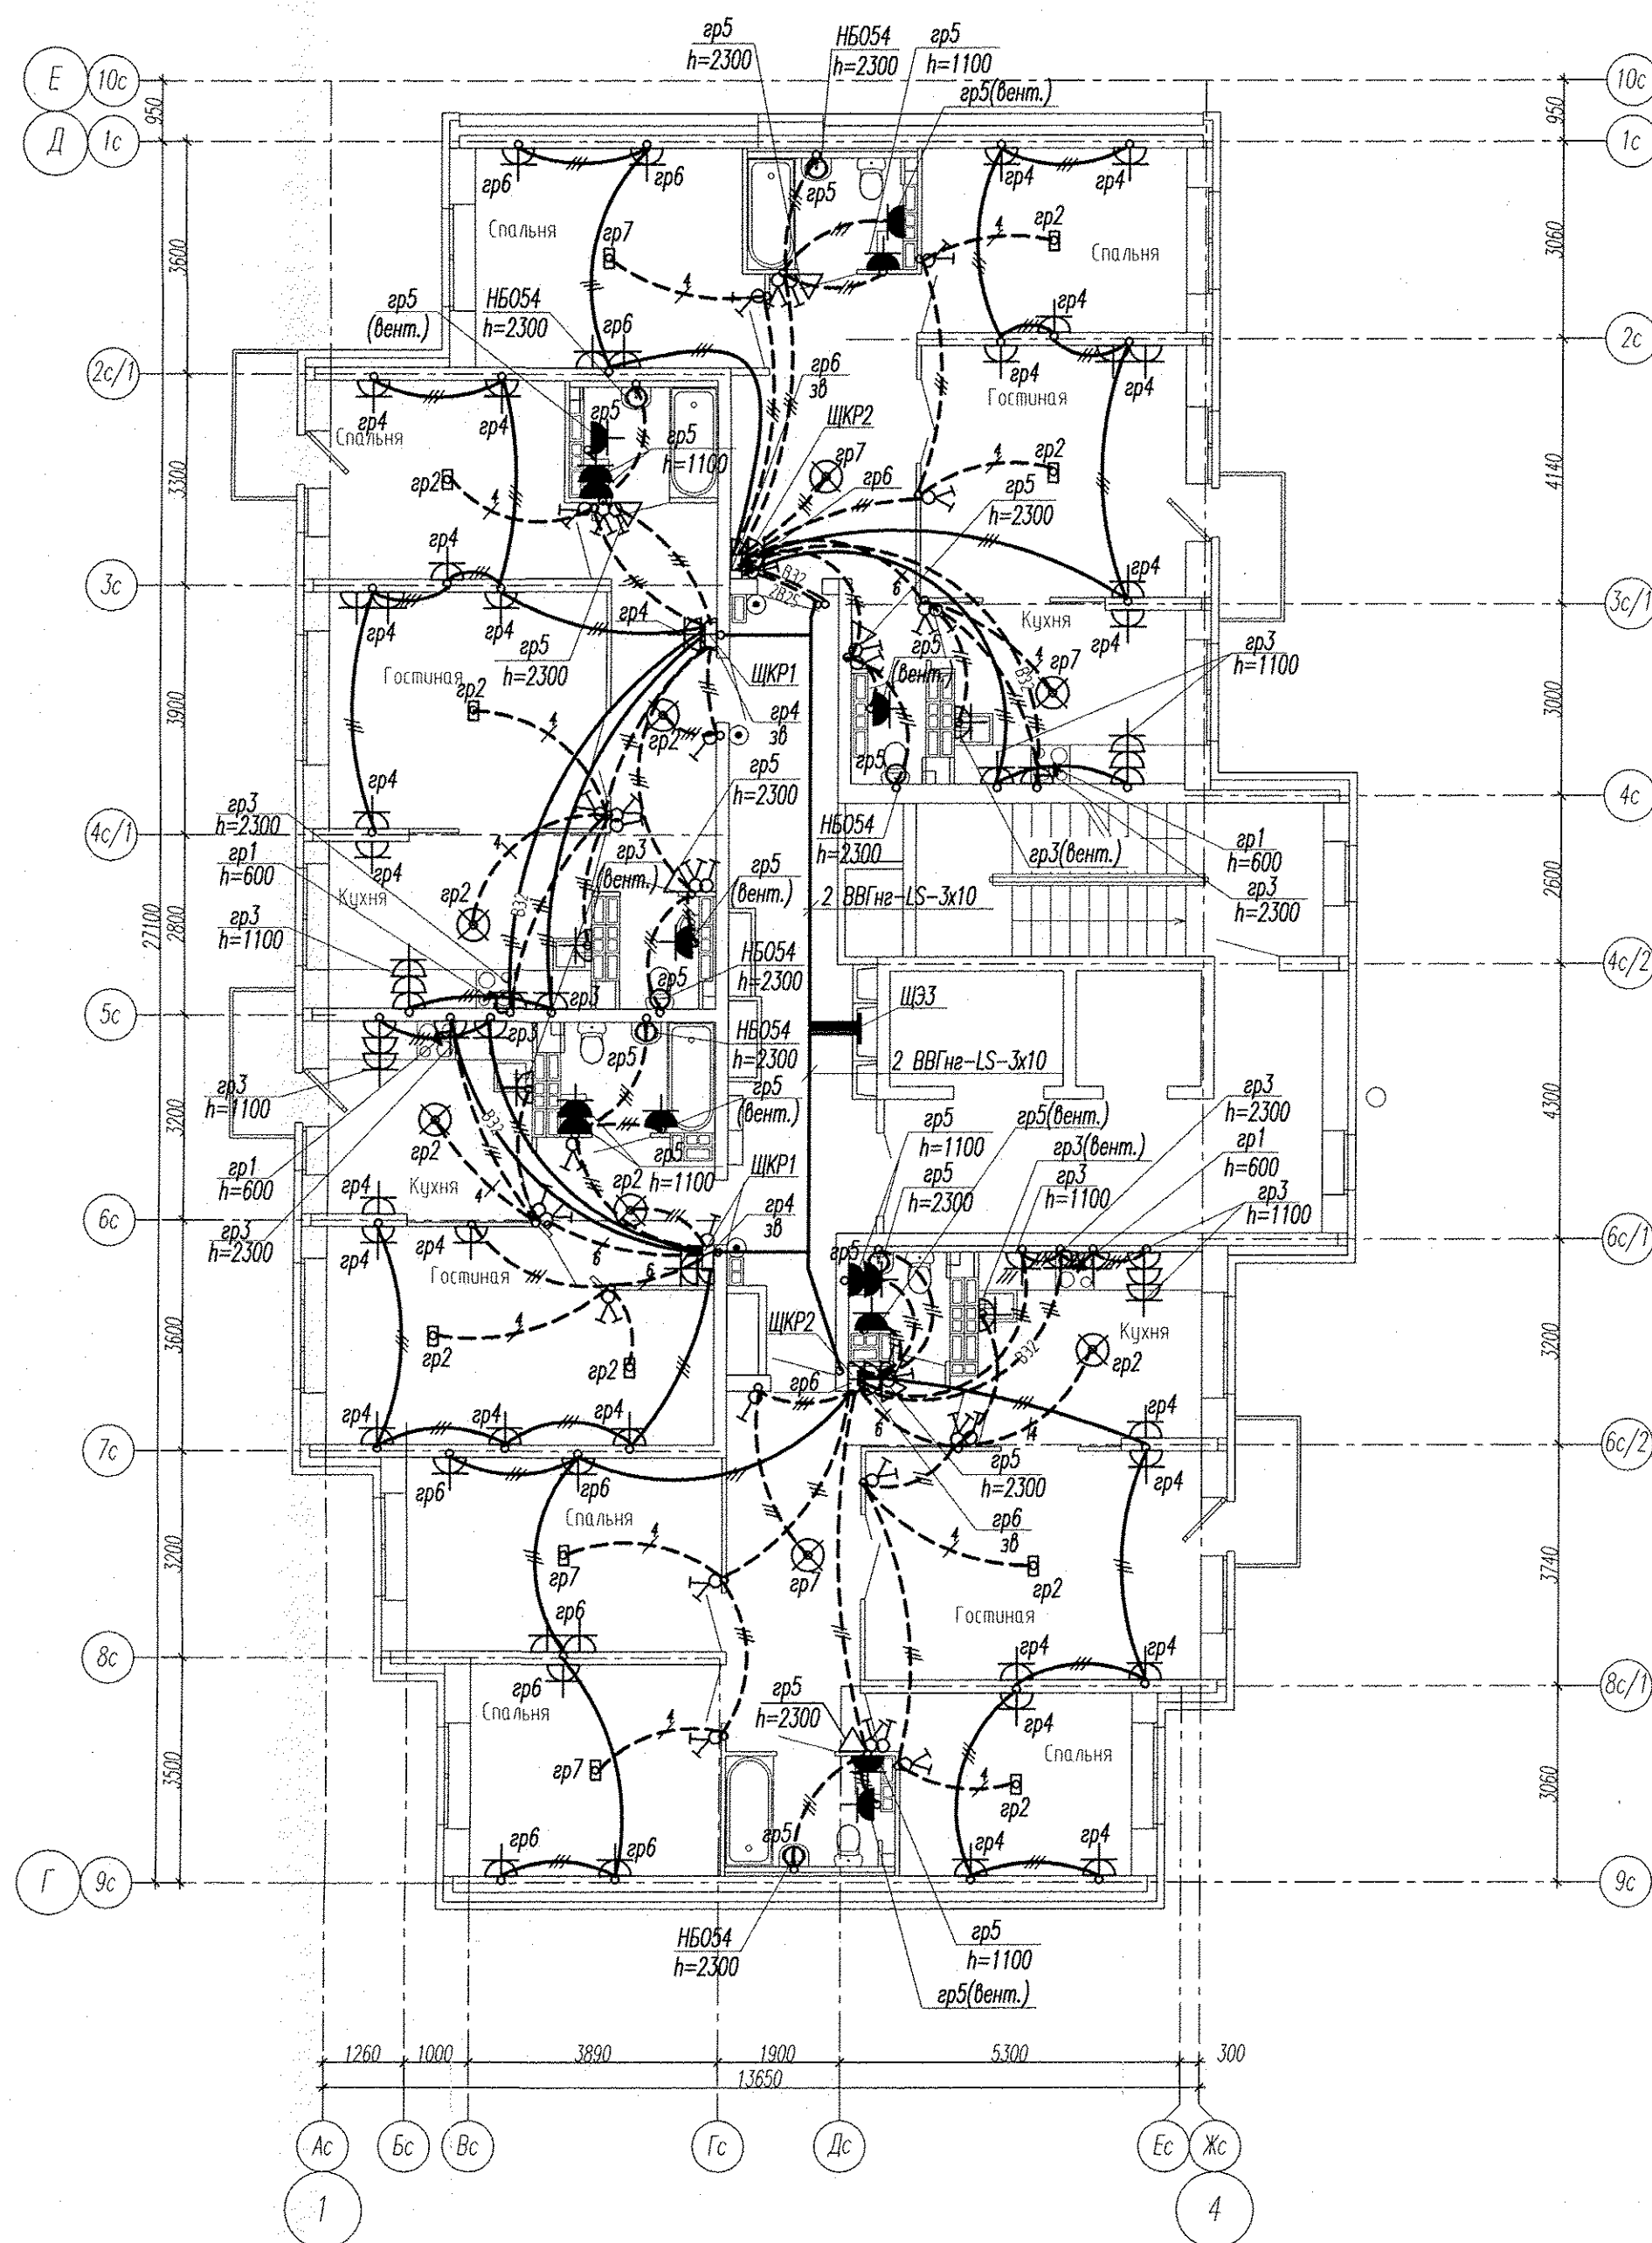

Примечание

Электроснабжение квартир предусматривать от щита этажного до квартирного открыто за подвесным потолком. Питание квартир предусмотрено однофазное кабелем ВВГнгLS 3х10.

Сети проложить проводом ПВ в винилпластовых трубах в монолитных конструкциях перекрытий пола и потолка, а также кабелем ВВГнгLS по перегородкам в штрабах под слоем штукатурки.

В квартирах высота установки от уровня чистого пола:

- выключатели – 1000 мм;
- штепсельные розетки кухни и санузлов – 1000 мм;
- штепсельные розетки комнат – 300 мм;
- настенный патрон (△) – 2300 мм;
- штепсельная розетка для звонка на высоте 200 мм от потолка;

На прикладках квартирных щитках выключатели и розетки установить на одном уровне всех выключателей и розеток квартиры.

						АПУ2-148-1А.1-01-ЭЛ				
						Жилой дом с нежилыми помещениями общественного назначения, встроенно-пристроенным дошкольным образовательным учреждением, подземной автостоянкой по ул. Тенистой в Верх-Исетском районе г.Екатеринбурга				
1	---	Зам.	125-16	<i>Ряз</i>	04.16					
Изм.	Кол.уч.	Лист	№ док.	Подпись	Дата					
						Жилой дом 1А 1этап строительства 1секция		Стадия	Лист	Листов
								Р	14	
Гл. спец	Гонтаренко			<i>Гон</i>	02.16	План 14, 15 этажа. Расположение сетей электрооборудования квартир		ЗАО "Корпорация "Атомстройкомплекс"		
Провер.	Завьялова			<i>Зав</i>	02.16					
Разраб.	Прусс			<i>Пру</i>	02.16					