


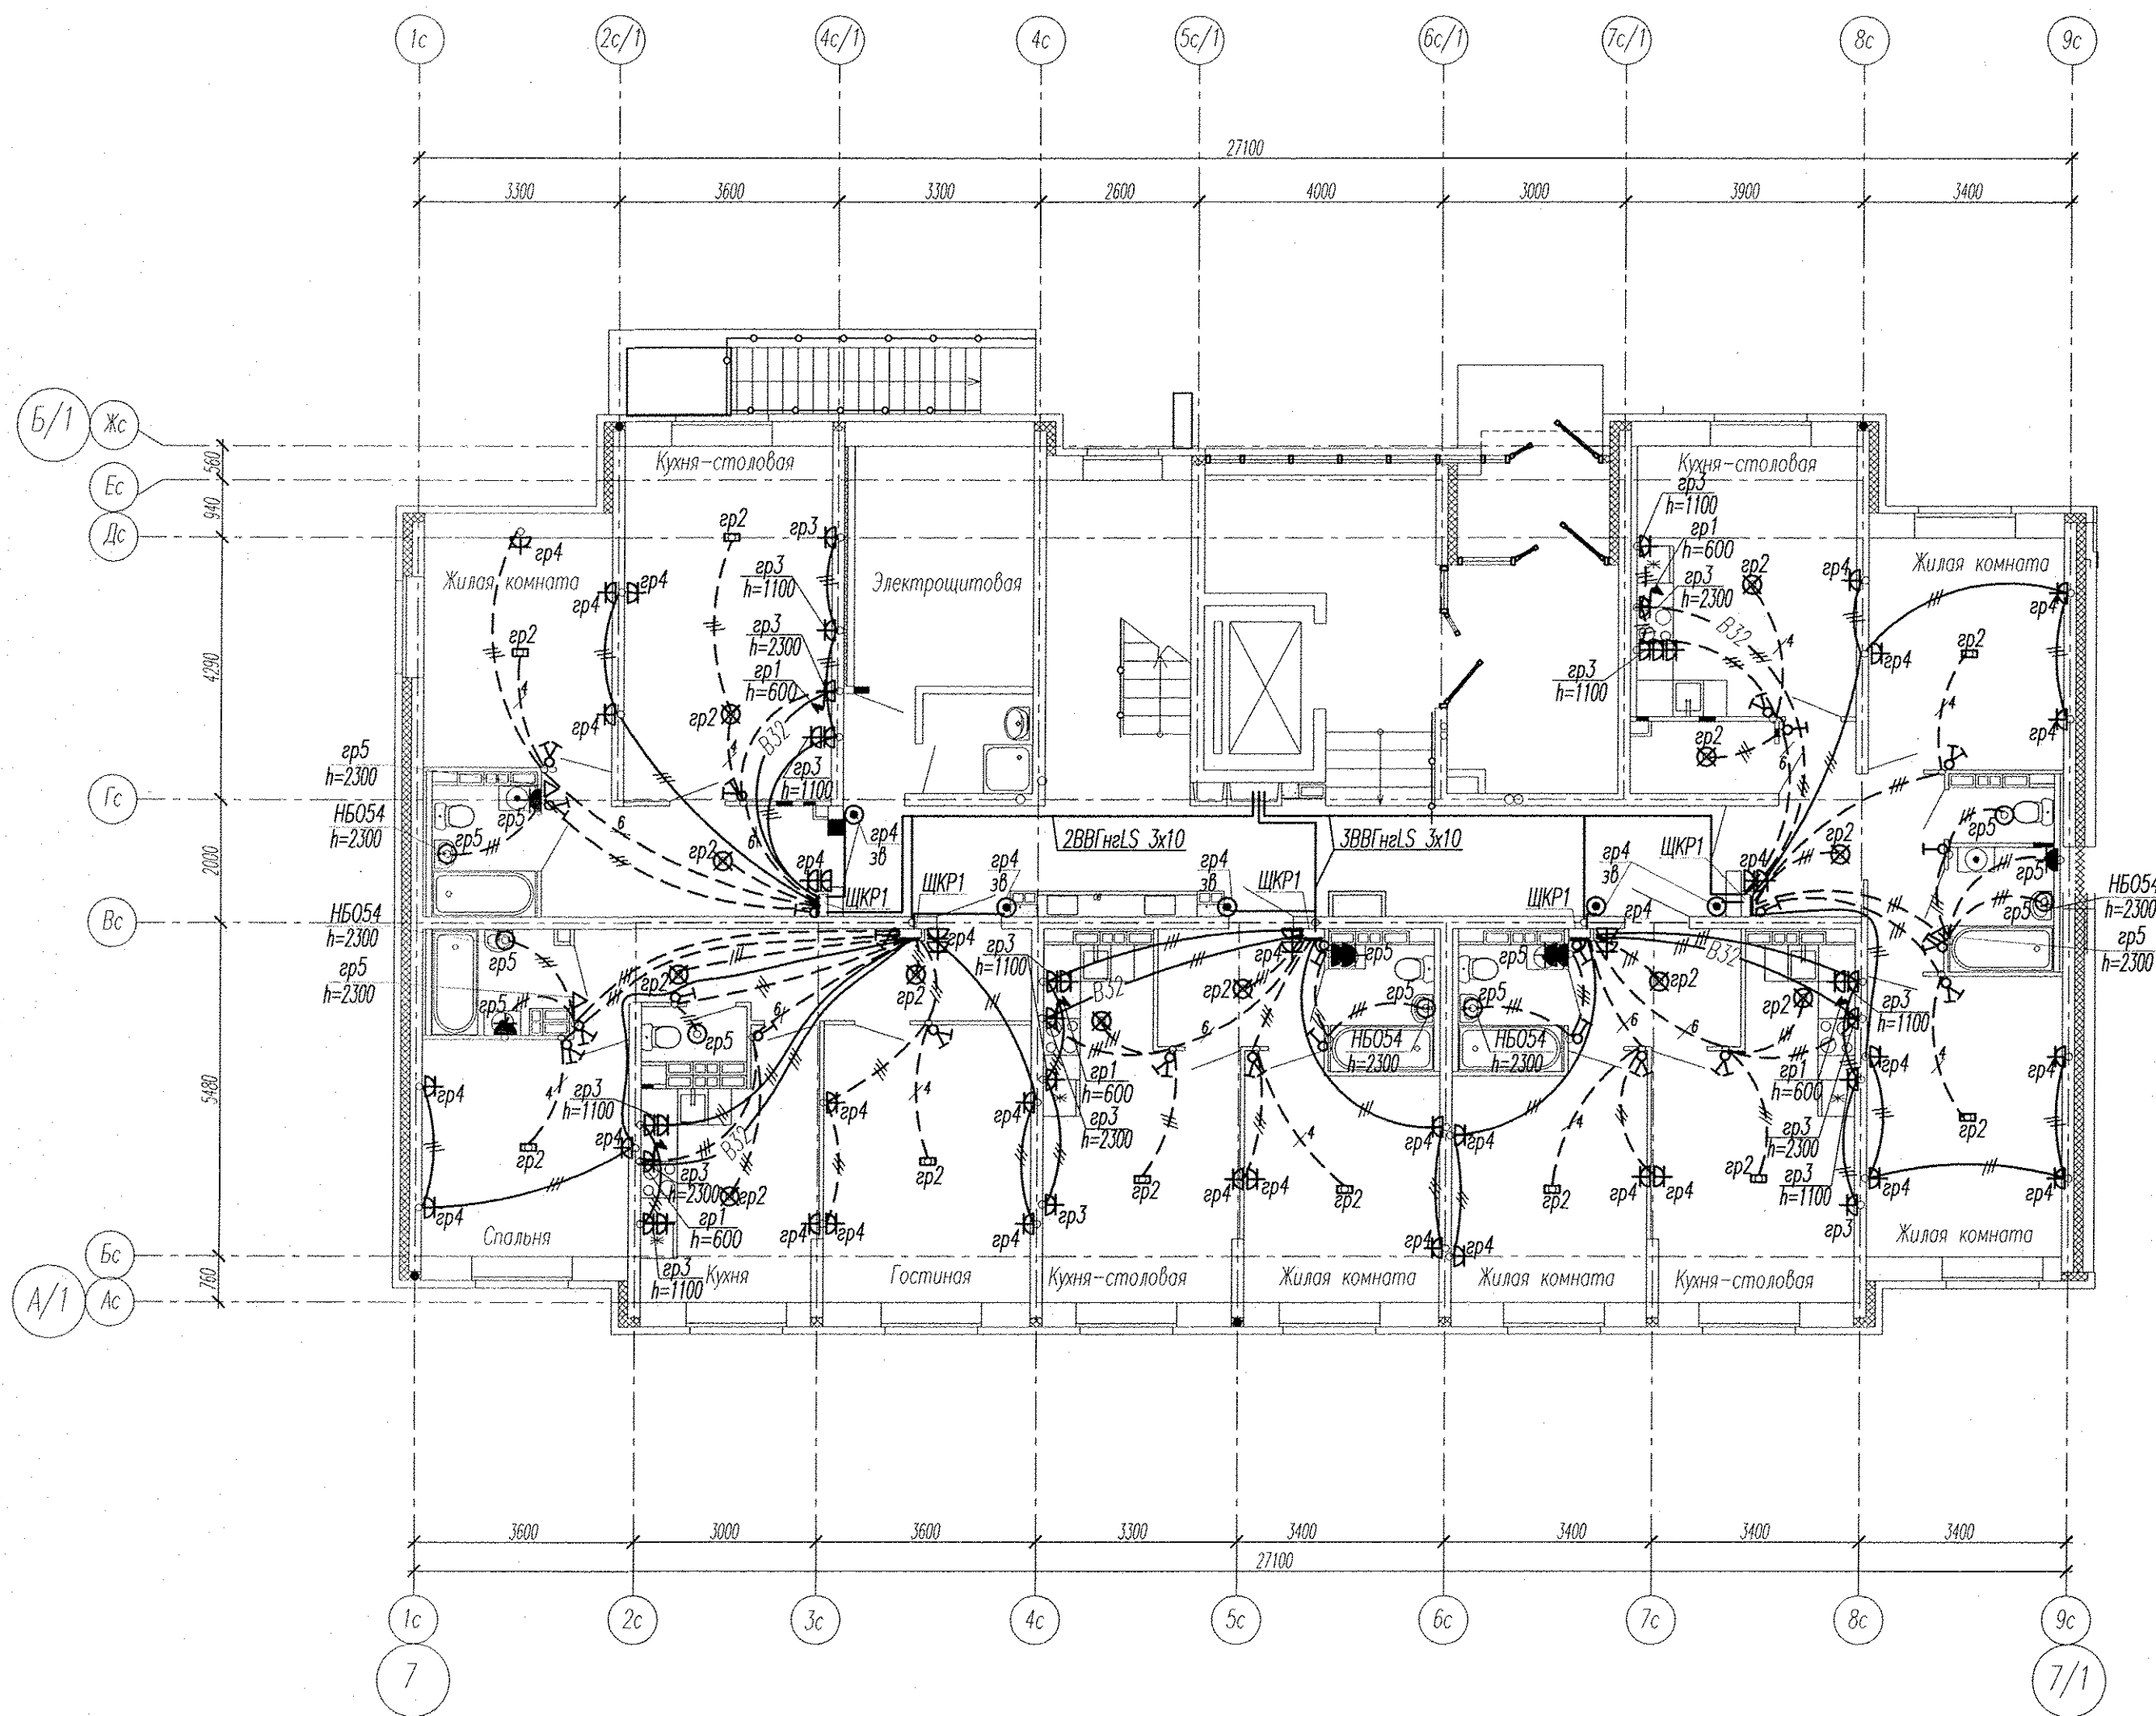

Примечание

Электроснабжение квартир предусматривать от щита этажного до квартирного открыто за подвесным потолком. Питание квартир предусмотрено однофазное кабелем ВВГнгLS 3х10.

Сети проложить проводом ПВ в винилпластовых трубах в монолитных конструкциях перекрытий пола и потолка, а также кабелем ВВГнгLS по перегородкам в штрабах под слоем штукатурки.

В квартирах высота установки от уровня чистого пола:

- выключатели — 1000 мм;
- штепсельные розетки кухни и сан.узлов — 1000 мм;
- штепсельные розетки комнат — 300 мм;
- настенный патрон (Δ) — 2300 мм;
- штепсельная розетка для звонка на высоте 200 мм от потолка;

На прикладках квартирных щитках выключатели и розетки установить на одном уровне всех выключателей и розеток квартиры.

						АПУ2-148-1Б.7-02-ЭЛ			
2	зам	160-17		04.17		Жилой дом с нежилыми помещениями общественного назначения, встроенно-пристроенным дошкольным образовательным учреждением, подземной автостоянкой по ул. Тенистой в Верх-Исетском районе г. Екатеринбурга			
Изм.	Кол.уч.	Лист	№ док.	Подпись	Дата				
Разраб.	Горбовская				11.16	Жилой дом 2 этап строительства Секция 7		Стадия	Лист
Провер.	Гонтаренко				11.16			P	12
Гл. спец	Гонтаренко				11.16	План 1 этажа. Расположение сетей электрооборудования квартир.		ЗАО "Корпорация "Атомстройкомплекс"	
Н.контр.	Кармазина				11.16				
ГИП					11.16				

Копировал

Формат А2

Инв. N подл. Подпись и дата Взам. инв. N