


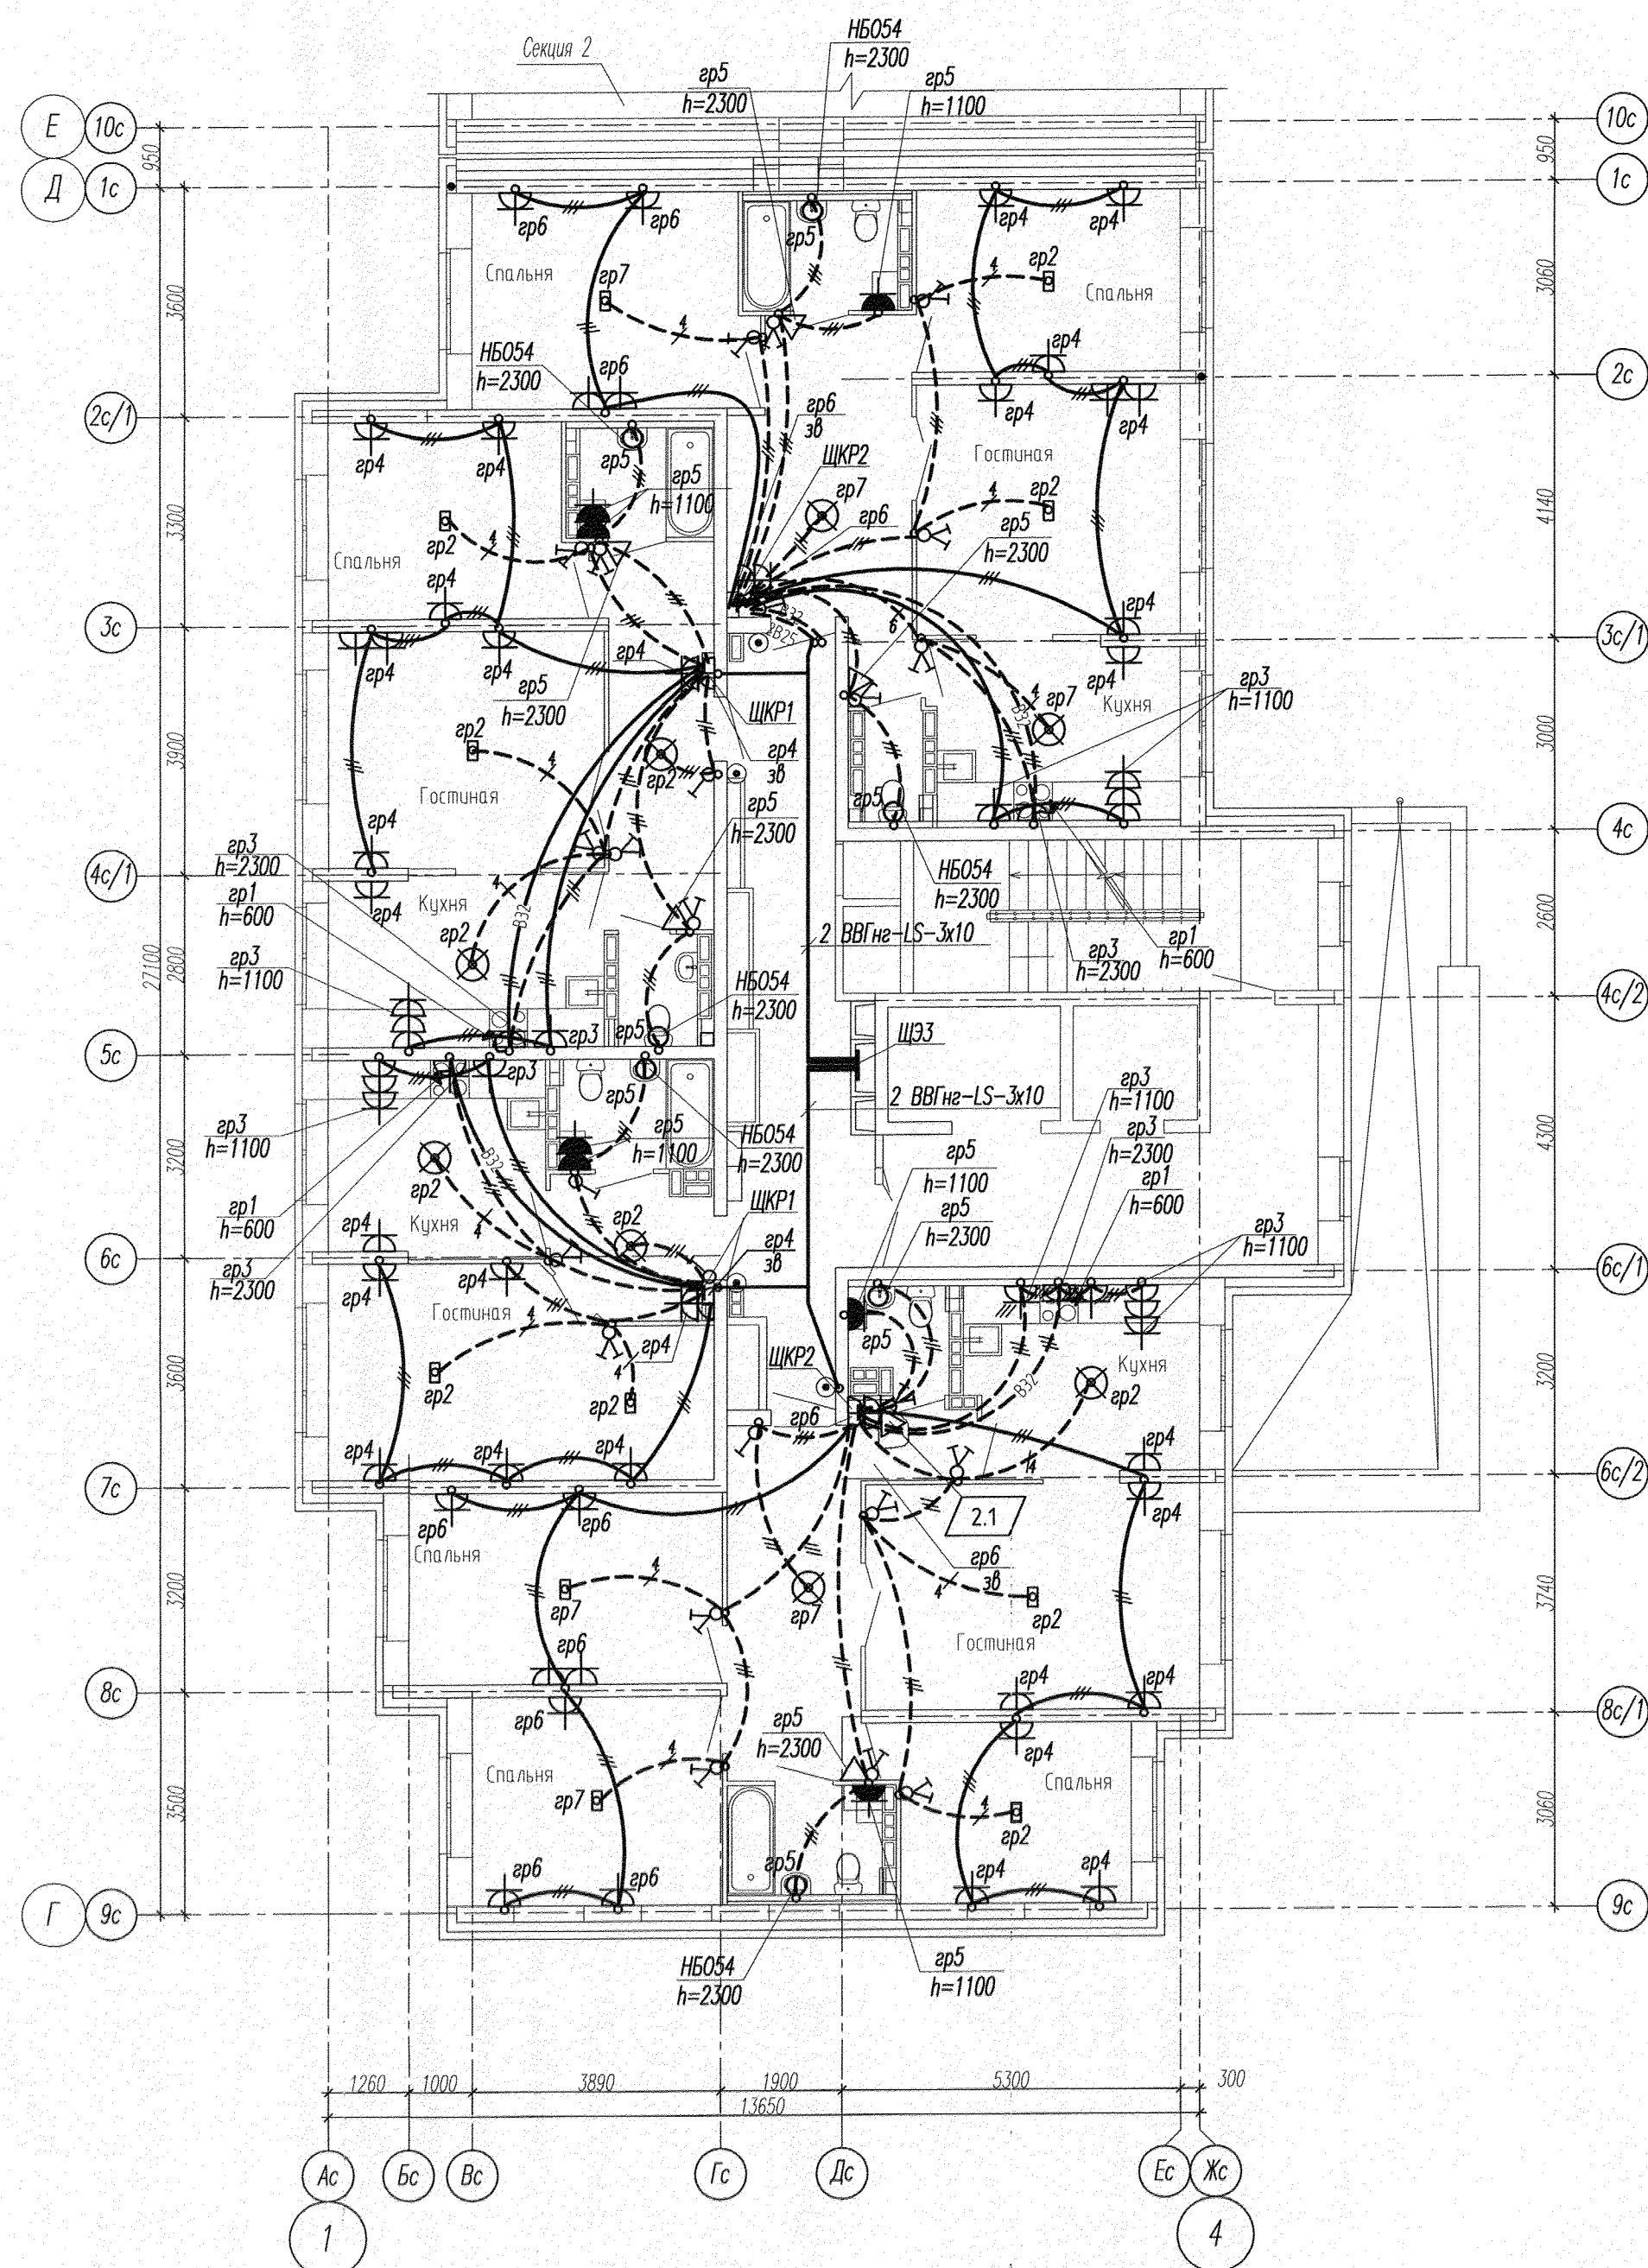

Примечание

Эл.питание квартир предусматривать от щита этажного до квартирного открыто за подвесным потолком. Питание квартир предусмотрено однофазное кабелем ВВГнг-LS 3х10. Сети проложить проводом ПВ в виниловых трубах в монолитных конструкциях перекрытий пола и потолка, а также кабелем ВВГнг-LS по перегородкам в штрабах под слоем штукатурки.

В квартирах высота установки от уровня чистого пола:

- выключатели – 1000 мм;
- штепсельные розетки кухни и сан.узлов – 1000 мм;
- штепсельные розетки комнат – 300 мм;
- настенный патрон (Δ) – 2300 мм;
- штепсельная розетка для звонка на высоте 200 мм от потолка;

На прикладках квартирных щитках выключатели и розетки установить на одном уровне всех выключателей и розеток квартиры.

						АПВ2-148-1А.1-01-ЭЛ						
2	1	—	222-16		06.16	Жилой дом с нежилыми помещениями общественного назначения, встроено-присоединенным дошкольным образовательным учреждением, подземной автостоянкой по ул. Тенистой в Верх-Исетском районе г.Екатеринбурга						
1	—	Зам.	125-16		04.16							
Изм.	Кол.уч.	Лист	№ док.	Подпись	Дата							
						Жилой дом 1А 1этап строительства 1секция				Стадия	Лист	Листов
										Р	13	
Гл. спец	Гонтаренко			02.16	План 2-13 этажа. Расположение сетей электрооборудования квартир				ЗАО "Корпорация "Атомстройкомплекс"			
Провер.	Завьялова			02.16								
Разраб.	Прусс			02.16								