


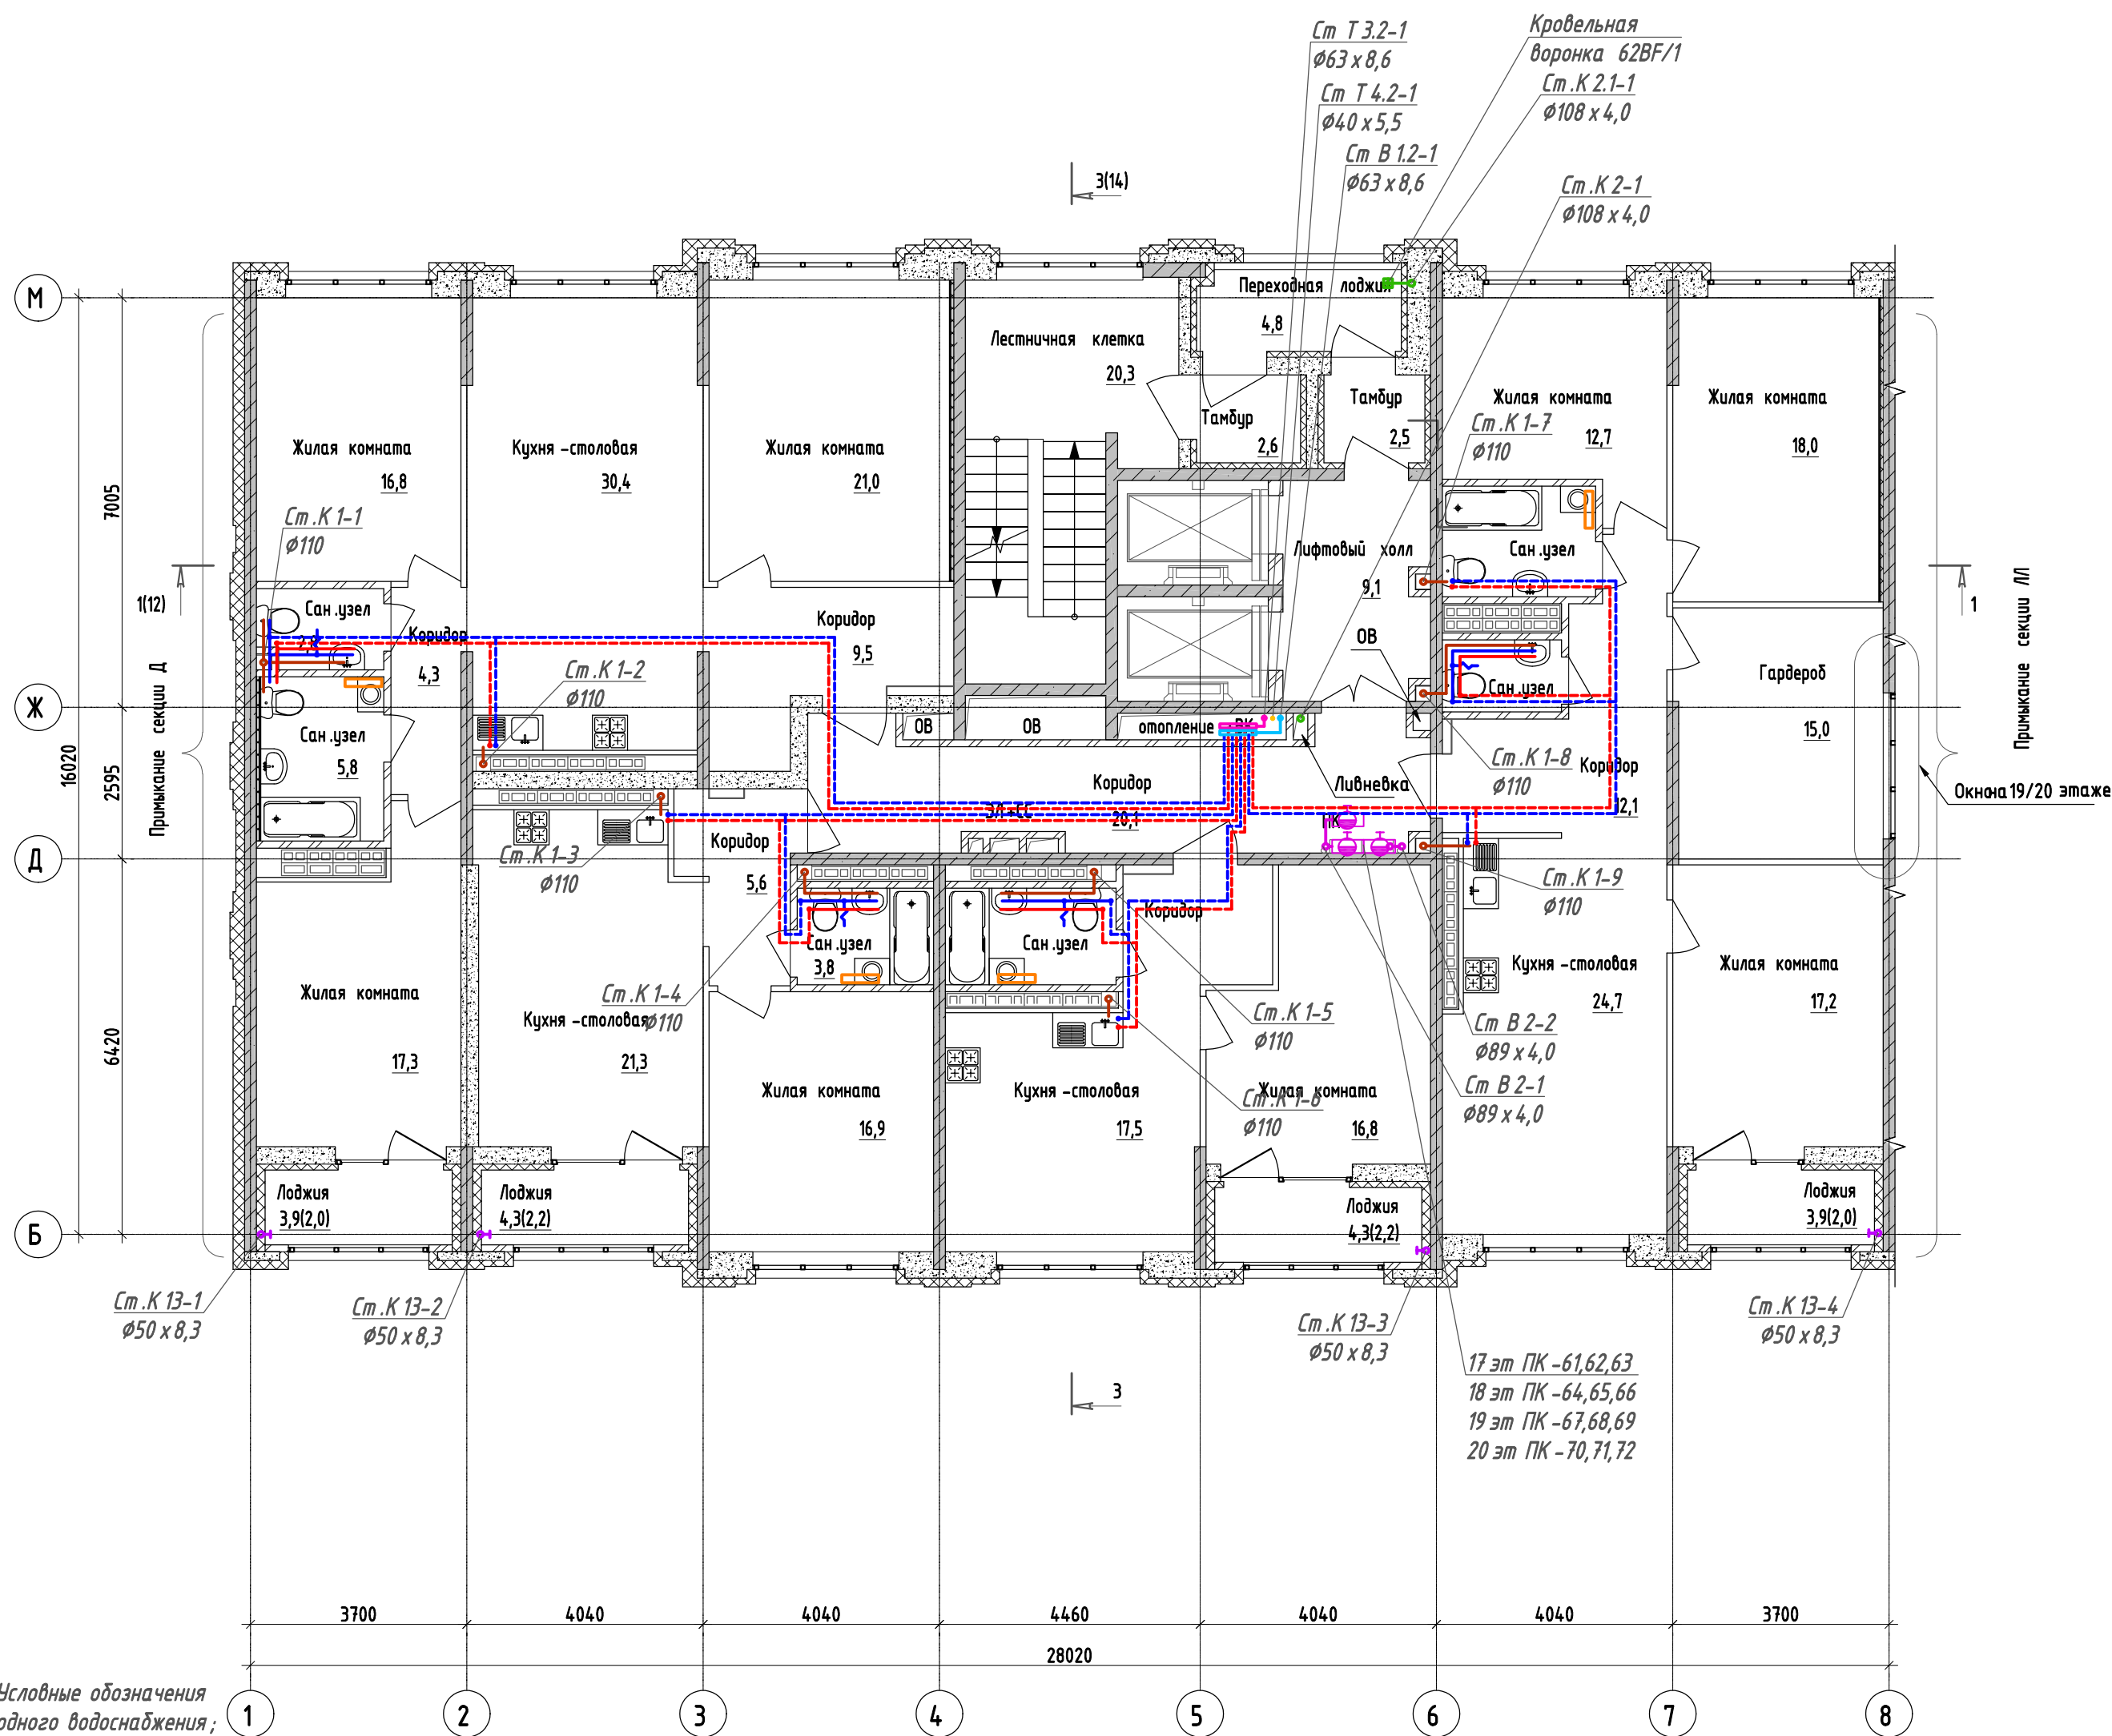

Экспликация помещений 17-20 этажа

| Номер помеще-ния | Наименование      | Площадь, м² | Кат. поме-ще-ния |
|------------------|-------------------|-------------|------------------|
| Квартира №4      |                   |             |                  |
| 4.1              | Жилая комната     | 18,0        |                  |
| 4.2              | Жилая комната     | 12,7        |                  |
| 4.3              | Жилая комната     | 17,2        |                  |
| 4.4              | Кухня-столовая    | 24,7        |                  |
| 4.5              | Гардероб          | 15,0        |                  |
| 4.6              | Коридор           | 12,1        |                  |
| 4.7              | Сан.узел          | 4,9         |                  |
| 4.8              | Сан.узел          | 2,4         |                  |
| 4.9              | Лоджия            | 3,9         |                  |
| Квартира №5      |                   |             |                  |
| 5.1              | Жилая комната     | 16,8        |                  |
| 5.2              | Кухня-столовая    | 17,5        |                  |
| 5.3              | Коридор           | 5,8         |                  |
| 5.4              | Сан.узел          | 4,7         |                  |
| 5.5              | Лоджия            | 4,3         |                  |
| Квартира №6      |                   |             |                  |
| 6.1              | Жилая комната     | 16,9        |                  |
| 6.2              | Кухня-столовая    | 21,3        |                  |
| 6.3              | Коридор           | 5,6         |                  |
| 6.4              | Сан.узел          | 3,8         |                  |
| 6.5              | Лоджия            | 4,3         |                  |
| Квартира №7      |                   |             |                  |
| 7.1              | Жилая комната     | 21,0        |                  |
| 7.2              | Жилая комната     | 16,8        |                  |
| 7.3              | Жилая комната     | 17,3        |                  |
| 7.4              | Кухня-столовая    | 30,4        |                  |
| 7.5              | Коридор           | 9,5         |                  |
| 7.6              | Коридор           | 4,3         |                  |
| 7.7              | Сан.узел          | 2,8         |                  |
| 7.8              | Сан.узел          | 5,8         |                  |
| 7.9              | Лоджия            | 3,9         |                  |
| Секция 1Е. МОП   |                   |             |                  |
| 1                | Коридор           | 20,1        |                  |
| 2                | Лифтовый холл     | 9,1         |                  |
| 3                | Лестничная клетка | 20,3        |                  |
| 4                | Тамбур            | 2,5         |                  |
| 5                | Тамбур            | 2,6         |                  |
| 6                | Переходная лоджия | 4,8         |                  |

Условные обозначения  
В1 - трубопровод холодного водоснабжения;  
В1.1 - трубопровод холодного водоснабжения 1 зоны;  
В1.2 - трубопровод холодного водоснабжения 2 зоны;  
1В1 - трубопровод холодного водоснабжения для встроенных помещений;  
В2 - трубопровод противопожарного водоснабжения;  
Т3.1 - трубопровод горячего водоснабжения 1 зоны;  
Т3.2 - трубопровод горячего водоснабжения 2 зоны;  
1Т3 - трубопровод горячего водоснабжения для встроенных помещений;  
Т4.1 - циркуляционный трубопровод 1 зоны;  
Т4.2 - циркуляционный трубопровод 2 зоны;  
К1 - хозяйственно - бытовая канализация  
1К1 - хозяйственно - бытовая канализация встроенных помещений  
К2 - ливневая канализация  
К2.1 - ливневая канализация от переходных лоджий;  
К13 - отвод воды от кондиционеров;  
— Полотенцесушитель электрический  
— Первичное средство пожаротушения

|                                                                                                                                                                    |           |      |       |              |       |
|--------------------------------------------------------------------------------------------------------------------------------------------------------------------|-----------|------|-------|--------------|-------|
| 123-2021-1Е, 1/Л - ВК                                                                                                                                              |           |      |       |              |       |
| Многоэтажный жилой дом с нежилыми помещениями на первых этажах и подземной автостоянкой по ул. Степана Разина в Чкаловской районе г. Екатеринбурга. Секция 1Е, 1/Л |           |      |       |              |       |
| Изм                                                                                                                                                                | Кол. уч   | Лист | № док | Подпись      | Дата  |
| Разработал                                                                                                                                                         | Лавонина  |      |       |              | 04.22 |
| Проверил                                                                                                                                                           | Лавонина  |      |       |              | 04.22 |
|                                                                                                                                                                    |           |      |       | Стадия       | Лист  |
|                                                                                                                                                                    |           |      |       | Р            | 8     |
| План типового этажа (17-20 этаж) с сетями водоснабжения и канализации                                                                                              |           |      |       | ИП Реутт Д.Г |       |
| Н.контр.                                                                                                                                                           | Ситчихина |      |       | 04.22        |       |