



Решетчатый
Багина
Бородин
Вашин
Подпись и дата
ИМЭН ПОЛ.

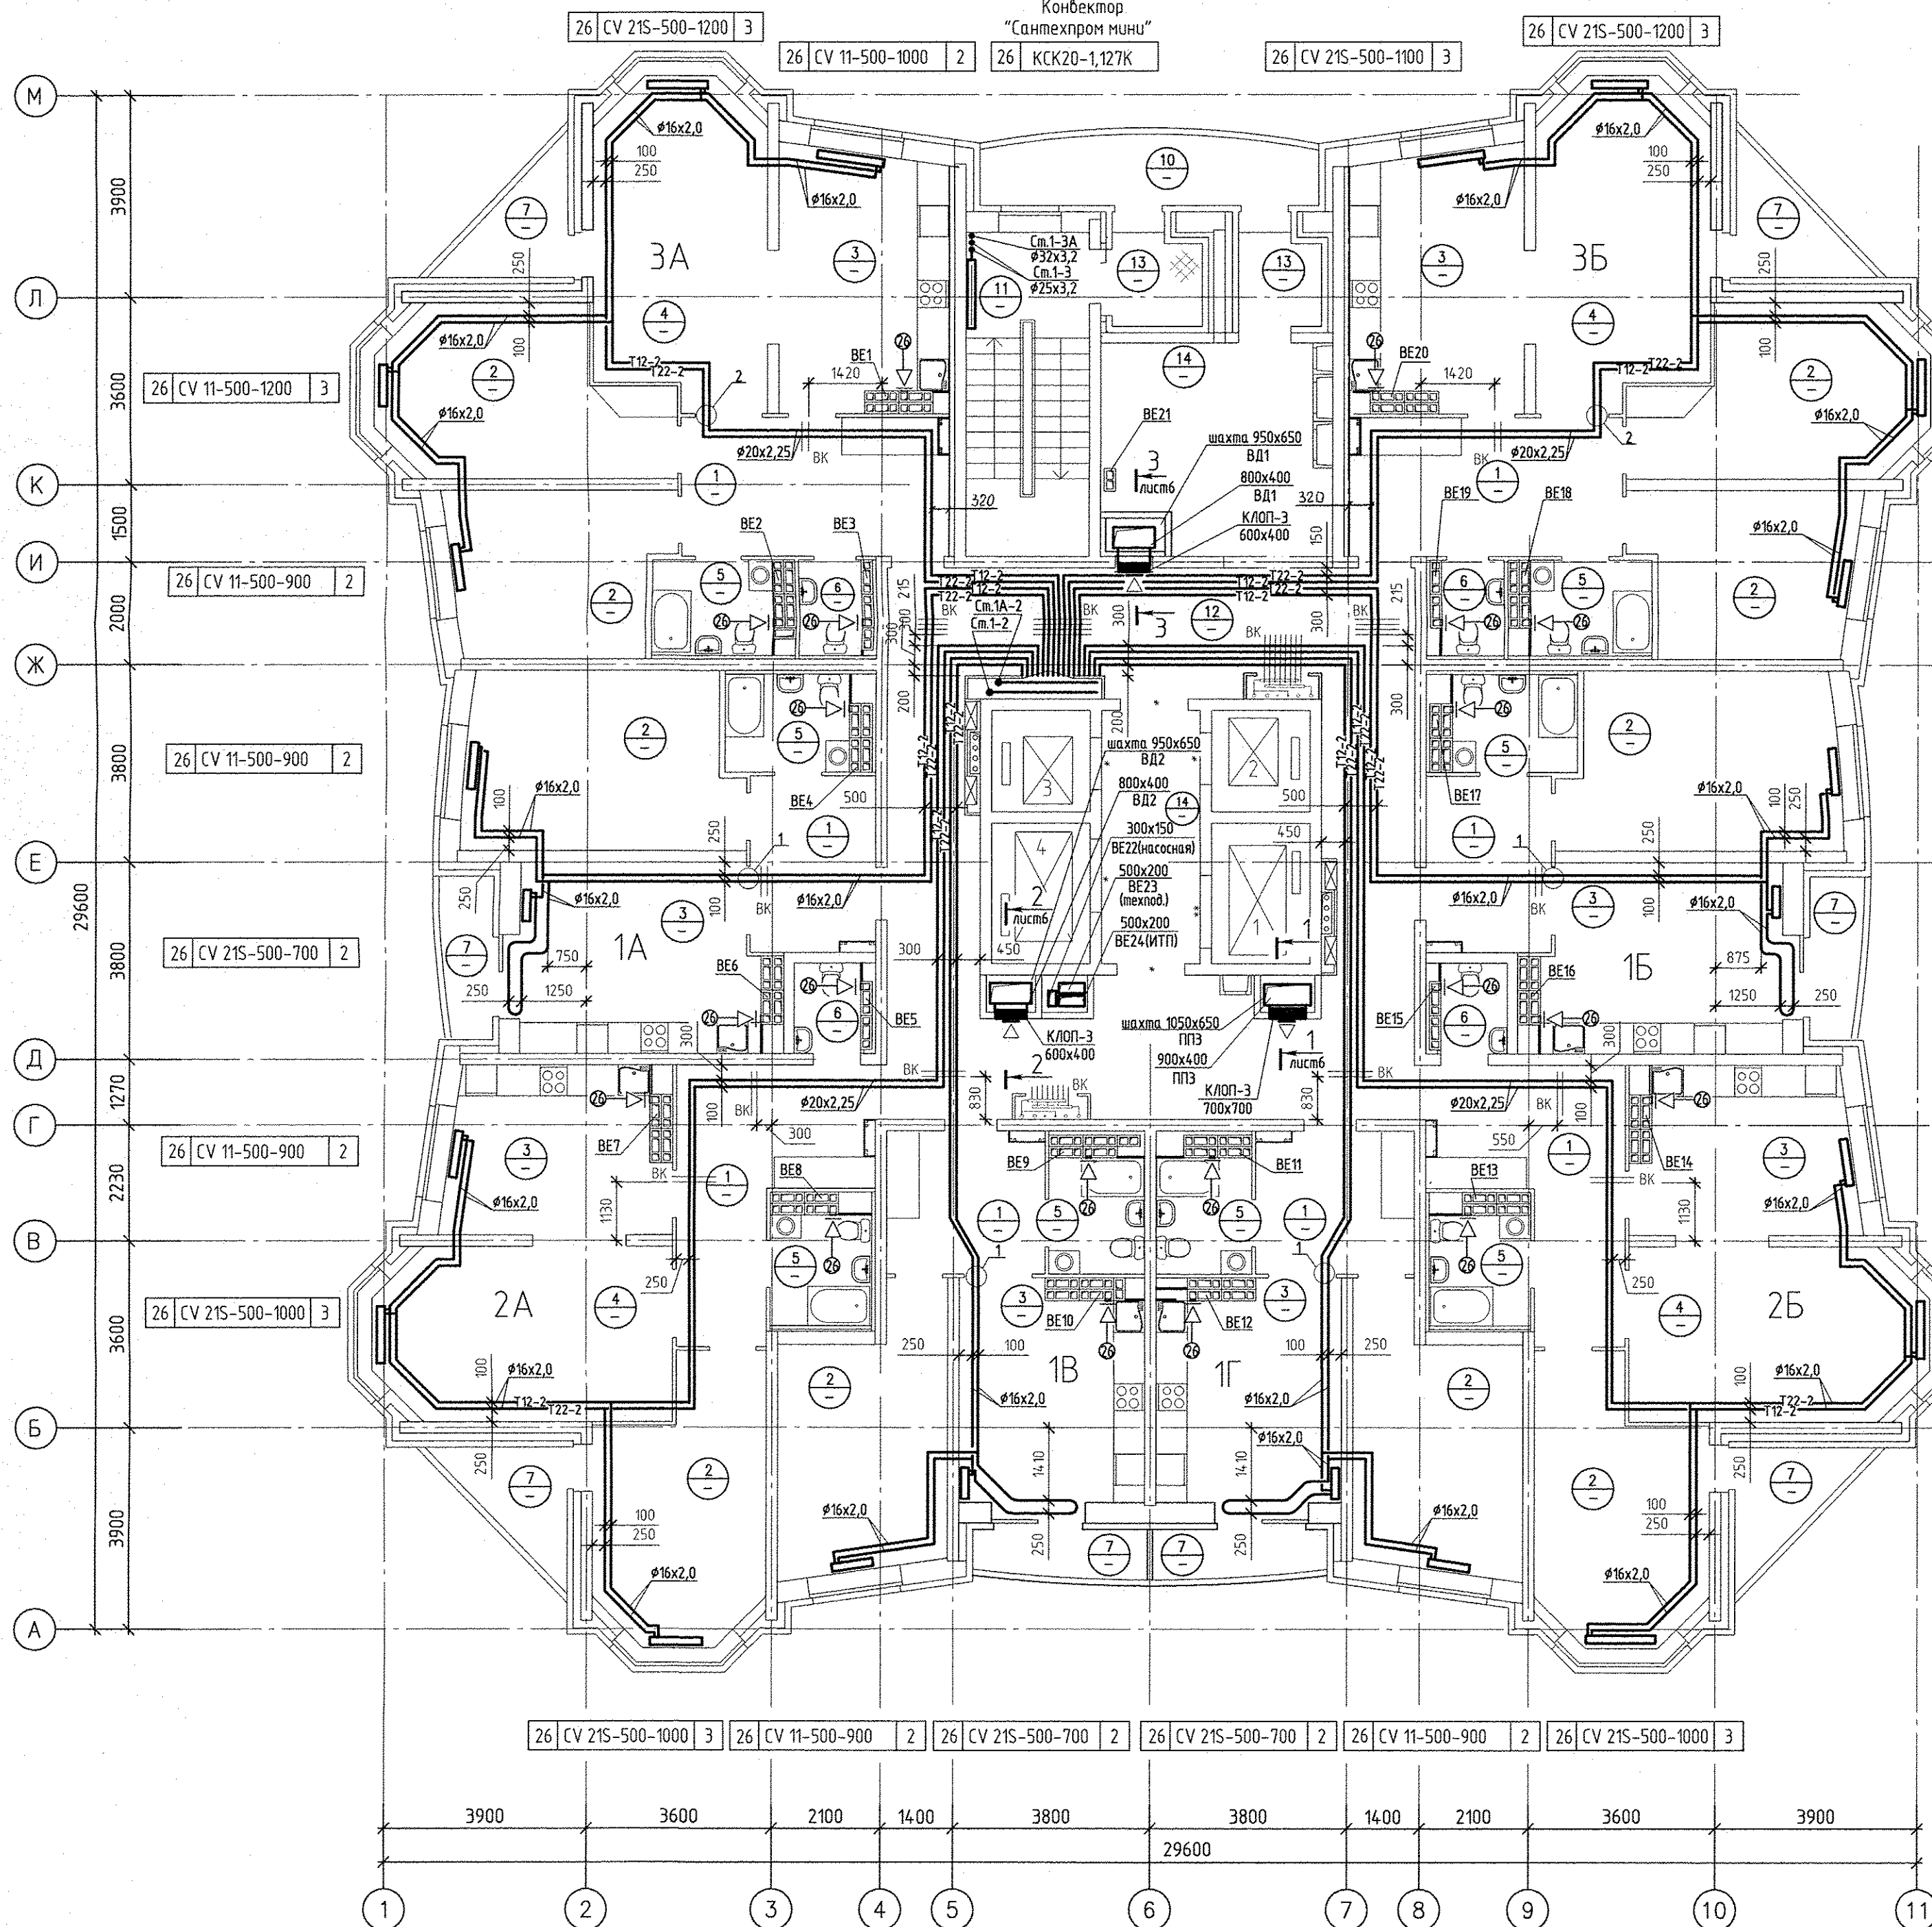

ЭКСПЛИКАЦИЯ ПОМЕЩЕНИЙ			
Номер помещения	Наименование	Площадь, м2	Кат. помещения
ПОМЕЩЕНИЯ КВАРТИР			
1	Холл(прихожая)	88.16	
2	Спальня	89.60	
3	Кухня	122.48	
4	Гостинная	143.10	
5	Ванная	36.84	
6	Сан. узел	8.72	
7	Лоджия	27.04	
Итого помещений квартир:		515.94	
ОБЩЕДОМОВЫЕ ПОМЕЩЕНИЯ			
10	Переходная лоджия	8.18	
11	Лестничная клетка	14.67	
12	Коридор	81.95	
13	Тамбуры	5.26	
14	Лифтовый холл	9.00	
Итого общедомовых помещений:		119.06	

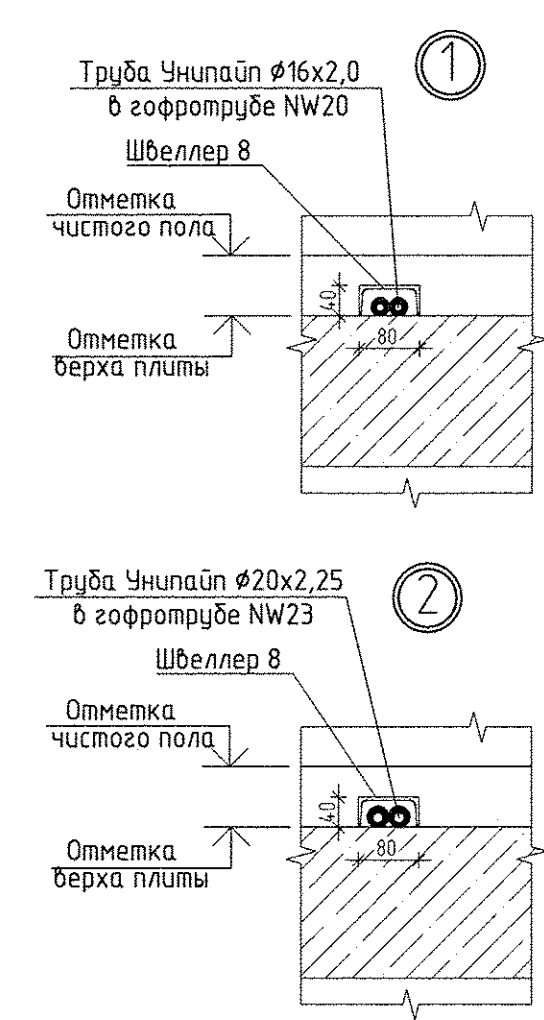

Условные обозначения:			
Эт.	Радиатор "PURMO" панельный "Ventil Compact"		
26	CV11-500-1000	3	

Индекс предварительной настройки клапана терморегулятора
Примечание
1-2-3 - бытовой осевой вентилятор "ВЕНТС 100 Ф" на 25 этаже

- Схемы вентканалов ВЕ-1... ВЕ-21 см. раздел АР листы 24-30.
- Тип решеток не указанных на плане принять РВП-3 120x200 по ГОСТ 13448-82.
- Все подводы к приборам отопления "Ригто" выполнить трубой металлопластиковой "Унипайп" диаметром 16x2,0 мм
- Разрезы по системам ВД1, ВД2, ППЗ смотреть по листу 6

ИЗМ.				КОЛ.УЧ				ЛИСТ				Н.ДОК				ПОДПИСЬ				ДАТА			
Разработал				Джуган				30.09.16															
Гл. спец.				Пашаева				30.09.16															
Проверил				Пашаева				30.09.16															
ГАП				Чирков				30.09.16															

АПУ.006-01-ОВ			
Жилой комплекс по улицам Амурсена - Разливная в Ленинском районе г. Екатеринбурга			
Пусковой комплекс 1		СТАДИЯ	ЛИСТ
28-этажный жилой дом N1		Р	12
Отопление и вентиляция.		ЗАО КОРПОРАЦИЯ АТОМСТРОЙКОМПЛЕКС	
План 26 этажа.			