
 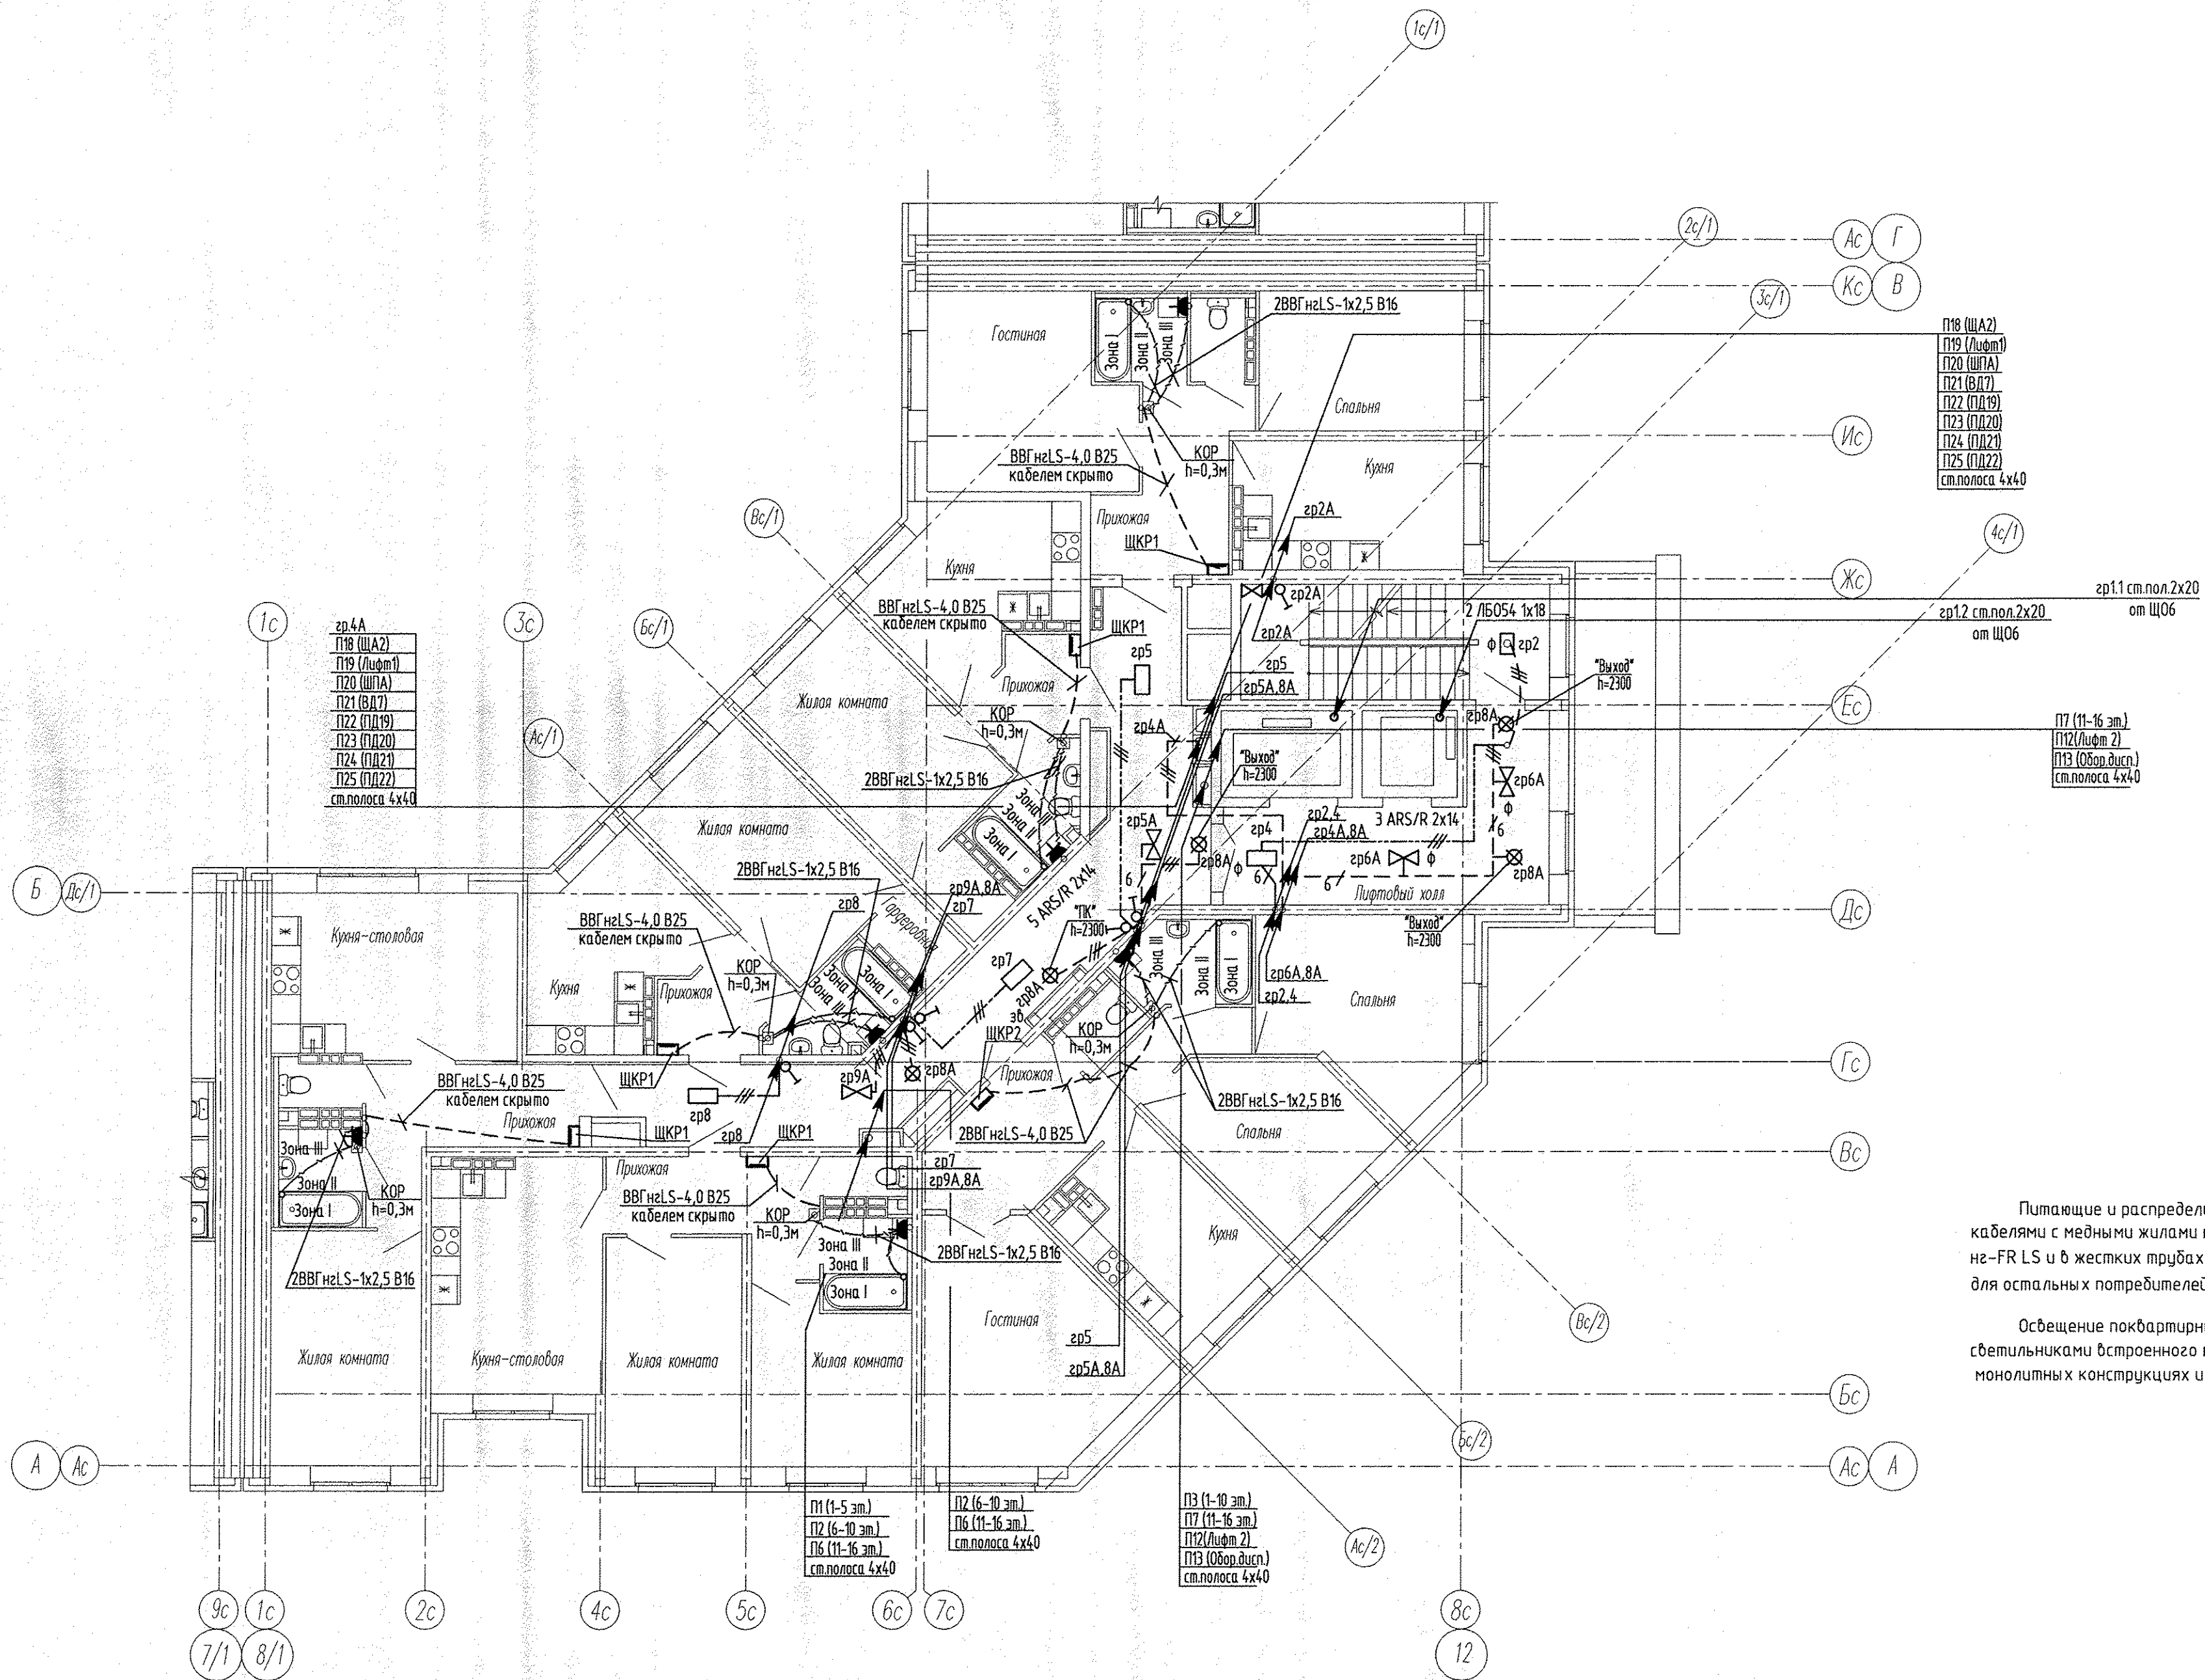


Име. № подл. Подпись и дата
Взам. инв. №



Питающие и распределительные сети запроектированы пятипроводными, кабелями с медными жилами марки нг-LS; для нагрузки 1 категории – марки нг-FR LS и в жестких трубах из самозатухающего ПВХ пластика фирмы "ДКС" для остальных потребителей, проложенных в железобетонных лотках завода "Берит".

Освещение поквартирных коридоров и лифтовых холлов выполняется светильниками встроеного типа. Групповые сети домоуправления проложены в монолитных конструкциях и в пространстве подшивного потолка.

						АПУ2-148-1Б.6-02-ЭЛ				
						Жилой дом с нежилыми помещениями общественного назначения по ул. Тенистой в Верх-Исетском районе г. Екатеринбурга.				
Изм.	Кол.уч.	Лист	№ док.	Подпись	Дата	Жилой дом 2 этап строительства Секция 6		Стадия	Лист	Листов
								Р	10	
Гл. спец	Гонтаренко		11.16	План 2-10 этажа. Расположение питающих и групповых сетей. Дополнительная система уравнивания потенциалов		ЗАО "Корпорация "Атомстройкомплекс"				
Провер.	Завьялова		11.16							
Разраб.	Губашова		11.16							