


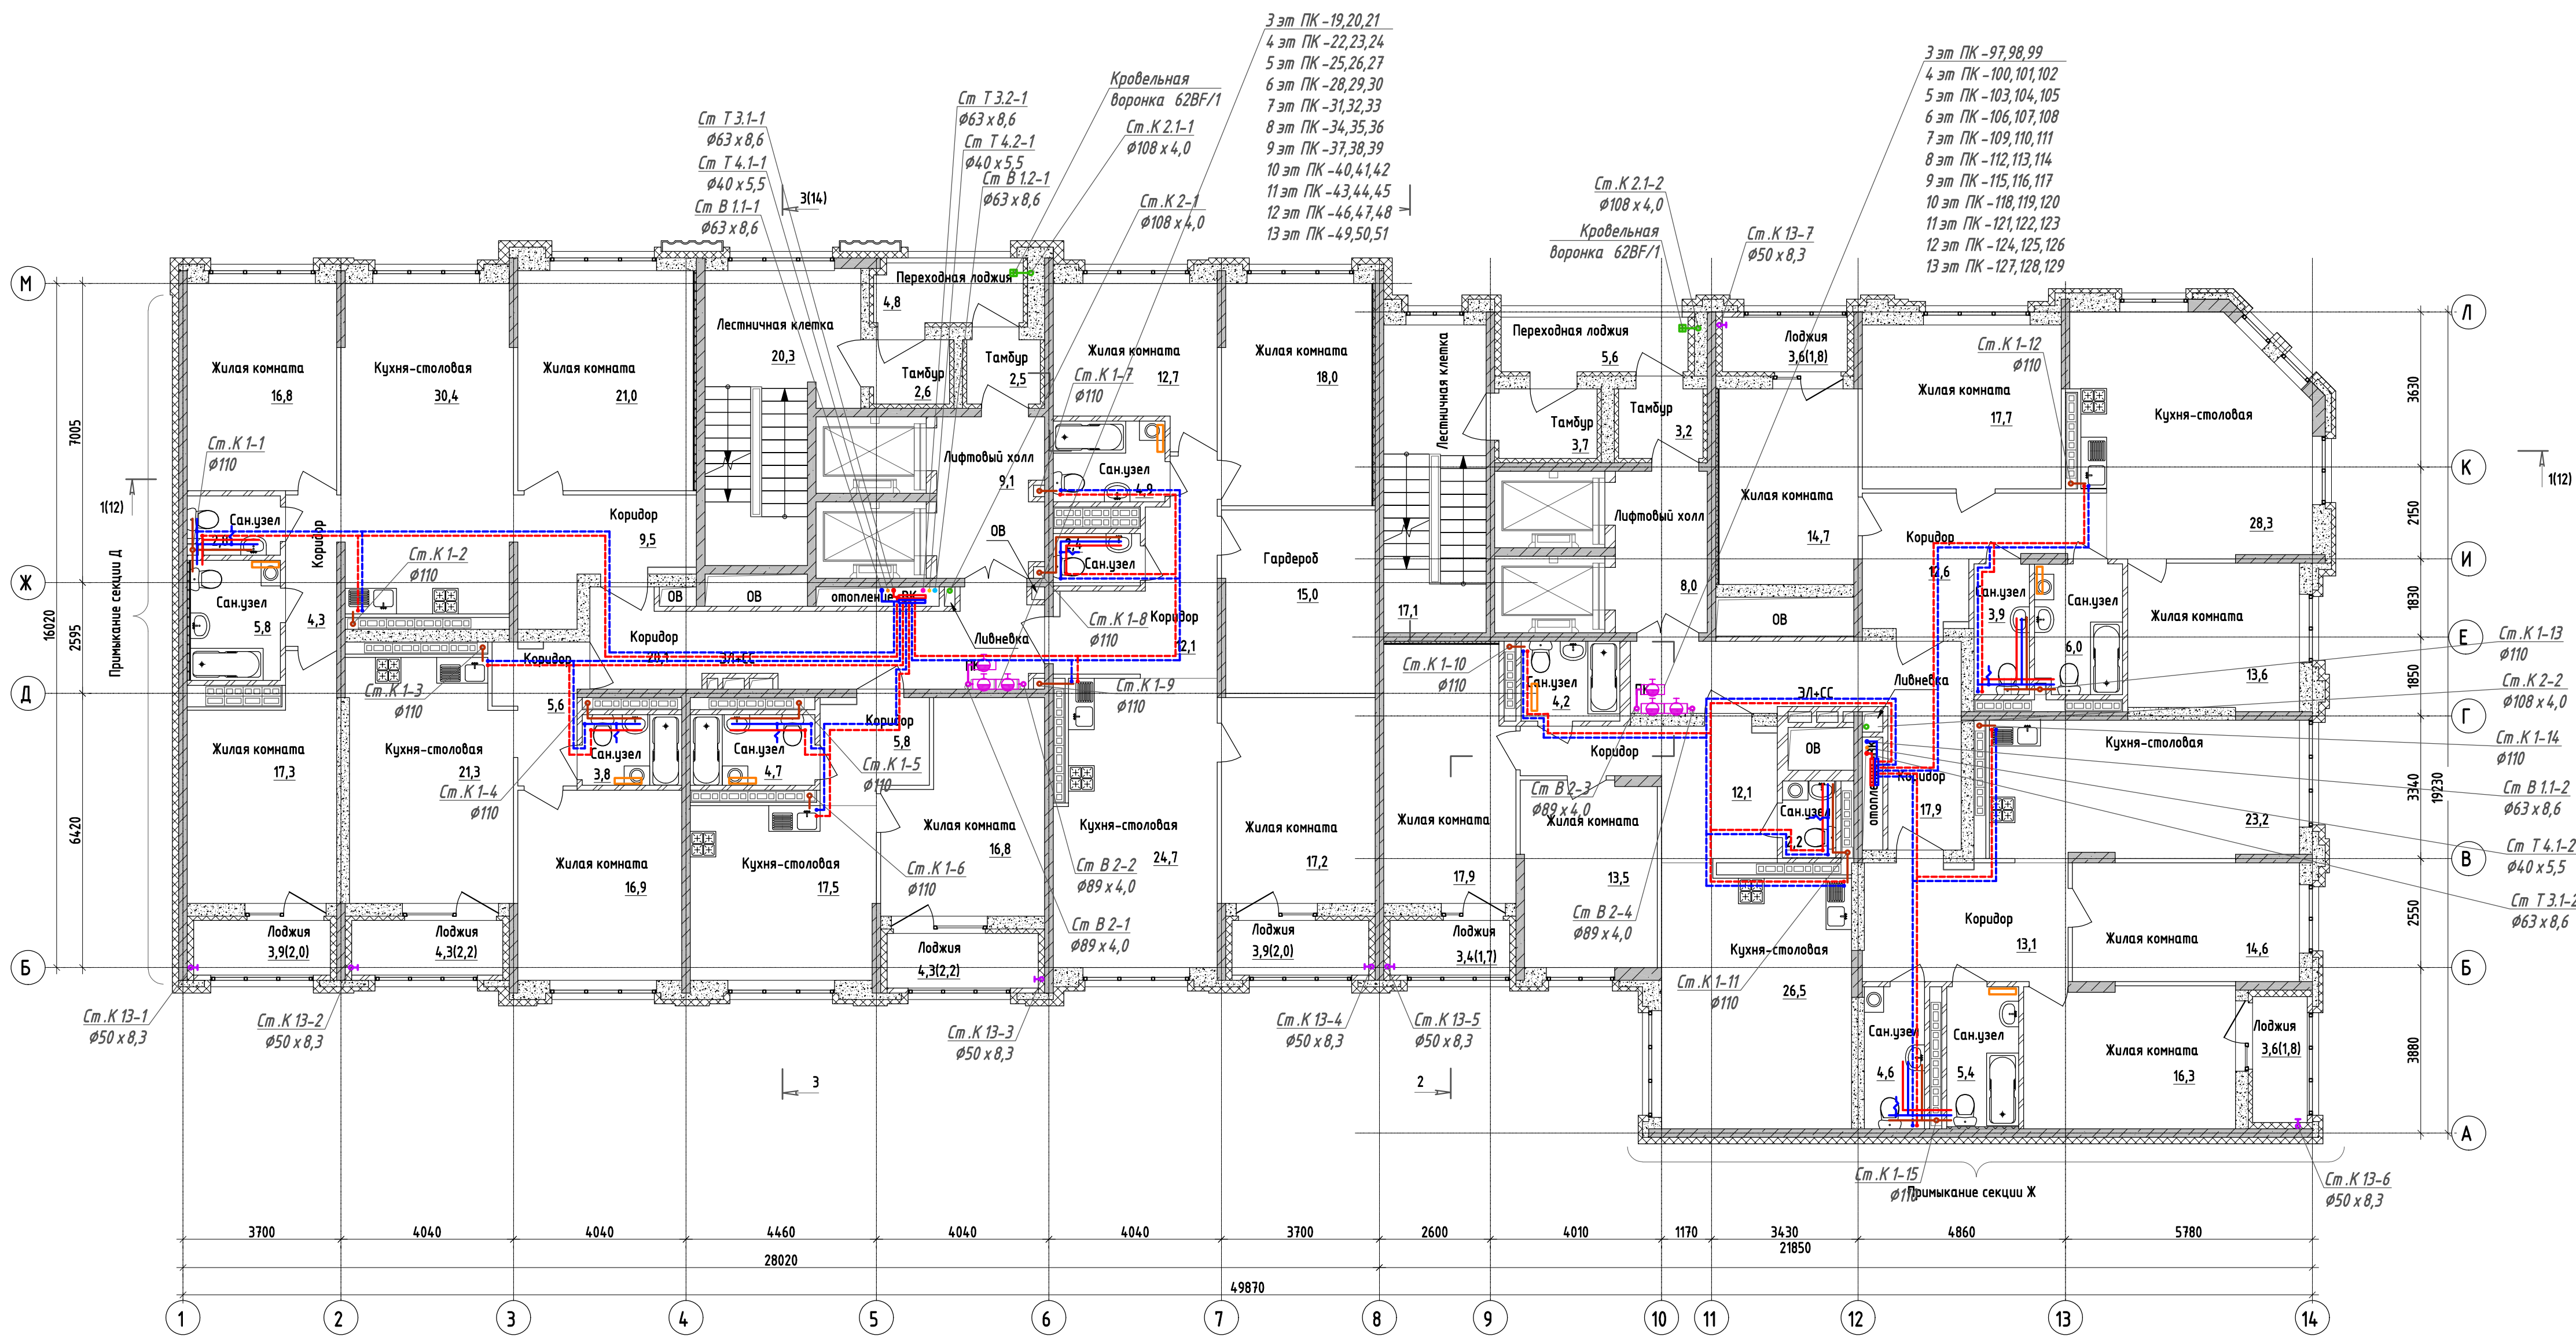

Экспликация помещений 2-13 этажа

Номер помеще-ния	Наименование	Площадь, м²	Кат. помеще-ния
Квартира №1			
1.1	Жилая комната	13,6	
1.2	Жилая комната	17,7	
1.3	Жилая комната	14,7	
1.4	Кухня-столовая	28,3	
1.5	Коридор	12,6	
1.6	Сан.узел	6,0	
1.7	Сан.узел	3,9	
1.8	Лоджия	3,6	
Квартира №2			
2.1	Жилая комната	16,3	
2.2	Жилая комната	14,6	
2.3	Кухня-столовая	23,2	
2.4	Коридор	13,1	
2.5	Сан.узел	5,4	
2.6	Сан.узел	4,6	
2.7	Лоджия	3,6	
Квартира №3			
3.1	Жилая комната	13,5	
3.2	Жилая комната	17,9	
3.3	Кухня-столовая	26,5	
3.4	Коридор	12,1	
3.5	Сан.узел	2,2	
3.6	Сан.узел	4,2	
3.7	Лоджия	3,4	
Квартира №4			
4.1	Жилая комната	12,7	
4.2	Жилая комната	18,0	
4.3	Жилая комната	17,2	
4.4	Кухня-столовая	24,7	
4.5	Коридор	12,1	
4.6	Гардероб	15,0	
4.7	Сан.узел	4,9	
4.8	Сан.узел	2,4	
4.9	Лоджия	3,9	

Экспликация помещений 2-13 этажа

Номер помеще-ния	Наименование	Площадь, м²	Кат. помеще-ния
Квартира №5			
5.1	Жилая комната	16,8	
5.2	Кухня-столовая	17,5	
5.3	Коридор	5,8	
5.4	Сан.узел	4,7	
5.5	Лоджия	4,3	
Квартира №6			
6.1	Жилая комната	16,9	
6.2	Кухня-столовая	21,3	
6.3	Коридор	5,6	
6.4	Сан.узел	3,8	
6.5	Лоджия	4,3	
Квартира №7			
7.1	Жилая комната	21,0	
7.2	Жилая комната	16,8	
7.3	Жилая комната	17,3	
7.4	Кухня-столовая	30,4	
7.5	Коридор	9,5	
7.6	Коридор	4,3	
7.7	Сан.узел	2,8	
7.8	Сан.узел	5,8	
7.9	Лоджия	3,9	
Секция 1Е МОП			
1	Коридор	20,1	
2	Лифтовый холл	9,1	
3	Тамбур	2,5	
4	Тамбур	2,6	
5	Лестничная клетка	20,3	
6	Переходная лоджия	4,8	
Секция 1Л МОП			
7	Коридор	17,9	
8	Лифтовый холл	8,0	
9	Тамбур	3,2	
10	Тамбур	3,7	
11	Лестничная клетка	17,1	
12	Переходная лоджия	5,6	

Условные обозначения

В1 - трубопровод холодного водоснабжения;
В1.1 - трубопровод холодного водоснабжения 1 зоны;
В1.2 - трубопровод холодного водоснабжения 2 зоны;
В1.3 - трубопровод холодного водоснабжения для
встроенных помещений;
В2 - трубопровод противопожарного водоснабжения;
Т3.1 - трубопровод горячего водоснабжения 1 зоны;
Т3.2 - трубопровод горячего водоснабжения 2 зоны;
Т1.3 - трубопровод горячего водоснабжения для
встроенных помещений;
Т4.1 - циркуляционный трубопровод 1 зоны;
Т4.2 - циркуляционный трубопровод 2 зоны;
К1 - хозяйственно - бытовая канализация
К1.1 - хозяйственно - бытовая канализация встроенных помещений
К2 - ливневая канализация
К2.1 - ливневая канализация от переходных лоджий;
К13 - отвод воды от кондиционеров;
— Полотенцесушитель электрический
— Первичное средство пожаротушения

					123-2021-1Е, 1/11-ВК			
					Многоэтажный жилой дом с нежилыми помещениями на первых этажах и подземной автостоянкой по ул. Степана Разина в Чкаловской районе г. Екатеринбург. Секция 1Е, 1/11			
Изм	Кол.уч	Лист	№ док	Подпись	Дата			
Разработал		Лавонина			04.22	Стадия	Лист	Листов
Проверил		Лавонина			04.22	Р	6	
					План типового этажа (3-13 этаж) с сетями водоснабжения и канализации			
Н.контр.		Ситчихина			04.22	ИП Реут Д.Г.		