

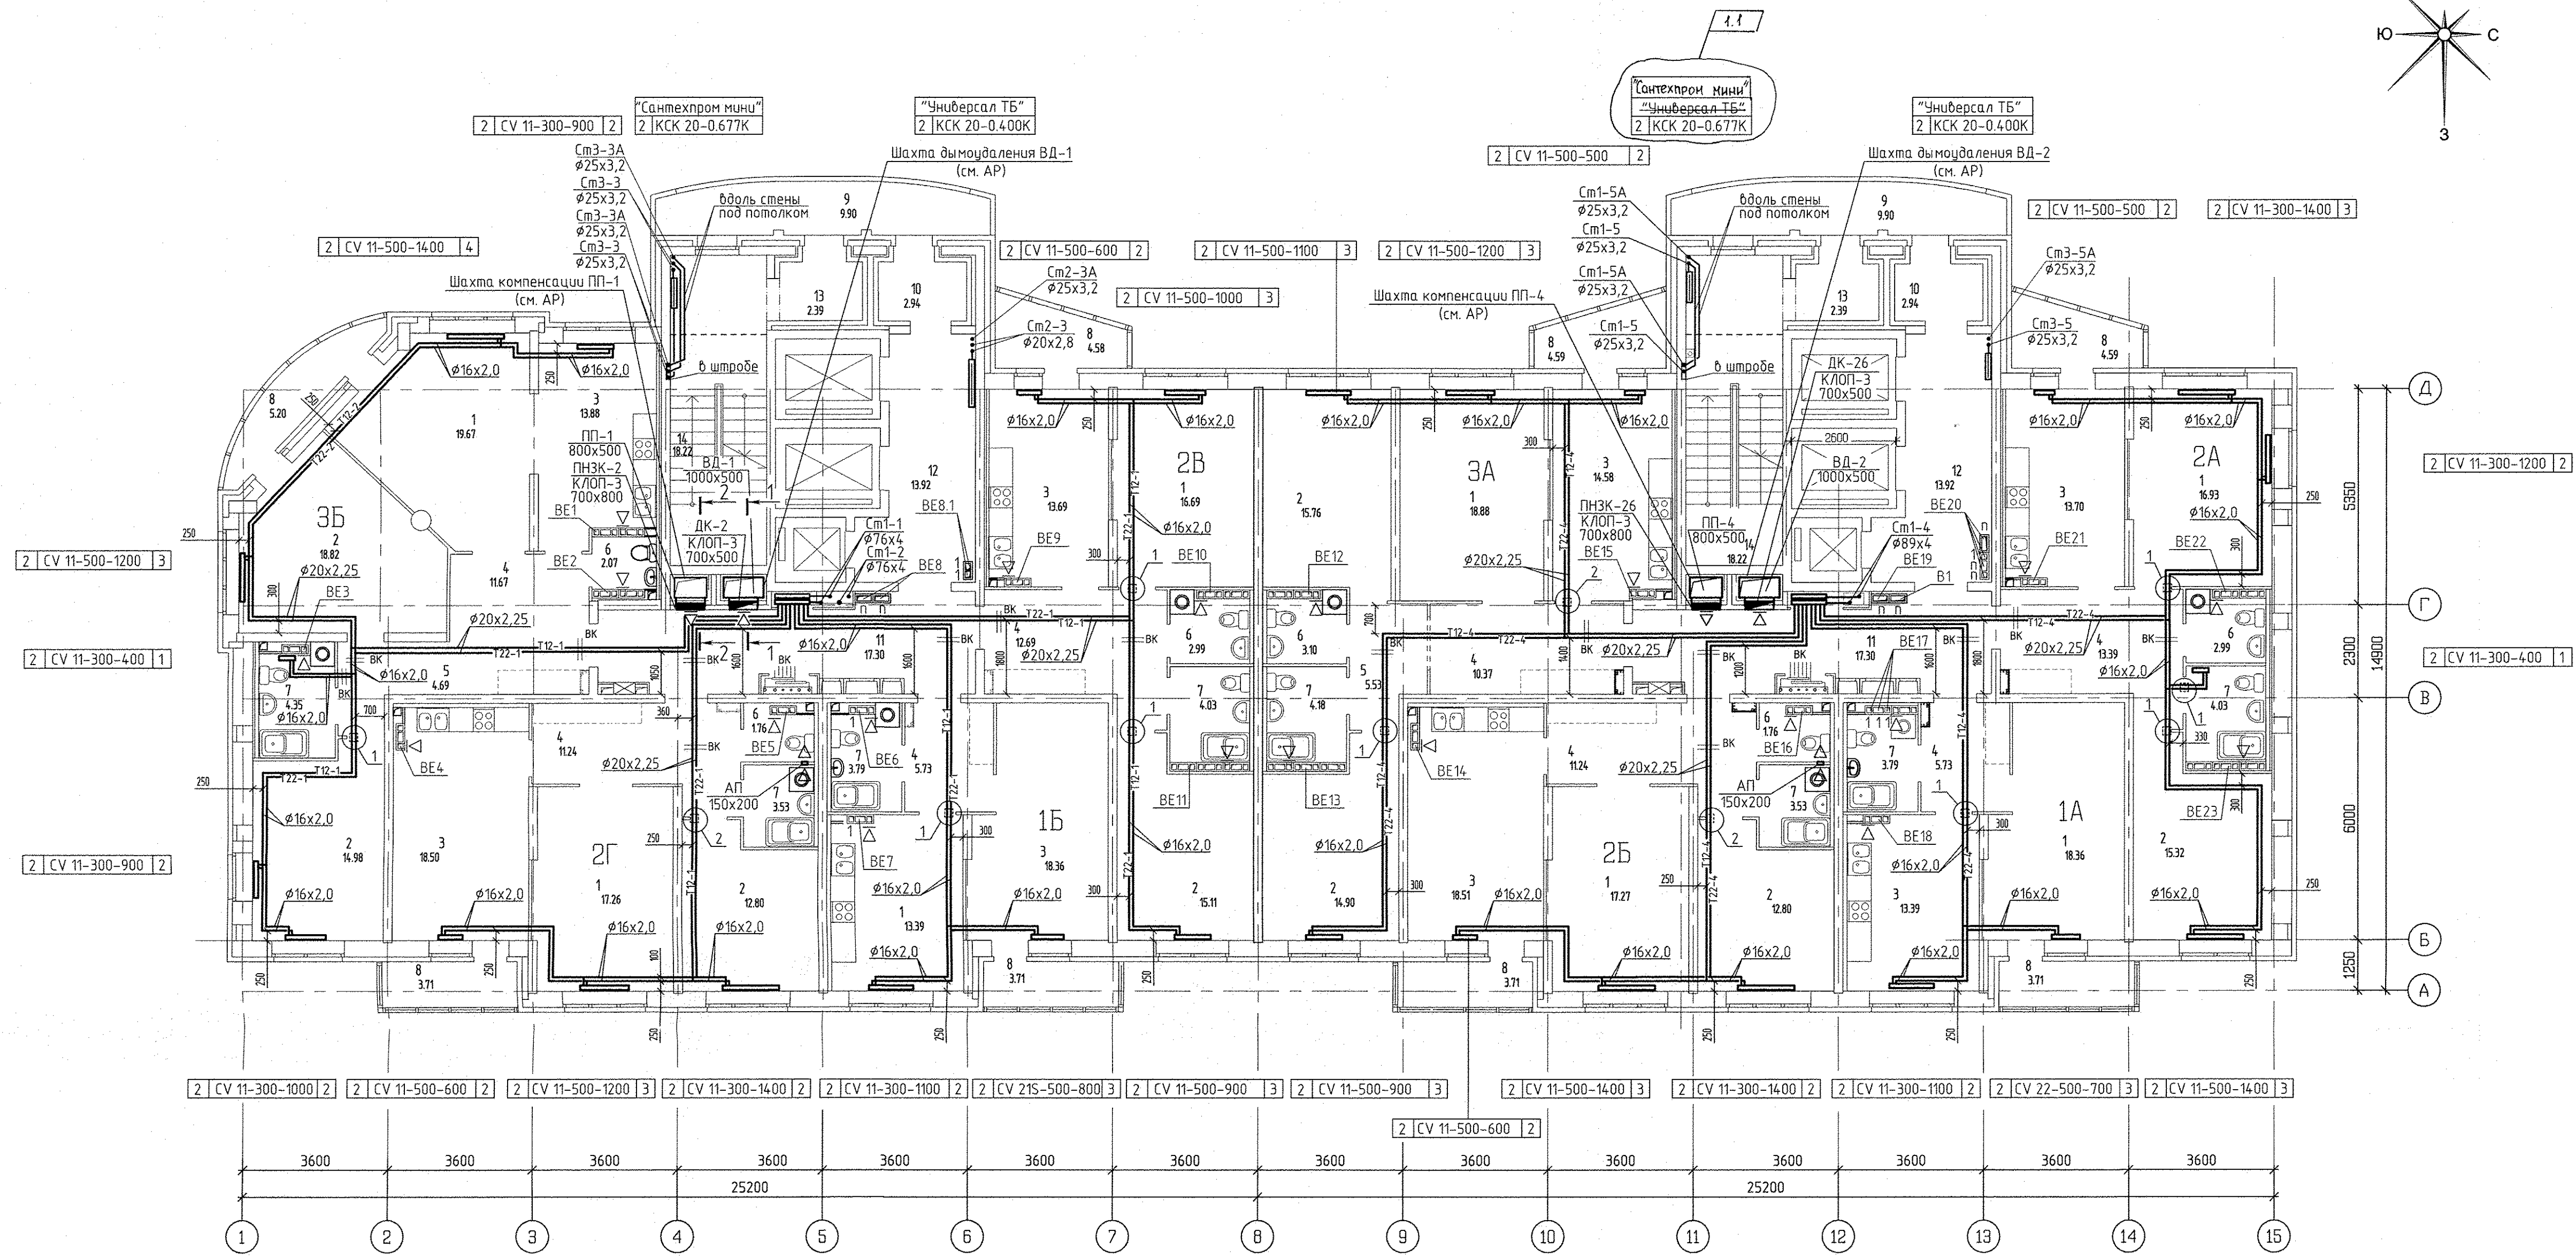
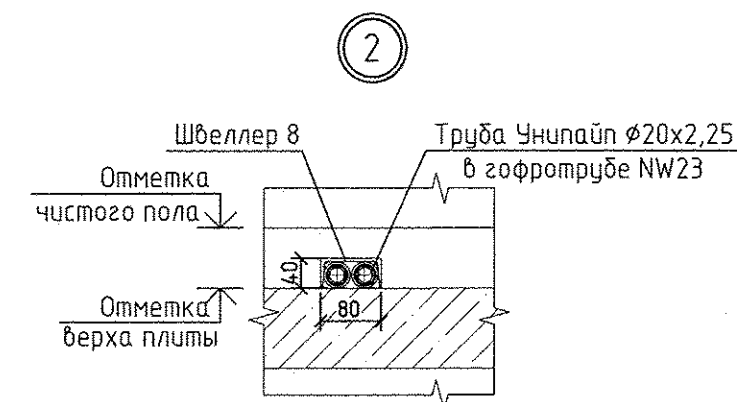
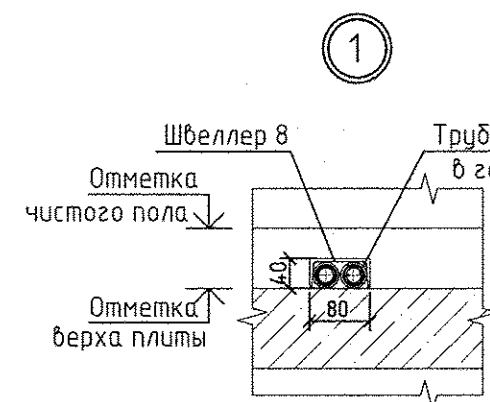


Номер помещения	Наименование	Площадь м2	Кат. помещения
Помещения квартир			
1	Гостиная	143,42	
2	Спальня	120,49	
3	Кухня	119,64	
4	Прихожая	82,06	
5	Коридор	10,22	
6	Санузел	14,67	
7	Ванная	31,27	
8	Балкон	33,77	
Итого по жилой части		555,55	
Общедомовые помещения			
9	Переходная лоджия	19,80	
10	Тамбур	10,66	
11	Миниквартирный этажный коридор	35,50	
12	Лифтовой холл	27,84	
13	Тамбур	5,72	
14	Лестничная клетка	36,44	
Итого (общедомовые помещения):		130,24	

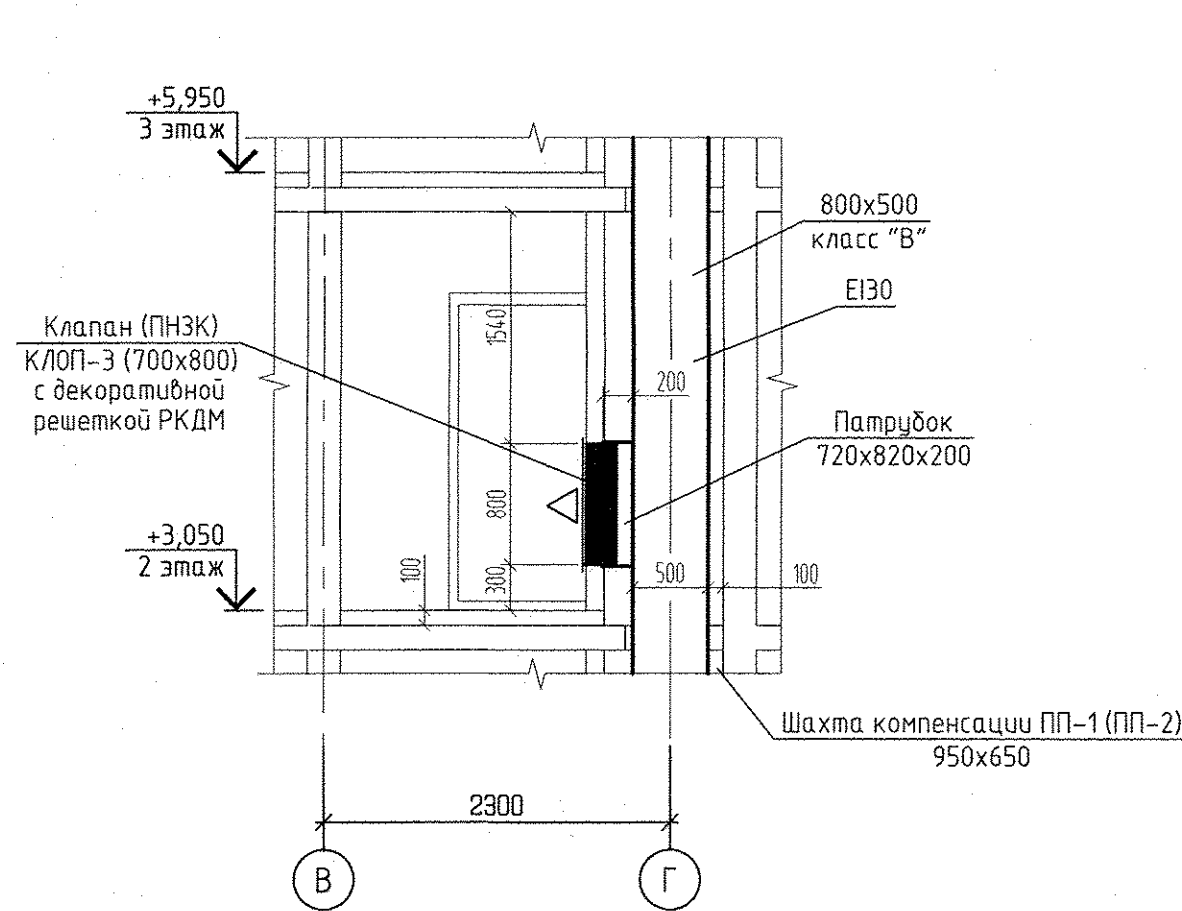

1-1
(1:50)

2-2
(1:50)

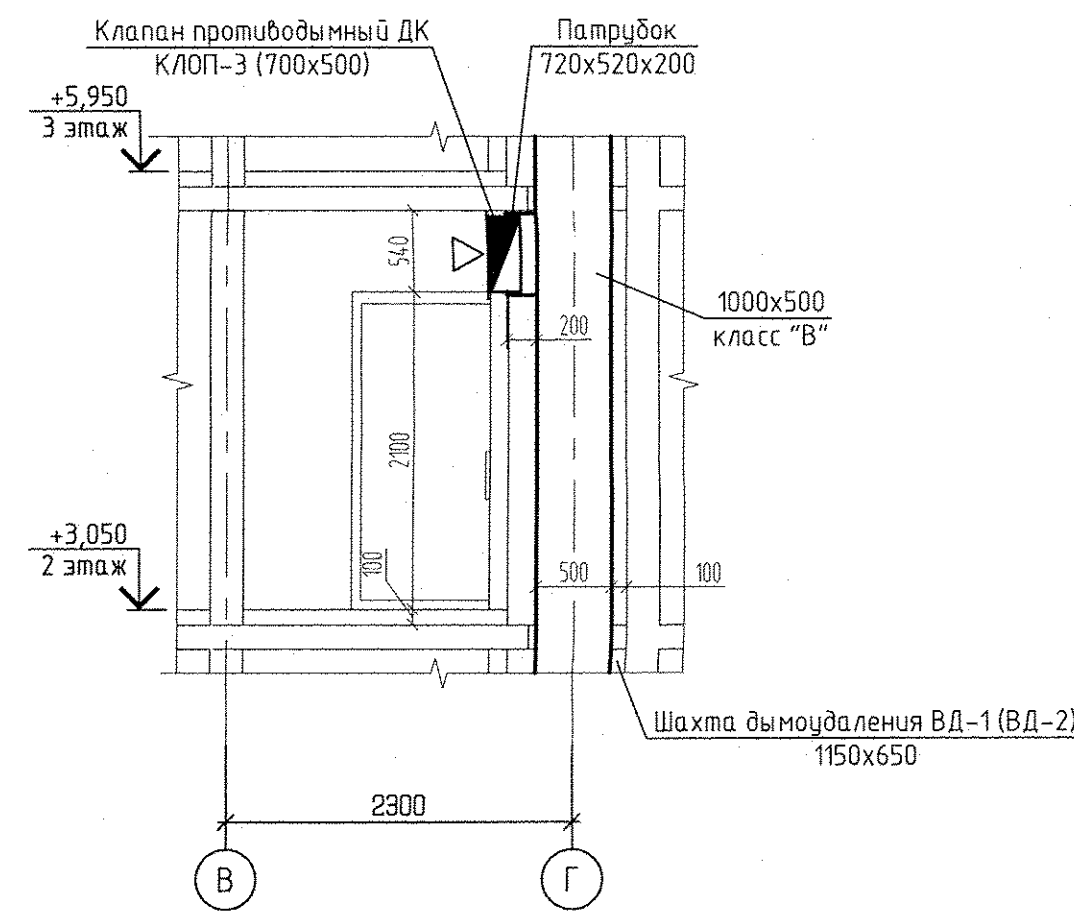

Условные обозначения:

Эт.	Радиатор "PURMO" панельно "Ventil Compact"	
2	CV11-500-1000	3

Индекс предварительной настройки клапана терморегулятора

Примечание

- Схемы вентканалов ВЕ-1... ВЕ-23 см. раздел АР листы 34-39.
- Тип решеток не указанных на плане принять РВП-3 120x200 по ГОСТ 13448-82.
- У отопительного прибора в ванной комнате оси Г-В/1 предусмотрен напольный крепеж.
- Все подводы к приборам отопления "Ригато" выполнить трубой металлопластиковой "Унипайп" диаметром 16x2,0 мм.
- Разрезы по системам ВД-2 и ПП-4 аналогичны разрезам 1-1 и 2-2, выполненным для систем ВД-1 и ПП-1.

АПЧ.030-01-0В			
1	1	22-16	08.16
ИЗМ.	КОЛ.УЧ.ИСТ.И.ДК.ПОДПИСЬ	ДАТА	
Разработал	Динуган	11.07.16	
Проверил	Пашаева	11.07.16	
Гл. спец.	Пашаева	11.07.16	
Г. А. П.	Чирков	11.07.16	
Жилой комплекс со встроенно-пристроенными объектами общественного назначения, лоджиями, надземной автостоянкой и трансформаторными подстанциями в квартале улиц Иригонский-Гаваского-Блюкара-Давыдова Зверева в Кировском районе г. Екатеринбурга			1 очередь строительства.
Отопление и вентиляция. План 2 этажа			СТАДИЯ ЛИСТ ЛИСТОВ Р 4
АОС КОРПОРАЦИЯ АТОМСТРОЙКОМПЛЕКС			