


И.А.И. подл.	Подпись и дата	Ван. инж.Н	Туров	АР	Решетникова	Решетникова	Богодина	Богодина
БК	ЭП	СС						

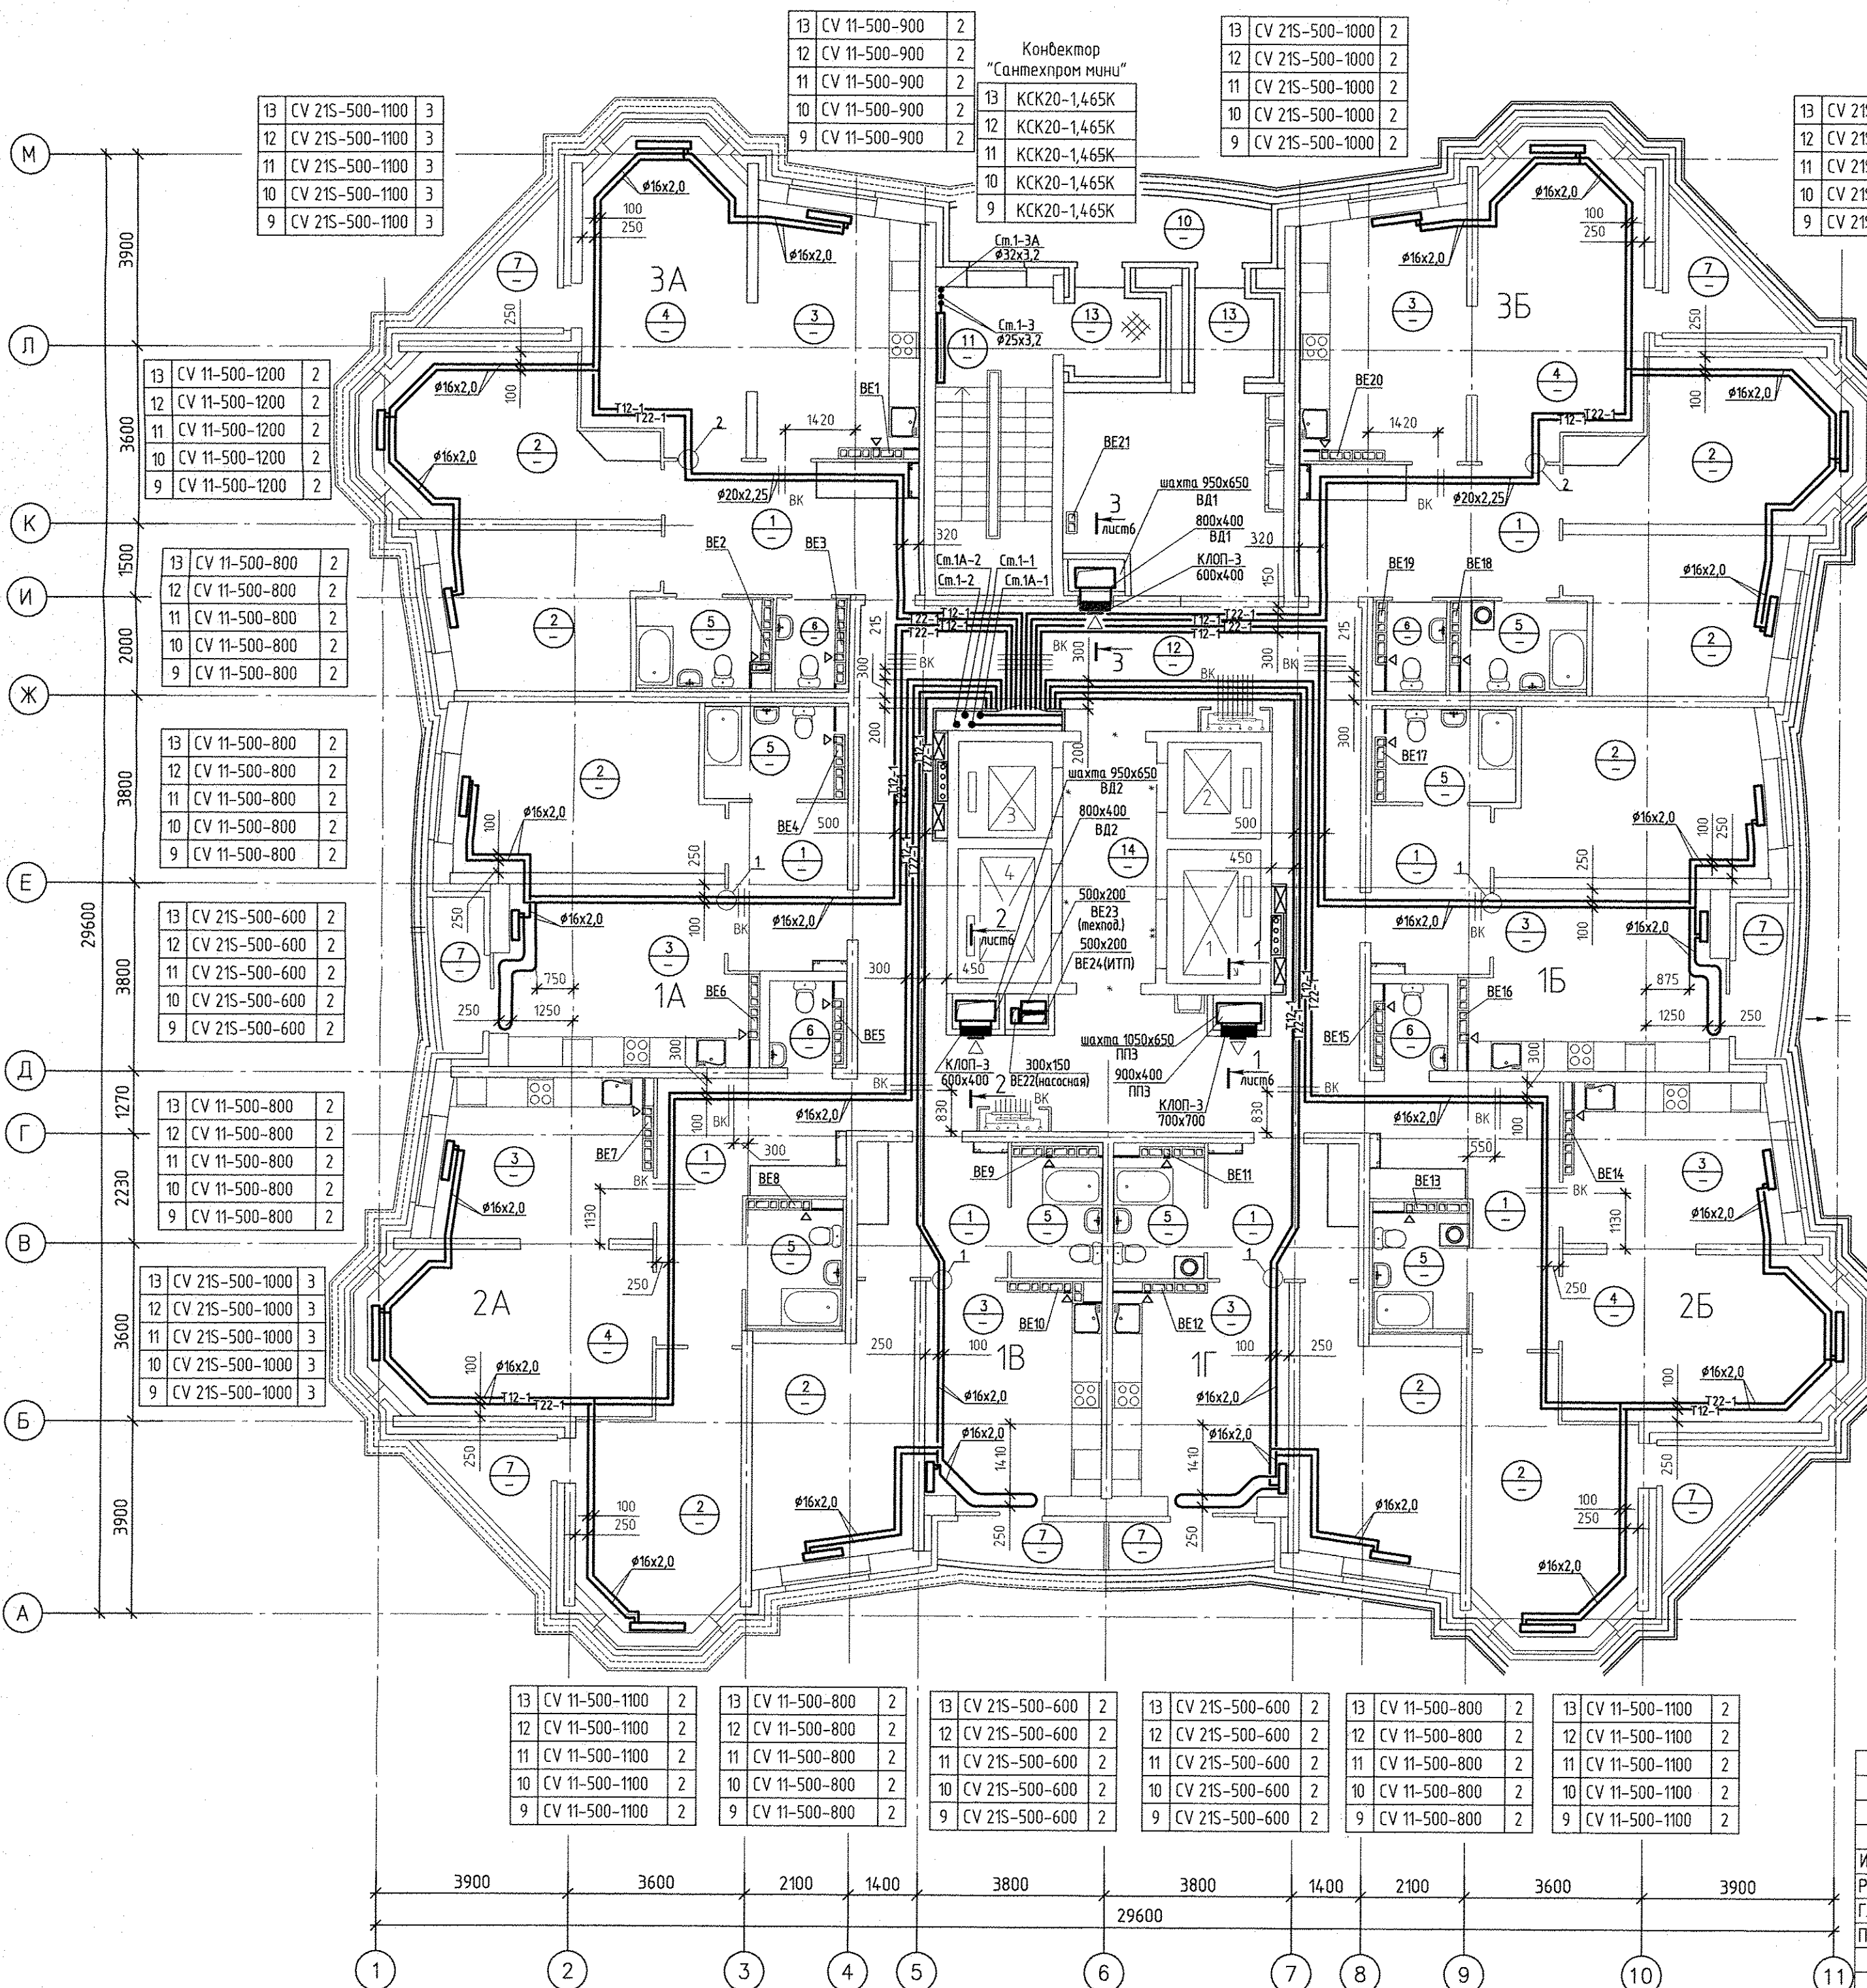

ЭКСПЛИКАЦИЯ ПОМЕЩЕНИЙ			
Номер помещения	Наименование	Площадь, м2	Кат. помещения
ПОМЕЩЕНИЯ КВАРТИР			
1	Холл(прихожая)	88.16	
2	Спальня	89.60	
3	Кухня	122.48	
4	Гостиная	143.10	
5	Ванная	36.84	
6	Сан. узел	8.72	
7	Лоджия	27.04	
Итого помещений квартир:		515.94	
ОБЩЕДОМОВЫЕ ПОМЕЩЕНИЯ			
10	Переходная лоджия	8.18	
11	Лестничная клетка	14.67	
12	Коридор	81.95	
13	Тамбуры	5.26	
14	Лифтовый холл	9.00	
Итого общедомовых помещений:		119.06	

13	CV 11-500-1200	2
12	CV 11-500-1200	2
11	CV 11-500-1200	2
10	CV 11-500-1200	2
9	CV 11-500-1200	2

13	CV 11-500-800	2
12	CV 11-500-800	2
11	CV 11-500-800	2
10	CV 11-500-800	2
9	CV 11-500-800	2

13	CV 11-500-800	2
12	CV 11-500-800	2
11	CV 11-500-800	2
10	CV 11-500-800	2
9	CV 11-500-800	2

13	CV 21S-500-600	2
12	CV 21S-500-600	2
11	CV 21S-500-600	2
10	CV 21S-500-600	2
9	CV 21S-500-600	2


13	CV 11-500-800	2
12	CV 11-500-800	2
11	CV 11-500-800	2
10	CV 11-500-800	2
9	CV 11-500-800	2

13	CV 21S-500-1000	3
12	CV 21S-500-1000	3
11	CV 21S-500-1000	3
10	CV 21S-500-1000	3
9	CV 21S-500-1000	3

Условные обозначения:			
Эм.	Радиатор "PURMO" панельный "Ventil Compact"		
9	CV11-500-1000		3

Индекс предварительной настройки клапана терморегулятора

- Примечание
- Схемы вентканалов BE-1... BE-21 см. раздел АР листы 24-30.
 - Тип решеток не указанных на плане принять РВП-3 120x200 по ГОСТ 13448-82.
 - Все подводы к приборам отопления "Ригто" выполнить трубой металлопластиковой "Унипайп" диаметром 16x2,0 мм
 - Разрезы по системам ВД1, ВД2, ППЗ смотреть по листу 6

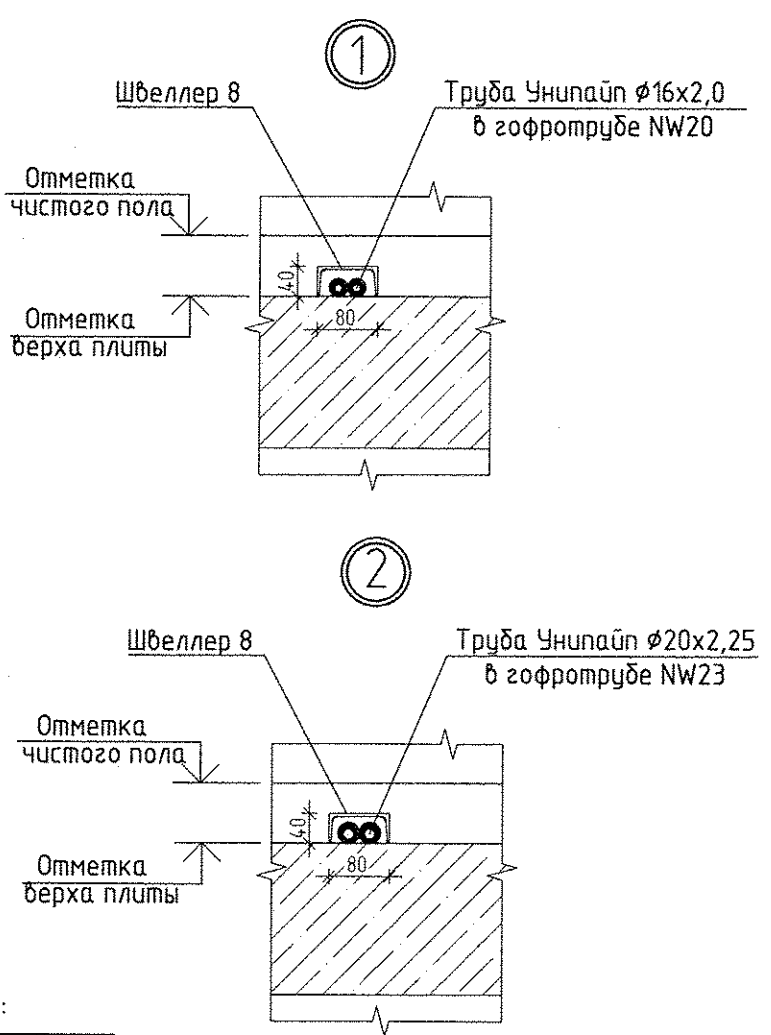

						АП.006-01-ОВ			
						Жилой комплекс по улицам Амурдсена – Разливная в Ленинском районе г. Екатеринбург			
ИЗМ.	КОЛ.УЧ	ЛИСТ	Н.ДОК	ПОДПИСЬ	DATA				
Разработал	Джуеан			<i>Джуеан</i>	30.09.15	Пусковой комплекс 1 28-этажный жилой дом N1	СТАДИЯ	ЛИСТ	ЛИСТОВ
Гл. спец.	Пашаева			<i>Пашаева</i>	30.09.15		Р	7	
Проверил	Пашаева			<i>Пашаева</i>	30.09.15				
						Отопление и вентиляция. План 9-13 этажей	ОАО КОРПОРАЦИЯ АТОМСТРОЙКОМПЛЕКС		
ГАП	Чирков			<i>Чирков</i>	30.09.15				