


ВК	Решетничко	Басина	Пашаева
ЭП			
ОВ			
Взм. ш.и.и			
Подпись и дата			
И.И.И.И.И.			

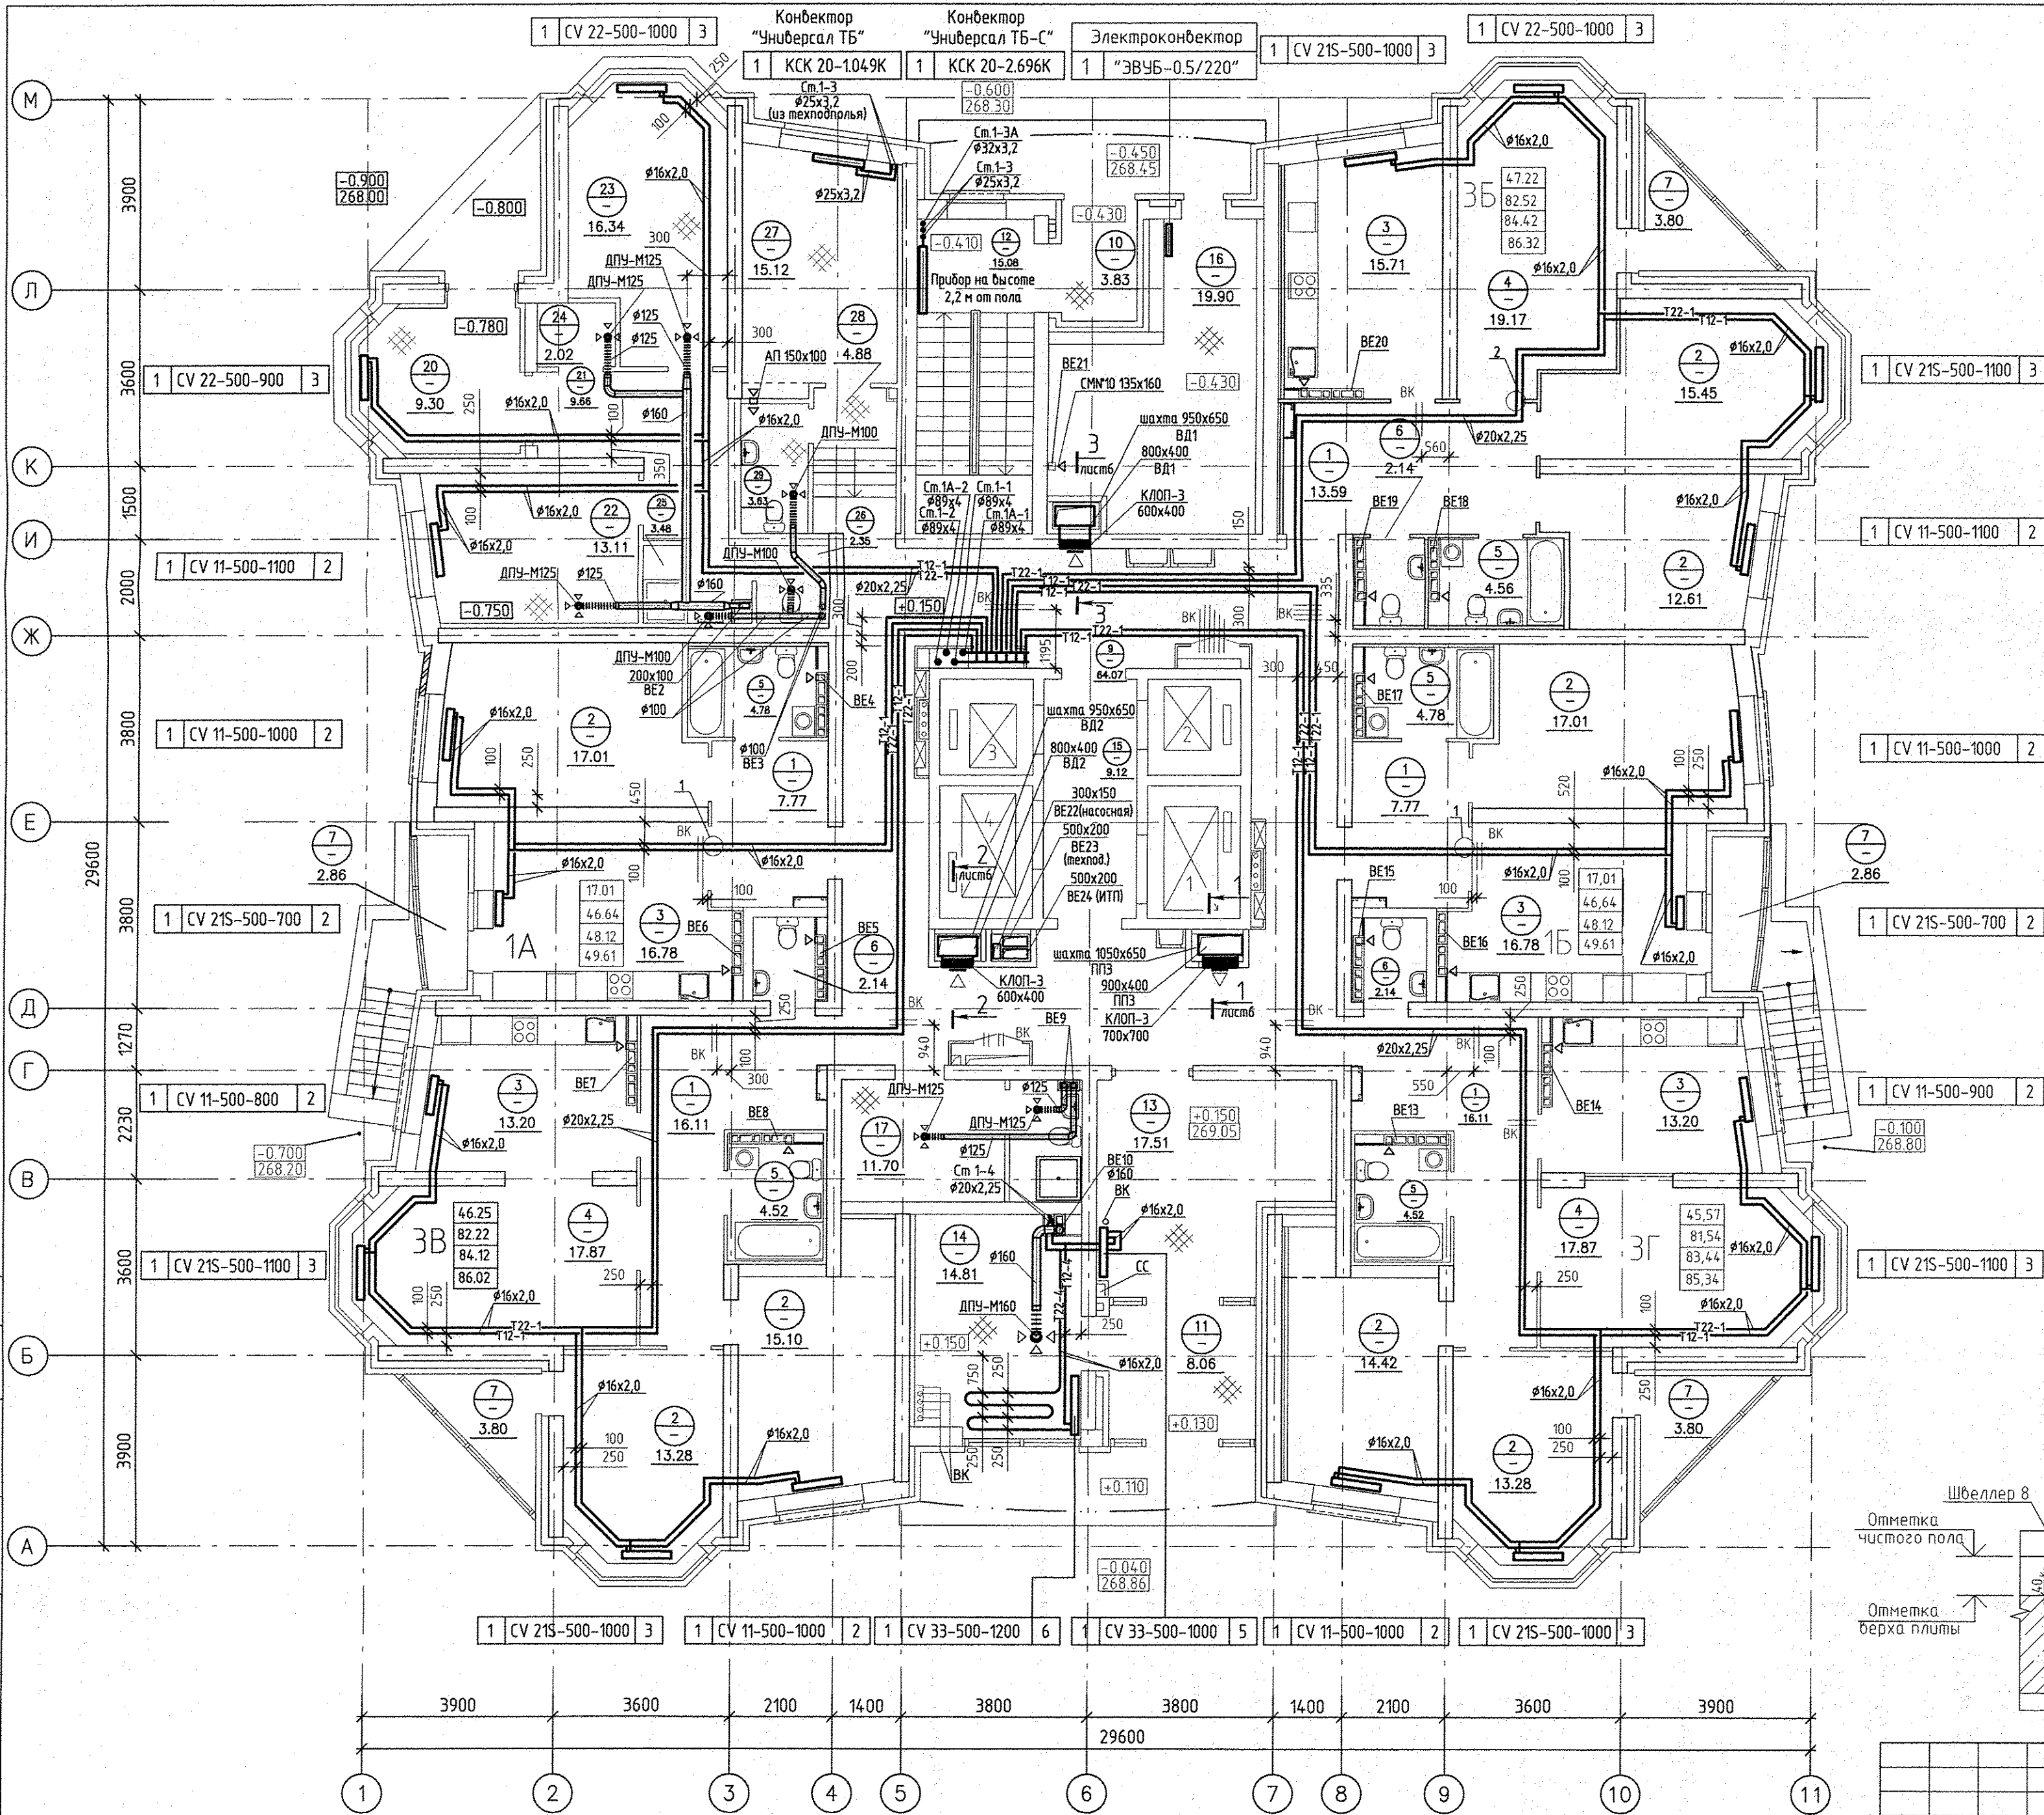

Примечание

- Схемы вентканалов ВЕ-1... ВЕ-21 см. раздел АР листы 24-30.
- Тип решеток не указанных на плане принять РВП-3 120x200 по ГОСТ 13448-82.
- Все подводы к приборам отопления "Ригто" выполнить трубой металлопластиковой "Унипайп" диаметром 16x2,0 мм
- Разрезы по системам ВД1, ВД2, ППЗ смотреть по листу 6


Условные обозначения:

Эт.	Радиатор "PURMO" панельный "Ventil Compact"	
1	CV11-500-1000	3

Индекс предварительной настройки клапана терморегулятора

ЭКСПЛИКАЦИЯ ПОМЕЩЕНИЙ

Номер помещения	Наименование	Площадь, м2	Кат. помещения
ПОМЕЩЕНИЯ КВАРТИР			
1	Холл(прихожая)	61.59	
2	Спальня	84.73	
3	Кухня	75.91	
4	Гостинная	88.78	
5	Ванная	23.28	
6	Сан. узел	6.42	
7	Лоджия	17.34	
Итого помещений квартир:		358.05	
ОБЩЕДОМОВЫЕ ПОМЕЩЕНИЯ			
9	Коридор	64.07	
10	Тамбур	3.83	
11	Тамбур	8.06	
12	Лестничная клетка	15.08	
13	Холл	17.51	
14	Гостевой холл	11.99	
15	Лифтовый холл	9.12	
16	Электрощитовая	19.90	
17	Помещение уборочного инвентаря	11.70	
Итого общедомовых помещений:		163.47	
ОФИС УЖК			
20	Тамбур	9.30	
21	Коридор	9.66	
22	Рабочий кабинет	13.11	
23	Рабочий кабинет	16.34	
24	Комната хранения люминисцентных ламп	2.02	
25	Комната уборочного инвентаря	3.48	
26	Уборная	2.35	
Итого офис УЖК:		56.26	
ПОМЕЩЕНИЯ ОХРАНЫ			
27	Комната охраны	15.12	
28	Коридор с лестницей	4.88	
29	Сан.узел	3.63	
Итого помещений охраны:		23.63	

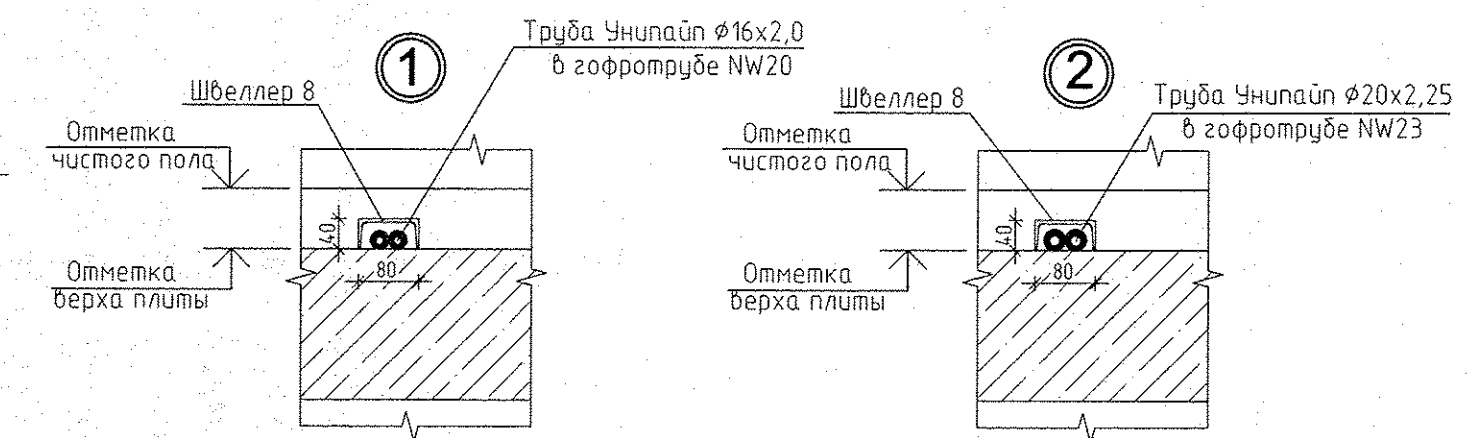

АПУ.006-01-ОВ			
Жилой комплекс по улицам Амурская - Разливная в Ленинском районе г. Екатеринбург			
2	-	Зам. 34-17	10.04.17
ИЗМ.	КОЛУЧ	ЛИСТ	Н.ДОК. ПОДПИСЬ
Разработал	Джуган	30.09.16	
Гл. спец.	Пашаева	30.09.16	
Проверил	Пашаева	30.09.16	
ГАП	Чирков	30.09.16	
Отопление и вентиляция.		План 1 этажа	
СТАДИЯ		ЛИСТ	ЛИСТОВ
Р		3	
ЗАО КОРПОРАЦИЯ АТОМСТРОЙКОМПЛЕКС			