


Эт.	Радиатор "PURMO" панельный "Ventil Compact"	1
	CV21s-300-2000	3

Индекс предварительной настройки клапана терморегулятора

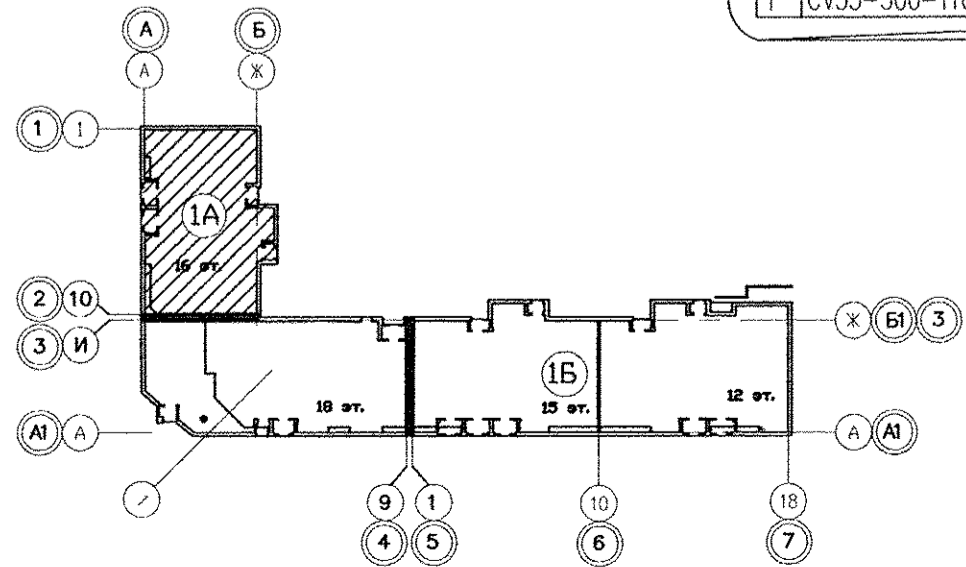

Экспликация помещений

Номер помещения	Наименование	Площадь, м2	Кат. помещения
Общедомовые помещения			
1	Тамбуры	6,56	
2	Лифтовой холл	25,43	
3	Лестничная клетка	11,65	
4	Помещение охраны	5,86	
5	Сан.узел	2,24	
6	Электрощитовая	7,41	Д
7	Мойка уборочного инвентаря	3,18	В4
ИТОГО площадь общедомовых помещений:		62,33	
Выставочный салон N1			
9	Тамбур	5,61	
10	Выставочный зал	111,85	
11	Сан.узел, мойка уборочного инвентаря	5,02	В4
ИТОГО площадь помещений выст.салона N1:		122,48	
ИТОГО общая площадь выст.салона N1:		126,4	
Выставочный салон N2			
12	Тамбур	5,61	
13	Выставочный зал	143,78	
14	Сан.узел	4,21	
15	Мойка уборочного инвентаря	3,12	В4
ИТОГО площадь помещений выст.салона N2:		156,72	
ИТОГО общая площадь выст.салона N2:		164,10	

СОГЛАСОВАНО

СОГЛАСОВАНО

Инв.№ подл. Подпись и дата Взам. инв.№

АР	Малькова	Смирнова	Курицкина
ЭП			
ВК			
СС	Чирков		

АПУ.012-01А-ОВ			
1	1	-	54-13
Изм.	Колуч.	Лист N док.	Подпись Дата
Жилой дом переменной этажности со встроенно-пристроенными объектами общественного назначения и подземной автостоянкой в границах улиц Победы-Бакинских комиссаров-Никитина в Орджоникидзевском районе г. Екатеринбурга			
16-18-этажная блок-секция 1А		СТАДИЯ	ЛИСТ
		Р	4
Отопление		ЛИСТОВ	
План 1 этажа		ЛИСТОВ	
в осях 1-2		ЗАО КОРПОРАЦИЯ АТОМСТРОЙКОМПЛЕКС	
Гл.арх.	Чирков	12.12	
Гл.спец.	Пашаева	12.12	
Проверил	Пашаева	12.12	
Разработал	Кинякина	12.12	