


| Номер помещения | Наименование      | Площадь, м <sup>2</sup> | Кат. помеще-ния |
|-----------------|-------------------|-------------------------|-----------------|
| Секция 1Е. МОП  |                   |                         |                 |
| 1.69            | Лифтовый холл     | 9,1                     |                 |
| 1.70            | Тамбур            | 2,4                     |                 |
| 1.71            | Тамбур            | 2,6                     |                 |
| 1.72            | Коридор           | 20,1                    |                 |
| 1.73            | Лестничная клетка | 20,4                    |                 |
| 1.102           | Переходная лоджия | 4,7                     |                 |

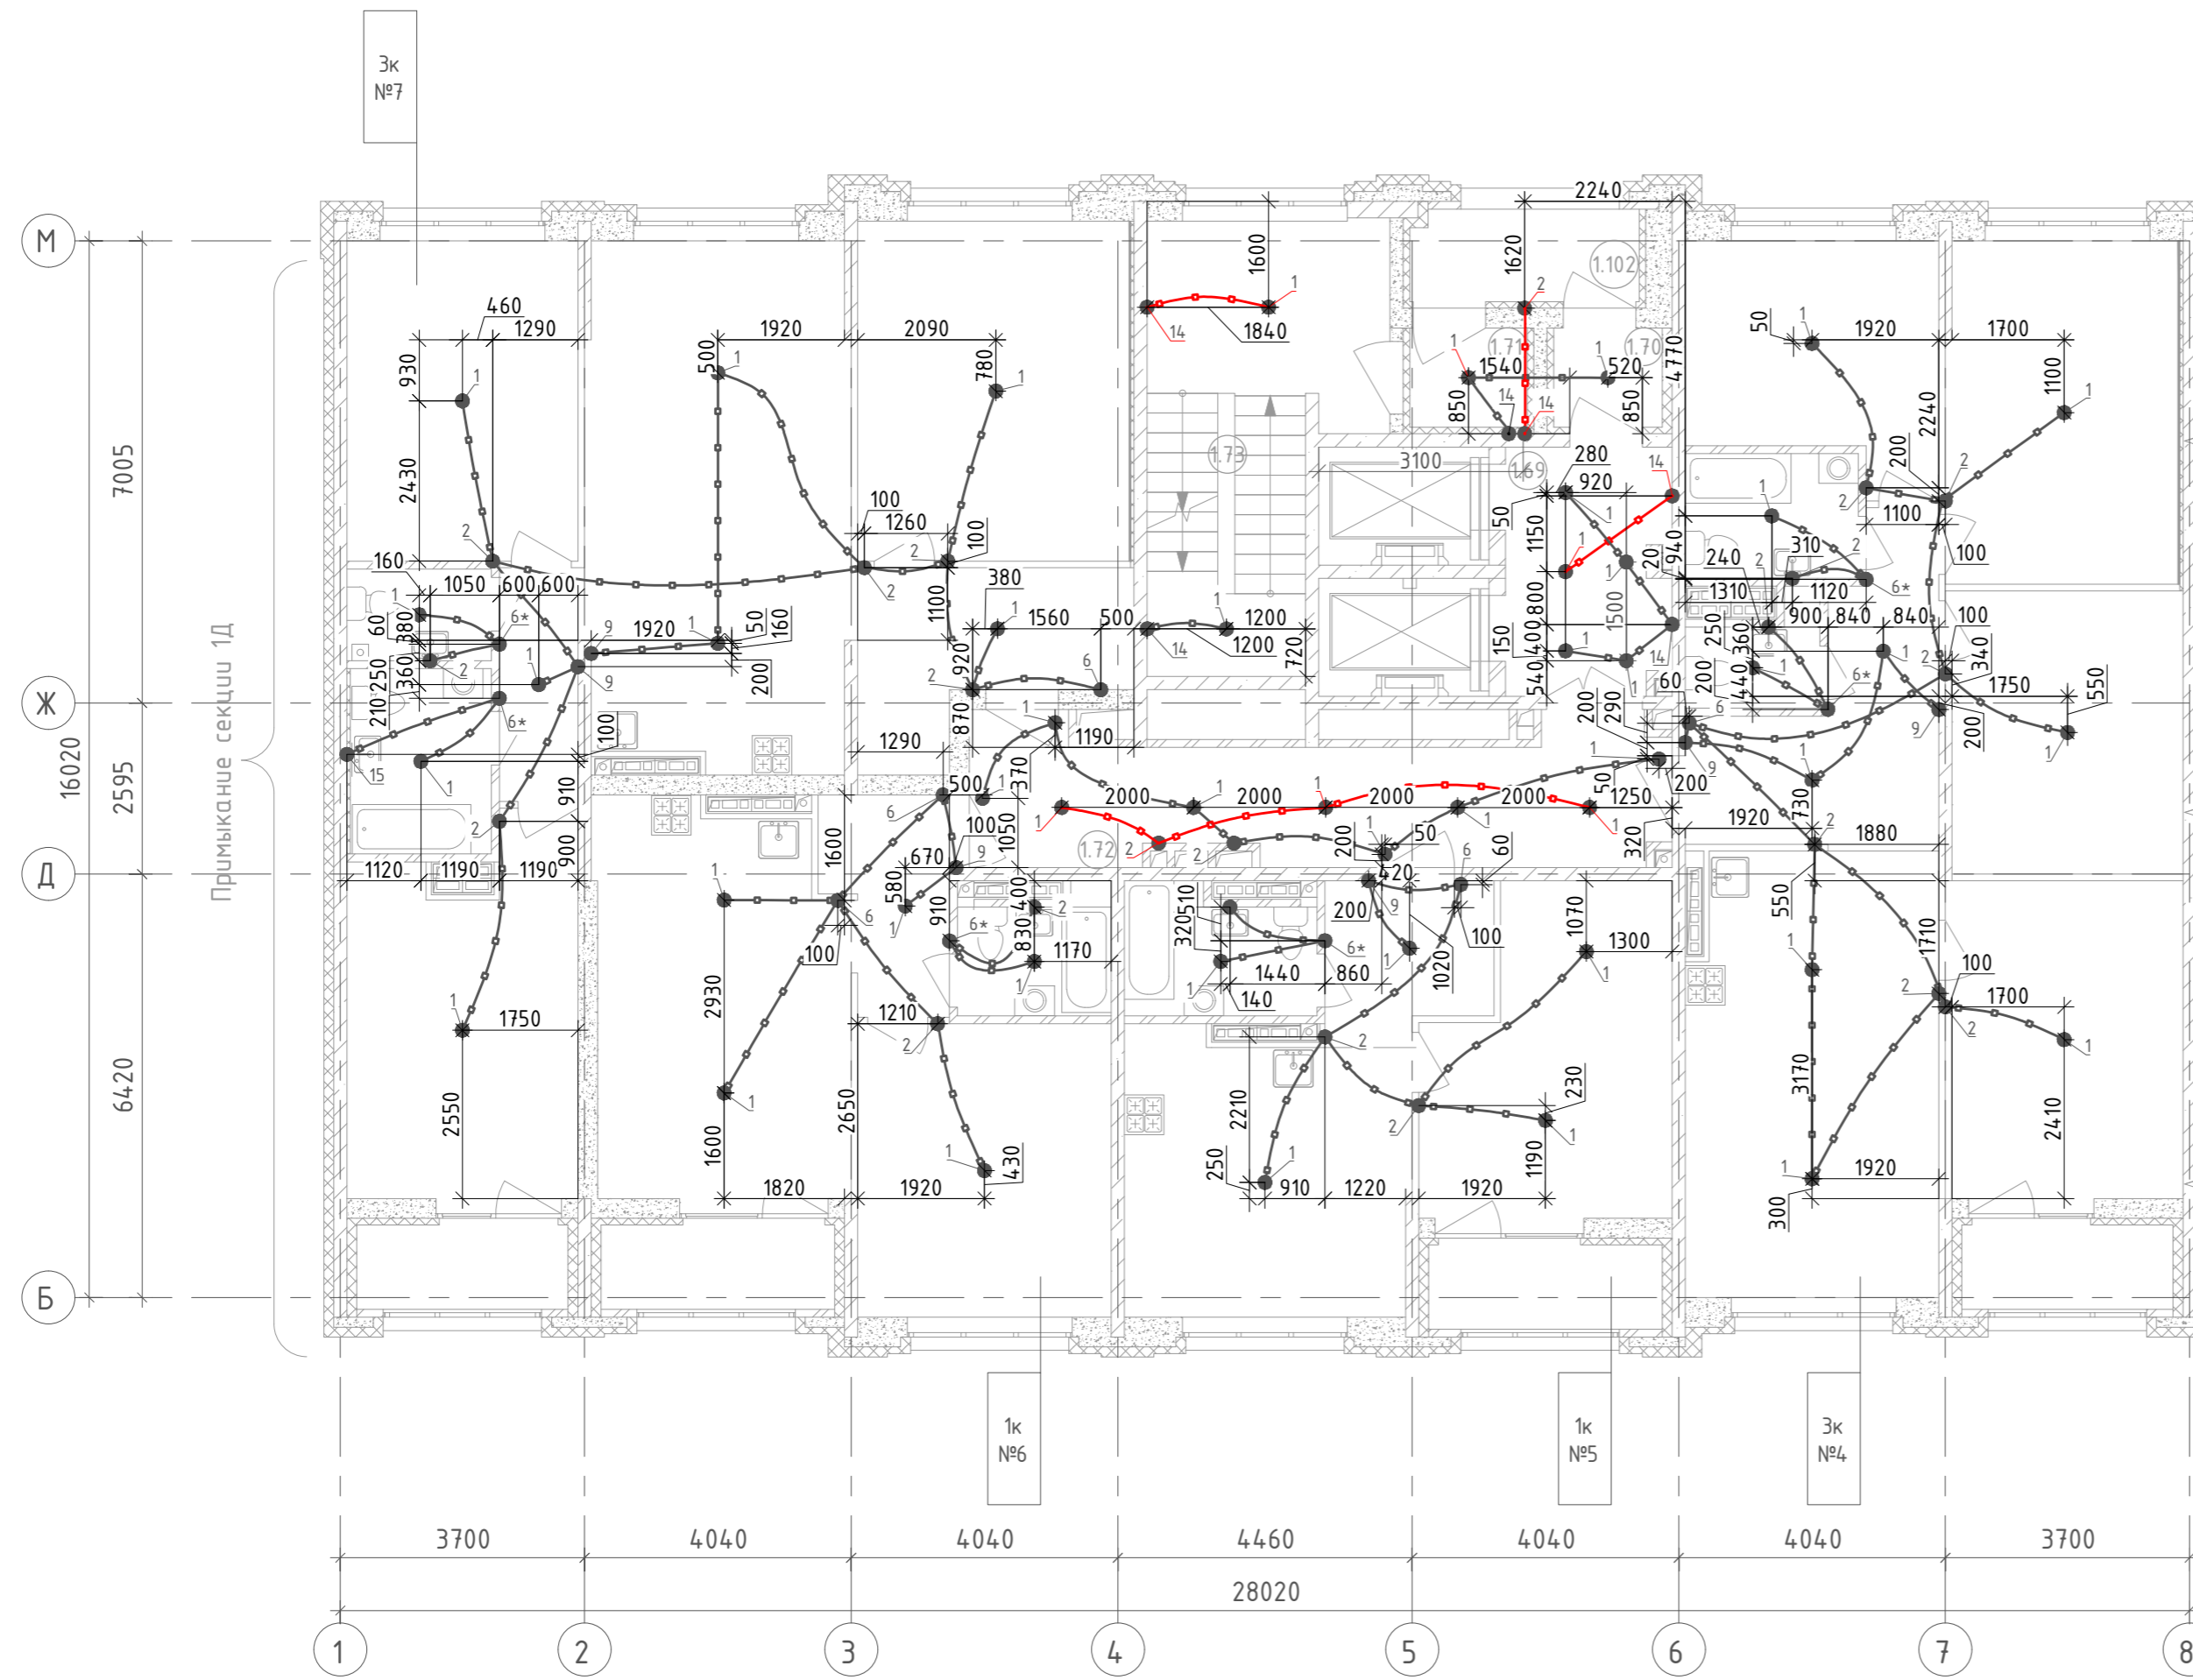

Секция 1/Л

| Ведомость узлов установки электрического оборудования |                            |  |             |                    |
|---|----------------------------|--|-------------|--------------------|
| 8-20 этаж   |                            | К-во этажей: 13  |             |                    |
| Поз.  | Обозначение                | Наименование   | К-во на эт. | Кол. на группу эт. |
| 1   | 123-2021-1Е/ЛЛ-ЭЛ.КЖ Уз.1  | Установка замоноличиваемой коробки КУ1301 с кряком в потолочное перекрытие           | 46          | 598                |
| 2   | 123-2021-1Е/ЛЛ-ЭЛ.КЖ Уз.2  | Установка замоноличиваемой коробки КУ1301 в потолочное перекрытие                    | 21          | 273                |
| 6   | 123-2021-1Е/ЛЛ-ЭЛ.КЖ Уз.6  | Установка замоноличиваемой коробки КР1301 в потолочное перекрытие                    | 5           | 65                 |
| 9   | 123-2021-1Е/ЛЛ-ЭЛ.КЖ Уз.9  | Установка замоноличиваемой коробки КУ1301 в монолитную стену на высоте 1000мм        | 5           | 65                 |
| 14  | 123-2021-1Е/ЛЛ-ЭЛ.КЖ Уз.14 | Установка замоноличиваемых коробок КР1301 для отвлечения от стояков в лифтовом холле | 7           | 91                 |
| 15  | 123-2021-1Е/ЛЛ-ЭЛ.КЖ Уз.15 | Установка замоноличиваемой коробки КУ1301 в монолитную стену на высоте 2100мм        | 2           | 26                 |
| -   | -                          | Труба П25, м   | 250         | 3250               |

- 1 ● Узел замоноличиваемой проводки
- 6\* ● Узел замоноличиваемой проводки, учитываемый под электрооборудование.
- □ □ □ □ — Разводка труб в монолитной плите потолка  $\Phi$ 25мм, освещение

На планах привязка ответвительных коробок указана ориентировочно. Коробки устанавливать между стержнями арматуры, не перерезая и не отгибая последние. Зазор между краем коробки и арматурным стержнем должен быть не менее 30мм. Трубную разводку в монолите прокладывать, не нарушая арматуру плиты.

| 123-2021-1Е/ЛЛ-ЭЛ.КЖ  |           |         |               |                  |        |
|---|-----------|---------|---------------|------------------|--------|
| 1   | Зам       | 1043-22 | <i>Иванов</i> | 08.22            |        |
| Изм.  | Кол. уч.  | Лист    | N док.        | Подпись          | Дата   |
| Разработал  | Федоровых |         |               | <i>Федоровых</i> | 08.22  |
| Проверил  | Ивонин    |         |               | <i>Ивонин</i>    | 08.22  |
| Н.Контр.  | Ситчихина |         |               | <i>Ситчихина</i> | 08.22  |
| Трубная разводка под электроосвещение. План 8-20 этажа. Секция 1Е |           |         |               |                  |        |
|   |           |         | Стадия        | Лист             | Листов |
|   |           |         | Р             | 5                |        |
| ИП Реутт Д.Г.   |           |         |               |                  |        |

|                |              |
|----------------|--------------|
| Инд. № подл.   | Взам. инв. № |
| Подпись и дата |              |