

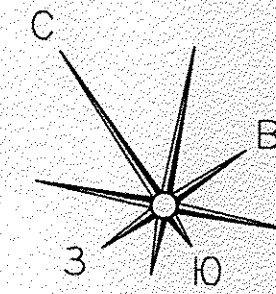


# Экспликация помещений

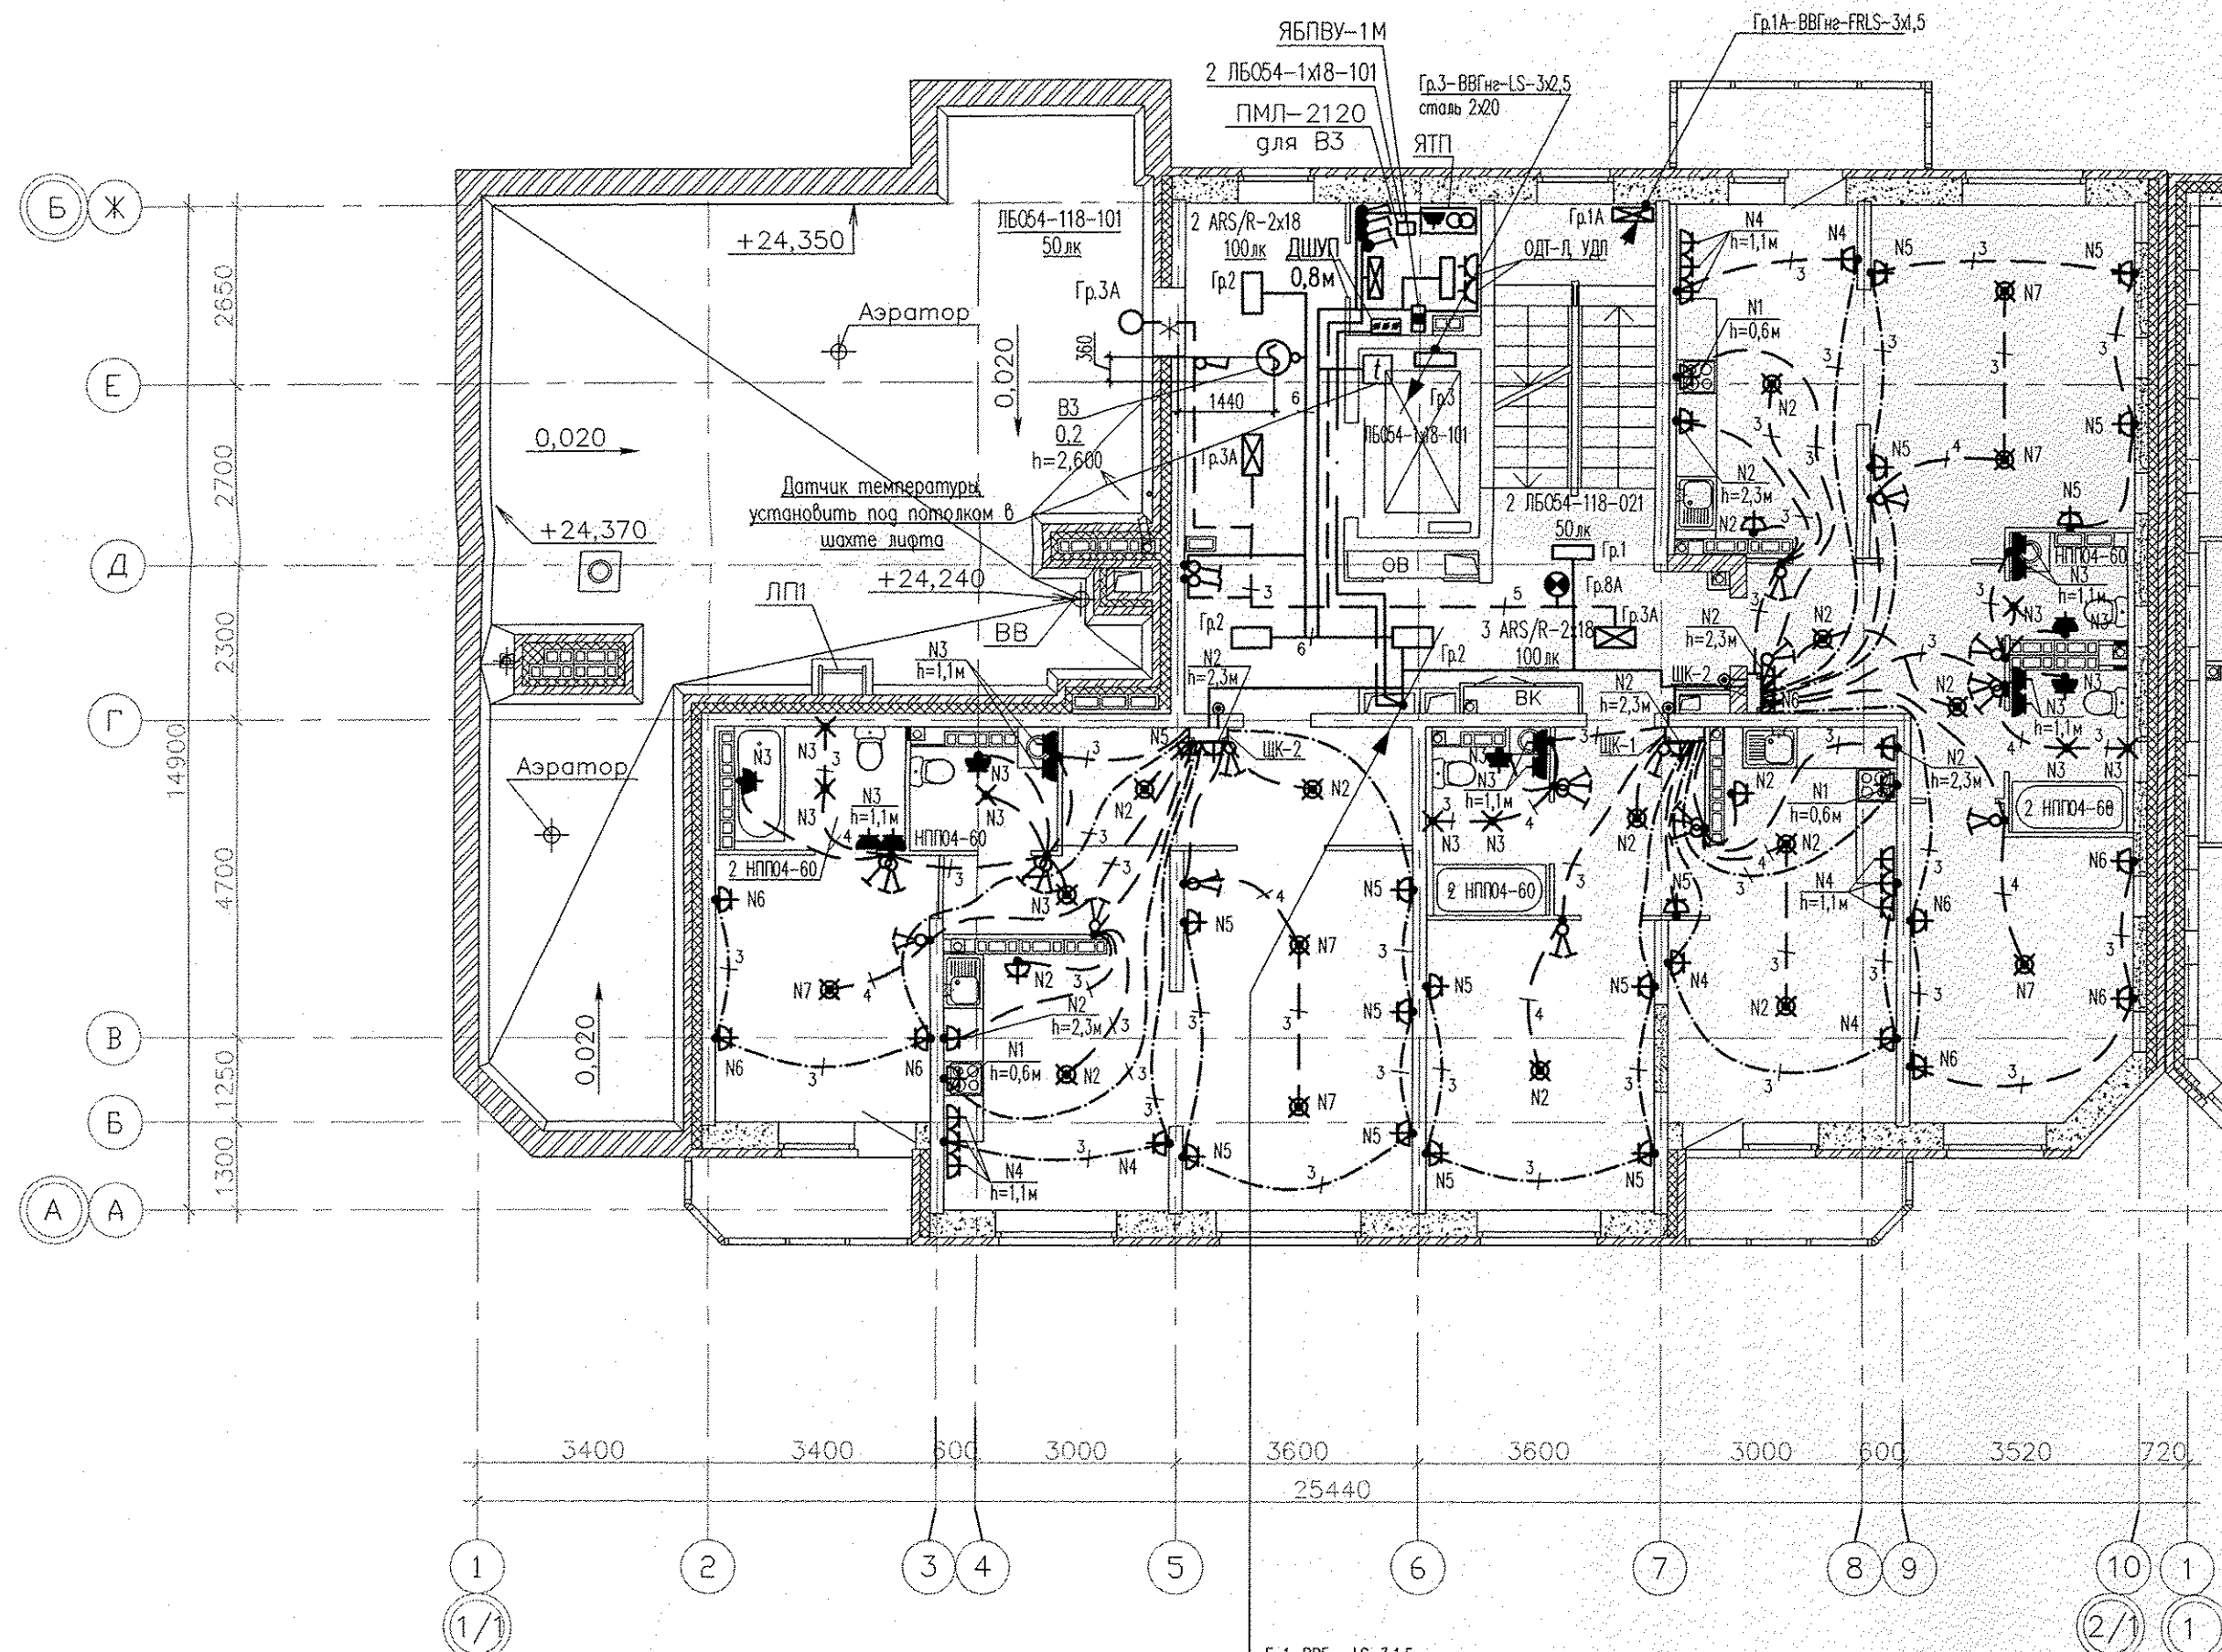


Номер помещения	Наименование	Площадь, м2	Кат. помещения
Помещения квартир			
1	Гостиная	51,84	
2	Спальная	26,62	
3	Кухня	44,0	
4	Прихожая	24,73	
5	Коридор	4,1	
6	Сан.узел	5,86	
7	Ванная	13,14	
8	Балкон	11,87	
Итого:		182,16	
Общедомовые помещения			
9	Лифтовой холл	14,9	
10	Лестничная клетка	13,7	
11	Межквартирный коридор	19,49	
ИТОГО площадь общедомовых помещений:		48,09	

**Примечание:**  
 В машинном помещении лифта в соответствии с ПУБЭЛ предусмотрены выключатели освещения для каждой кабины и шахты лифта. Выключатели располагаются у входа в машинное помещение:  
 1<sup>2</sup> – выключатель 1 – для управления освещением шахты лифта;  
 2 – выключатель 2 – для управления освещением кабины лифта.  
 Разводку электропитания выполнить до коробки (см. рис.1).  
 Прокладку групповых сетей освещения кабины и шахты лифта и монтаж электрооборудования выполняет лифтомонтажная организация

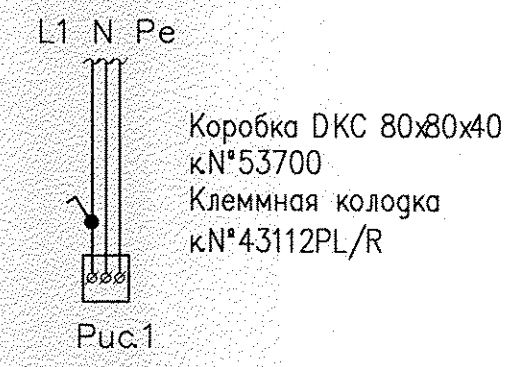

- Гр.1- ВВГнг-LS-3x1,5
- Гр.2- ВВГнг-LS-3x1,5
- Гр.3- ВВГнг-LS-3x1,5
- Гр.3А- ВВГнг-FRLS-3x2,5
- Гр.8А- ВВГнг-FRLS-2x1,5
- Пл.4- АВВГнг-LS-5x60
- Полоза стальная 50x5
- П2.5; ВВГнг-LS-3x1,5
- П2.6; ВВГнг-LS-5x10
- П2.8; ВВГнг-LS-3x2,5
- ЦУ 2.8; ВВГнг-LS-2x1,5

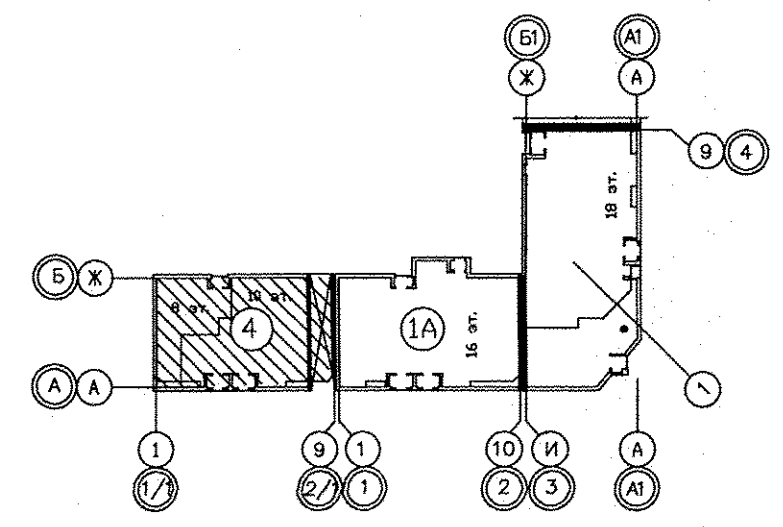

СОГЛАСОВАНО	04.15	Решетникова
	04.15	ВК
СОГЛАСОВАНО	04.15	Пашева
	04.15	Цылик
СОГЛАСОВАНО	04.15	Кошова
	04.15	АП
Инв. N погр.	Возм. инв. N	Возм. инв. N
	Получить и дать	Получить и дать

АПУ.033-01 В-ЭЛ					
1	Зам.	133-15	06.15	Жилой дом переменной этажности со встроенно-пристроенными объектами общественного назначения и подземной автомобильной стоянкой в границах улиц Победы-Баккинских комиссаров-Никитина в Орджоникидзевском районе г. Екатеринбург. Блок-секция 1В	
Изм.	Кодуч.	Лист	№ док	Подпись	Дата
Разраб.	Кокоулин				04.15
Проверил	Бунтури				04.15
Глав. спец.	Бодрова				04.15
ГАП	Чирков				02.15
План 10 этажа. Расположение электрических сетей				Стадия	Лист
				Р	19
				ЗАО КОРПОРАЦИЯ АТОМСТРОЙКОМПЛЕКС	