


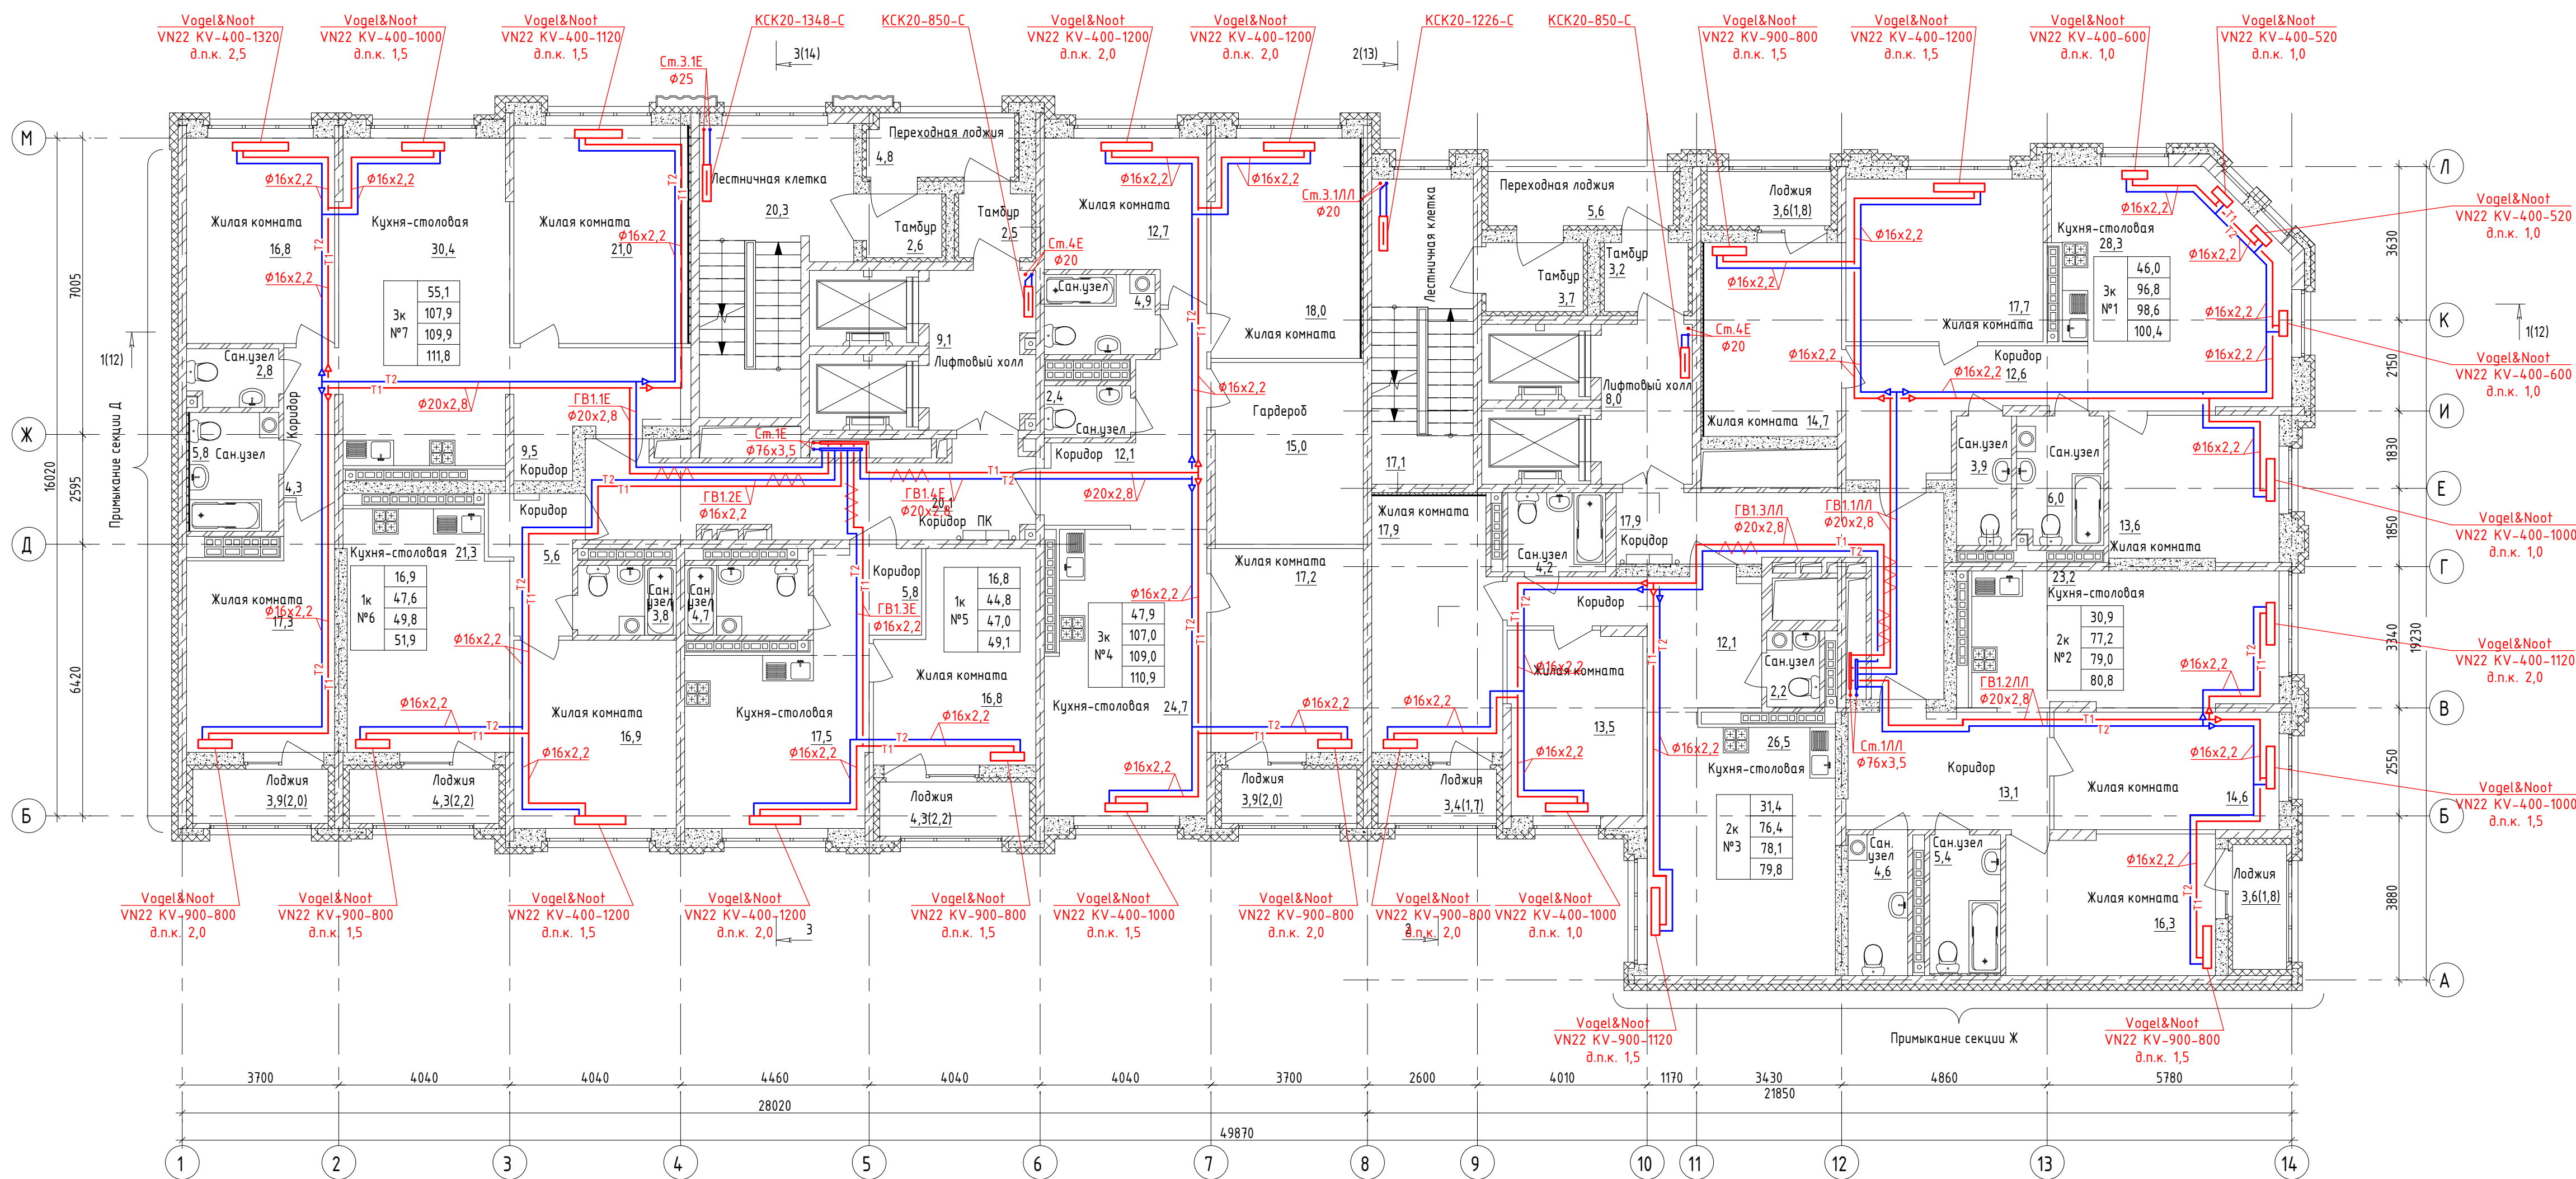

Экспликация помещений 2-13 этажа

Номер помеще-ния	Наименование	Площадь, м²	Кат. поме-ще-ния
Квартира №1			
1.1	Жилая комната	13,6	
1.2	Жилая комната	17,7	
1.3	Жилая комната	14,7	
1.4	Кухня-столовая	28,3	
1.5	Коридор	12,6	
1.6	Сан.узел	6,0	
1.7	Сан.узел	3,9	
1.8	Лоджия	3,6	
Квартира №2			
2.1	Жилая комната	16,3	
2.2	Жилая комната	14,6	
2.3	Кухня-столовая	23,2	
2.4	Коридор	13,1	
2.5	Сан.узел	5,4	
2.6	Сан.узел	4,6	
2.7	Лоджия	3,6	
Квартира №3			
3.1	Жилая комната	13,5	
3.2	Жилая комната	17,9	
3.3	Кухня-столовая	26,5	
3.4	Коридор	12,1	
3.5	Сан.узел	2,2	
3.6	Сан.узел	4,2	
3.7	Лоджия	3,4	
Квартира №4			
4.1	Жилая комната	12,7	
4.2	Жилая комната	18,0	
4.3	Жилая комната	17,2	
4.4	Кухня-столовая	24,7	
4.5	Коридор	12,1	
4.6	Гардероб	15,0	
4.7	Сан.узел	4,9	
4.8	Сан.узел	2,4	
4.9	Лоджия	3,9	

Экспликация помещений 2-13 этажа

Номер помеще-ния	Наименование	Площадь, м²	Кат. поме-ще-ния
Квартира №5			
5.1	Жилая комната	16,8	
5.2	Кухня-столовая	17,5	
5.3	Коридор	5,8	
5.4	Сан.узел	4,7	
5.5	Лоджия	4,3	
Квартира №6			
6.1	Жилая комната	16,9	
6.2	Кухня-столовая	21,3	
6.3	Коридор	5,6	
6.4	Сан.узел	3,8	
6.5	Лоджия	4,3	
Квартира №7			
7.1	Жилая комната	21,0	
7.2	Жилая комната	16,8	
7.3	Жилая комната	17,3	
7.4	Кухня-столовая	30,4	
7.5	Коридор	9,5	
7.6	Коридор	4,3	
7.7	Сан.узел	2,8	
7.8	Сан.узел	5,8	
7.9	Лоджия	3,9	
Секция 1Е, МОП			
1	Коридор	20,3	
2	Лифтовый холл	9,1	
3	Тамбур	2,5	
4	Тамбур	1,8	
5	Лестничная клетка	21,8	
Секция 1ЛЛ, МОП			
1	Коридор	17,9	
2	Лифтовый холл	8,0	
3	Лестничная клетка	17,1	
4	Тамбур	3,2	
5	Тамбур	3,7	

УСЛОВНЫЕ ОБОЗНАЧЕНИЯ

T1/T2 Подающий /обратный трубопровод системы отопления;

- подающий трубопровод системы отопления;
- обратный трубопровод системы отопления;
- трубопровод в изоляции;
- трубопровод в защитном гофрированном кожухе.

- Трубопроводы проложить под потолком подвала. Трубопроводы условно отнесены от стен;
- Стояки отопления и магистральные трубопроводы $\Phi 40 \times 3,5$ и менее выполнены из стальных водопроводных обычных труб по ГОСТ 3262-75, $\Phi 57 \times 3,5$ и более из стальных электросварных прямошовных по ГОСТ 10704-91.
- Трубы и приборы отопления отнесены от стен условно.
- Коммуникации размещать максимально близко к плитам перекрытий и к стенам.
- Прибор отопления в МОП расположить с минимальным расстоянием от стояка системы отопления.

						123-2021-1Е, 1ЛЛ-ОВ		
						Многоэтажный жилой дом с нежилыми помещениями на первых этажах и подземной автостоянкой по ул.Степана Разина в Чкаловской районе г.Екатеринбурга. Секция 1Е, 1ЛЛ		
Изм.	Жол.уч.	Лист	№ док.	Подп.	Дата	Секция 1Е/1ЛЛ. Отопление	Стадия	Лист
Разработал	Вякова	04.22					Р	7
Проверил	Парфенова	04.22				План типового этажа (3-15 этаж)		ИП Реутин ДГ
Н.Контроль	Ситчихина	04.22				Формат А1А		