
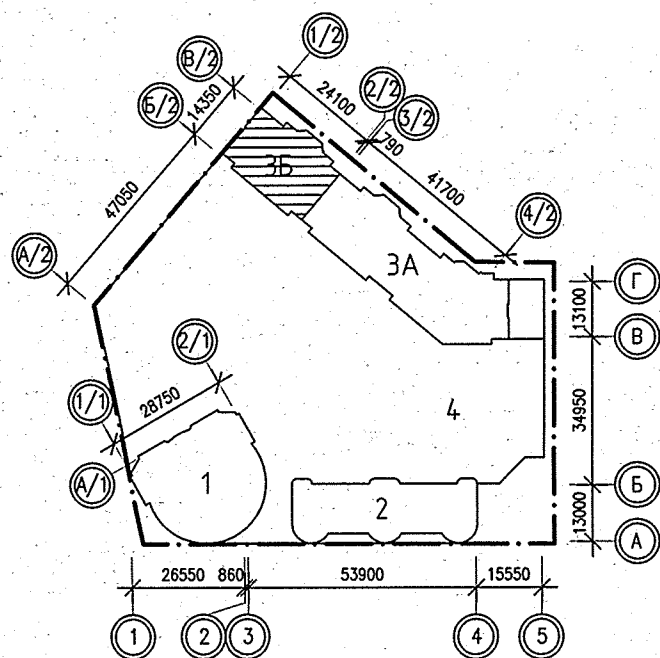


Номер помещения	Наименование	Площадь, м2	Кат. помещения
	ПОМЕЩЕНИЯ КВАРТИР		
1	Гостиная	77.52	
2	Спальная	25.44	
3	Кухня	69.57	
4	Прихожая	32.82	
5			
6	Сан.узел	2.80	
7	Ванная	22.01	
8	Балкон	17.91	
	итого	248.07	
	ОБЩЕДОМОВЫЕ ПОМЕЩЕНИЯ		
9	Коридор	21.38	
10	Лифтовой холл	17.63	
11	Лестничная клетка	13.80	
	итого	52.81	

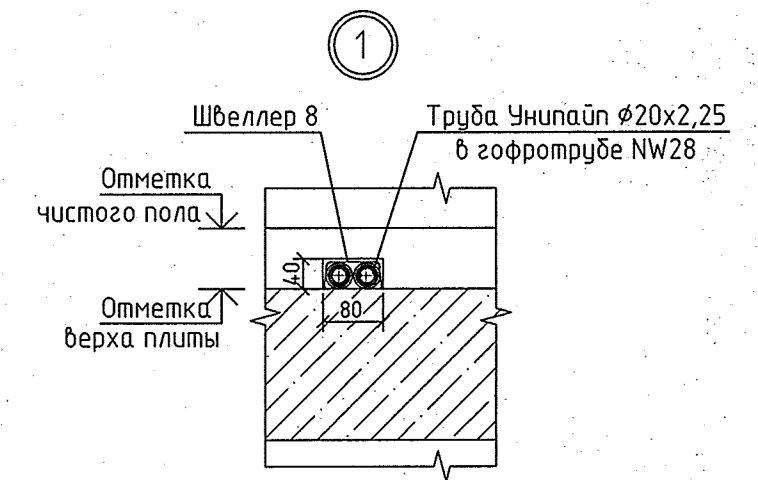

1. Все подводки к приборам отопления "Rurgo" выполнять трубой металлопластиковой "Унипайп" диаметром 16х2,0 мм
2. Узлы пересечения трубопроводов ОВ при поворотах и ответвлениях, а также с трубами ВК см. на л. 16, 17.

							АПУ.026-03Б-ОВ						
З	-	Зам.	294-16	<i>Ветлугина</i>	02.2017	Застройка по ул.Просторной – Павлодарской в Чкаловском районе г. Екатеринбург (участок N1). Жилые дома со встроенно-пристроенными помещениями общественного назначения, трансформаторной подстанцией и подземной автостоянкой.							
Изм.	Количество	Лист	N док.	Подпись	Дата								
Разработал				<i>Ветлугина</i>	02.17								
Проверил				<i>Пашаева</i>	02.17	Пусковой комплекс 2					Стадия	Лист	Листов
Гл. спец.				<i>Пашаева</i>	02.17	18-этажная блок-секция 3Б					Р	10	18
						План 17 этажа					ЗАО КОРПОРАЦИЯ АТОМСТРОЙКОМПЛЕКС		