
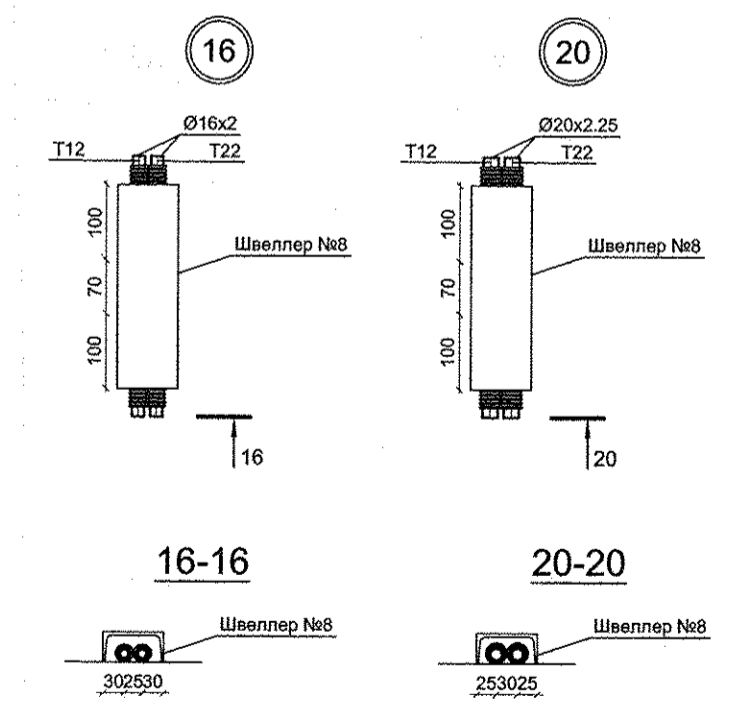


Экспликация помещений
(на 1 этаж)

Номер помещения	Наименование	Площадь, м ²	Кат. помещения
Помещения квартир			
1	Гостиная	68,42	
2	Спальная	91,96	
3	Кухня	59,33	
4	Прихожая	43,64	
5	Ванная	16,32	
6	Санузел	11,92	
7	Балкон	9,42	
8	Лоджия	2,98	
	Итого	303,99	
Общедомовые помещения			
9	Лифтовой холл	16,13	
10	Межквартирный коридор	18,59	
11	Незадымляемая лестничная клетка	15,66	
	Итого площадь общедомовых помещений	50,38	

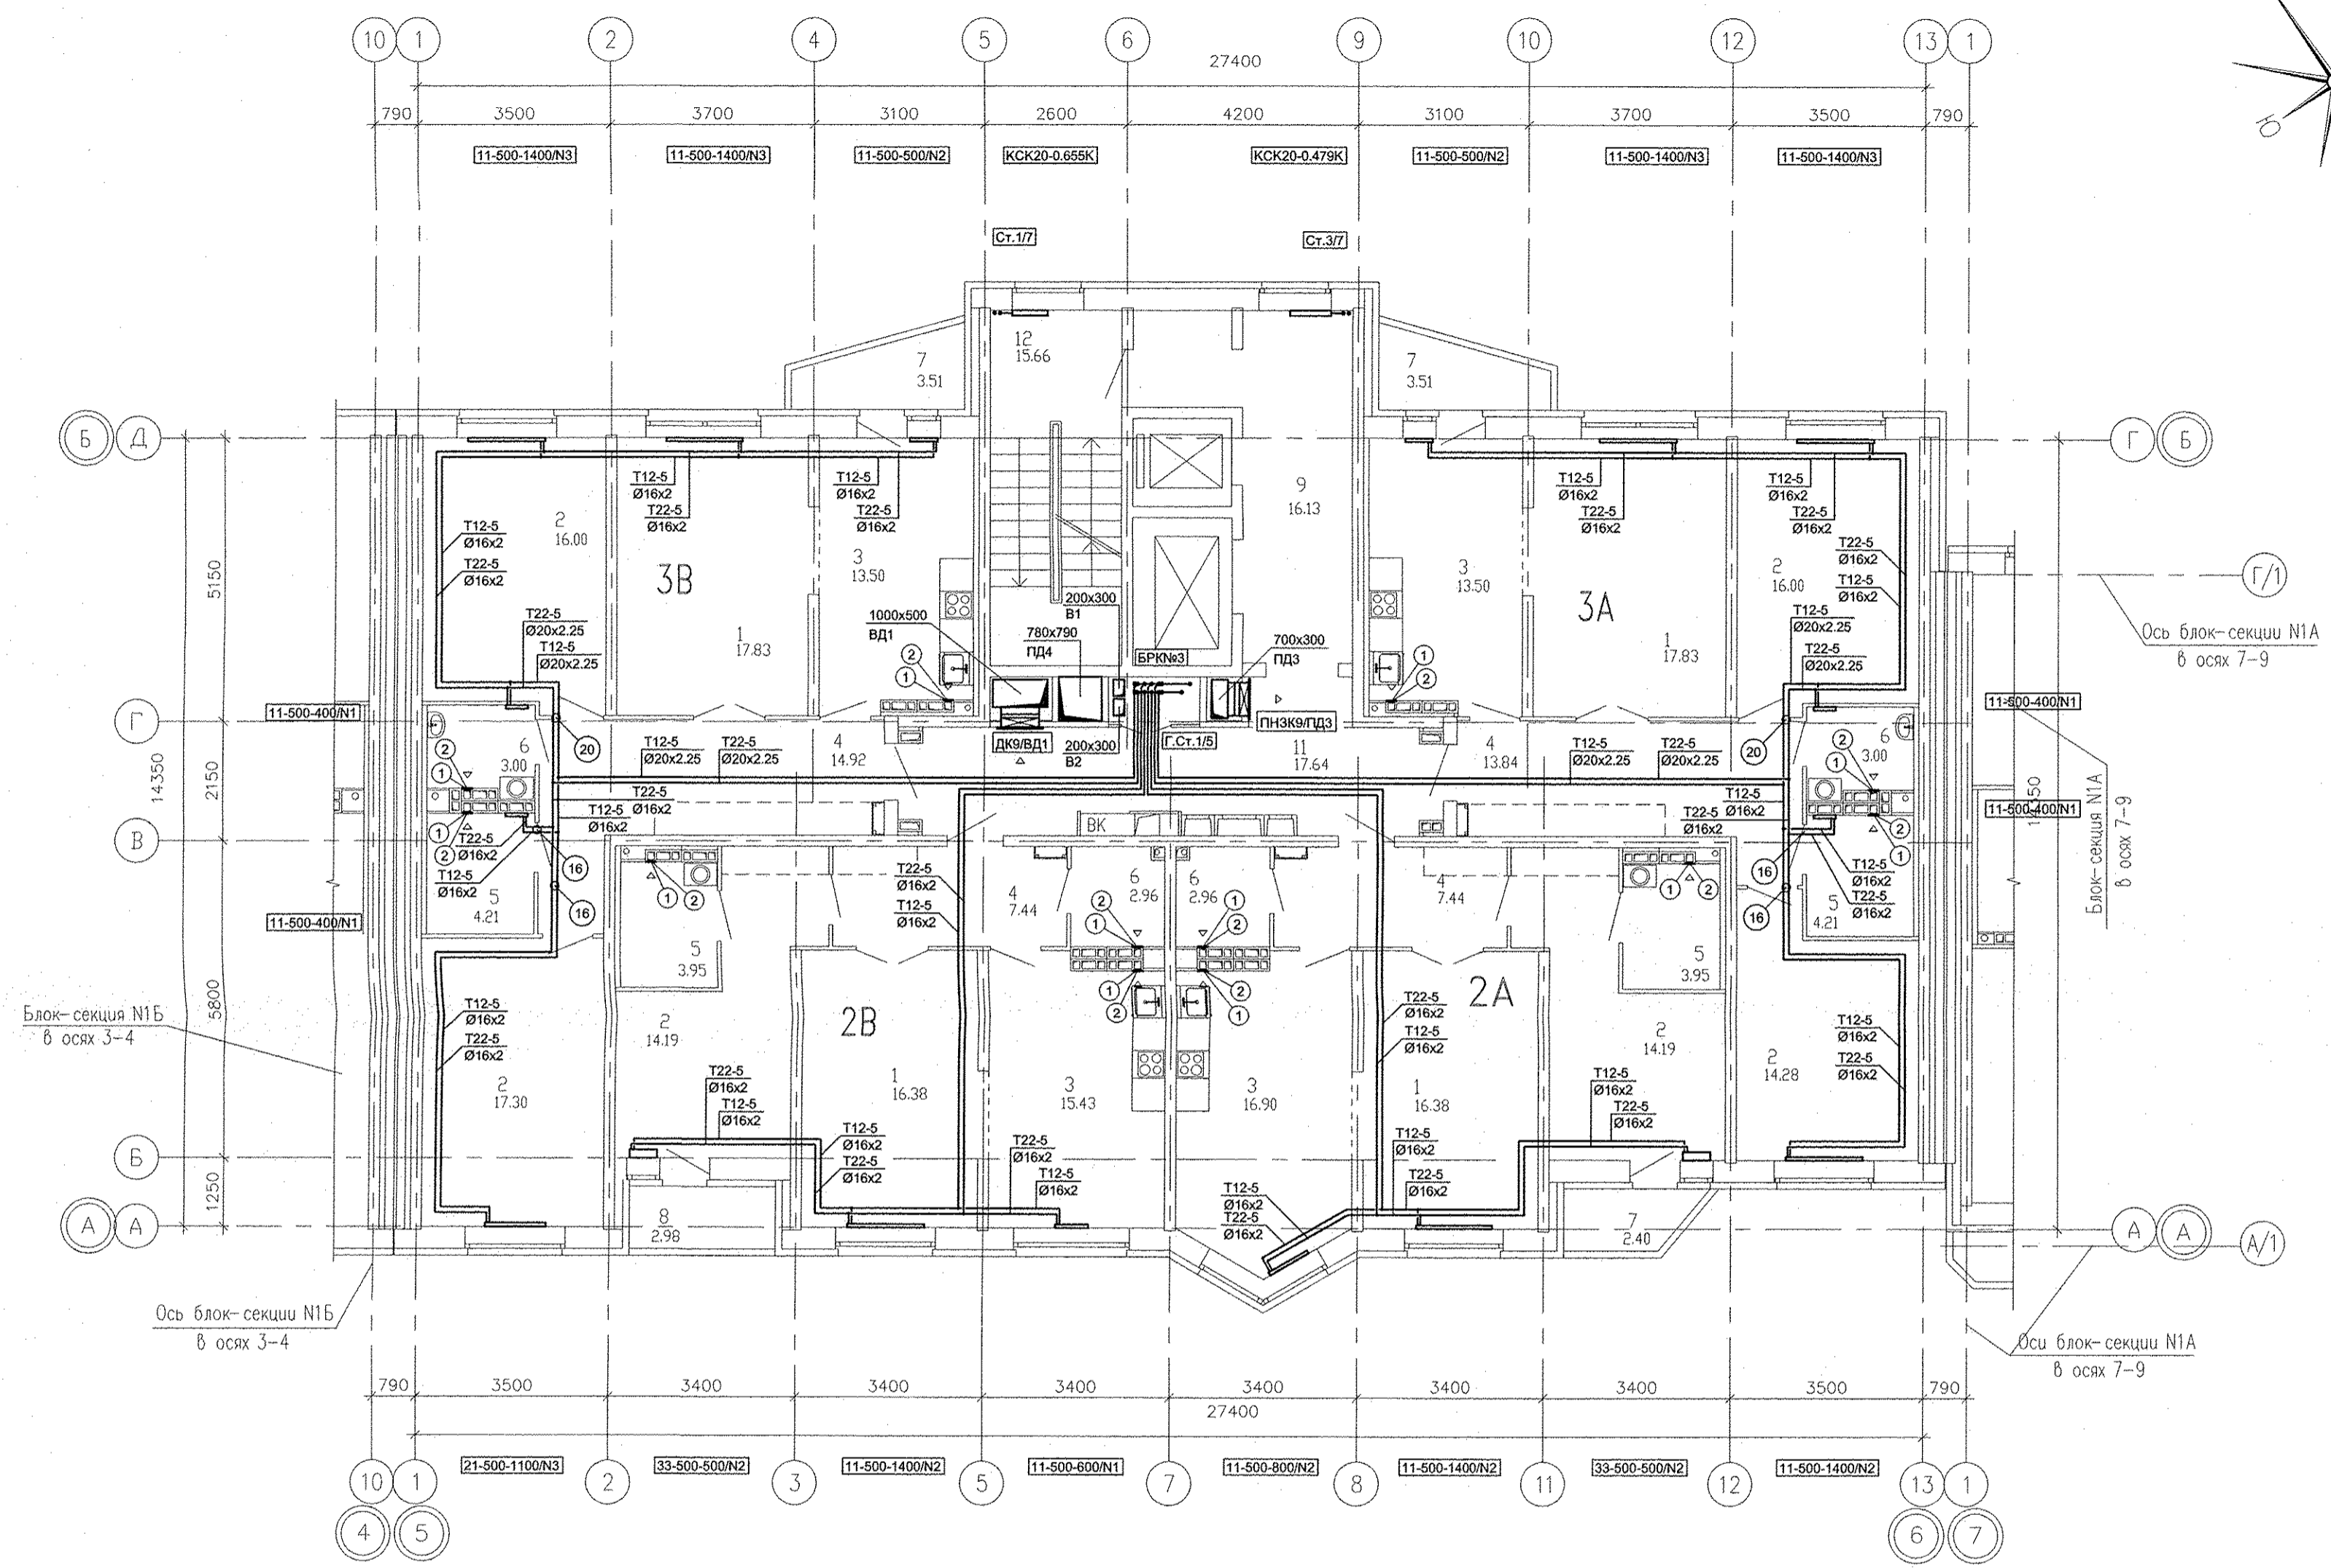

- 1 - МВ126С.
- 2 - Тип100Ф.

1. N - Настройка встроенной вентиляционной вставки.
2. От стен, ось трубы на 250мм.

Решетникова Бодрова Сухлык	05.16 05.16 05.16
ВК ЭС АР	
Взам. инв. №	
Подпись и дата	
Или № подл.	

АПУ.031-01А-ОВ					
Жилой комплекс со встроенными объектами общественного назначения и подземной автостоянкой в квартале улиц Бакинских Комиссаров -Калинина-Уральских рабочих-пер.Сосновый в Орджоникидзевском районе г. Екатеринбурга					
Изм.	Кол.уч.	Лист	№ док.	Подпись	Дата
Разработал	Полов				05.16
Проверил	Гущин				05.16
Гл.Спец.	Гущин				05.16
ГАП ЧИРКОВ 05.16					
Пусковой комплекс 1 Многосекционный жилой дом №1 11-14-этажная блок-секция 1А			Стадия	Лист	Листов
План 10 этажа в осях 5-6			P	14	
ЗАО КОРПОРАЦИЯ АТОМСТРОЙКОМПЛЕКС					