

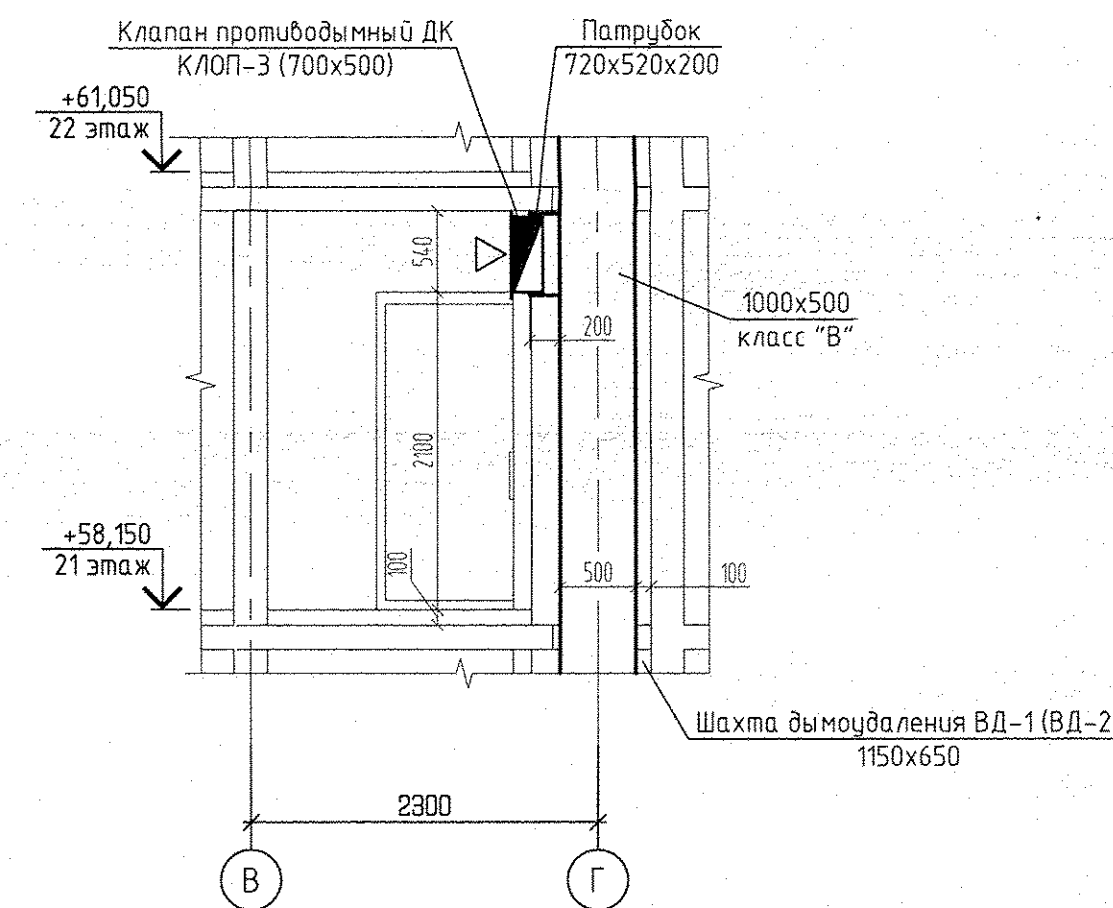


Номер помещения	Наименование	Площадь м2	Кат. помещения
Помещения квартир			
1	Гостиная	138,62	
2	Спальня	119,92	
3	Кухня	122,16	
4	Прихожая	62,29	
5	Коридор	10,56	
6	Санузел	14,62	
7	Ванная	30,95	
8	Балкон	38,36	
Итого по жилой части:		557,48	
Общедомовые помещения			
9	Переходная лоджия	11,01	
10	Тамбур	3,12	
11	Межквартирный этажный коридор	17,43	
12	Лифтовой холл	12,75	
13	Тамбур	2,68	
14	Лестничная клетка	17,17	
Итого (общедомовые помещения):		64,16	
Помещения техчердака			
15	Венткамера (подпор лифтов)	16,46	
16	Электротехническая	5,85	
17	Техчердак	299,46	
Итого (помещения техчердака):		321,77	

7 - 7
(1:50)

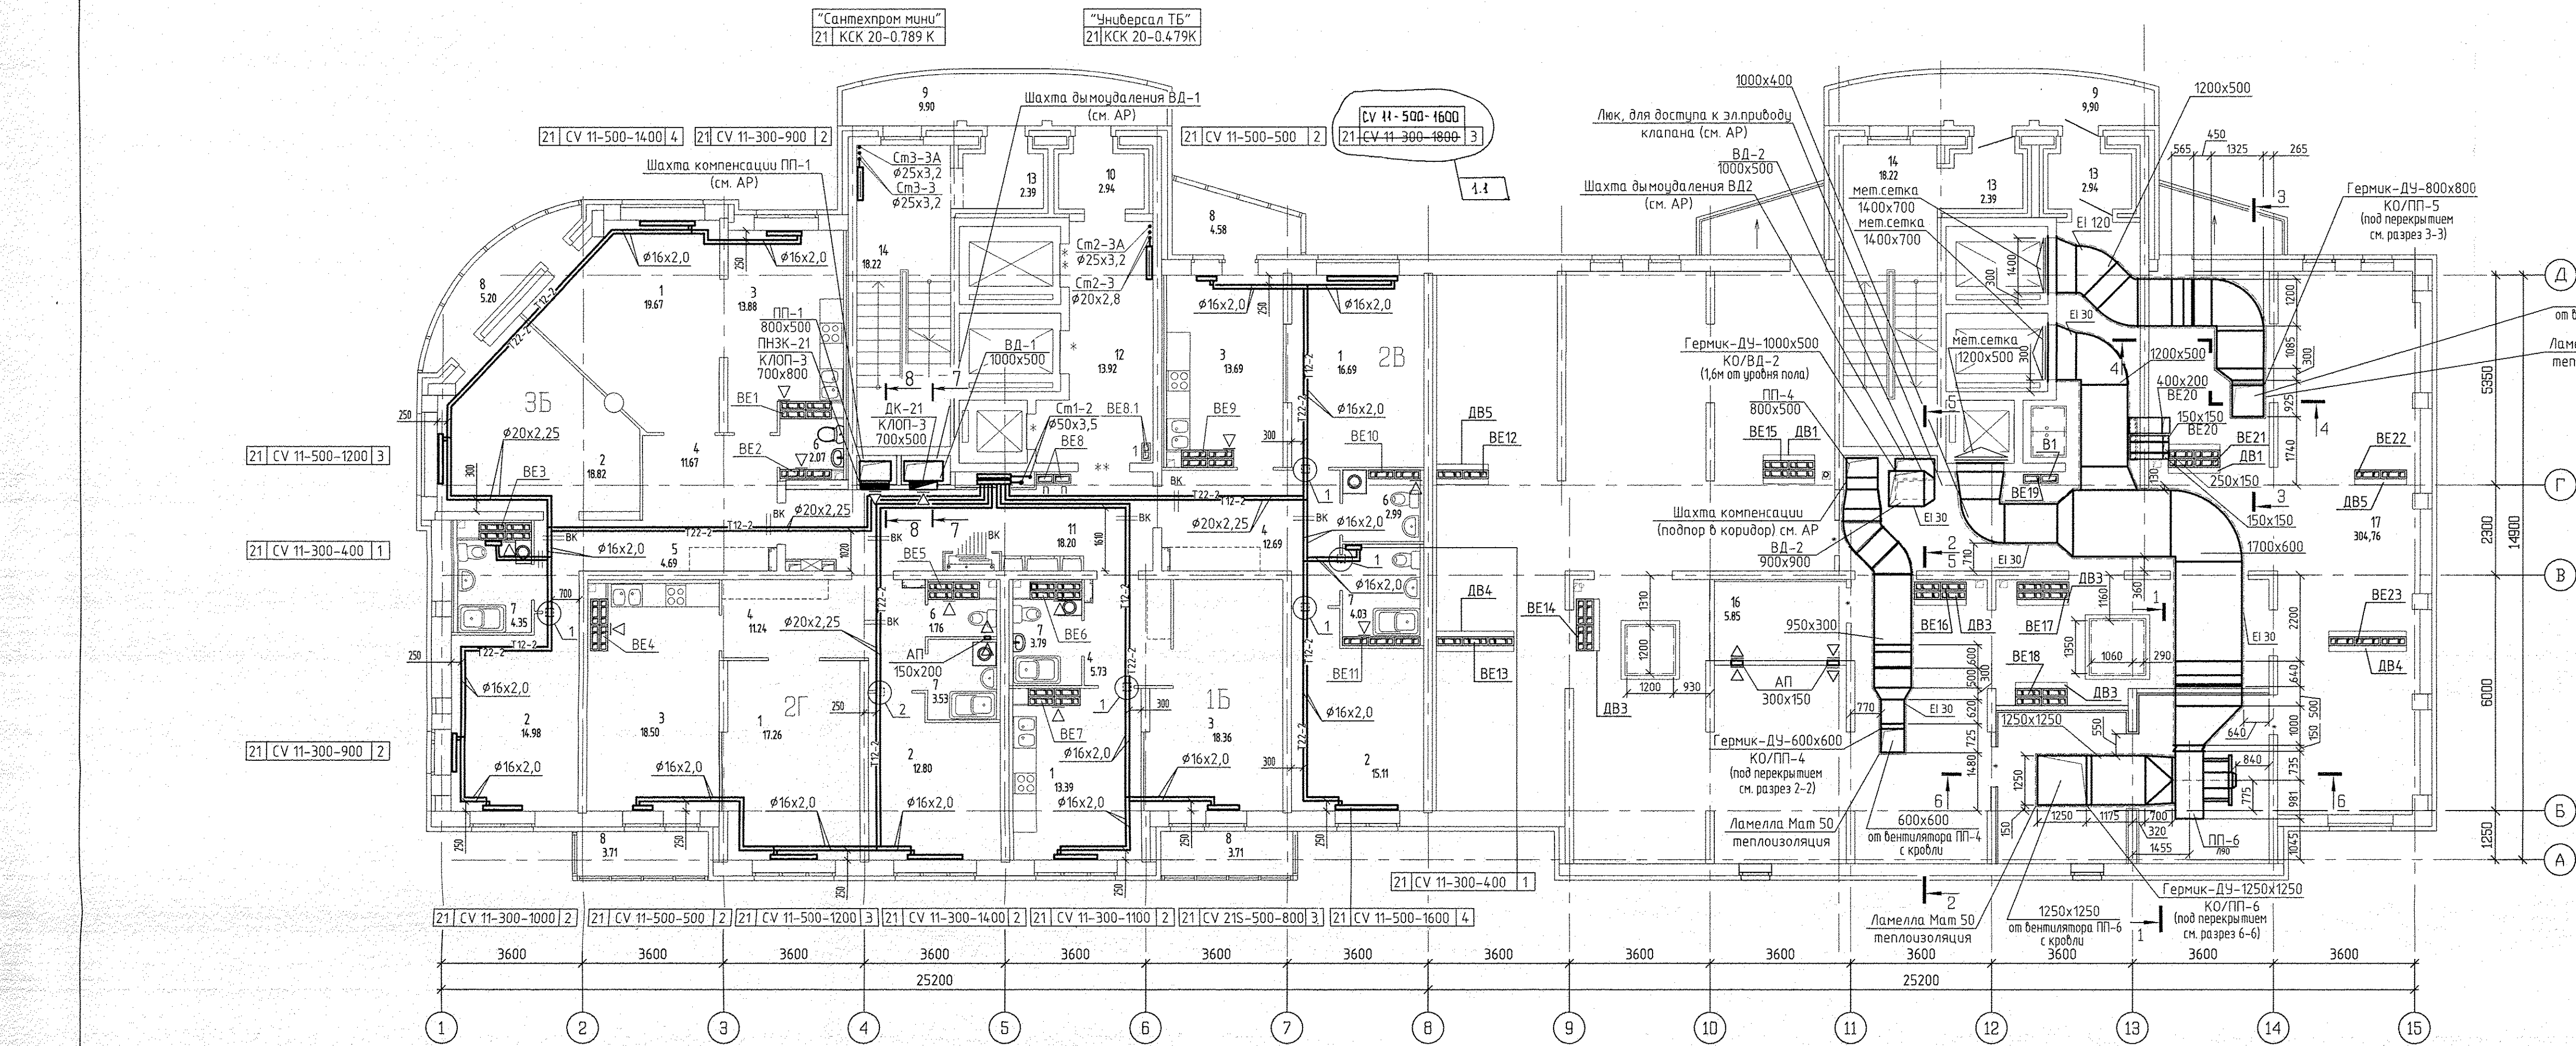

8 - 8
(1:50)

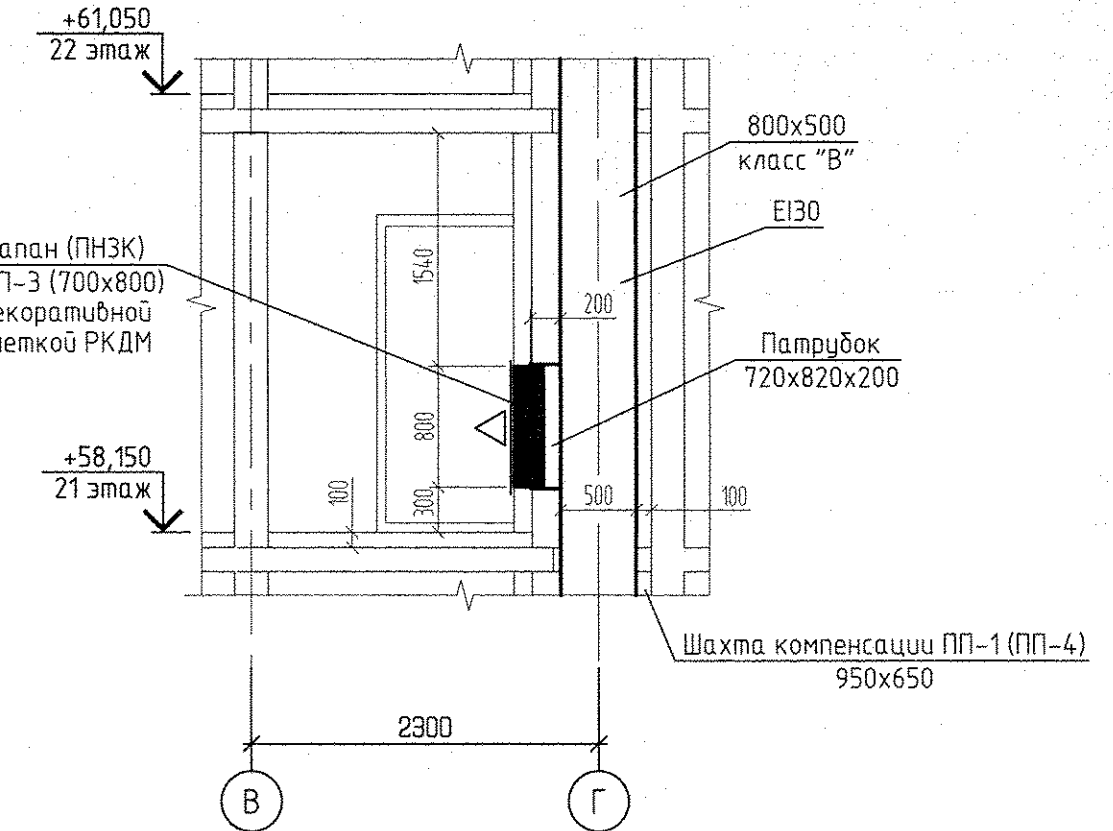


2 - 2 (1:100)

3 - 3 (1:100)





4 - 4 (1:100)

5 - 5 (1:100)

1 - 1 (1:100)

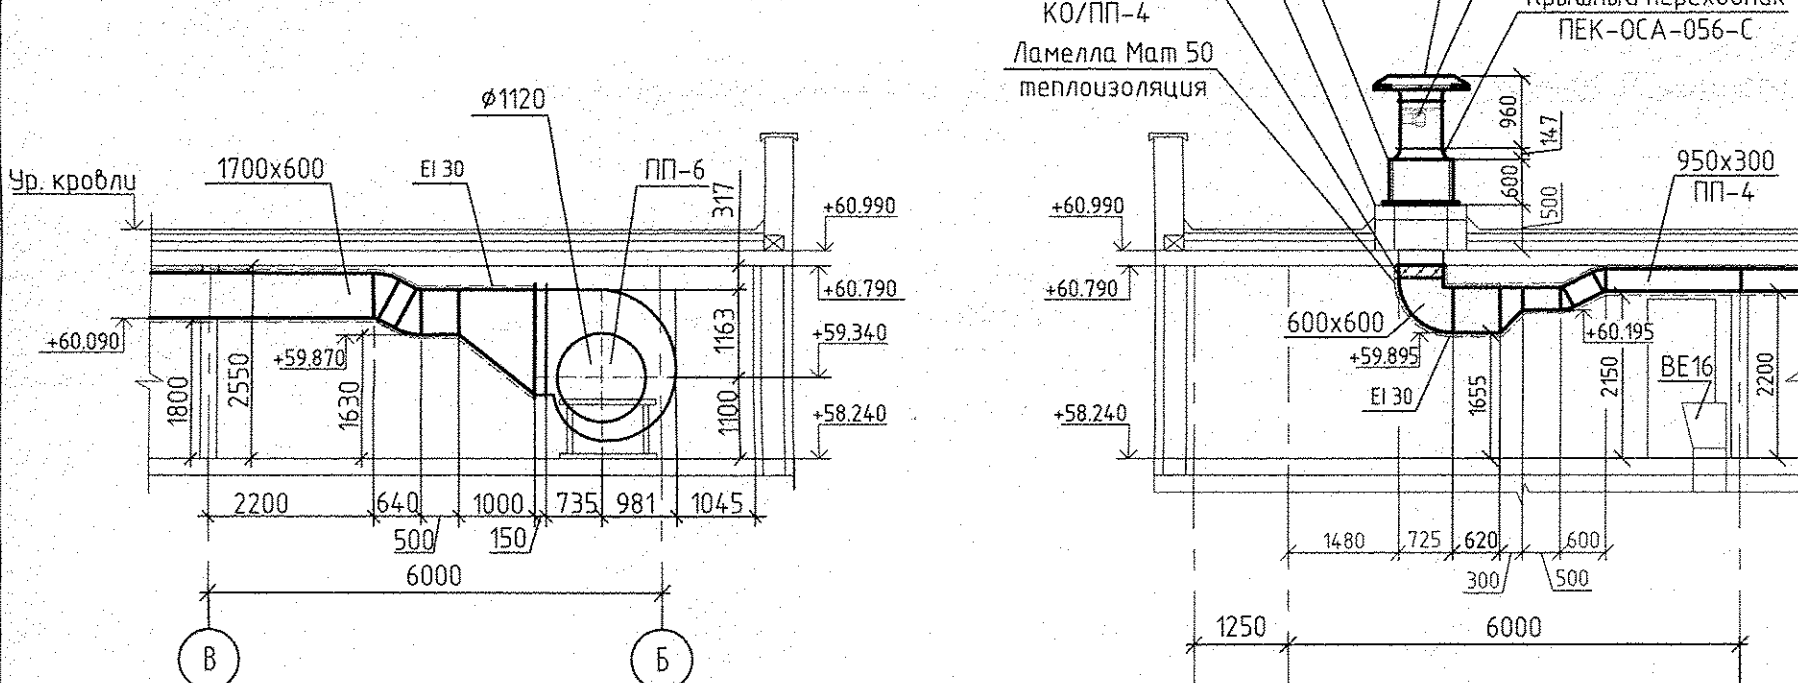

6 - 6 (1:100)

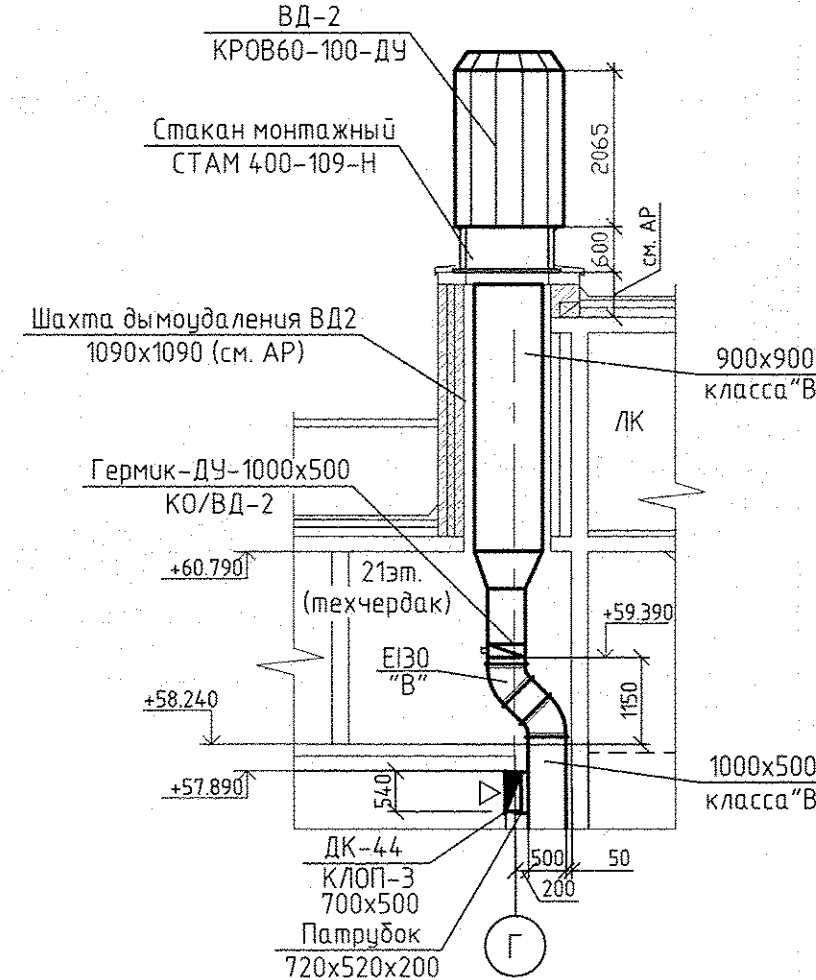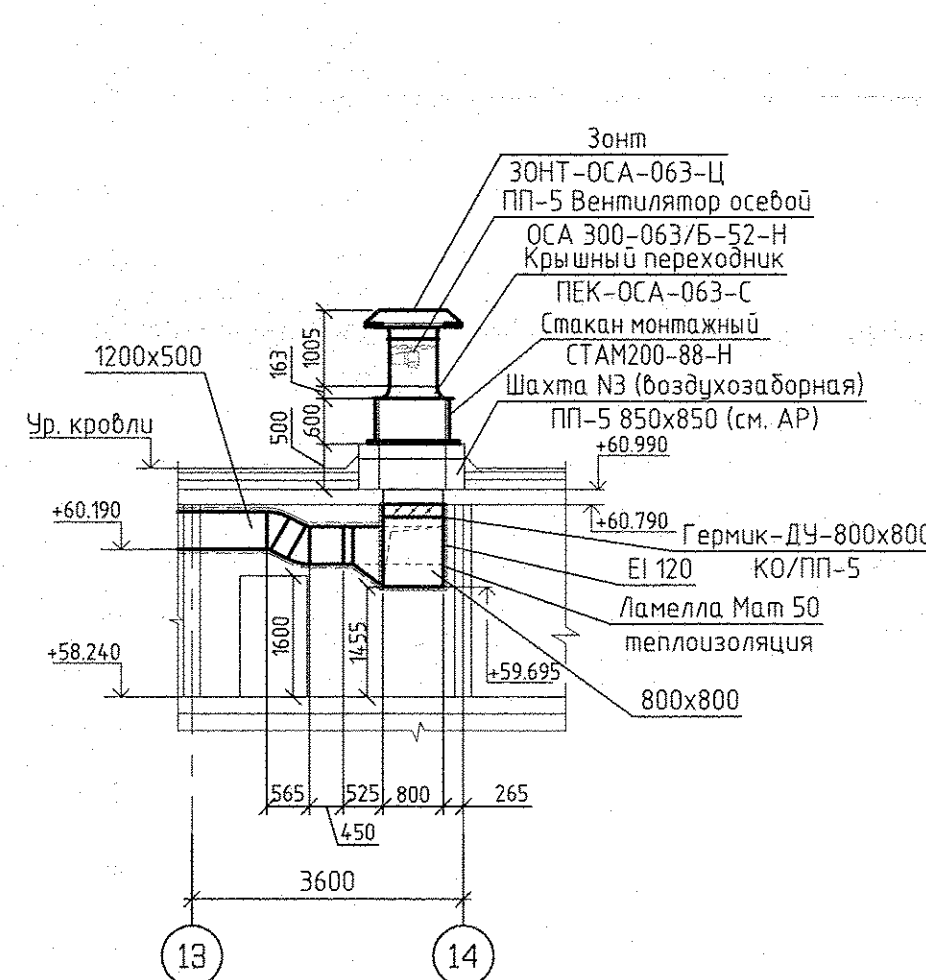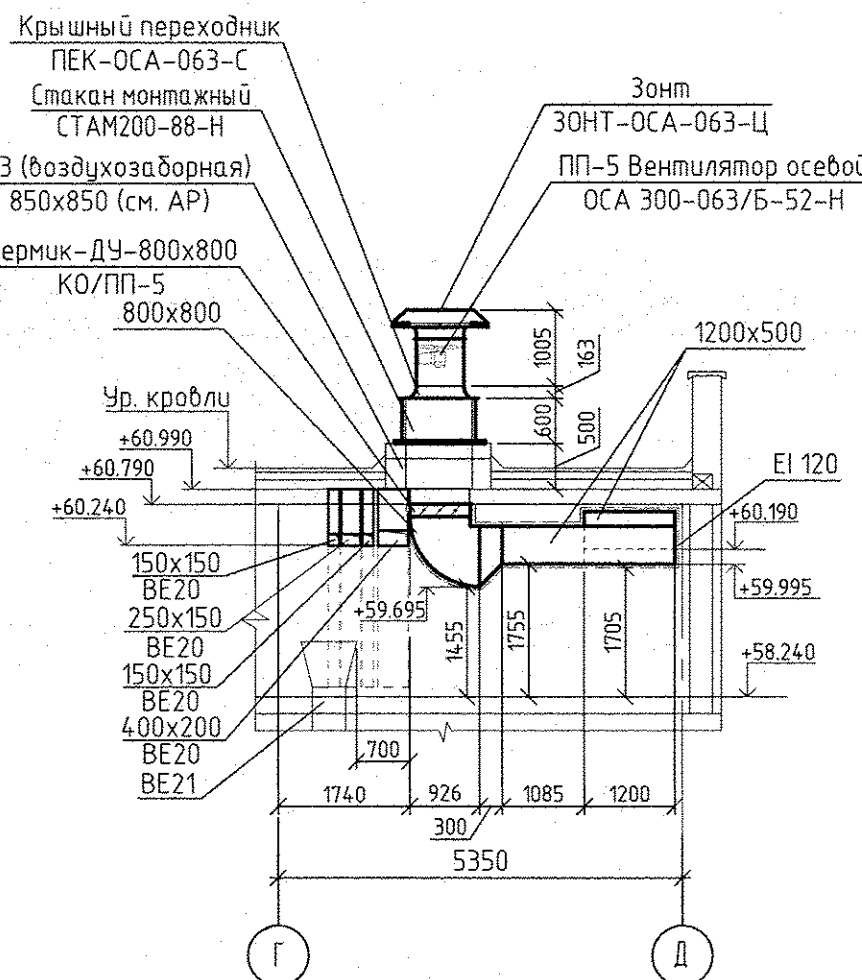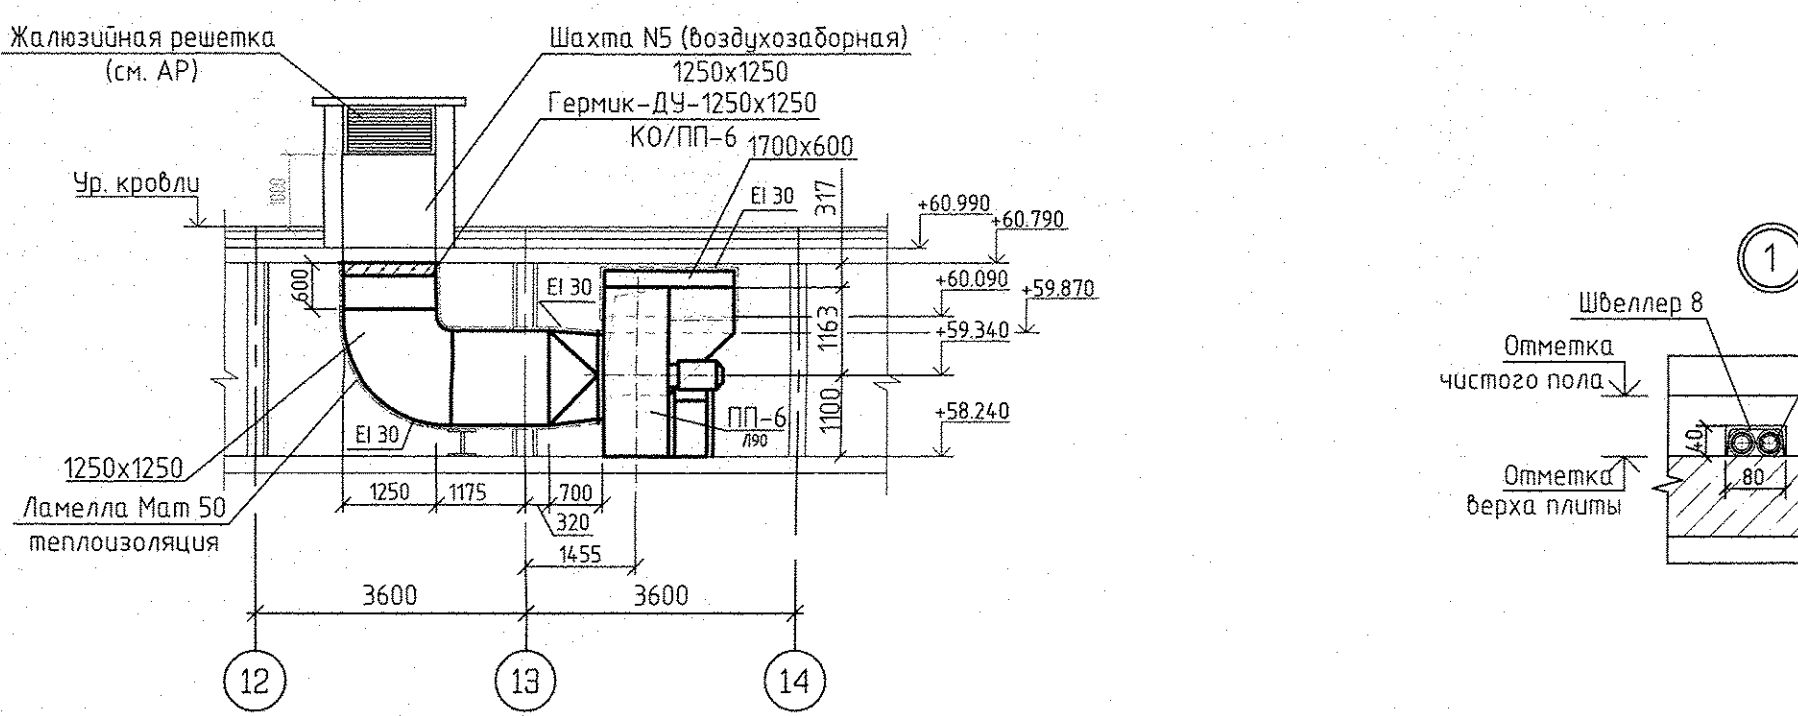

Примечание: На разрезе 3-3 бытовая шахта системы ВЕ20 условно не показана.

Условные обозначения:

Эт.	Рadiator "PURMO" панельный "Ventil Compact"	3
21	CV11-500-1000	3

Индекс предварительной настройки клапана терморегулятора

Примечание

- Схемы вентканалов ВЕ-1... ВЕ-23 см. раздел АР листы 34-39.
- Тип решеток не указанных на плане принять РВП-3 120x200 по ГОСТ 13448-82.
- У отопительного прибора в данной комнате оси Г-В/1 предусмотрен напольный крепеж.
- Все подводы к приборам отопления "Purmo" выполнить трубой металлопластиковой "Унипласт" диаметром 16x2,0 мм

АР.030-01-03			
1	1	22-16	08.16
ИЗМ. КОЛ. Ч. ЛИСТ N ДОК. ПОДПИСЬ ДАТА			
Разработал	Дуган	11.07.16	
Проверил	Пашаева	11.07.16	
Гл. спец.	Пашаева	11.07.16	
Итого комплекта: со строительными объектами общественного назначения, подвальной, наземной автономными и транспортными подстанциями в квартале улиц Ириковой-Равского-Блохара-Данила Зверева в Кировском районе г. Екатеринбург			
I очередь строительства		21-25 этажная блок-секция	
Отопление и вентиляция		План 21 этажа	
Г. А. П.	Чирков	11.07.16	
СТАДИЯ		ЛИСТ	ЛИСТОВ
Р		12	
ОАО КОМПАНИЯ АТОМСТРОЙКОМПЛЕКС			