



Инв.№ подл.	Подпись и дата	Ваш инв.№	Решетчатый	Багина	Бородин	АР	Титов
БК	ЭЛ	СС					

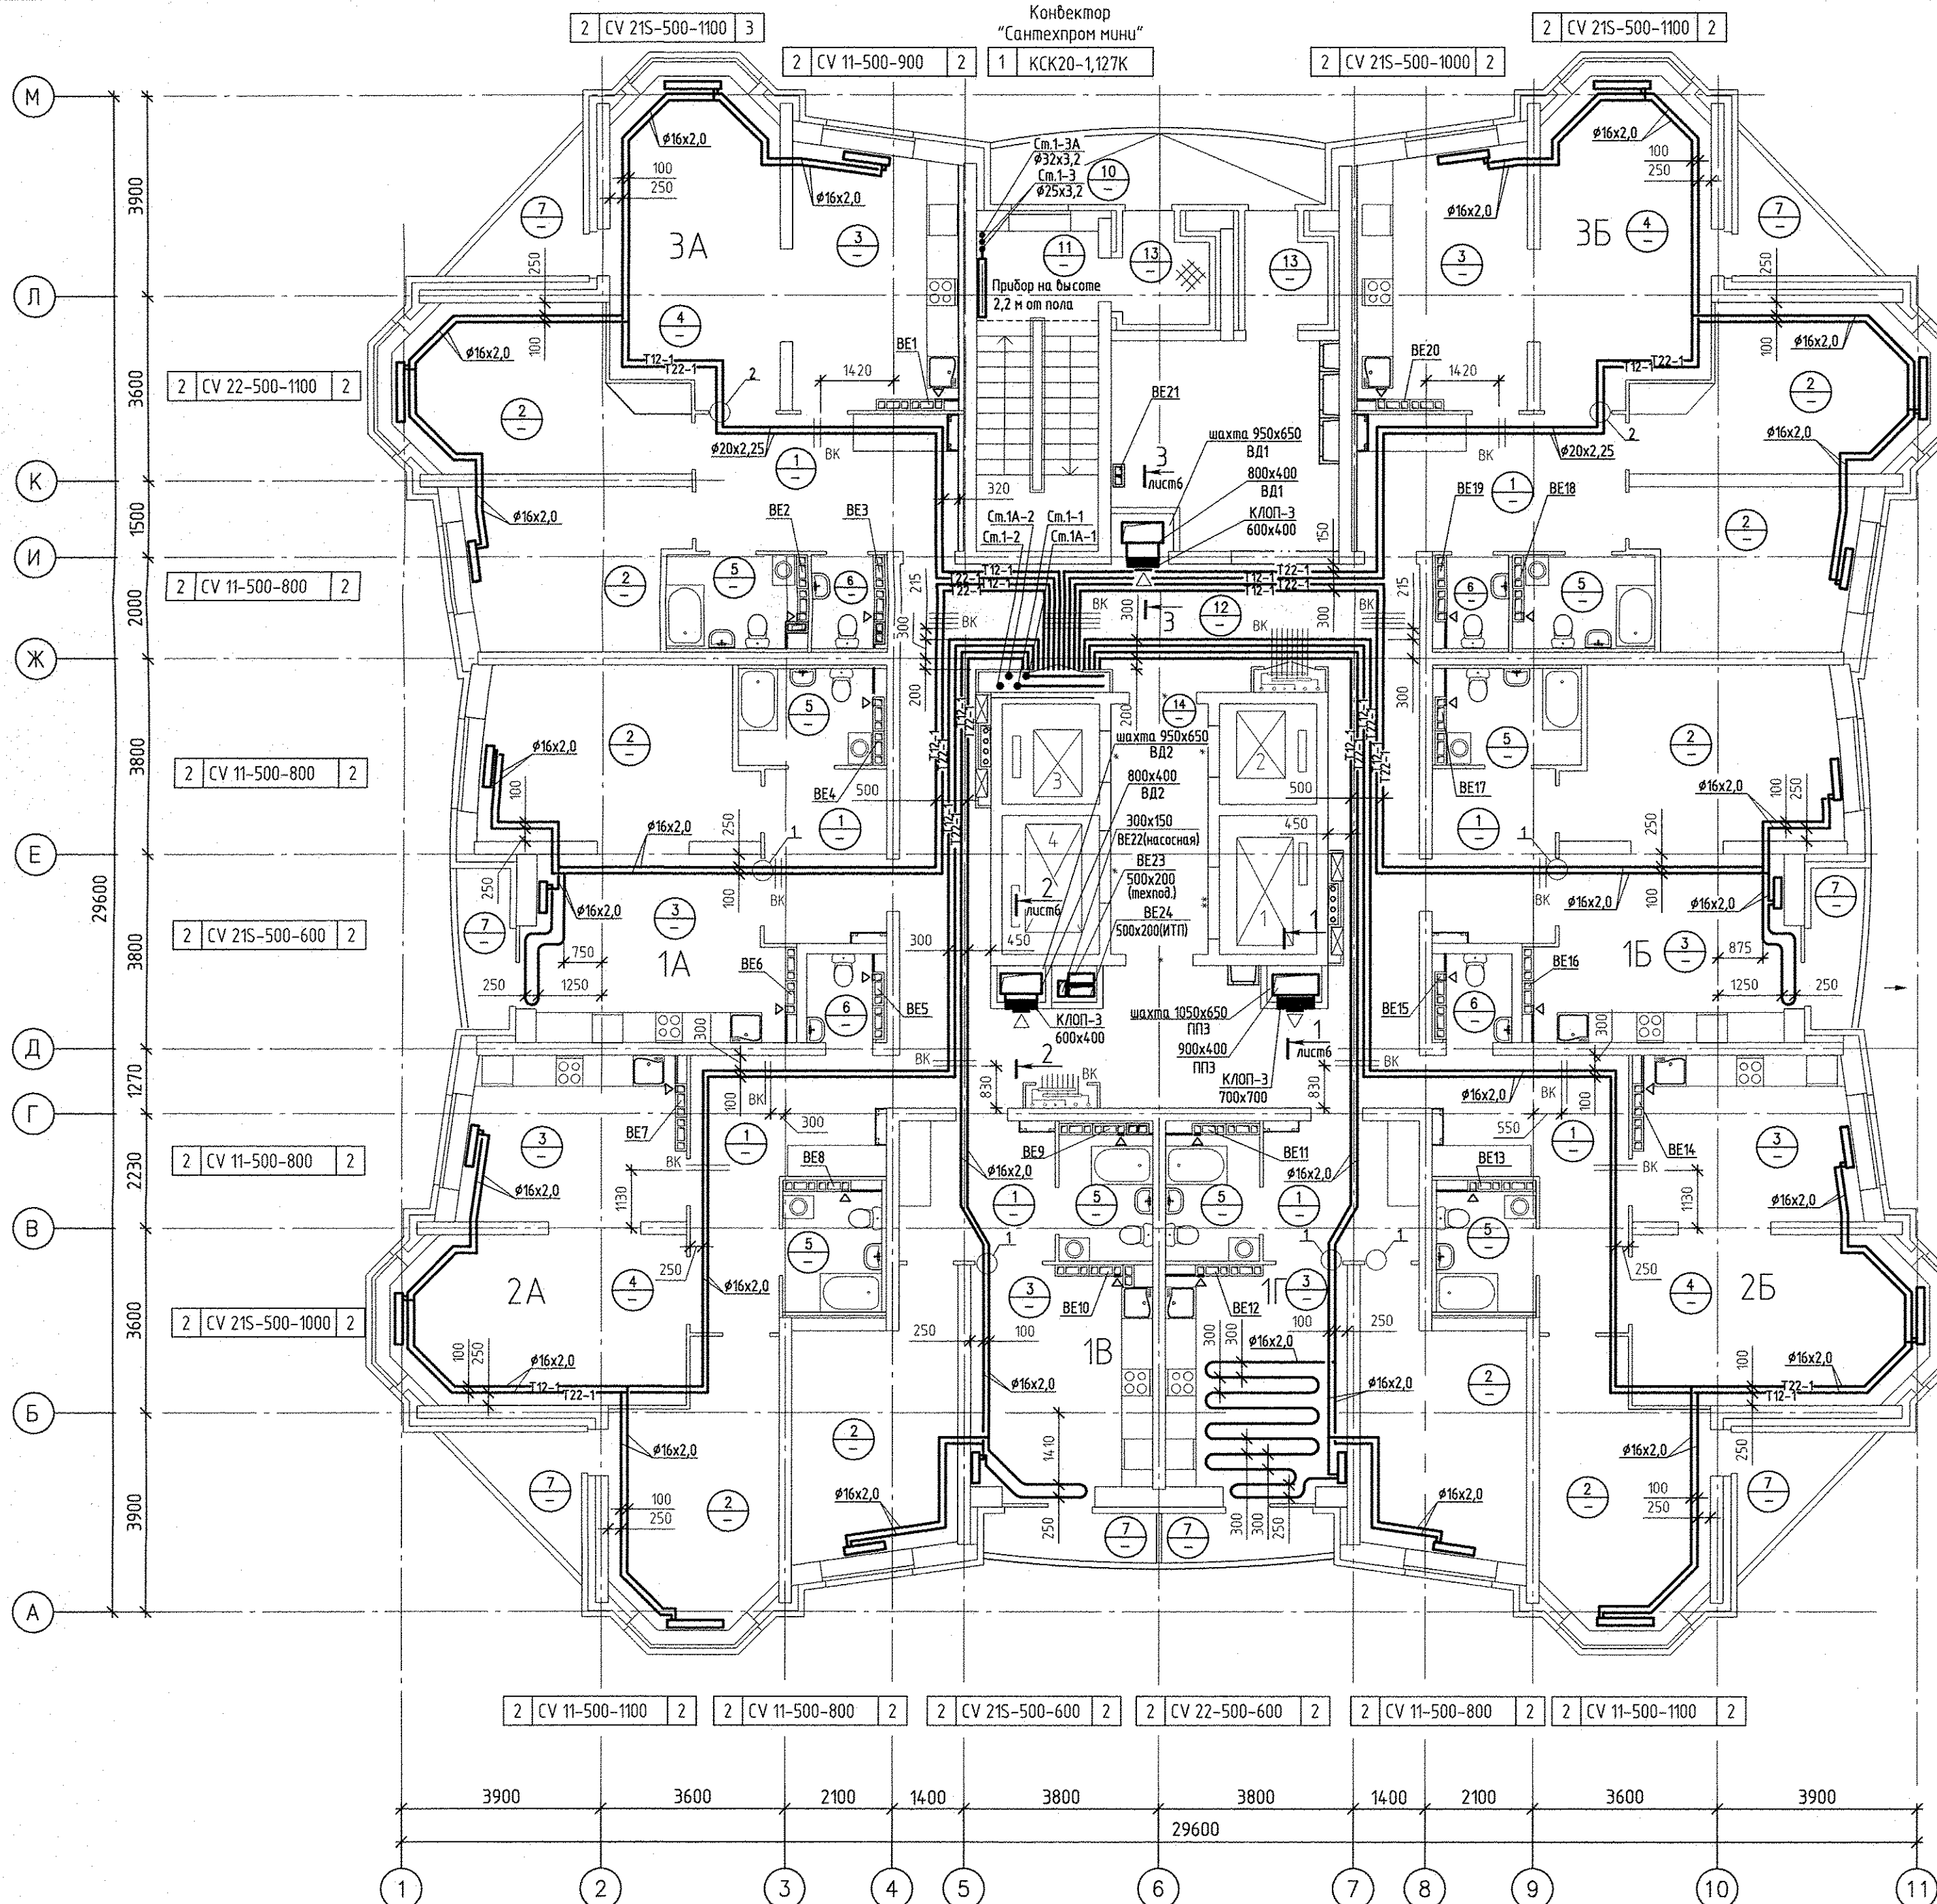

ЭКСПЛИКАЦИЯ ПОМЕЩЕНИЙ			
Номер помещения	Наименование	Площадь, м2	Кат. помещения
ПОМЕЩЕНИЯ КВАРТИР			
1	Холл(прихожая)	87.40	
2	Спальня	88.88	
3	Кухня	121.40	
4	Гостиная	141.36	
5	Ванная	36.54	
6	Сан. узел	8.68	
7	Лоджия	23.24	
Итого помещений квартир:		510.50	
ОБЩЕДОМОВЫЕ ПОМЕЩЕНИЯ			
10	Переходная лоджия	8.18	
11	Лестничная клетка	14.67	
12	Коридор	81.95	
13	Тамбуры	5.26	
14	Лифтовый холл	9.00	
Итого общедомовых помещений:		118.25	

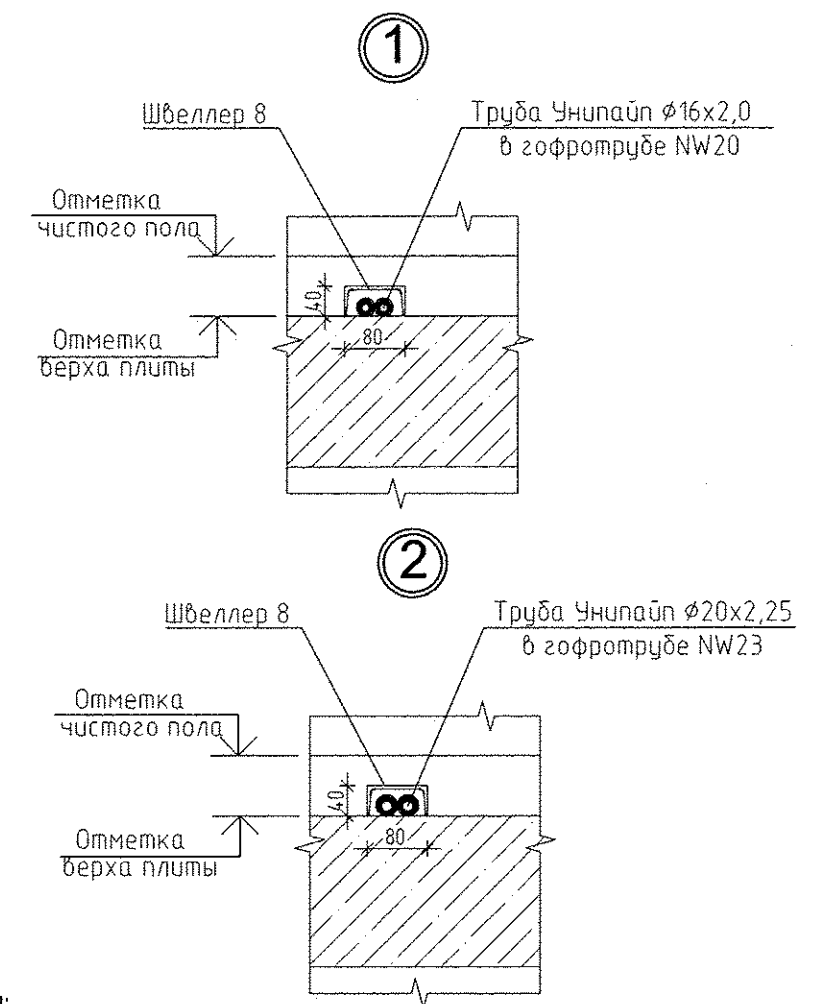

Условные обозначения:		
Эм	Радиатор "PURMO" панельный "Ventil Compact"	
2	CV11-500-1000	3

Индекс предварительной настройки клапана терморегулятора

- Примечание
- Схемы вентканалов BE-1... BE-21 см. раздел АР листы 24-30.
 - Тип решеток не указанных на плане принять РВП-3 120x200 по ГОСТ 13448-82.
 - Все подводы к приборам отопления "Ригмо" выполнить трубой металлопластиковой "Унипайп" диаметром 16x2,0 мм
 - Разрезы по системам ВД1, ВД2, ППЗ смотреть по листу 6

АПУ.006-01-ОВ				
Жилой комплекс по улицам Амундсена -- Разливная в Ленинском районе г. Екатеринбурга				
ИЗМ.	КОП.УЧ	ЛИСТ	Н.ДОК	ПОДПИСЬ
Разработал	Джуган	30.09.16		
Гл. спец.	Пашаева	30.09.16		
Проверил	Пашаева	30.09.16		
ГАП	Чирков	30.09.16		
Пусковой комплект 1 28-этажный жилой дом №1			СТАДИЯ	ЛИСТ
			Р	4
Отопление и вентиляция. План 2 этажа			ЗАО КОРПОРАЦИЯ АТОМСТРОЙКОМПЛЕКС	